


QUADRO DE CARGAS – IT(Iluminação e Tomadas)																	
Circ.		Utilização		Iluminação			Tomadas						Total	Disjunt.	Cond.	Fase	
CD	n.º			12W	100W	400W	1600W	100W	150W	400W	1500W	3500W	Watts	A	mm2	RST	
CD-01	01	LÂMPADAS: JARDIM		13	03								456	25	4,0	T	
	05	LÂMPADAS: VESTIÁRIO			05								500	10	1,5	S	
	06	TOMADAS: VESTIÁRIO						06					600	15	2,5	T	
	07	LÂMPADAS: CAMPO FUTEBOL				06							2400	32	6,0	R	
	08	LÂMPADAS: CAMPO FUTEBOL				06							2400	32	6,0	R	
	09	LÂMPADAS: CAMPO FUTEBOL				06							2400	32	6,0	S	
	12	LÂMPADAS: JARDIM		06	03								372	25	4,0	T	
	SUB TOTAL												9.128				

EQUIVALÊNCIA DO DIÂMETRO
DOS ELETRODUTOS

Ø 16 mm	1/2"
Ø 20 mm	3/4"
Ø 25 mm	1"
Ø 32 mm	1 1/4"
Ø 40 mm	1 1/2"
Ø 50 mm	2"
Ø 75 mm	3"


TABELA DE ILUMINAÇÃO		
CÓDIGO/SÍMBOLO	NOME	QUANTIDADE
⊖⊖	Poste Duplo	06
⊖⊖	Poste refletor	06
⊖	Refletores de Jardim	12
⊖	Balizadores de Jardim	07
○	Luminárias Vest.	05
⊖	Fotocélula	06

LEGENDA:

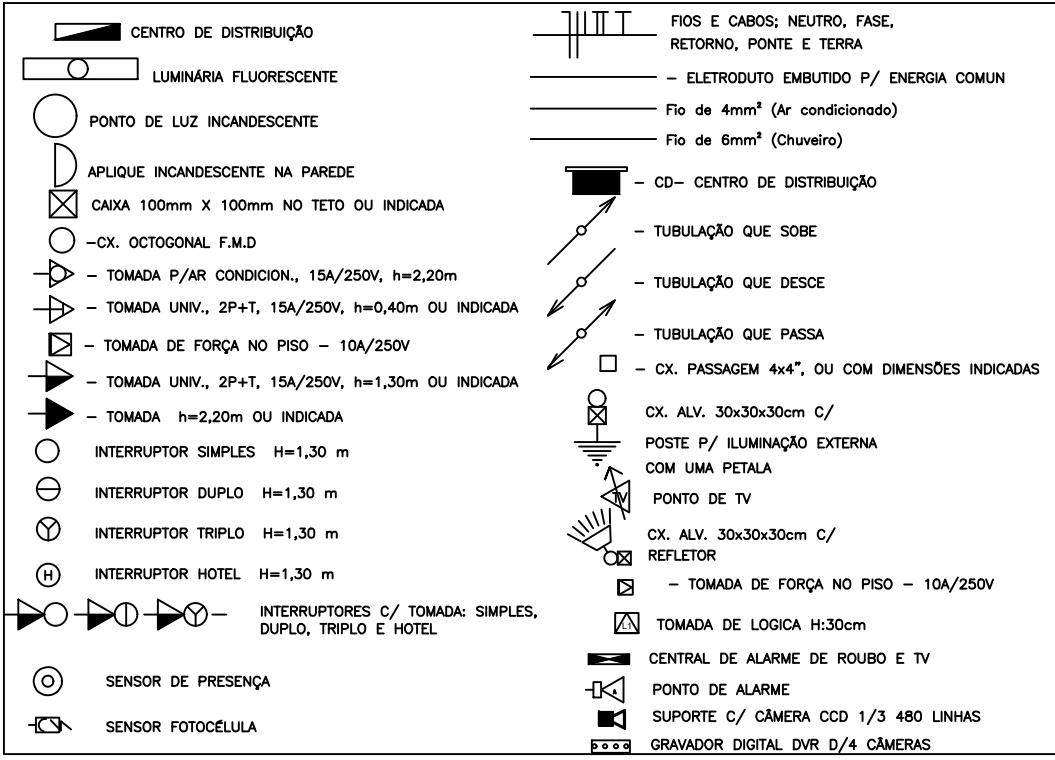

LEGENDA

⊖⊖	Poste com 3 refletores LED 400W
⊖⊖	Caixa de passagem de concreto com tampa e fundo com brita
⊖⊖	Caixa de passagem de concreto com aterramento com tampa e fundo com brita
⊖⊖	Quadro de distribuição embutido em mureta de alvenaria com cobertura
	Condutores fase e neutro, respectivamente
○	Poste de iluminação
⊖⊖	Poste de iluminação duplo
⊖	Balizadores de Jardim
⊖	Refletor de Jardim
⊖	Poste playground

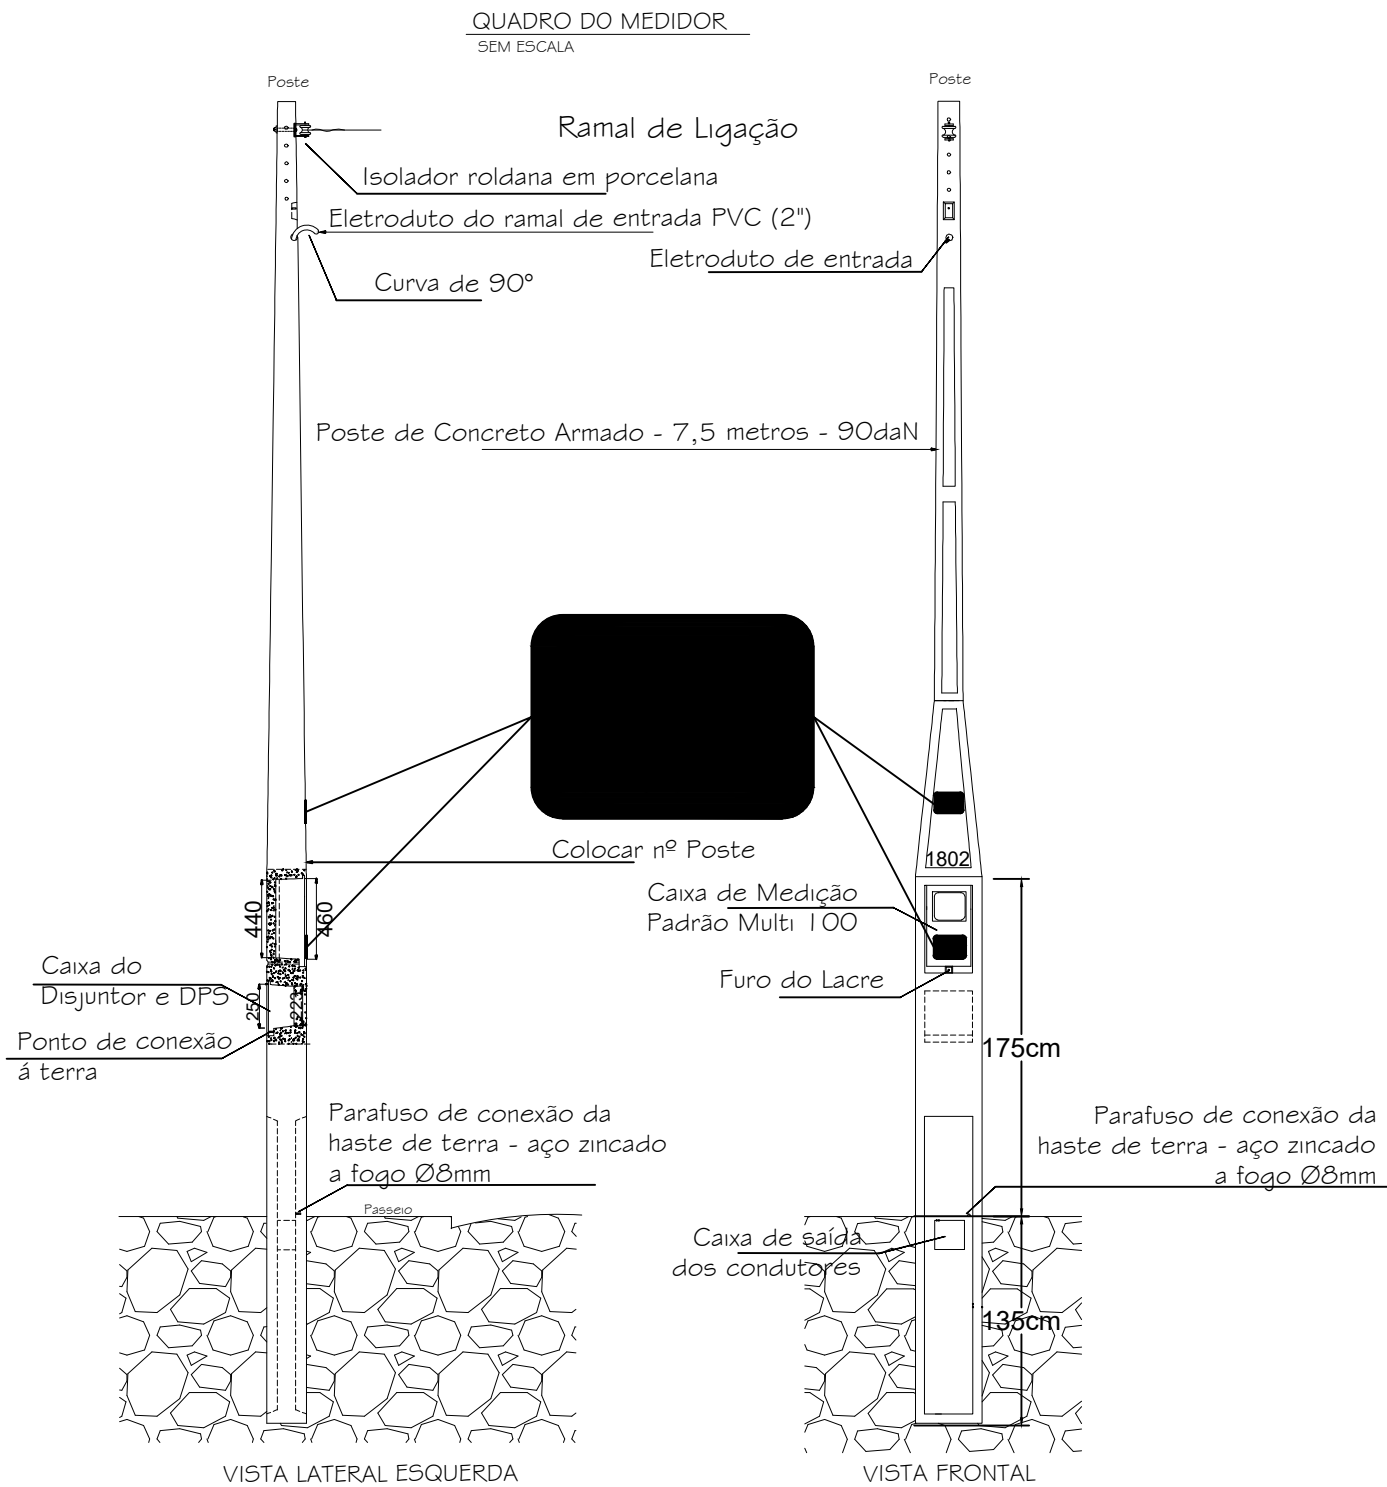

DIVISA

DIVISA

DIVISA

CRECHE EXISTENTE

PLANTA BAIXA – ELÉTRICA
ESCALA: 1:250

	PREFEITURA MUNICIPAL DE ALPESTRE	
	PRÇA TANCREDO NEVES, Nº 303 CENTRO - ALPESTRE/RS CEP: 96.480-000 TELEFONE: (51) 3795.1166	
	OBRA: COMPLEXO EDUCACIONAL E ESPORTIVO EMANCIPAÇÃO	
	LOCAL: ALPESTRE/RS	
ASSUNTO: PLANTA ELÉTRICA E DETALHES		
PROJETO: PROJETO ARQUITETÔNICO		
PROPRIETÁRIO: PREFEITURA MUNICIPAL DE ALPESTRE VALDIR JOSÉ ZASSO (PREFEITO) CNPJ: 07.612.933/0001-18		VISTO: _____
RESP. TÉCNICO: DANIEL HANSEN ENGENHEIRO CIVIL - CREA/RS 134510-D LUSA COPPIN BALESTRIN ARQUITETA E URBANISTA - CAU A228024-8		VISTO: _____
ESCALA: INDICADA	MES: OUTUBRO	ANO: 2024
		PRONOME: 05/07
		FOLHA: A1