


## ESG - 01 - TÉRREO

Escala 1 : 75

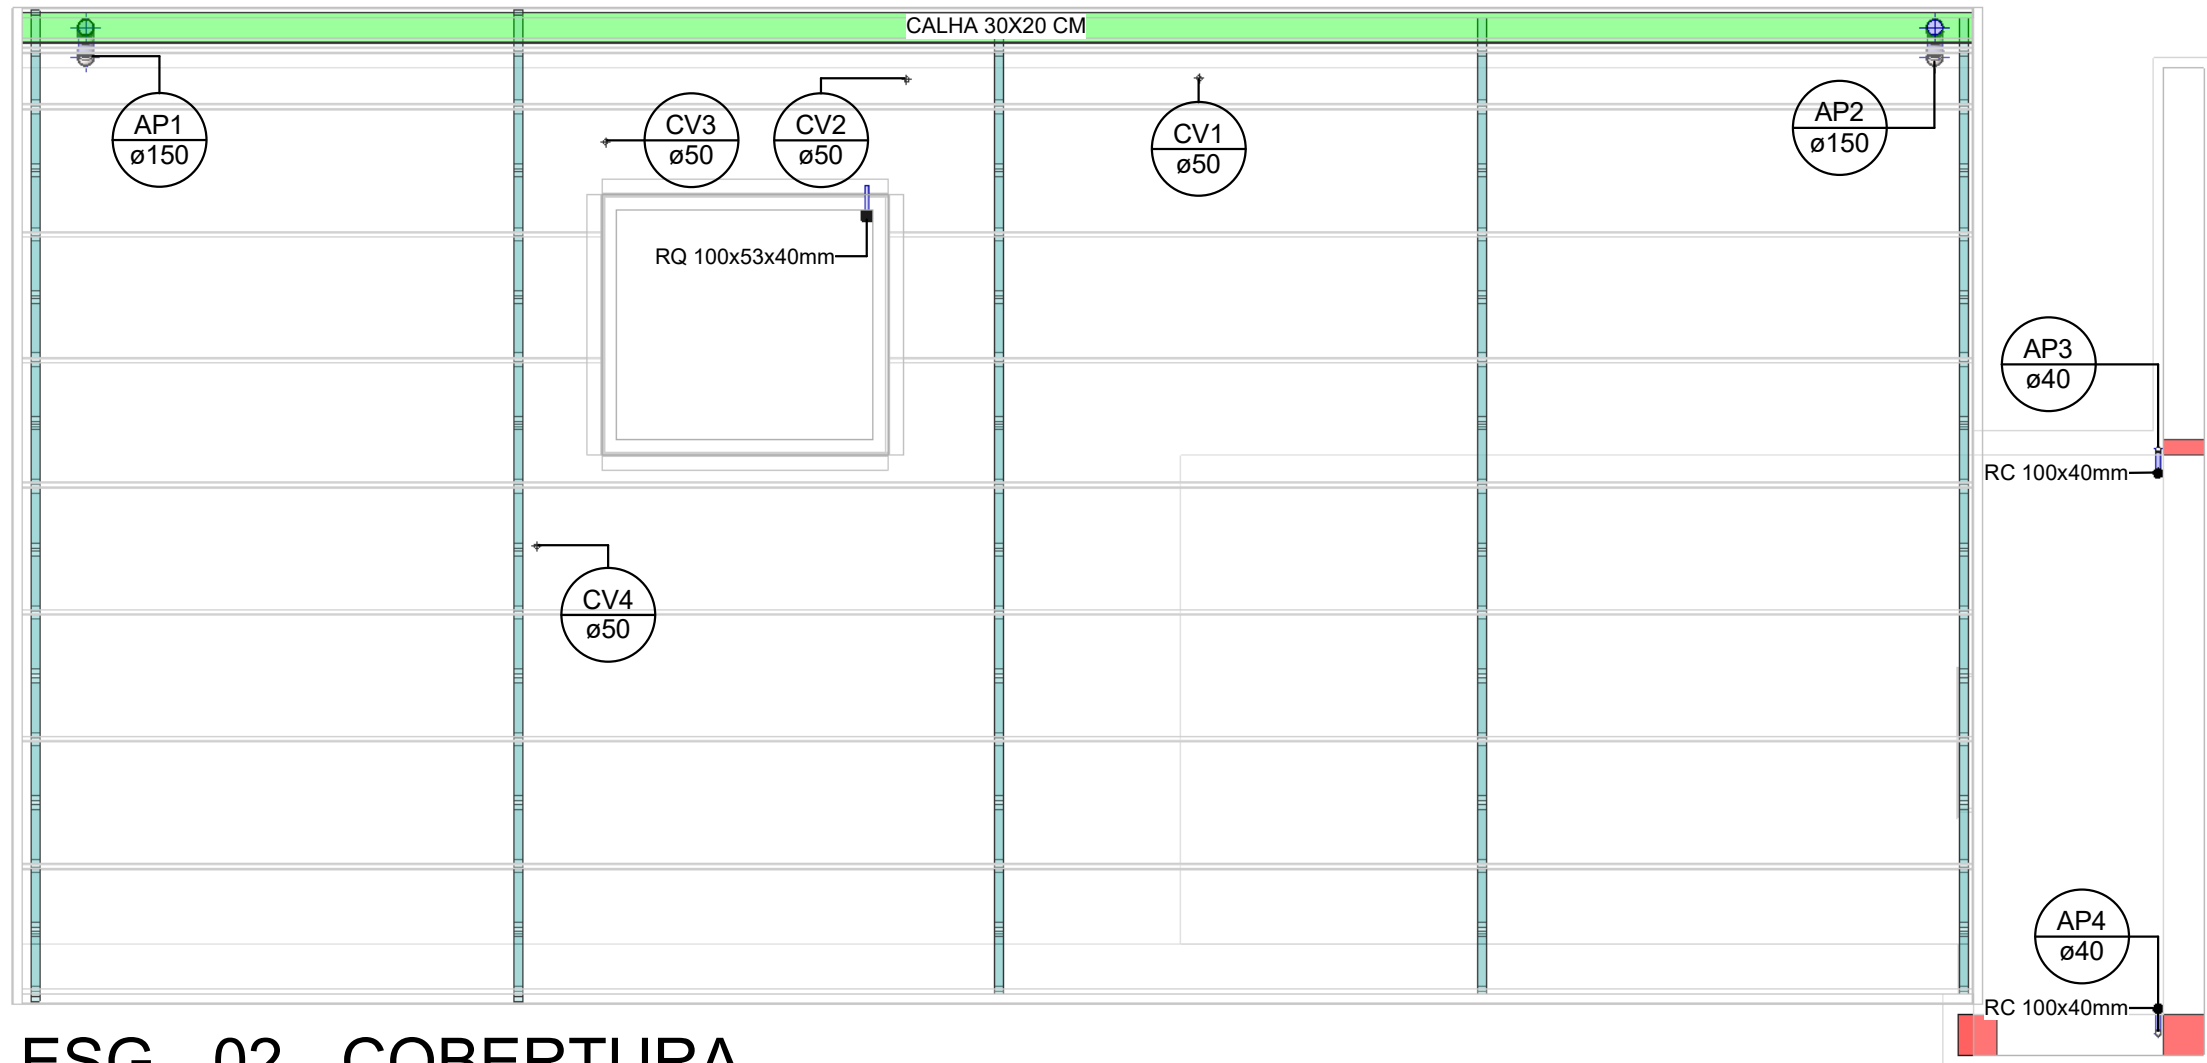

## ESG - 02 - COBERTURA

Escala 1 : 75

Cores	Tipos de sistema
	Água fria - Distribuição
	Água fria - Válv. de descarga
	Água fria - Extravasor
	Água fria - Bombeamento
	Água fria - Abastecimento
	Água quente - Distribuição
	Esgoto
	Ventilação
	Pluvial
	Esgoto Secundário
	Gordura

Símbolos	Conteúdo
Coluna øDN	Tubulações verticais - O Apóstrofo (') após a numeração da coluna representa desvio (Ex.: AF1' = houve um desvio na coluna AF1); - Quando houver ▲ no nome da coluna, significa que ocorreu uma subida em relação a direção do fluxo. Quando houver ▼, significa que ocorreu um descida.
TQn	Tubo de Queda (n = número da coluna)
CVn	Coluna de Ventilação (n = número da coluna)
APn	Coluna de Águas Pluviais (n = número da coluna)
AFn	Coluna de Água Fria (n = número da coluna)
AQn	Coluna de Água Quente (n = número da coluna)
Material øDN	DN, sentido do escoamento e material do tubo
xn	Código de acessórios de tubo x = tipo de sistema E = Esgoto/Pluvial F = Água fria n = número

<div><div>GIOVANÍ FÊRASSO</div><div>ARQUITETO URBANISTA</div><div>www.gfdesenhos.com.br gfdesenhos @gfdesenhos</div></div> <div><div>RUA ALFREDO CERUTTI, 238 - BAIRRO TAPAGE FREDERICO WESTPHALEN - RS CEP: 91220-000 FONE: (51) 2010-4207 99967-4850</div></div>	OBRA: BAR / RESTAURANTE	
	LOCAL: RUA TREZE DE ABRIL, ALPESTRE - RS	
PROJETO:		PROJETO HIDROSSANITÁRIO
ASSUNTO:		PLANTA BAIXA - ESGOTO
PRANCHAS:		H01/04
PROPRIETÁRIO:		MUNICÍPIO DE ALPESTRE CNPJ: 87.612.933/0001-18
RESPONSÁVEL TÉCNICO:		GIOVANÍ LUIS FERASSO CAU RS: A189382-3
ÁREA: 168,25 m²		ESCALA: Como indicado
DATA: FEVEREIRO/2024		DESENHO: JOÃO VITOR BASSO