


HID - 02 - COBERTURA

Escala 1 : 75

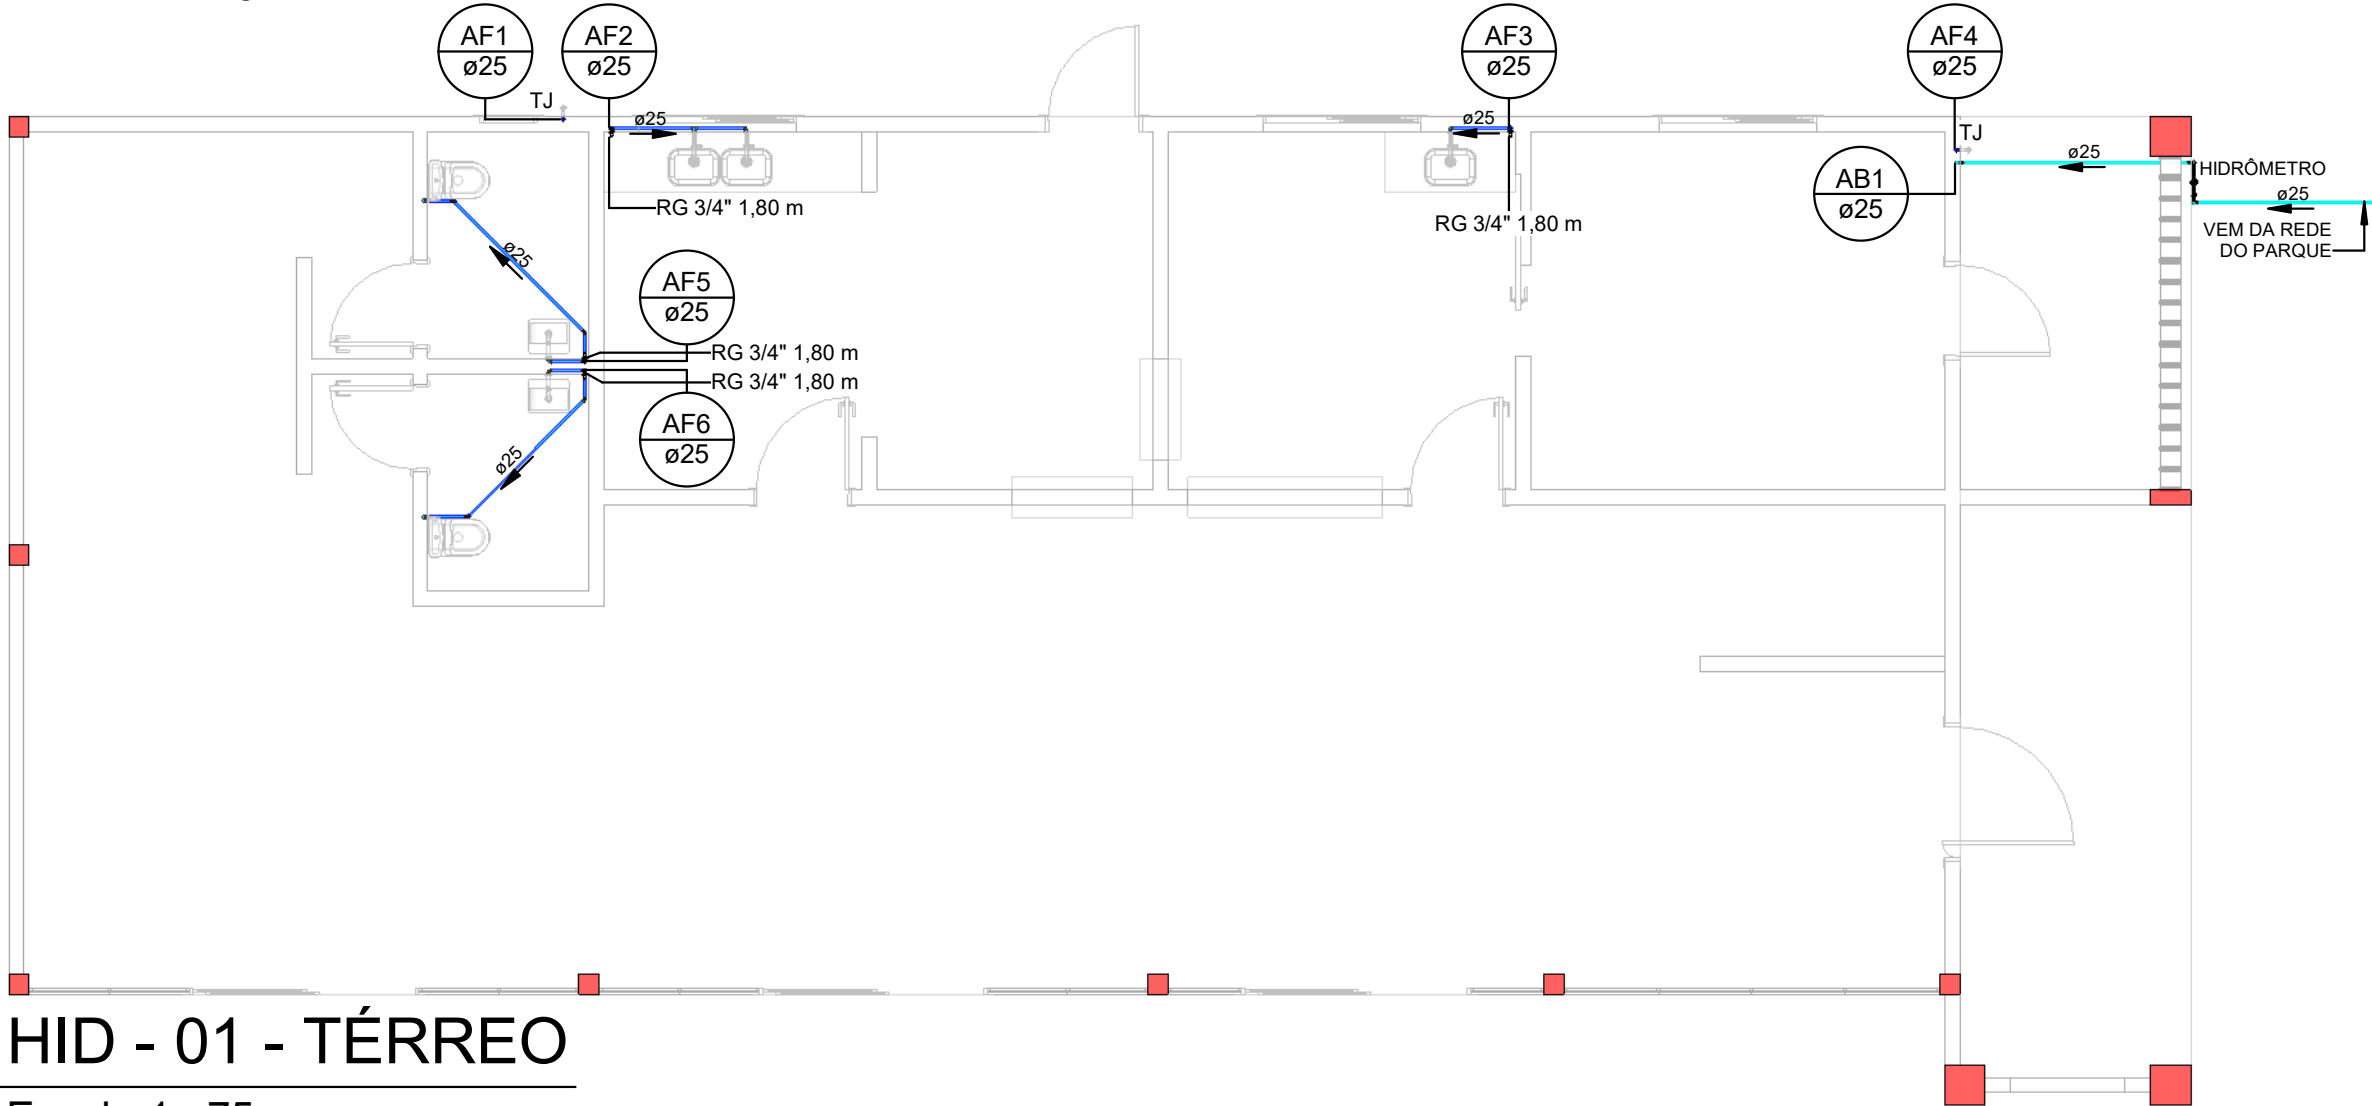

HID - 01 - TÉRREO

Escala 1 : 75

Símbolos	Conteúdo
Coluna øDN	Tubulações verticais - O Apóstrofo (') após a numeração da coluna representa desvio (Ex.: AF1' = houve um desvio na coluna AF1); - Quando houver ▲ no nome da coluna, significa que ocorreu uma subida em relação a direção do fluxo. Quando houver ▼, significa que ocorreu um descida.
TQn	Tubo de Queda (n = número da coluna)
CVn	Coluna de Ventilação (n = número da coluna)
APn	Coluna de Águas Pluviais (n = número da coluna)
AFn	Coluna de Água Fria (n = número da coluna)
AQn	Coluna de Água Quente (n = número da coluna)
Material øDN ↔	DN, sentido do escoamento e material do tubo
(xn)	Código de acessórios de tubo x = tipo de sistema E = Esgoto/Pluvial F = Água fria n = número

Cores	Tipos de sistema
---	Água fria - Distribuição
---	Água fria - Válv. de descarga
---	Água fria - Extravasor
---	Água fria - Bombeamento
---	Água fria - Abastecimento
---	Água quente - Distribuição
---	Esgoto
---	Ventilação
---	Pluvial
---	Esgoto Secundário
---	Gordura

<div><div>GIOVANI FÊRASSO</div><div>ARQUITETO URBANISTA</div><div>www.gfdesenhos.com.br gfdesenhos @gfdesenhos</div></div>	OBRA: BAR / RESTAURANTE	
	LOCAL: RUA TREZE DE ABRIL, ALPESTRE - RS	
PROJETO:		PROJETO HIDROSSANITÁRIO
ASSUNTO:		PLANTA BAIXA - ÁGUA FRIA
PROPRIETÁRIO:		PRANCHA:
RESPONSÁVEL TÉCNICO:		H03/04
ÁREA:		DESENHO:
168,25 m²		JOÃO VITOR BASSO
ESCALA:		
Como indicado		
DATA:		
FEVEREIRO/2024		