


PLANTA BAIXA TÉRREO

ESCALA: 1:100

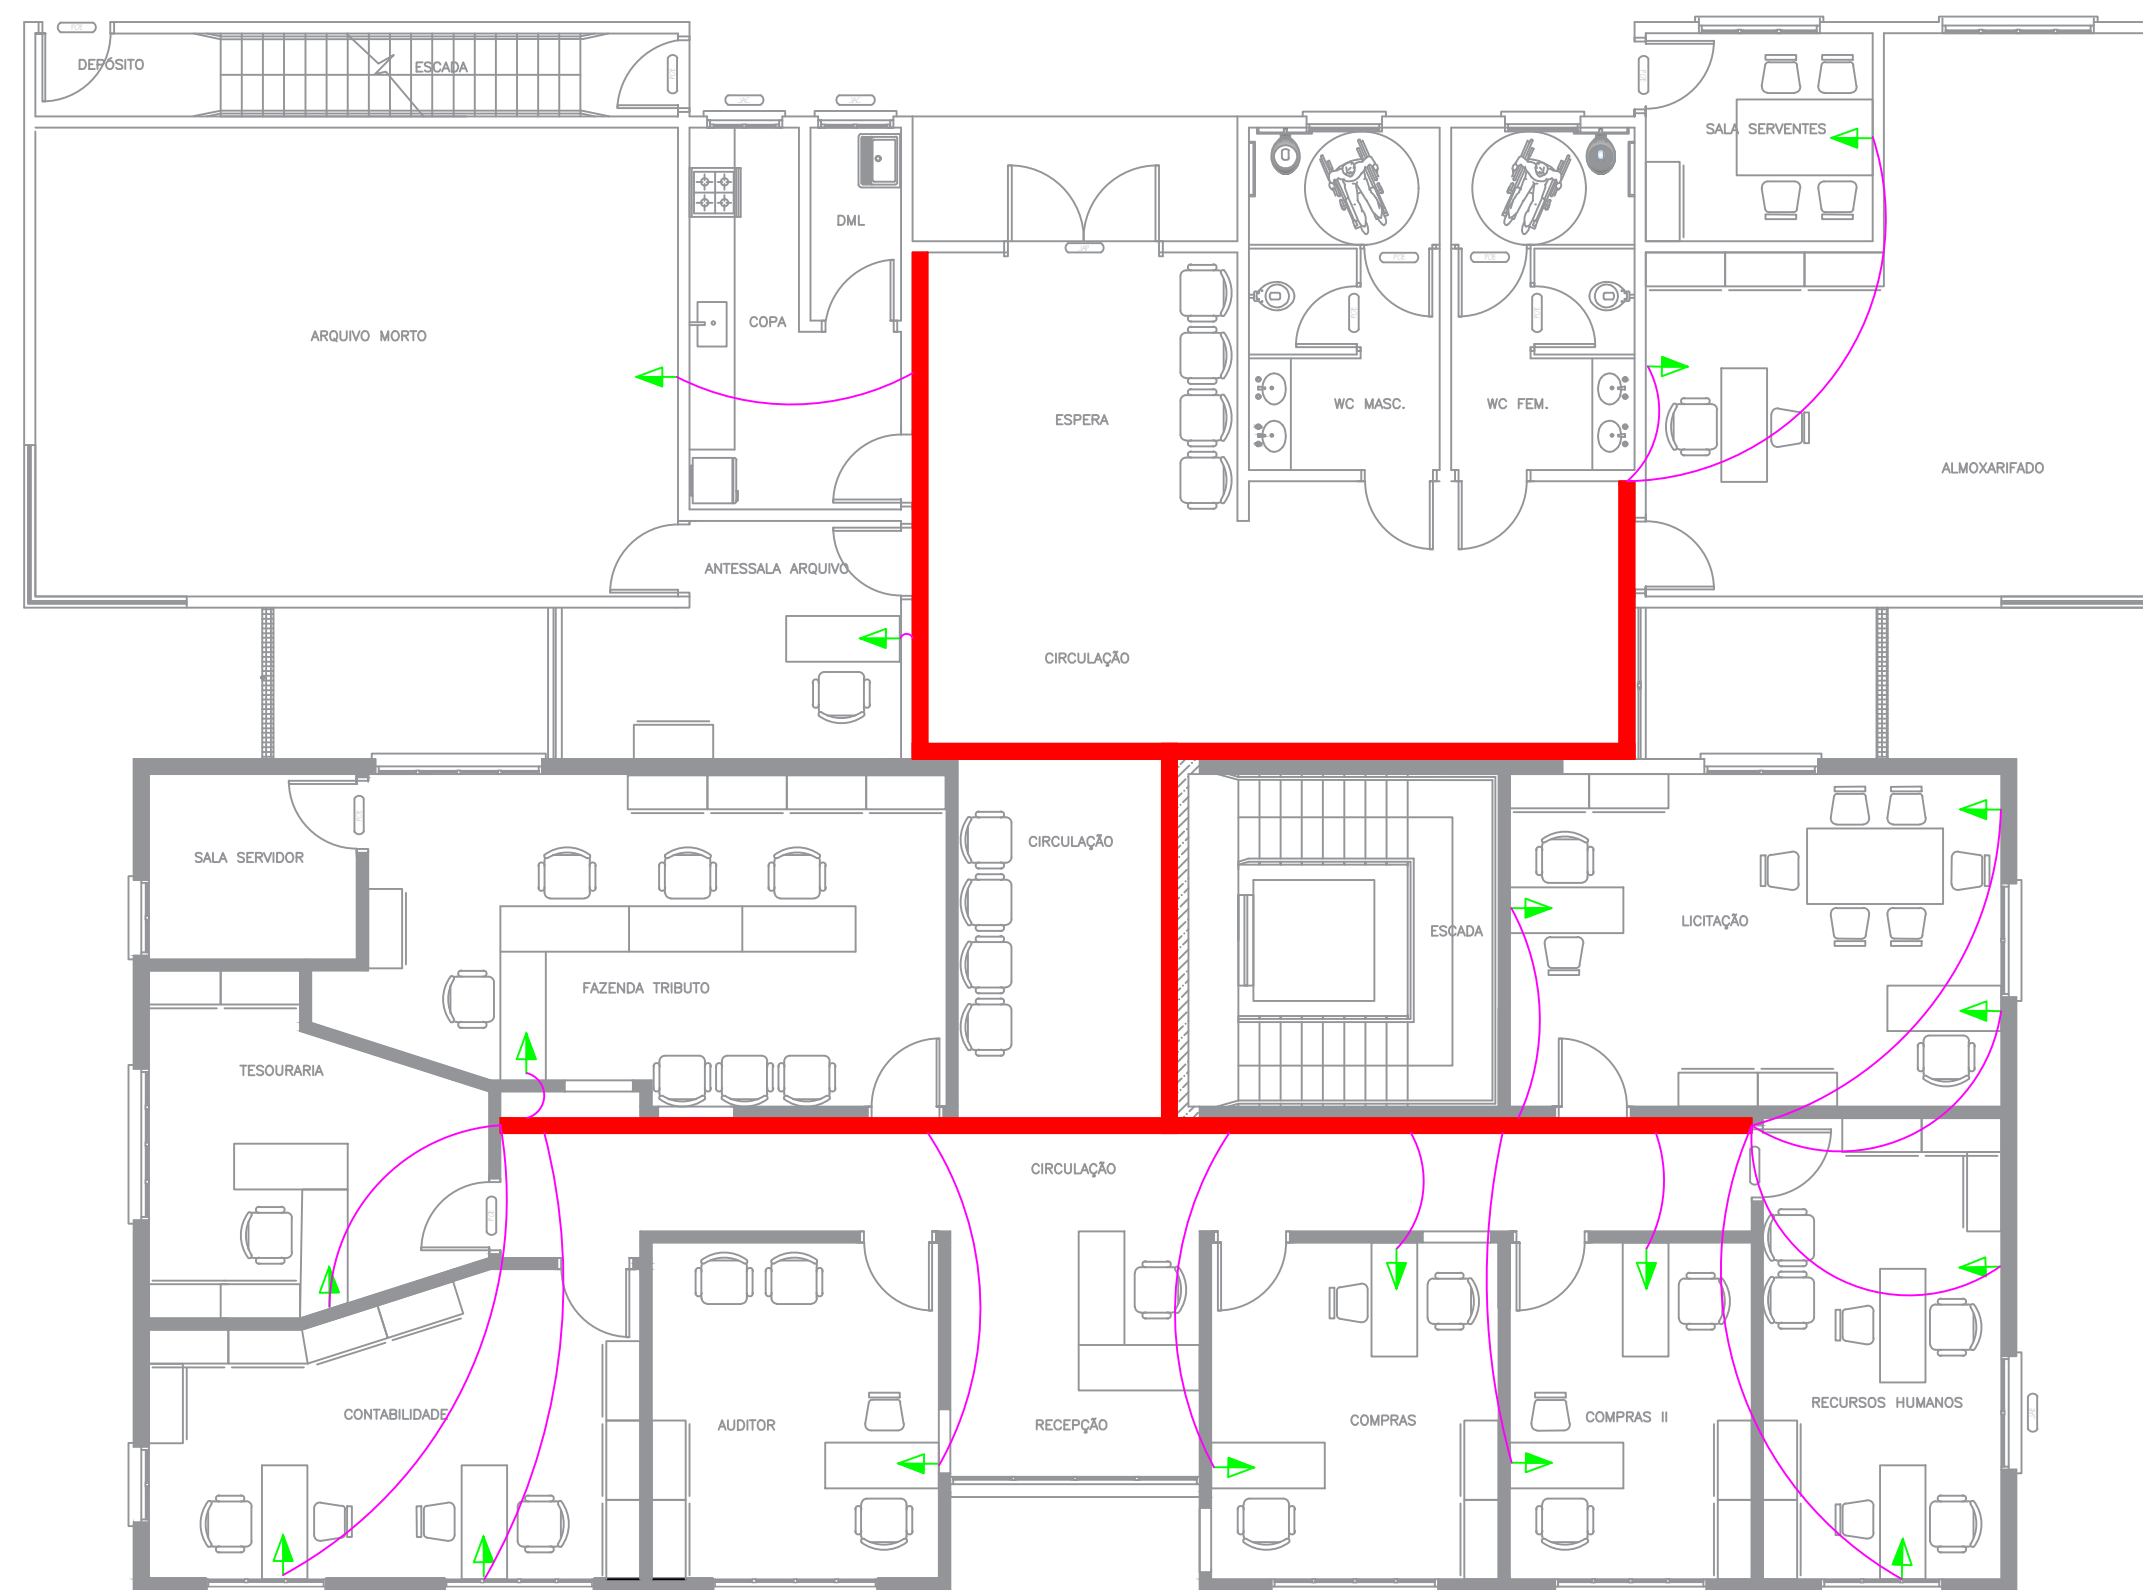

LEGENDA



PONTO DE TELEFONE RJ11




ELETROCALHA T.I - 50x50mm



TUBULAÇÃO - ELETRODUTO 3/4"

PLANTA BAIXA 2º PAVTO
ESCALA: 1:100

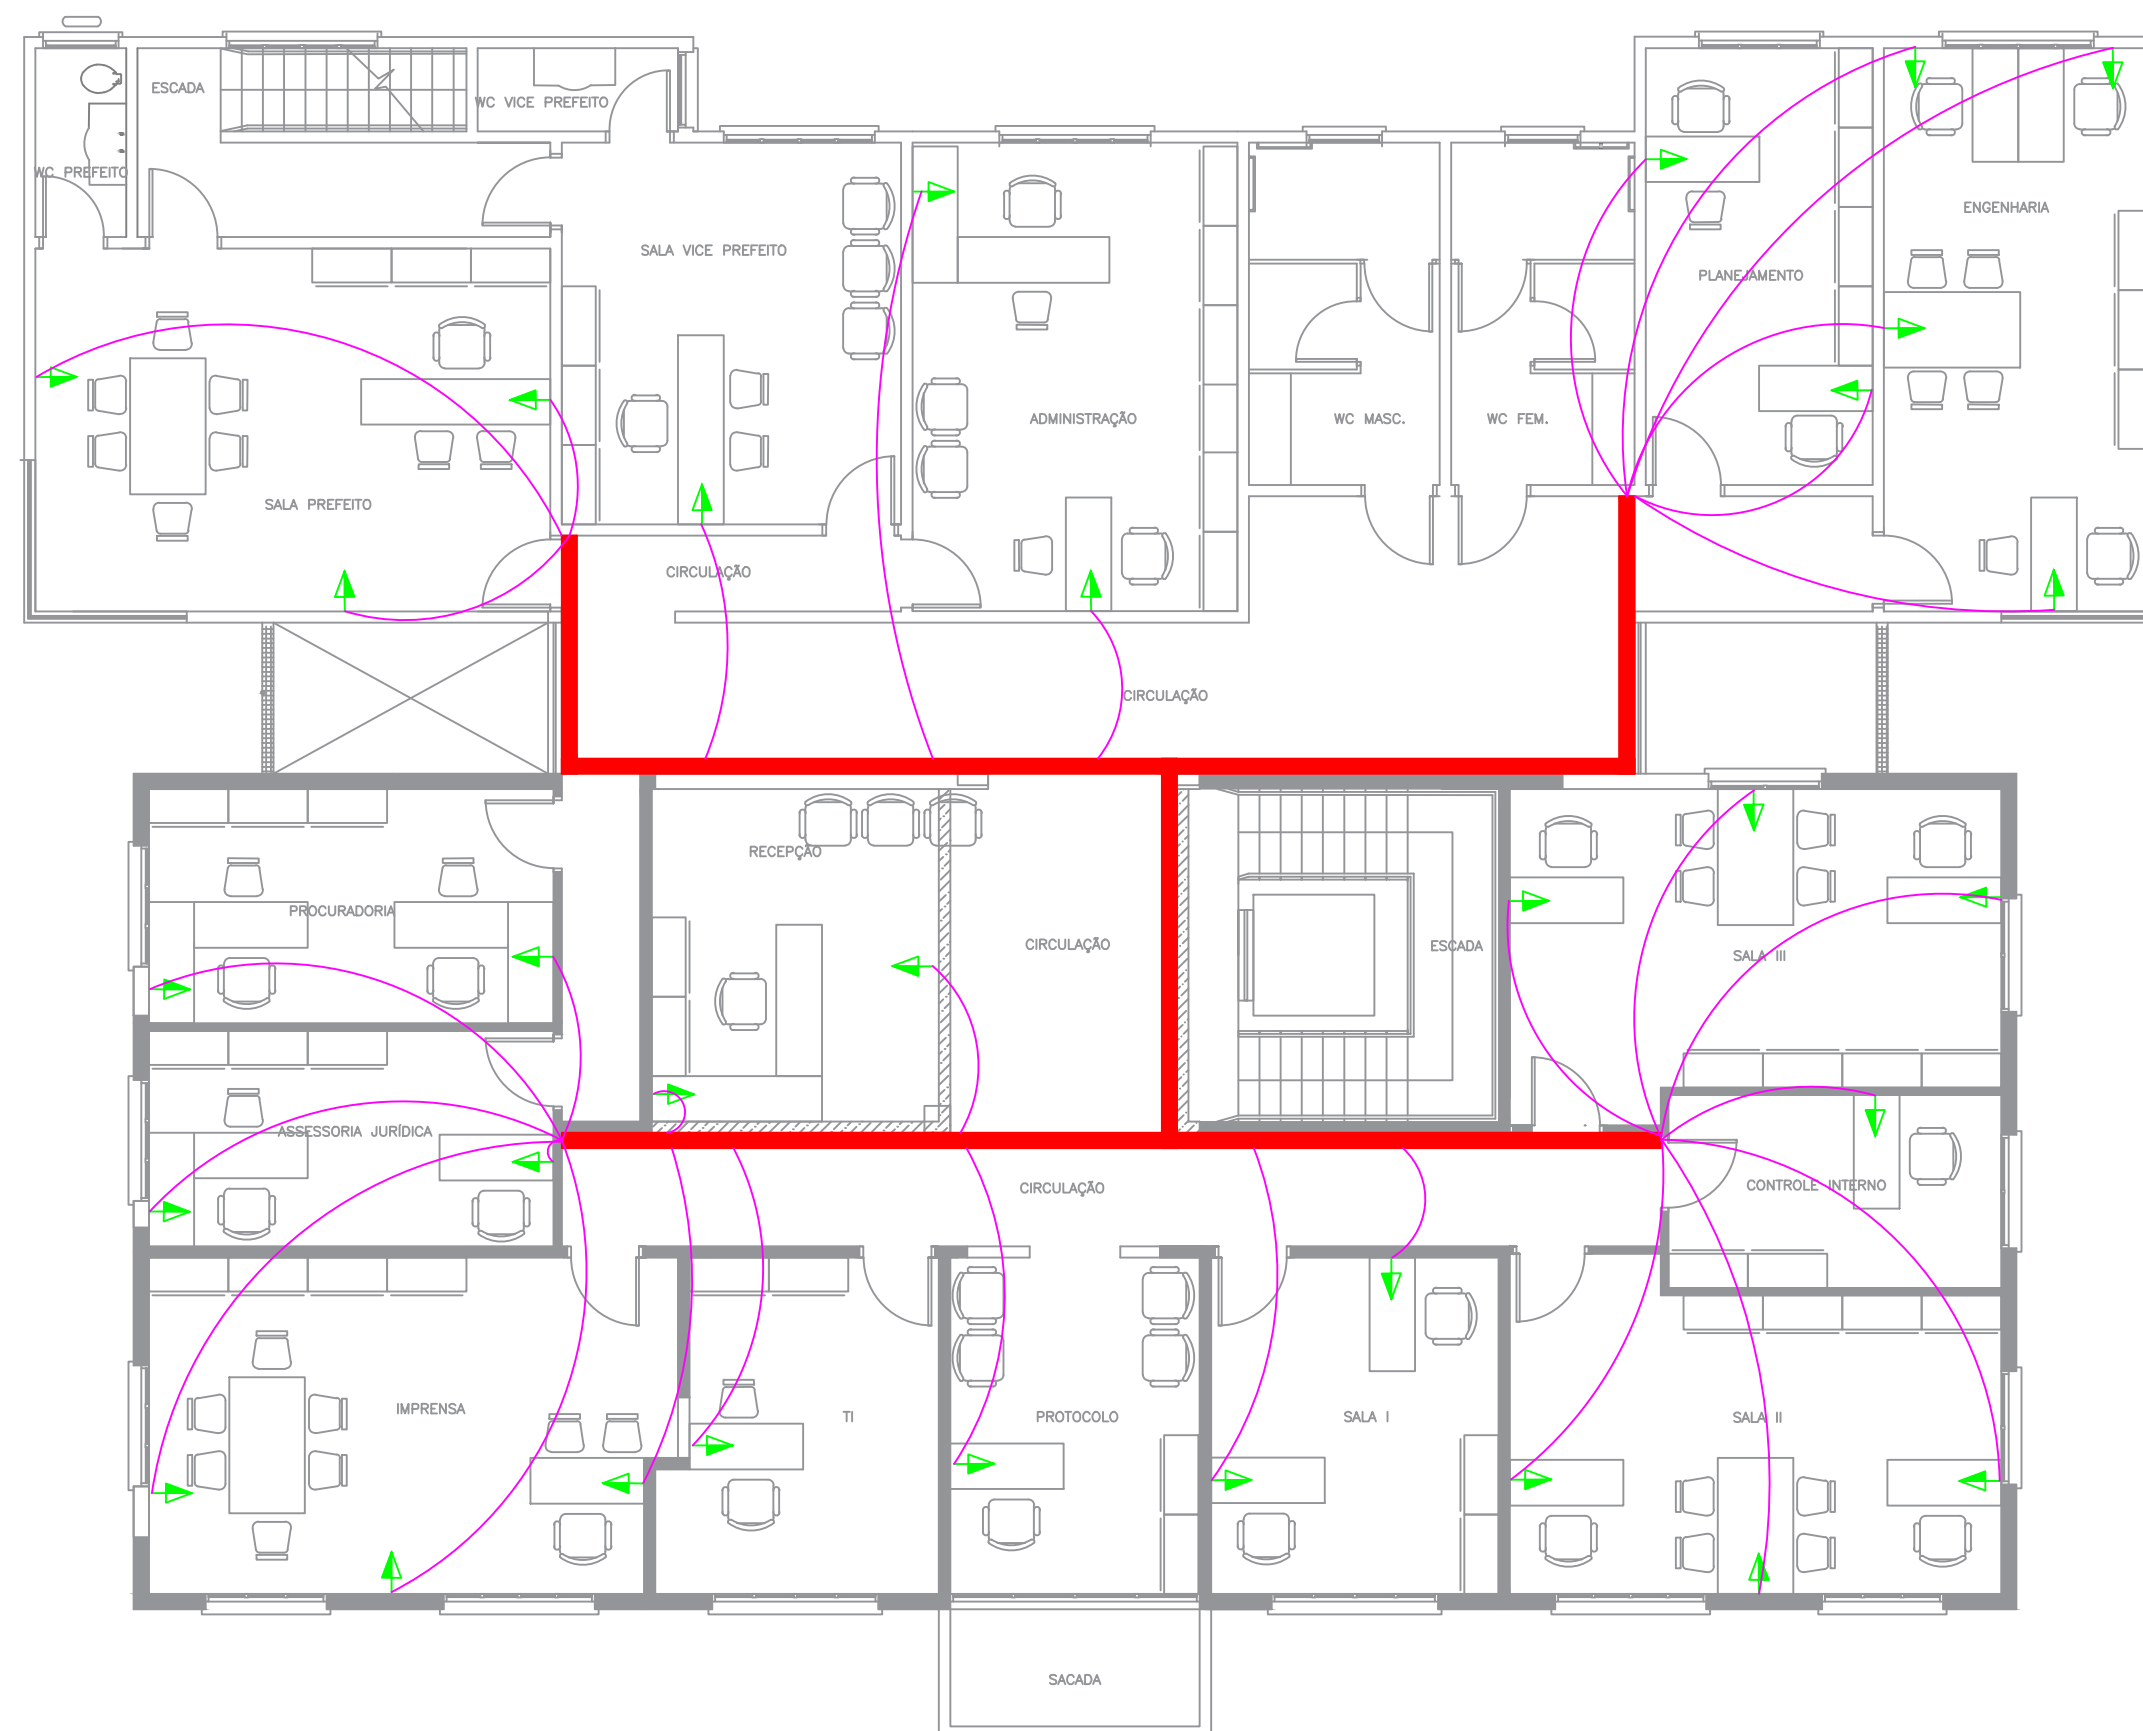

**VISSOTTO ENGENHARIA
ELÉTRICA LTDA**
CREA-RS 238257

Rua Pres. Kennedy, 977- Sala 802 - Centro - Frederico Westphalen - RS - CEP 98400-000 - Fone 55 2010 2110

Requerente: Município de Alpestre

Projeto: Rede de Telefonia

Localidade: Rua Frederico Westphalen, 359 - Centro

Município: Alpestre/RS

| | | | | |
|-----------------|-------------|------------------|---------------|--------------------|
| Esc.: indicadas | Desenho: JP | Data: 24/02/2025 | Prancha: 1-A1 | Projeto nº: 046/25 |
|-----------------|-------------|------------------|---------------|--------------------|

Responsabilidade Técnica:

Resp. Técnico: Engº Eletr. João Paulo Vissotto
CREA-RS 238257

Requerente: Município de Alpestre
CNPJ 87.612.933/0001-18