


QUADRO DE CARGAS – IT(Iluminação e Tomadas)																
Circ.		Utilização		Iluminação			Tomadas					Total	Disjunt.	Cond.	Fase	
CD	n.º			12W	100W	400W	1600W	100W	150W	400W	1500W	3500W	Watts	A	mm2	RST
CD-01	01	LÂMPADAS: JARDIM		13	03								456	25	4,0	T
	05	LÂMPADAS: VESTIÁRIO			05								500	10	1,5	S
	06	TOMADAS: VESTIÁRIO						06					600	15	2,5	T
	07	LÂMPADAS: CAMPO FUTEBOL				06							2400	32	6,0	R
	08	LÂMPADAS: CAMPO FUTEBOL				06							2400	32	6,0	R
	09	LÂMPADAS: CAMPO FUTEBOL				06							2400	32	6,0	S
	12	LÂMPADAS: JARDIM		06	03								372	25	4,0	T
		SUB TOTAL 9.128														

EQUIVALÊNCIA DO DIÂMETRO
DOS ELETRODUTOS

Ø 16 mm	1/2"
Ø 20 mm	3/4"
Ø 25 mm	1"
Ø 32 mm	1 1/4"
Ø 40 mm	1 1/2"
Ø 50 mm	2"
Ø 75 mm	3"


TABELA DE ILUMINAÇÃO		
CÓDIGO/SÍMBOLO	NOME	QUANTIDADE
⊖ ⊖	Poste Duplo	06
☑	Poste refletor	06
⊠	Refletores de Jardim	12
⊠	Balizadores de Jardim	07
○	Luminárias Vest.	05
☑	Fotocélula	06

LEGENDA:

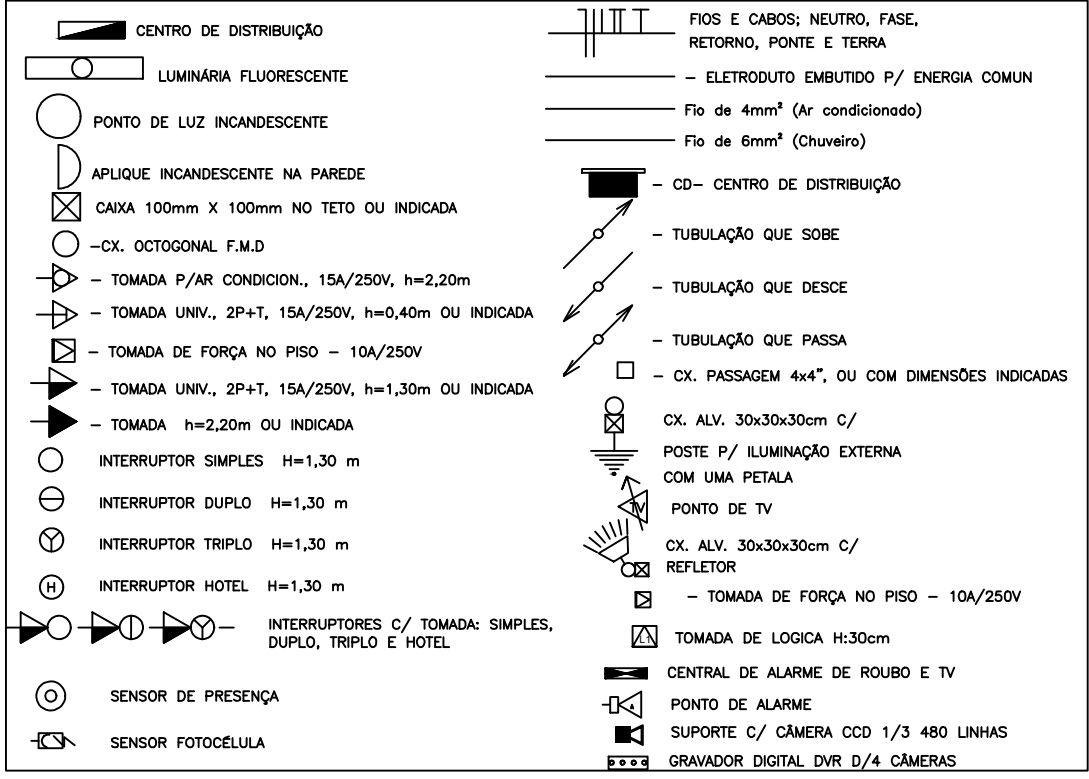

LEGENDA

☑	Poste com 3 refletores LED 400W
☑	Caixa de passagem de concreto com tampa e fundo com brita
☑	Caixa de passagem de concreto com aterramento com tampa e fundo com brita
☑	Quadro de distribuição embutido em mureta de alvenaria com cobertura
	Condutores fase e neutro, respectivamente
○	Poste de iluminação
⊖ ⊖	Poste de iluminação duplo
⊠	Balizadores de Jardim
⊠	Refletor de Jardim
☑	Poste playground

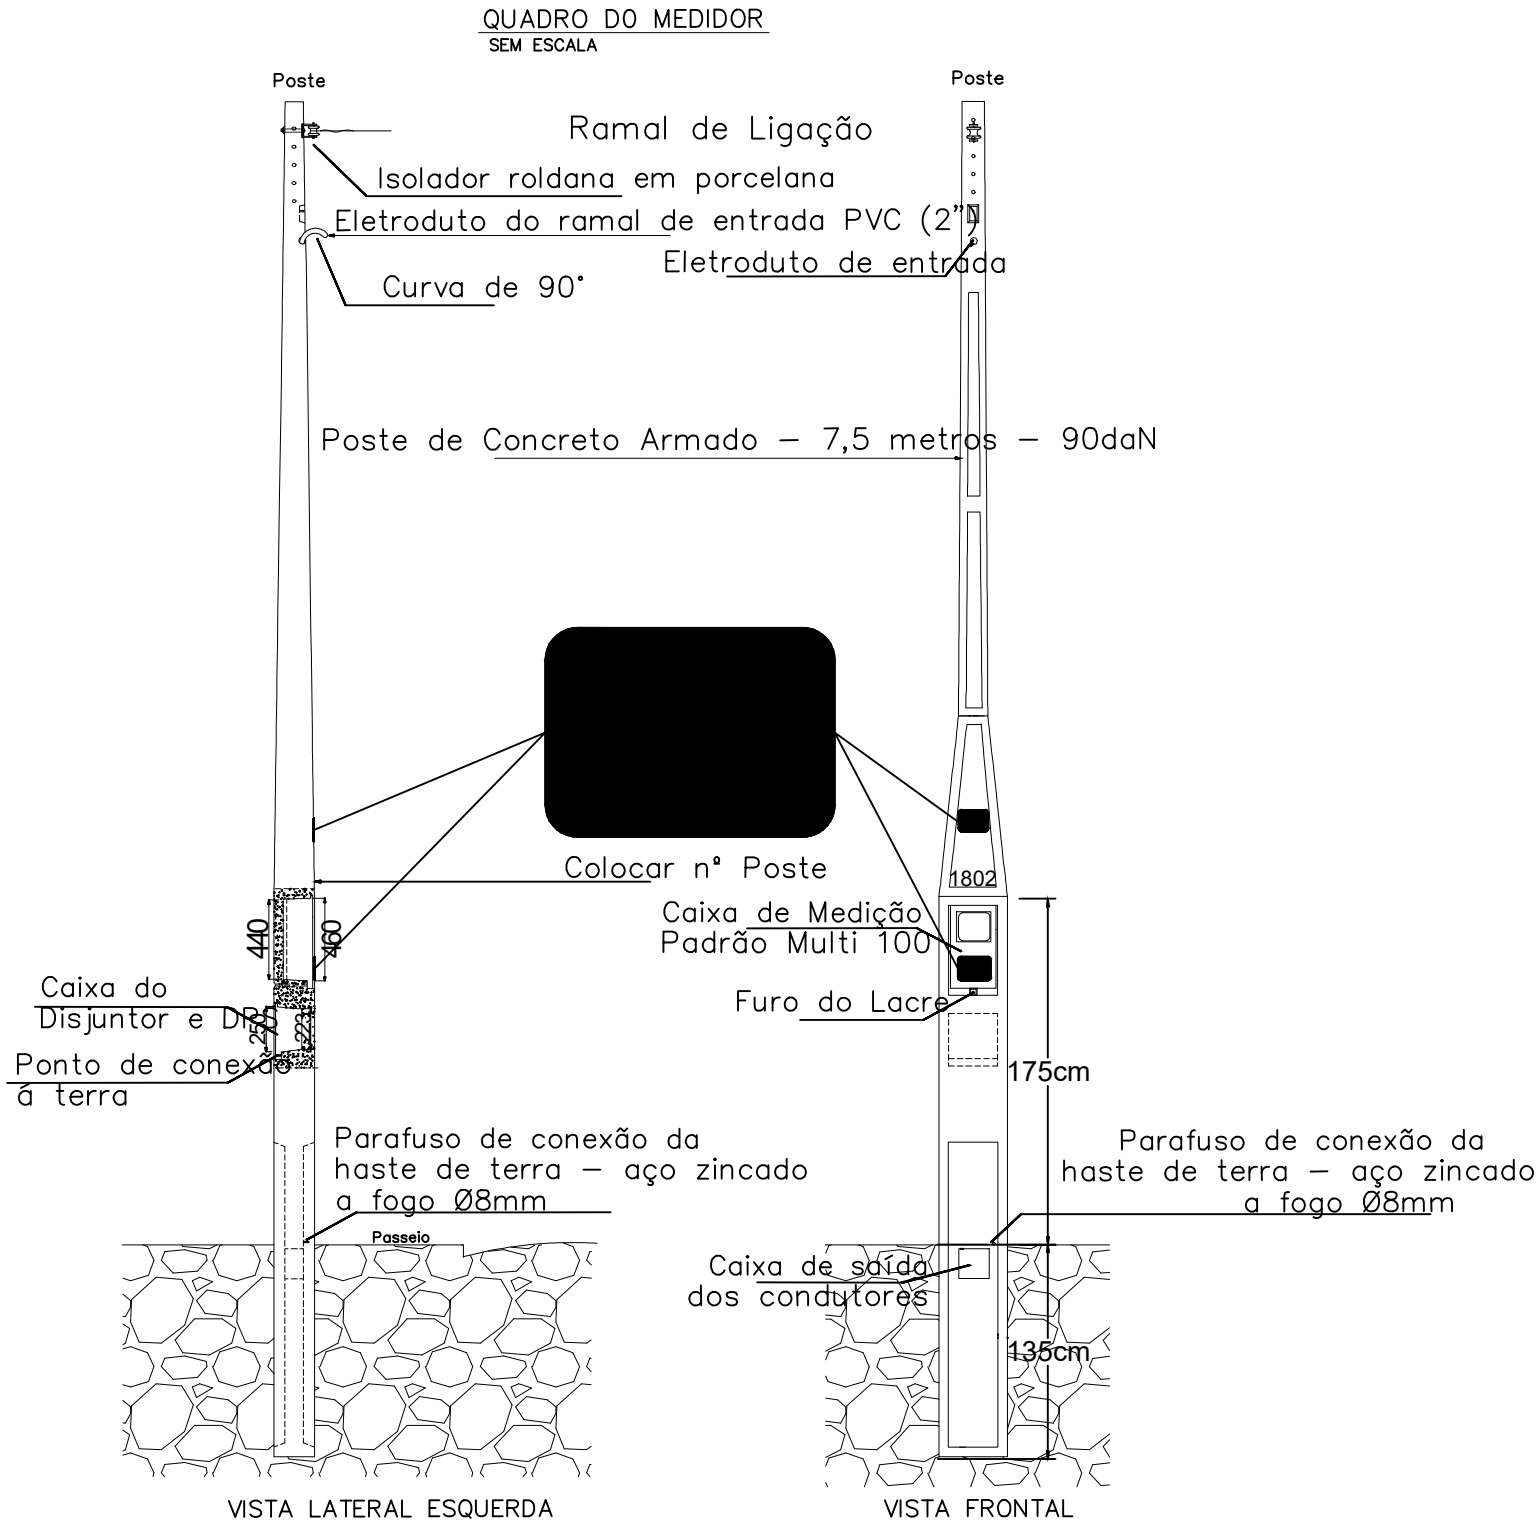

DIVISA

DIVISA

DIVISA

CRECHE EXISTENTE

PLANTA BAIXA – ELÉTRICA
ESCALA: 1:250



PREFEITURA MUNICIPAL DE ALPESTRE

PRAÇA TANCREDO NEVES, Nº 300
CENTRO - ALPESTRE/RS
CEP: 96.480-000
TELEFONE: (51) 3796.1166

OBRA: COMPLEXO ESPORTIVO EMANCIPAÇÃO

LOCAL: ALPESTRE/RS

ASSUNTO: PROJETO ELÉTRICO

PROJETO: PROJETO ARQUITETÔNICO

PROPRIETÁRIO:
MUNICÍPIO DE ALPESTRE
RUIVAR ARGENTON (PREFEITO)
CPF: 97.612.933/0001-18

VISTO:

RESP. TÉCNICO:

DANIEL WANSEN
ENGENHEIRO CIVIL - CREA/RS 134510-0
LUSA COPPIN BALESTRIN
ARQUITETA E URBANISTA - CAU A228024-8

VISTO:

ESCALA:

INDICADA

DATA:

PRONAL:

FOLHA:

A1