


QUADRO DE CARGAS - IT(Iluminação e Tomadas)														
CD	Grp	Utilização	HP	Iluminação	Tomadas									
CD-01	01	AMPHAS	746W	30W	150W	150W	100W	150W	750W	400W	750W	150W	1500W	2700W
	02	TOMADAS												
	03	AMPHAS		12										
	04	AMPHAS		09										
	05	TOMADAS				10								
	06	AMPHAS		08										
	07	TOMADA TRIFÁSICA		01										
	08	TOMADA TRIFÁSICA		01										
TOTAL				5.442										



01 PLANTA BAIXA  
ESCALA: 1/100  
ÁREA: 574,00m<sup>2</sup>

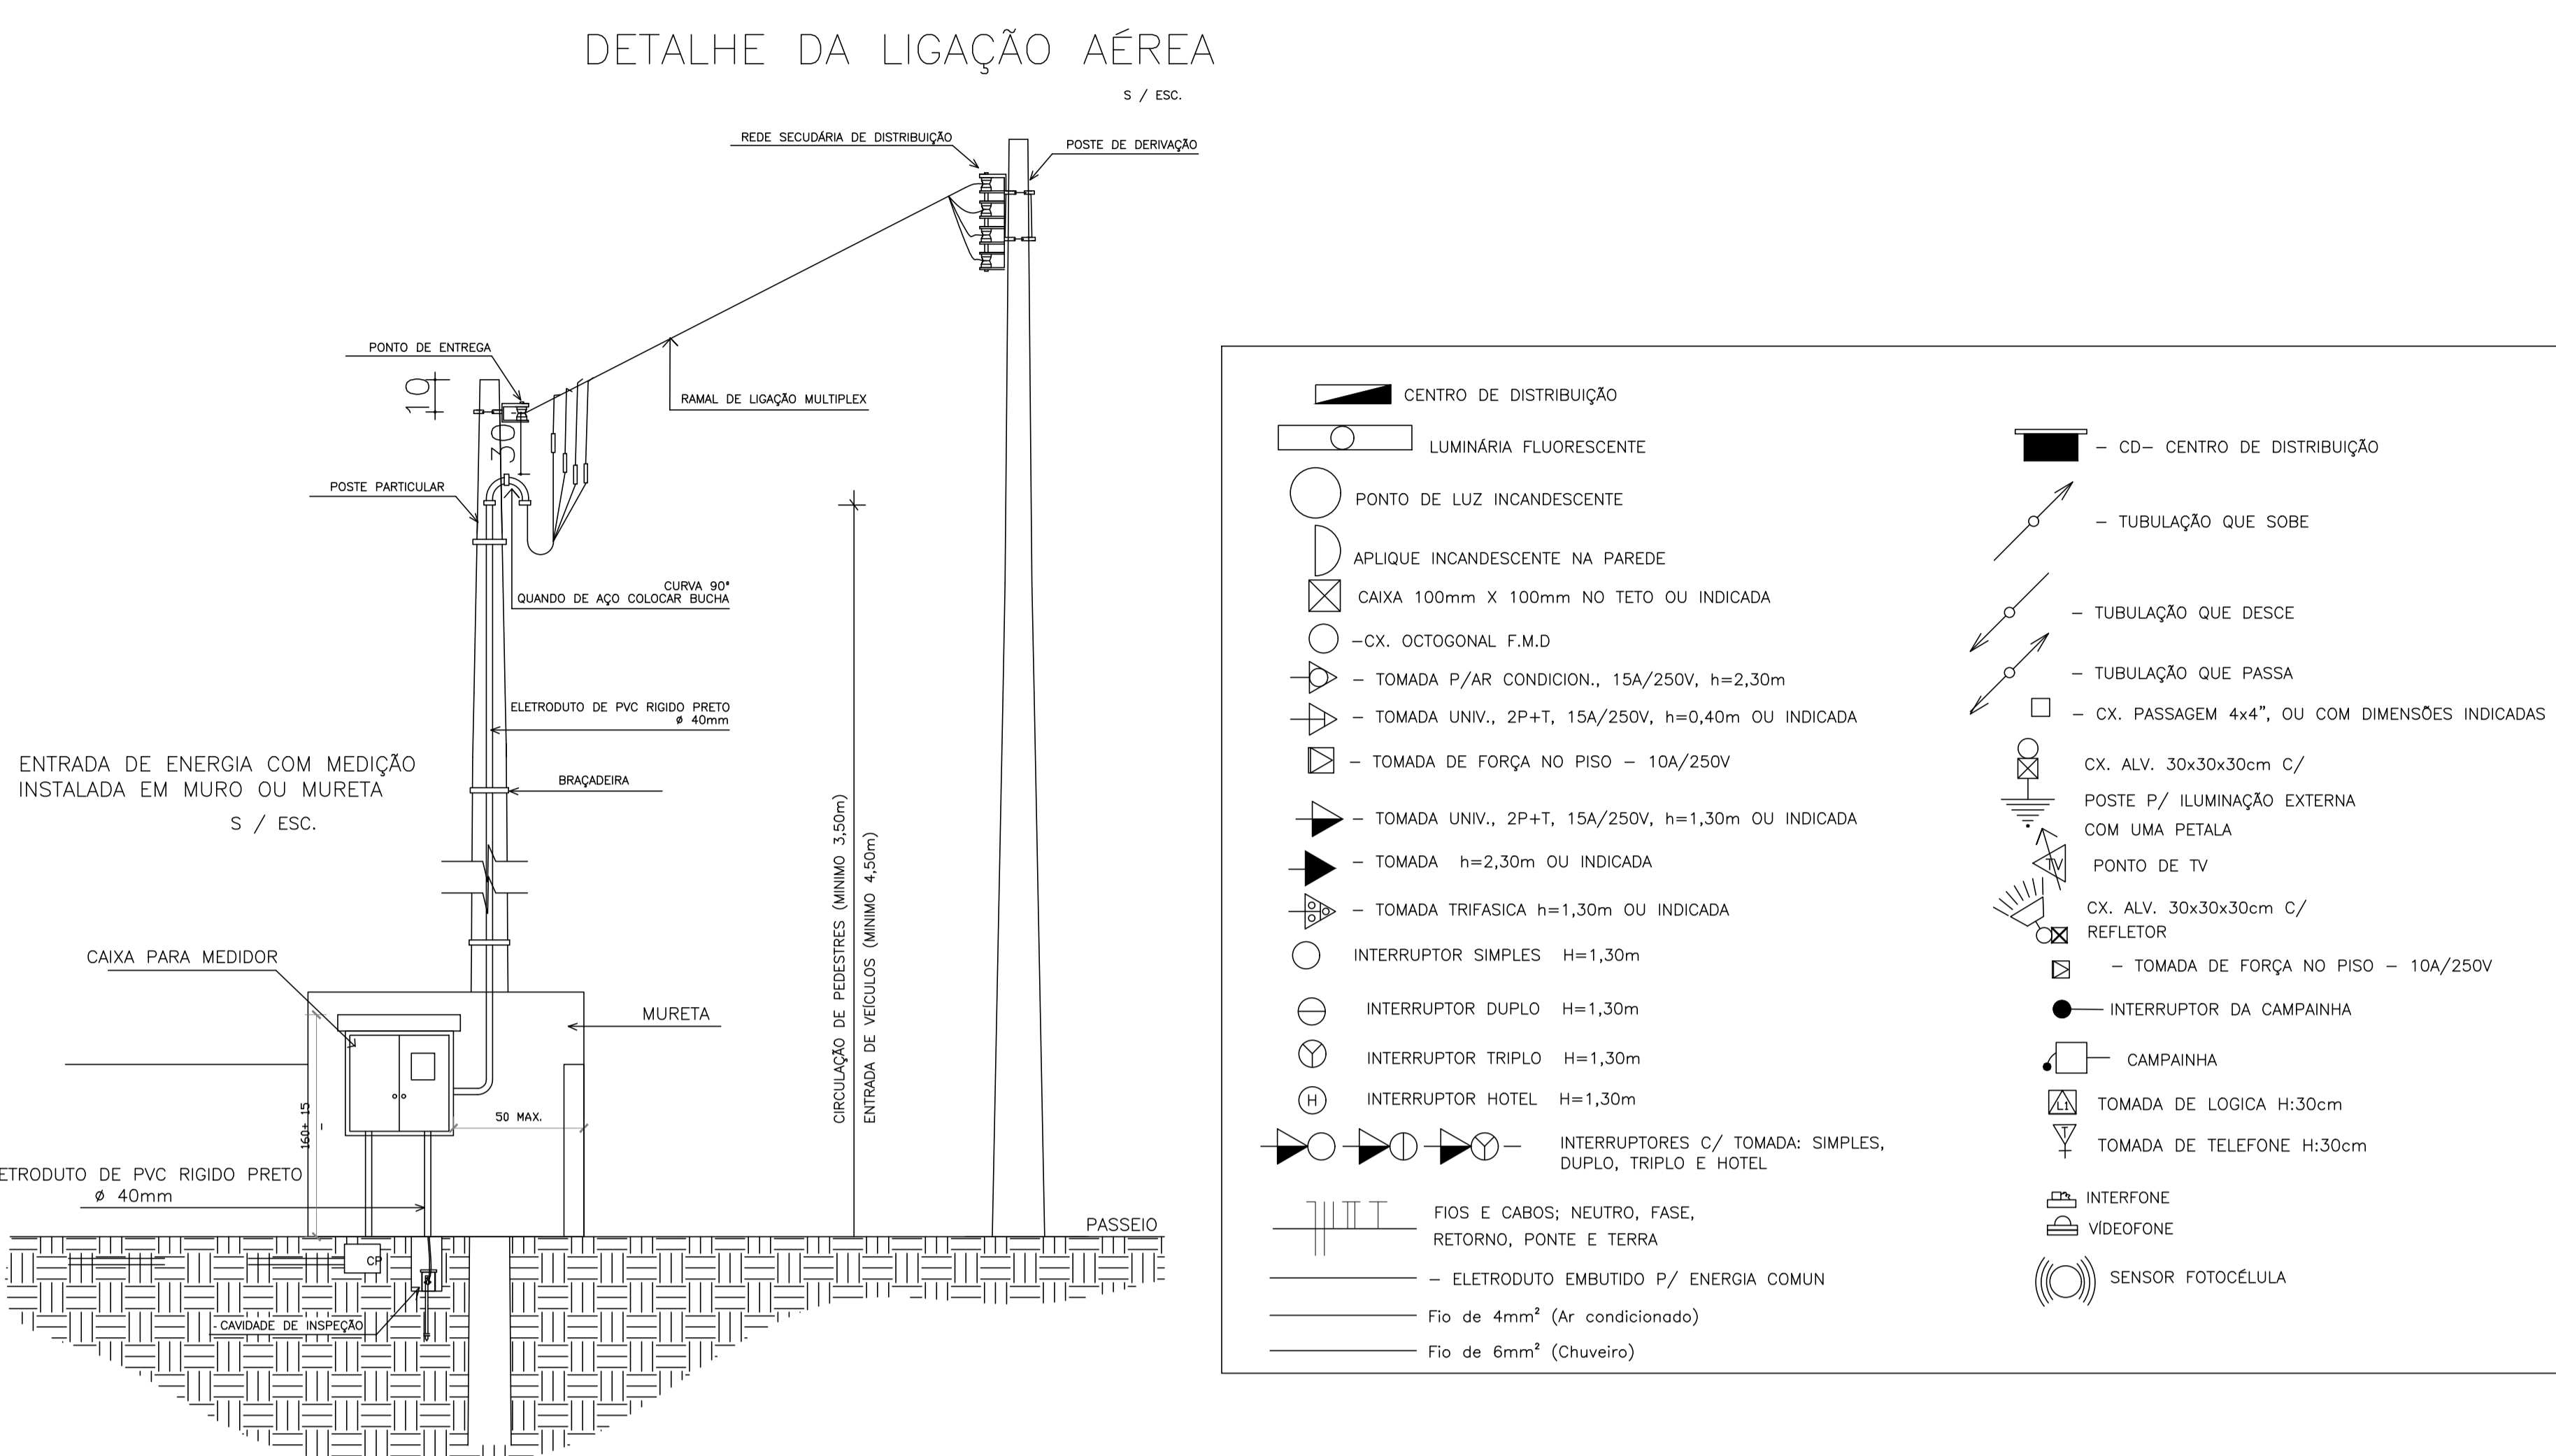

**PREFEITURA MUNICIPAL DE ALPESTRE**  
PRAÇA TANCREDO NEVES, N° 300  
CENTRO - ALPESTRE/RS  
CEP: 98.480-000  
TELEFONE: (51) 3796.1166

OBRAS: **GARAGEM DE VEICULOS PREFEITURA**

LOCAL: RUA 13 DE MAIO - ALPESTRE/RS

ASSUNTO: **PLANTA BAIXA**

PROJETO: **ELÉTRICO**

PROPRIETÁRIO(A):  
PREFEITURA MUNICIPAL DE ALPESTRE  
VALDIR JOSE ZASSO (PREFEITO)  
CNPJ: 87.612.935/0001-18

RESP. TÉCNICO:  
DANIEL JANSSEN  
ENGENHEIRO CIVIL - CREA/RS 134510-D

ÁREA: 596,60 m<sup>2</sup>

ESCALA: 1/75

DATA: OUTUBRO/2021

PRONCHA: 6/7

FOLHA: ESPECIAL

VISTO:

VISTO: