


ELÉTRICO
 ESCALA: 1/75

QUADRO DE CARGAS - IT (Iluminação e Tomadas)																	
CD	Circ. n.º	Utilização	Iluminação					Tomadas			Total Watts	Disjunt. A	Cond. mm2	Fase RST			
			250W	60W	2x7W	100W	10W	2200W	100W	600W					5400		
CD-01	01	SANIT. MASC. / SALA ATIVIDADES		02		02	03		09			01	1250	25	2,5	S	
	02	CHUVEIRO											5400	32	4,0	S	
	03	QUADRA ESPORTIVA		04									1000	25	2,5	T	
	04	QUADRA ESPORTIVA											1000	25	2,5	R	
	05	SANIT. FEM. / SALA MUSCULAÇÃO		04					09				1250	25	2,5	S	
	06	CHUVEIRO										01	5400	32	4,0	R	
	07	SALA ATIVIDADES/MULTIUSO										04	2400	32	4,0	R	
	08																
	09																
	10																
Sub-Total											17.710						
Total											17.710						

Carga Instalada: 17.710W - Proteção: 1x50A - Alimentador: 2#16mm² - N.º espaços no CD: 10

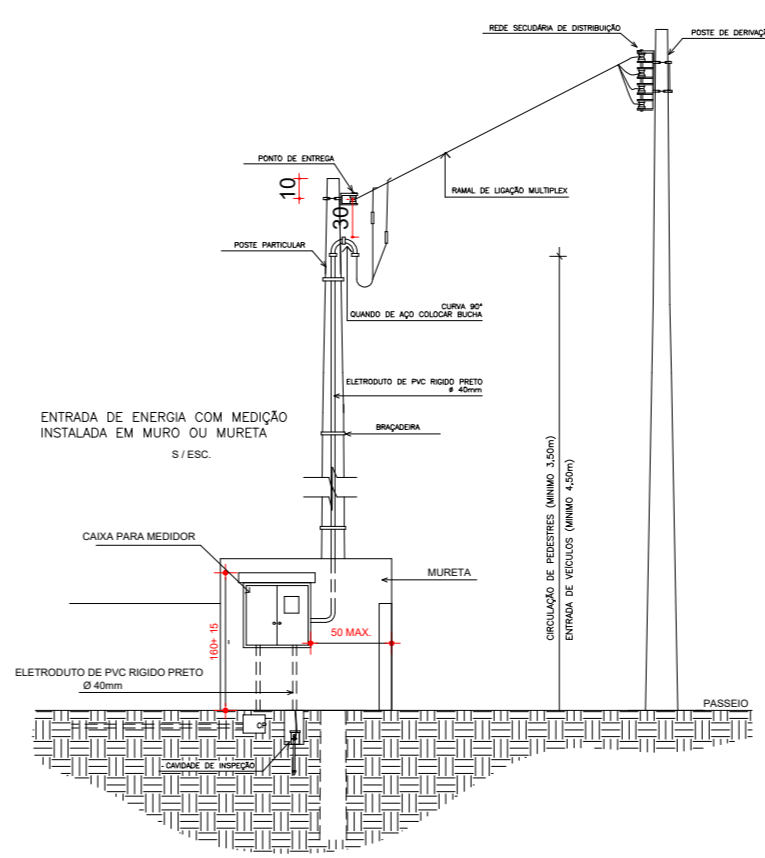

PREFEITURA MUNICIPAL DE ALPESTRE
 PRAÇA TANCREDO NEVES, Nº 300
 CENTRO - ALPESTRE/RS
 CEP: 98.480-000
 TELEFONE: (55) 3796 1166

OBRA: INFRAESTRUTURA ESPORTIVA, RECREATIVA E DE LAZER
 LOCAL: VILA SANGA LEONARDO - ALPESTRE/RS
 ASSUNTO: PLANTA BAIXA
 PROJETO: PROJETO ELÉTRICO

PROPRIETÁRIO(A): RUDIMAR ARGENTON
 CNPJ: 87.612.933/0001-18

RESP. TÉCNICO: ELOUISE RODRIGUES MULLER
 ENGENHEIRA CIVIL
 CREA RS213035

ÁREA: 400,00m²
 ESCALA: 1/75
 DATA: MAIO/2018
 PRANCHA: 05/07
 FOLHA: A2