



**12** **HIDROSSANITÁRIO**  
ESCALA: 1/50



**13** **DETALHE SUMIDOURO**  
ESCALA: S/ ESCALA

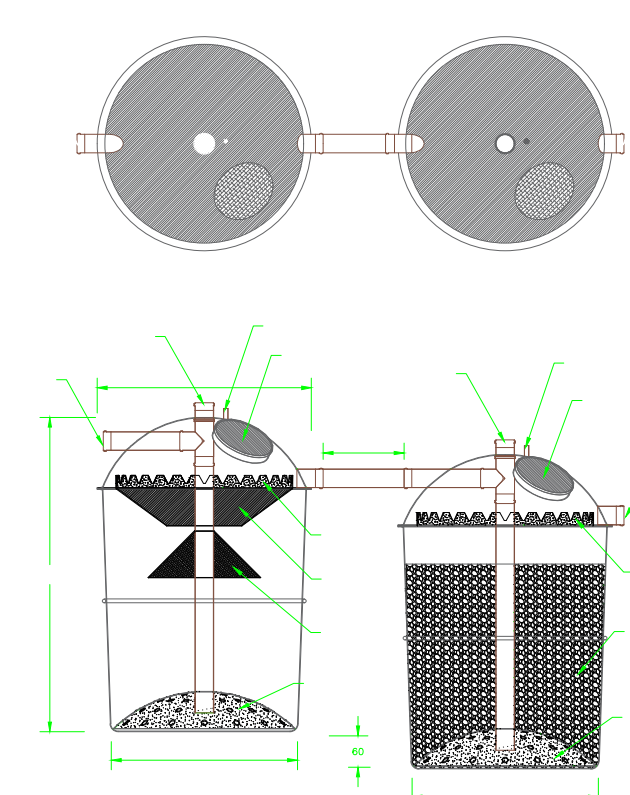

**14** **DETALHE REATOR E FILTRO A.**  
ESCALA: S/ ESCALA

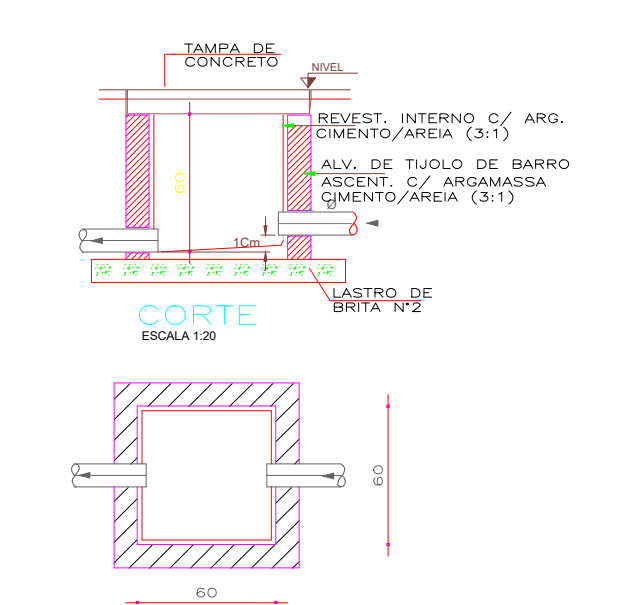

**15** **DETALHE CAIXA DE INSPEÇÃO**  
ESCALA: S/ ESCALA

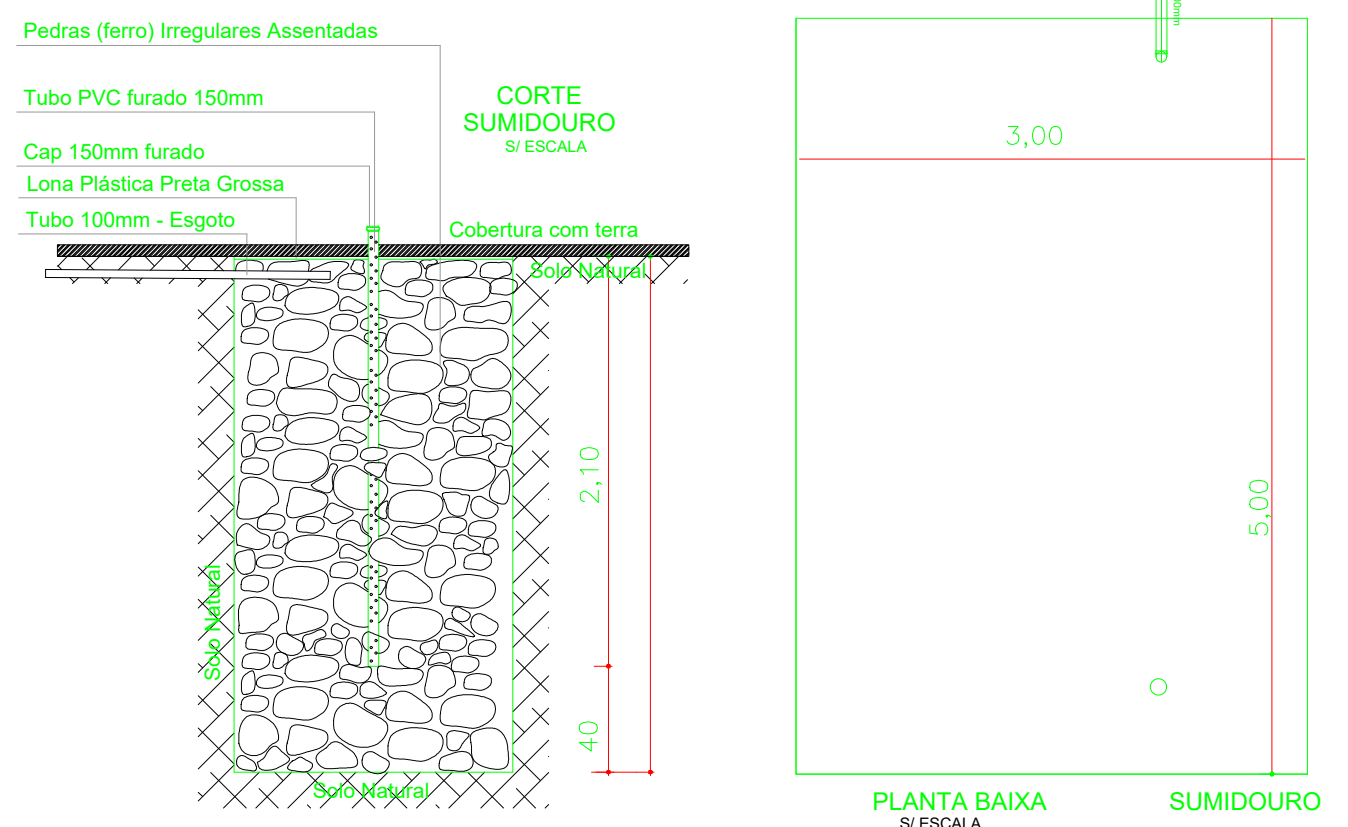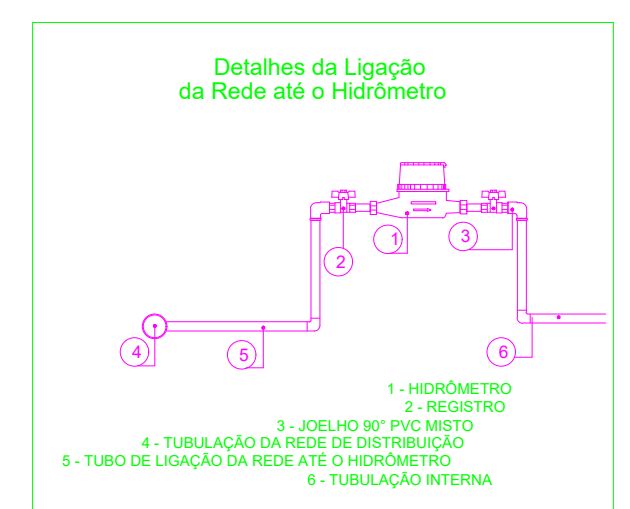

**PLANTA BAIXA**  
S/ ESCALA

**LEGENDA:**

- CANALIZAÇÃO DE ÁGUA QUENTE
  - CANALIZAÇÃO DE ÁGUA FRIA
  - TUBO DE QUEDA SANITÁRIO
  - TUBO DE QUEDA PLUVIAL
  - TUBO DE VENTILAÇÃO
  - CAIXA DE GORDURA
  - RALO SIFONADO
  - RALO SECO
  - CAIXA DE AREIA
  - CAIXA DE INSPEÇÃO
  - REGISTRO
  - TORNEIRA
  - CANALIZAÇÃO ÁGUA FRIA (NA PAREDE)
  - CANALIZAÇÃO ÁGUA FRIA (SUBTERRÂNEA)
  - CANALIZAÇÃO ÁGUA FRIA
  - CANALIZAÇÃO ESGOTO
  - CANALIZAÇÃO ESGOTO PLUVIAL
- OBS.: AS DIMENSÕES DAS CANALIZAÇÕES ESTÃO ESPECIFICADAS EM MILIMETROS

**PREFEITURA MUNICIPAL DE ALPESTRE**  
PRAÇA TANCREDO NEVES, Nº 300  
CENTRO - ALPESTRE/RS  
CEP: 98.460-000  
TELEFONE: (55) 3796.1166

OBRA: INFRAESTRUTURA ESPORTIVA, RECREATIVA E DE LAZER  
LOCAL: VILA SANGA LEONARDO - ALPESTRE/RS  
ASSUNTO: PLANTA BAIXA  
PROJETO: PROJETO HIDROSSANITÁRIO

PROPRIETÁRIO(A): RUDIMAR ARGENTON  
CNPJ: 87.612.933/0001-18

RESP. TÉCNICO: ELOUISE RODRIGUES MULLER  
ENGENHEIRA CIVIL  
CREA RS213035

ÁREA: 400,00m²  
ESCALA: 1/75  
DATA: MAIO/2018  
PRANCHA: 06/07  
FOLHA: A2