

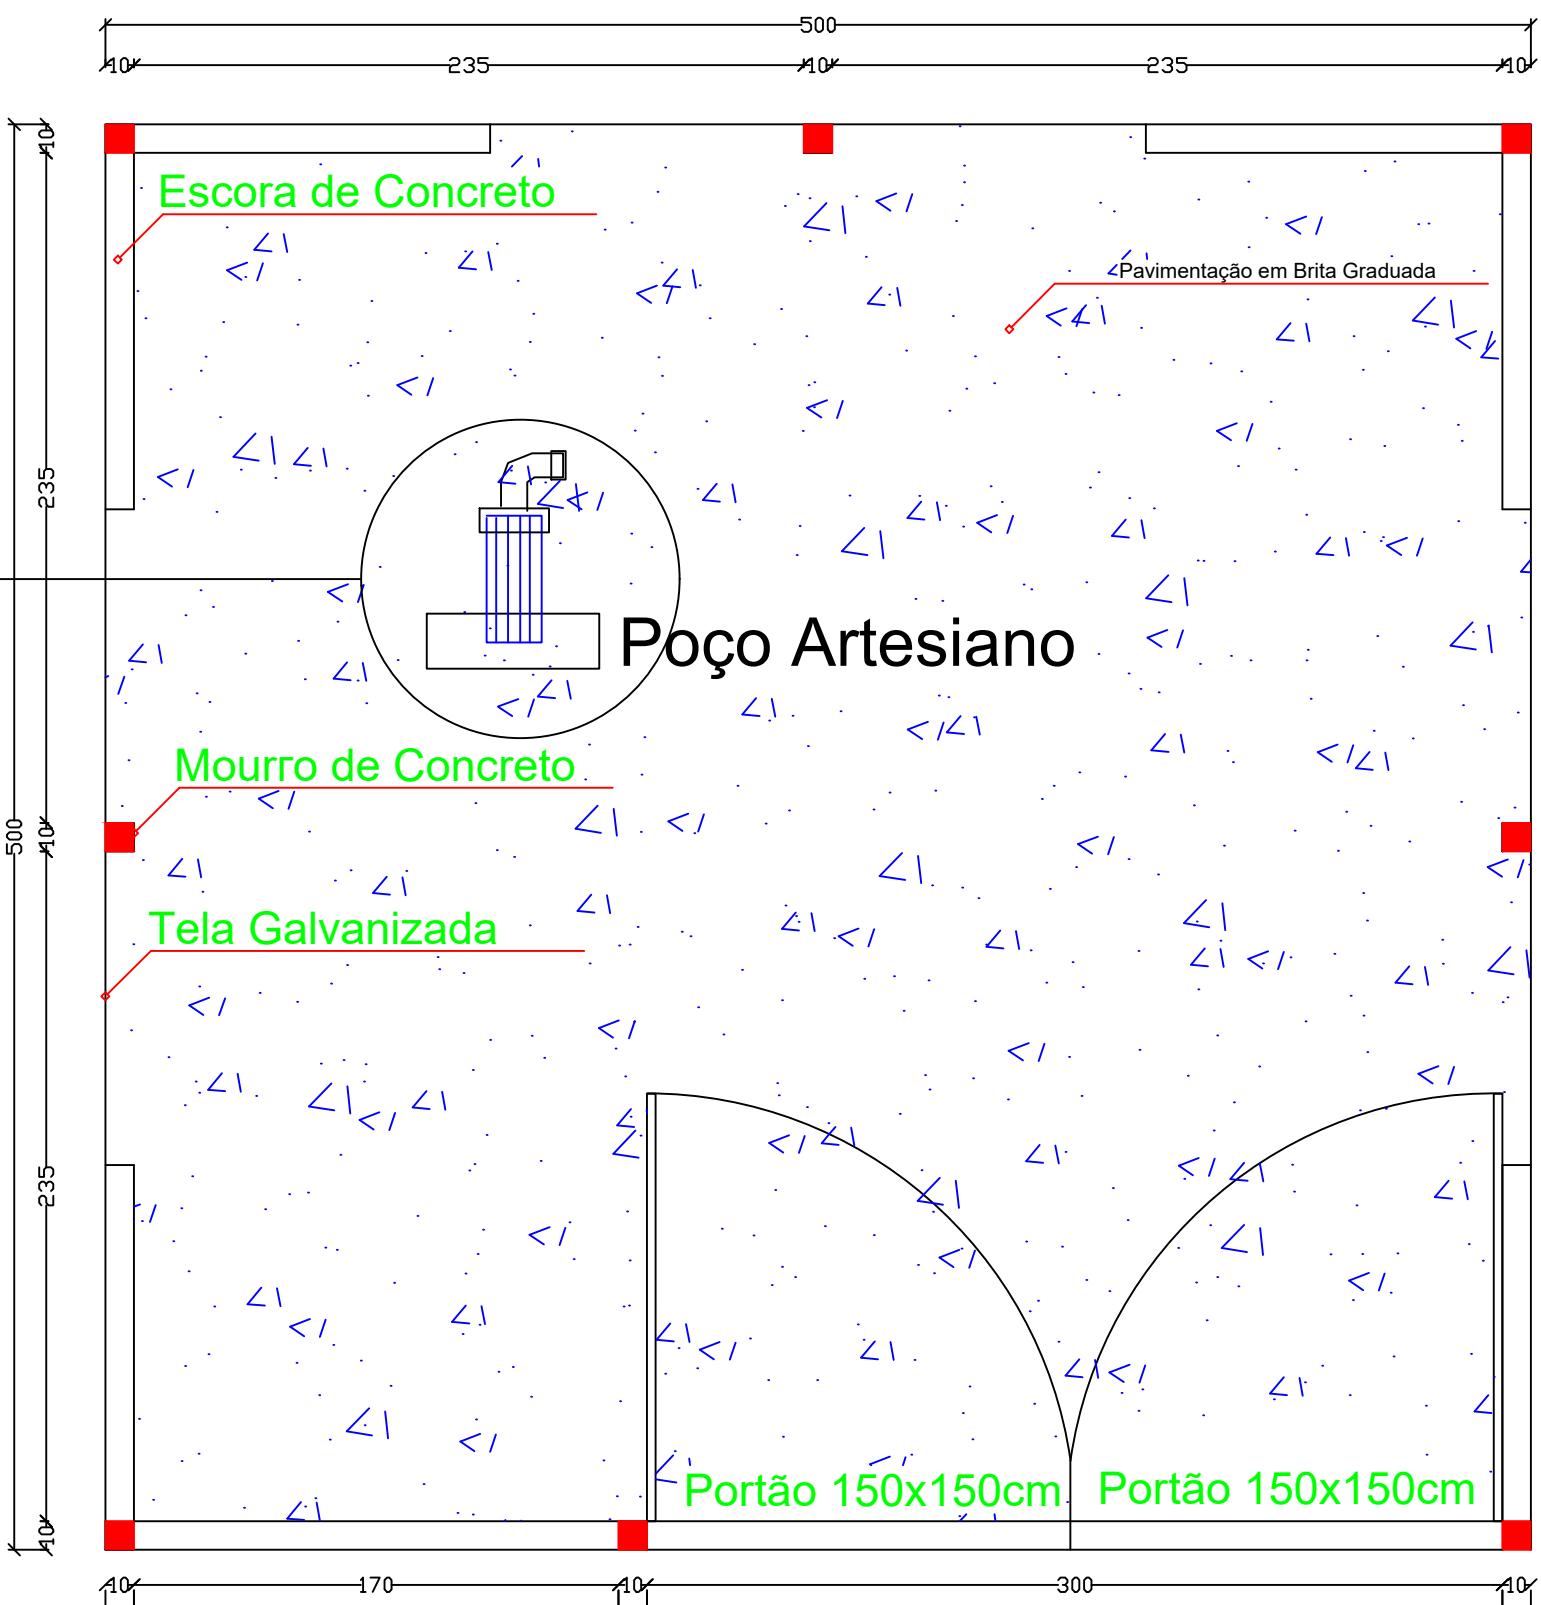


Instalação Poço Artesiano

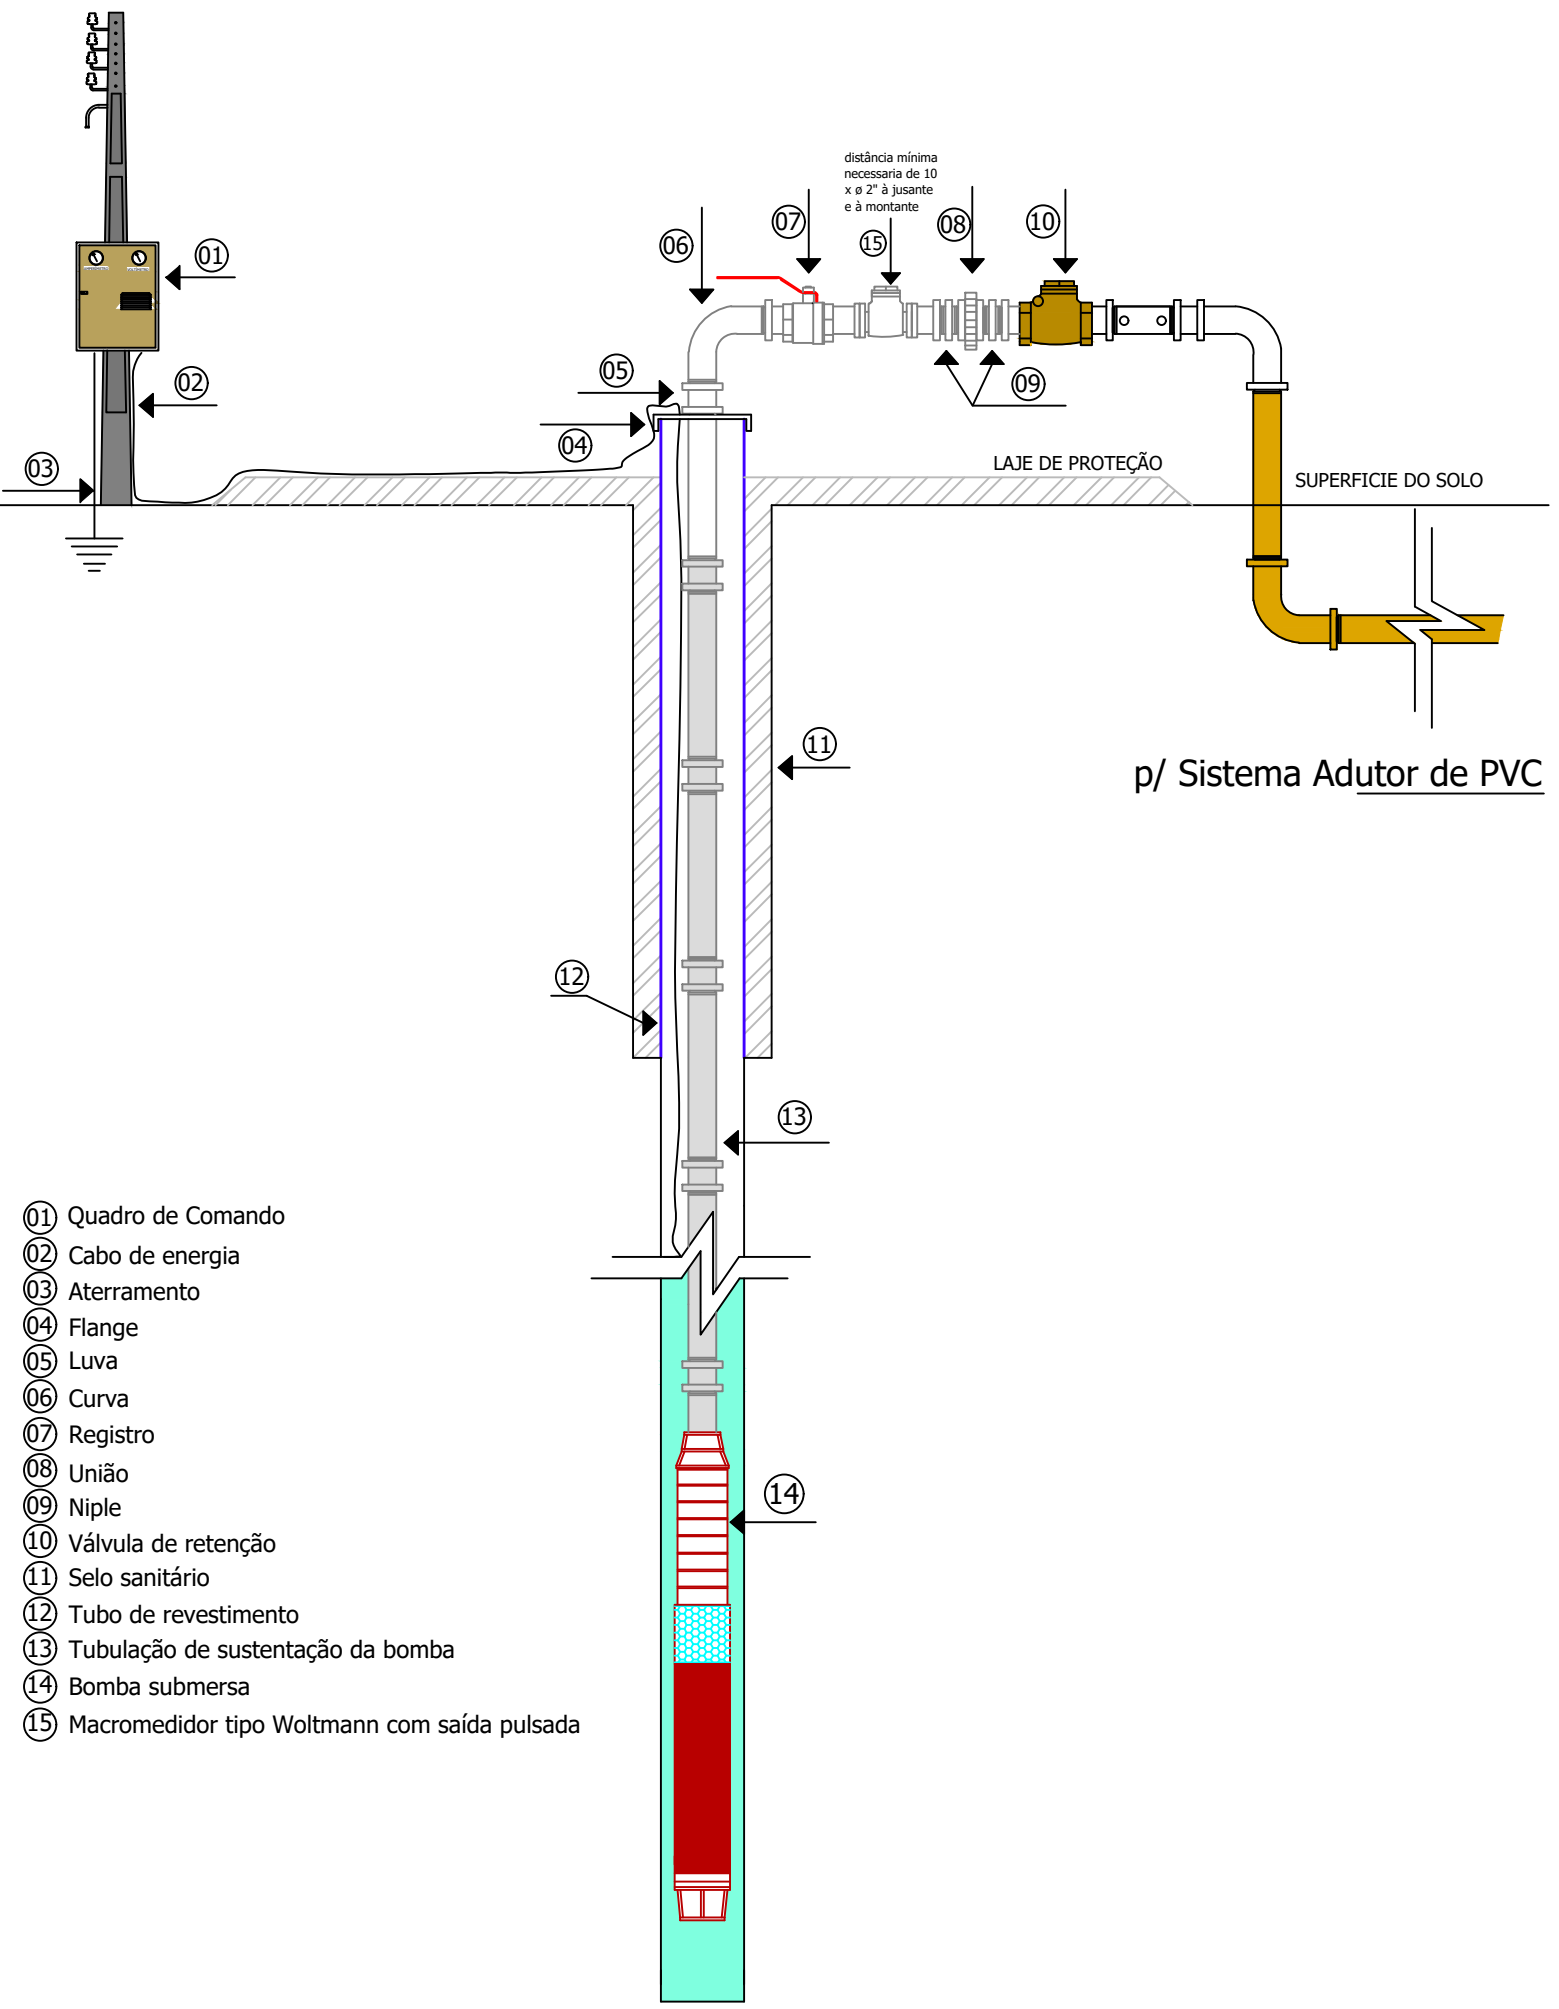


Planta Baixa da Cerca Proteção do Poço Artesiano  
escala 1:50

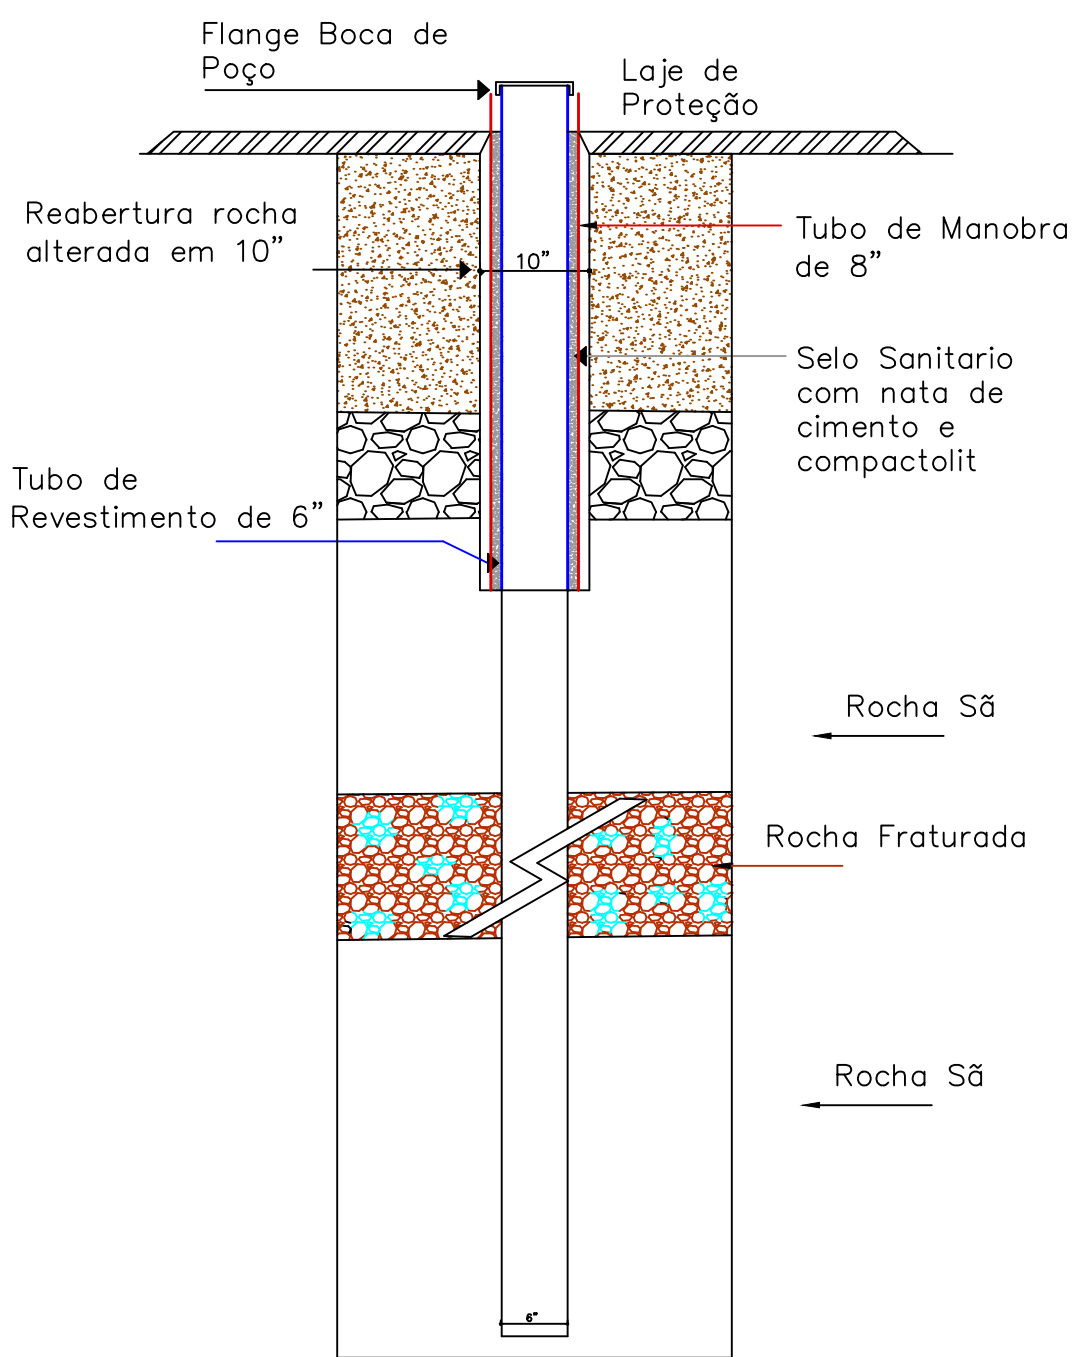

Rocha Sã  
Rocha Fraturada  
Rocha Sã

Portão Duplo 1,5m x 1,5m  
Quadro Metálico c/  
Tela Galvanizada

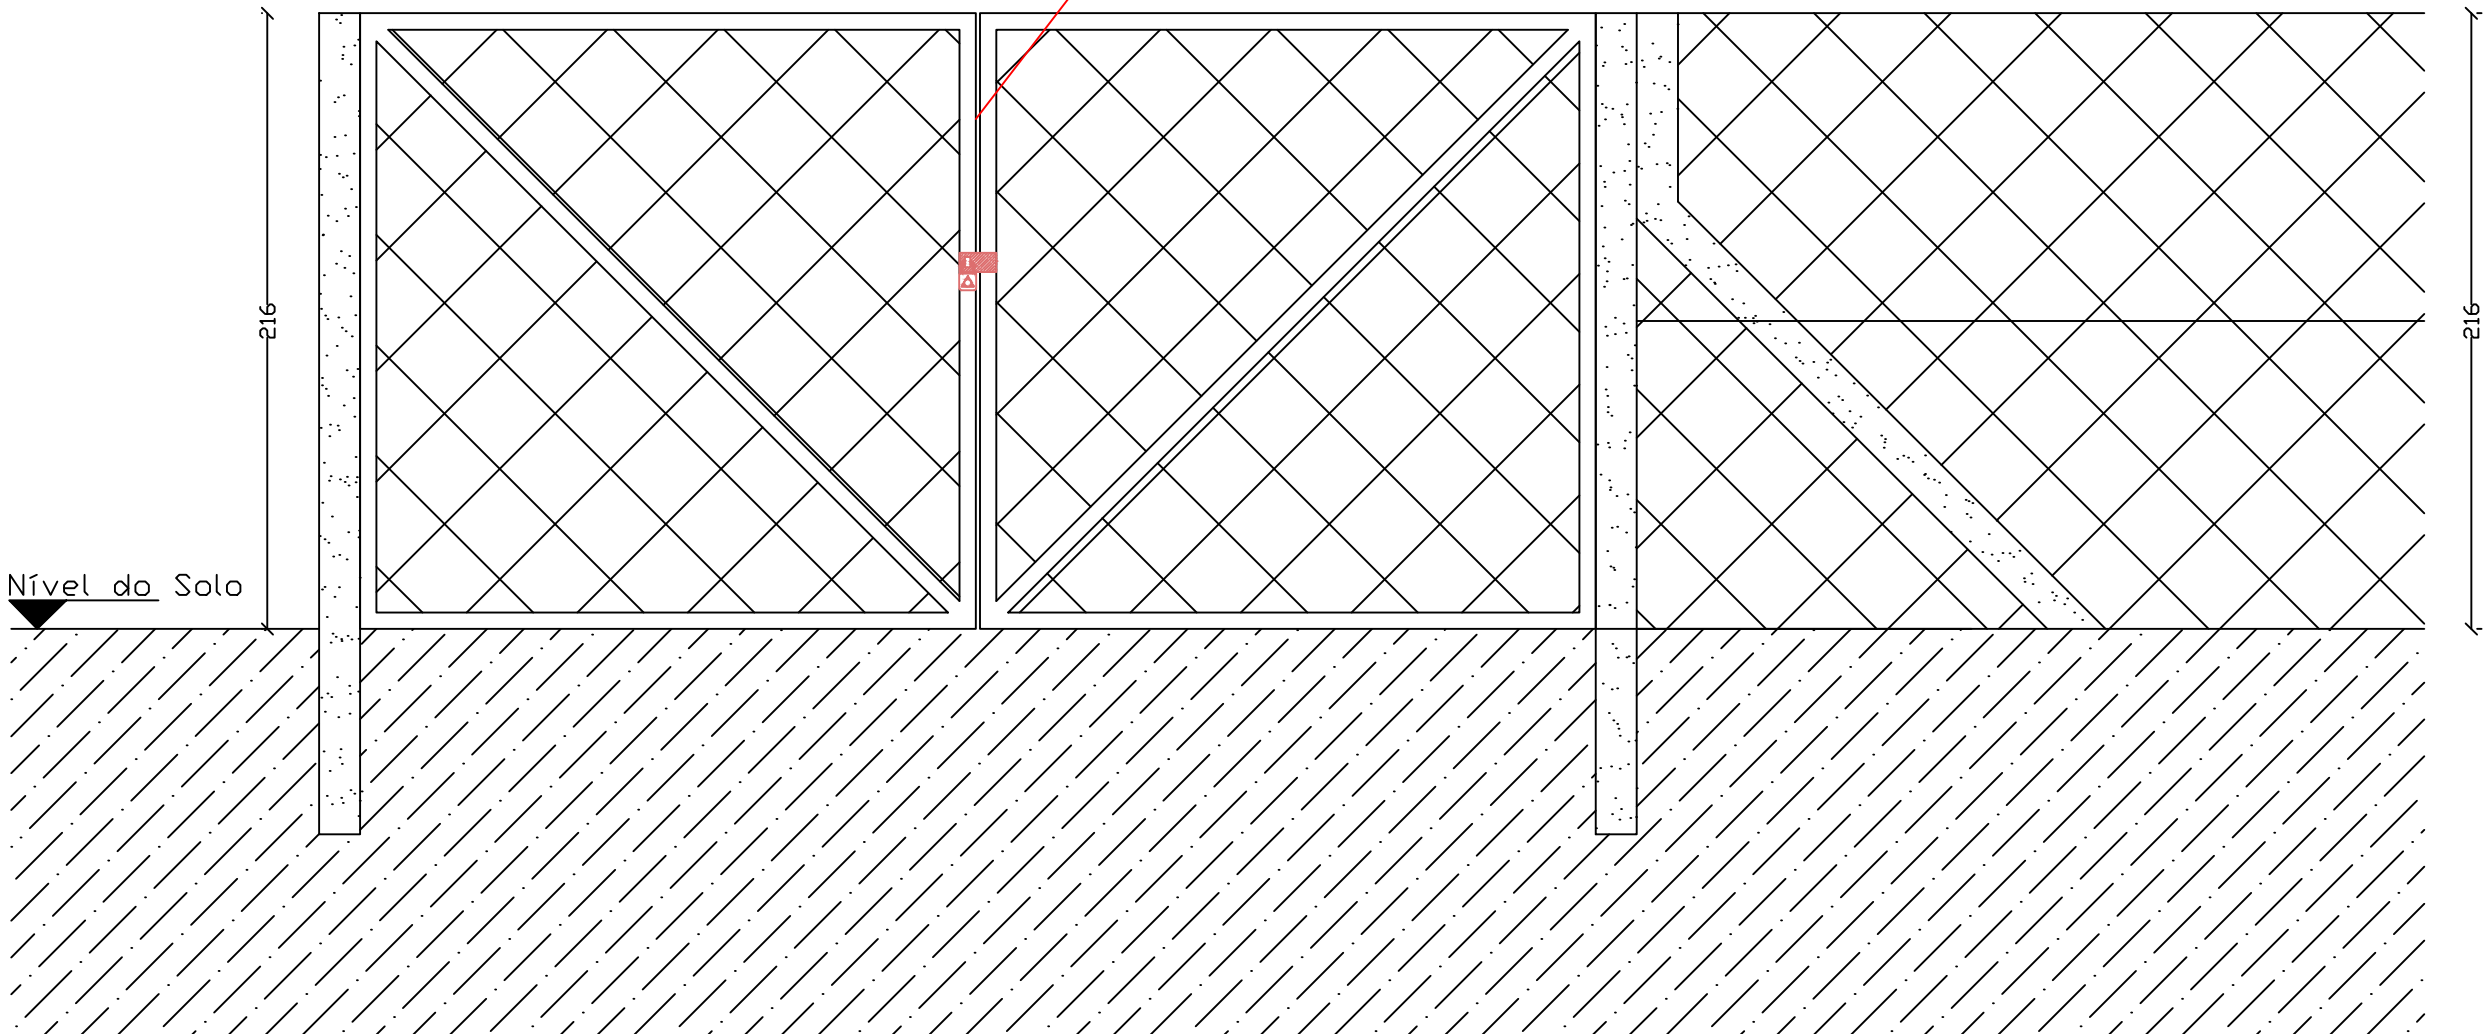

Detalhe Cercado

Interessado: Município de Alpestre / RS		
Obra: Sistema de Abastecimento de Água		
RESP. TÉCNICO: Daniel Zanetin Engenheiro Civil Crea/SC 083.928-3		
Detalhes: Instalação do Poço Artesiano e Proteção		
Escala: 1:50	Data: Julho/2021	Planta: 02/03
Local da Obra: Linha Alto Farinhas - Zona Rural - Alpestre / RS		