



Tipo: PRESTAÇÃO DE SERVIÇO	Participação Técnica: INDIVIDUAL/PRINCIPAL	ART Vínculo: 12396002
Convênio: NÃO É CONVÊNIO	Motivo: SUBSTITUIÇÃO DE ART	

Contratado

Carteira: MS65351	Profissional: JANICE SILVESTRI	E-mail: janicesilvestri@yahoo.com.br
RNP: 1319398537	Título: Engenheira Civil	
Empresa: NENHUMA EMPRESA		Nr.Reg.:

Contratante

Nome: CLAUDETE MORGAN	E-mail: engenharia@altoalegre.rs.gov.br
Endereço: RUA RECREIO 233	Telefone: 54 3382-1030
Cidade: ALTO ALEGRE	Bairro.: CENTRO
	CPF/CNPJ: 35843152049
	CEP: 99430000 UF: RS

Identificação da Obra/Serviço

Proprietário: MUNICÍPIO DE ALTO ALEGRE	CPF/CNPJ: 92406057000103
Endereço da Obra/Serviço: LINHA APARECIDA, S/N.	CEP: 99430000 UF: RS
Cidade: ALTO ALEGRE	Bairro: ALTO ALEGRE
Finalidade: PÚBLICO	Vlr Contrato(RS): 2.300,00 Honorários(RS):
Data Início: 25/09/2023	Prev.Fim: 25/09/2025 Ent.Classe:

Atividade Técnica	Descrição da Obra/Serviço	Quantidade	Unid.
Projeto e Execução	PPCI - Plano de Prevenção e Proteção Contra Incêndio	1.647,00	M²
Laudo Técnico	DE CONTROLE DE MATERIAIS DE ACABAMENTO E REVESTIMENTO	1,00	UN
Laudo Técnico	DE SEGURANÇA ESTRUTURAL EM INCÊNDIO	1,00	UN

ART registrada (paga) no CREA-RS em 25/09/2023

<p>Alto Alegre 09/10/2023</p> <p>Local e Data</p>	<p>Declaro serem verdadeiras as informações acima</p> <p><i>Janice Silvestri</i></p> <p>JANICE SILVESTRI</p> <p>Profissional</p>	<p>De acordo</p> <p><i>Claudete Morgan</i></p> <p>CLAUDETE MORGAN</p> <p>Contratante</p>
---	--	--

A AUTENTICIDADE DESTA ART PODE SER CONFIRMADA NO SITE DO CREA-RS, LINK SOCIEDADE - ART CONSULTA.



ESTADO DO RIO GRANDE DO SUL
SECRETARIA DA SEGURANÇA PÚBLICA
CORPO DE BOMBEIROS MILITAR DO RIO GRANDE DO SUL



Certificado de Aprovação - PPCI Nº A00011895AA001

O Corpo de Bombeiros Militar do Rio Grande do Sul certifica que o **PLANO DE PREVENÇÃO E PROTEÇÃO CONTRA INCÊNDIO** da edificação/área de risco de incêndio de **MUNICÍPIO DE ALTO ALEGRE** e identificada por **PREFEITURA MUNICIPAL DE ALTO ALEGRE**, cadastrada no registro de CNPJ sob o número **92.406.057/0001-03**, com as seguintes informações declaradas em seu **PPCI**:

Ocupação: **F-12 - Clubes sociais, esportivos e similares**

CNAE: **9312-3/00**

Ocupação: **F-3 - Produção e promoção de eventos esportivos**

CNAE: **9319-1/01**

Grau de risco: **Médio**

Área total construída: **1647 m²**

Nº de pavimentos: **2**

Altura descendente: **3 m**

Altura ascendente: **0 m**

Endereço: **LINHA APARECIDA, CENTRO DE EVENTOS. ALTO ALEGRE, ALTO ALEGRE.**

Foi analisada e aprovada em conformidade com a legislação e regulamentação aplicáveis.

ALTO ALEGRE, RS, 24 de Novembro de 2023

Corpo de Bombeiros Militar do Rio Grande do Sul

Este Certificado de Aprovação não possui validade para a obtenção de habite-se ou licença de funcionamento da edificação ou área de risco de incêndio junto à Prefeitura Municipal e demais órgãos públicos responsáveis.


Autenticação Digital

Este documento pode ser validado mediante verificação de autenticidade no item "Autenticação de Documento" na SOLCBM (secweb.procergs.com.br/solcbm). Use o número da assinatura digital.


Número de Autenticação

02023122086988


	Simbologia	Descrição
Extintores Portáteis e Sobre Rodas		Extintor de Água Pressurizada AP
		Extintor de Pó Químico - Fogo classe B e C
		Extintor de Pó Químico - Fogo classe A, B e C
		Extintor de Gás Carbônico - CO2
Hidrantes e Mangotinho		Extintor de Espuma Mecânica - Fogo classe A, B.
		Placa Extintor de Incêndio
		Sistema de Mangotinho
		Sistema de Hidrante Simples
		Sistema de Hidrante Duplo
		Dispositivo de Recalque Simples
		Reserva de Incêndio
		Bomba de Recalque de Água
Alarme de Incêndio		Placa Indicativa de Mangueira
		Placa Indicativa de Hidrante
		Acionador Manual
		Central de Detecção e Alarme e Avisador Sonoro
		Detector de Incêndio
		Placa Comando Manual de Alarme ou Bomba
		Placa Alarme Sonoro
		Barra Anti - Pânico
Saída de Emergência		Porta Corta Fogo
		Ponto de Iluminação de Emergência 30x0,1W
		Ponto de Iluminação de Emergência 2x55W
		Ponto de Iluminação de Balizamento
		Sentido da Saída de Emergência Direita
		Sentido Saída de Emerg. Esquerda e Sob a porta
		Placa Escada de Emergência Direita - Esquerda
		Placa Saída de Emergência
		Placa Número do Pavimento
		Placas Instruções Para Porta Corta-Fogo
Acesso de Viaturas		Pórtico de acesso a viaturas
		Vias de Acesso Interno
SPDA e GLP		Elemento Corta-Fogo
		Aterramento SPDA
		Captor Franklin
Alerta e Proibição		Placa Proibido Fumar
		Placa Proibido Utilizar o Elevador em Incêndio
		Placa Alerta de Risco de Choque Elétrico

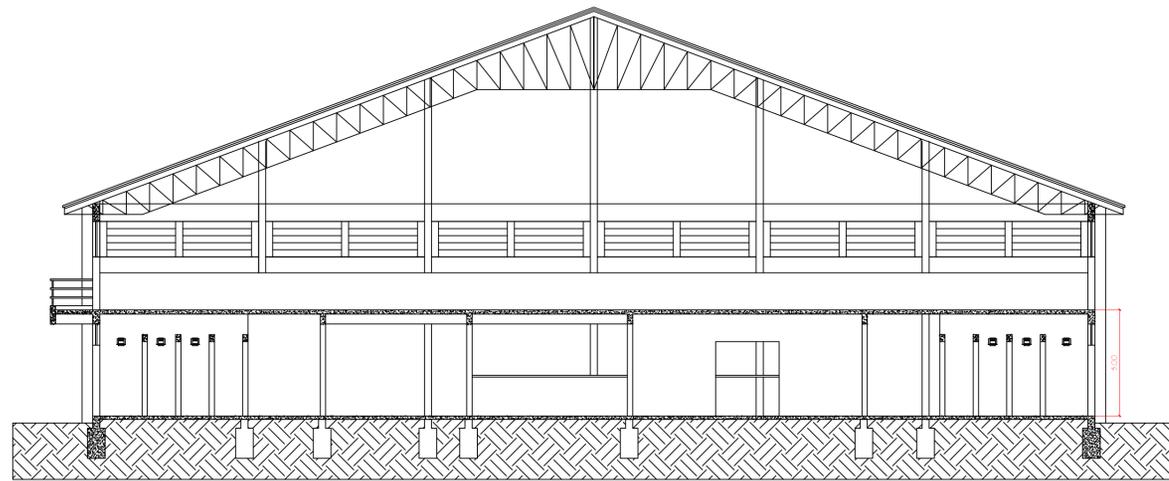


CORTE A - A
Escala 1/100

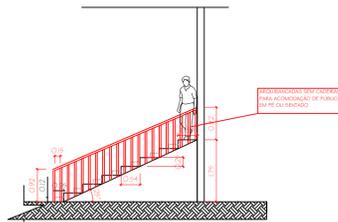

CORTE B-B
Escala 1/100

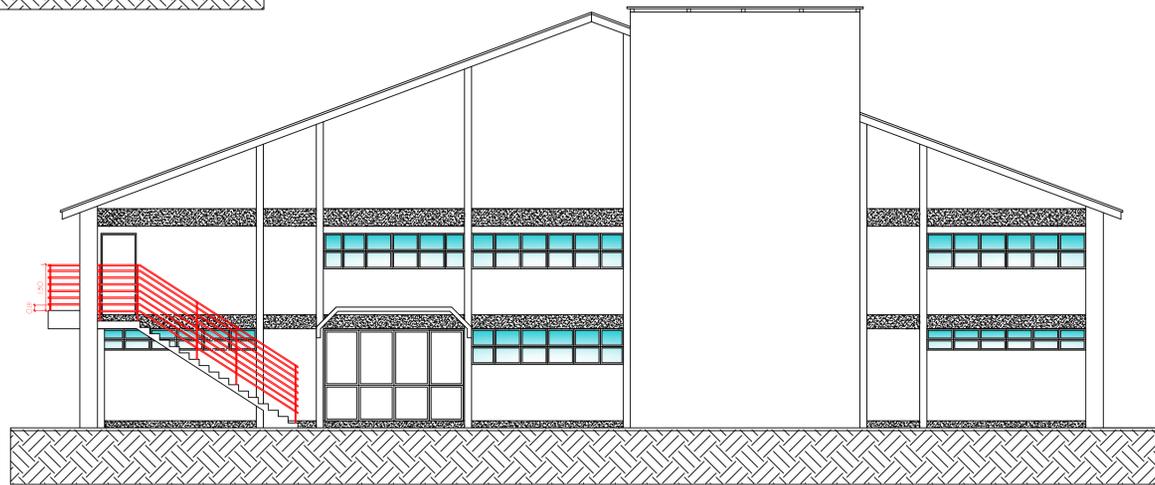


FACHADA FRONTAL
Escala 1/100

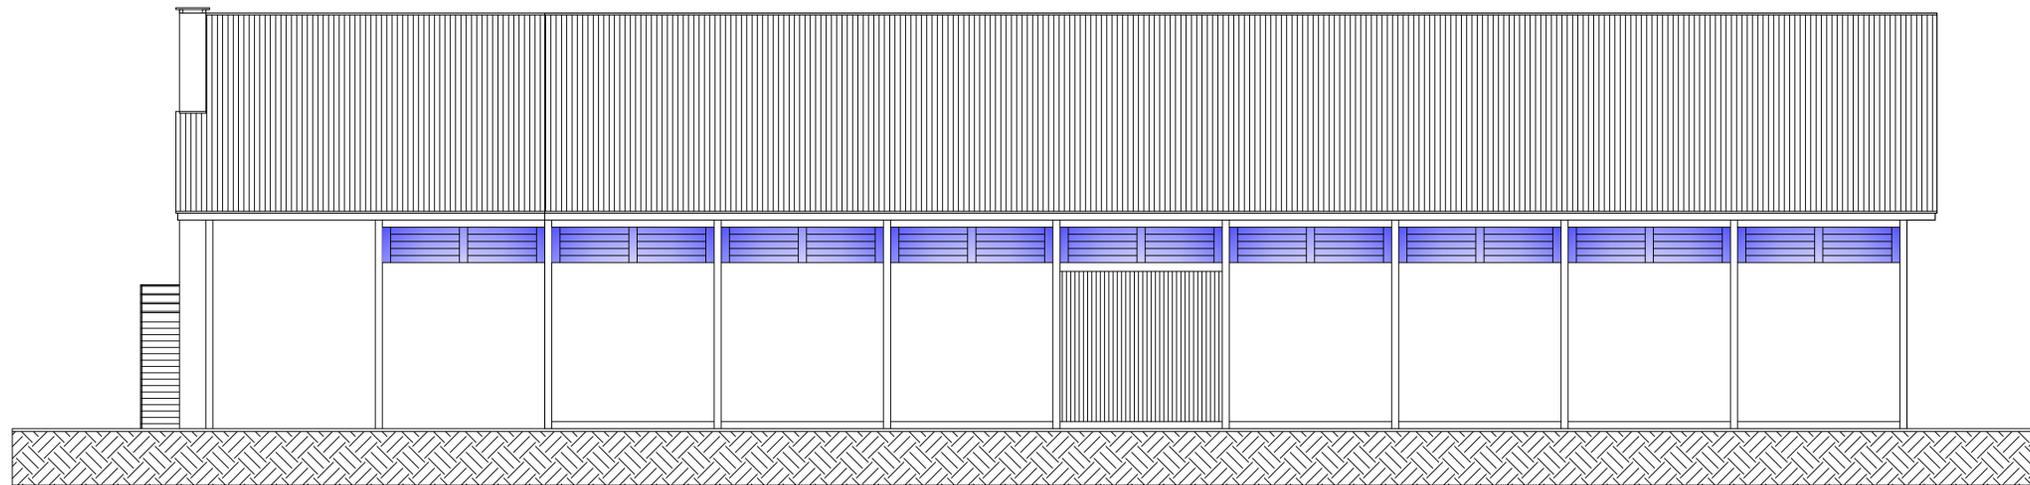


FACHADA LATERAL
Escala 1/100

		JS SERVIÇOS DE ENGENHARIA EIRELI 54 3312-4481 / 99904-9208 Rua João Pilatti, 22, Funchos, Jerônimo Coelho, Passo Fundo/RS		CNPJ: 08.043.595/0001-07 janicesilvestri@jse.com.br
PROPRIETÁRIO	MUNICÍPIO DE ALTO ALEGRE	CONTO DE BOMBEIOS		
TIPO	PPCI			
LOCAL	UNIA APARECIDA, S/N, BARRIO INTERIOR, ALTO ALEGRE / RS			
PROJ. + RESP. TEC.	ENGR. JANICE SILVESTRI - CREA MG 69951	PROJETA		
DETALHE	COBERTOS E FACHADAS	A-3		
TERMINO	JUNHO 2025			
PROPRIETÁRIO	RESP. TÉCNICO			

FICHA CADASTRO DE PROJETOS DE ENGENHARIA DE ACORDO COM A RESOLUÇÃO CONFEA Nº 1.312/2013

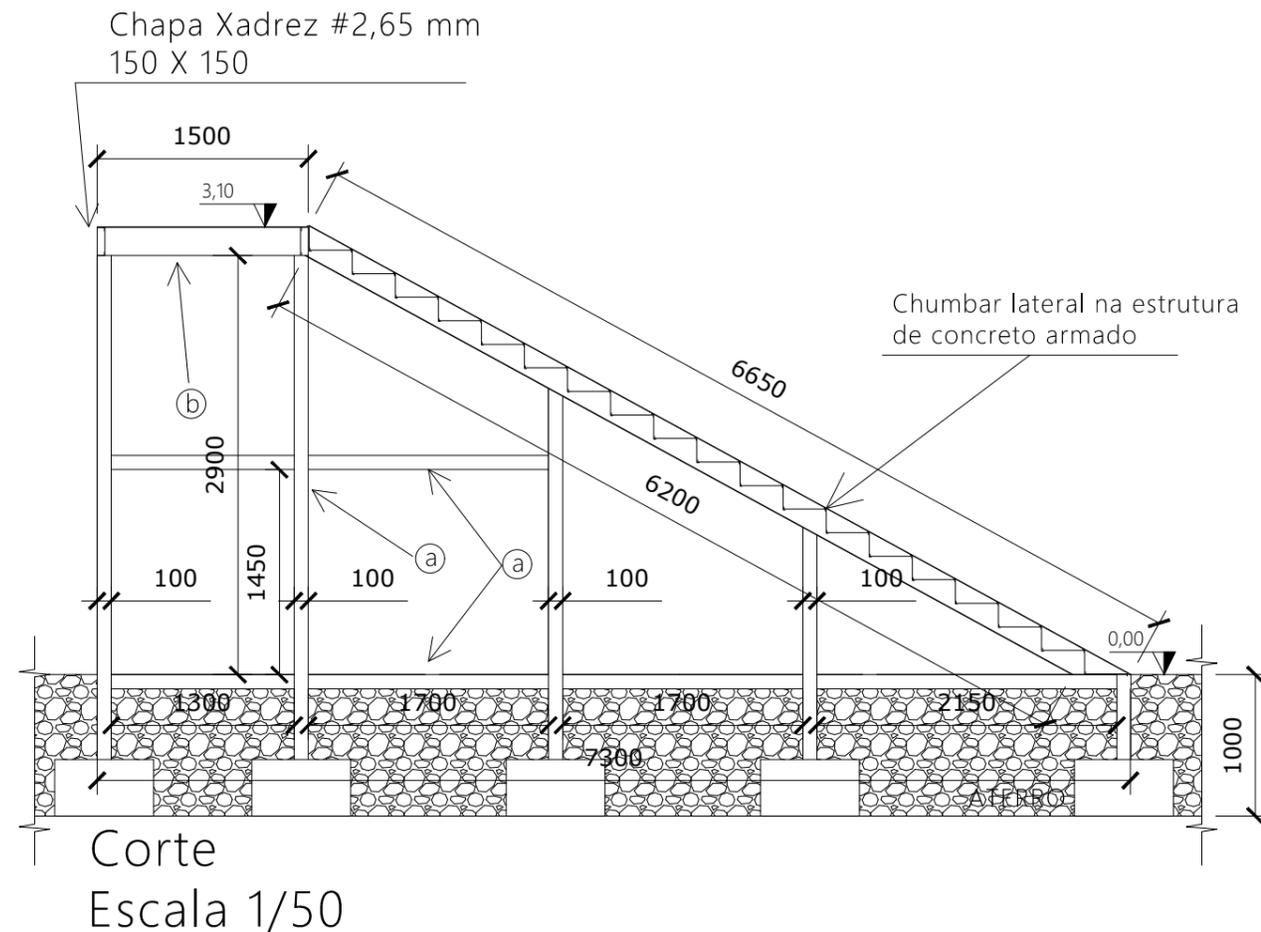

degrau
DET. 02
Sem escala

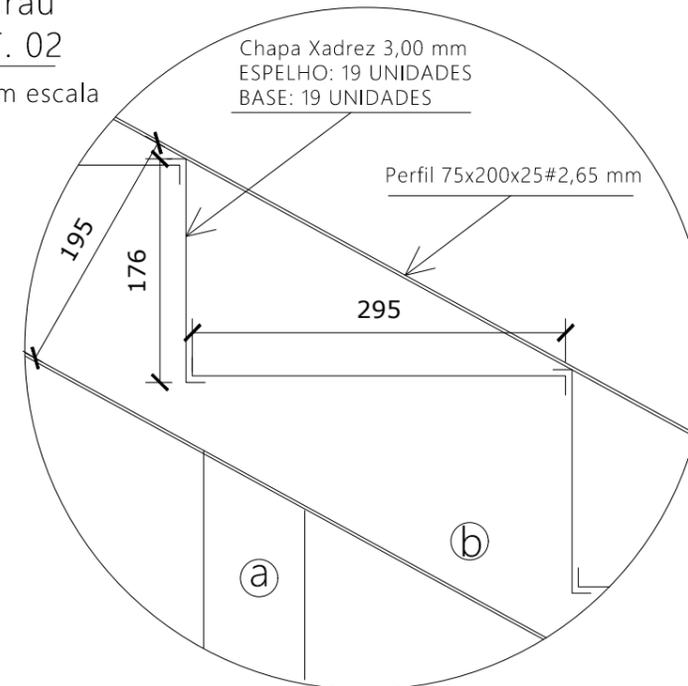


RESUMO DOS PERFIS

Perfil	Peso (kg/m)	Comp. (m)	Peso (kg)
Ⓐ (Ue) 2x 50x100x17 # 2,25 mm	7,74	48,10	372,21
Ⓑ (Ue) 75x200x25 # 2,65 mm	7,92	17,75	140,62
Chapa		Peso (kg/m ²)	m ²
Ⓒ Chapa de aço # 3,00 mm	27,00	15,07	406,97

Placas de base


Material	Elementos	Quantidade	Dimensões (mm)	Peso (kg)
A-36 250Mpa	Placa base	10	200x200x7	21.98
				Total
ISO 898.C4.6 (liso)	Parafusos de ancoragem	40	∅ 12 - L = 339 + 137	16.91
				Total
				16.91

Tipo 1
Dimensões Placa = 200x200x7 mm (A-36)
Parafusos = 4∅12 mm, ISO 898.C4.6
Ref. pilares : S1
Escala 1 : 20

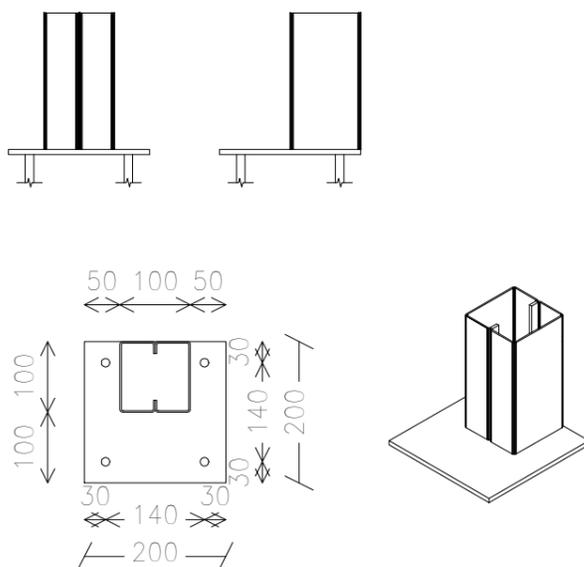

Espessura placa base: 7 mm

Tipo 2
Dimensões Placa = 200x200x7 mm (A-36)
Parafusos = 4∅12 mm, ISO 898.C4.6
Ref. pilares : N13
Escala 1 : 20

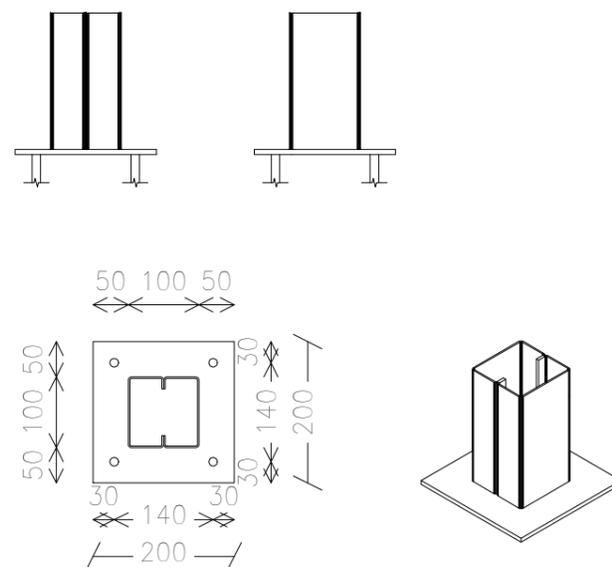


Espessura placa base: 7 mm

PREFEITURA MUNICIPAL DE ALTO ALEGRE
ADMINISTRAÇÃO 2025 / 2028



FONE: (54) 3382-1030 - e-mail: engenharia@altoalegre.rs.gov.br - CREA RS 243.486

TÍTULO	PROJETO ARQUITETÔNICO	PRANCHA
LOCAL	Rua Recreio, 223 - Município de Alto Alegre/RS	02
PROPRIETÁRIO	Prefeitura Municipal de Alto Alegre Ass.:	
RESPONSÁVEL TÉCNICO	Bárbara Luiza Bertol Ass.:	
DETALHE	PLANTA BAIXA E FACHADAS	

DESENHO	DATA	MUNICÍPIO	ESCALA	ÁREA
	Maio/2025	Alto Alegre/RS	1/50	-

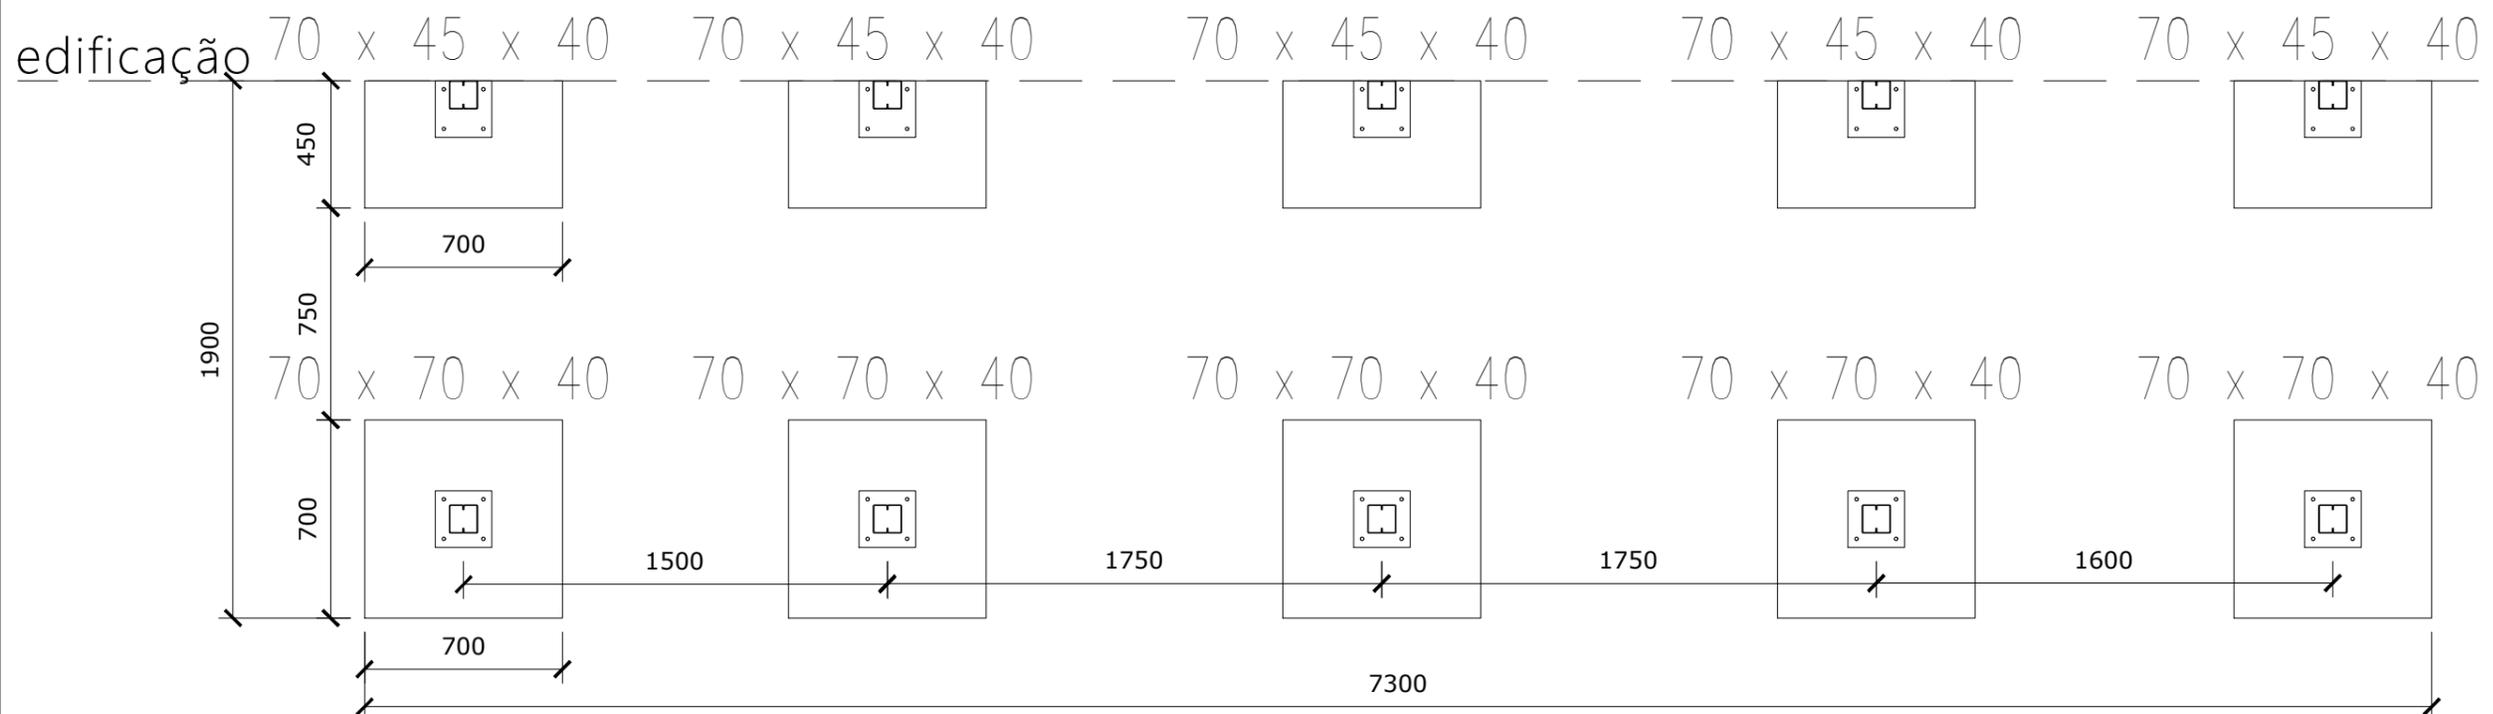


Locação Sapatas
Escala 1/50

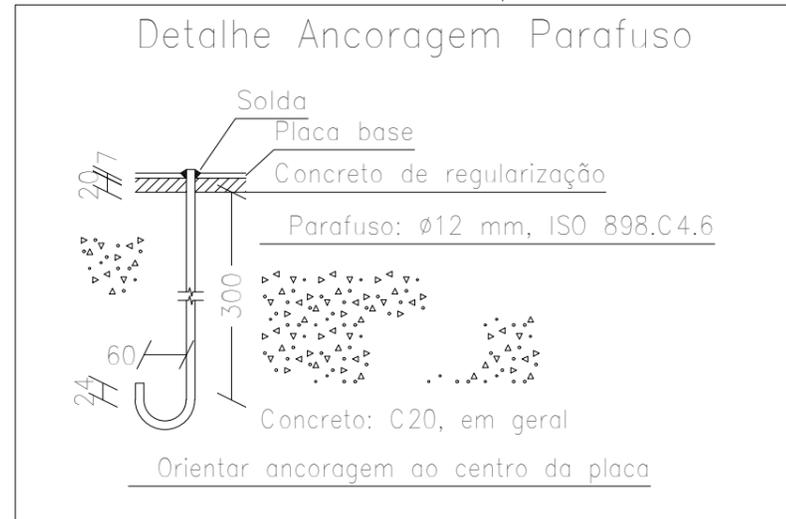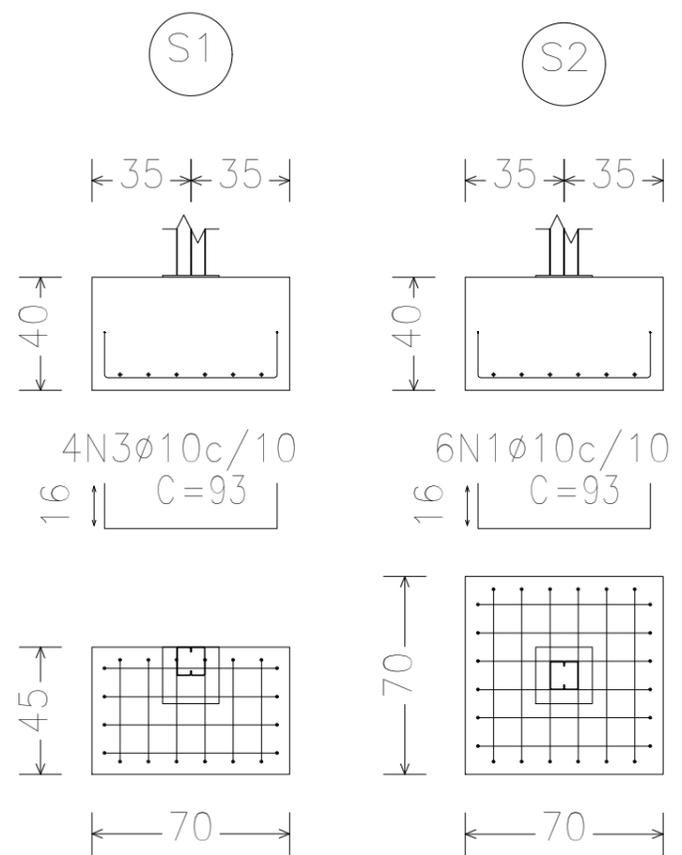


PREFEITURA MUNICIPAL DE ALTO ALEGRE
ADMINISTRAÇÃO 2025 / 2028

FONE: (54) 3382-1030 - e-mail: engenharia@altoalegre.rs.gov.br - CREA RS 243.486



TÍTULO	PROJETO ARQUITETÔNICO	PRANCHA 03
LOCAL	Rua Recreio, 223 - Município de Alto Alegre/RS	
PROPRIETÁRIO	Prefeitura Municipal de Alto Alegre	Ass.:
RESPONSÁVEL TÉCNICO	Bárbara Luiza Bertol	Ass.:
DETALHE	PLANTA BAIXA E FACHADAS	
DESENHO	DATA Maio/2025	MUNICÍPIO Alto Alegre/RS
	ESCALA 1/50	ÁREA -

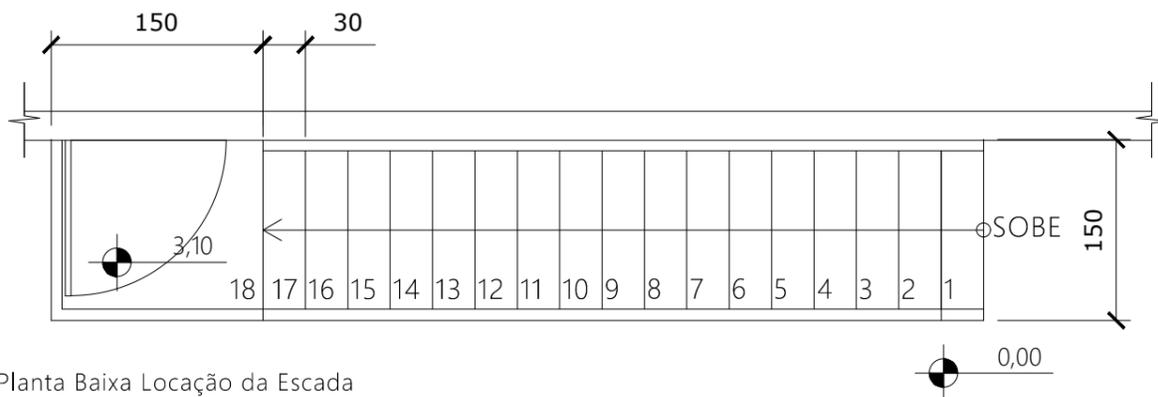

Planta Baixa Locação da Escada
Escala 1/50

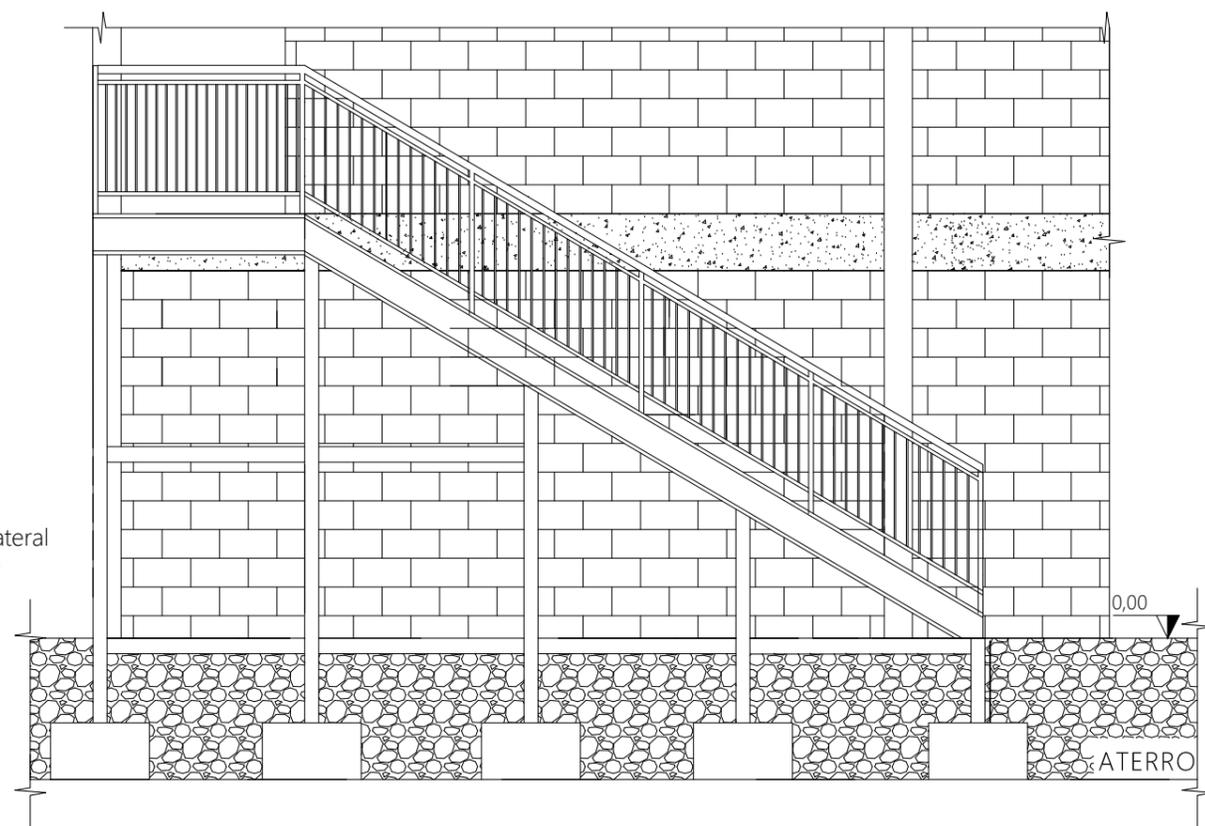


Fachada Lateral
Escala 1/50

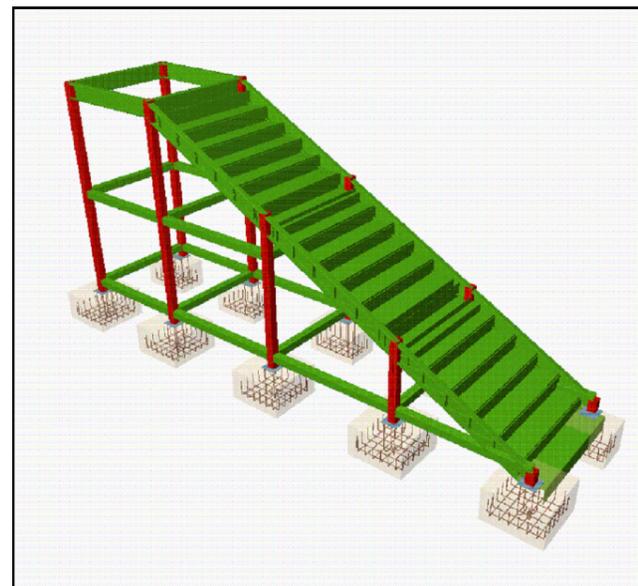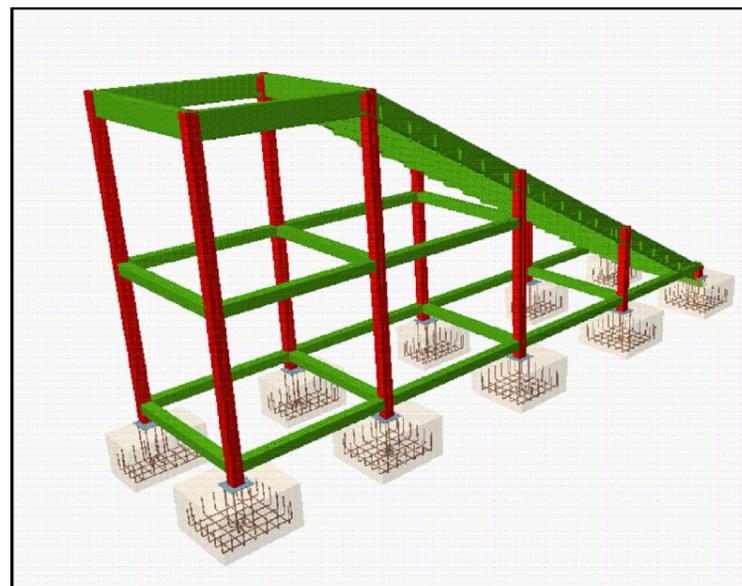

Elemento	Pos.	Diam.	Q.	Dob. (cm)	Reta (cm)	Dob. (cm)	Comp. (cm)	Total (cm)	CA-50 (kg)	
S2	1	Ø10	6	16	61	16	93	558	3.4	
	2	Ø10	6	16	61	16	93	558	3.4	
	Total+10%:								7.5	
								(x5):	37.5	
S1	3	Ø10	4	16	61	16	93	372	2.3	
	4	Ø10	6	16	36	16	68	408	2.5	
	Total+10%:								5.3	
								(x5):	26.5	
								Ø10:	64.0	
								Total:	64.0	

GUARDA-CORPO e CORRIMÃO DAS ESCADAS:

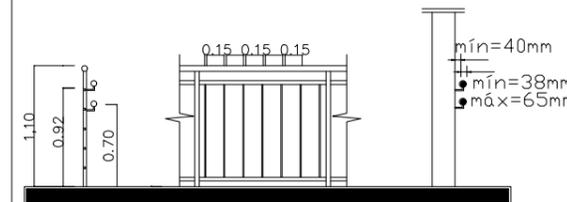

- Os corrimãos deverão ser contínuos e executados com material incombustível e sua altura deve estar entre 0,80m e 0,92m. Devem possuir as terminações (extremidades) arredondadas ou curvas com prolongação de 0,30m nas extremidades;
- Os guarda-corpos deverão ser executados com material incombustível e sua altura deve ser de 0,92m a 1,05m quando escada interna e de 1,30m quando escada externa;
- O fechamento dos guarda-corpos deve ser por meio de longarinas (barras horizontais) ou, de preferência, balaústres (barras verticais), ambos com vão máximo de 0,15m.

PREFEITURA MUNICIPAL DE ALTO ALEGRE ADMINISTRAÇÃO 2025 / 2028

FONE: (54) 3382-1030 - e-mail: engenharia@altoalegre.rs.gov.br - CREA RS 243.486

TÍTULO

PROJETO ARQUITETÔNICO

LOCAL

Rua Recreio, 223 - Município de Alto Alegre/RS

PROPRIETÁRIO

Prefeitura Municipal de Alto Alegre Ass.:

RESPONSÁVEL TÉCNICO

Bárbara Luiza Bertol Ass.:

DETALHE

PLANTA BAIXA E FACHADAS

DESENHO

DATA

Maior/2025

MUNICÍPIO

Alto Alegre/RS

ESCALA


1/50

ÁREA

-

PRANCHA

01

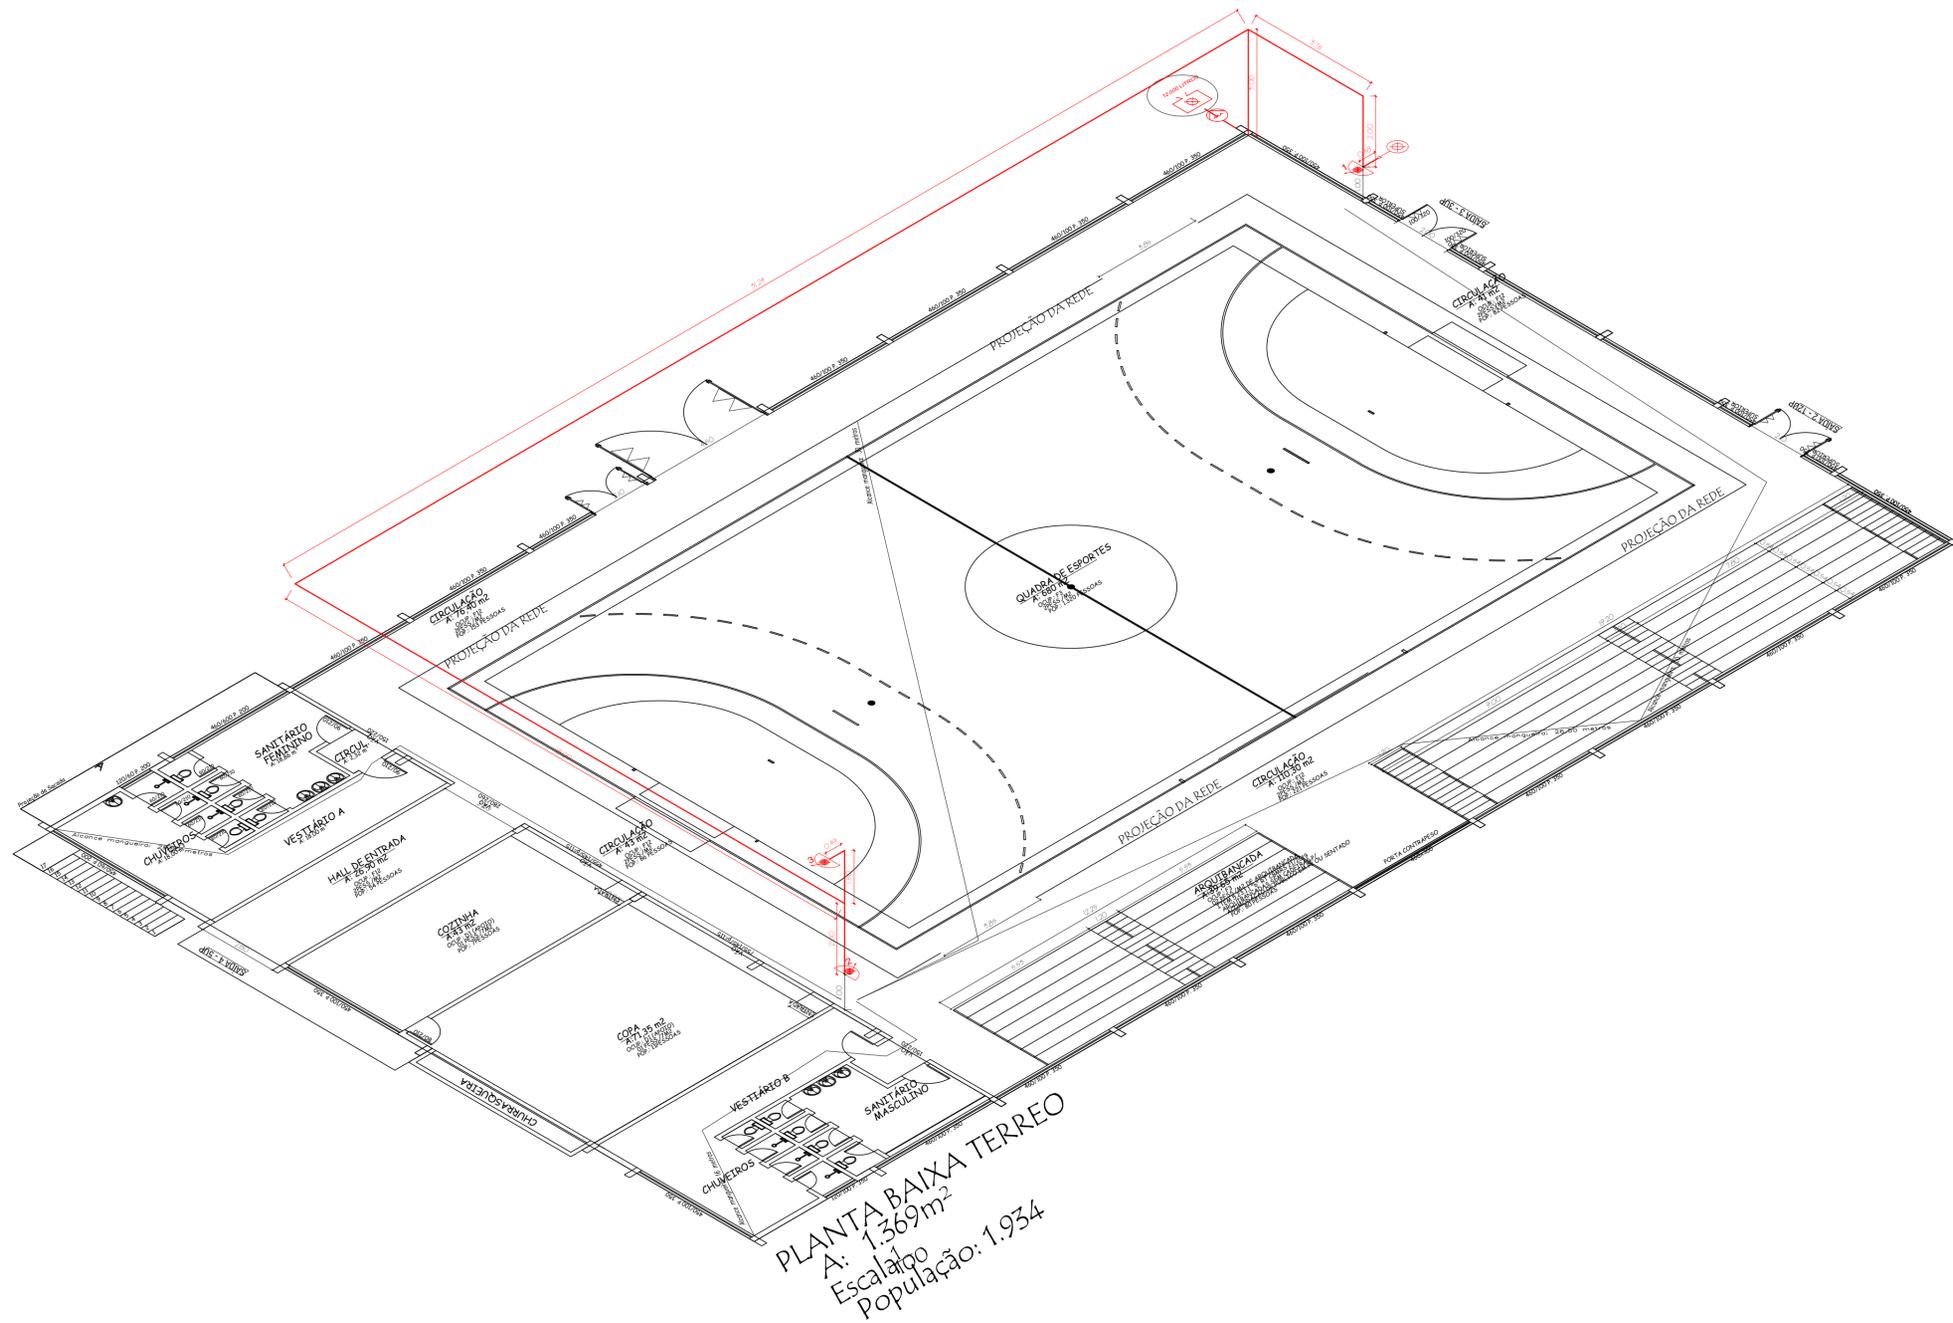


SIMBOLOGIA EM ACORDO COM RTCBMRS nº 12/2021

	Simbologia	Descrição
Extintores Portáteis e Sobre Rodas		Extintor de Água Pressurizada AP
		Extintor de Pó Químico - Fogo classe B e C
		Extintor de Pó Químico - Fogo classe A, B e C
		Extintor de Gás Carbônico - CO2
Hidrantes e Mangueiras		Extintor de Espuma Mecânica - Fogo classe A, B.
		Placa Extintor de Incêndio
		Sistema de Mangotinho
		Sistema de Hidrante Simples
		Sistema de Hidrante Duplo
		Dispositivo de Recalque Simples
		Reserva de Incêndio
		Bomba de Recalque de Água
Alarme de Incêndio		Placa Indicativa de Mangueira
		Placa Indicativa de Hidrante
		Acionador Manual
		Central de Detecção e Alarme e Avisador Sonoro
		Detector de Incêndio
		Placa Comando Manual de Alarme ou Bomba
		Placa Alarme Sonoro
		Barra Anti - Pânico
Saída de Emergência		Porta Corta Fogo
		Ponto de Iluminação de Emergência 30x0,1W
		Ponto de Iluminação de Emergência 2x55W
		Ponto de Iluminação de Balizamento
		Sentido da Saída de Emergência Direita
		Sentido Saída de Emerg. Esquerda e Sob a porta
		Placa Escada de Emergência Direita - Esquerda
		Placa Saída de Emergência
		Placa Número do Pavimento
		Placas Instruções Para Porta Corta-Fogo
Acesso de Viaturas		Pórtico de acesso a viaturas
		Vias de Acesso Interno
SPDA e GLP		Elementos Corta-Fogo
		Aterramento SPDA
		Captor Franklin
Alerta e Proibição		Tubulação de GLP
		Placa Proibido Fumar
		Placa Proibido Utilizar o Elevador em Incêndio
		Placa Alerta de Risco de Choque Elétrico

PLANTA BAIXA TERREO
 A: 1.369m²
 Escalão
 População: 1.934

JS SERVIÇOS DE ENGENHARIA EIRELI 54 3312-4481 / 99904-9208 Rua João Platti, 22, Funchos, Jerônimo Coelho, Passo Fundo/RS		CNPJ: 09.404.595/0001-07 janicesilvestri@quico.com.br
PROPRIETÁRIO	PREFEITURA MUNICIPAL DE ALTO ALEGRE	
CARRA	PPCI	
LOCAL	Pavão de Esportes Tênis e Gema Onibus	
PROJ. e RESP. TEC.	ENGR. JANICE SILVESTRI - CREA MS 65551	PROJ. DE
DETALHE	PLANTA PARA TERREO - ISOMETRICO HORIZONTAL	PLANTA
TERMINO	JANEIRO/2025	ESCALA 1:100
	ÁREA TOTAL: 467 M2	A-1
PROPRIETÁRIO	RESP. TÉCNICO	Nº PPCI

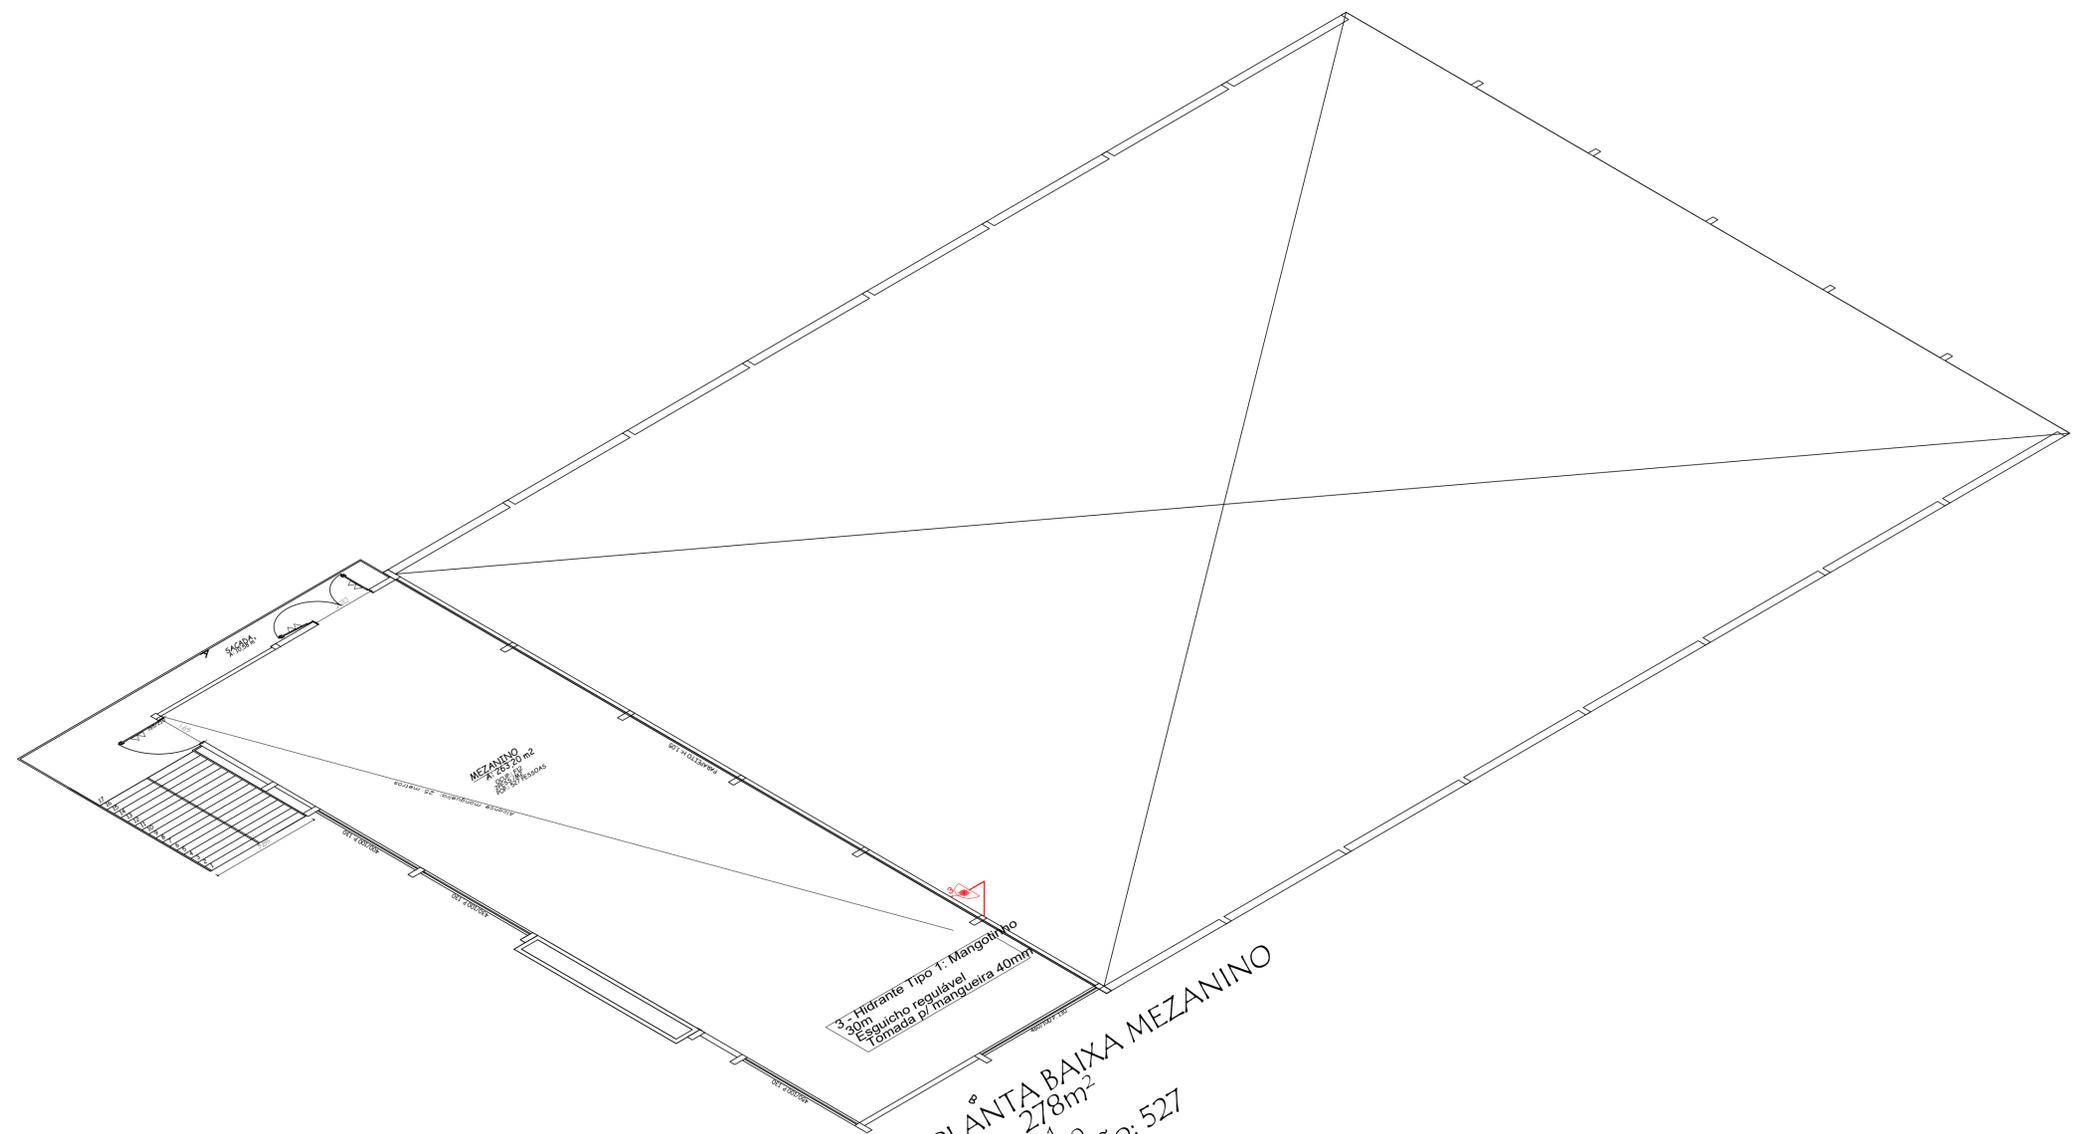

SIMBOLÓGIA EM ACORDO COM RTCBMRS nº 12/2021

	Simbologia	Descrição
Extintores Portáteis e Sobre Rodas		Extintor de Água Pressurizada AP
		Extintor de Pó Químico - Fogo classe B e C
		Extintor de Pó Químico - Fogo classe A, B e C
		Extintor de Gás Carbônico - CO2
		Extintor de Espuma Mecânica - Fogo classe A, B.
Hidrantes e Mangotinho		Placa Extintor de Incêndio
		Sistema de Mangotinho
		Sistema de Hidrante Simples
		Sistema de Hidrante Duplo
		Dispositivo de Recalque Simples
		Reserva de Incêndio
		Bomba de Recalque de Água
		Placa Indicativa de Mangueira
		Placa Indicativa de Hidrante
Alarme de Incêndio		Acionador Manual
		Central de Detecção e Alarme e Avisador Sonoro
		Detector de incêndio
		Placa Comando Manual de Alarme ou Bomba
		Placa Alarme Sonoro
Saída de Emergência		Barra Anti - Pânico
		Porta Corta Fogo
		Ponto de Iluminação de Emergência 30x0,1W
		Ponto de Iluminação de Emergência 2x55W
		Ponto de Iluminação de Balizamento
		Sentido da Saída de Emergência Direita
		Sentido Saída de Emerg. Esquerda e Sob a porta
		Placa Escada de Emergência Direita - Esquerda
		Placa Saída de Emergência
		Placa Número do Pavimento
Acesso de Viaturas		Pórtico de acesso a viaturas
		Vias de Acesso Interno
SPDA e GLP		Elementos Corta-Fogo
		Aterramento SPDA
		Tubulação de GLP
Alerta e Proibição		Placa Proibido Fumar
		Placa Proibido Utilizar o Elevador em Incêndio
		Placa Alerta de Risco de Choque Elétrico

PLANTA BAIXA MEZANINO
 A: 278m²
 Escalato
 População: 527

JS SERVIÇOS DE ENGENHARIA EIRELI 54 3312-4481 / 99904-9208 Rua João Platti, 22, Funchos, Jerônimo Coelho, Passo Fundo/RS		CNPJ: 09.404.595/0001-97 janicesilvestri@quico.com.br
PROPRIETÁRIO	PREFEITURA MUNICIPAL DE ALTO ALEGRE	CONTROLO DE BOMBEIROS
LOCAL	Parque de Exposição Têxtil e Cervejaria	
PROJ. e RESP. TEC.	ENGR. JANICE SILVESTRI - CREA MS 65551	PRIMEIRO A-2
DETALHE	PLANTA PARA MEZANINO - ISOMÉTRICO HORIZONTAL	
SERVIÇO	DATA: JANEIRO/2025	ESCALA: 1:100
ÁREA TOTAL: 4647 M²		Nº PROJ: _____



Prefeitura Municipal de Alto Alegre/RS
Secretaria Municipal de Educação e Cultura
MATRIZ DE RISCO / CÁLCULO DA TAXA DE RISCO

EXECUÇÃO DE PPCI DO GINÁSIO DO PARQUE MUNICIPAL DE ALTO ALEGRE / RS

TIPO	DESCRIÇÃO	MATERIALIZAÇÃO	MITIGAÇÃO	ALOCAÇÃO	PROBABILIDADE	IMPACTO	NÍVEL DE RISCO
PROJETO	ALTERAÇÃO DE PROJETOS BÁSICOS POR DETERMINAÇÃO DO CONTRATANTE	ALTERAÇÃO DO CRONOGRAMA E ELEVAÇÃO DOS CUSTOS DA OBRA	ADITIVO CONTRATUAL	CONTRATANTE	BAIXO	MÉDIO	MÉDIO
EDITAL	DEFINIÇÃO DE EXIGÊNCIAS DESNECESSÁRIAS, DE CARÁTER RESTRITIVO EM RELAÇÃO À CAPACITAÇÃO TÉCNICA E PROFISSIONAL DA EXECUTANTE	POSSIBILIDADE DE IMPUGNAÇÃO DO EDITAL NA SELEÇÃO DE FORNECEDORES	OBSERVAÇÃO DA LEI DE LICITAÇÕES EM RELAÇÃO ÀS PARCELAS DE MAIOR RELEVÂNCIA NO EDITAL	CONTRATANTE	BAIXO	BAIXO	BAIXO
PROJETO	IMPUGNAÇÃO DO EDITAL EM RELAÇÃO À ERROS DE PROJETO E ERROS DE CUSTOS ORÇAMENTÁRIOS	ATRASOS NO INÍCIO DE OBRAS E SERVIÇOS E ENTREGA DE OBRA	REVISÃO DE PROJETOS E ORÇAMENTOS POR PARTE DA EQUIPE DE ENGENHARIA	CONTRATANTE	BAIXO	MÉDIO	MÉDIO
LICITAÇÃO	LICITAÇÃO FRACASSADA EM VIRTUDE DE NÃO HAVER INTERESSE DAS EMPRESAS NA EXECUÇÃO DO OBJETO	NECESSIDADE DE REPUBLICAÇÃO DE EDITAL, IMPACTANDO O PLANEJAMENTO DO SETOR DE LICITAÇÕES	CORRETO PLANEJAMENTO DAS EXIGÊNCIAS EM RELAÇÃO AO OBJETO COM A VERIFICAÇÃO COM EMPRESAS EXECUTANTES NOS MOTIVOS DE DESINTERESSE NA PARTICIPAÇÃO	CONTRATANTE	MÉDIO	ALTO	ALTO
RISCO METEOROLÓGICO	PARALIZAÇÃO DOS SERVIÇOS, PERDAS E REFAZIMENTOS POR RAZÕES CLIMÁTICAS	ALTERAÇÃO DE CUSTOS	ADITIVO CONTRATUAL	CONTRATADO	BAIXO	MÉDIO	MÉDIO
EXECUÇÃO INEFICIENTE	NÃO OBTENÇÃO DOS REQUISITOS DE QUALIDADE	ATRASO DA OBRA, RETRABALHO	CONTRATAÇÃO INTEGRADA, RISCO DA CONTRATADA	CONTRATADO	MÉDIO	MÉDIO	MÉDIO
ELEVAÇÃO DE CUSTOS ACIMA DOS INDICES CONTRATUAIS	REDUÇÃO DA LUCRATIVIDADE	ELEVAÇÃO DOS CUSTOS	CONTRATAÇÃO INTEGRADA, RISCO DA CONTRATADA	CONTRATADO	BAIXO	BAIXO	BAIXO
EXECUÇÃO	ATRASOS NA ASSINATURA DO CONTRATO	ATRASO PARA INÍCIO DAS OBRAS	PREVER CLÁUSULAS ESPECÍFICAS PARA INÍCIO DOS TRABALHOS E ASSINATURA DAS PEÇAS TÉCNICAS	CONTRATADO	BAIXO	BAIXO	BAIXO
EXECUÇÃO	IMPOSSIBILIDADE DE INÍCIO DAS OBRAS POR RESTRIÇÃO DA CONTRATANTE	AUMENTO DE CUSTOS	VERIFICAÇÃO DE LICENÇAS PRÉVIAS À EXECUÇÃO DO SERVIÇO	CONTRATANTE	BAIXO	BAIXO	BAIXO
EXECUÇÃO	RESCISÃO OU ANULAÇÃO DO CONTRATO	ATRASO NA ENTREGA DA OBRA E ALTERAÇÃO DE CUSTOS PREVISTOS INICIALMENTE	PREVER CLÁUSULAS ESPECÍFICAS PARA O CASO DE CANCELAMENTO DE CONTRATO E PREVISÃO DE MULTA	CONTRATANTE	BAIXO	MÉDIO	MÉDIO



Tipo: OBRA OU SERVIÇO	Participação Técnica: INDIVIDUAL/PRINCIPAL
Convênio: NÃO É CONVÊNIO	Motivo: NORMAL

Contratado

Carteira: RS236046	Profissional: BÁRBARA LUIZA BERTOL	E-mail: barbarabertol_@hotmail.com
RNP: 2218201666	Título: Engenheira Civil	
Empresa: NENHUMA EMPRESA		Nr.Reg.:

Contratante

Nome: PREFEITURA MUNICIPAL DE ALTO ALEGRE.	E-mail:
Endereço: RUA RECREIO 233	Telefone: 54 3382-1030
Cidade: ALTO ALEGRE	CPF/CNPJ: 92406057000103
	CEP: 99430000 UF: RS

Identificação da Obra/Serviço


Proprietário: PREFEITURA MUNICIPAL DE ALTO ALEGRE.	CPF/CNPJ: 92406057000103
Endereço da Obra/Serviço: R RECREIO, 233 233	CEP: 99430000 UF: RS
Cidade: ALTO ALEGRE	Bairro:
Finalidade: OUTRAS FINALIDADES	Vlr Contrato(R\$):
Data Início: 13/05/2025 Prev.Fim: 01/12/2025	Honorários(R\$):
	Ent.Classe:

Atividade Técnica	Descrição da Obra/Serviço	Quantidade	Unid.
Orçamento	PPCI - Plano de Prevenção e Proteção Contra Incêndio	1.647,00	M²
Projeto	Estruturas - Metálicas	941,78	M²

ART registrada (paga) no CREA-RS em 19/05/2025


Local e Data	Declaro serem verdadeiras as informações acima <hr/> BÁRBARA LUIZA BERTOL Profissional	De acordo <hr/> PREFEITURA MUNICIPAL DE ALTO ALEGRE. Contratante
--------------	--	--

A AUTENTICIDADE DESTA ART PODE SER CONFIRMADA NO SITE DO CREA-RS, LINK SOCIEDADE - ART CONSULTA.

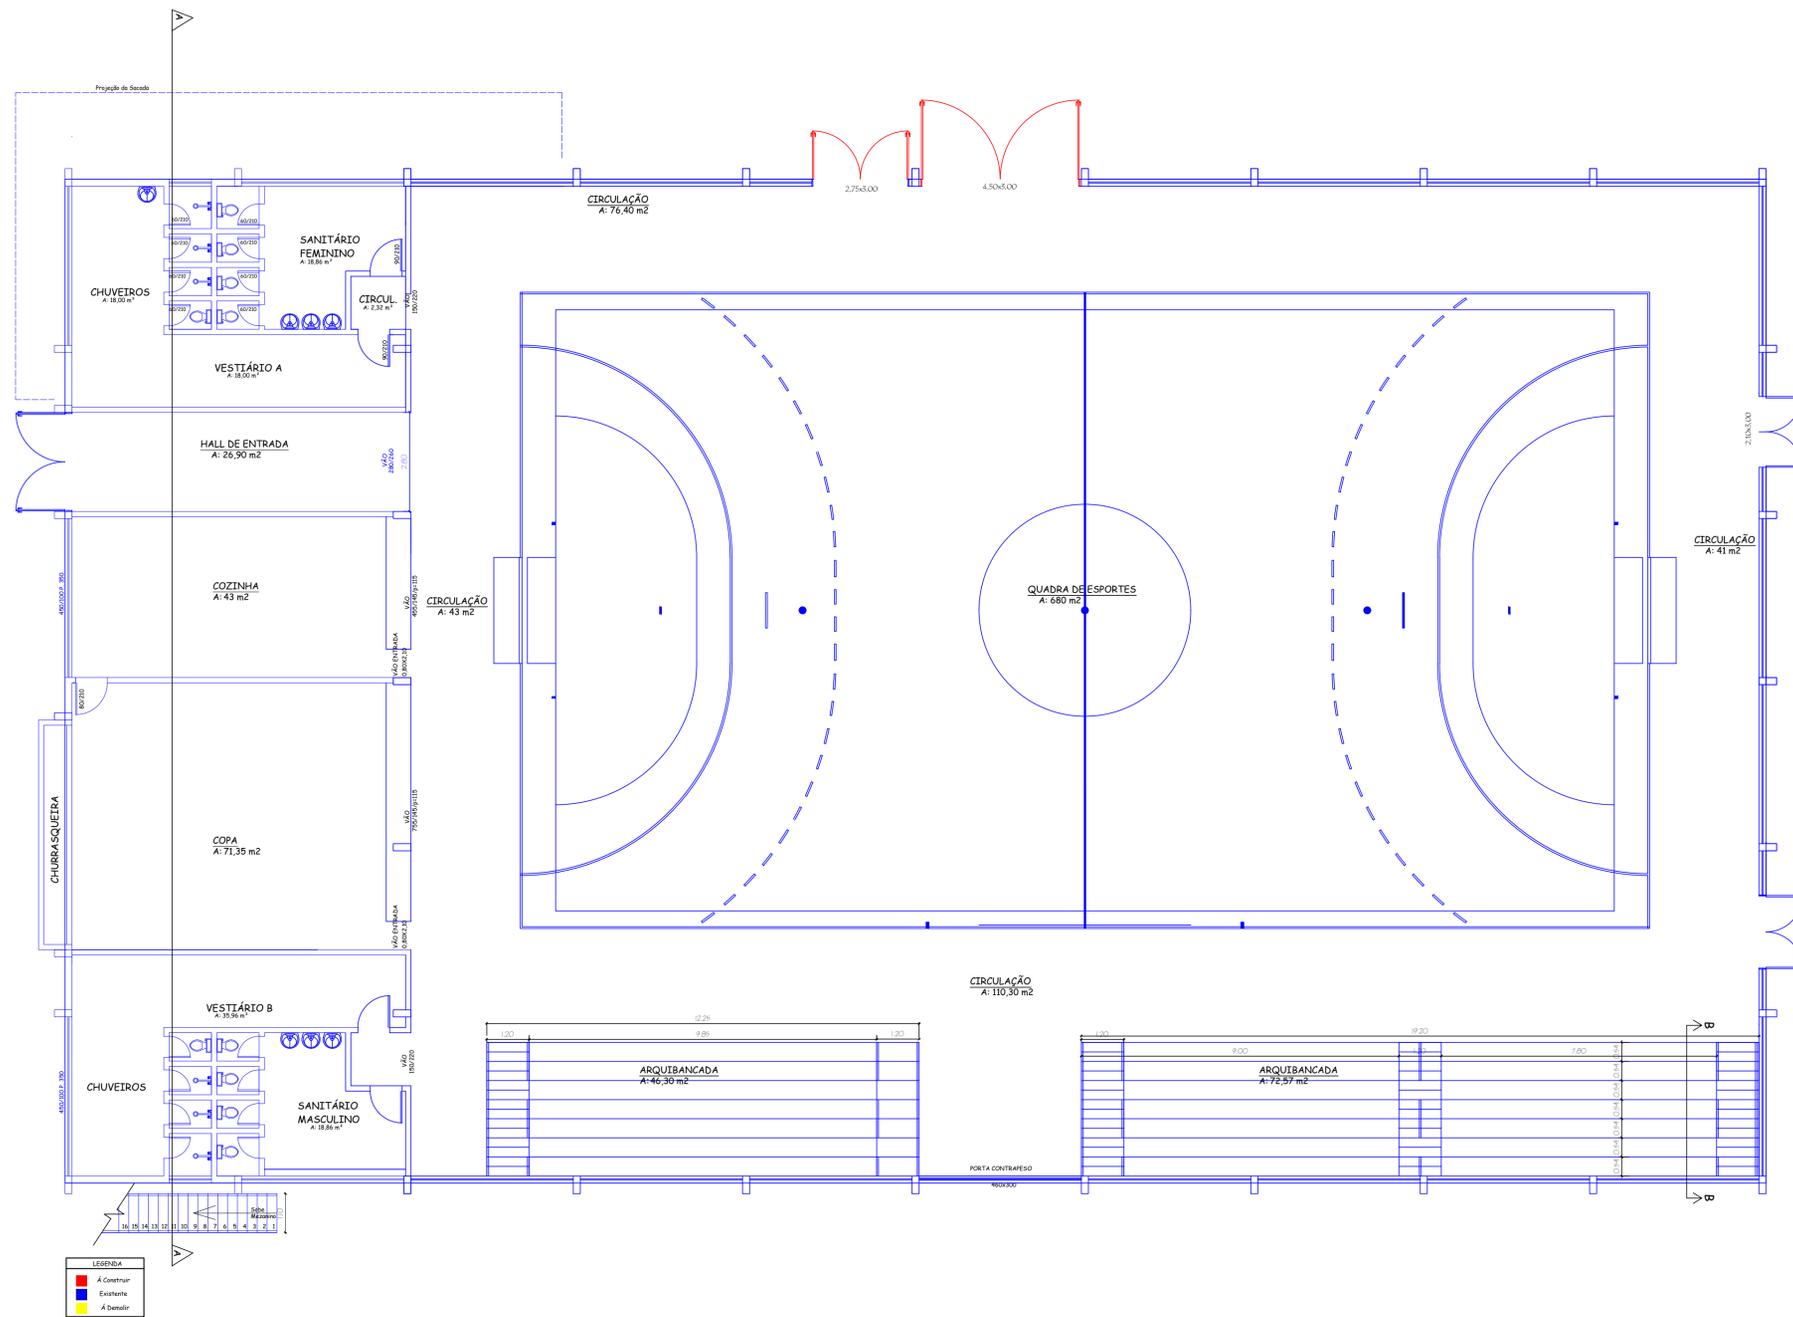

PLANTA BAIXA TERREO- existente / à construir
 A= 1.369m²
 Escala 1/100

		PREFEITURA MUNICIPAL DE ALTO ALEGRE ADMINISTRAÇÃO 2025 / 2028		PRANCHIA 02
		FONE: (54) 3382-1030 - e-mail: engenharia@altoalegre.rs.gov.br - CREA RS 206083		
TÍTULO	PROJETO ARQUITETÔNICO			
LOCAL	PPCI Ginásio do Parque Municipal Délio e Gema Dendena			
PROPRIETÁRIO	Proprietário			Ass.:
RESPONSÁVEL TÉCNICO	Bárbara Luiza Bertol			Ass.:
DETALHE	Planta Baixa Arquitetônica			
PROJENSO Bárbara Luiza Bertol	DATA Maio/2025	MUNICÍPIO Alto Alegre/RS	ESCALA 1/100	ÁREA TOTAL 1447,00 m ²

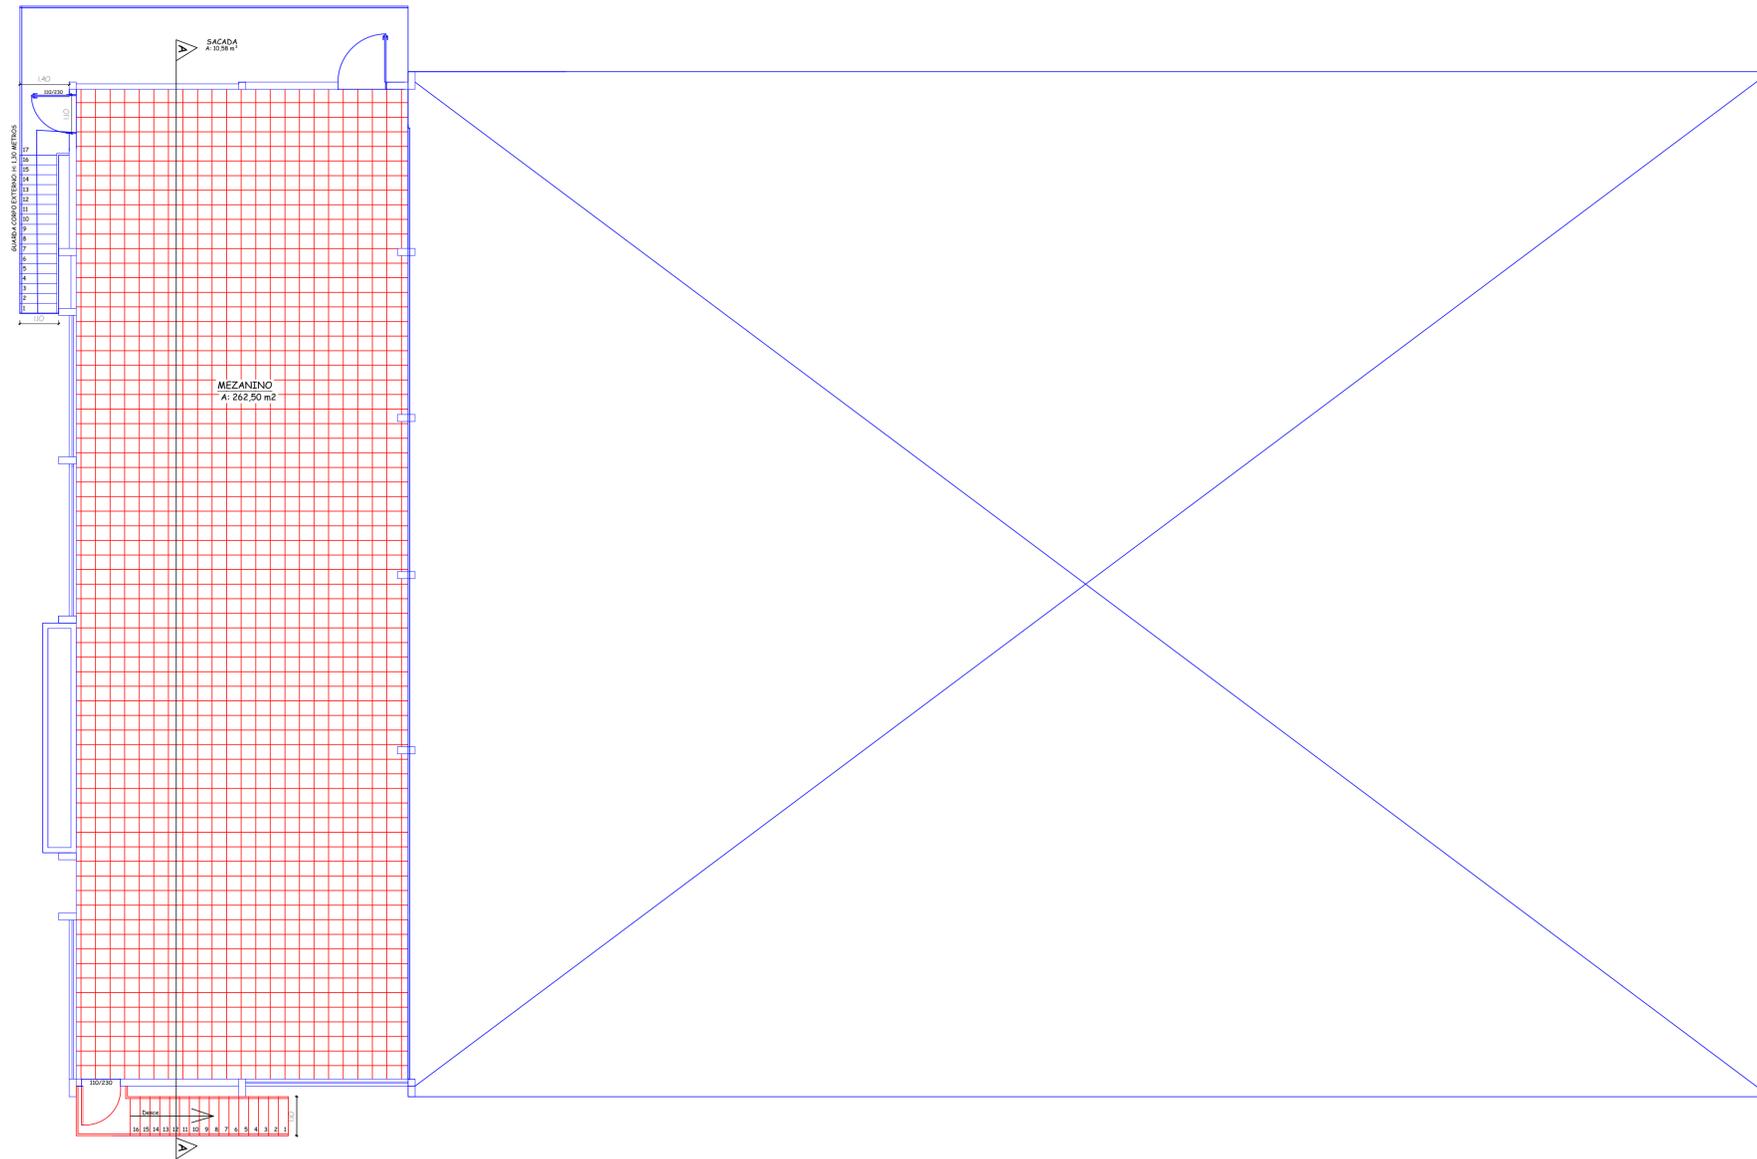

LEGENDA	
	À Construir
	Existente
	À Demolir


PLANTA BAIXA MEZANINO/ A CONSTRUIR
 A= 278m²
 Escala 1/100



PREFEITURA MUNICIPAL DE ALTO ALEGRE
 ADMINISTRAÇÃO 2025 / 2028

FONE: (54) 3382-1030 - e-mail: engenharia@altoalegre.rs.gov.br - CREA RS 206083

TÍTULO	PROJETO ARQUITETÔNICO		PRANCHIA
LOCAL	PPCI Ginásio do Parque Municipal Délio e Gema Dendena		04
PROPRIETÁRIO	Proprietário		Ass.:
RESPONSÁVEL TÉCNICO	Bárbara Luiza Bertol		Ass.:
DETALHE	Planta Baixa Arquitetônica		
PROFESSOR	DATA	MUNICÍPIO	ESCALA
Bárbara Luiza Bertol	Mai/2025	Alto Alegre/RS	1/100
			ÁREA TOTAL
			278,00 m²

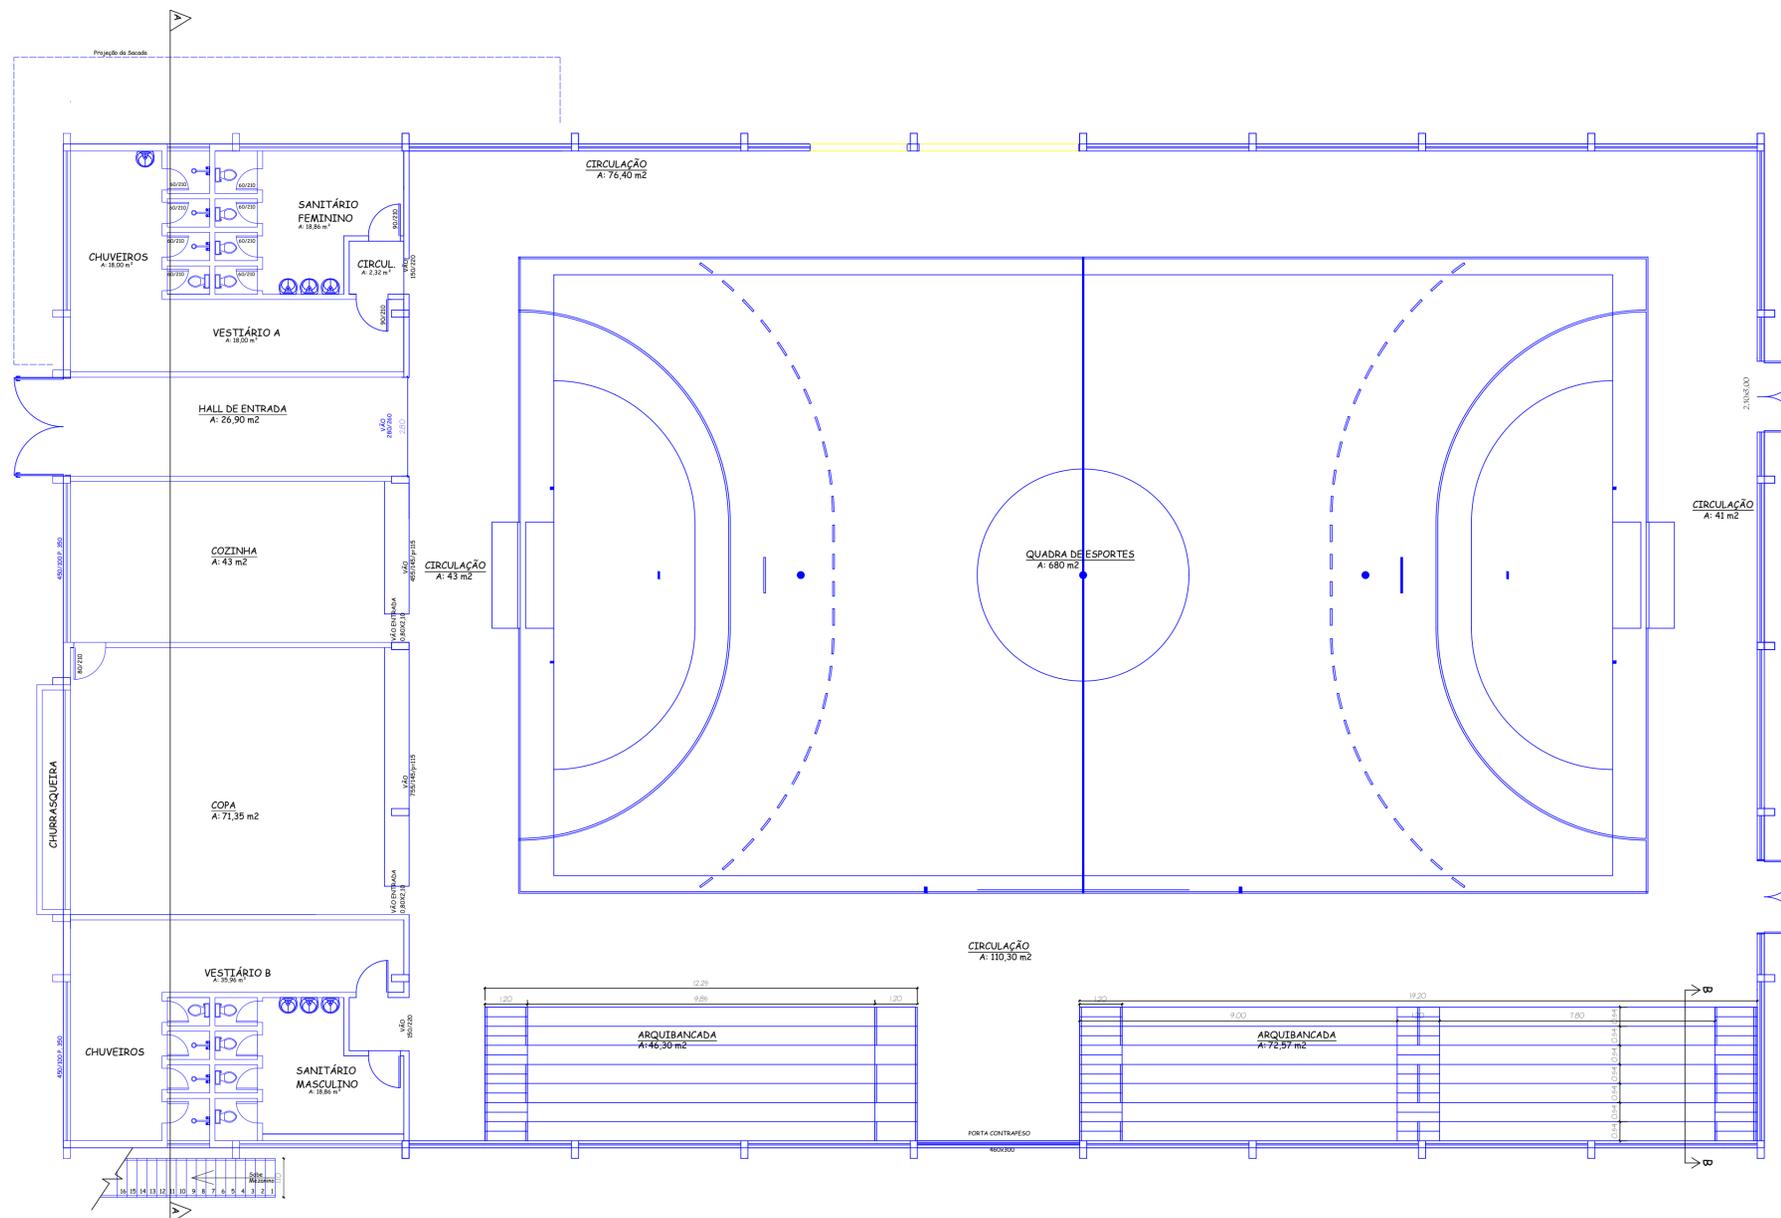

LEGENDA

Red	A Construir
Blue	Existente
Yellow	A Demolir

PLANTA BAIXA TERREO- existente/ à demolir
 A= 1.369m²
 Escala 1/100



PREFEITURA MUNICIPAL DE ALTO ALEGRE
 ADMINISTRAÇÃO 2025 / 2028

FONE: (54) 3382-1030 - e-mail: engenharia@altoalegre.rs.gov.br - CREA RS 206083

PRANCHIA

TÍTULO: PROJETO ARQUITETÔNICO

LOCAL: PPCI Ginásio do Parque Municipal Délio e Gema Dendena

PROPRIETÁRIO: Proprietário Ass: _____

RESPONSÁVEL TÉCNICO: Bárbara Luiza Bertol Ass: _____

DETALHE: Planta Baixa Arquitetônica


PROJENSO: Bárbara Luiza Bertol

DATA: Maio/2025

MUNICÍPIO: Alto Alegre/RS

ESCALA: 1/100

ÁREA TOTAL: 1647,00 m²

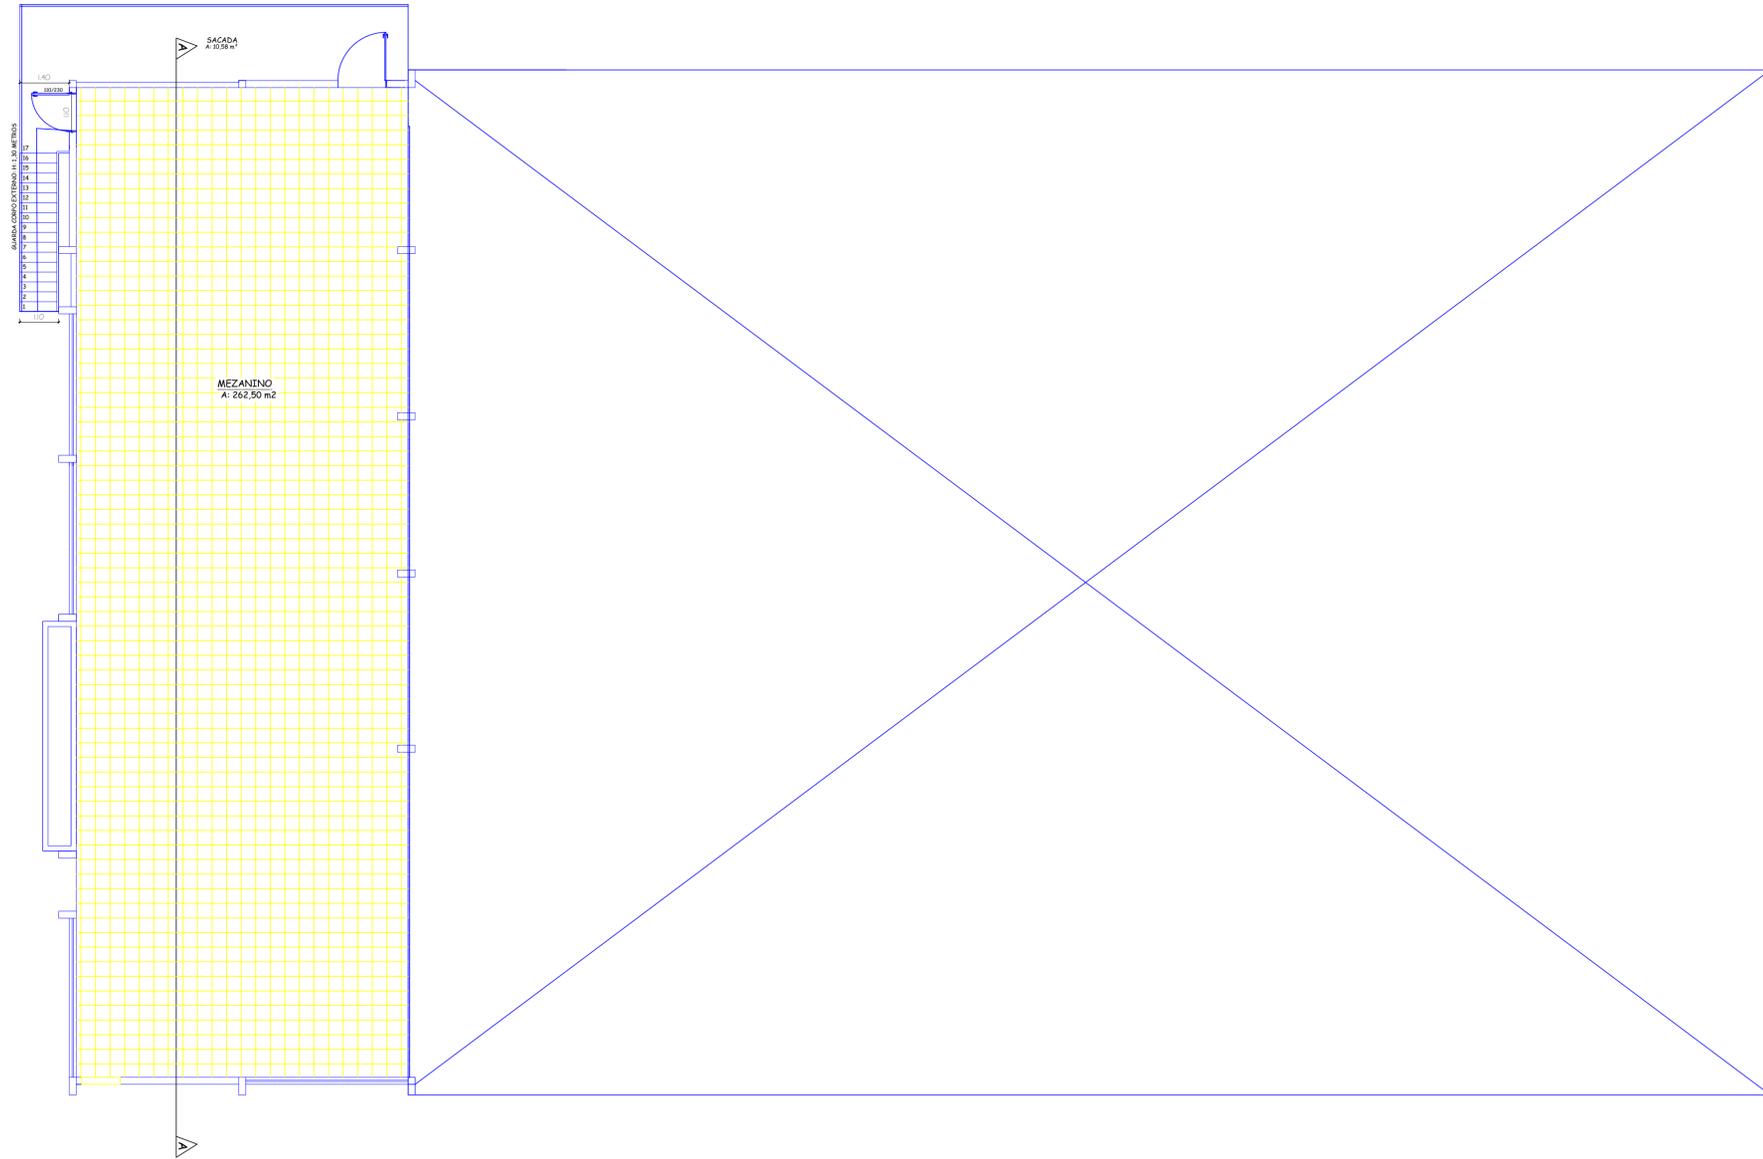

LEGENDA	
■	A Construir
■	Existente
■	A Demolir

PLANTA BAIXA MEZANINO
 A= 278m²
 Escala 1/100




PREFEITURA MUNICIPAL DE ALTO ALEGRE
 ADMINISTRAÇÃO 2025 / 2028

FONE: (54) 3382-1030 - e-mail: engenharia@altoalegre.rs.gov.br - CREA RS 206083

TÍTULO	PROJETO ARQUITETÔNICO		PLANCHAS
LOCAL	PPCI Ginásio do Parque Municipal Délio e Gema Dendena		03
PROPRIETÁRIO	Proprietário		Ass.:
RESPONSÁVEL TÉCNICO	Bárbara Luiza Bertol		Ass.:
DETALHE	Planta Baixa Arquitetônica		
PROJENISTA	DATA	MUNICÍPIO	ESCALA
Bárbara Luiza Bertol	Mai/2025	Alto Alegre/RS	1/100
			ÁREA TOTAL
			278,00 m ²


	Simbologia	Descrição
Extintores Portáteis e Sobre Rodas		Extintor de Água Pressurizada AP
		Extintor de Pó Químico - Fogo classe B e C
		Extintor de Pó Químico - Fogo classe A, B e C
		Extintor de Gás Carbônico - CO2
Hidrantes e Mangotinho		Extintor de Espuma Mecânica - Fogo classe A, B.
		Placa Extintor de Incêndio
		Sistema de Mangotinho
		Sistema de Hidrante Simples
		Sistema de Hidrante Duplo
		Dispositivo de Recalque Simples
		Reserva de Incêndio
		Bomba de Recalque de Água
Alarme de Incêndio		Placa Indicativa de Mangueira
		Placa Indicativa de Hidrante
		Acionador Manual
		Central de Detecção e Alarme e Avisador Sonoro
		Detector de incêndio
		Placa Comando Manual de Alarme ou Bomba
		Placa Alarme Sonoro
		Barra Anti - Pânico
Saída de Emergência		Porta Corta Fogo
		Ponto de Iluminação de Emergência 30x0,1W
		Ponto de Iluminação de Emergência 2x55W
		Ponto de Iluminação de Balizamento
		Sentido da Saída de Emergência Direita
		Sentido Saída de Emerg. Esquerda e Sob a porta
		Placa Escada de Emergência Direita - Esquerda
		Placa Saída de Emergência
		Placa Número do Pavimento
		Placas Instruções Para Porta Corta-Fogo
Acesso de Viaturas		Pórtico de acesso a viaturas
		Vias de Acesso Interno
SPDA e GLP		Elemento Corta-Fogo
		Aterramento SPDA
		Captor Franklin
Alerta e Proibição		Placa Proibido Fumar
		Placa Proibido Utilizar o Elevador em Incêndio
		Placa Alerta de Risco de Choque Elétrico

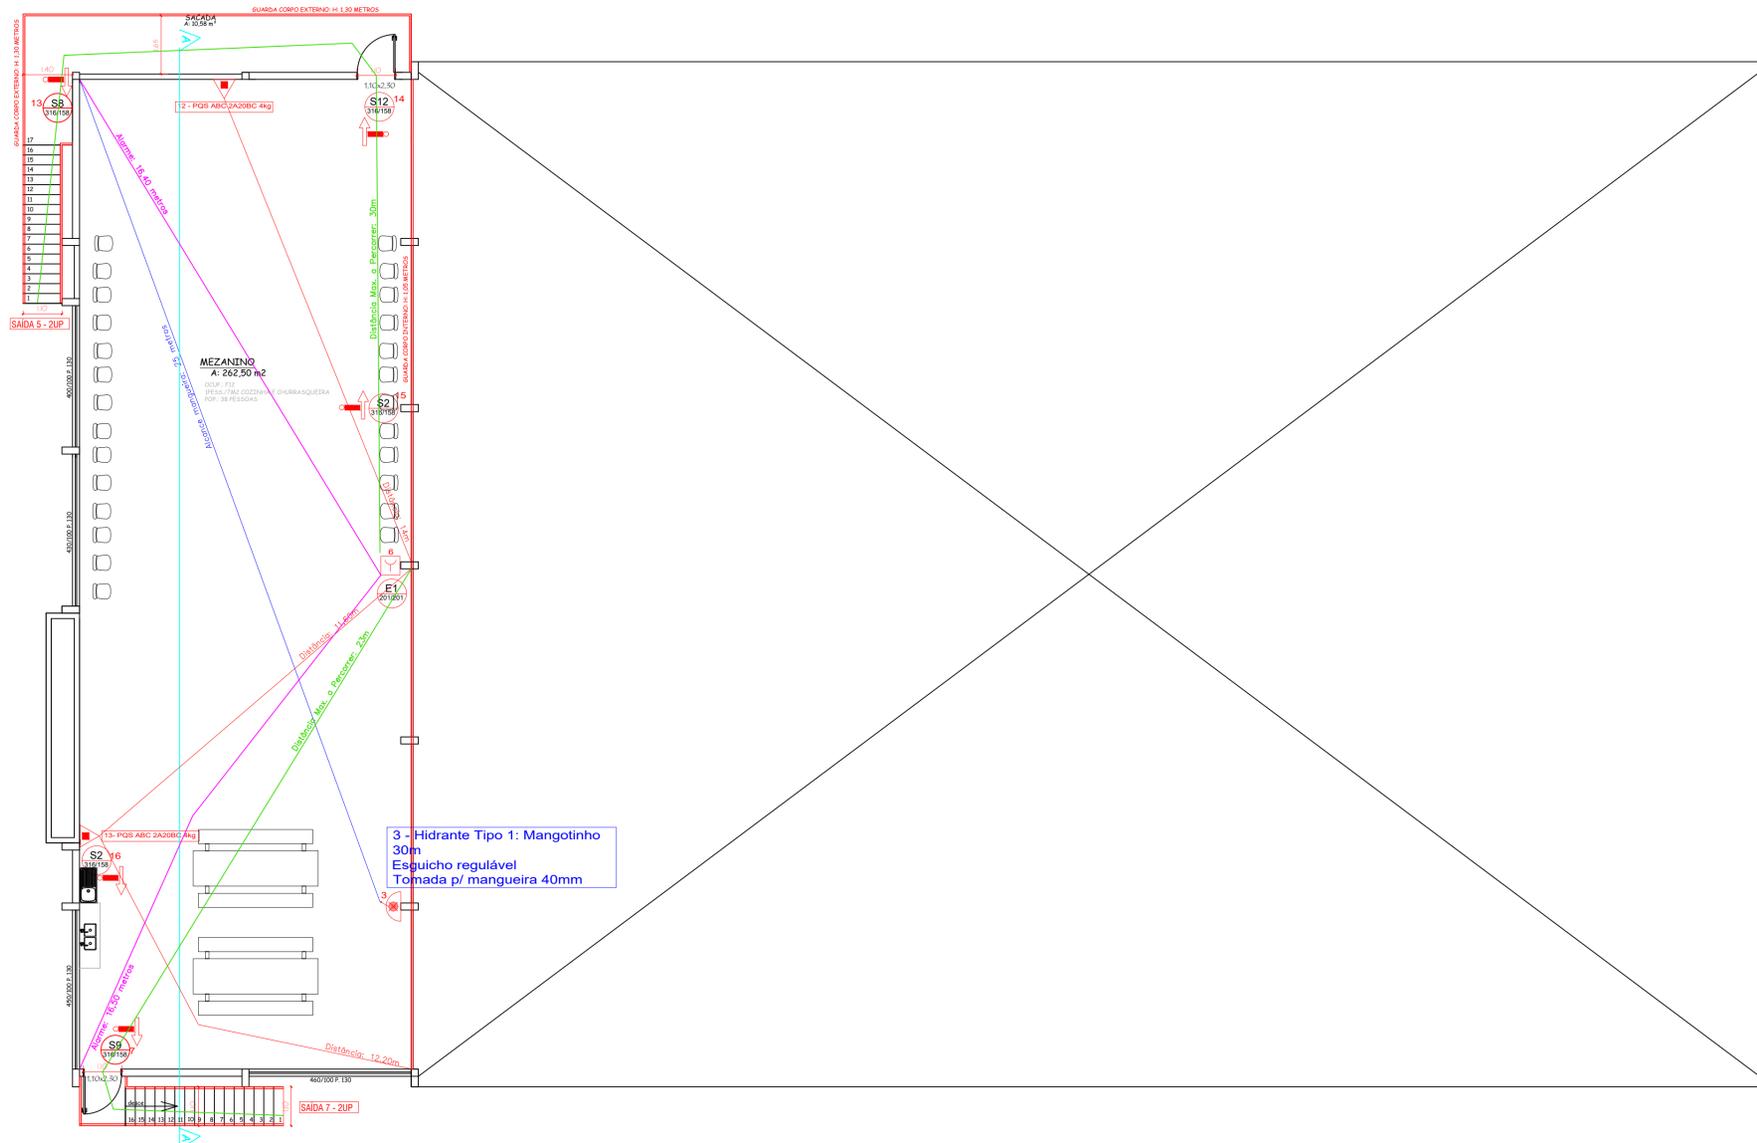

PLANTA BAIXA MEZANINO
 A: 278m²
 Escala 1/100
 População: 38

		JS SERVIÇOS DE ENGENHARIA EIRELI 54 3312-4481 / 99904-9208 Rua João Platati, 22, FUNDOS, Jerônimo Coelho, Passo Fundo/RS		CNPJ: 08.043.595/0003-07 janicesilvestri@jse.com.br
PROPRIETÁRIO	MUNICÍPIO DE ALTO ALEGRE	PROJETO	PROVA	CORPO DE BOMBEIROS A-2
LOCAL	UNIA APARECIDA, S/N, BARRIO INTERIOR, ALTO ALEGRE/RS	PROJ. + RESP. TEC.	ENGR. JANICE SILVESTRI - CREA RS 69951	
DETALHE	PLANTA BAIXA MEZANINO	TERMINO	JUNHO	DATA: 28/06/2025 ESCALA: 1:100 ÁREA TOTAL: 467,12
PROPRIETÁRIO	RESP. TÉCNICO			Nº PROJ.

Simbologia	Descrição
	Extintor de Água Pressurizada AP
	Extintor de Pó Químico - Fogo classe B e C
	Extintor de Pó Químico - Fogo classe A, B e C
	Extintor de Gás Carbônico - CO2
	Extintor de Espuma Mecânica - Fogo classe A, B, C
	Placa Extintor de Incêndio
	Sistema de Mangotinho
	Sistema de Hidrante Simples
	Sistema de Hidrante Duplo
	Dispositivo de Recalque Simples
	Reserva de Incêndio
	Bomba de Recalque de Água
	Placa Indicativa de Mangotinho
	Placa Indicativa de Mangueira
	Placa Indicativa de Hidrante
	Acionador Manual
	Central de Detecção e Alarme e Avisador Sonoro
	Detector de incêndio
	Placa Comando Manual de Alarme ou Bomba
	Placa Alarme Sonoro
	Barra Anti - Pânico
	Porta Corta Fogo
	Ponto de Iluminação de Emergência 30x0,1W
	Ponto de Iluminação de Emergência 2x55W
	Ponto de Iluminação de Balizamento
	Sentido da Saída de Emergência Direita
	Sentido Saída de Emerg. Esquerda e Sob a porta
	Placa Escada de Emergência Direita - Esquerda
	Placa Saída de Emergência
	Placa Número do Pavimento
	Placas Instruções Para Porta Corta-Fogo
	Pórtico de acesso a viaturas
	Vias de Acesso Interno
	Elementos Corta-Fogo
	Aterramento SPDA
	Captor Franklin
	Tubulação de GLP
	Placa Proibido Fumar
	Placa Proibido Utilizar o Elevador em Incêndio
	Placa Alerta de Risco de Choque Elétrico

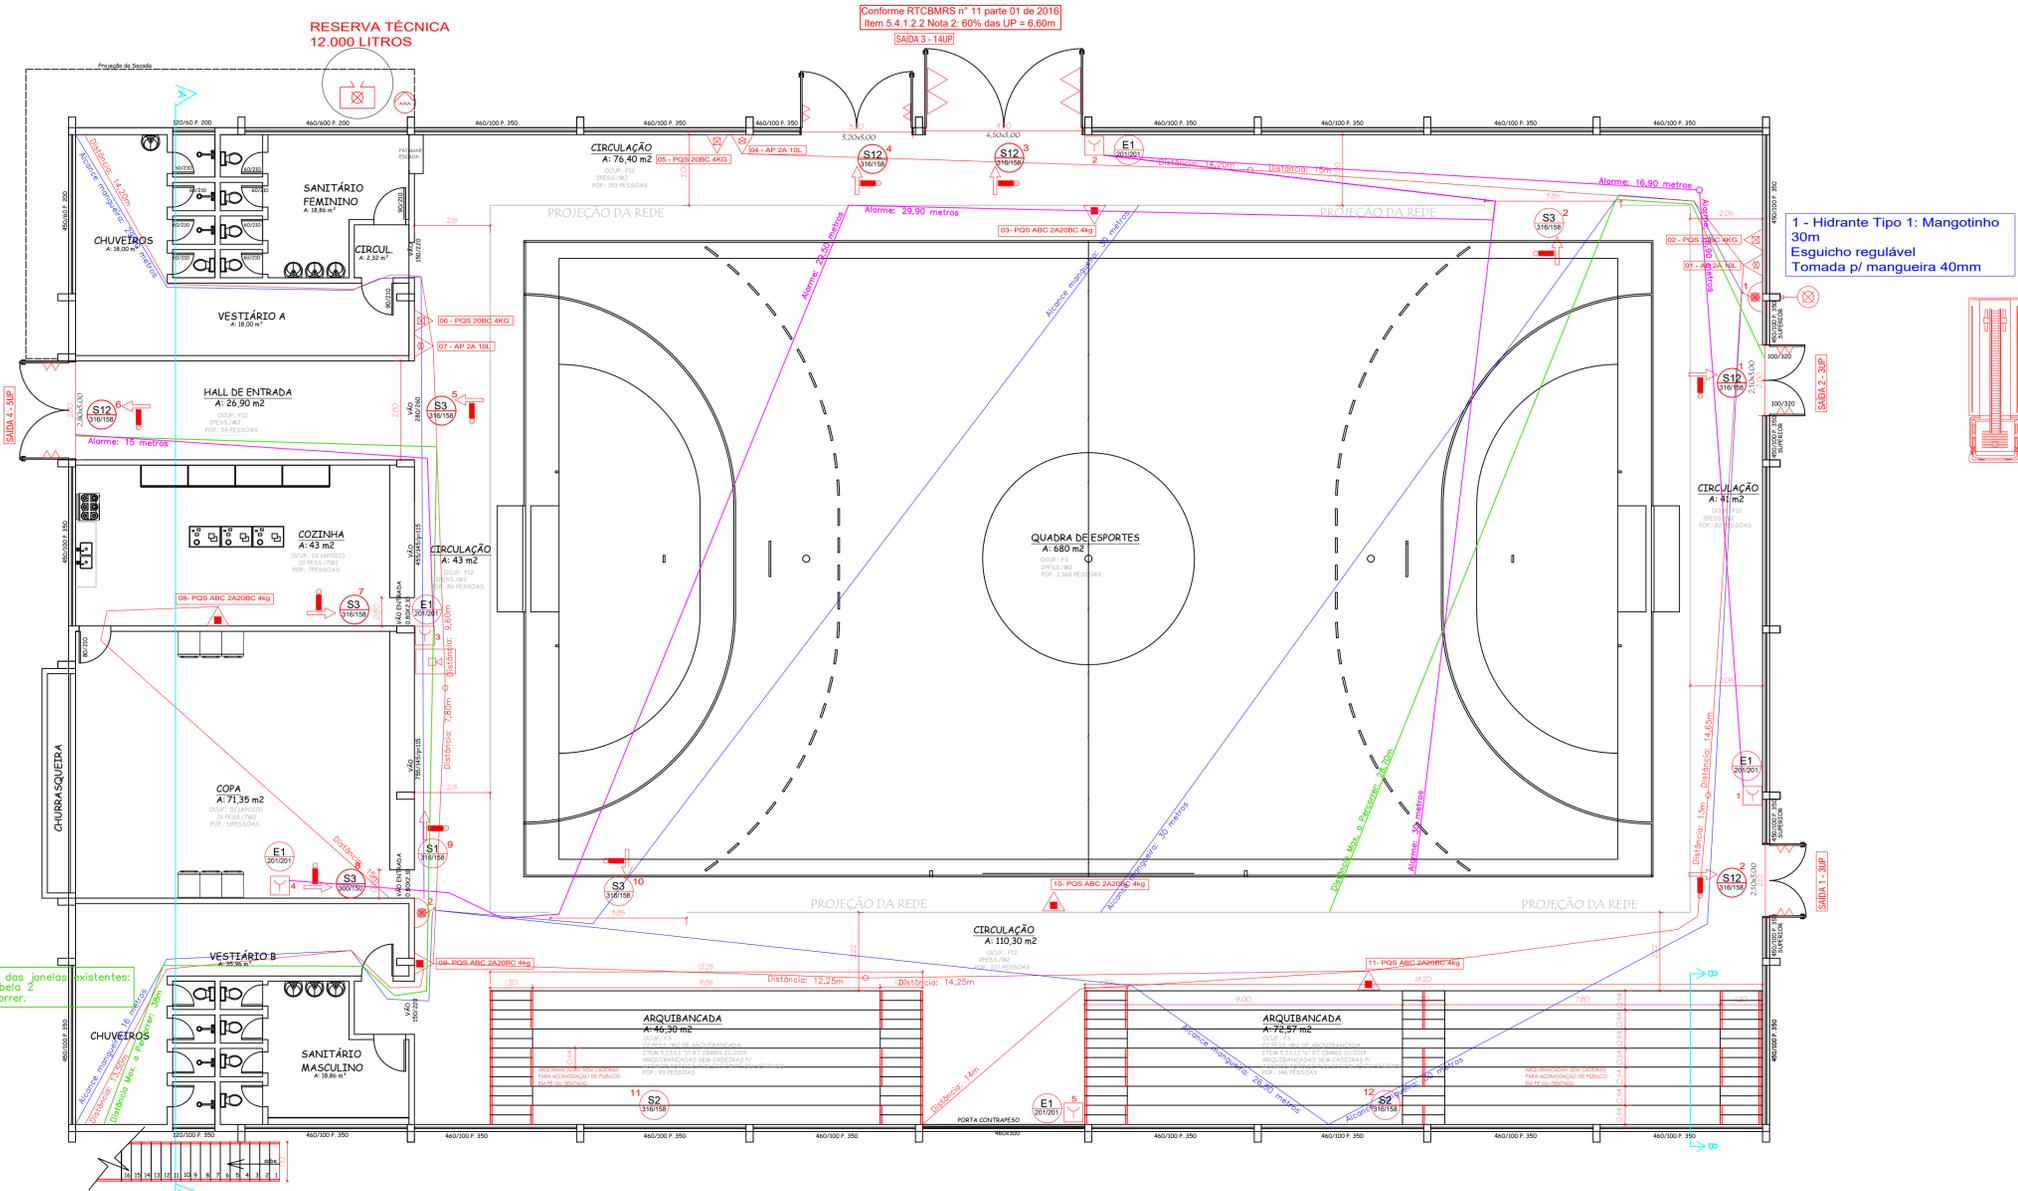


PLANTA BAIXA TERREO
 A: 1.369m²
 Escala 1/100
 População: 2.213

2 - Hidrante Tipo 1: Mangotinho 30m Esguicho regulável Tomada p/ mangueira 40mm

1 - Hidrante Tipo 1: Mangotinho 30m Esguicho regulável Tomada p/ mangueira 40mm

Controle de fumaça ocorrendo de forma natural por meio das janelas existentes. Enquadramento da edificação no tipo Z, c/cf, Anexo B, Tabela 2 do RTCBMRS N°11/2016. Aumento de 50% na dist. a percorrer.

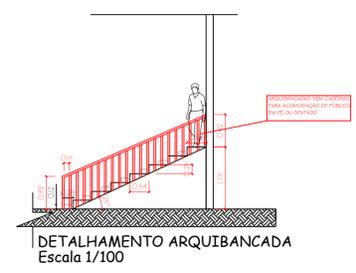

JS SERVIÇOS DE ENGENHARIA EIRELI
 54 3312-4481 / 99904-9208
 Rua João Platzi, 22, Fundos, Jerônimo Coelho, Passo Fundo/ RS

OPJ: 05/04/595/000-07
 janice@jsentr@ig.com.br


PROPRIETÁRIO	MUNICÍPIO DE ALTO ALEGRE	CORPO DE BOMBEIROS
LOCAL	LINHA APARECIDA, S/N, BARRIO INTERIOR, ALTO ALEGRE/RS	
PROJ. + RESP. TEC.	ENGR. JANICE SILVESTRINI - CREA/RS 69951	PRIMEIRA
DETALHE	PLANTA BAIXA TERREO	A-1
TIPO DE PROJ.	ESCALA	ÁREA TOTAL = 647 M2
DATA	10/05/2025	

PROPRIETÁRIO: _____ RESP. TÉCNICO: _____

RESERVA DE DIREITOS RESERVADOS CONFORME ARTIGO 17 DO CÓDIGO DE PENAS, LEI Nº 8.069 DE 1990 (CÓDIGO DE PROTEÇÃO À INFÂNCIA) E RESOLUÇÃO CONFEA 209/71

CONFIDENCIAL

	Simbologia	Descrição	
Extintores Portáteis e Sobre Rodas		Extintor de Água Pressurizada AP	
		Extintor de Pó Químico - Fogo classe B e C	
		Extintor de Pó Químico - Fogo classe A, B e C	
		Extintor de Gás Carbônico - CO2	
Hidrantes e Mangotinho		Extintor de Espuma Mecânica - Fogo classe A, B	
		Placa Extintor de Incêndio	
		Sistema de Mangotinho	
		Sistema de Hidrante Simples	
		Sistema de Hidrante Duplo	
		Dispositivo de Recalque Simples	
		Reserva de Incêndio	
		Bomba de Recalque de Água	
		Placa Indicativa de Mangotinho	
		Placa Indicativa de Mangueira	
Alarme de Incêndio		Acionador Manual	
		Central de Detecção e Alarme e Avisador Sonoro	
		Detector de incêndio	
		Placa Comando Manual de Alarme ou Bomba	
		Placa Alarme Sonoro	
		Barra Anti - Pânico	
		Porta Corta Fogo	
		Ponto de Iluminação de Emergência 30x0,1W	
Saída de Emergência		Ponto de Iluminação de Emergência 2x55W	
		Ponto de Iluminação de Balizamento	
		Sentido da Saída de Emergência Direita	
		Sentido Saída de Emerg. Esquerda e Sob a porta	
		Placa Escada de Emergência Direita - Esquerda	
		Placa Saída de Emergência	
		Placa Número do Pavimento	
		Placas Instruções Para Porta Corta-Fogo	
	Acesso de Viaturas		Pórtico de acesso a viaturas
			Vias de Acesso Interno
SPDA e GLP		Elementos Corta-Fogo	
		Aterramento SPDA	
		Captor Franklin	
Alerta e Proibição		Placa Proibido Fumar	
		Placa Proibido Utilizar o Elevador em Incêndio	
		Placa Alerta de Risco de Choque Elétrico	

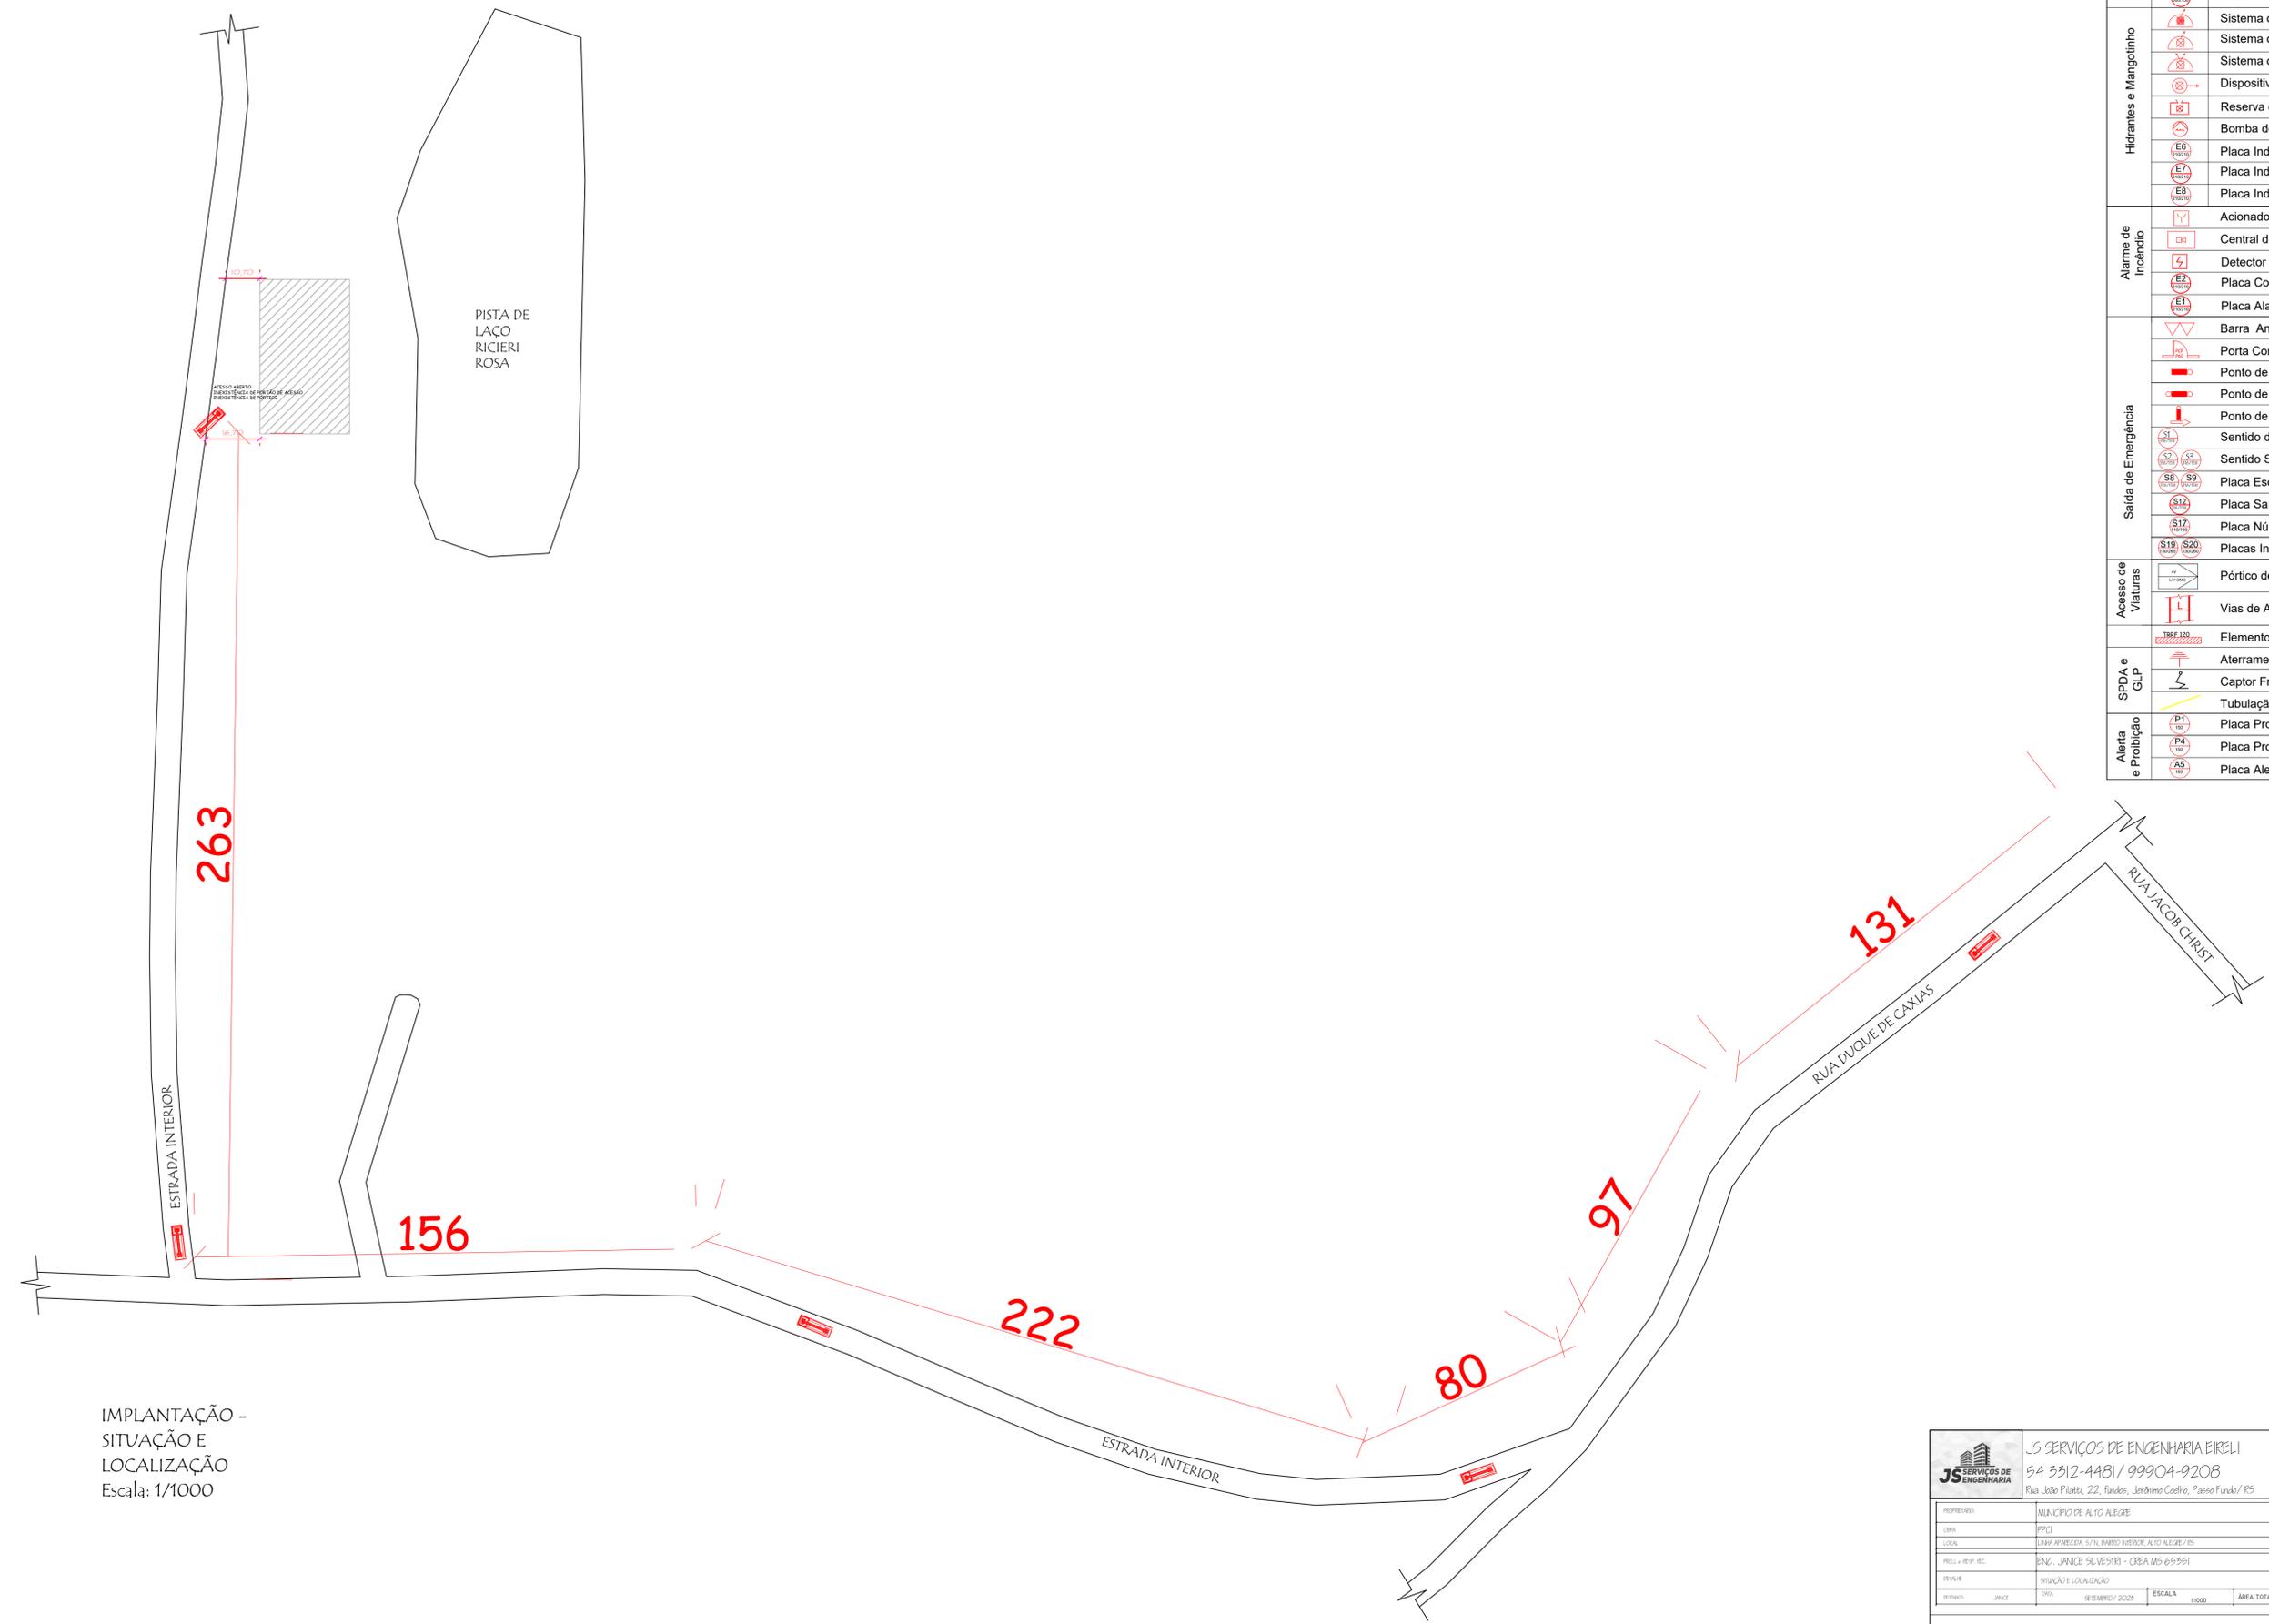

IMPLANTAÇÃO -
SITUAÇÃO E
LOCALIZAÇÃO
Escala: 1/1000

		JS SERVIÇOS DE ENGENHARIA EIRELI 54 3312-4481 / 99904-9208 Rua João Plati, 22, FUNDOS, Jerônimo Coelho, Passo Fundo/RS		CNPJ: 08.404.595/0001-07 janicesilvestri@jse.com.br
PROPRIETÁRIO	MUNICÍPIO DE ALTO ALEGRE	PROJ. Nº	A-4	
LOCAL	BARRO VERDE, S/N, BARRIO INTERIOR, ALTO ALEGRE/RS	PROJ. + RESP. SEC.	ENGR. JANICE SILVESTRI - CREA/RS 69951	
PROJ. + RESP. SEC.	ENGR. JANICE SILVESTRI - CREA/RS 69951	PROJ. Nº	A-4	
TÍTULO	SITUAÇÃO E LOCALIZAÇÃO	PROJ. Nº	A-4	
PROJ. Nº	DATA	ESCALA	ÁREA TOTAL	1000
PROJ. Nº	DATA	ESCALA	ÁREA TOTAL	1000

CONFIDENCIAL