

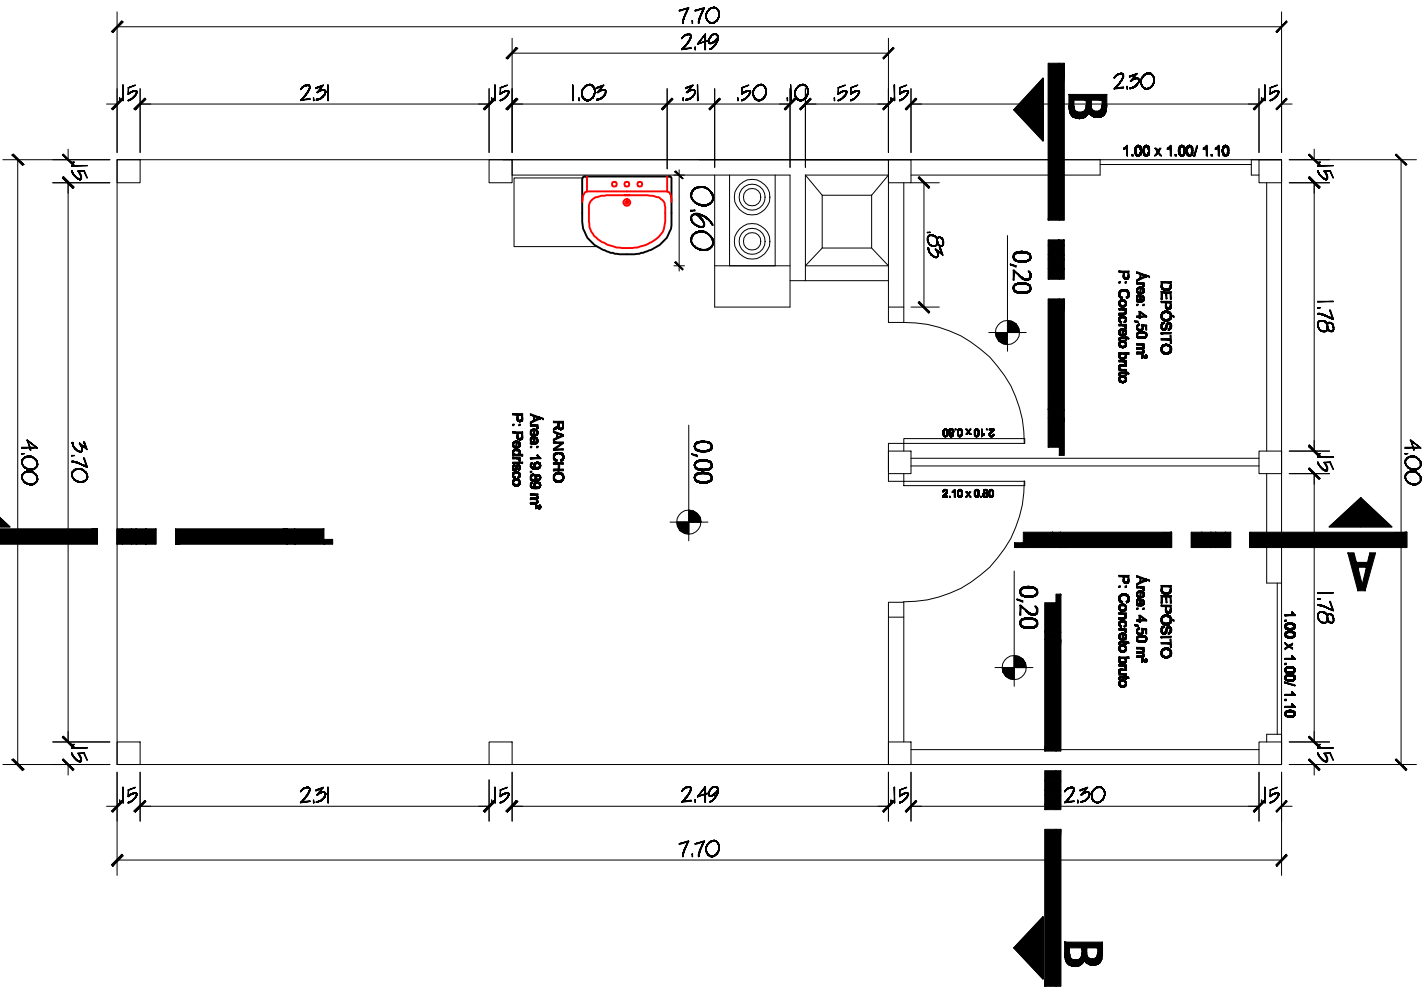


Planta Baixa

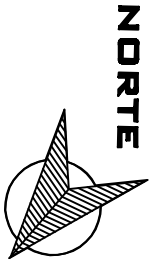

Rancho a Construir

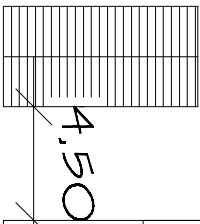


Situação e localização
Esc. I / 300



ENDERÇO		PROPRIETÁRIO		RESPONSÁVEL TÉCNICO	
PROJETO		PROJETO		PROJETO	
RUA AV - JULIO DE CASTILHOS, 260 FONE/FAX: (54) 9 99488979 - e-mail: cardosoarquitetura@yahoo.com.br		CAU: 141924-2		PRANCHA	
PROJETO ARQUITETONICO RANCHO CRIOVLO		01		01	
Escola Municipal de Ensino Fundamental Princesa Isabel		Prefeitura Municipal de Alto Alegre Ass.:		Adenir Cardoso	
Planta Baixa, Localização		Ass.:		Ass.:	
DATA	Outubro 2021	MUNICÍPIO	Alto Alegre - RS	ESCALA	1 / 50
ÁREA		30.80 m²			


CIRCUITO	LÂMPADA	TOMADA	CARGA	DISJUNTOR
N	100 W 80 W	100 W	WATTS	AMPERES
C1	4	4	800	3,65
C2				
C3				
TOTAL	4	4	800	3,65

- LEGENDA
- LÂMPADA NO TETO
- INTERRUPTOR SIMPLES
- TOMADA SIMPLES
- CONDUTORES FASE, NEUTRO E RETORNO
- CENTRO DE DISTRIBUIÇÃO

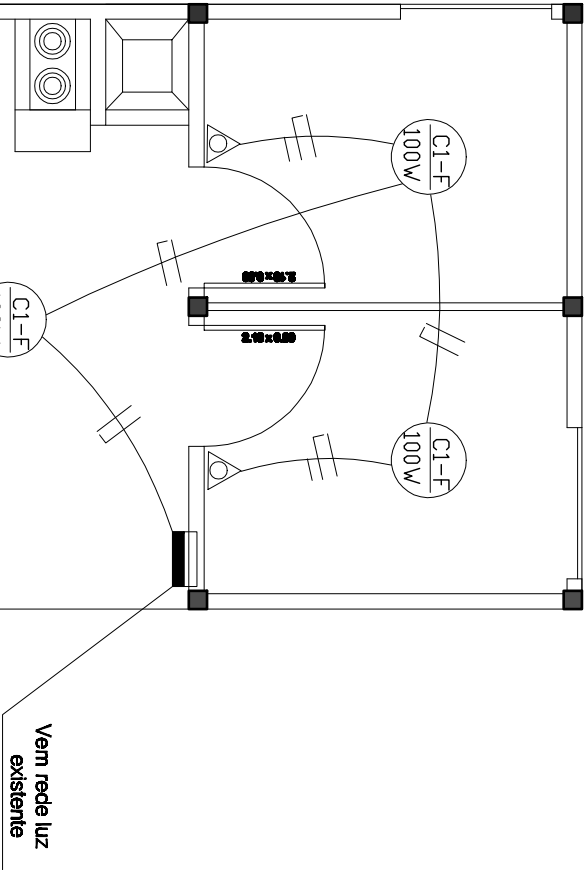

Planta Elétrica

- LEGENDA
- CG - CAIXA DE GORDURA
- RG - REGISTRO

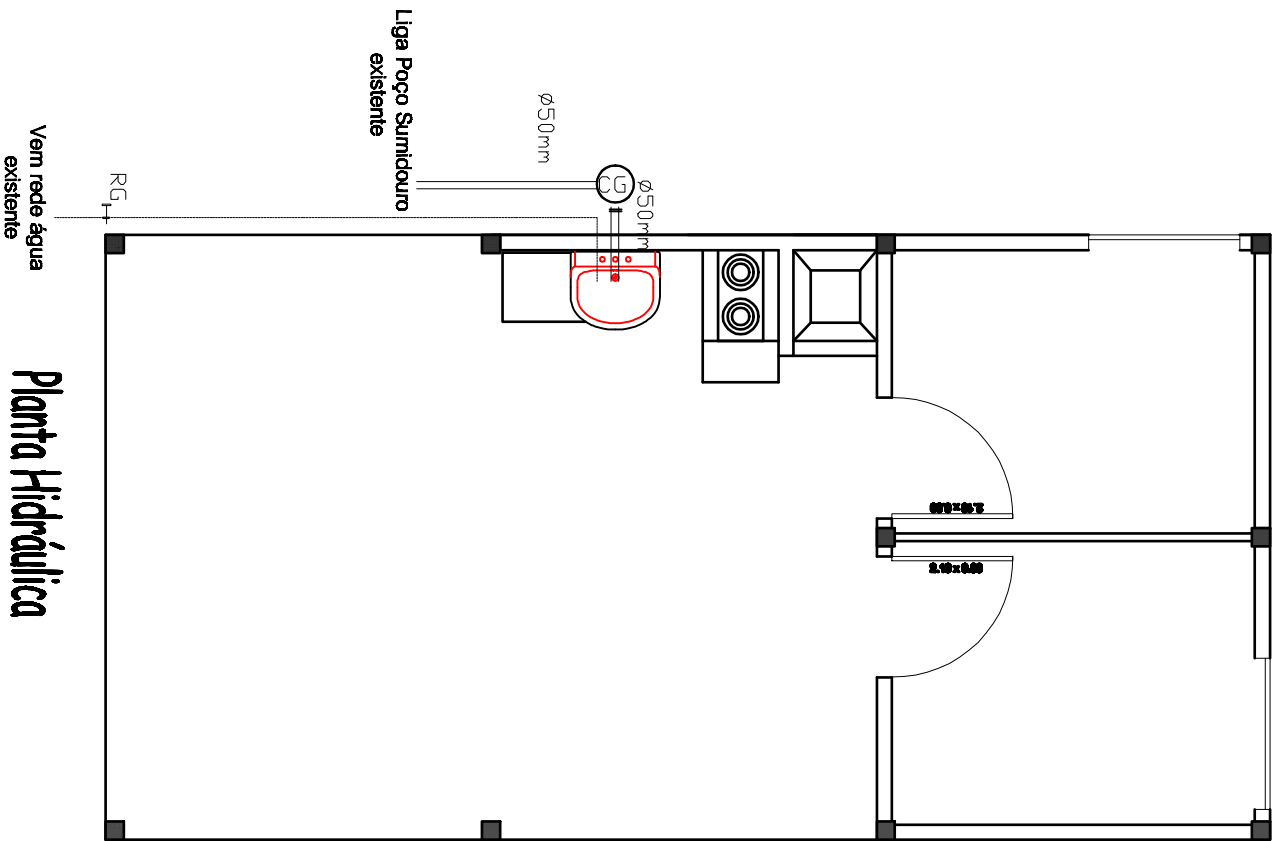

Planta Hidráulica



ADENIR CARDOSO CAU: 141924-2
Arquitetura e Urbanismo

RUA AV - JULIO DE CASTILHOS, 260 FONE/FAX: (54) 9 99488979 - e-mail: cardosoarquitetura@yahoo.com.br

PROJETO ARQUITETONICO RANCHO CRIOVLO


Escola Municipal de Ensino Fundamental Princesa Isabel

Prefeitura Municipal de Alto Alegre Ass.:


Adenir Cardoso Ass.:

Planta Hidraulica e Elétrica


DATA	MUNICÍPIO	ESCALA	ÁREA
Outubro 2021	Alto Alegre - RS	1 / 50	30,80 m²

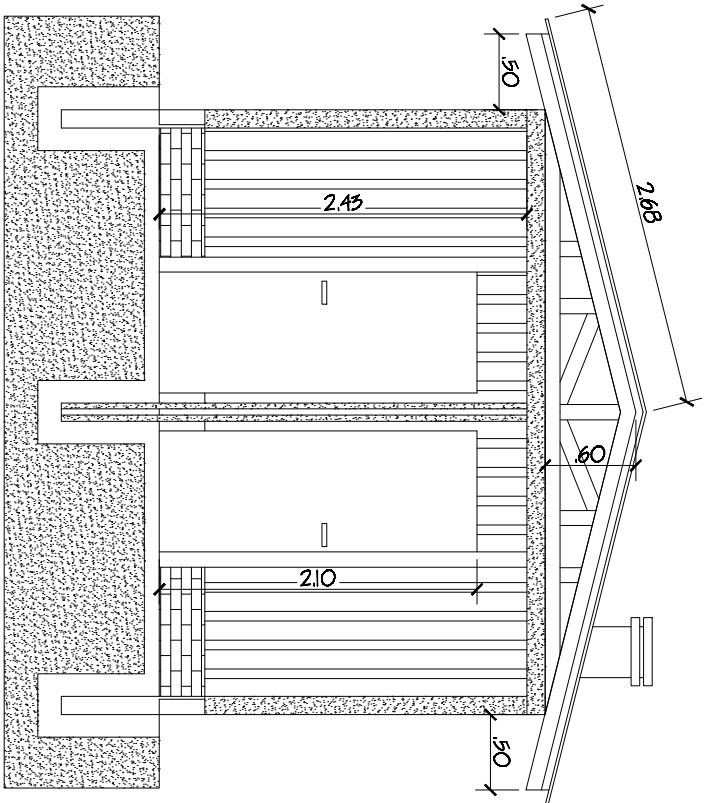


Corte B-B

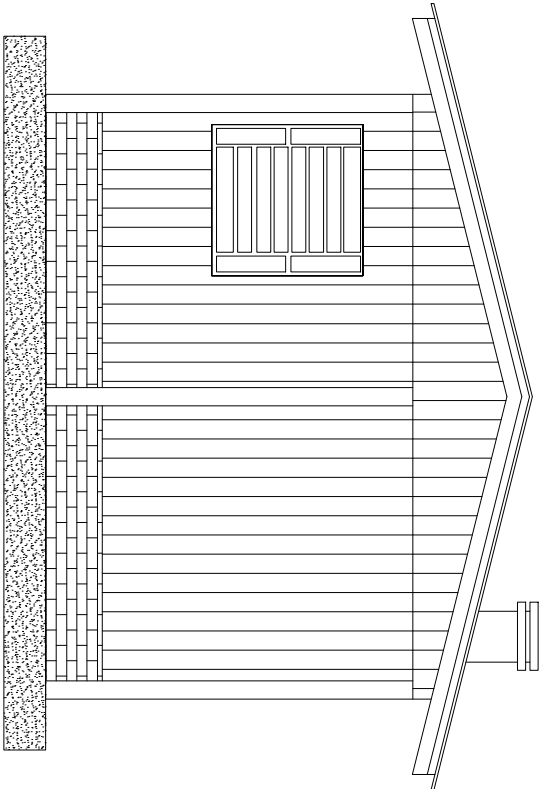

Fachada Sul

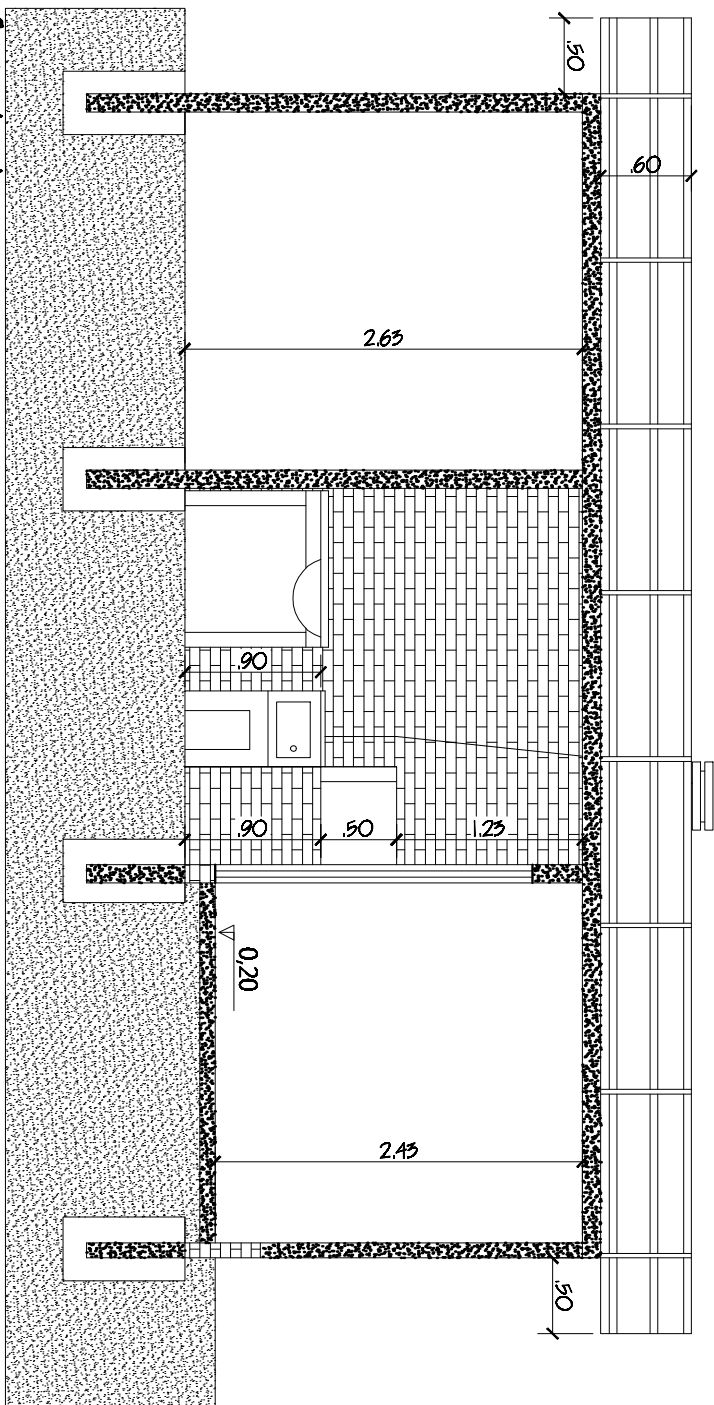

Corte A - A

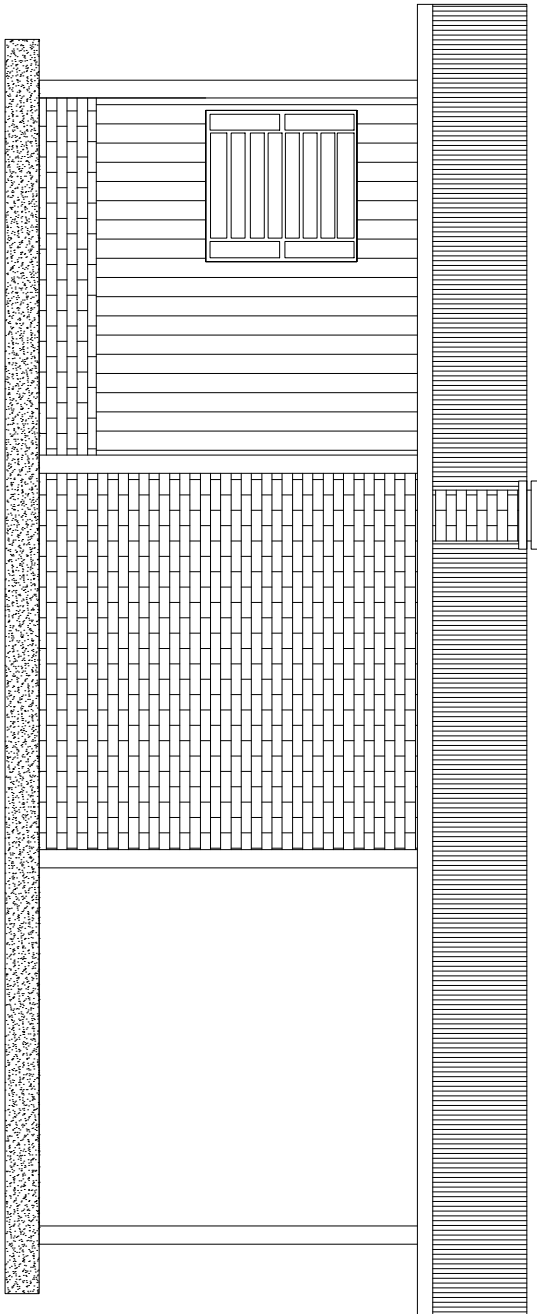

Fachada Leste



ADENIR CARDOSO

Arquitetura e Urbanismo

RUA AV - JULIO DE CASTILHOS, 260 FONE/FAX: (54) 9 99488979 - e-mail: cardosoarquitetura@yahoo.com.br

CAU: 141924-2

PROJETO ARQUITETONICO RANCHO CRIOVLO

PRANCHA 02

Escola Municipal de Ensino Fundamental Princesa Isabel

Prefeitura Municipal de Alto Alegre Ass.:

Adenir Cardoso Ass.:

Planta cortes e Fachadas

ENDERÇO

PROPRIETÁRIO

RESPONSÁVEL TÉCNICO

PROJETO

DATA Outubro 2021

MUNICÍPIO Alto Alegre - RS

ESCALA 1 / 50

ÁREA 30,80 m²