



CORTE B-B

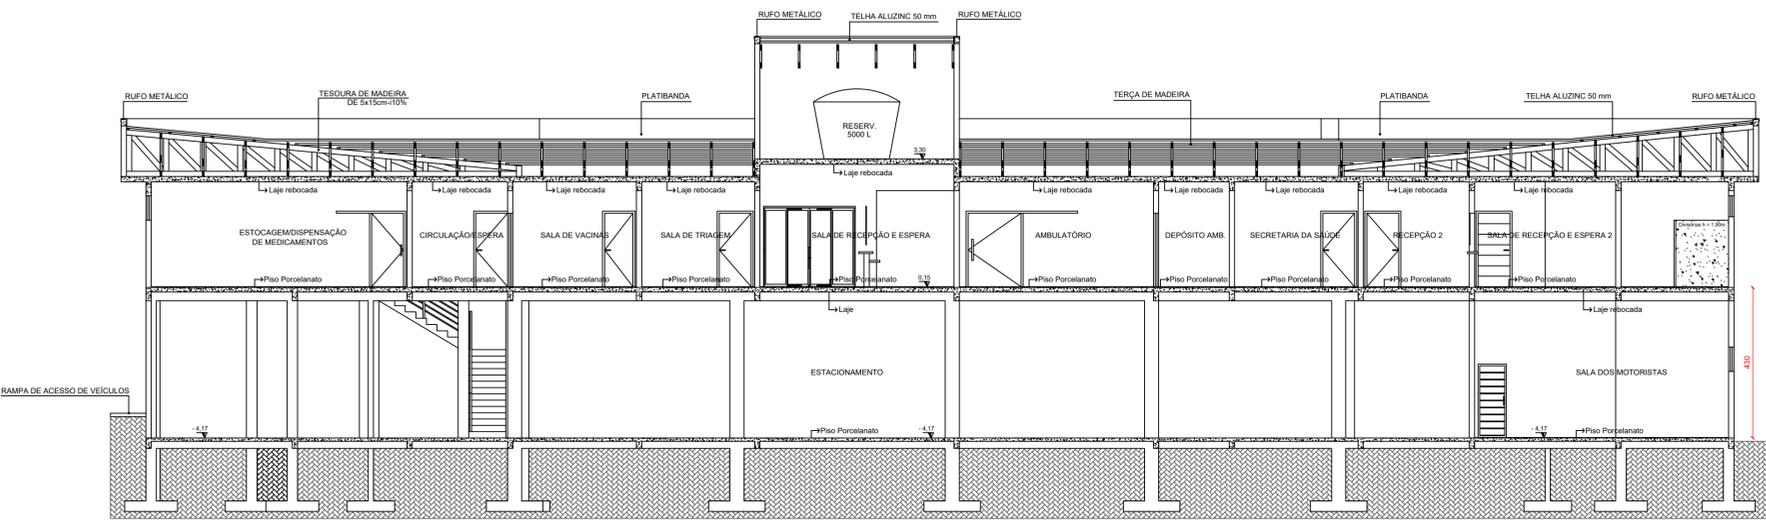


CORTE A-A


Sinalização Conforme RT CBMS nº 12/2011			LEGENDA - Símbolos Gráficos	
Símbolo	Código	Aplicação	Símbolo	Significado
	SA1	Sentido Fuga de Súp		Carga de P1 Químico Seco (PQS-SEC)
	SA2	Sentido Fuga de Fuga		Carga de P1 Químico Líquido (PQS-LÍQ)
	SA3	Sentido Fuga de Fuga		Carga de Gás Carbônico (CO2)
	SA4	Sentido de Fuga de Fuga em Escadas de Emergência		Carga de Espuma Mecânica (EM)
	SA5	Sentido de Fuga de Fuga em Escadas de Emergência		Central de Detecção e Alarme
	SA6	Sentido de Fuga de Fuga em Escadas de Emergência		Ativador Manual de Alarme de Incêndio
	SA7	Sentido de Fuga de Fuga em Escadas de Emergência		Ativador Automático de Alarme de Incêndio
	SA8	Sentido de Fuga de Fuga em Escadas de Emergência		Alarme Central Alarme
	SA9	Sentido de Fuga de Fuga em Escadas de Emergência		Ponto de Acumulação de energia elétrica (SAE) (SAE)
	SA10	Sentido de Fuga de Fuga em Escadas de Emergência		Bateria de Bateria
	SA11	Sentido de Fuga de Fuga em Escadas de Emergência		Banco automático para ativação de emergência (SAE) (SAE)
	SA12	Sentido de Fuga de Fuga em Escadas de Emergência		Ativador Sensor de Alarme de Incêndio
	SA13	Sentido de Fuga de Fuga em Escadas de Emergência		Ativador Manual de Alarme de Incêndio
	SA14	Sentido de Fuga de Fuga em Escadas de Emergência		Alarme Central Alarme
	SA15	Sentido de Fuga de Fuga em Escadas de Emergência		Ativador Sensor de Alarme de Incêndio
	SA16	Sentido de Fuga de Fuga em Escadas de Emergência		Ativador Manual de Alarme de Incêndio
	SA17	Sentido de Fuga de Fuga em Escadas de Emergência		Alarme Central Alarme
	SA18	Sentido de Fuga de Fuga em Escadas de Emergência		Ativador Sensor de Alarme de Incêndio
	SA19	Sentido de Fuga de Fuga em Escadas de Emergência		Ativador Manual de Alarme de Incêndio
	SA20	Sentido de Fuga de Fuga em Escadas de Emergência		Alarme Central Alarme
	SA21	Sentido de Fuga de Fuga em Escadas de Emergência		Ativador Sensor de Alarme de Incêndio
	SA22	Sentido de Fuga de Fuga em Escadas de Emergência		Ativador Manual de Alarme de Incêndio
	SA23	Sentido de Fuga de Fuga em Escadas de Emergência		Alarme Central Alarme
	SA24	Sentido de Fuga de Fuga em Escadas de Emergência		Ativador Sensor de Alarme de Incêndio
	SA25	Sentido de Fuga de Fuga em Escadas de Emergência		Ativador Manual de Alarme de Incêndio
	SA26	Sentido de Fuga de Fuga em Escadas de Emergência		Alarme Central Alarme
	SA27	Sentido de Fuga de Fuga em Escadas de Emergência		Ativador Sensor de Alarme de Incêndio
	SA28	Sentido de Fuga de Fuga em Escadas de Emergência		Ativador Manual de Alarme de Incêndio
	SA29	Sentido de Fuga de Fuga em Escadas de Emergência		Alarme Central Alarme
	SA30	Sentido de Fuga de Fuga em Escadas de Emergência		Ativador Sensor de Alarme de Incêndio
	SA31	Sentido de Fuga de Fuga em Escadas de Emergência		Ativador Manual de Alarme de Incêndio
	SA32	Sentido de Fuga de Fuga em Escadas de Emergência		Alarme Central Alarme
	SA33	Sentido de Fuga de Fuga em Escadas de Emergência		Ativador Sensor de Alarme de Incêndio
	SA34	Sentido de Fuga de Fuga em Escadas de Emergência		Ativador Manual de Alarme de Incêndio
	SA35	Sentido de Fuga de Fuga em Escadas de Emergência		Alarme Central Alarme
	SA36	Sentido de Fuga de Fuga em Escadas de Emergência		Ativador Sensor de Alarme de Incêndio
	SA37	Sentido de Fuga de Fuga em Escadas de Emergência		Ativador Manual de Alarme de Incêndio
	SA38	Sentido de Fuga de Fuga em Escadas de Emergência		Alarme Central Alarme
	SA39	Sentido de Fuga de Fuga em Escadas de Emergência		Ativador Sensor de Alarme de Incêndio
	SA40	Sentido de Fuga de Fuga em Escadas de Emergência		Ativador Manual de Alarme de Incêndio
	SA41	Sentido de Fuga de Fuga em Escadas de Emergência		Alarme Central Alarme
	SA42	Sentido de Fuga de Fuga em Escadas de Emergência		Ativador Sensor de Alarme de Incêndio
	SA43	Sentido de Fuga de Fuga em Escadas de Emergência		Ativador Manual de Alarme de Incêndio
	SA44	Sentido de Fuga de Fuga em Escadas de Emergência		Alarme Central Alarme
	SA45	Sentido de Fuga de Fuga em Escadas de Emergência		Ativador Sensor de Alarme de Incêndio
	SA46	Sentido de Fuga de Fuga em Escadas de Emergência		Ativador Manual de Alarme de Incêndio
	SA47	Sentido de Fuga de Fuga em Escadas de Emergência		Alarme Central Alarme
	SA48	Sentido de Fuga de Fuga em Escadas de Emergência		Ativador Sensor de Alarme de Incêndio
	SA49	Sentido de Fuga de Fuga em Escadas de Emergência		Ativador Manual de Alarme de Incêndio
	SA50	Sentido de Fuga de Fuga em Escadas de Emergência		Alarme Central Alarme

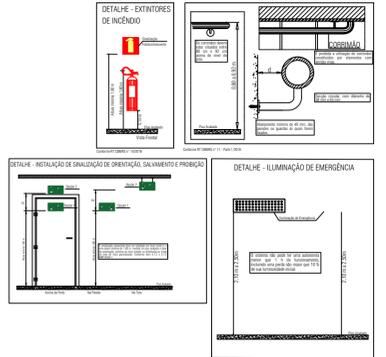


EMPRESA: Município de Barra do Rio Azul - Unidade Básica de Saúde	TIPO DE PROJETO: PREVENÇÃO DE INCÊNDIO
LOCALIZAÇÃO: Avenida Alberto José Albertoni nº 145 - Bairro Centro - Barra do Rio Azul - RS.	
AUTOR DO PROJETO: Eng. Civil e de Seg. do Trabalho Rodrigo Luis Staforti CREA - RS 270167064 - 52.30881-1	PROPRIETÁRIO/RESPONSÁVEL: Município de Barra do Rio Azul Márcio Arruda
TÍTULO: Corte AA e BB	ESCALA: 1:100
DATA: Dezembro_2024	ÁREA: 2.011,10m²
PROPRIETÁRIO/RESPONSÁVEL: Rodrigo Luis Staforti Engenheiro Civil e de Segurança do Trabalho	PRANCHA: 03

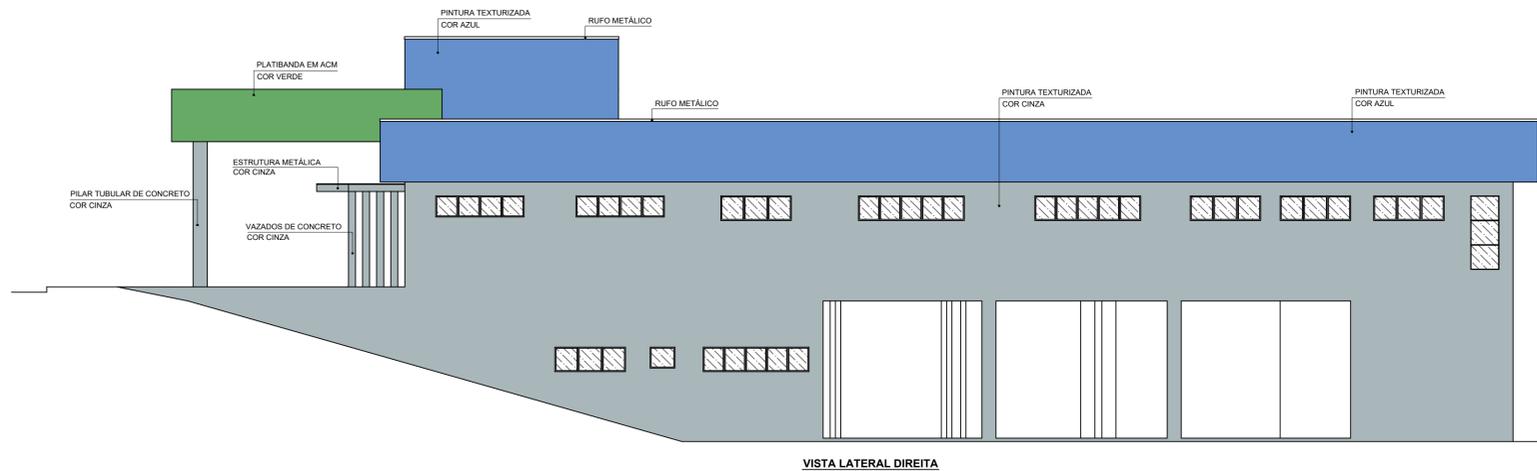

VISTA LATERAL DIREITA

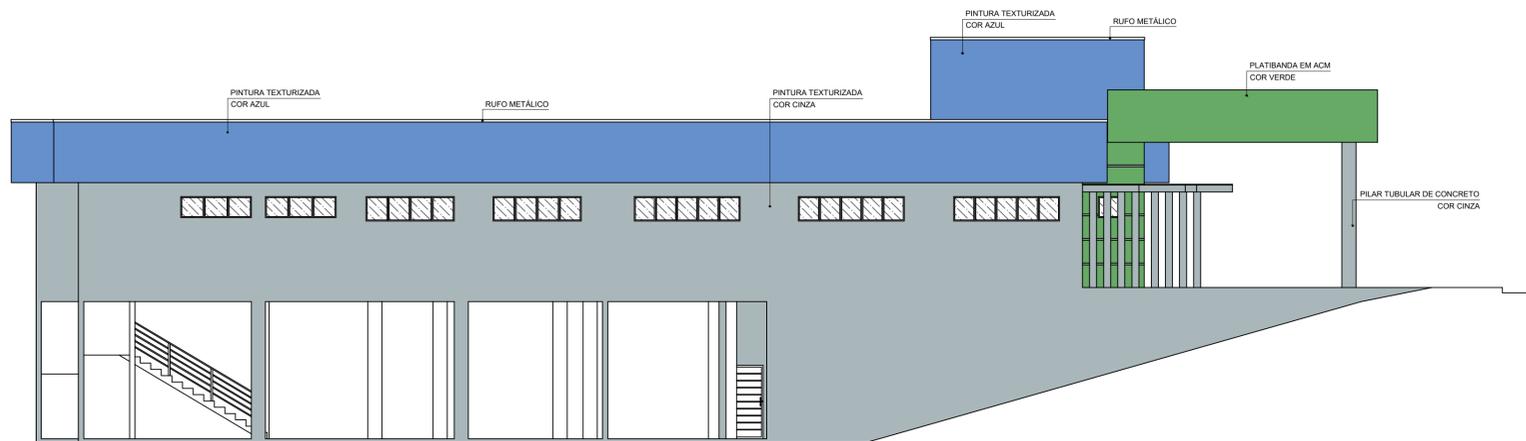

VISTA LATERAL ESQUERDA


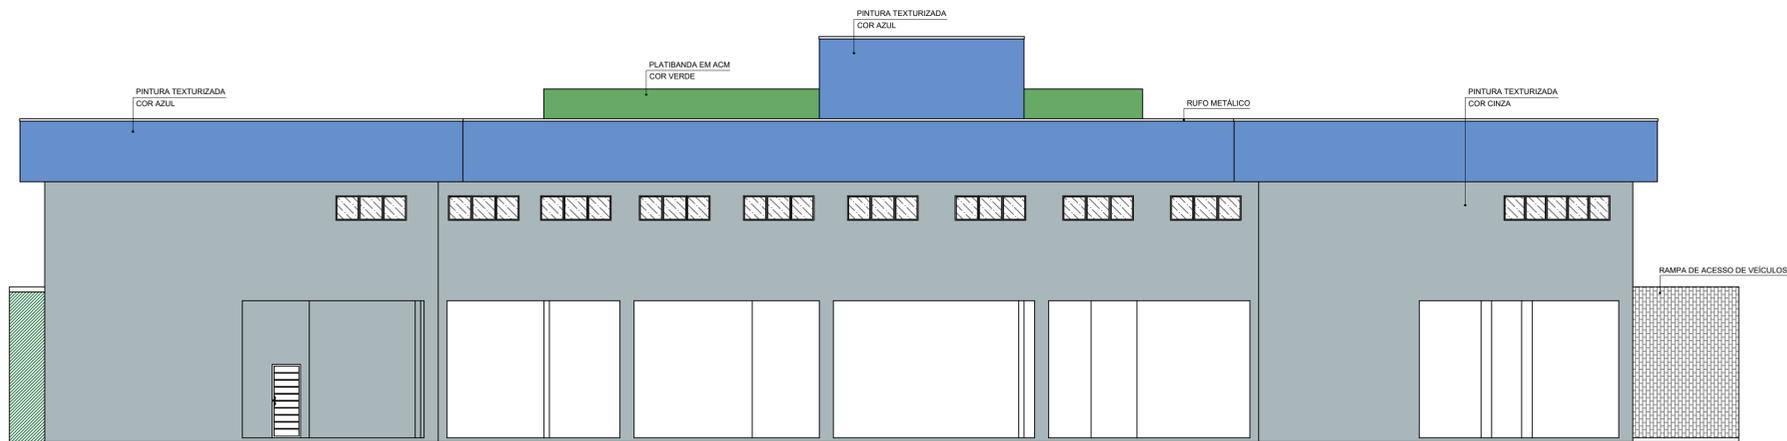


VISTA DOS FUNDOS



FACHADA

Sinalização Conforme RT CBMS nº 12/2021			LEGENDA - Símbolos Gráficos	
Símbolo	Código	Aplicação	Símbolo	Significado
	SA1	Sinalização Pista de Saída		Carga de Pó Químico Seco (PQS-MS)
	SA2	Sinalização Pista de Fuga		Carga de Pó Químico Líquido (PQL-MS)
	SA3	Sinalização Pista de Fuga		Carga de Pó Químico (PQ)
	SA4	Sinalização Pista de Fuga em Escadas de Emergência		Carga de Gás Carbônico (CO2)
	SA5	Sinalização Pista de Fuga em Escadas de Emergência		Carga de Espuma Médica (EM)
	SA6	Sinalização Pista de Fuga em Escadas de Emergência		Central de Detecção e Alarme
	SA7	Sinalização Pista de Fuga em Escadas de Emergência		Atenuador Manual de Alarme em Incêndio
	SA8	Sinalização Pista de Fuga em Escadas de Emergência		Atenuador Automático
	SA9	Sinalização Pista de Fuga em Escadas de Emergência		Alarme Central Alarme
	SA10	Sinalização Pista de Fuga em Escadas de Emergência		Ponto de Acumulação de energia elétrica (SEI)
	SA11	Sinalização Pista de Fuga em Escadas de Emergência		Botão de Sinalização
	SA12	Sinalização Pista de Fuga em Escadas de Emergência		Banco automático para iluminação de emergência com 100% bateria
	SA13	Sinalização Pista de Fuga em Escadas de Emergência		Botão manual de alarme
	SA14	Sinalização Pista de Fuga em Escadas de Emergência		Sistema de Hidrante Duplo com Mangueirão
	SA15	Sinalização Pista de Fuga em Escadas de Emergência		Mangueirão
	SA16	Sinalização Pista de Fuga em Escadas de Emergência		Sistema de Hidrante Simples
	SA17	Sinalização Pista de Fuga em Escadas de Emergência		Sistema de Hidrante Tipo Mangueirão
	SA18	Sinalização Pista de Fuga em Escadas de Emergência		Reservatório de Incêndio
	SA19	Sinalização Pista de Fuga em Escadas de Emergência		Dispositivo de Resgate Simples
	SA20	Sinalização Pista de Fuga em Escadas de Emergência		Detector de temperatura
	SA21	Sinalização Pista de Fuga em Escadas de Emergência		Proibição fumar
	SA22	Sinalização Pista de Fuga em Escadas de Emergência		Proibição acesso de veículo
	SA23	Sinalização Pista de Fuga em Escadas de Emergência		Elemento Carga para isolamento em Risco e Sinal de Emergência
	SA24	Sinalização Pista de Fuga em Escadas de Emergência		Sinalização de emergência
	SA25	Sinalização Pista de Fuga em Escadas de Emergência		Sinalização de emergência
	SA26	Sinalização Pista de Fuga em Escadas de Emergência		Sinalização de emergência
	SA27	Sinalização Pista de Fuga em Escadas de Emergência		Sinalização de emergência
	SA28	Sinalização Pista de Fuga em Escadas de Emergência		Sinalização de emergência
	SA29	Sinalização Pista de Fuga em Escadas de Emergência		Sinalização de emergência
	SA30	Sinalização Pista de Fuga em Escadas de Emergência		Sinalização de emergência
	SA31	Sinalização Pista de Fuga em Escadas de Emergência		Sinalização de emergência
	SA32	Sinalização Pista de Fuga em Escadas de Emergência		Sinalização de emergência
	SA33	Sinalização Pista de Fuga em Escadas de Emergência		Sinalização de emergência
	SA34	Sinalização Pista de Fuga em Escadas de Emergência		Sinalização de emergência
	SA35	Sinalização Pista de Fuga em Escadas de Emergência		Sinalização de emergência
	SA36	Sinalização Pista de Fuga em Escadas de Emergência		Sinalização de emergência
	SA37	Sinalização Pista de Fuga em Escadas de Emergência		Sinalização de emergência
	SA38	Sinalização Pista de Fuga em Escadas de Emergência		Sinalização de emergência
	SA39	Sinalização Pista de Fuga em Escadas de Emergência		Sinalização de emergência
	SA40	Sinalização Pista de Fuga em Escadas de Emergência		Sinalização de emergência
	SA41	Sinalização Pista de Fuga em Escadas de Emergência		Sinalização de emergência
	SA42	Sinalização Pista de Fuga em Escadas de Emergência		Sinalização de emergência
	SA43	Sinalização Pista de Fuga em Escadas de Emergência		Sinalização de emergência
	SA44	Sinalização Pista de Fuga em Escadas de Emergência		Sinalização de emergência
	SA45	Sinalização Pista de Fuga em Escadas de Emergência		Sinalização de emergência
	SA46	Sinalização Pista de Fuga em Escadas de Emergência		Sinalização de emergência
	SA47	Sinalização Pista de Fuga em Escadas de Emergência		Sinalização de emergência
	SA48	Sinalização Pista de Fuga em Escadas de Emergência		Sinalização de emergência
	SA49	Sinalização Pista de Fuga em Escadas de Emergência		Sinalização de emergência
	SA50	Sinalização Pista de Fuga em Escadas de Emergência		Sinalização de emergência

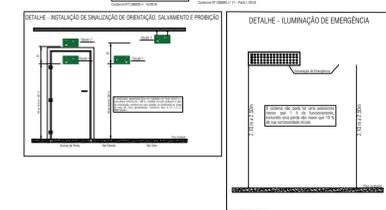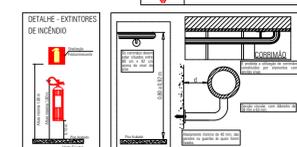


EMPRESA: Município de Barra do Rio Azul - Unidade Básica de Saúde	TIPO DE PROJETO: PREVENÇÃO DE INCÊNDIO
LOCALIZAÇÃO: Avenida Alberto José Albertoni nº 145 - Bairro Centro - Barra do Rio Azul - RS.	
AUTOR DO PROJETO: Eng. Civil e de Seg. do Trabalho Rodrigo Luis Staforti CREA - RS: 270167064 - 52.3088-1	PROPRIETÁRIO/RESPONSÁVEL: Município de Barra do Rio Azul Marcílio Arruda
TÍTULO: Corte AA e BB	ESCALA: 1:100
DATA: Dezembro_2024	ÁREA: 2.011,10m²
	PRANCHA: 04
PROPRIETÁRIO/RESPONSÁVEL: RES	DOCUMENTO ASSINADO DIGITALMENTE: RODRIGO LUIS STAFORTI Data: 09/12/2024 16:08:54-0300 Verifique em https://validar.jb.gov.br

Rodrigo Luis Staforti  
Engenheiro Civil e de Segurança do Trabalho




**PLANTA DE LOCALIZAÇÃO**

Sinalização Conforme RT CBMRS nº 12/2021			LEGENDA - Símbolos Gráficos	
Símbolo	Código	Aplicação	Símbolo	Significado
	S11	Sentido Rota de Fuga		Carga de Pó Químico Seco (PQS ABC)
	S2	Sentido Rota de Fuga		Carga de Pó Químico Seco (PQS BC)
	S3	Sentido Rota de Fuga		Carga d'Água Pressurizada (AP)
	S4	Sentido de Rota de Fuga em Escadas de Emergência		Carga de Gás Carbônico (CO₂)
	S5	Sentido de Rota de Fuga em Escadas de Emergência		Carga de Espuma Mecânica (EM)
	S6	Sentido de Rota de Fuga em Escadas de Emergência		Central de Detecção e Alarme
	S7	Sentido de Rota de Fuga em Escadas de Emergência		Acionador Manual de Alarme de Incêndio
	S8	Sentido de Rota de Fuga em Escadas de Emergência		Ativador Áudio - visual
	S9	Sentido de Rota de Fuga em Escadas de Emergência		Bateria Central Alarme
	S10	Sentido de Rota de Fuga em Escadas de Emergência		Ponto de Iluminação de emergência automático 30 LEDs
	S11	Sentido de Rota de Fuga em Escadas de Emergência		Iluminação de Balizamento
	S12	Sentido de Rota de Fuga em Escadas de Emergência		Bloco autônomo para iluminação de emergência com 1200 Lúmens
	S13	Saída de Emergência		Detector pontual de fumaça
	S14	Saída de Emergência		Barra anti-pânico
	S15	Saída de Emergência		Sistema de Hidrante Duplo com Mangotinho
	S16	Saída de Emergência		Sistema de Hidrante Simples
	S17	Saída de Emergência		Sistema de Hidrante Tipo Mangotinho
	S18	Saída de Emergência		Reservatório de Incêndio
	S19	Saída de Emergência		Dispositivo de Recalque Simples
	S20	Saída de Emergência		Detector de temperatura
	S21	Saída de Emergência		Perfuro de Acesso de Válvulas
	S22	Saída de Emergência		Elemento Corta-Fogo para Isolamento de Riscos e Saídas de Emergência
	S23	Saída de Emergência		Vaga para Cadeirantes
	S24	Saída de Emergência		Dispositivo de Comunicação
	S25	Saída de Emergência		Central GLP
	S26	Saída de Emergência		Bomba de Incêndio Elétrica
	S27	Saída de Emergência		Porta Corta-Fogo
	S28	Saída de Emergência		Luminária de Emergência (barolite)
	S29	Saída de Emergência		Exaustor (retirada de fumaça)
	S30	Saída de Emergência		Capotr Metálico Franklin
	S31	Saída de Emergência		Abracamento SPDA
	S32	Saída de Emergência		Caixa de Medição - Abracamento SPDA

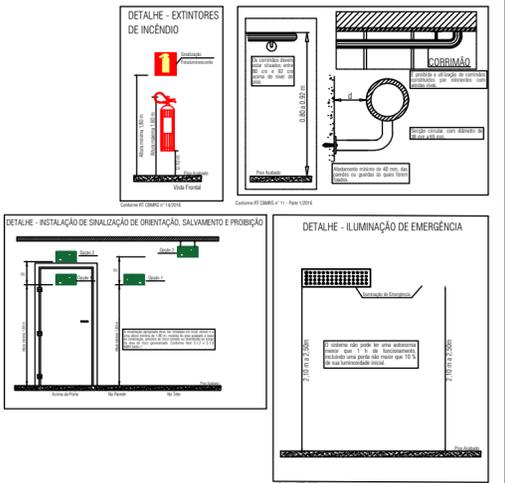

EMPRESA: Município de Barra do Rio Azul - Unidade Básica de Saúde		TIPO DE PROJETO: PREVENÇÃO DE INCÊNDIO	
LOCALIZAÇÃO: Avenida Alberto José Albertoni nº 145 - Bairro Centro - Barra do Rio Azul - RS.			
AUTOR DO PROJETO: Eng. Civil e de Seg. do Trabalho Rodrigo Luis Staforti CREA - RS 219238/CREA - SC 165888-7		PROPRIETÁRIO/RESPONSÁVEL: Município De Barra do Rio Azul Marcelo Arruda	
TÍTULO: Locação	ESCALA: 1:500	ÁREA: 2.011,10m²	PRANCHA: 02
DATA: Dezembro 2024		Documento assinado digitalmente	
PROPRIETÁRIO/RESPONSÁVEL		Rodrigo Luis Staforti Engenheiro Civil e de Segurança do Trabalho	

gov.br RODRIGO LUIS STAFORTI  
 Data: 09/12/2024 16:02:24-0300  
 Verifique em <https://validar.it.gov.br>

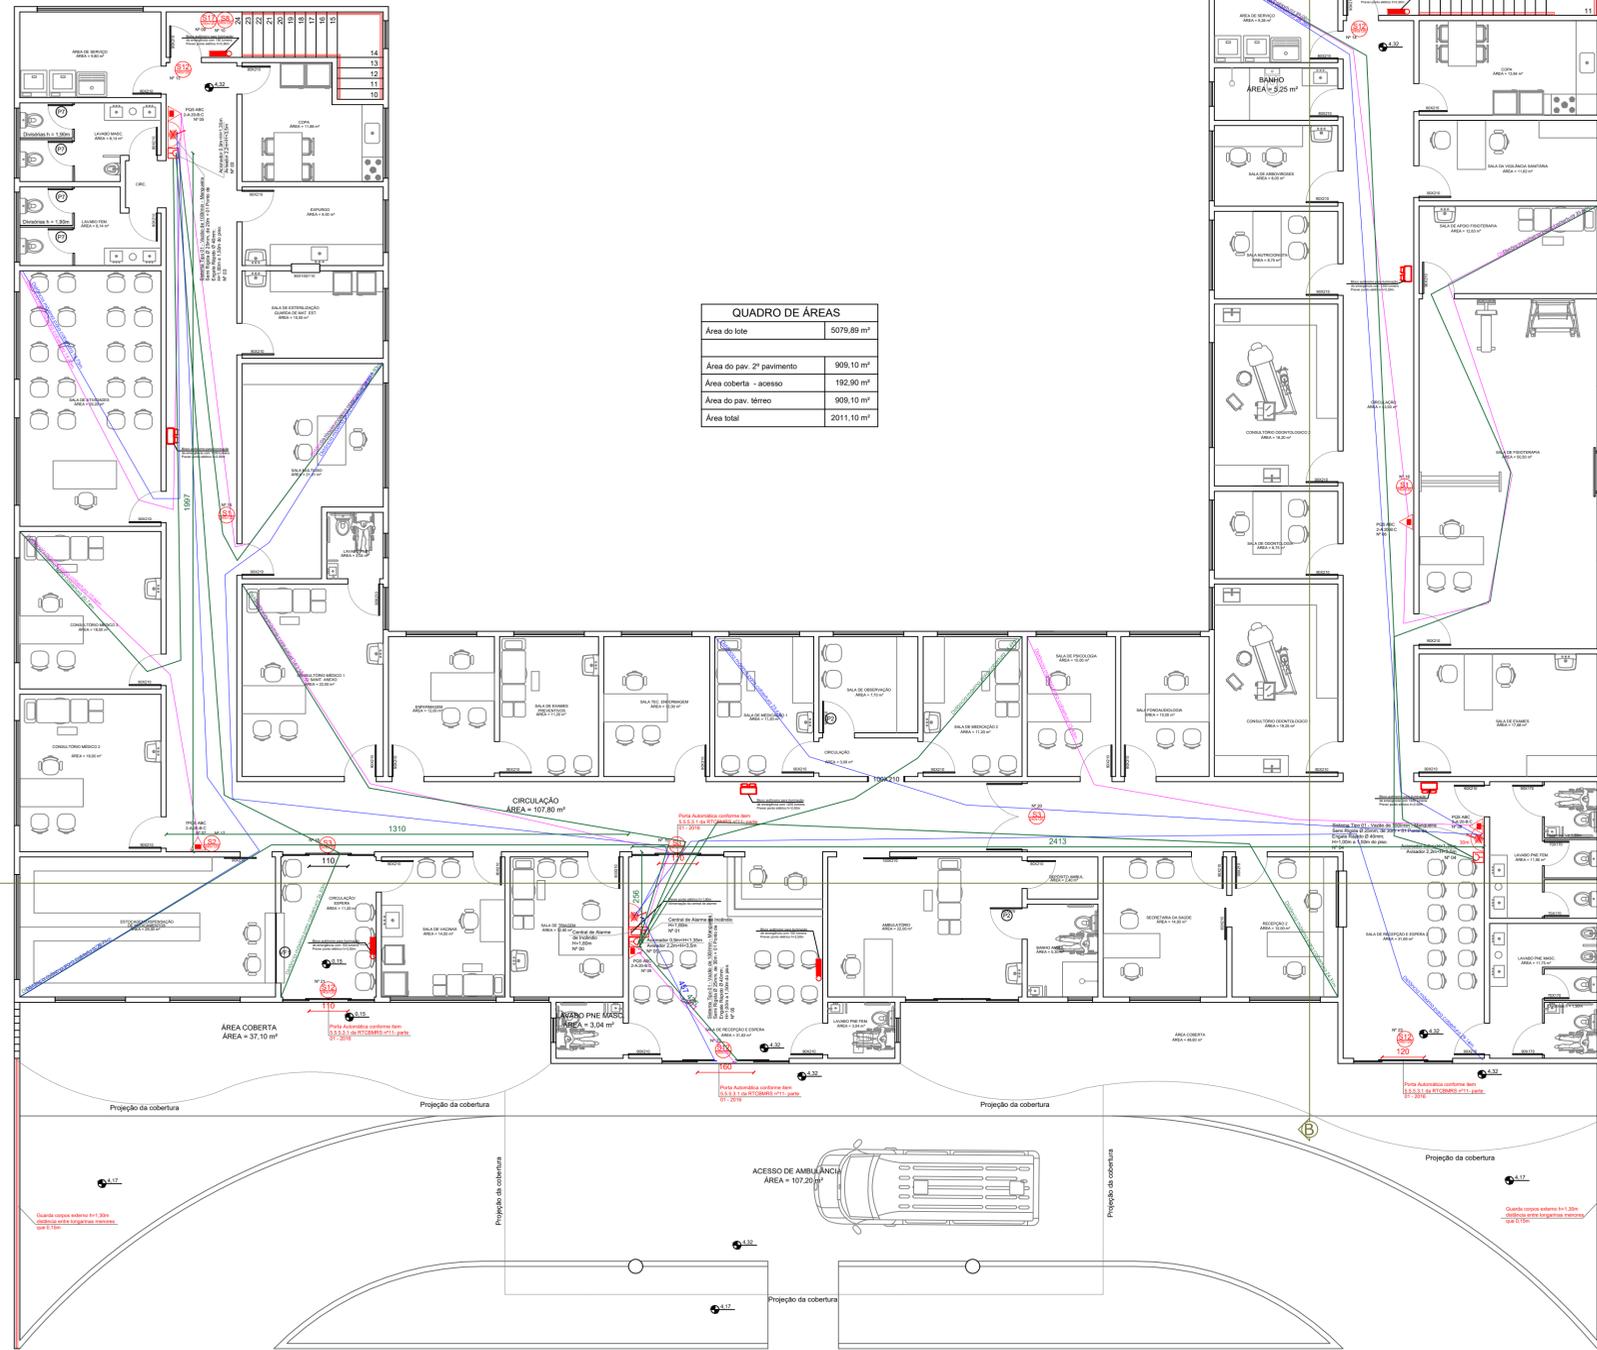


QUADRO DE ÁREAS	
Área do lote	5079,89 m²
Área do pav. 2º pavimento	909,10 m²
Área coberta - acesso	192,90 m²
Área do pav. térreo	909,10 m²
Área total	2011,10 m²

**PLANTA BAIXA 2º PAVIMENTO**

ÁREA DO PAV. = 909,10 M²  
 ÁREA COBERTA ACESSO = 192,90 M²  
 ÁREA TOTAL = 2011,10 M²

Sinalização Conforme RT CBMS nº 12/2001			LEGENDA - Símbolos Gráficos	
	SAÍDA	Sentido Rota de Saída		Carga de Pó Químico Seco (PQS-SEC)
		Sentido Rota de Fuga		Carga de Pó Químico Úmido (PQS-UM)
		Sentido Rota de Fuga		Carga de Pó Químico Líquido (PQS-LÍQ)
		Sentido de Rota de Fuga em Escadas de Emergência		Carga de Gás Carbônico (CO2)
		Sentido de Rota de Fuga em Escadas de Emergência		Carga de Espuma Mecânica (EM)
		Sentido de Rota de Fuga em Escadas de Emergência		Central de Detecção e Alarme
		Sentido de Rota de Fuga em Escadas de Emergência		Acionador Manual de Alarme de Incêndio
		Sentido de Rota de Fuga em Escadas de Emergência		Acionador Automático de Alarme de Incêndio
		Sentido de Rota de Fuga em Escadas de Emergência		Bateria Central Alarme
		Sentido de Rota de Fuga em Escadas de Emergência		Ponto de Automação de emergência automotiva (SAE)
		Sentido de Rota de Fuga em Escadas de Emergência		Automação de Balanço
		Sentido de Rota de Fuga em Escadas de Emergência		Banco automático para Automação de emergência (SAE) - 10000
		Sentido de Rota de Fuga em Escadas de Emergência		Botão manual de emergência
		Sentido de Rota de Fuga em Escadas de Emergência		Botão sem pilhas
		Sentido de Rota de Fuga em Escadas de Emergência		Sistema de Hidrante Duplo com Mangueira
		Sentido de Rota de Fuga em Escadas de Emergência		Sistema de Hidrante Simples
		Sentido de Rota de Fuga em Escadas de Emergência		Mangueira
		Sentido de Rota de Fuga em Escadas de Emergência		Sistema de Hidrante Tipo Mangueira
		Sentido de Rota de Fuga em Escadas de Emergência		Reservatório de Incêndio
		Sentido de Rota de Fuga em Escadas de Emergência		Dispositivo de Resgate Simples
		Sentido de Rota de Fuga em Escadas de Emergência		Detector de Temperatura
		Sentido de Rota de Fuga em Escadas de Emergência		Placa de Acesso de Visitador
		Sentido de Rota de Fuga em Escadas de Emergência		Elemento Carga para isolamento em Risco à Saúde ou Emergência
		Sentido de Rota de Fuga em Escadas de Emergência		Vaga para Condicionador
		Sentido de Rota de Fuga em Escadas de Emergência		Dispositivo de Descontaminação
		Sentido de Rota de Fuga em Escadas de Emergência		Central GLP
		Sentido de Rota de Fuga em Escadas de Emergência		Bateria de Incêndio Diferencial
		Sentido de Rota de Fuga em Escadas de Emergência		Placa Correr Fuga
		Sentido de Rota de Fuga em Escadas de Emergência		Luminária de Emergência (Reserva)
		Sentido de Rota de Fuga em Escadas de Emergência		Escalador (Inclinação de rampa)
		Sentido de Rota de Fuga em Escadas de Emergência		Capteur Meteo-François
		Sentido de Rota de Fuga em Escadas de Emergência		Alarmamento SPDA
		Sentido de Rota de Fuga em Escadas de Emergência		Cabo de Proteção - Alarmamento SPDA

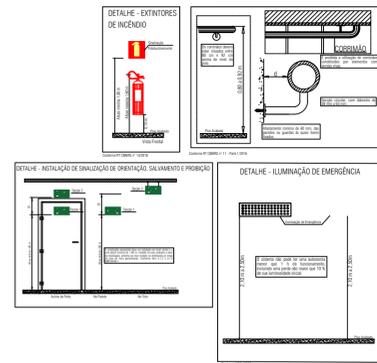

EMPRESA: Município de Barra do Rio Azul - Unidade Básica de Saúde		TIPO DE PROJETO: PREVENÇÃO DE INCÊNDIO	
LOCALIZAÇÃO: Avenida Alberto José Albertoni nº 145 - Bairro Centro - Barra do Rio Azul - RS.			
AUTOR DO PROJETO: Eng. Civil e de Seg. do Trabalho Rodrigo Luis Staforti CREA - RS: 270786/RS - 2010881		PROPRIETÁRIO/RESPONSÁVEL: Município de Barra do Rio Azul Márcio Arruda	
TÍTULO: Pbx_2º pavimento	ESCALA: 1:100	ÁREA: 2.011,10m²	PRANCHA: 06
DATA: Dezembro_2024		PRANCHA: 06	
Documento assinado digitalmente RODRIGO LUIS STAFORTI Data: 09/12/2024 16:02:24 -0300 Verifique em https://validar.jti.gov.br			
PROPRIETÁRIO/RESPONSÁVEL		RESPC	

Rodrigo Luis Staforti  
 Engenheiro Civil e de Segurança do Trabalho

JUBARÉ

LOTE Nº 03

AV. ALBERTO JOSE ALBERTONI


LOTE Nº 02  
 ÁREA = 5079,86 m²  
 PROP. MUNICIPIO DE BARRA DO RIO AZUL  
 MATR. 10.270

RUA 02


RUA 01

RUA 03

SAÍDA PARA ITATIBA DO SUL

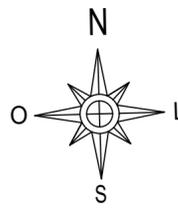

Sinalização Conforme RT CBMRS nº 12/2021			LEGENDA - Símbolos Gráficos	
Símbolo	Código	Aplicação	Símbolo	Significado
	S11	Sentido Rota de Fuga		Carga de Pó Químico Seco (PQS ABC)
	S12	Sentido Rota de Fuga		Carga de Pó Químico Seco (PQS BC)
	S13	Sentido Rota de Fuga		Carga d'Água Pressurizada (AP)
	S14	Sentido de Rota de Fuga em Escadas de Emergência		Carga de Gás Carbônico (CO₂)
	S15	Sentido de Rota de Fuga em Escadas de Emergência		Carga de Espuma Mecânica (EM)
	S16	Sentido de Rota de Fuga em Escadas de Emergência		Central de Detecção e Alarme
	S17	Sentido de Rota de Fuga em Escadas de Emergência		Acionador Manual de Alarme de Incêndio
	S18	Sentido de Rota de Fuga em Escadas de Emergência		Ativador Áudio - visual
	S19	Sentido de Rota de Fuga em Escadas de Emergência		Bateria Central Alarme
	S20	Sentido de Rota de Fuga em Escadas de Emergência		Ponto de Iluminação de emergência automático 30 LEDs
	S21	Sentido de Rota de Fuga em Escadas de Emergência		Iluminação de Balizamento
	S22	Sentido de Rota de Fuga em Escadas de Emergência		Bloco autônomo para iluminação de emergência com 1200 Lúmens
	S23	Sentido de Rota de Fuga em Escadas de Emergência		Detector pontual de fumaça
	S24	Sentido de Rota de Fuga em Escadas de Emergência		Barra anti-pancadas
	S25	Sentido de Rota de Fuga em Escadas de Emergência		Sistema de Hidrante Duplo com Mangotinho
	S26	Sentido de Rota de Fuga em Escadas de Emergência		Sistema de Hidrante Simples
	S27	Sentido de Rota de Fuga em Escadas de Emergência		Sistema de Hidrante Tipo Mangotinho
	S28	Sentido de Rota de Fuga em Escadas de Emergência		Reservatório de Incêndio
	S29	Sentido de Rota de Fuga em Escadas de Emergência		Dispositivo de Recalque Simples
	S30	Sentido de Rota de Fuga em Escadas de Emergência		Detector de temperatura
	S31	Sentido de Rota de Fuga em Escadas de Emergência		Perfuro de Acesso de Válvulas
	S32	Sentido de Rota de Fuga em Escadas de Emergência		Elemento Corta-Fogo para Isolamento de Riscos e Saídas de Emergência
	S33	Sentido de Rota de Fuga em Escadas de Emergência		Vaga para Cadeirantes
	S34	Sentido de Rota de Fuga em Escadas de Emergência		Dispositivo de Comunicação
	S35	Sentido de Rota de Fuga em Escadas de Emergência		Central GLP
	S36	Sentido de Rota de Fuga em Escadas de Emergência		Bomba de Incêndio Elétrica
	S37	Sentido de Rota de Fuga em Escadas de Emergência		Porta Corta-Fogo
	S38	Sentido de Rota de Fuga em Escadas de Emergência		Luminária de Emergência (barolite)
	S39	Sentido de Rota de Fuga em Escadas de Emergência		Excavador (retirada de fumaça)
	S40	Sentido de Rota de Fuga em Escadas de Emergência		Capotr Metálico Franklin
	S41	Sentido de Rota de Fuga em Escadas de Emergência		Aterramento SPDA
	S42	Sentido de Rota de Fuga em Escadas de Emergência		Caixa de Medição - Aterramento SPDA
	S43	Sentido de Rota de Fuga em Escadas de Emergência		
	S44	Sentido de Rota de Fuga em Escadas de Emergência		
	S45	Sentido de Rota de Fuga em Escadas de Emergência		
	A3	Risco de explosão		
	A5	Risco choque elétrico		

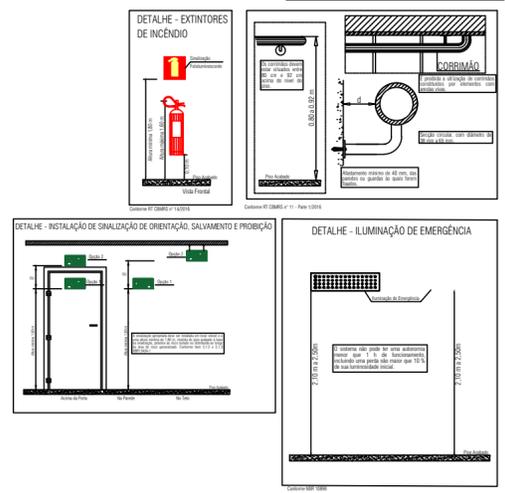

**PLANTA DE SITUAÇÃO**

EMPRESA: Município de Barra do Rio Azul - Unidade Básica de Saúde		TIPO DE PROJETO: PREVENÇÃO DE INCÊNDIO	
LOCALIZAÇÃO: Avenida Alberto José Albertoni nº 145 - Bairro Centro - Barra do Rio Azul - RS.			
AUTOR DO PROJETO: Eng. Civil e de Seg. do Trabalho Rodrigo Luis Staforti CREA - RS 219238/CREA - SC 165888-7		PROPRIETÁRIO/RESPONSÁVEL: Município De Barra do Rio Azul Marcelo Arruda	
TÍTULO: Situação	ESCALA: 1:1000	ÁREA: 2.011,10m²	
	DATA: Dezembro_2024	PRANCHA: 01	
PROPRIETÁRIO/RESPONSÁVEL		RE	

Documento assinado digitalmente  
 gov.br RODRIGO LUIS STAFORTI  
 Data: 09/12/2024 16:02:24-0300  
 Verifique em https://validar.iti.gov.br

**Rodrigo Luis Staforti**  
 Engenheiro Civil e de Segurança do Trabalho

