


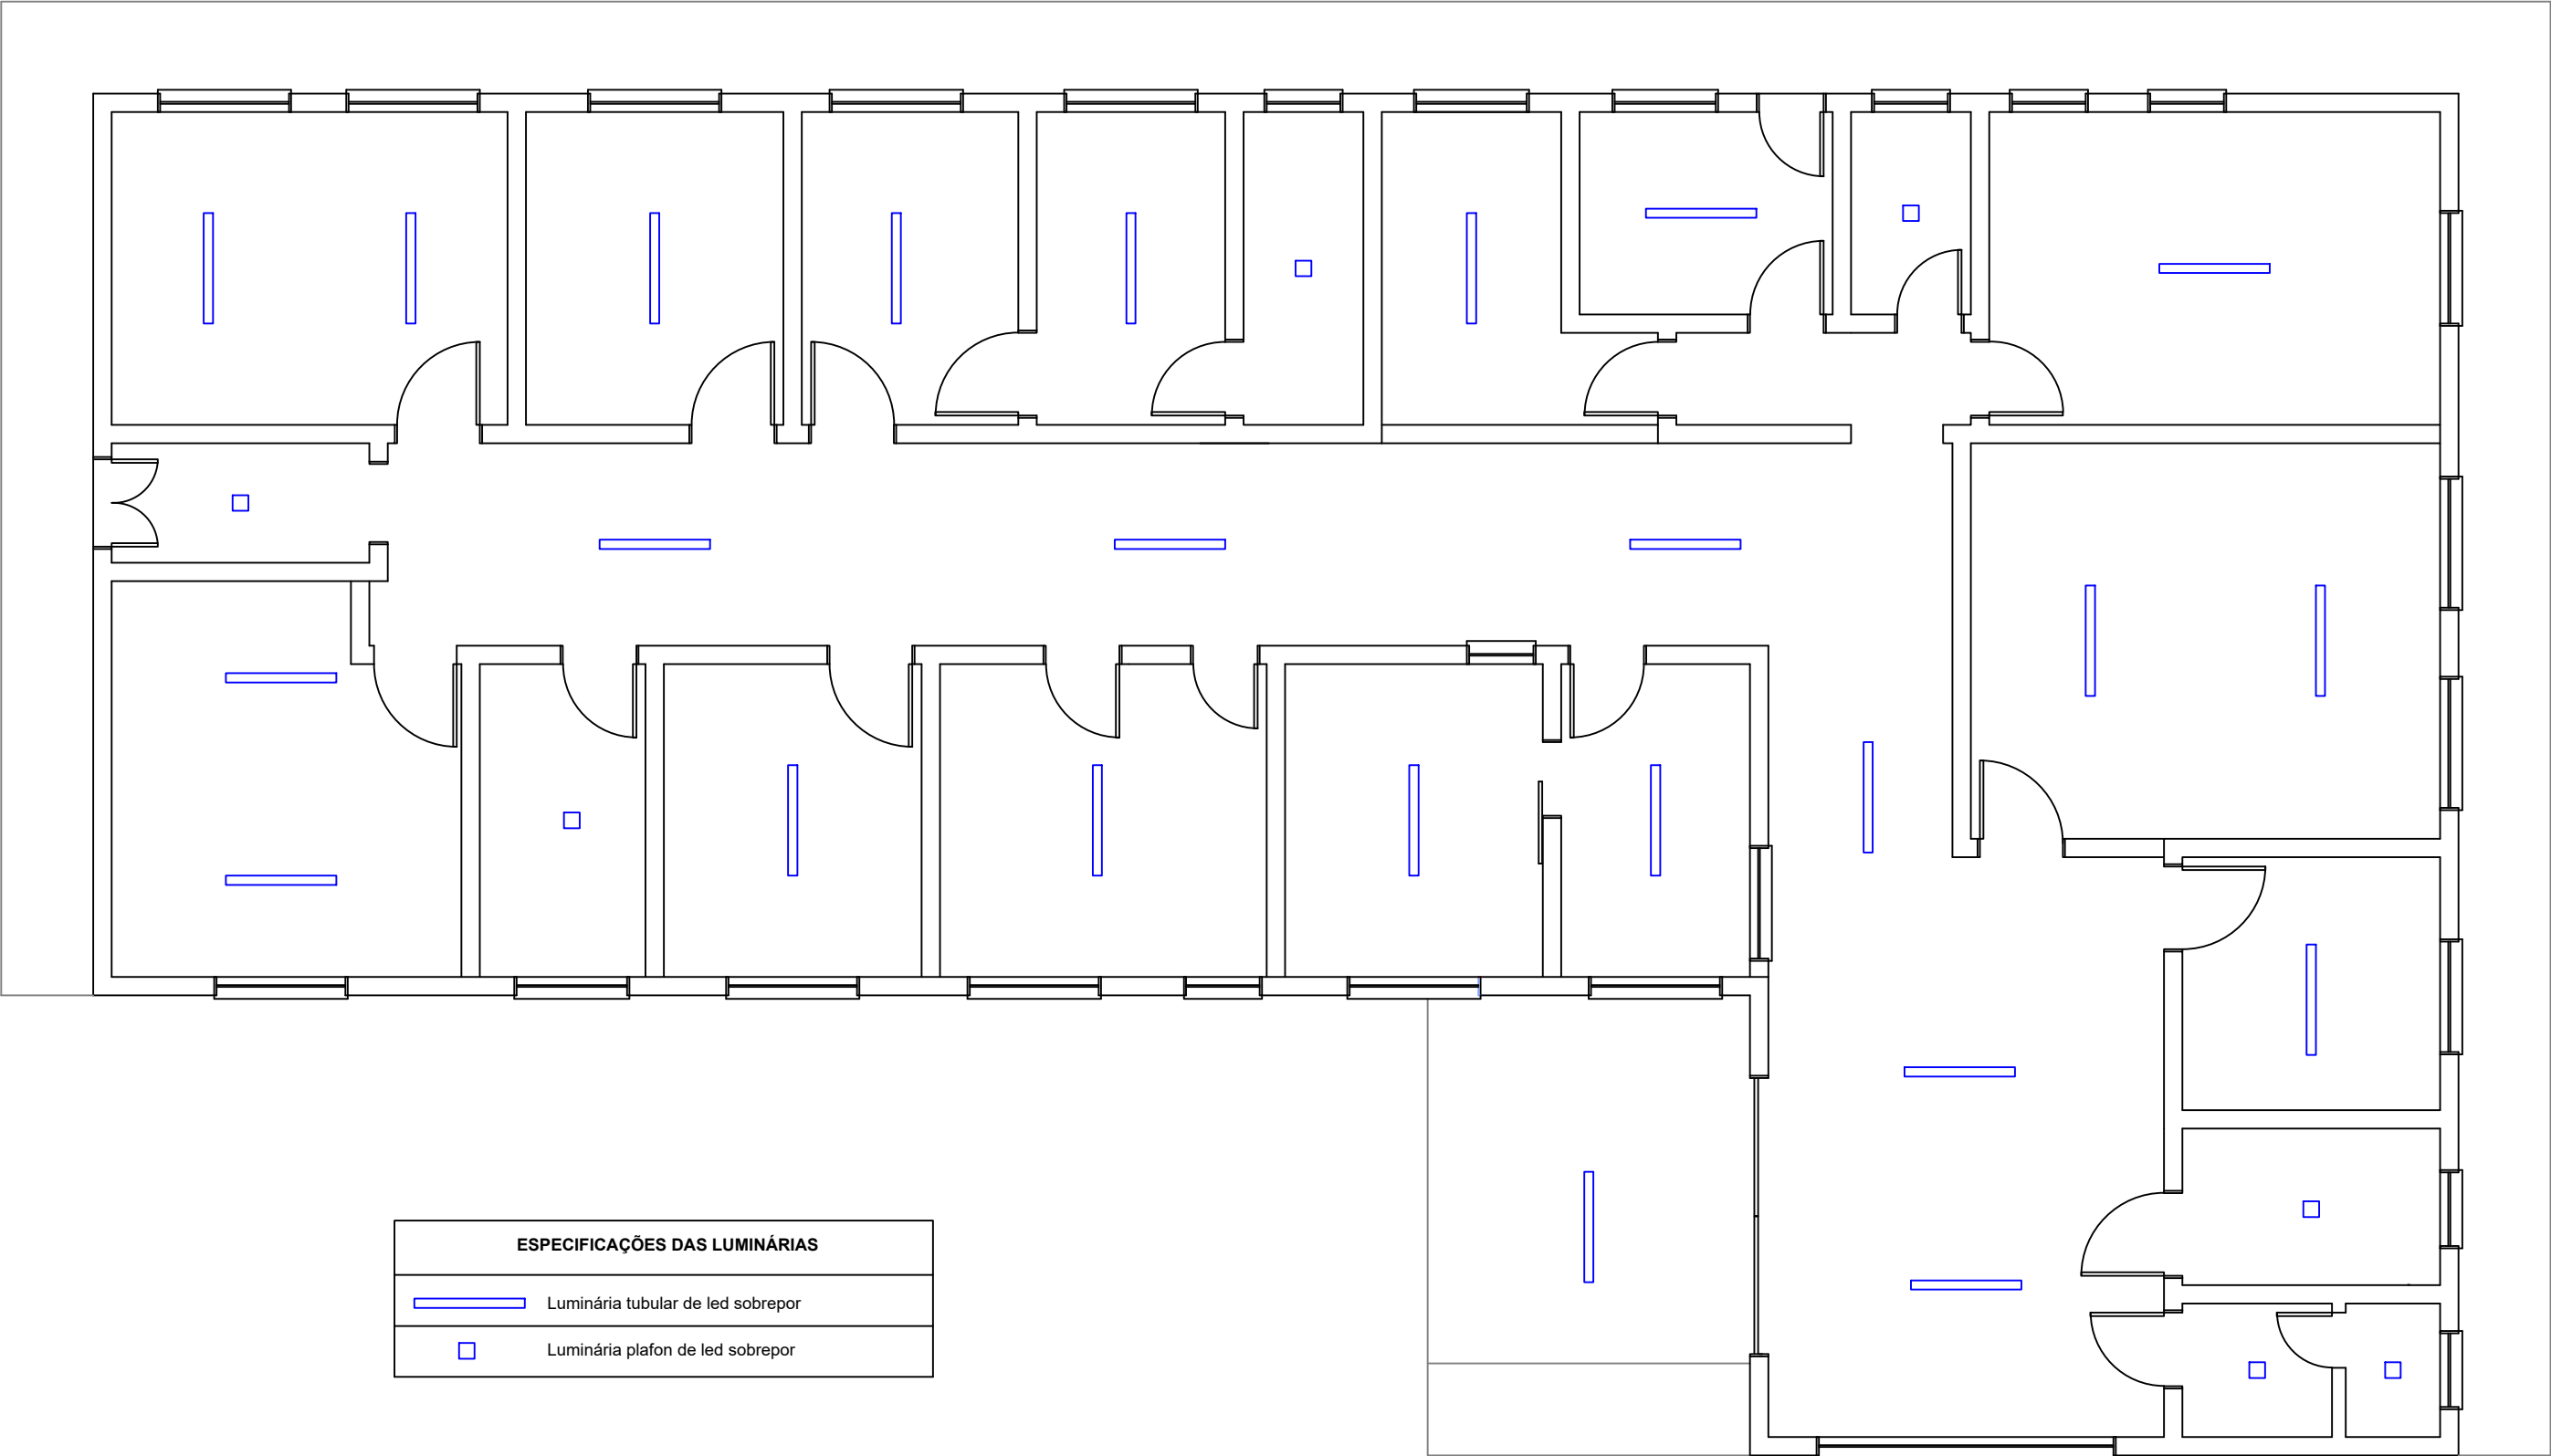

ESPECIFICAÇÕES DAS LUMINÁRIAS	
	Luminária tubular de led sobrepor
	Luminária plafon de led sobrepor

PLANTA BAIXA UBS

ESC____ 1/75


BON ART
ENGENHARIA

Av. Castelo Branco, 779, Centro - São Valentim/RS
Fones: 54 99634-6133 / 54 99607-9236

PROJETO DE AMPLIAÇÃO E REFORMA DA UBS (UNIDADE BÁSICA DE SAÚDE)

ENDEREÇO: LOTES URBANOS Nº 02, 03 E 04, DA QUADRA "Q", LOCALIZADOS NA RUA DAS ROSAS, CENTRO, NA CIDADE DE BARRA DO RIO AZUL/RS.

RESPONSÁVEL TÉCNICO:

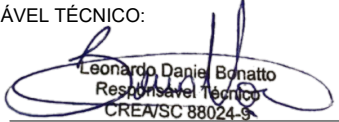
Leonardo Daniel Bonatto
Responsável Técnico
CREA/SC 88024-9

LEONARDO DANIEL BONATTO
ENGº. CIVIL - CREA SC88024-9

PROPRIETÁRIO:

MUNICÍPIO DE BARRA DO RIO AZUL
CNPJ: 93.539.153/0001-92

ARQUITETÔNICO

DETALHES DA ILUMINAÇÃO

REVISÃO:

DATA: OUTUBRO/2021

DESENHO: LEONARDO

ESCALA: 1:75

09/09