

CHAFARIZ / FONTE LUMINOSA


02 BICOS DISTRIBUIDORES DE ÁGUA
PARA EFEITO CASCATAS
ILUMINAÇÃO DAS CASCATAS POR 04 PROJETORES
SUB AQUÁTICO EM LED RGB

PINGADEIRAS EM GRANITO CINZA


REVEST. CERÂMICO 5x10cm

FLOREIRA EM PEDRA


CORTE AA
ESCALA 1/75

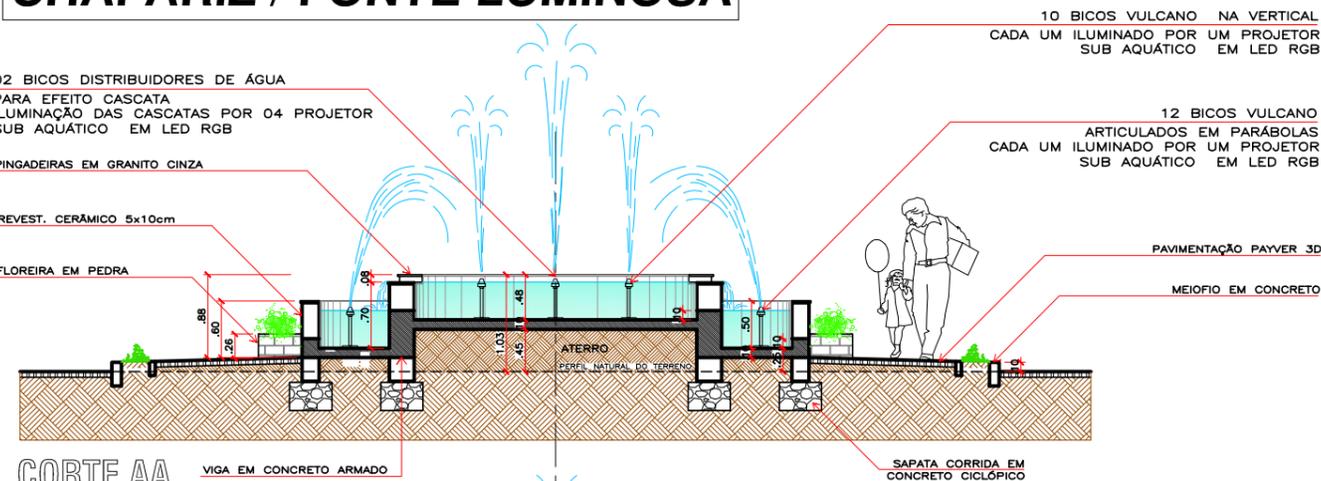

ELEVAÇÃO FRONTAL
ESCALA 1/75

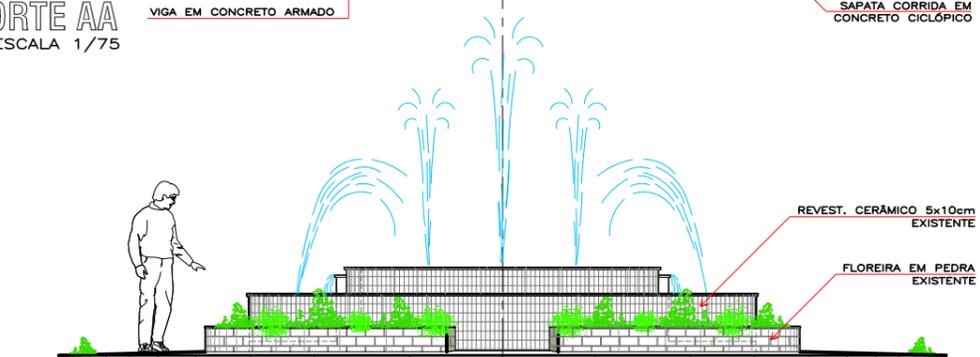

PLANTA BAIXA
ESCALA 1/75

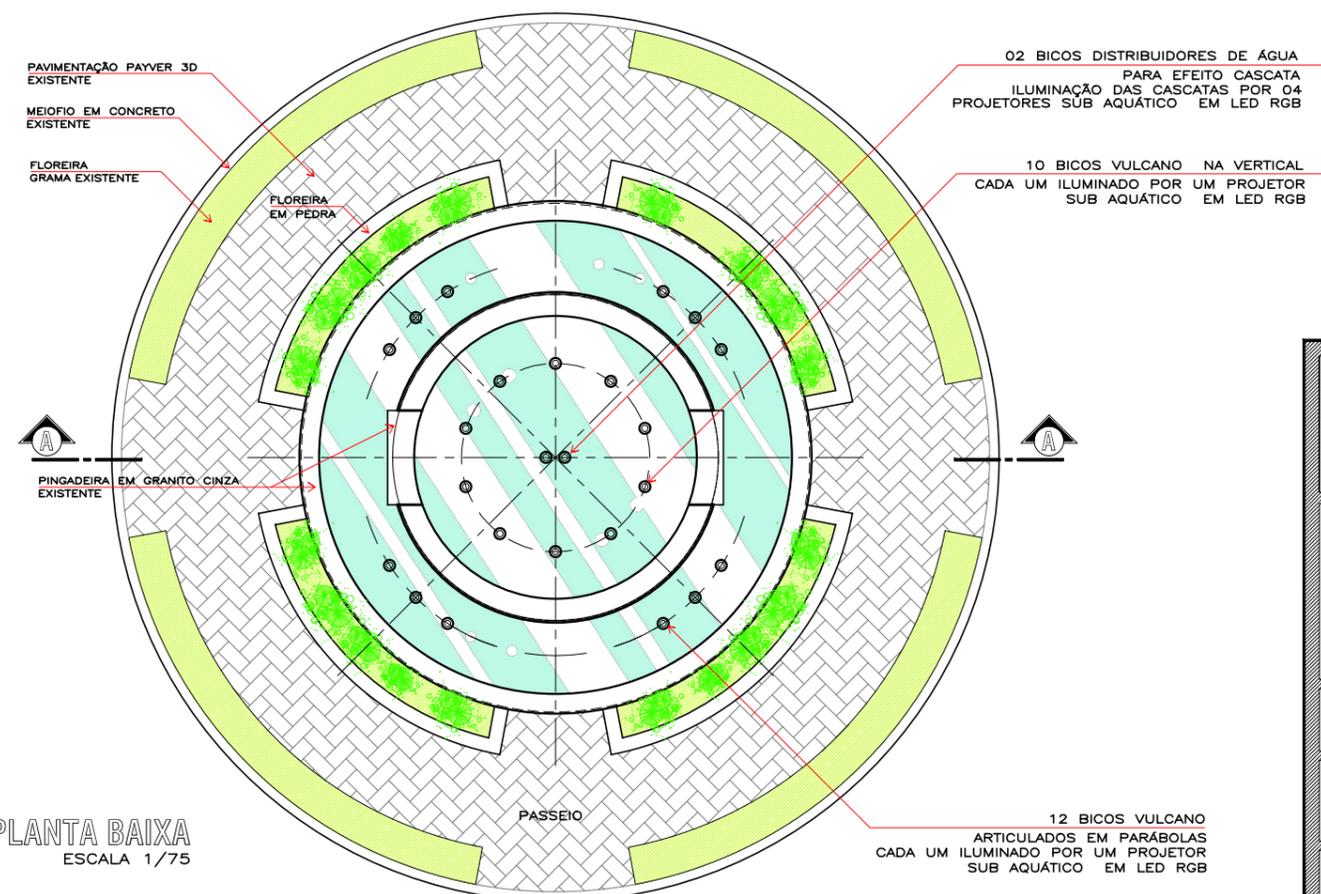

EQUIPAMENTO P/ FONTE LUMINOSA

A Fonte Luminosa Ornamental deve ser formada por 24 (vinte e quatro) bicos e 26 (vinte e seis) projetores de luz subaquático em Led RGB divididos em:

01° Grupo (Central) – Será composto por 12 (doze) Bicos "Vulcano" articulados em parábolas e 10 (dez) Bicos "Vulcano" na vertical. Cada Bico "Vulcano" será iluminado por 01 (um) Projetor de Luz Subaquático em Led RGB, totalizando 22 (vinte e dois) projetores;

02° Grupo (Cascatas) – Será composto por 02 (dois) Bicos "Distribuidor de Água" para formação do efeito "Cascata". As Cascatas serão iluminadas por 04 (quatro) Projetores de Luz subaquático em Led RGB.

Obs.: AS INSTALAÇÕES EM AVENARIA DO CHAFARIZ JÁ ESTÃO SENDO EXECUTADAS.
ESTE DETALHAMENTO TRATA SOMENTE DO EQUIPAMENTO DA FONTE LUMINOSA.



PROJETTA ARQUITETURA EIRELE-ME / Cnpj 27.864.703/0001-14
RUA MOROM, 1340 - BAIRRO PETRÓPOLIS / PASSO FUNDO - RS
CEP 99051-400 / Fone: (54) 99984-2537
E-mail grando.ivan@gmail.com

Obra **PRAÇA / BISTRÔ**
Endereço: Rua das Rosas, 80 / Barra do Rio Azul-RS

Proprietário:

PREFEITURA MUNICIPAL DE BARRA DO RIO AZUL

Projeto **PROJETO ARQUITETÔNICO**

Assunto **EQUIPAMENTO P/ FONTE LUMINOSA
DETALHAMENTO CHAFARIZ**

Desenho Ivan Escala 1/75 Data NOV/2022 Revisão 00

Ivan C. Grando
Resp.Técnico
Ivan César Grando

ARQUITETO E URBANISTA
CAU-RS n°A33449-9

Declaro que as informações contidas no projeto atendem as normas e legislações vigentes.

Prancha

01/01