


LEGENDA			
SÍMBOLO	DENOMINAÇÃO	ALTURA (m) CENTRO DA CAIXA	CAIXA (mm)
	INTERRUPTOR 1 TECLA SIMPLES	1,15	100x60
	INTERRUPTOR 2 TECLAS SIMPLES	1,15	100x60
	INTERRUPTOR 3 TECLAS SIMPLES	1,15	100x60
	PONTO DE LUZ NA PAREDE- ARANDELAS	2,00	80x80
	PONTO TV ALTO -S6 atravessa a laje	2,20	4"x4"
	TOMADA PARA CHUVEIRO 3500 w	2,20	100x60
	TOMADA SIMPLES BAIXA 100 w	0,40	100x60
	TOMADA SIMPLES MÉDIA 100 w	1,15	100x60
	TOMADA SIMPLES ALTA 100 w	2,10	100x60
	TOMADA BAIXA P/TELEFONE	0,40	100x60
	TERRA	-	-
	CENTRO DE DISTRIBUIÇÃO DOS CIRCUITOS	1,40	-
	QUADRO DE MEDIÇÃO	-	-

LEGENDA ILUMINAÇÃO	
	PAINEL LED SOBREPOSTO 24 W / 30x30 cm
	PAINEL LED SOBREPOSTO 18 W / 22x22 cm
	LÂMP. TUBULAR LED 18 W / 120 cm
	PENDENTES (bancadas)
	PENDENTES (tesouras)
	ARANDELAS (paredes)


QUADRO DE CARGAS				
CIRCUITO	BITOLA CONDUTOR	DISJUNTOR (AMPERES)	TOMADAS	ILUMINAÇÃO
1 lâmpadas	1.5mm2	15	-	730 w
2 tomadas simples	2.5mm2	20	2000 w	-
3 tomadas copa e cozinha	4mm2	20	3000 w	-
CARGA TOTAL EDIFICAÇÃO 5.730 w				

QUADRO DE CARGAS - ILUMINAÇÃO PÚBLICA				
CIRCUITO	BITOLA CONDUTOR	DISJUNTOR (AMPERES)	TOMADAS	ILUMINAÇÃO
1 lâmpadas	2.5mm2	20	-	3.200 w
CARGA TOTAL ILUMINAÇÃO 3.200 w				

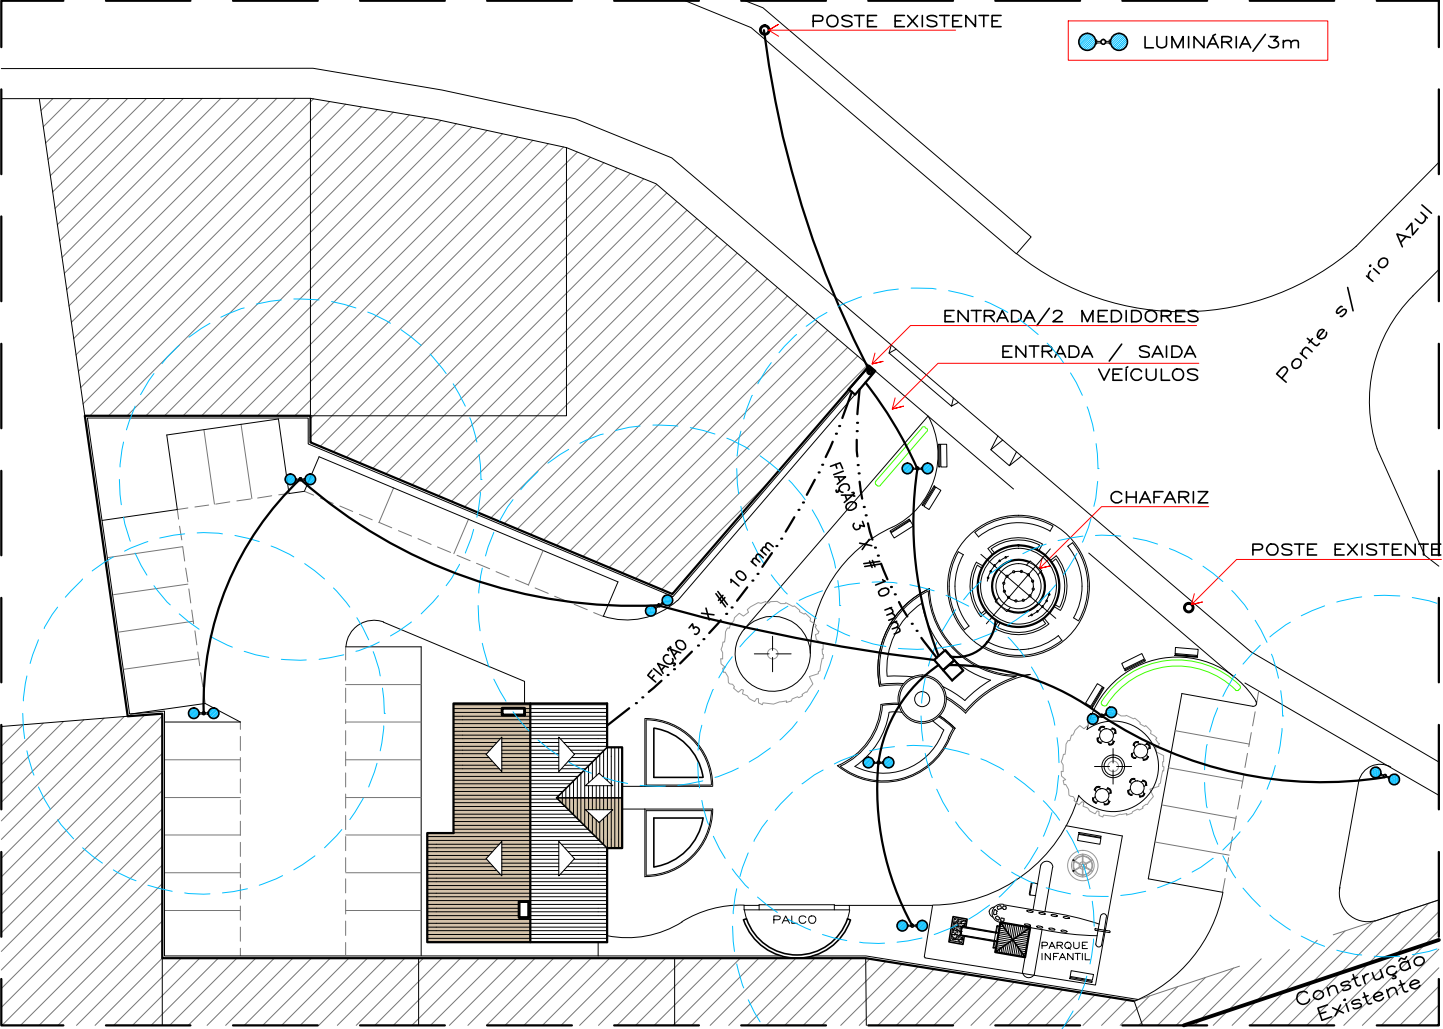

IMPLANTAÇÃO
ESCALA 1/500

RAIO=12m
LUMINÁRIAS

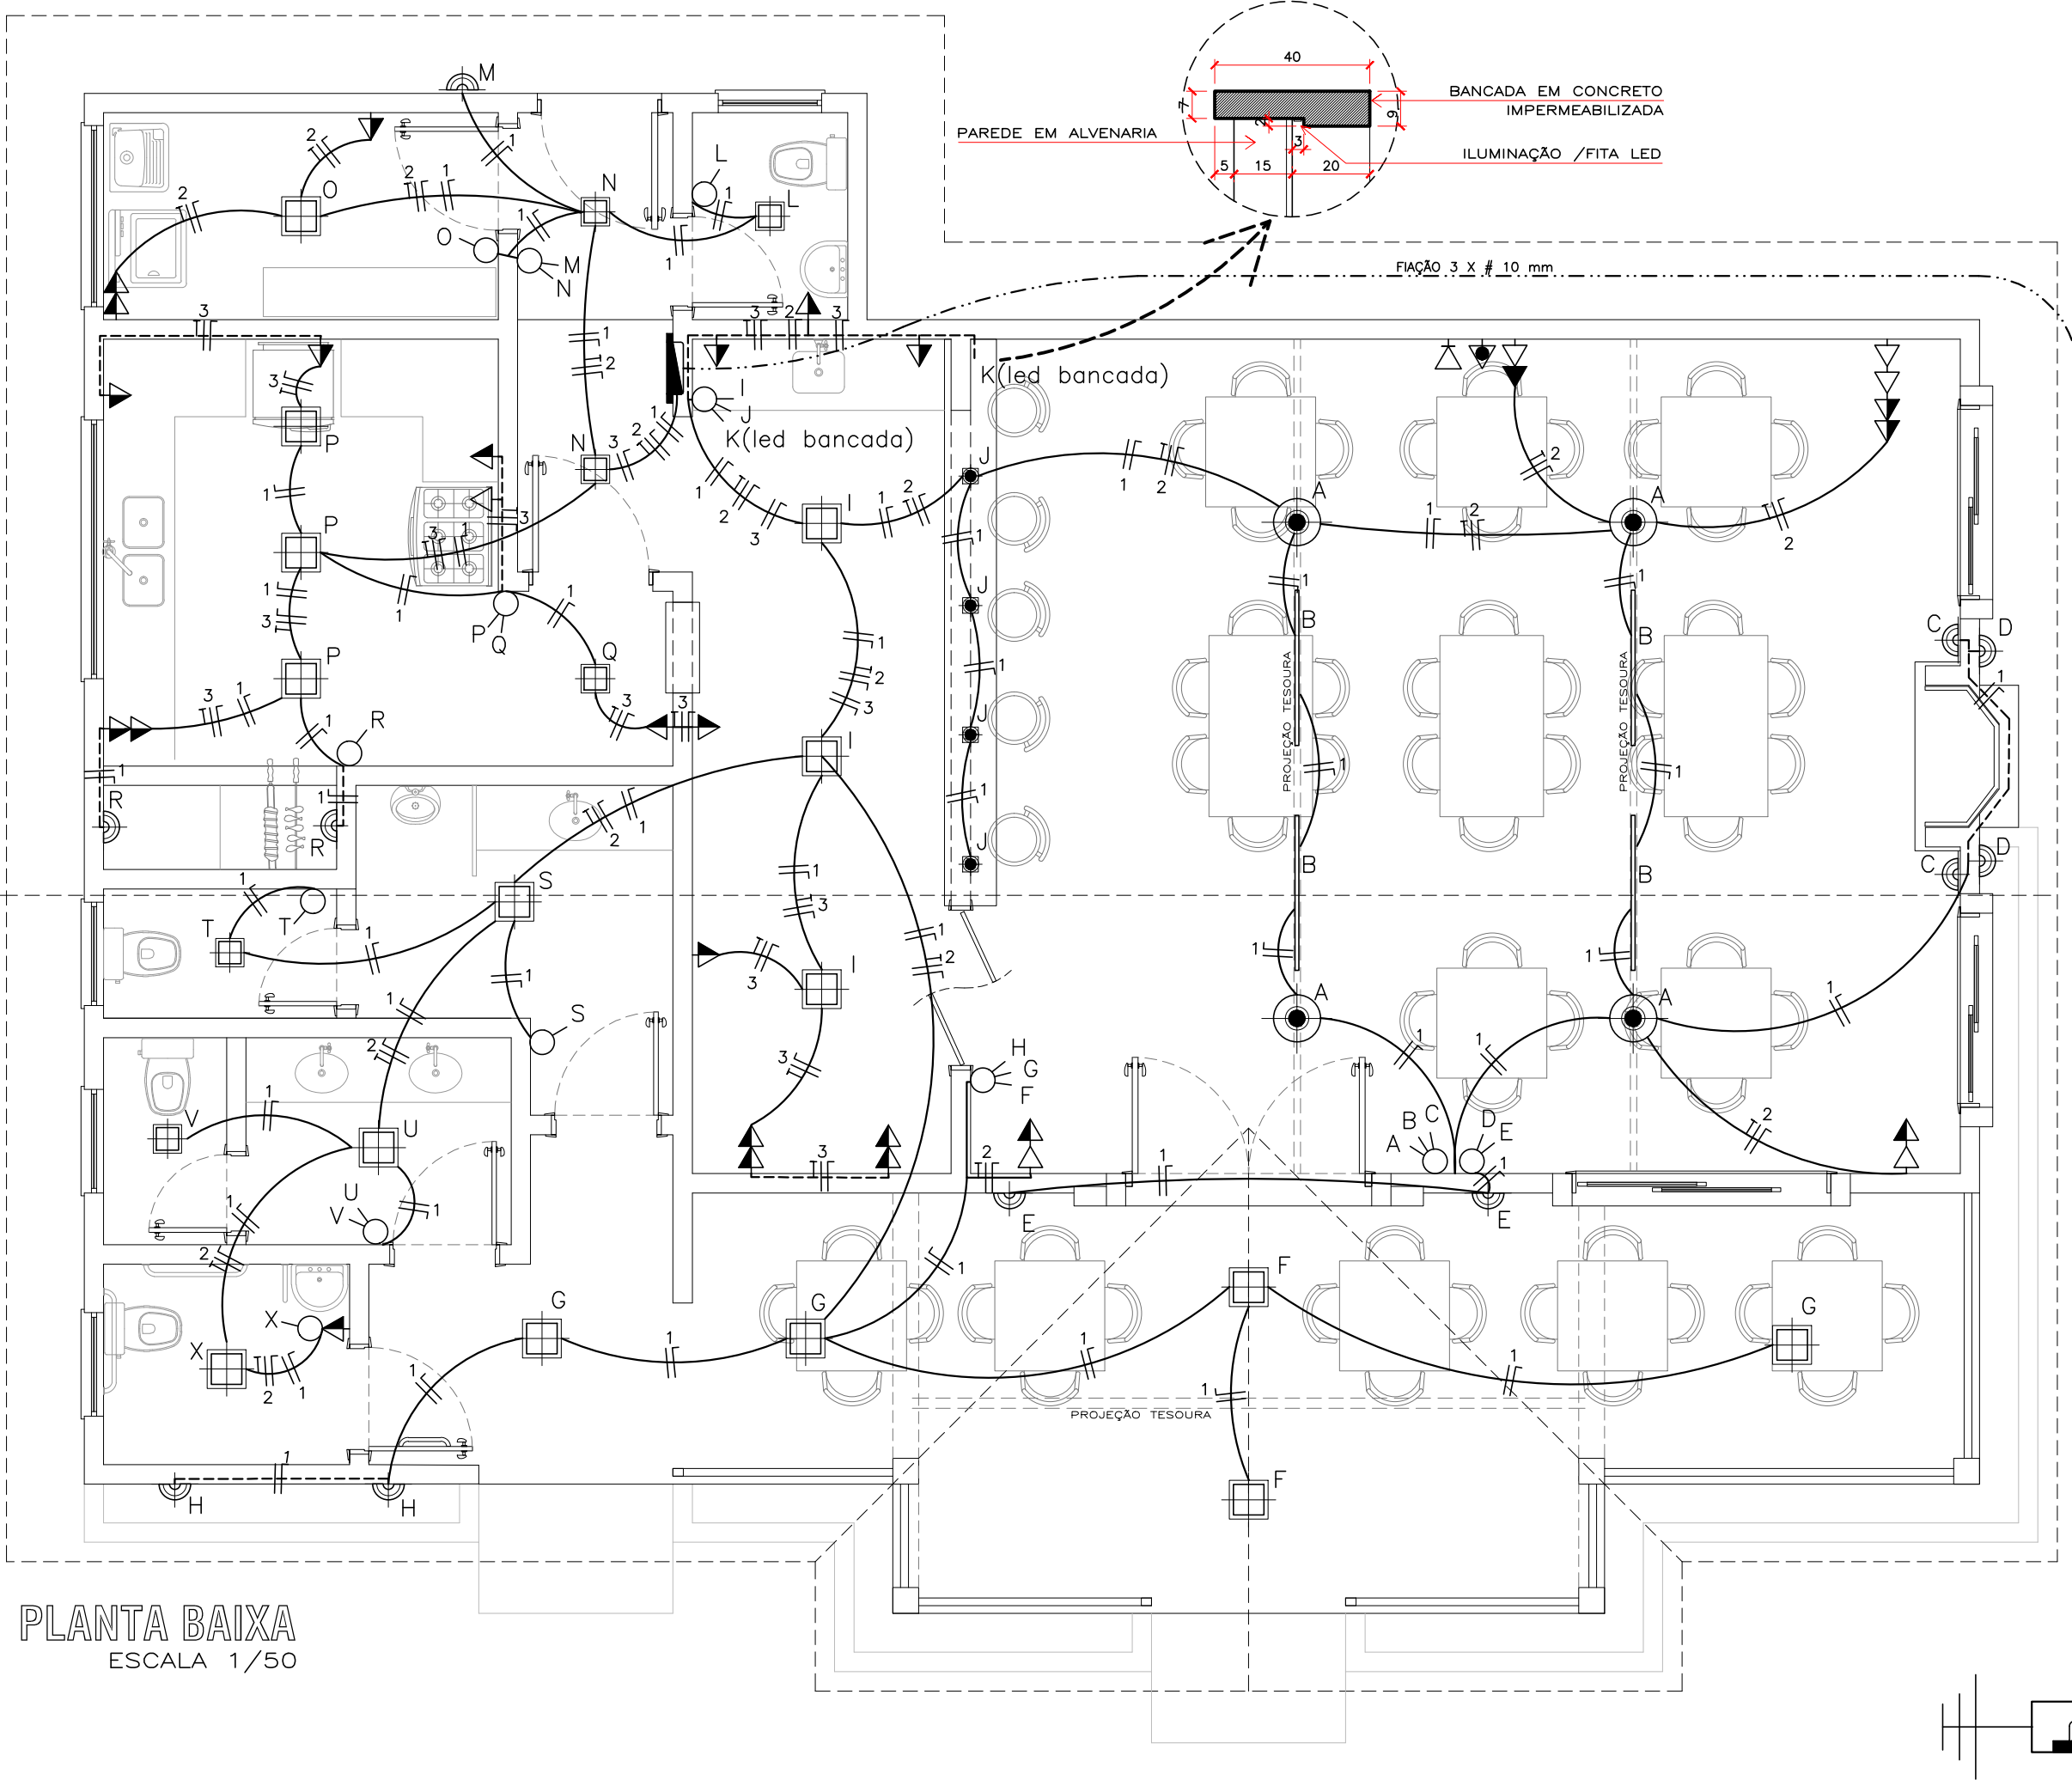

PLANTA BAIXA
ESCALA 1/50



PROJETTA ARQUITETURA EIRELE-ME / Cnpj 27.864.703/0001-14
RUA MOROM, 1340 - BAIRRO PETRÓPOLIS / PASSO FUNDO - RS
CEP 99051-400 / Fone: (54) 3312-0132 / 99984-2537
E-mail: grando.ivan@gmail.com

Obra **PRAÇA / BISTRÔ**
Endereço: Rua das Rosas, 80 / Barra do Rio Azul-RS

Proprietário:
PREFEITURA MUNICIPAL DE BARRA DO RIO AZUL

Projeto **PROJETO ELÉTRICO**

Assunto **PLANTA BAIXA / IMPLANTAÇÃO**

Desenho Ivan Escala INDICADA Data SET/2021 Revisão 00

Ivan C. Grando
Resp.Técnico
Ivan César Grando
ARQUITETO E URBANISTA
CAU-RS n°A33449-9
Declaro que as informações contidas no projeto atendem as normas e legislações vigentes.

Prancha
01/01