




PLANTA BAIXA
AREA= 60,00m²
escala 1/75

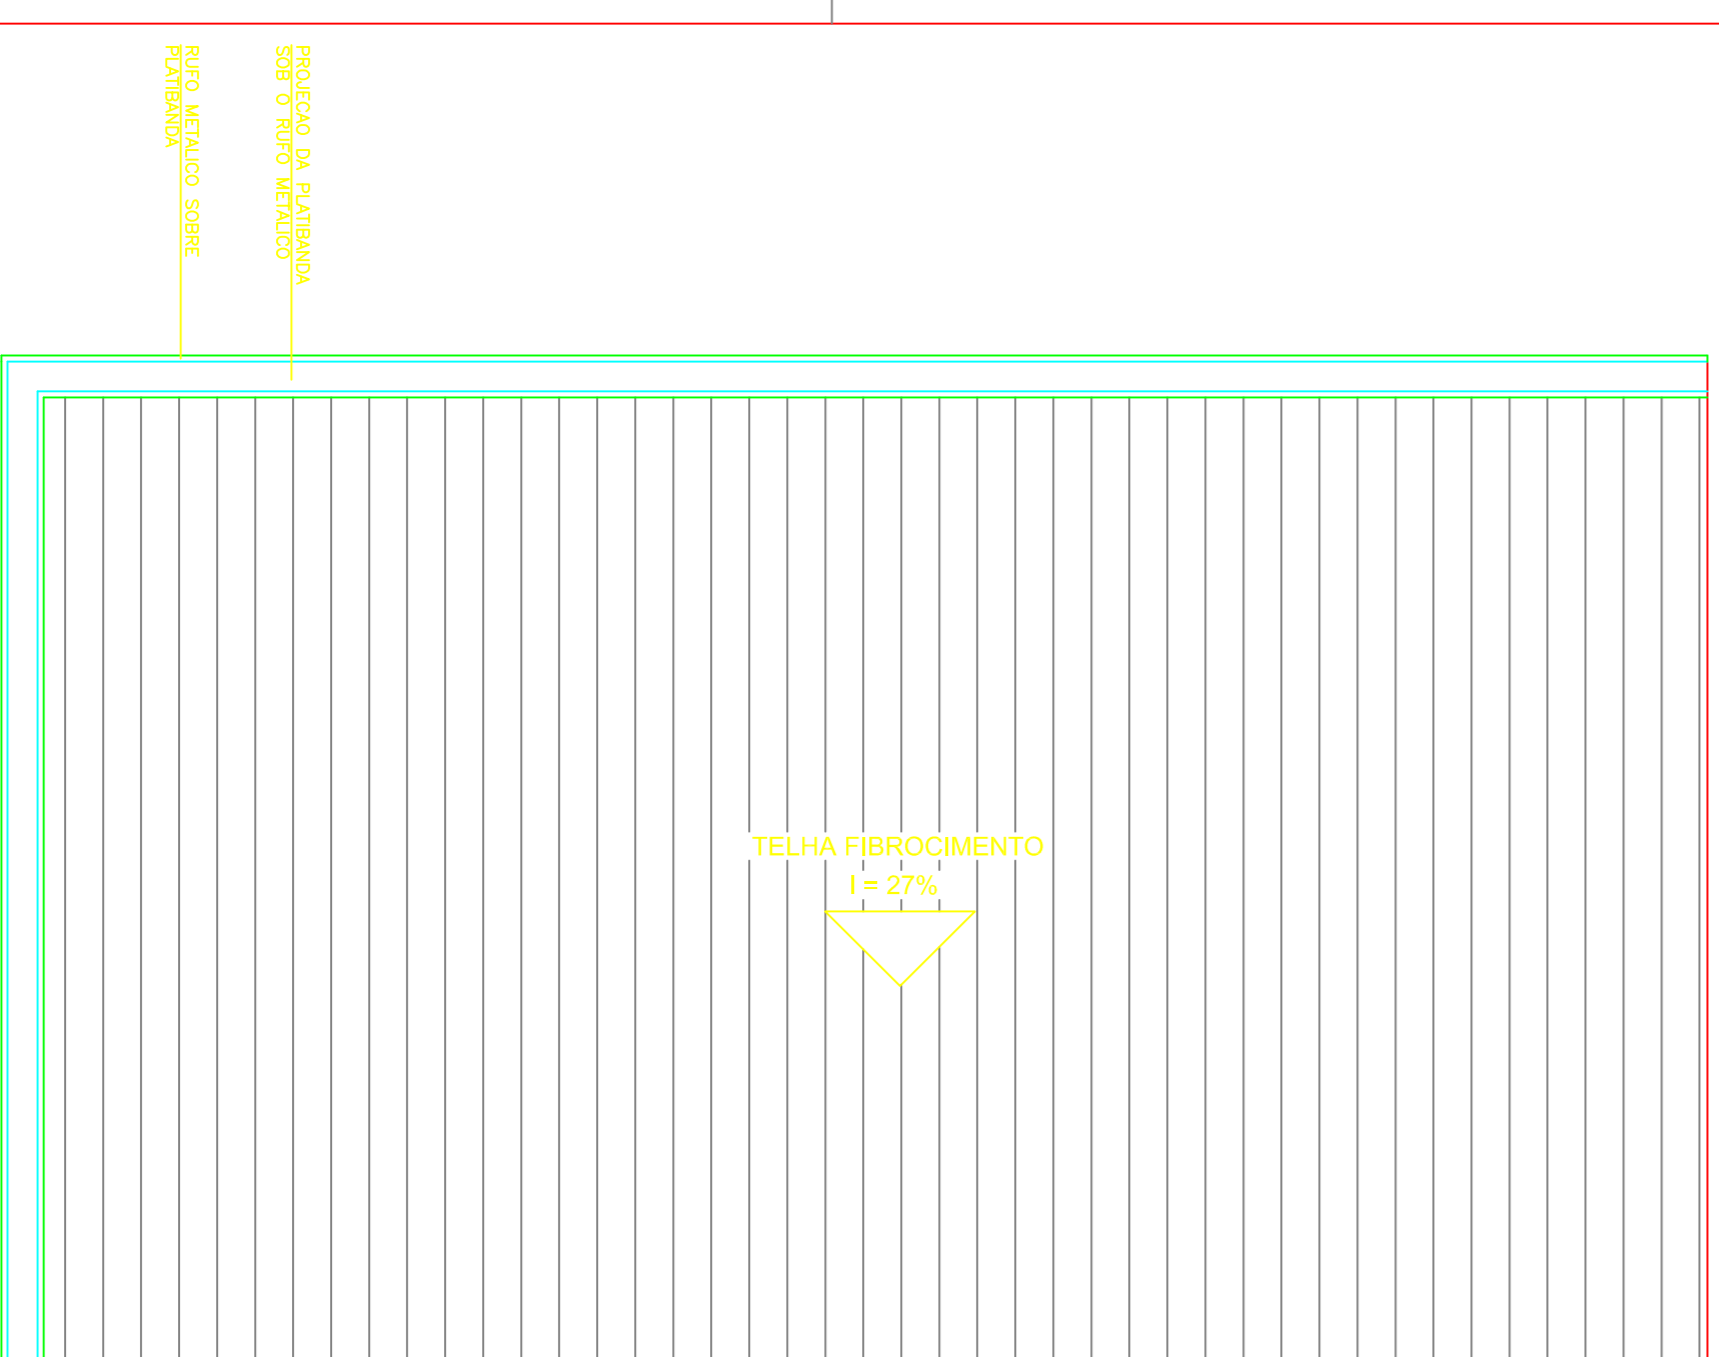



PLANTA DE COBERTURA

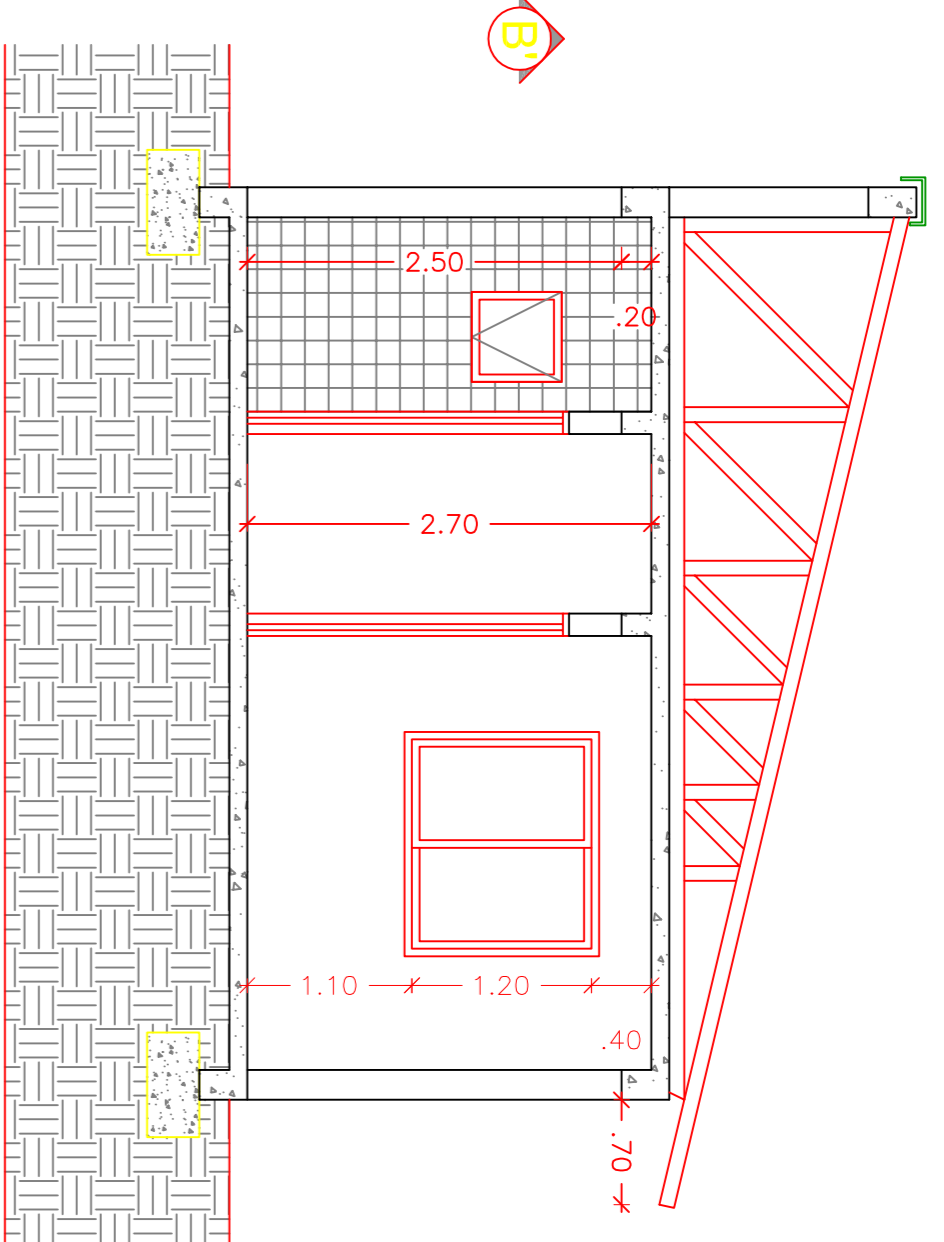


CORTE BB

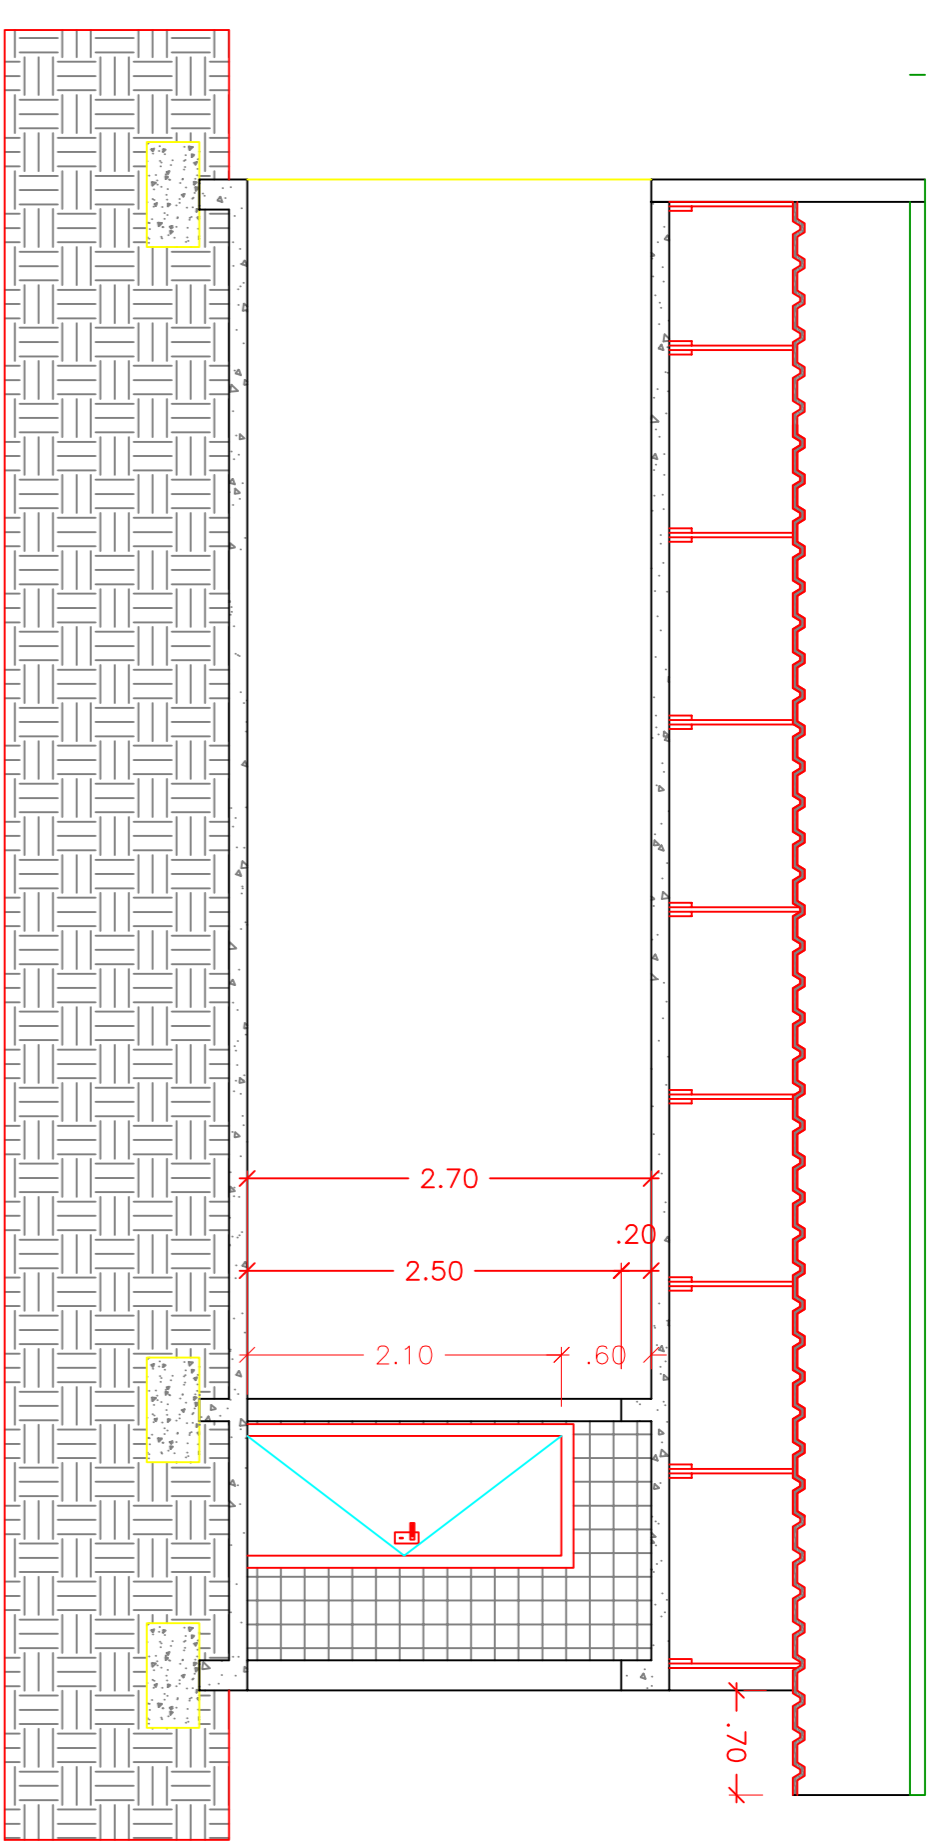

CORTE AA

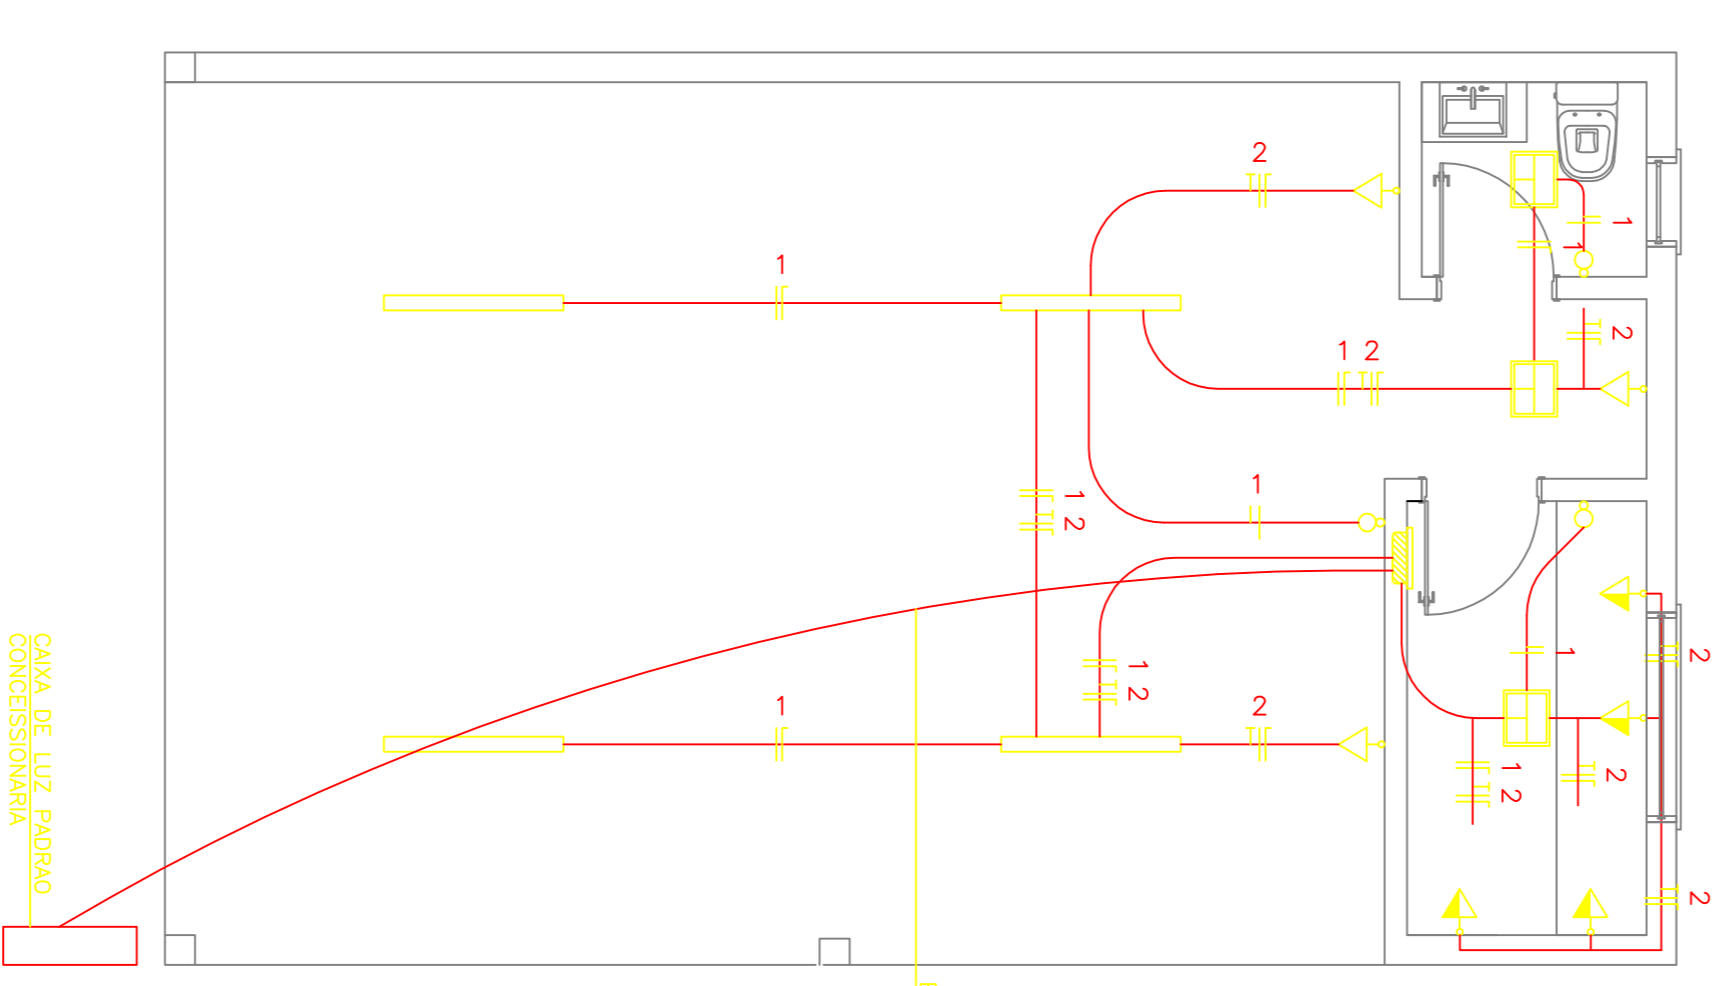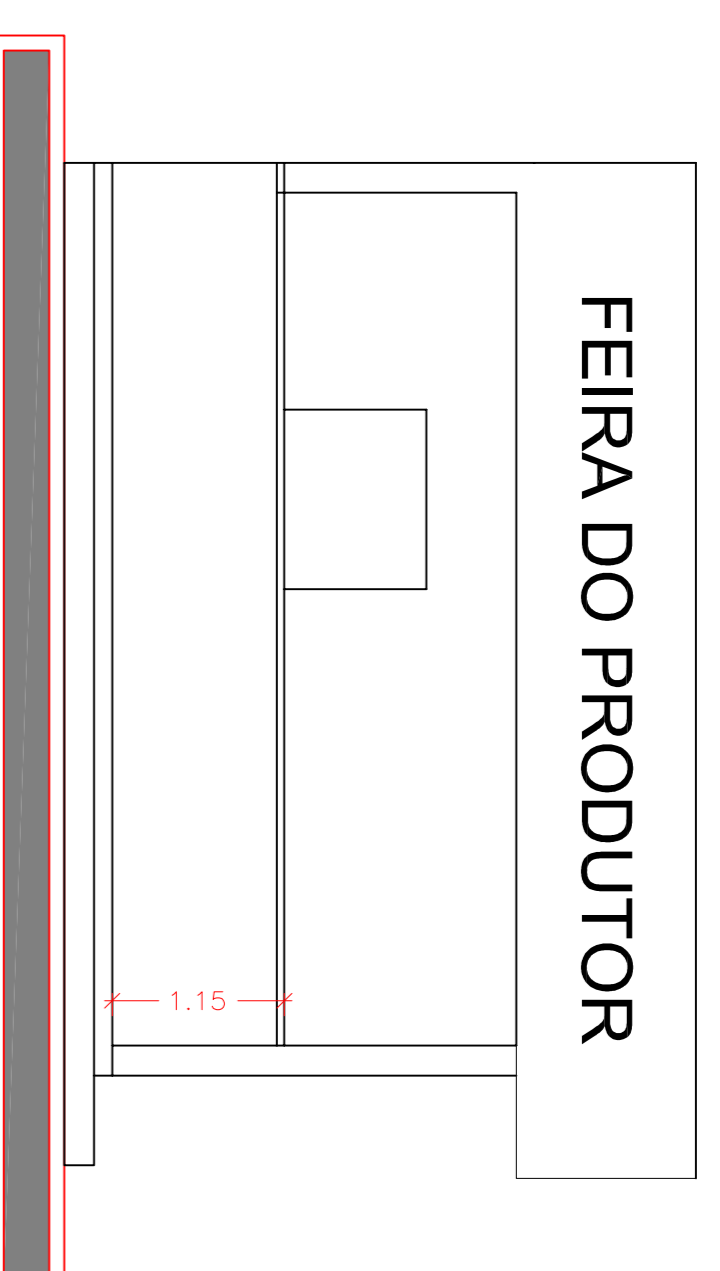

PROJETO ELÉTRICO

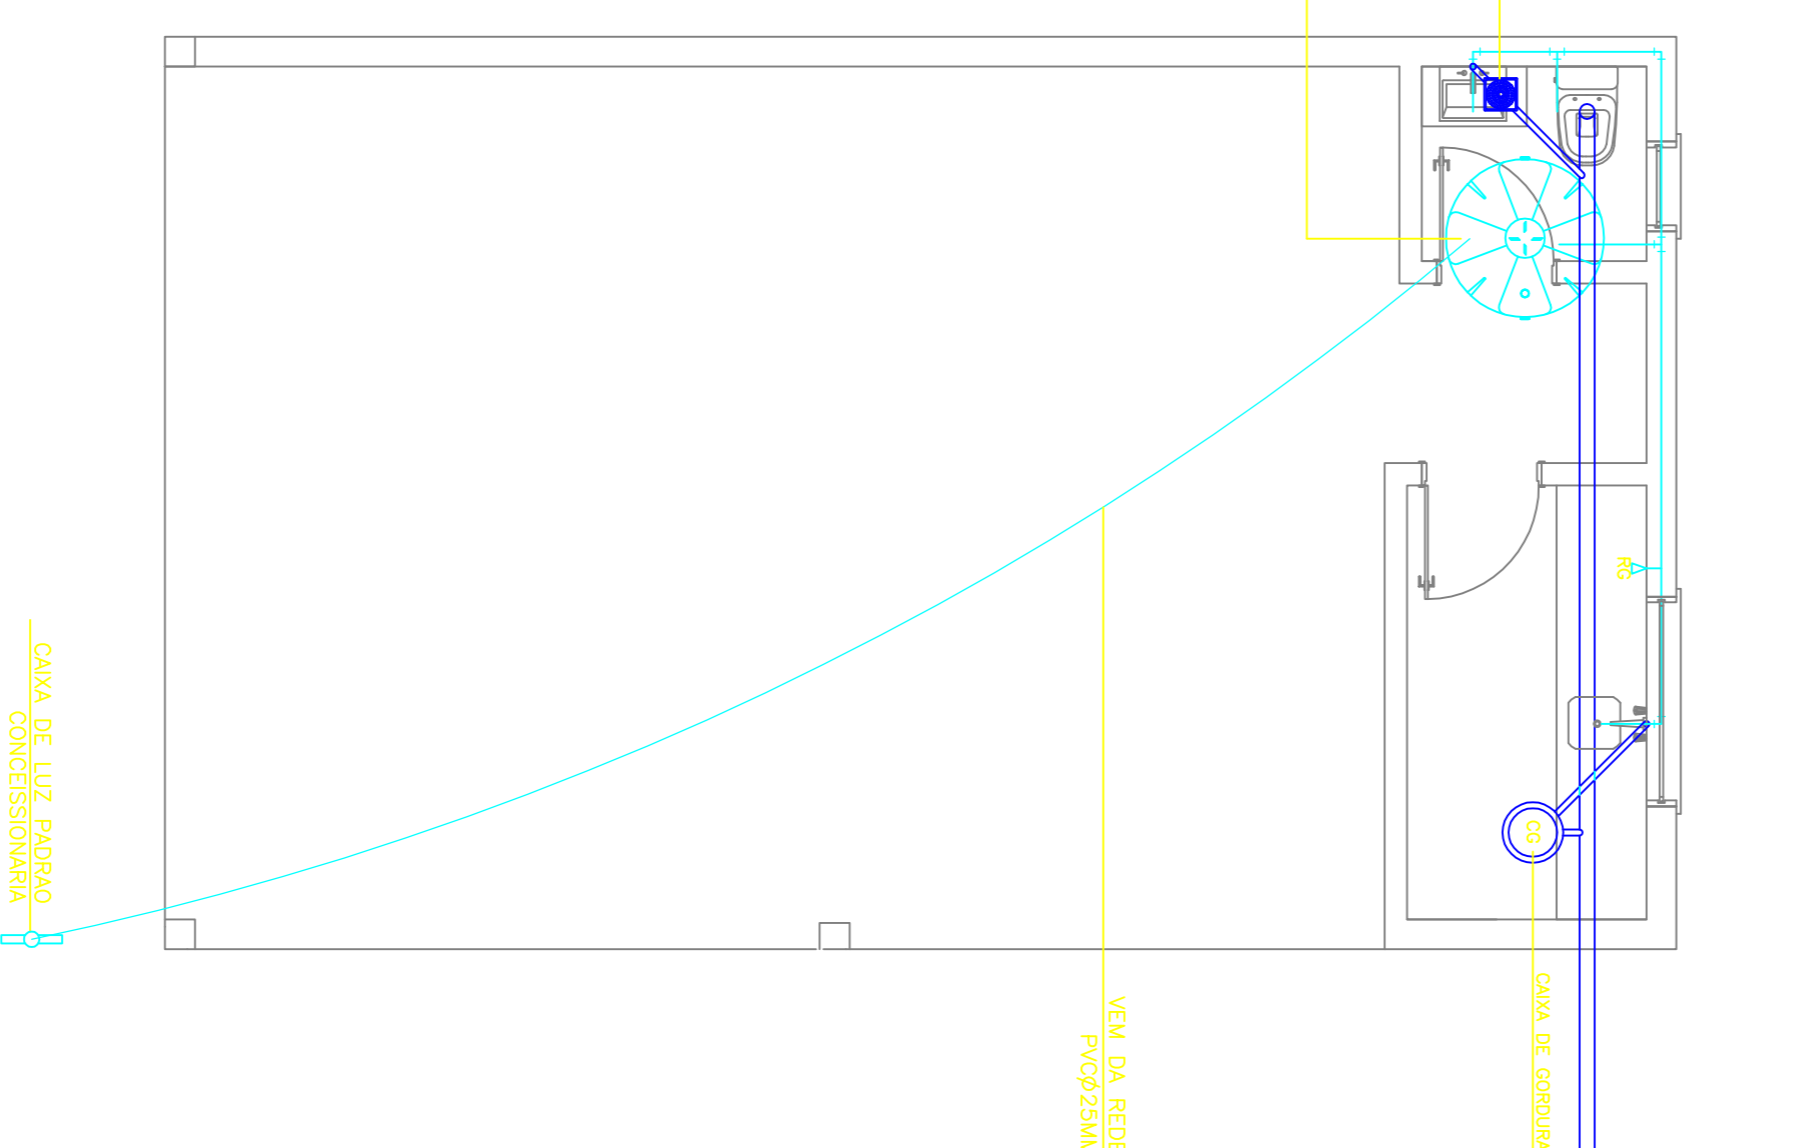

PROJETO ELÉTRICO	
SÍMBOLO	LEGENDA
	ESPERA PARA LUBRIFICAÇÃO (SERVIR)
	TOMADA BAIXA SIMPLES - H=0,20m
	TOMADA ALTA SIMPLES - H=1,10m
	INTERRUPTOR 1 SEÇÃO
	PILO TERRELA
	PILO FASE
	PILO NEUTRO
	PILO RETORNO
	ELETRODUTO
	CD - CENTRO DE DISTRIBUIÇÃO

QUADRO DE CARGA PROJETO ELÉTRICO						
CENTRO DE DISTRIBUIÇÃO 01	CIRCUITO	LUMINÁRIOS (W)	TOMADAS (W)	DISJUNTORES (A)	CONDUTORES (mm ²)	OBSERVAÇÕES
1	1	140W	140W	1P-10A	2x2,50mm ²	
2	2	-	1050W	1P-20A	2x2,50mm ²	
CARGA PRECISTA = 1190W						

		PROJETO FEIRA DO PRODUTOR	
PROPRIETÁRIO PREFEITURA MUNICIPAL DE ERNESTINA	RESPONSÁVEL TÉCNICO JEAN BERARDI MANICA <small>CRB 123456</small>	DATA MAIO 2019	FINANÇA 01
ÁREA TOTAL 60,00m ²	ESCALA 1/50	PROJETO PLANTA BAIXA - CORTES - FACHADA - ELÉTRICO - HIDRAULICO - COBERTURA	