



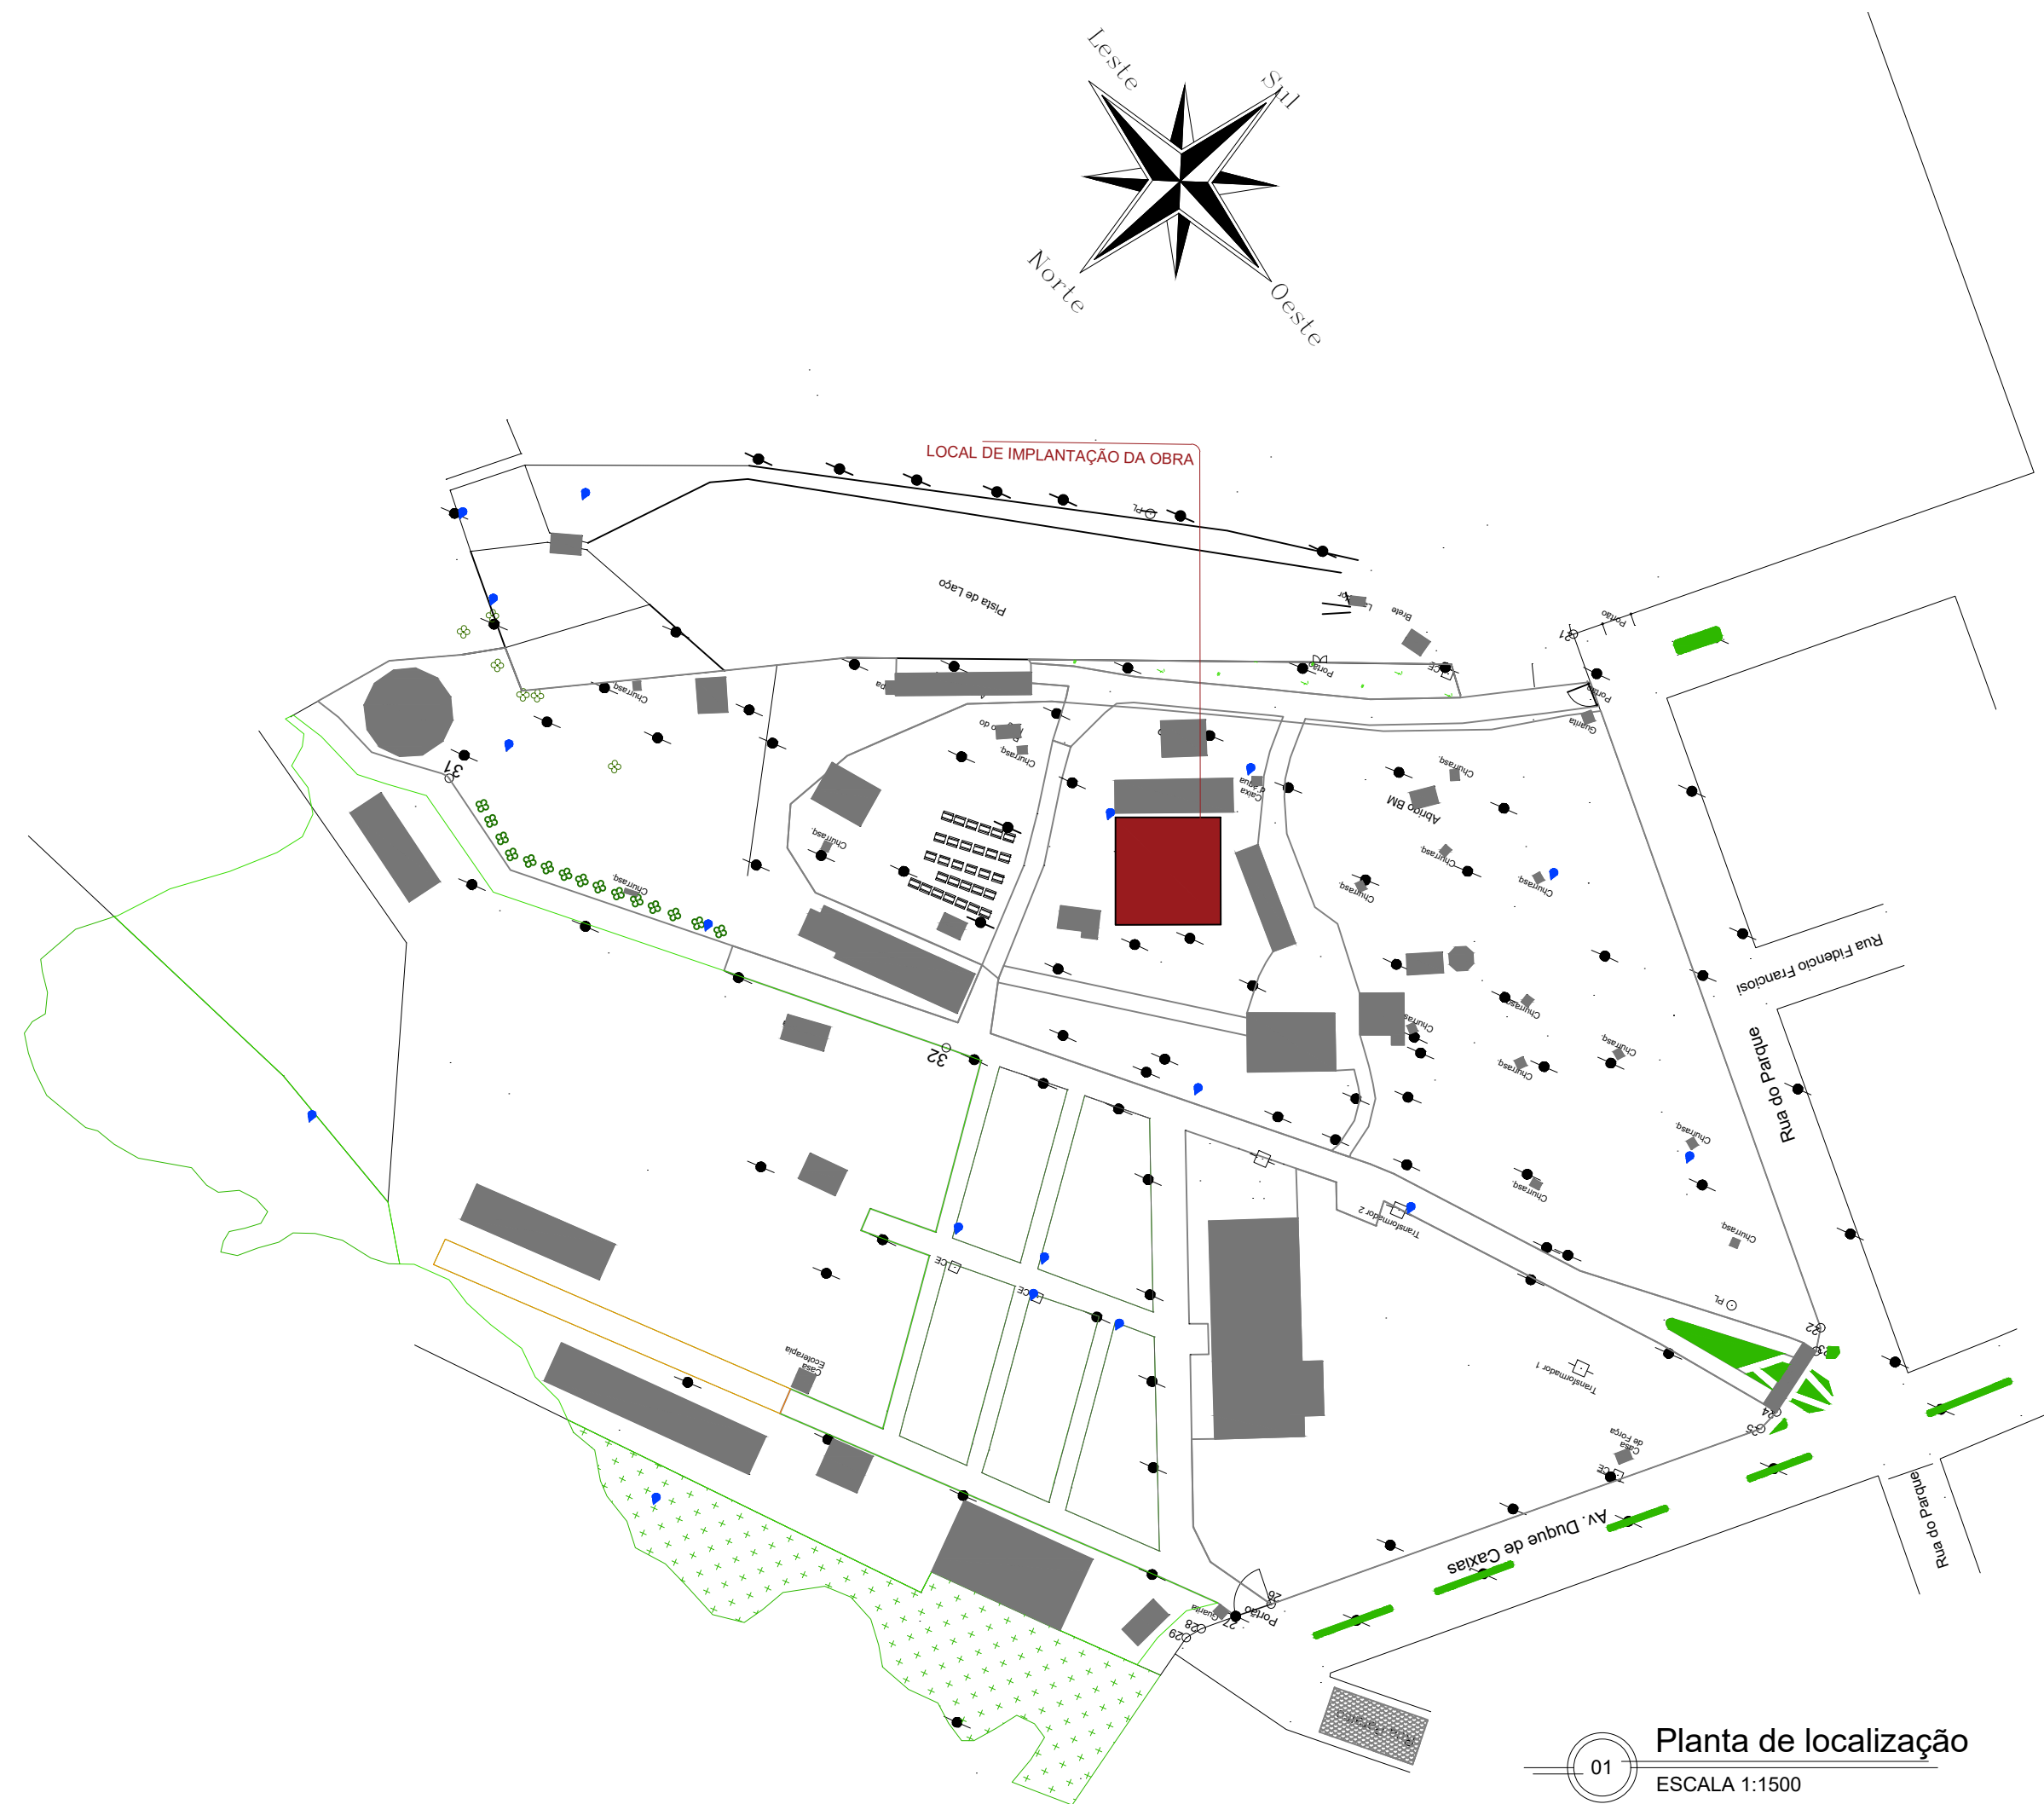


01 Planta de localização
ESCALA 1:1500

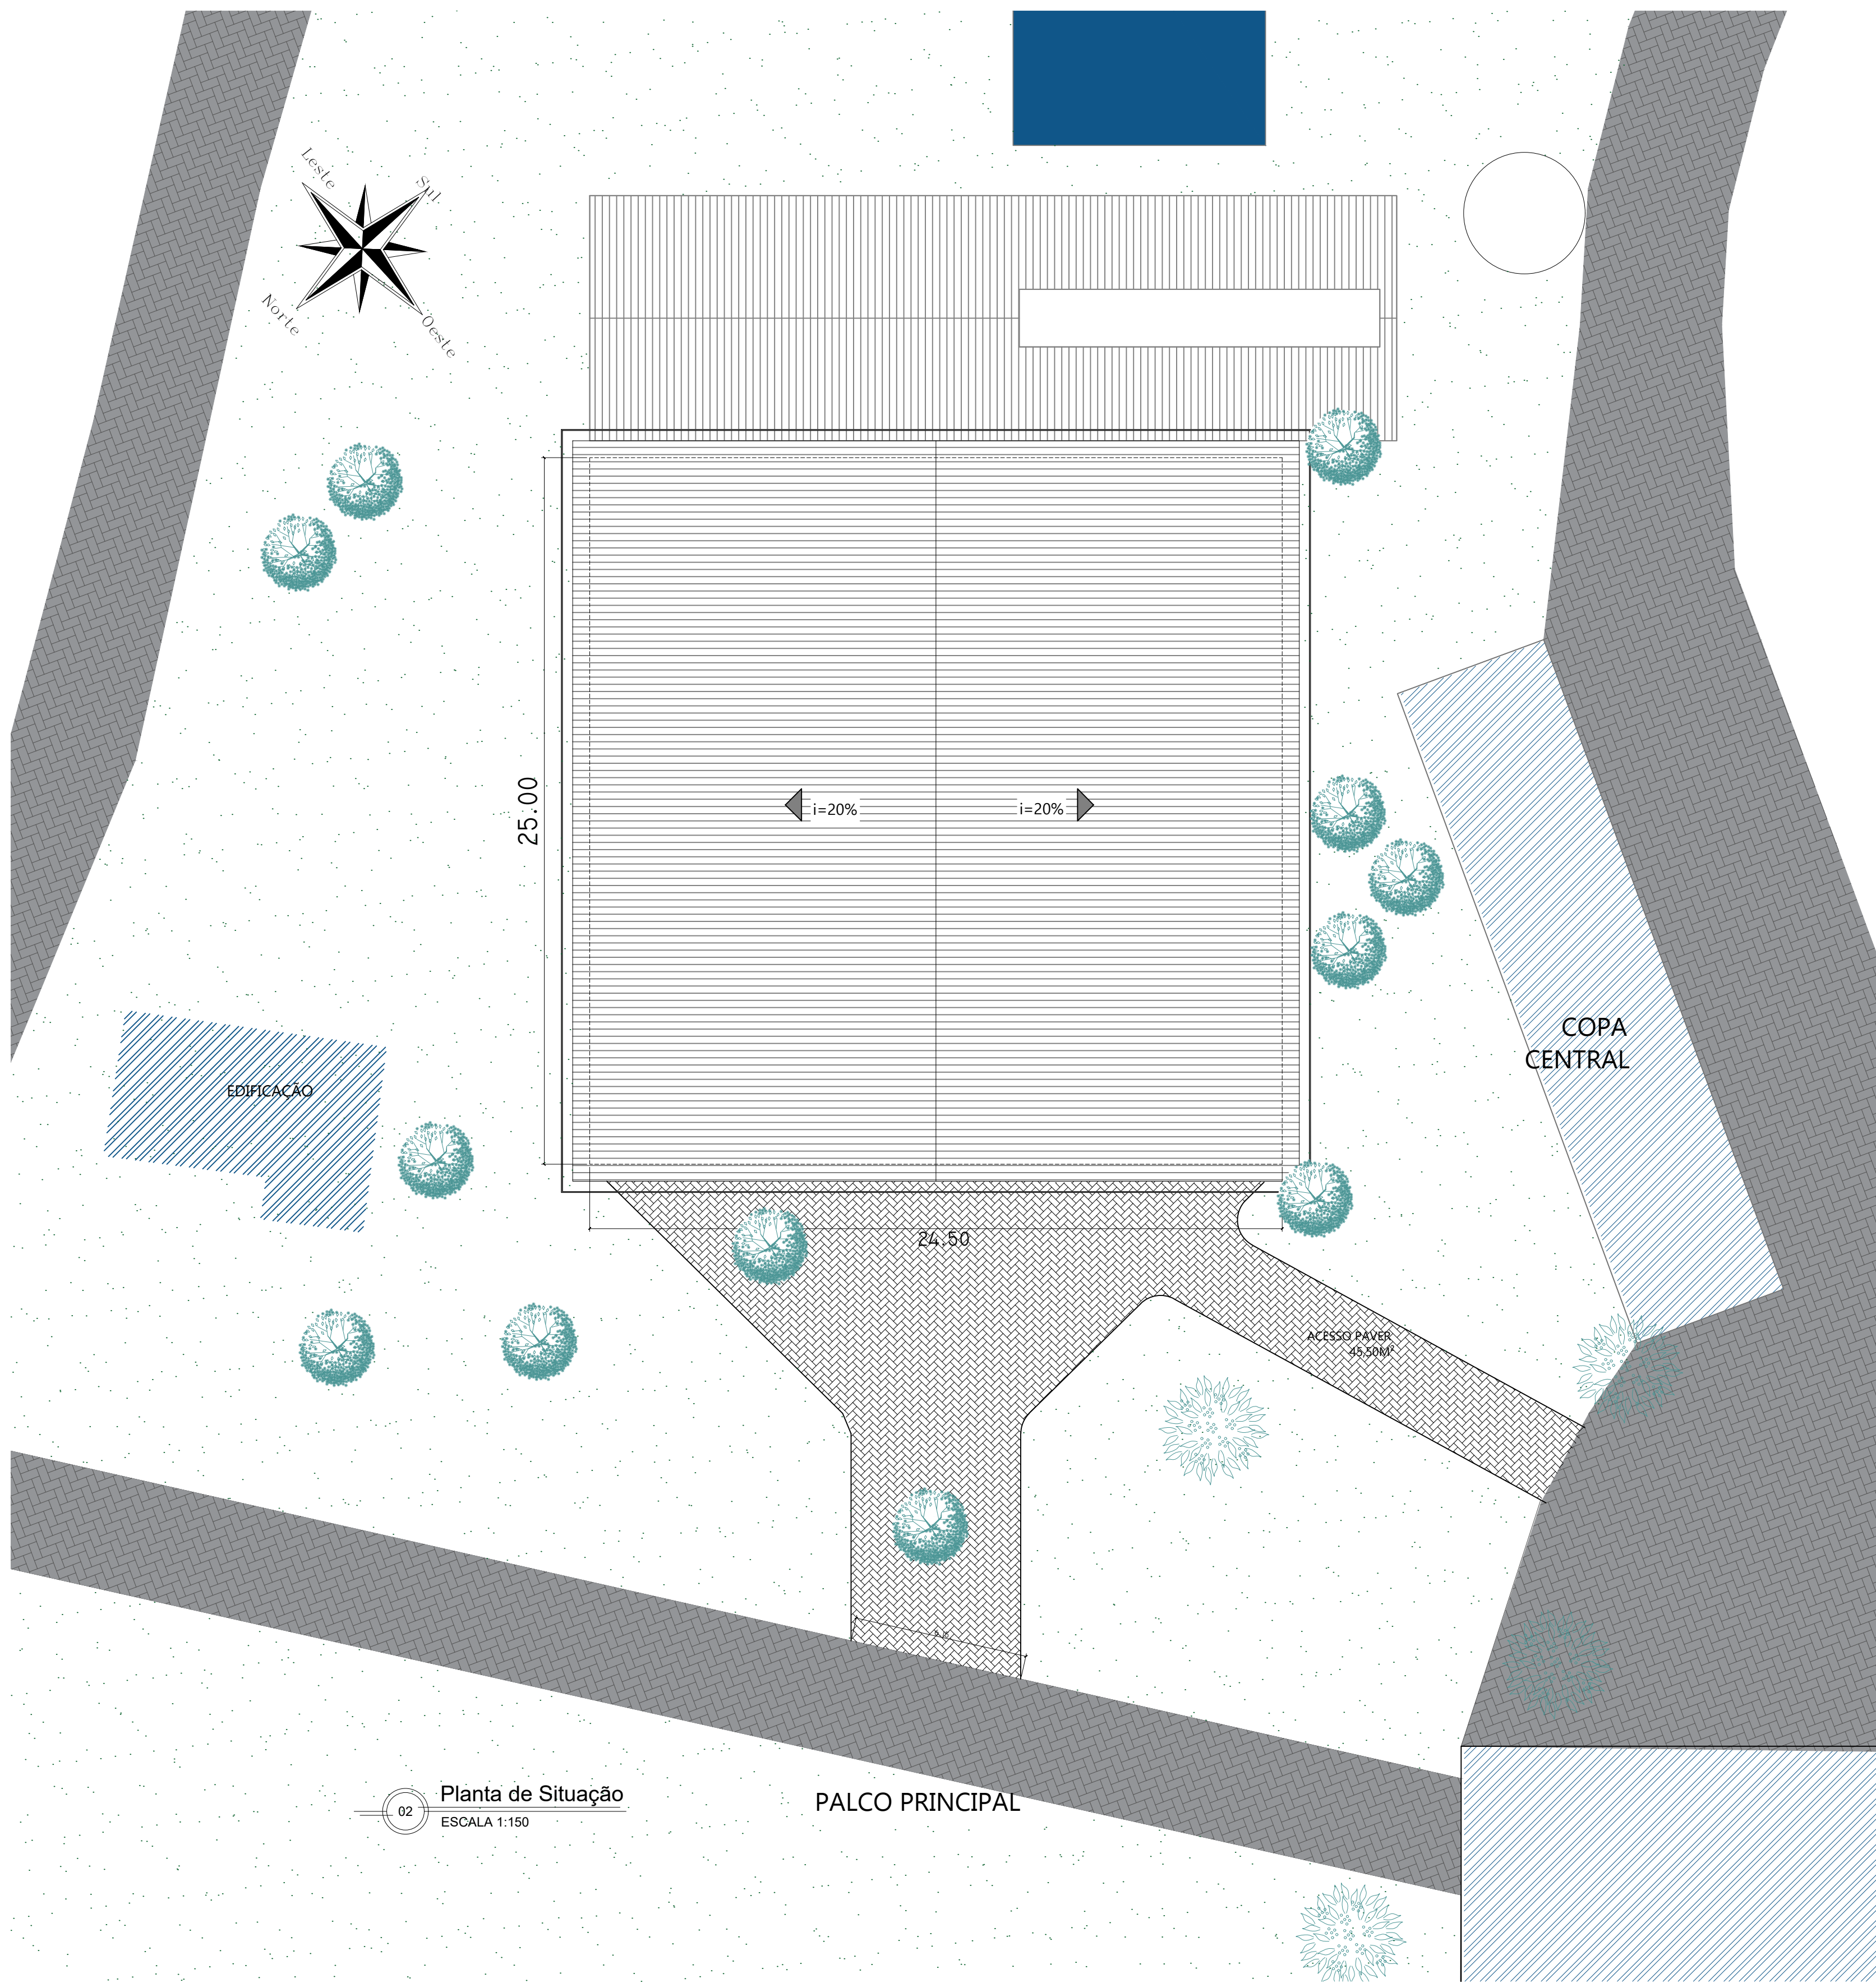

02 Planta de Situação
ESCALA 1:150

PREFEITURA MUNICIPAL DE ESPUMOSO			
SETOR DE ENGENHARIA E ARQUITETURA			
	PROPRIETÁRIO	Município de Espumoso	DATA
	ENDEREÇO	PARQUE DE EXPOSIÇÃO ARMÍDIO BERTANI	SETEMBRO/2025
	NOME DA OBRA	PALCO PARQUE EXPOSIÇÃO FASE 1	ESCALA
	Plantas de localização e situação	ÁREA TOTAL 612,50m²	Indicada
RESPONSÁVEL TÉCNICO		PRANCHA	
Gérson Lopes Rodrigues Machado Prefeito Municipal Adm. 2023 - 2028		Acácio Dolci Rosalen Coordenador Departamento de Engenharia Arquiteto e Urbanista - CAU A83054-2	
1/5			

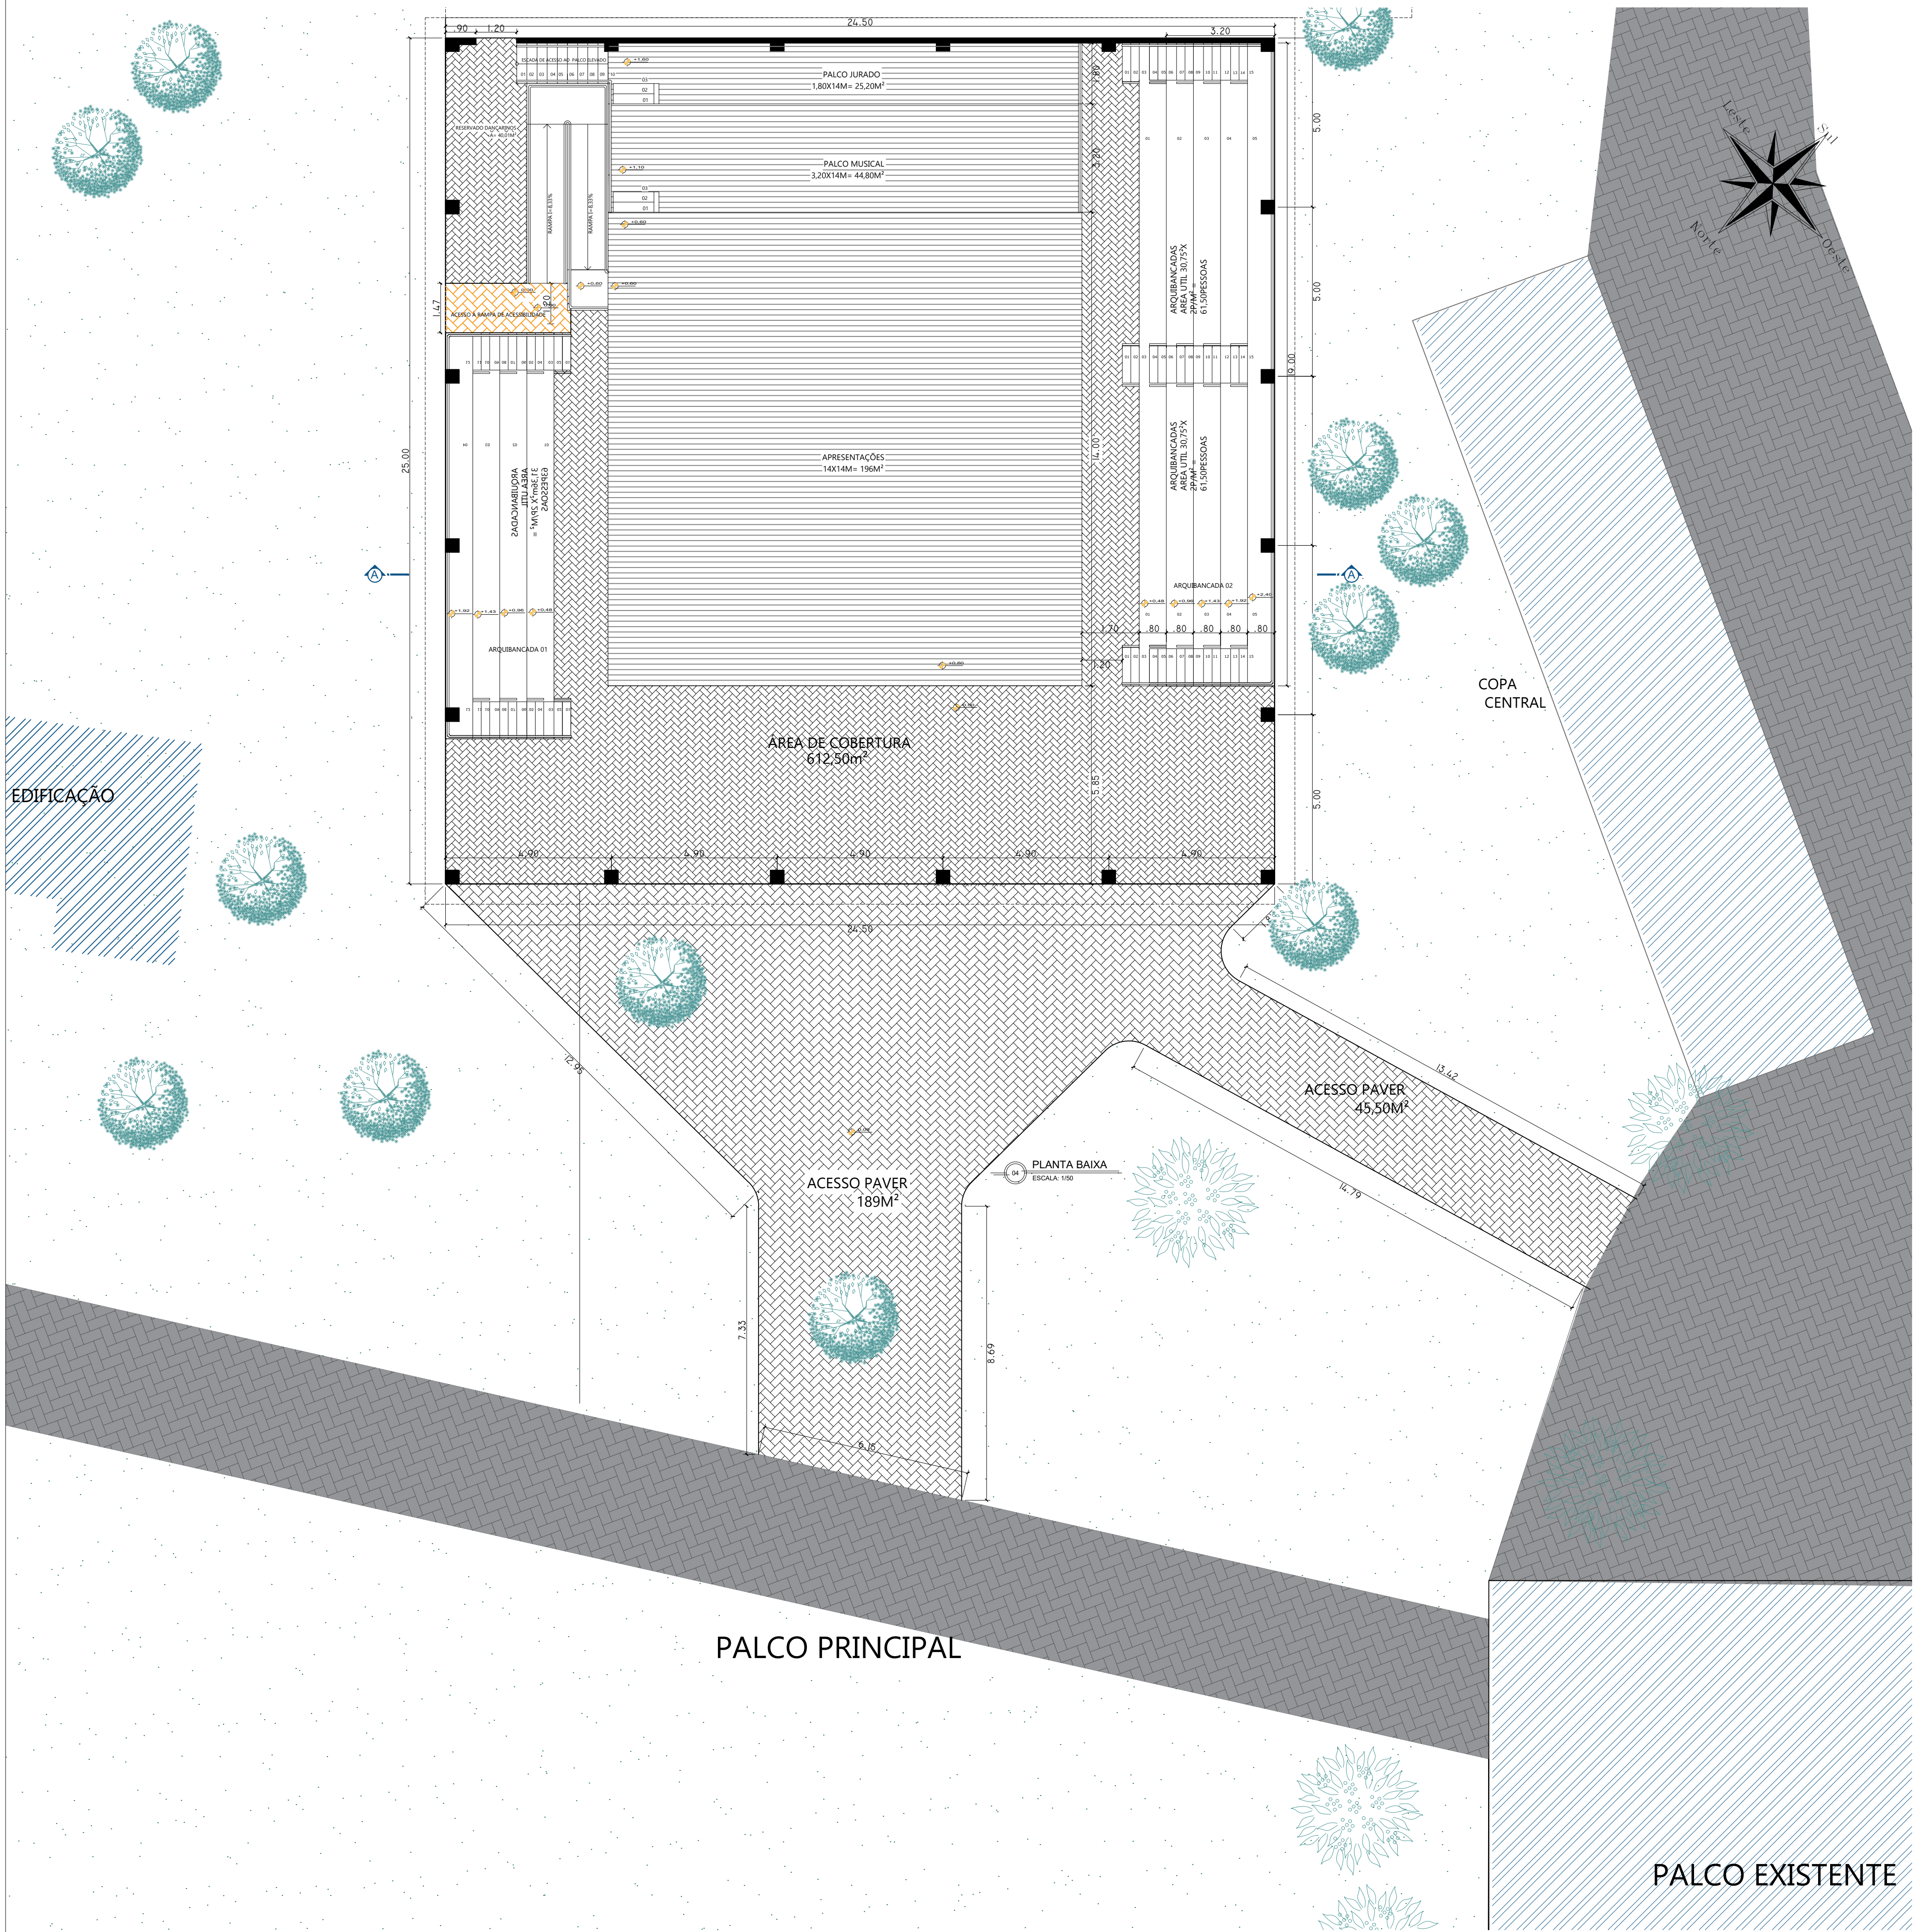





Perspectivas
SEM ESCALA

- PAVER EXISTENTE
- PAVER NOVO

PREFEITURA MUNICIPAL DE ESPUMOSO
SETOR DE ENGENHARIA E ARQUITETURA

PROPRIETÁRIO Município de Espumoso	DATA SETEMBRO/2025
ENDEREÇO PARQUE DE EXPOSIÇÃO ARMÍNIO BERTANI	ESCALA Indicada
NOME DA OBRA PALCO PARQUE EXPOSIÇÃO FASE I Plantas baixa	DESENHO Acácio Dolci Rosalen

PROPRIETÁRIO Gerson Lopes Rodrigues Machado Prefeito Municipal Adm. 2025 - 2028	RESPONSÁVEL TÉCNICO Acácio Dolci Rosalen Coordenador Departamento de Engenharia Arquiteto e Urbanista - CAU A83054-2	PRANCHA 2/5
--	---	----------------

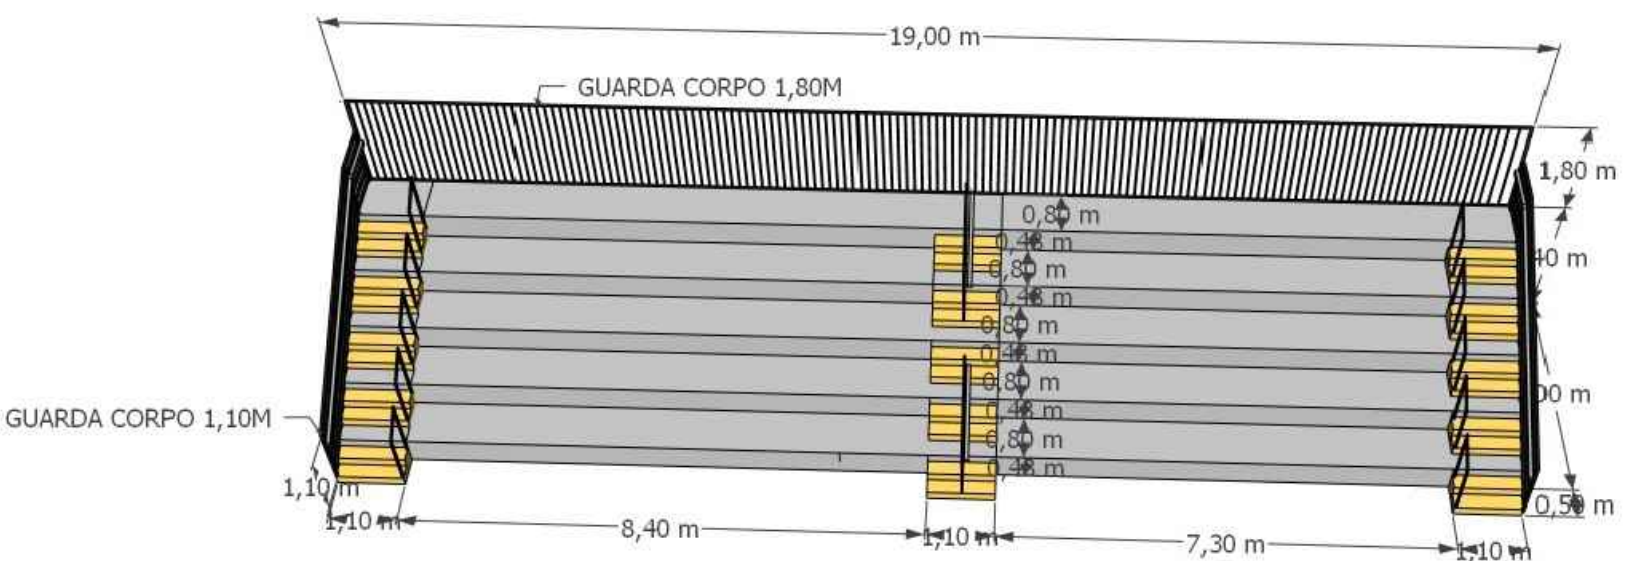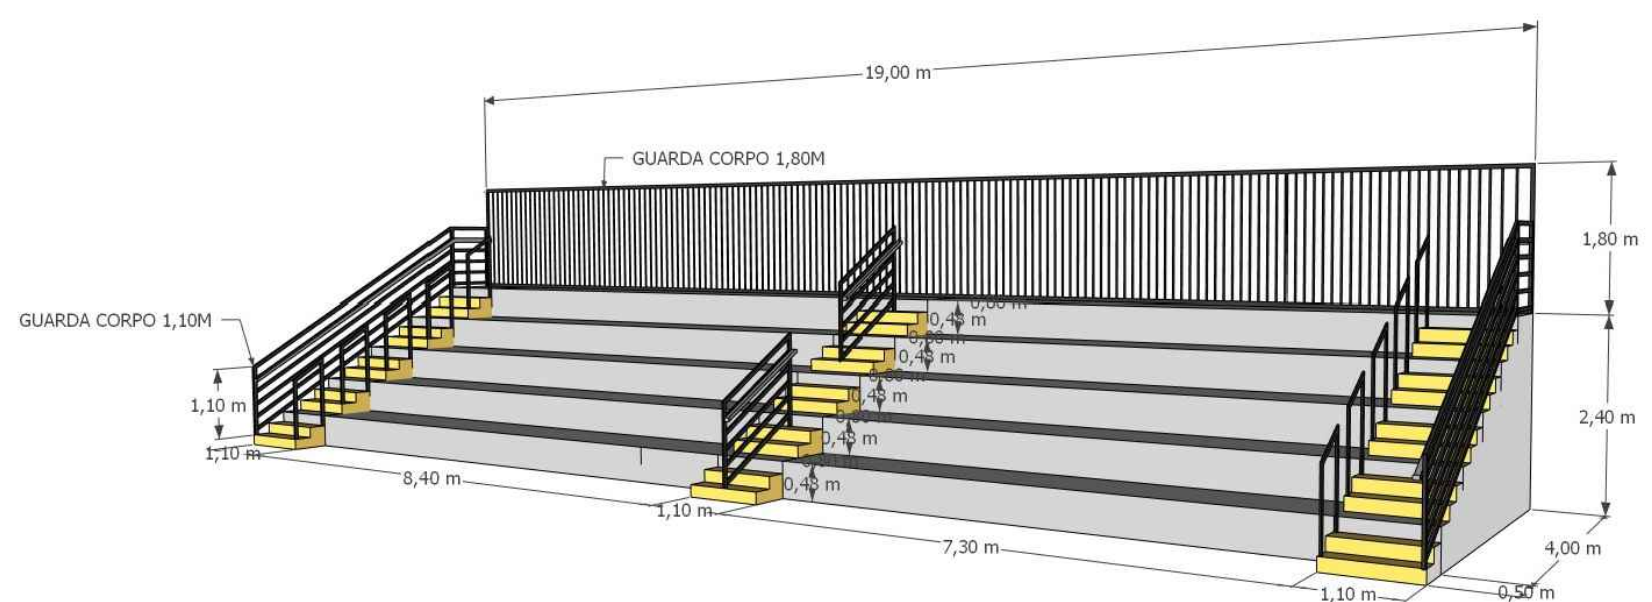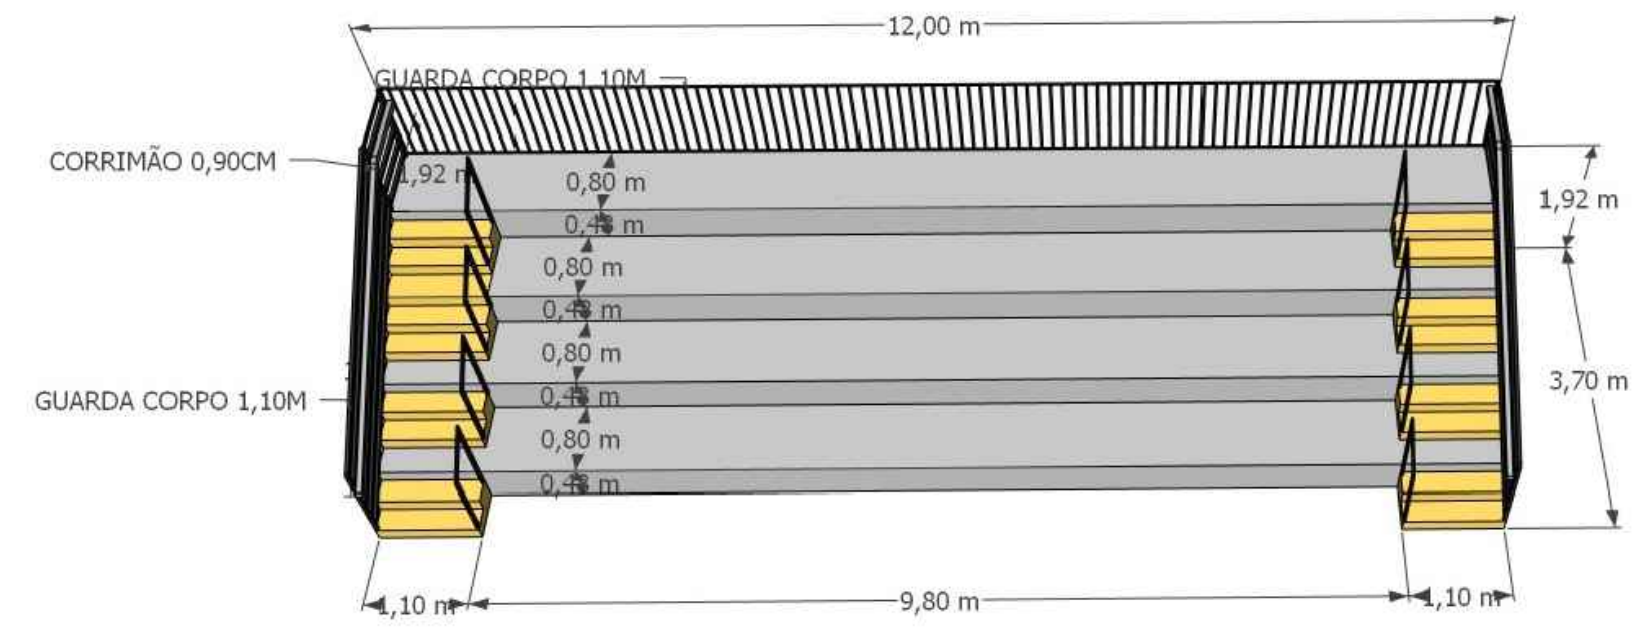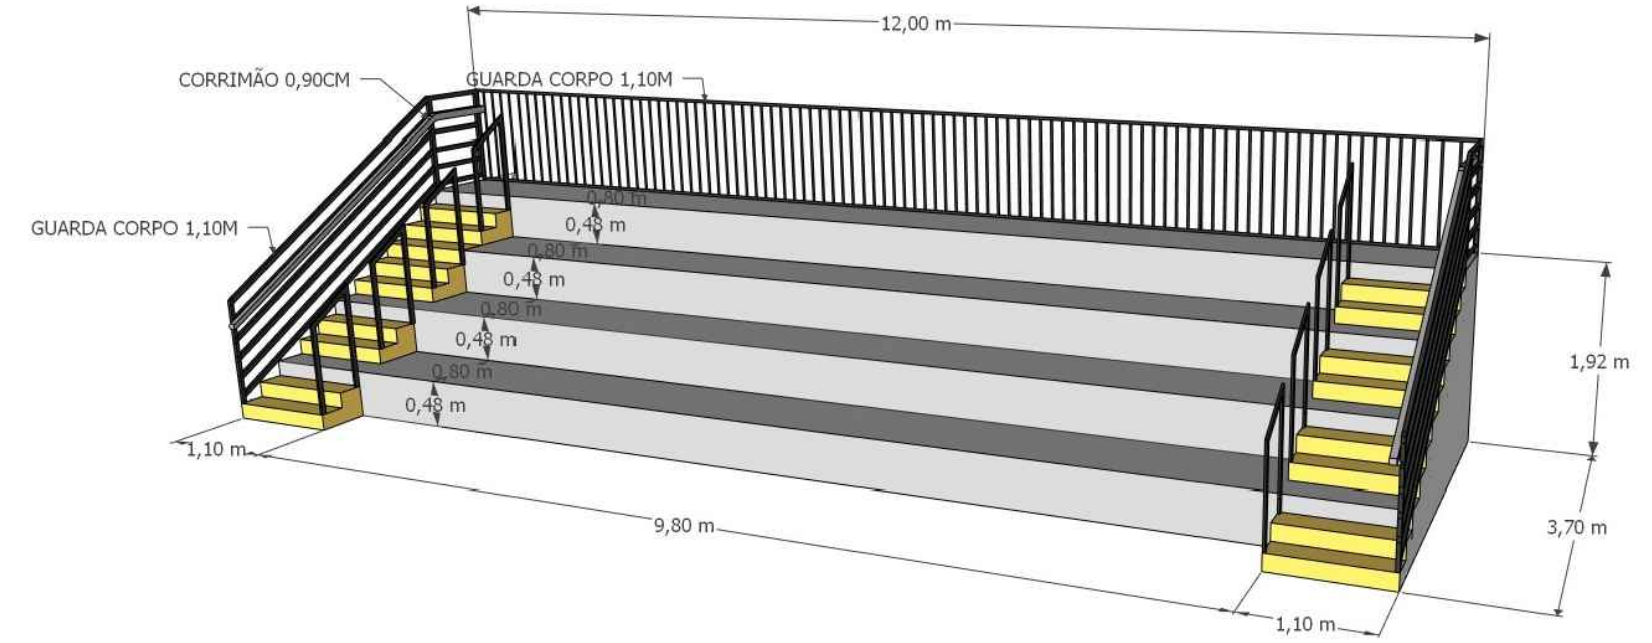COPA
CEN1
PAVER EXISTENTE

PAVER NOVO

ACESSO PAVER
189M²

ACESSO PAVER
45,50M²

PLANTA BAIXA PLANTA BAIXA
ESCALA: 1/75 01 ESCALA: 1/75

PREFEITURA MUNICIPAL DE ESPUMOSO
SETOR DE ENGENHARIA E ARQUITETURA



PROPRIETÁRIO	Município de Espumoso
ENDEREÇO	

PARQUE DE EXPOSIÇÃO ARMÍDIO BERTANI	
NOME DA OBRA	PALCO PARQUE EXPOSIÇÃO FASE 1
Plantas baixas	ÁREA TOTAL 612,50m²

ATA
SETEMBRO/2025

SCALA

Acácio Dolci Rosalen

PROPRIETÁRIO


Gerson Lopes Rodrigues Machado
Prefeito Municipal
Adm. 2025 - 2028

RESPONSÁVEL TÉCNICO


Acácio Dolci Rosalen
Coordenador Departamento de Engenharia
Arquiteto e Urbanista - CAU A83054-2

RANCHA


3/5

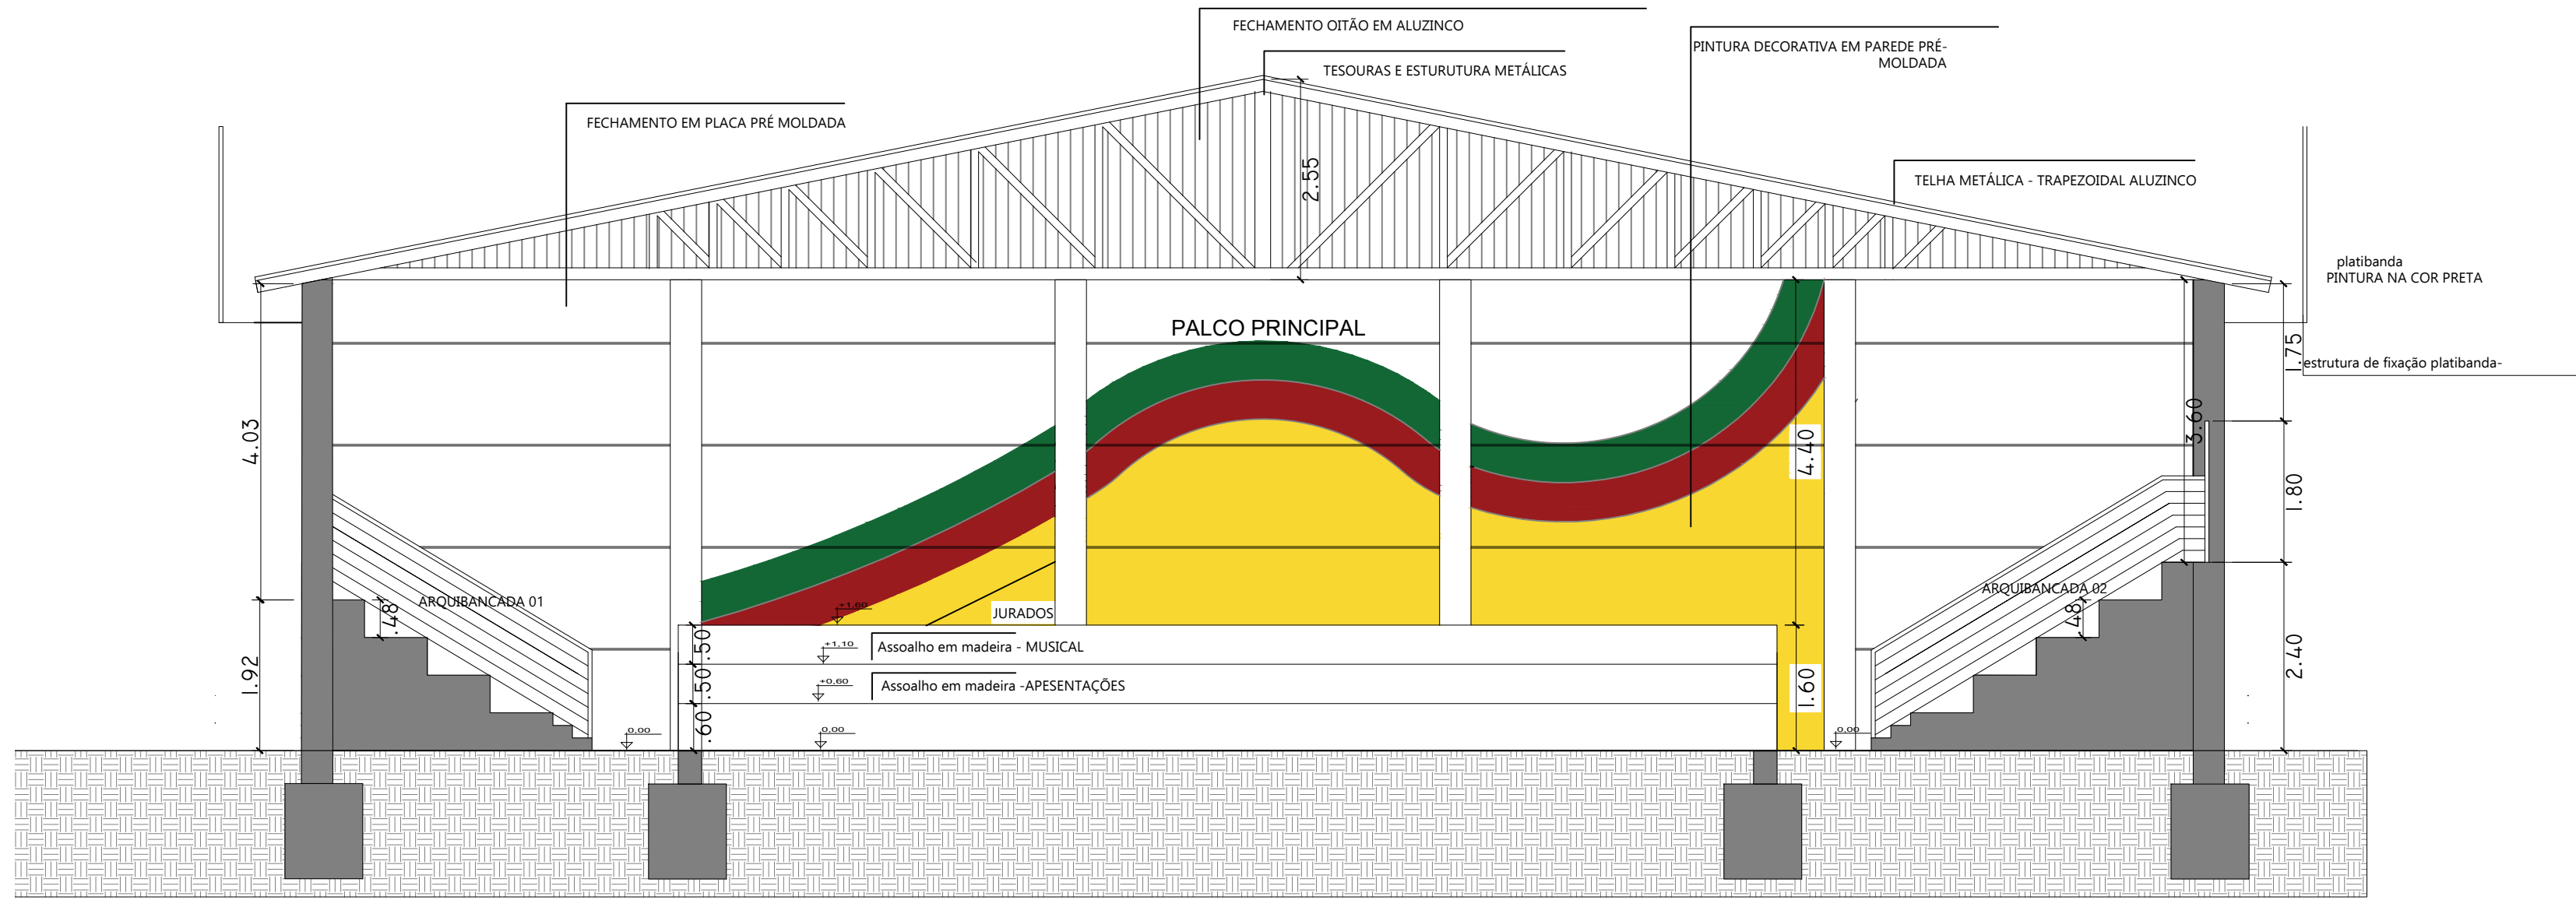

01 CORTE AA TRANSVERSAL
ESCALA: 1/75

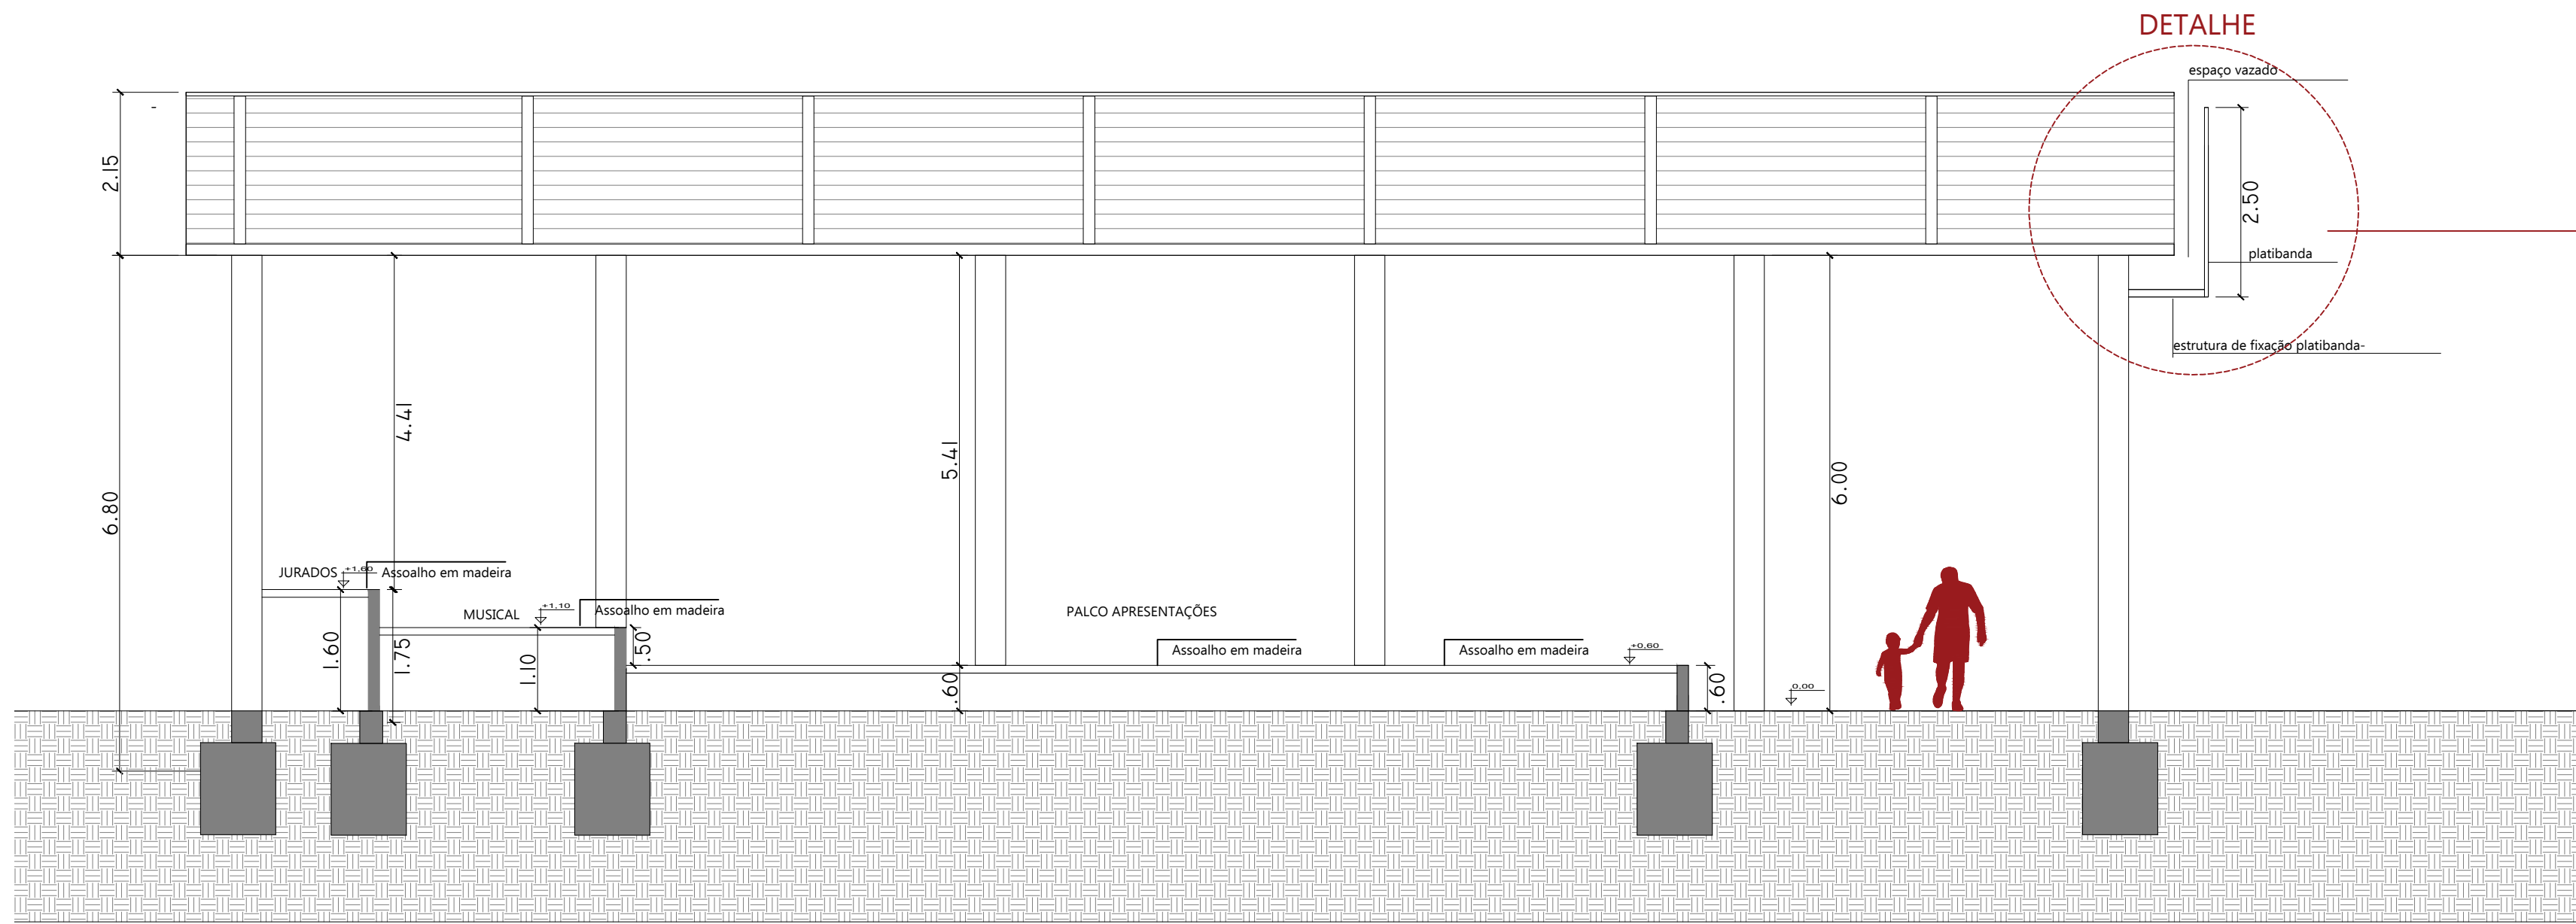


02 CORTE BB LONGITUDINAL
ESCALA: 1/75

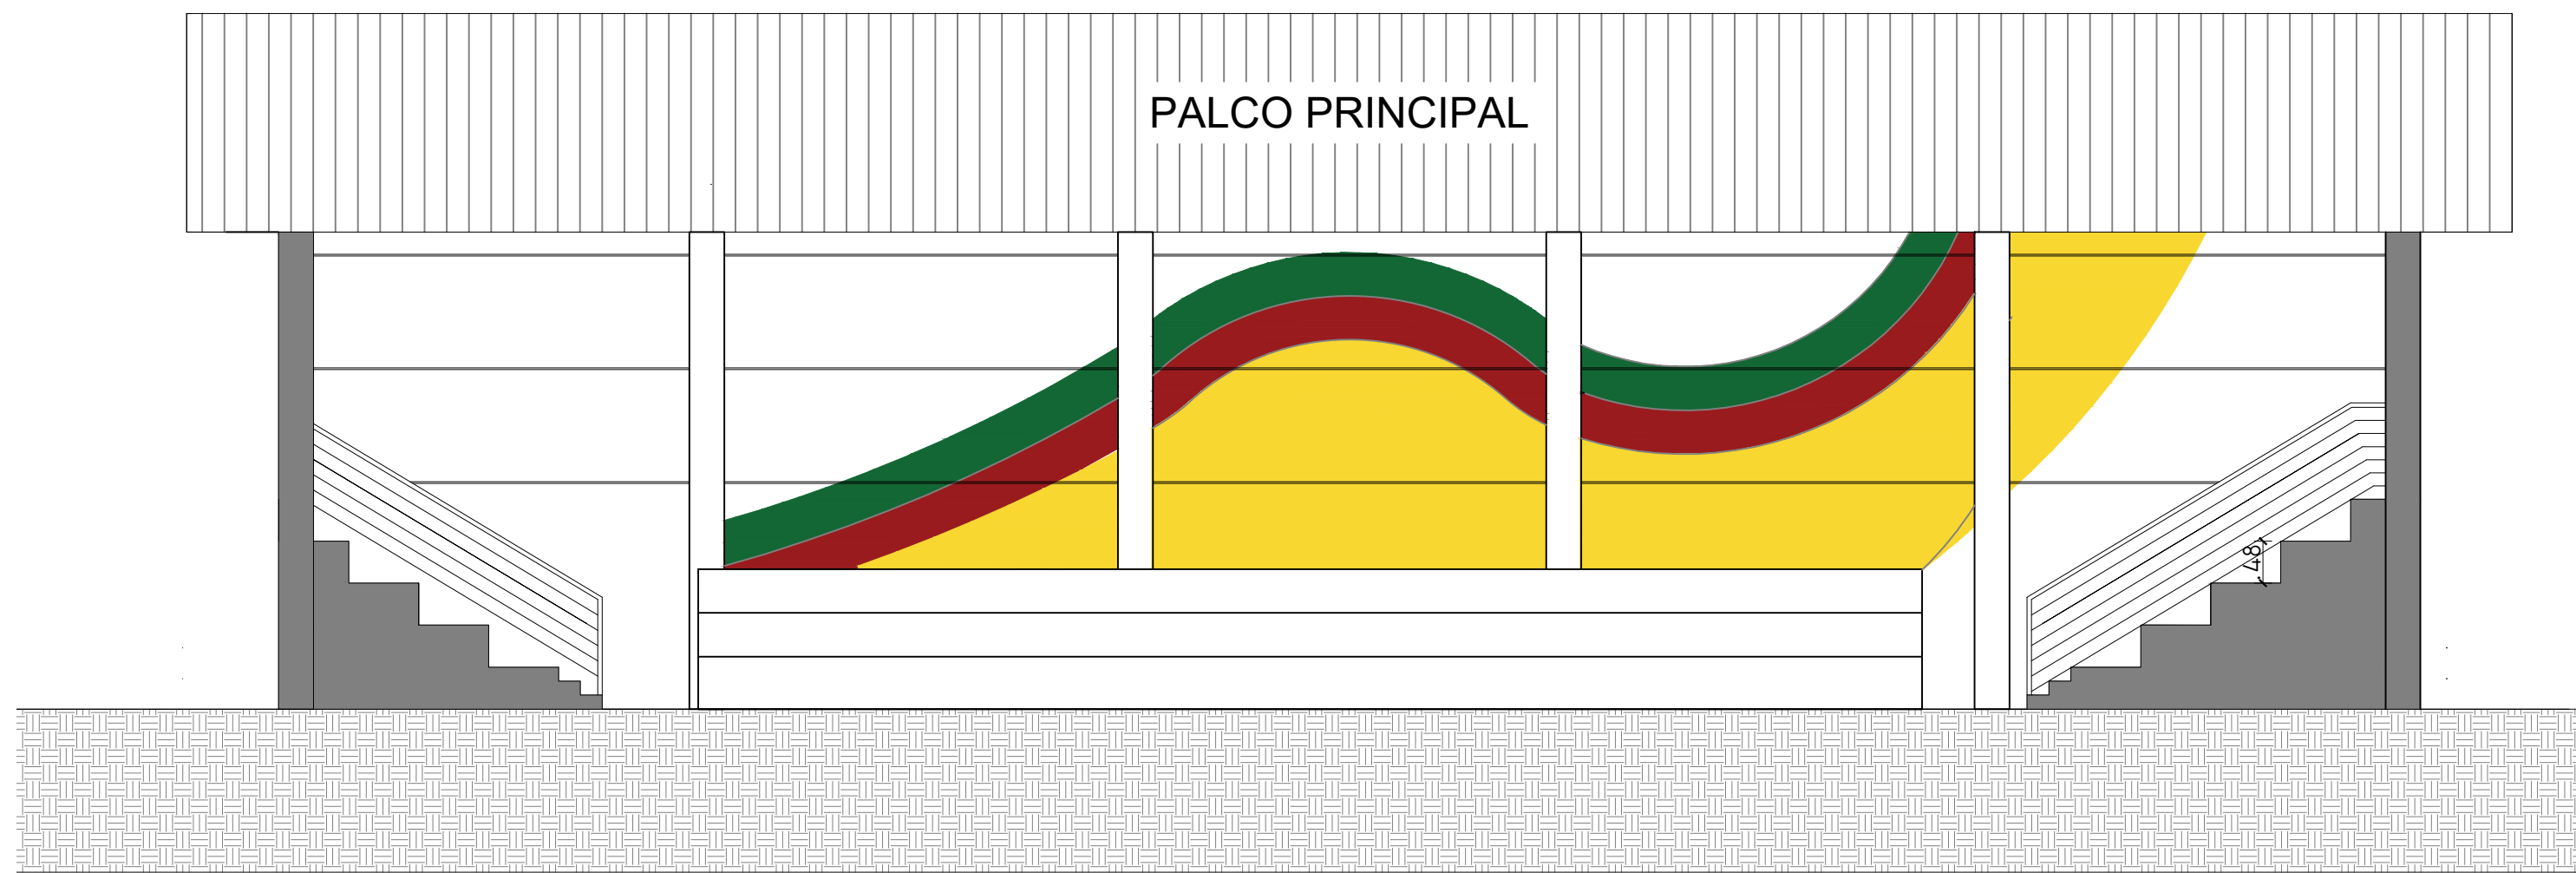

03 FACHADA NORTE
ESCALA: 1/75



Perspectivas
SEM ESCALA

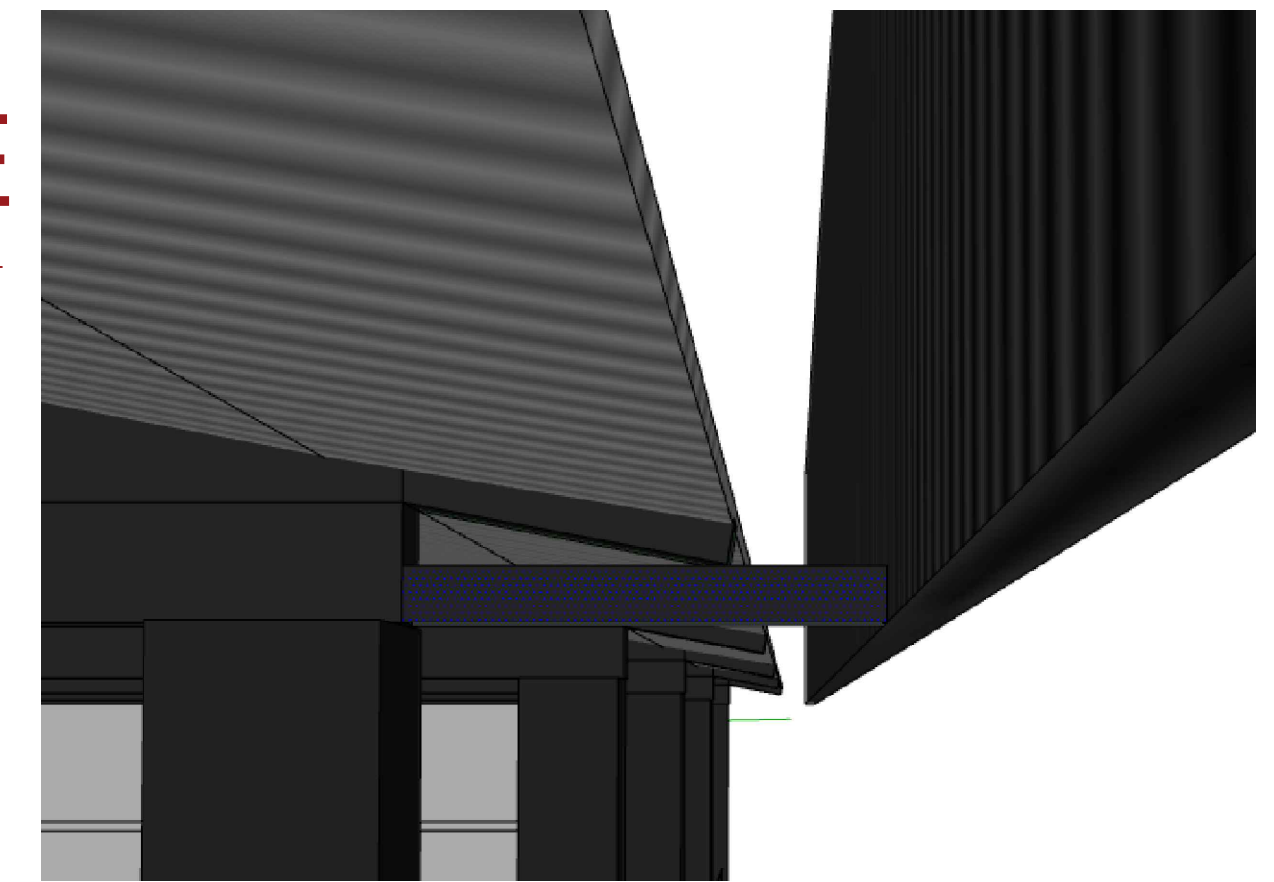


Perspectivas
SEM ESCALA

PREFEITURA MUNICIPAL DE ESPUMOSO SETOR DE ENGENHARIA E ARQUITETURA



	PROPRIETÁRIO Município de Espumoso	DATA SETEMBRO/2025
	ENDEREÇO PARQUE DE EXPOSIÇÃO ARMÍDIO BERTANI	ESCALA Indicada
	NOME DA OBRA PALCO - PARQUE EXPOSIÇÃO FASE 1	DESENHO Acácio Dolci Rosalen
	Cortes e Fachadas ÁREA TOTAL 612,50m²	

PROPRIETÁRIO Gerson Lopes Rodrigues Machado Prefeito Municipal Adm. 2025 - 2028	RESPONSÁVEL TÉCNICO Acácio Dolci Rosalen Coordenador Departamento de Engenharia Arquiteto e Urbanista - CAU AB3054-2	PRANCHA 4/5
--	---	----------------

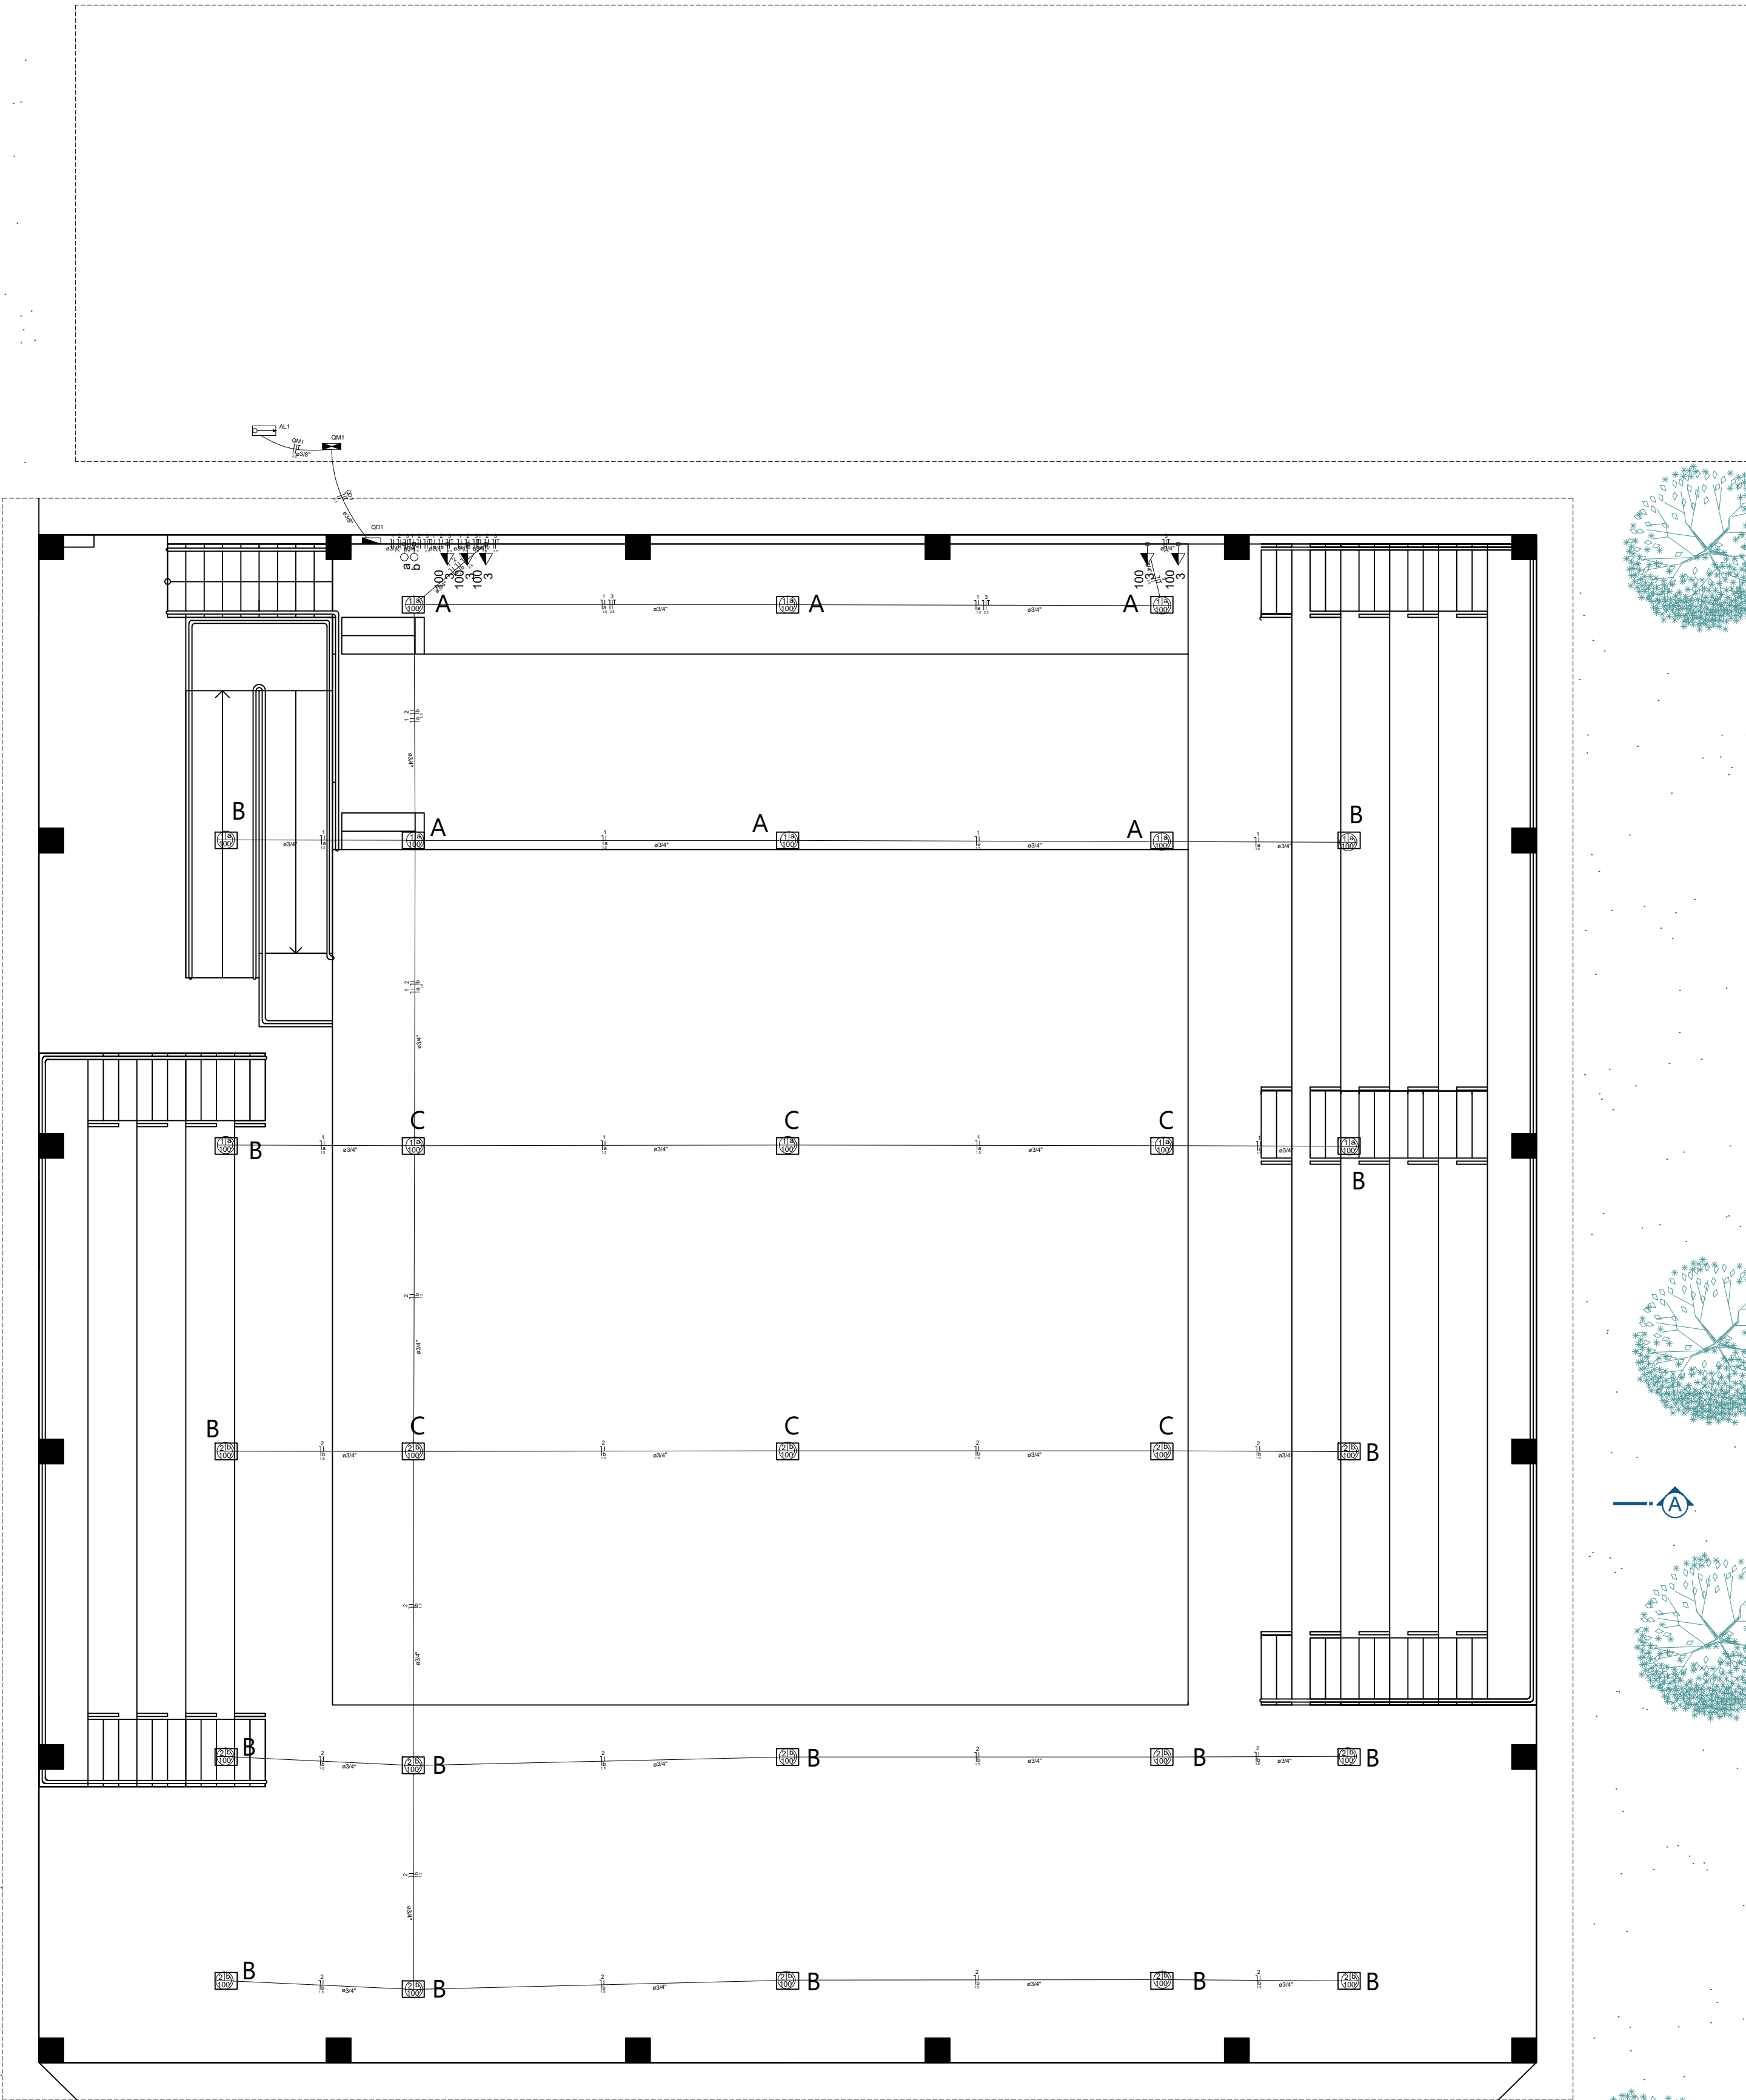

01 PLANTA SISTEMA ELÉTRICO
ESCALA: 1/75

Lista de Materiais	
Acessórios p/ eletrodutos	
Arruela zamak	
1"	6 pc
1/2"	2 pc
Bucha zamak	
1"	8 pc
1/2"	2 pc
Caixa PVC	
4x2"	2 pc
Caixa PVC octogonal	
3x3"	28 pc
Curva 135° PVC rosca	
1"	4 pc
Curva 90° PVC longa rosca	
1/2"	2 pc
Linha PVC rosca	
1"	4 pc
1/2"	4 pc
3/4"	42 pc
Acessórios uso geral	
Arame aço galvanizado	
14BWG	1,00 m
Arruela de pressão galvan.	
1/4"	4 pc
Bucha de nylon	
S4	137 pc
S6	4 pc
Fita isolante autofusão	
20m	1 pc
Massa para calafetar	
1 kg	1 kg
Parafuso fenda galvan. cab. panela	
2,9x25mm autoarrachante	137 pc
4,8x45mm autoarrachante	4 pc
Cabo Unipolar (cobre)	
Isol HEPR - ench.EVA - 0,6/1kV (ref. Pirelli Alunex)	
2,5 mm²	65,50 m
Isol PVC - 450/750V (ref. Pirelli Pirastic Ecoplus BWF Flexivel)	
1,5 mm²	339,00 m
2,5 mm²	86,80 m
Dispositivo Elétrico - embulido	
Placa 2x4"	
Interruptor simples - 1 tecla	2 pc
Dispositivo Elétrico - sobrepor	
Tomada de sobrepor	
Tomada hexagonal (NBR 14136) 2P+T 20A	5 pc
Dispositivo de Proteção	
Disjuntor Unipolar Termomagnético - norma DIN	
10 A	3 pc
16 A	2 pc
Dispositivo de proteção contra surto	
275 V - 8 kA	2 pc
Interruptor bipolar DR (fase/fase - In 30mA) - DIN	
25 A	1 pc
Eletroduto PVC flexível	
Eletroduto leve	
3/8"	21,90 m
Eletroduto PVC rosca	
Braçadeira galvan. tipo cunha	
3/4"	137 pc
Eletroduto, vara 3,0m	
1"	4,00 m
1/2"	2,00 m
3/4"	157,50 m
Luminária e acessórios	
Pilafonier	
4"	28 pc
Soquete	
base E 27	28 pc
Lâmpada halógena	
Halógena refletora	
100 W	28 pc
Material p/ entrada serviço	
Armagem secundária aço laminado	
1 estribo	1 pc
2 estribos, haste 16x350mm	2 pc
Braçadeira aço galvan. p/ caixa medição	
R= 385mm	2 pc
Caixa inspeção de aterramento	
200x200x200mm	2 pc
Haste de aterramento aço/cobre	
Di=15mm, comprimento 2,4m	2 pc
Isolador roldana 600V	
Porcelana vidrada	5 pc
Parafuso aço galvanizado cabeça quadr.	
Rosca M16x2, comprim. 150mm	7 pc
Poste concreto armado	
Comprimento 7,0m	1 pc
Quadro de medição - CPFL	
Unidade consumidora individual - embulir	
Caixa medição tipo II - Monofásica	3 pc
Quadro distrib. plástico - sobrepor	
Sem barramento - DIN (Ref. Cemar)	
Cap. 8 disj. unipol.	1 pc

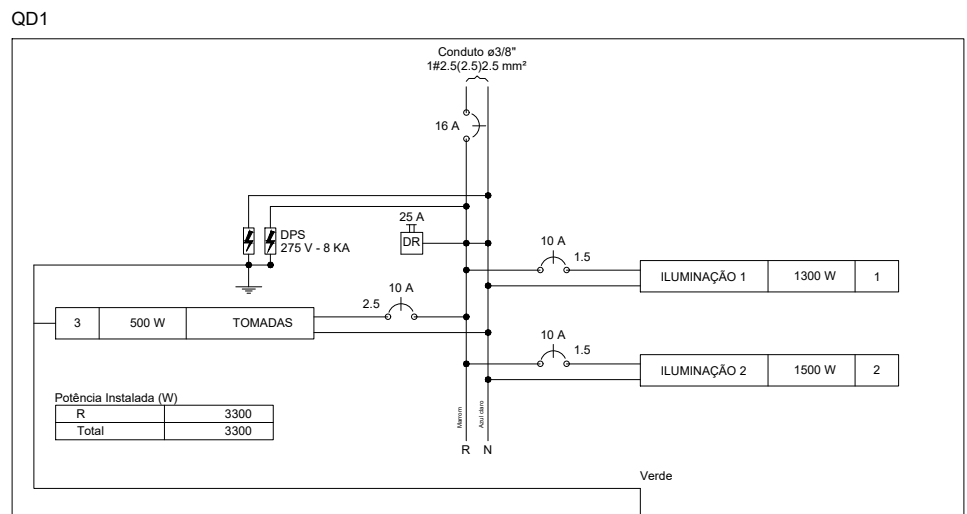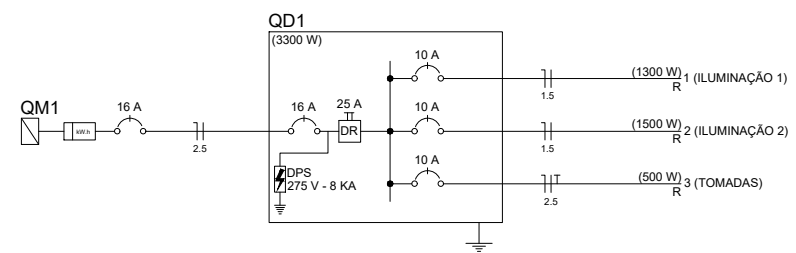

Quadro de Cargas (QD1)									
Circuito	Descrição	Esquema	V (V)	Iluminação (W)	Tomadas (W)	Pot. total. (W)	Fases	Seção (mm²)	Disj. (A)
1	ILUMINAÇÃO 1	F+N	220 V	13	100	1300	R	1,5	10,0
2	ILUMINAÇÃO 2	F+N	220 V	13	1500	1500	R	1,5	10,0
3	TOMADAS	F+N+T	220 V	15	5	1500	R	1,5	10,0
TOTAL				28	5	3300	R	2,5	10,0

PREFEITURA MUNICIPAL DE ESPUMOSO
SETOR DE ENGENHARIA E ARQUITETURA

	PROPRIETÁRIO Município de Espumoso	DATA SETEMBRO/2025
	ENDEREÇO PARQUE DE EXPOSIÇÃO ARMÍDIO BERTANI	ESCALA Indicada
	NOME DA OBRA PALCO PARQUE EXPOSIÇÃO FASE 1 Planta sistema elétrico	DESENHO Acácio Dolci Rosalen

PROPRIETÁRIO Gerson Lopes Rodrigues Machado Prefeito Municipal Adm. 2025 - 2028	RESPONSÁVEL TÉCNICO Acácio Dolci Rosalen Coordenador Departamento de Engenharia Arquiteto e Urbanista - CAU A83054-2	PRANCHA 5/5
--	---	----------------