



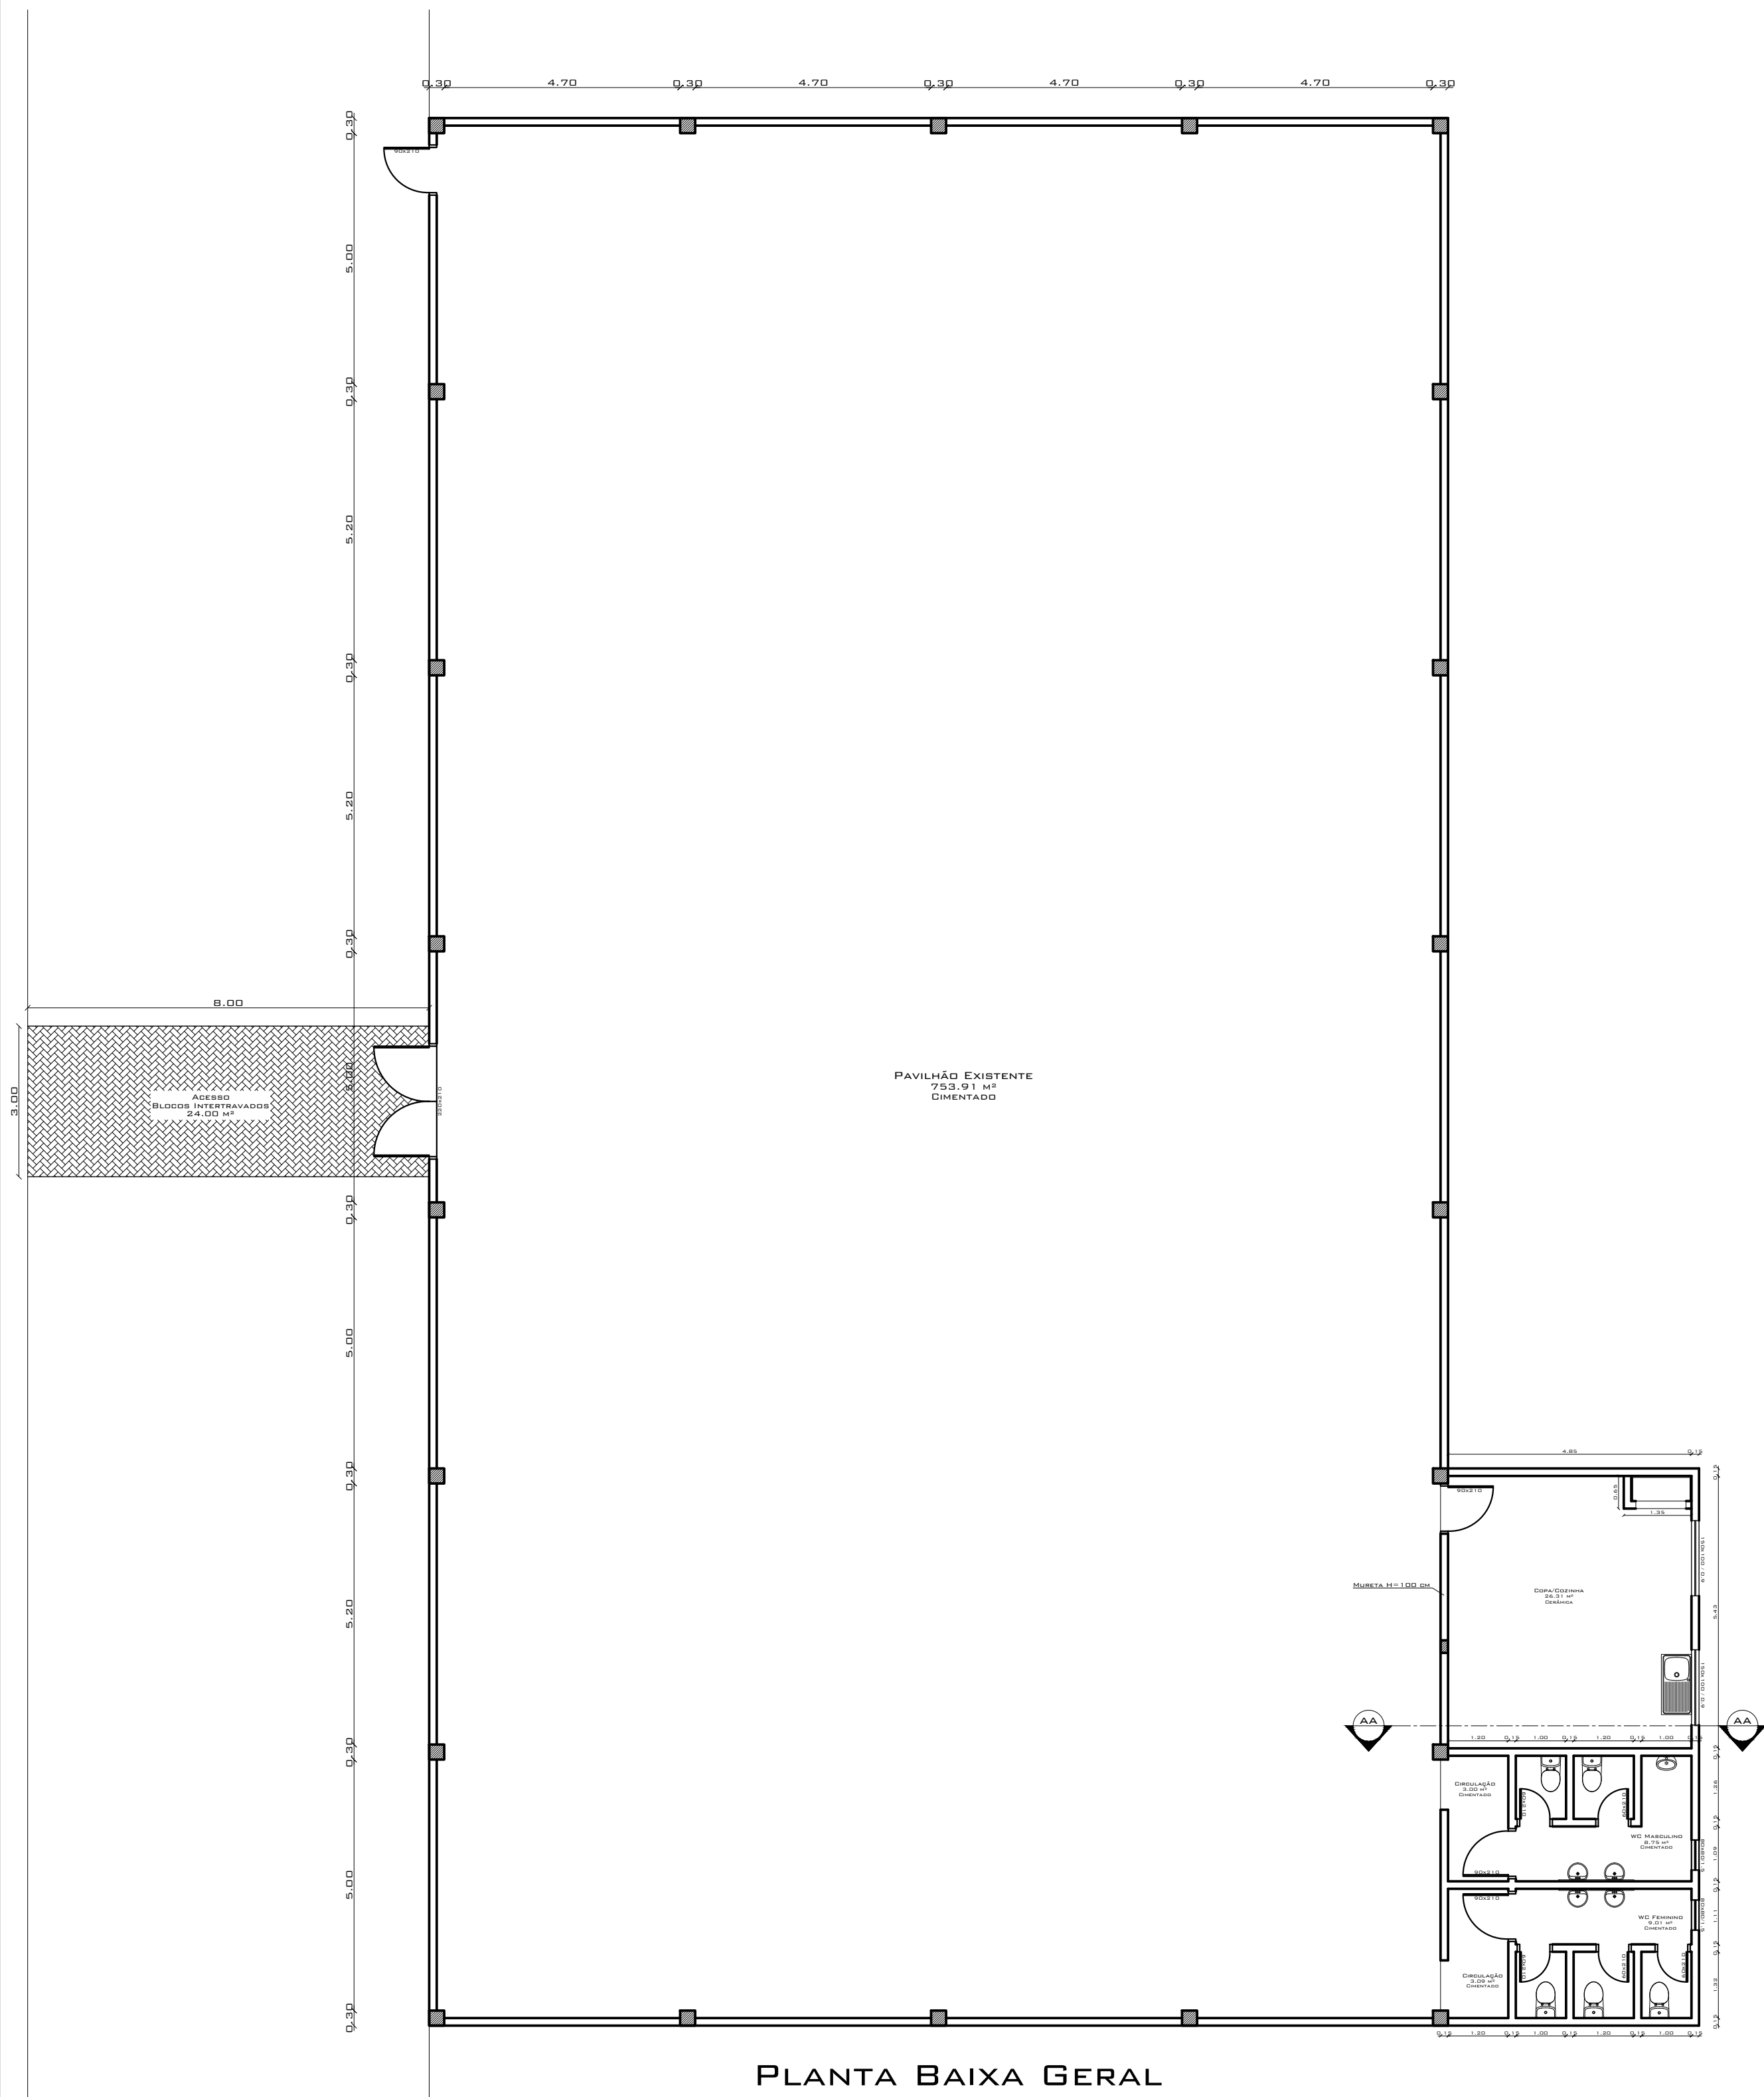


PLANTA BAIXA GERAL
ESCALA 1:100

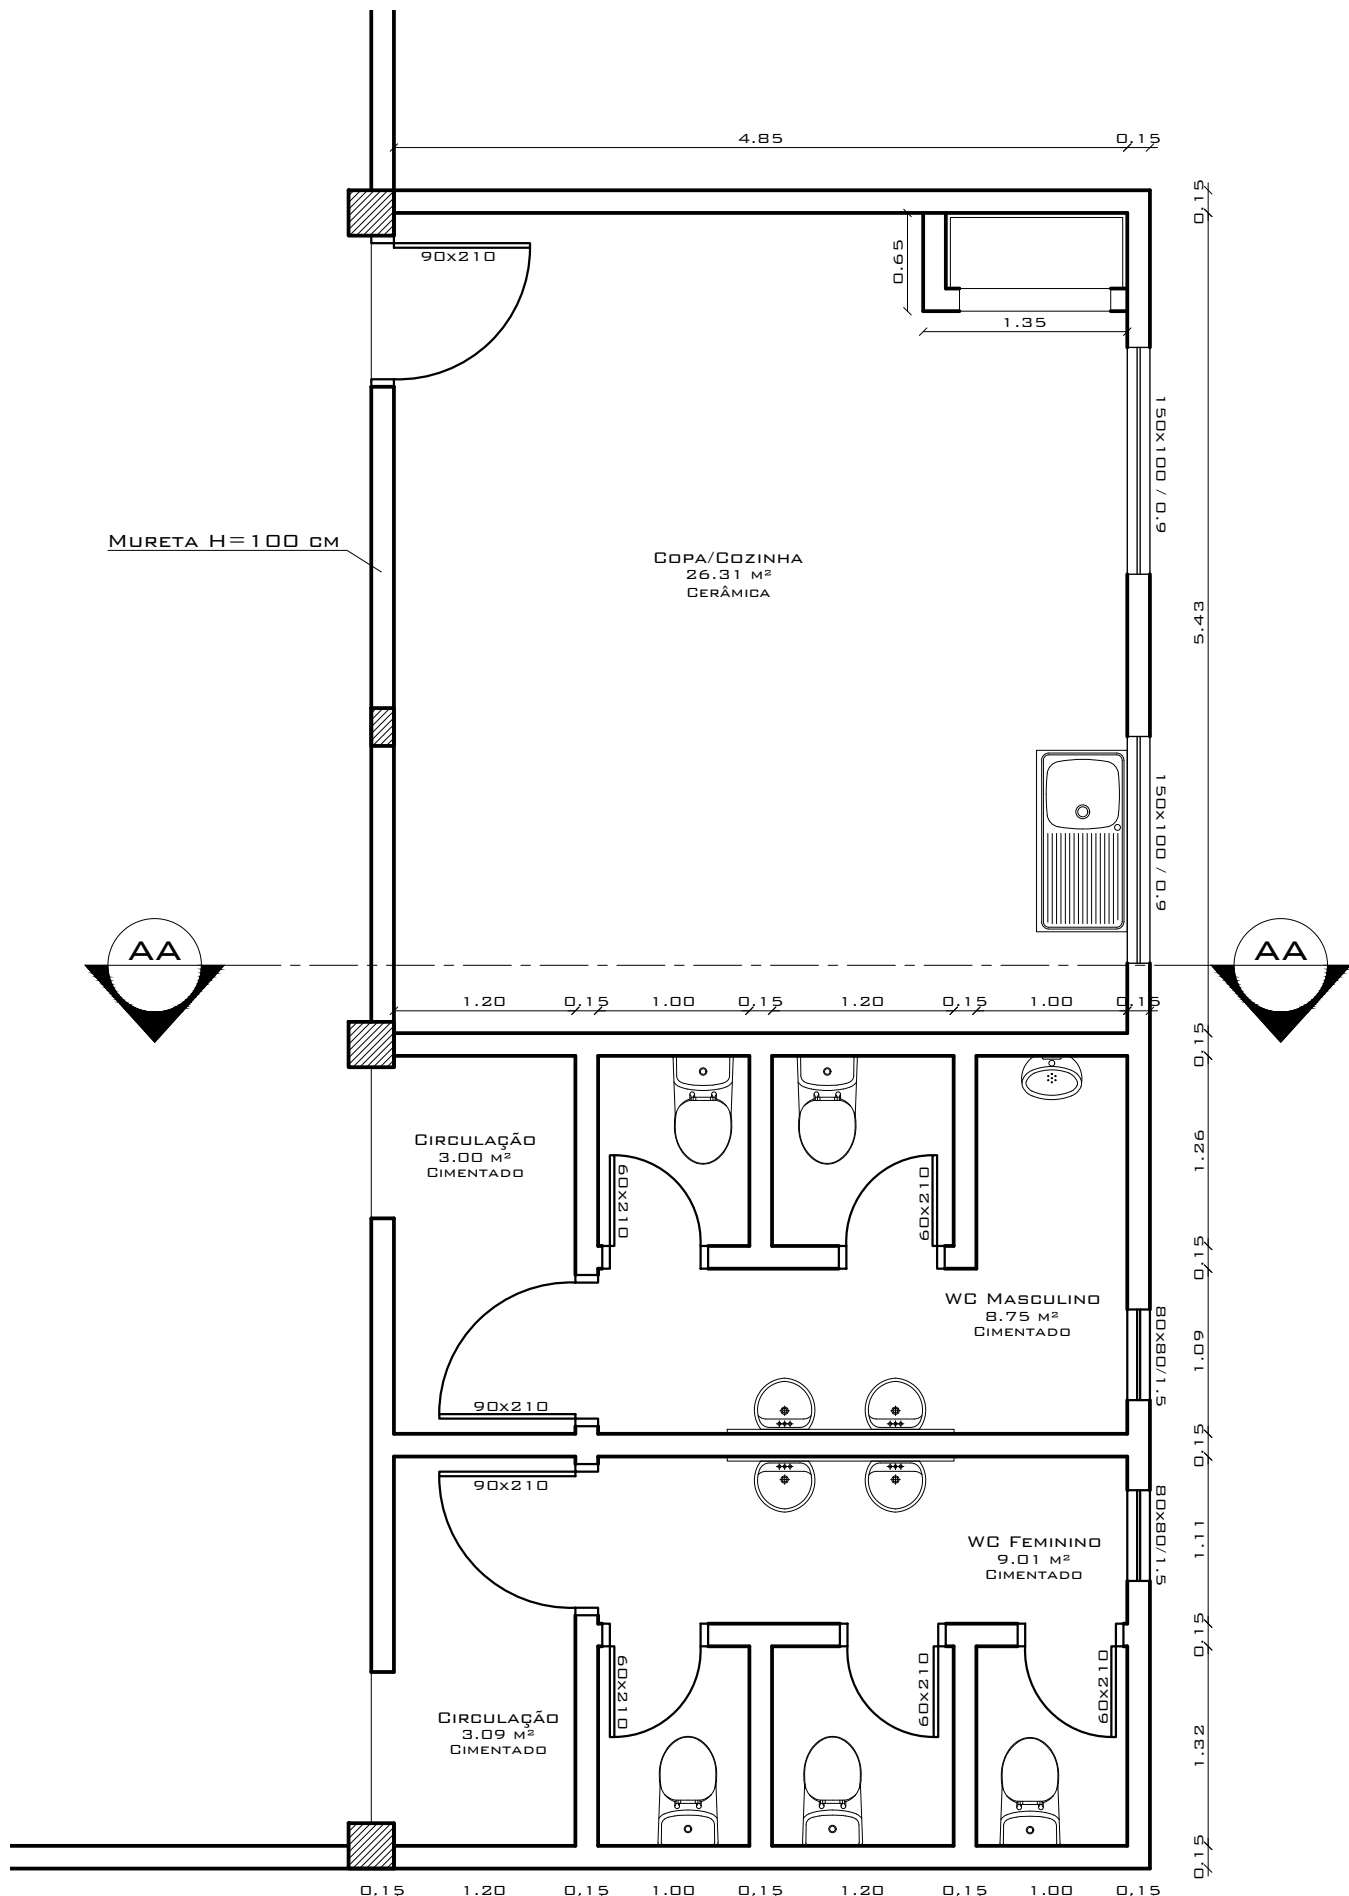


PLANTA BAIXA SANITÁRIOS E COPA
ESCALA 1:50



LOCALIZAÇÃO

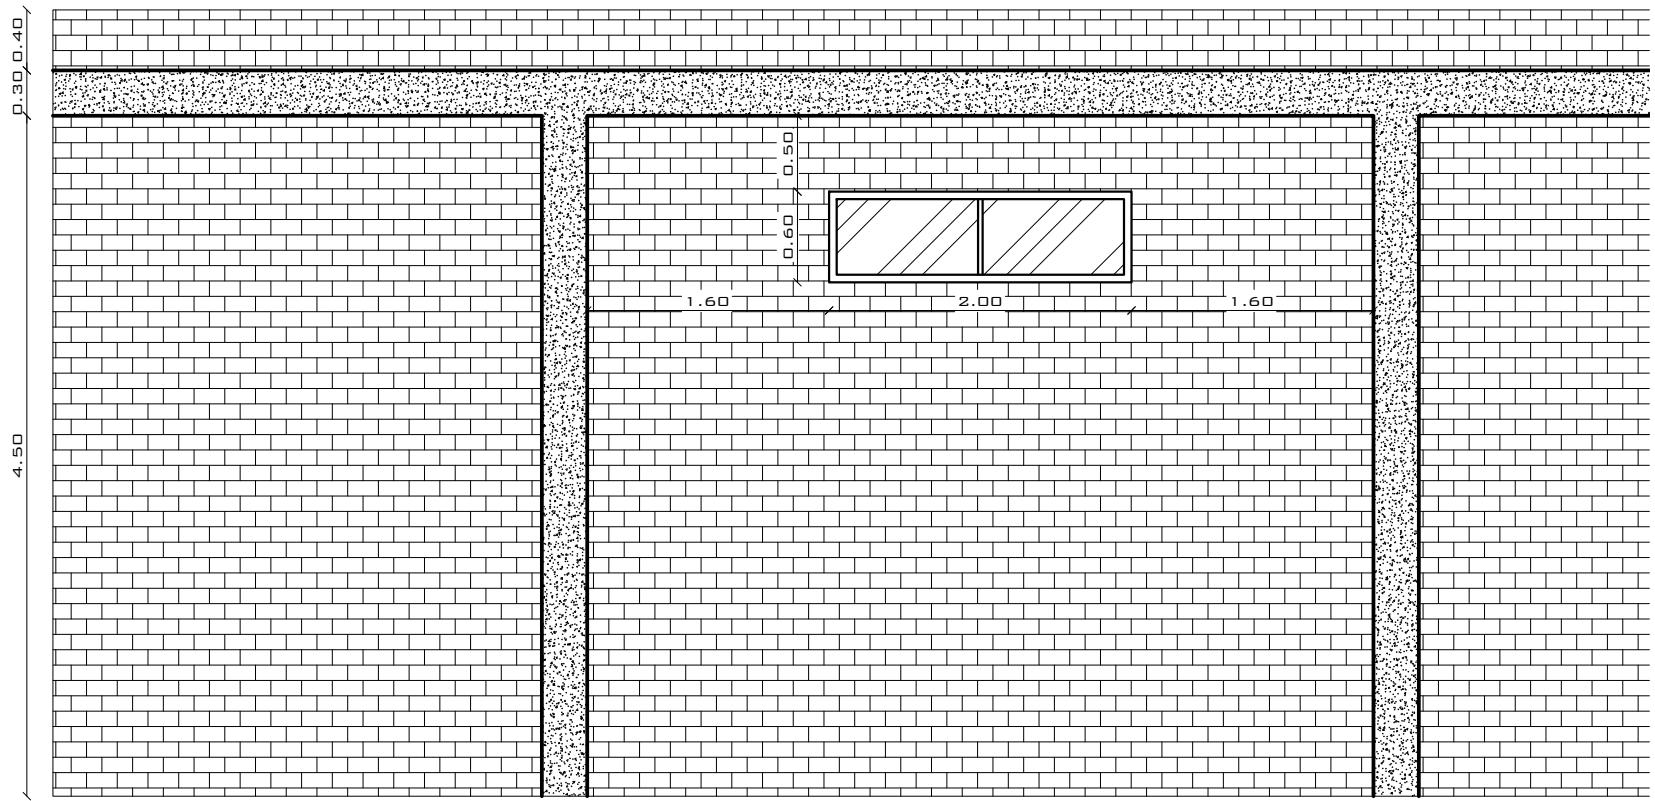

DETALHE PAREDES PAVILHÃO
ESCALA 1:50

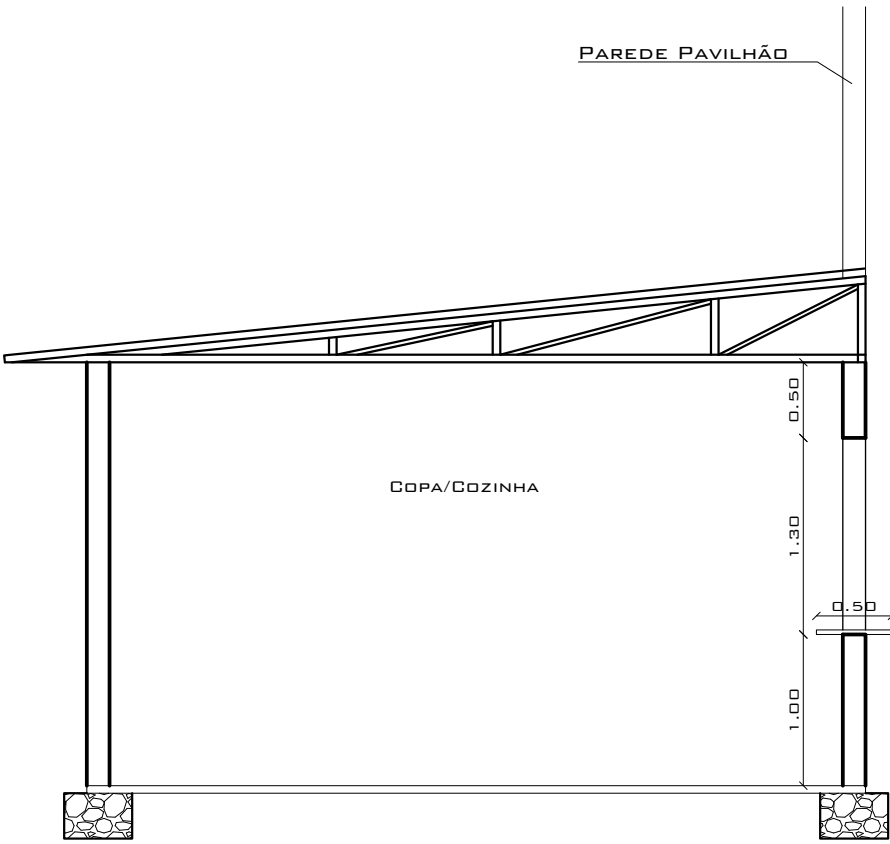

CORTE AA
ESCALA 1:50

PREFEITURA MUNICIPAL DE ESPUMOSO			
DEPARTAMENTO DE ENGENHARIA			
	PROPRIETÁRIO Prefeitura Municipal de Espumoso		DATA Novembro/ 2025
	ENDEREÇO Comunidade de Campininhas, Espumoso		ESCALA Indicada
	NOME DA OBRA Fechamento e ampliação pavilhão da comunidade		
PROPRIETÁRIO		RESPONSÁVEL TÉCNICO	PRANCHA 1/1