





01 SITUAÇÃO E LOCALIZAÇÃO ESCOLA
ESCALA 1:50

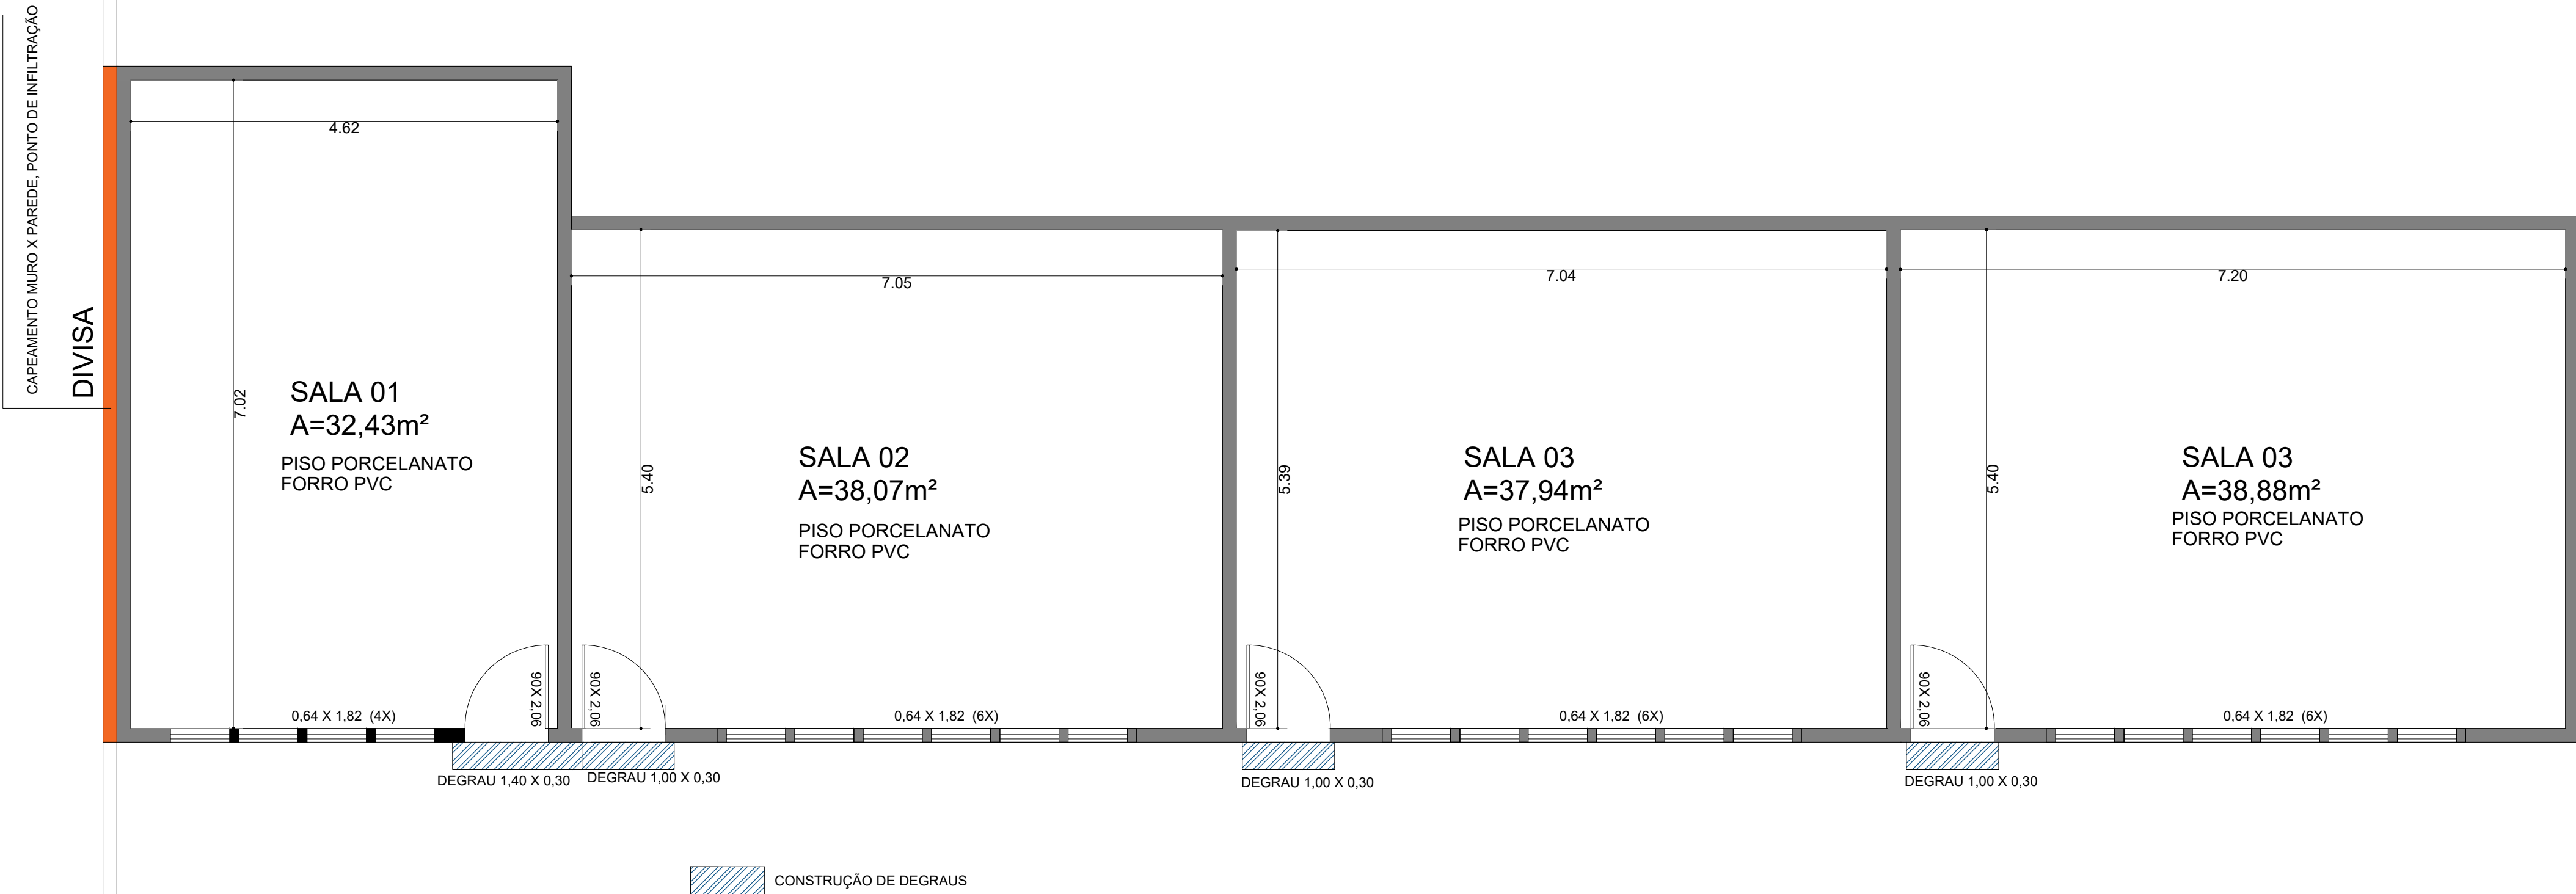

02 PLANTA BAIXA
ESCALA 1:50

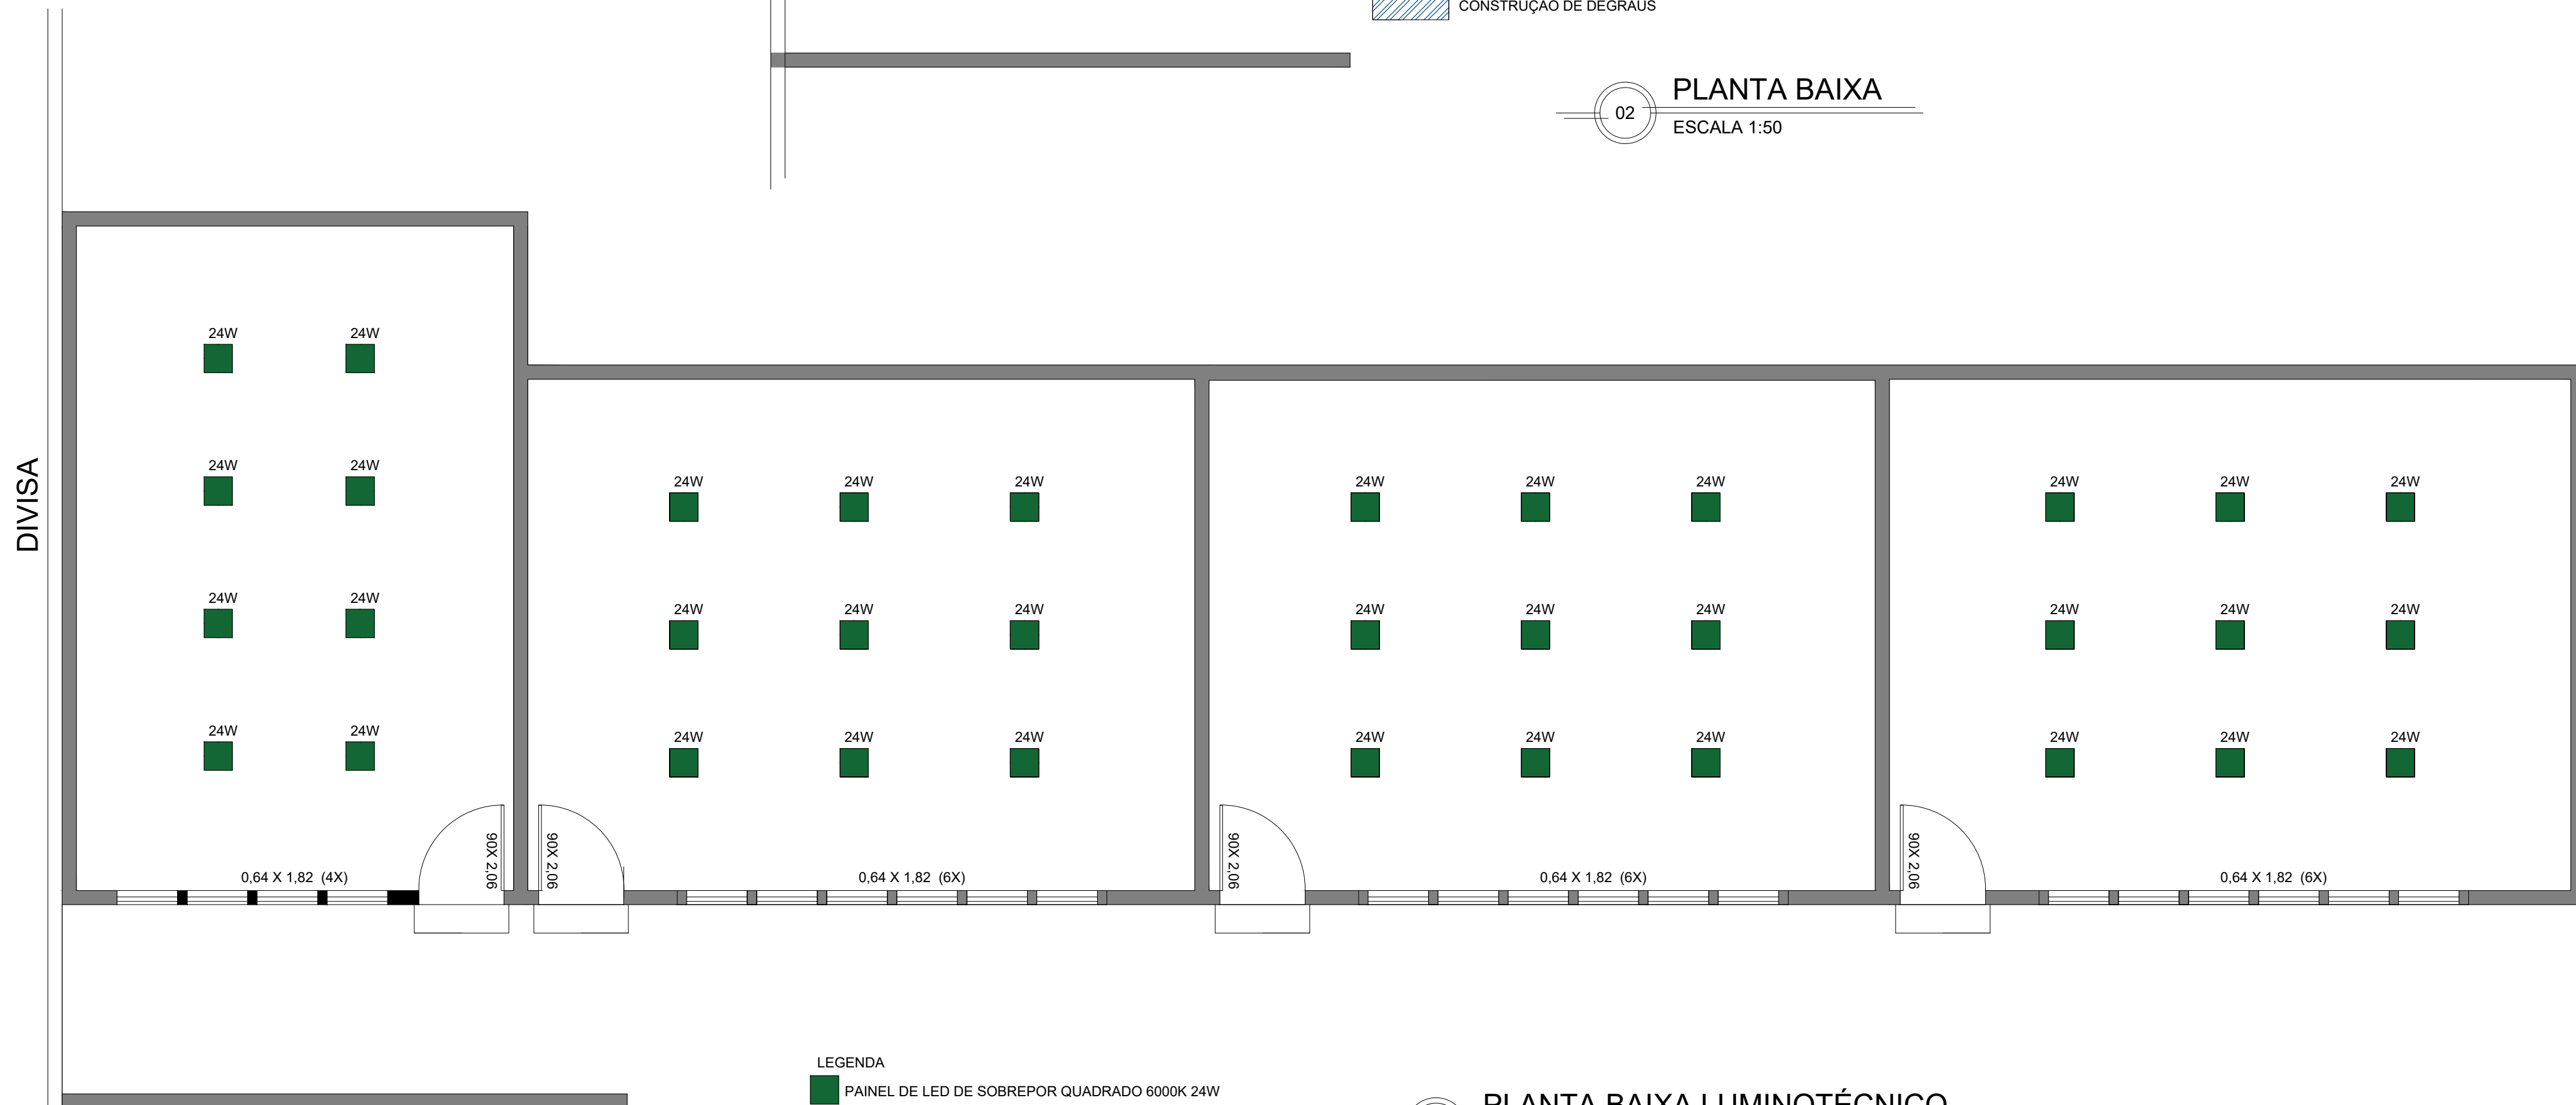

03 PLANTA BAIXA LUMINOTÉCNICO
ESCALA 1:50

PREFEITURA MUNICIPAL DE ESPUMOSO SETOR DE ENGENHARIA E ARQUITETURA			
	PROPRIETÁRIO Município de Espumoso	DATA JUNHO/2026	
	ENDEREÇO Centro Municipal de Ensino Fundamental Álvaro Rodrigues Letão	ESCALA Indicada	
	NOME DA OBRA REFORMA DE SALAS DE AULA PLANTA BAIXA, PLANTA LUMINOTÉCNICA	DESENHO Acácio Dolci Rosalen	
PROPRIETÁRIO Gerson R. Machado Prefeito Municipal	RESPONSÁVEL TÉCNICO Acácio Dolci Rosalen Coordenador Departamento de Engenharia Arquiteto e Urbanista - CAU A83054-2	PRANCHA 1/1	