




PLANTA BAIXA TÉCNICA USB
ESC. 1/75 A: 278,37 m²

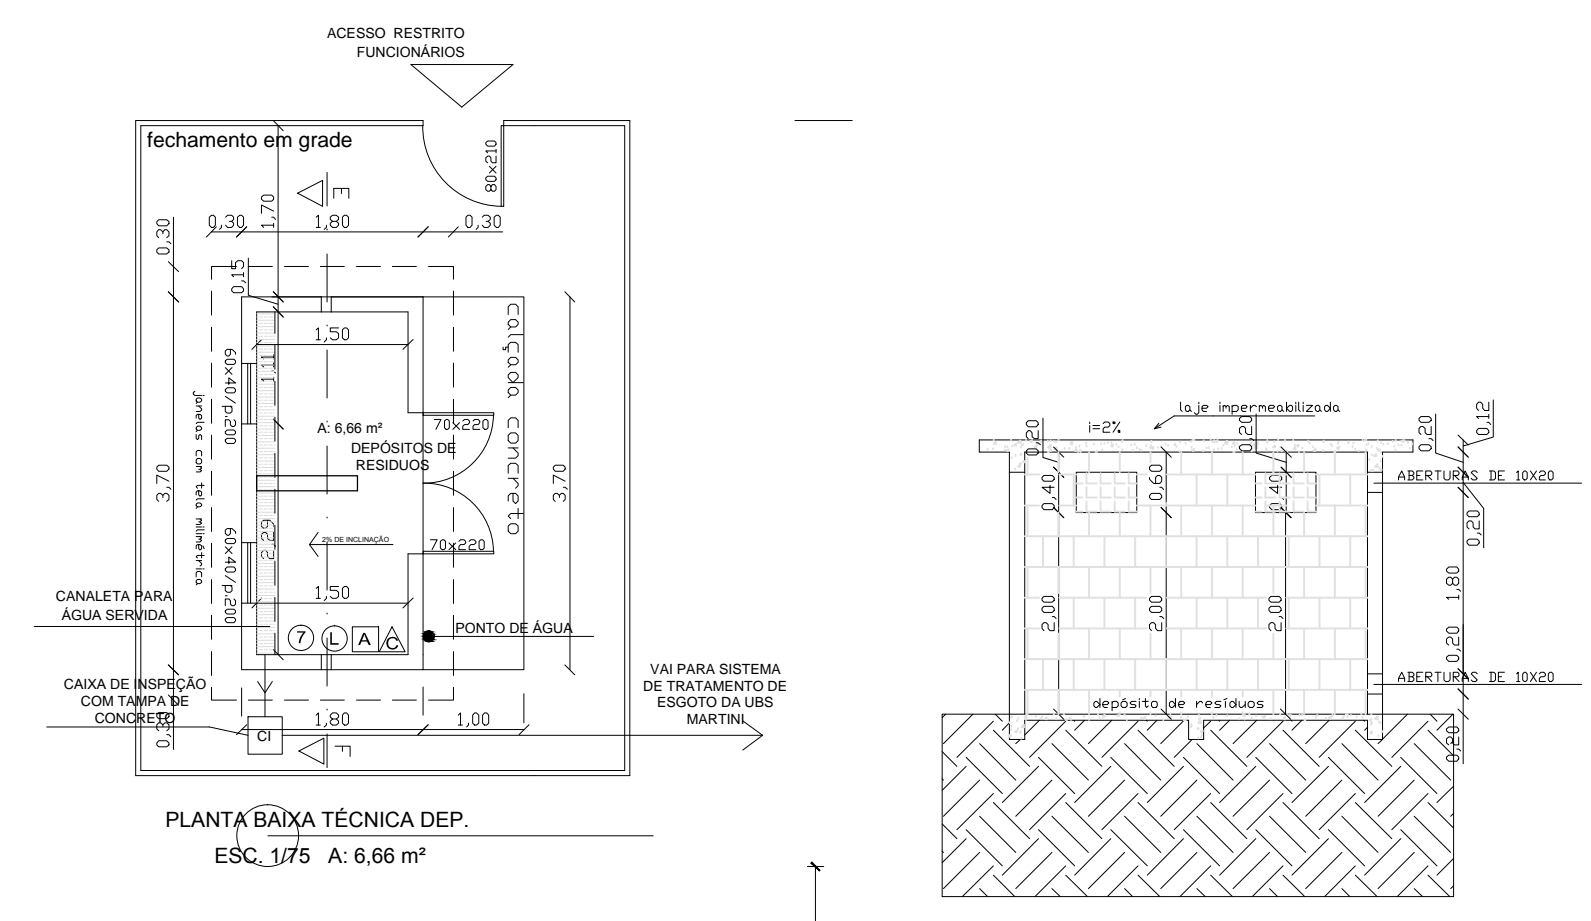

PLANTA BAIXA TÉCNICA DEP.
ESC. 1/75 A: 6,66 m²

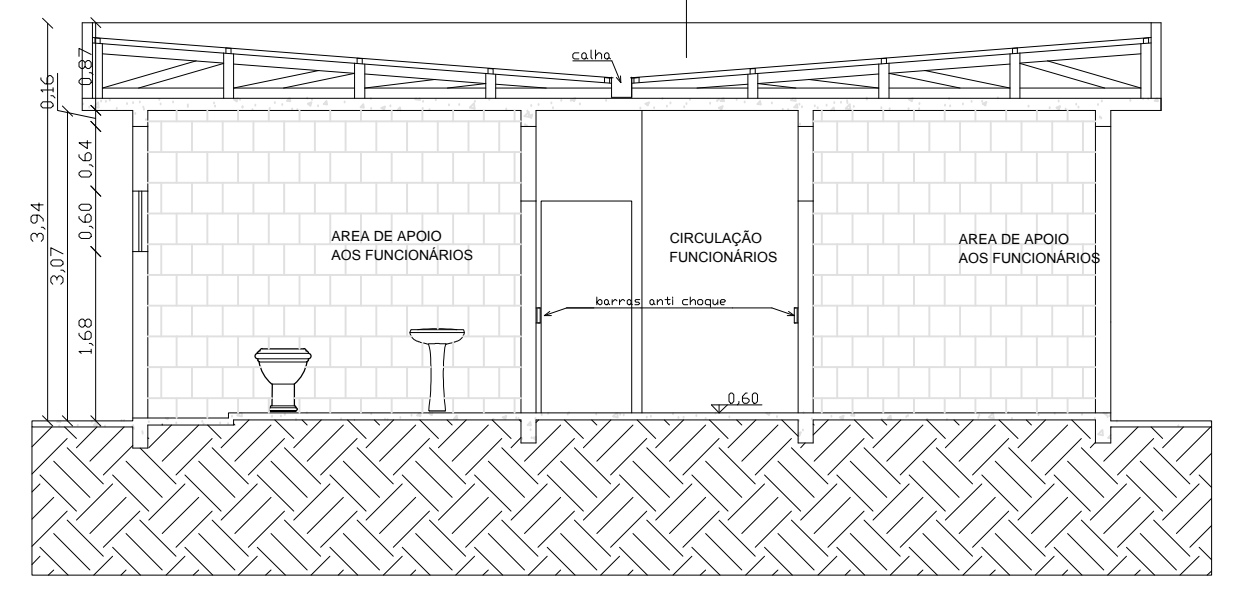


CORTE A_B
ESC. 1/75

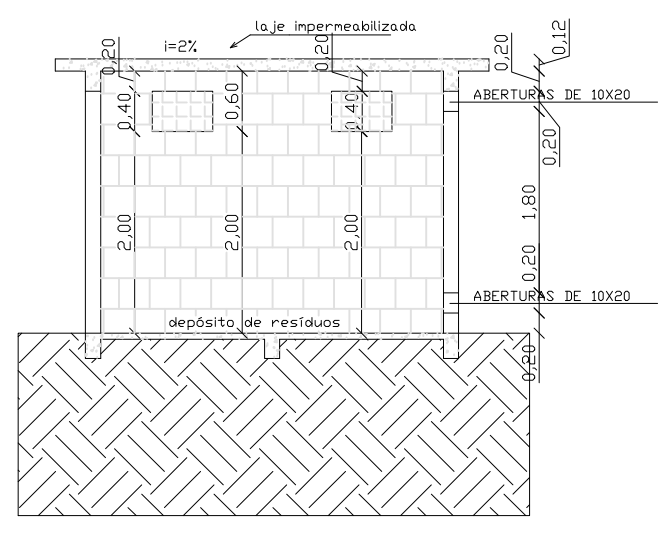

CORTE E-F
ESC. 1/50

QUADRO DE ÁREAS	
ÁREA TOTAL O TERRENO:	1440 m²
ÁREA TOTAL CONSTRUÍDA:	278,37 m²

LEGENDA	
△	PISO CERÂMICO
A	PAREDE REVESTIMENTO EM AZULEJO
P	PAREDE PINTURA ACRÍLICA SEMI-BRILHO
L	FORRO LAJE DE CONCRETO
1	DISPENSADORES ALCOOL EM GEL
2	DISPENSADORES DE SABÃO DETERGENTE
3	DISPENSADORES DE PAPEL TOALHA
4	LIXEIRA DE ACIONAMENTO POR PEDAL
5	MACANETAS TIPO ALAVANCA
6	TORNEIRAS COM DISP. DE ACIONAMENTO
7	RALO SIFONADO LIGADO A INSTALAÇÃO DE ESGOTO SANITÁRIO DE SERVIÇO.

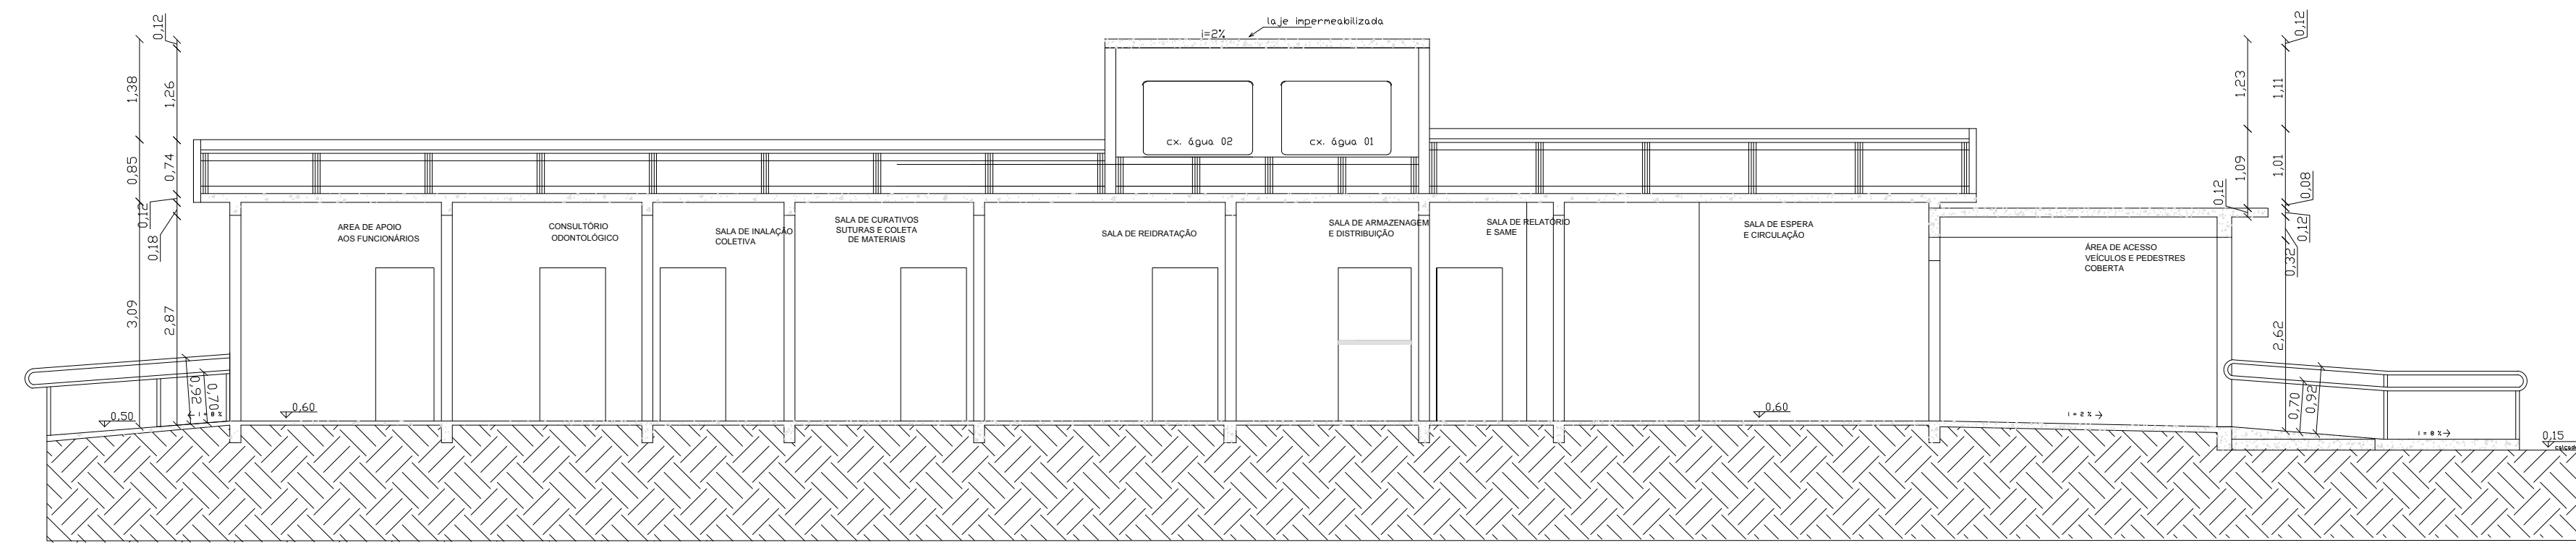

CORTE C_D
ESC. 1/75

PREFEITURA MUNICIPAL DE ESPUMOSO
DEPARTAMENTO DE ENGENHARIA

PROPRIETÁRIO: Prefeitura Municipal de Espumoso
ENDEREÇO: Rua Colorado, esquina com Rua Santa Maria, no Bairro Martini em Espumoso - RS.

DATA: Julho/2017
ESCALA: 1/75

NOME DA OBRA: Unidade Básica de Saúde Martini

RESPONSÁVEL TÉCNICO: [Assinatura]

PRANCHA: 3/4