
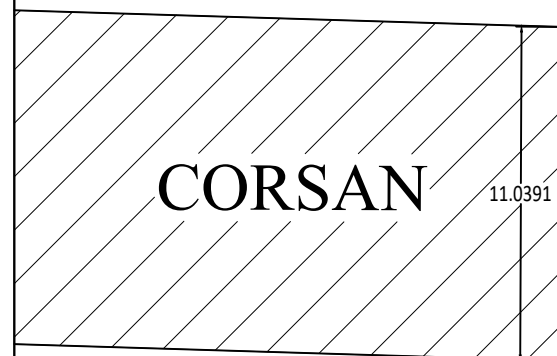


# R. PETRÔNIO PORTELA

R. ISABEL ROTA FILHO

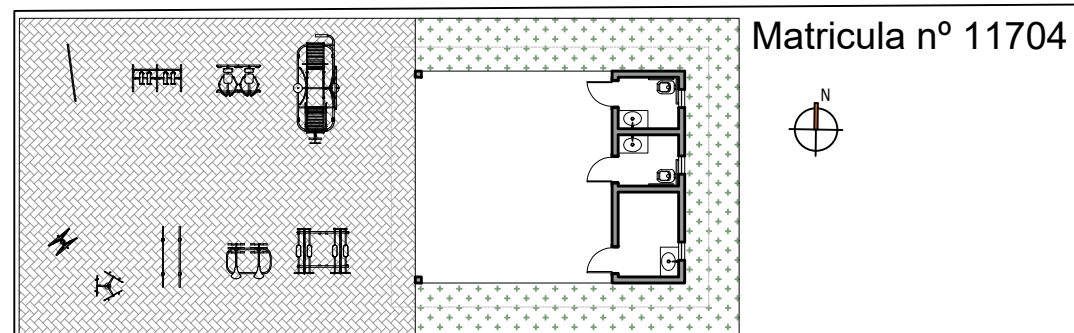

## PLANTA DE LOCALIZAÇÃO

1/250



Direitos autorais reservados

**BENEDETI**  
ARQUITETURA E URBANISMO

Rua Paissandu, 1173/801  
CEP 99050-260  
Centro - Passo Fundo - RS  
Telefone 54 - 98117 1750  
benedetiarquitetura@outlook.com

OBRA  
Polo de Modalidade Intermediária

RESPONSÁVEL TÉCNICO

ENDEREÇO  
Jardim dos Coqueiros  
Espumoso/RS

Arq. Luiz Eduardo Benedeti  
PROPRIETÁRIO

Município de Espumoso


 
## PLANTA DE LOCALIZAÇÃO

ATIVIDADE E TIPOLOGIA

Desenho: Luiz E. Benedeti

Escala: 1/250  
Data: abril 19  
ART:

1/11

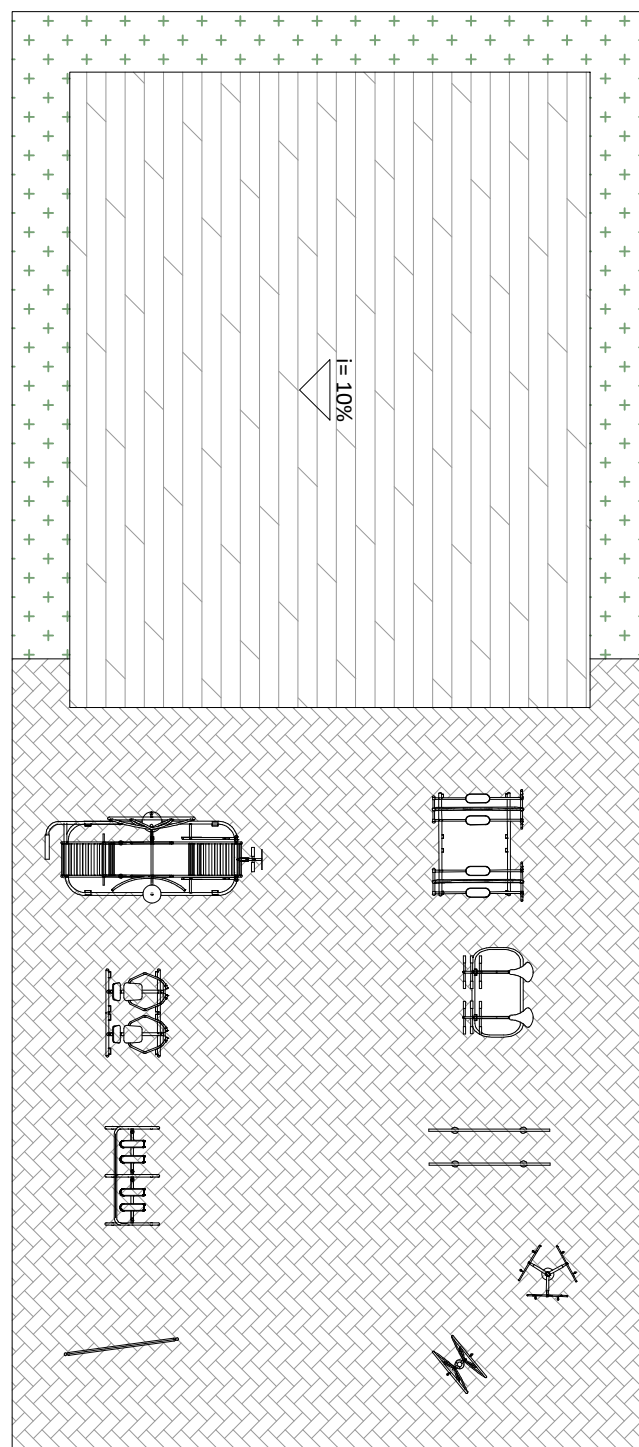

- Edificação
- Piso Paver
- Grama

Área da Edificação = 62,30m<sup>2</sup>  
Área de Piso Paver = 137,56m<sup>2</sup>

## PLANTA DE IMPLANTAÇÃO

1/125

Direitos autorais reservados



Rua Paissandu, 1173/801  
CEP 99050-260  
Centro - Passo Fundo - RS  
Telefone 54 - 98117 1750  
benedetiarchitettura@outlook.com

OBRA  
Polo de Modalidade Intermediária

RESPONSÁVEL TÉCNICO

ENDEREÇO  
Jardim dos Coqueiros  
Espumoso/RS

Arq. Luiz Eduardo Benedeti CAU/RS A147763-3  
PROPRIETÁRIO

Município de Espumoso


 
## PLANTA DE IMPLANTAÇÃO

ATIVIDADE E TIPOLOGIA

Desenho: Luiz E. Benedeti

Escala: 1/125  
Data: abril 19  
ART:

2/11

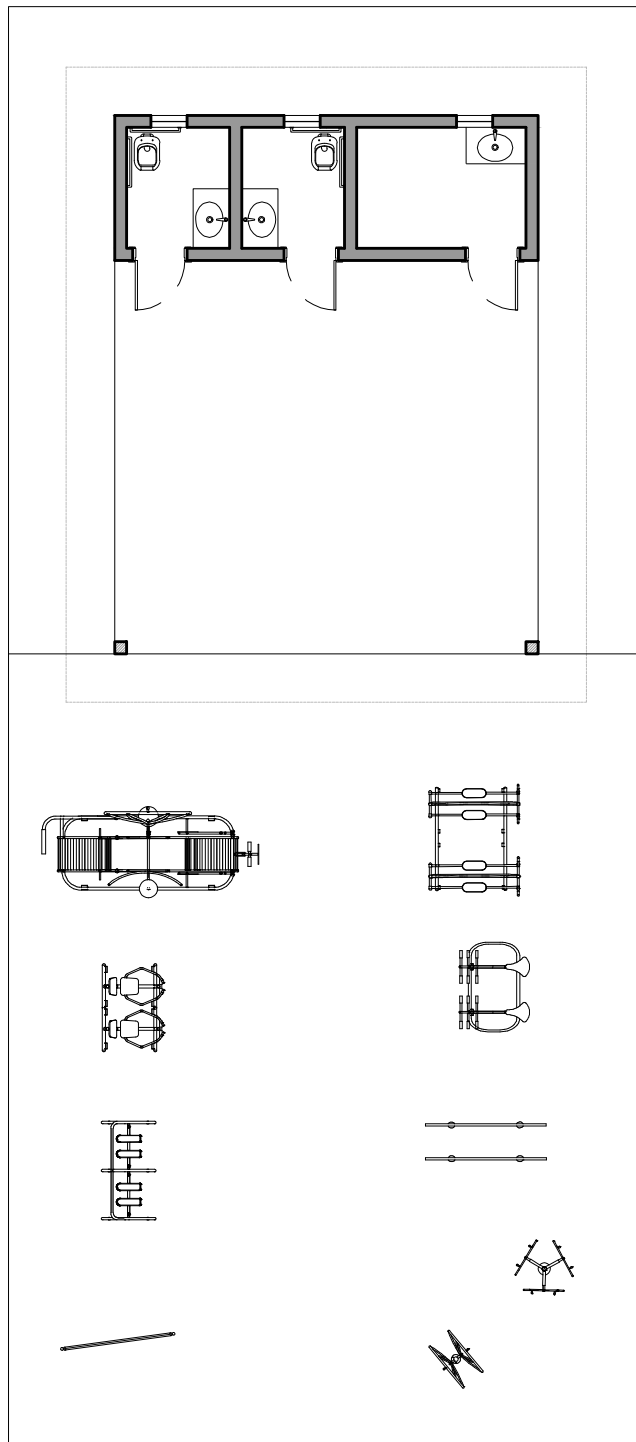

**PLANTA DE IMPLANTAÇÃO MOBILIADA**

1/125

Direitos autorais reservados



Rua Paissandu, 1173/801  
CEP 99050-260  
Centro - Passo Fundo - RS  
Telefone 54 - 98117 1750  
benedetiarchitettura@outlook.com

OBRA  
Polo de Modalidade Intermediária

RESPONSÁVEL TÉCNICO

ENDEREÇO  
Jardim dos Coqueiros  
Espumoso/RS

Arq. Luiz Eduardo Benedeti CAU/RS A147763-3  
PROPRIETÁRIO


Município de Espumoso

**PLANTA DE IMPLANTAÇÃO MOBILIADA**

ATIVIDADE E TIPOLOGIA

Desenho: Luiz E. Benedeti

Escala: 1/125  
Data: abril 19  
ART:

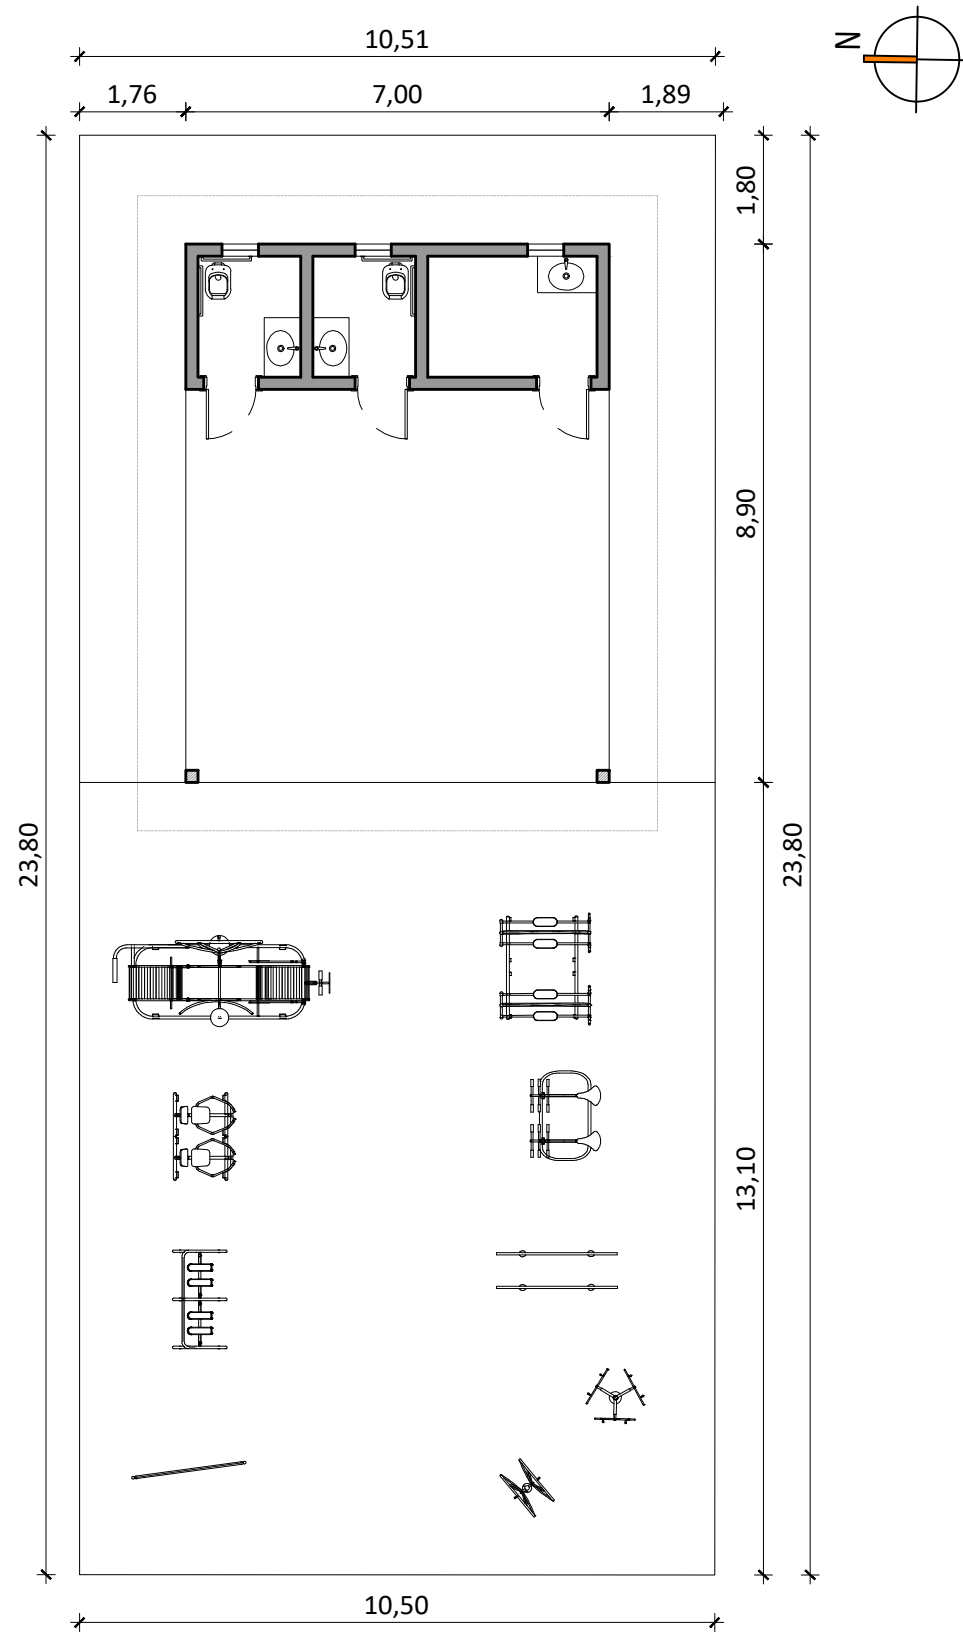

PLANTA DE IMPLANTAÇÃO TÉCNICA

1/125

Direitos autorais reservados



Rua Paissandu, 1173/801  
 CEP 99050-260  
 Centro - Passo Fundo - RS  
 Telefone 54 - 98117 1750  
 benedetiarchitettura@outlook.com

OBRA  
 Polo de Modalidade Intermediária

RESPONSÁVEL TÉCNICO

ENDEREÇO  
 Jardim dos Coqueiros  
 Espumoso/RS

Arq. Luiz Eduardo Benedeti CAU/RS A147763-3

PROPRIETÁRIO


 
Município de Espumoso

PLANTA DE IMPLANTAÇÃO TÉCNICA

ATIVIDADE E TIPOLOGIA

Desenho: Luiz E. Benedeti

Escala: 1/125  
 Data: abril 19  
 ART:

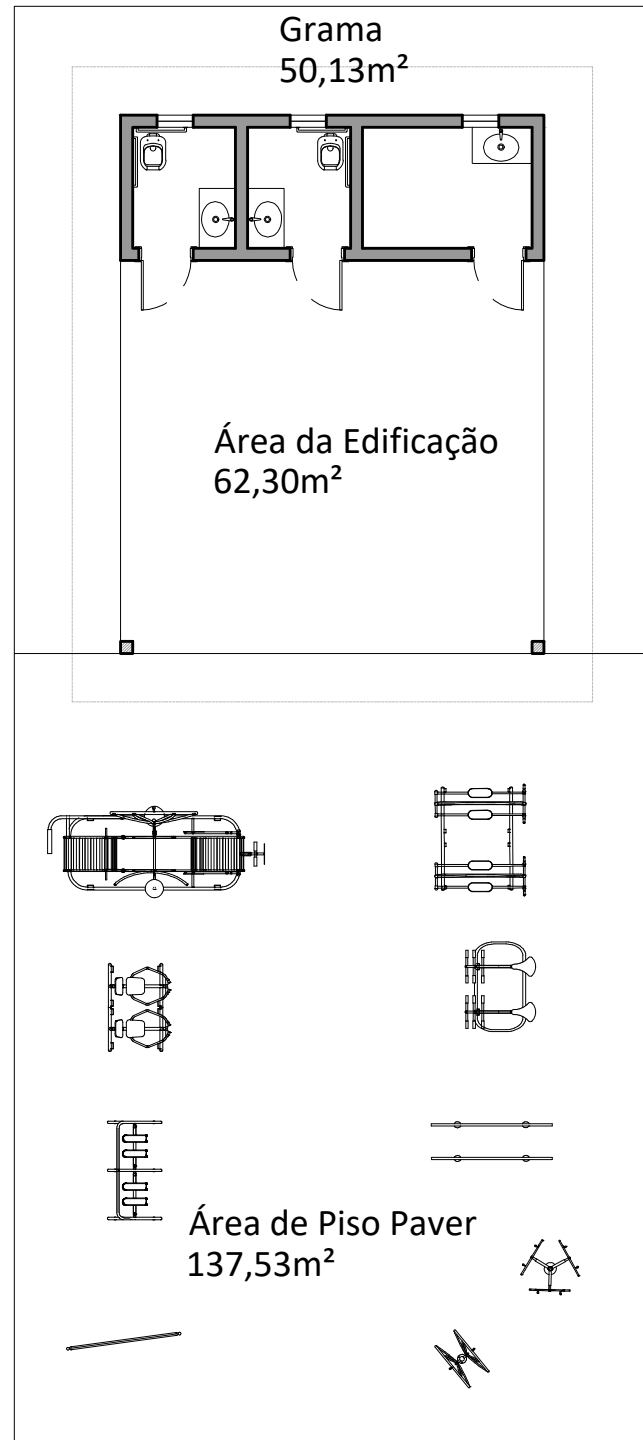

PLANTA DE PISOS

1/125

Direitos autorais reservados

**ABENEDETI**  
ARQUITETURA E URBANISMO

Rua Paissandu, 1173/801  
CEP 99050-260  
Centro - Passo Fundo - RS  
Telefone 54 - 98117 1750  
benedetiarchitettura@outlook.com

OBRA  
Polo de Modalidade Intermediária

RESPONSÁVEL TÉCNICO

ENDEREÇO  
Jardim dos Coqueiros  
Espumoso/RS

Arq. Luiz Eduardo Benedeti CAU/RS A147763-3  
PROPRIETÁRIO

Município de Espumoso


PLANTA DE PISO

ATIVIDADE E TIPOLOGIA

Desenho: Luiz E. Benedeti

Escala: 1/125  
Data: abril 19  
ART:

5/11

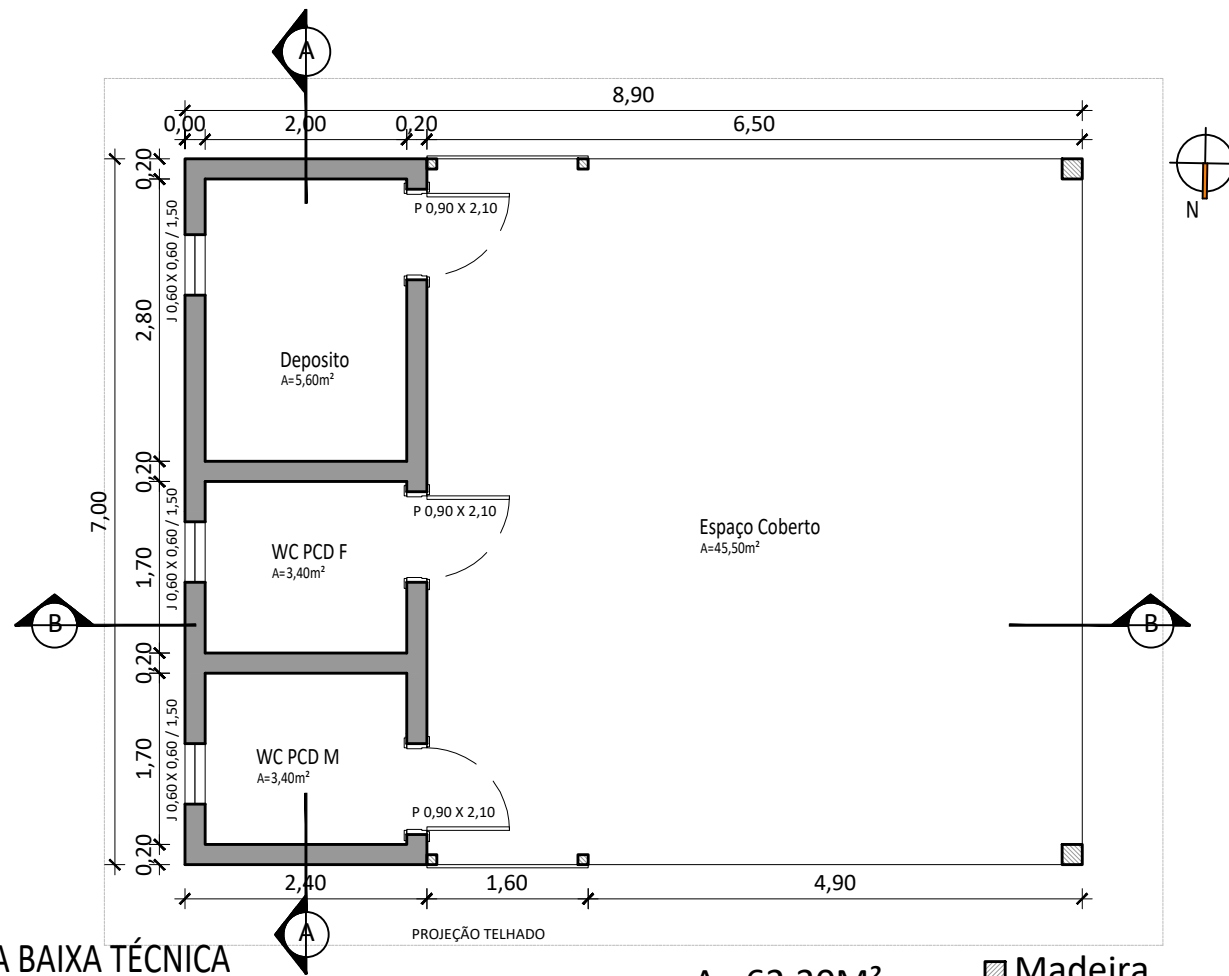


PLANTA BAIXA TÉCNICA

1/75

A= 62,30M<sup>2</sup>

- ▨ Madeira
- Alvenaria

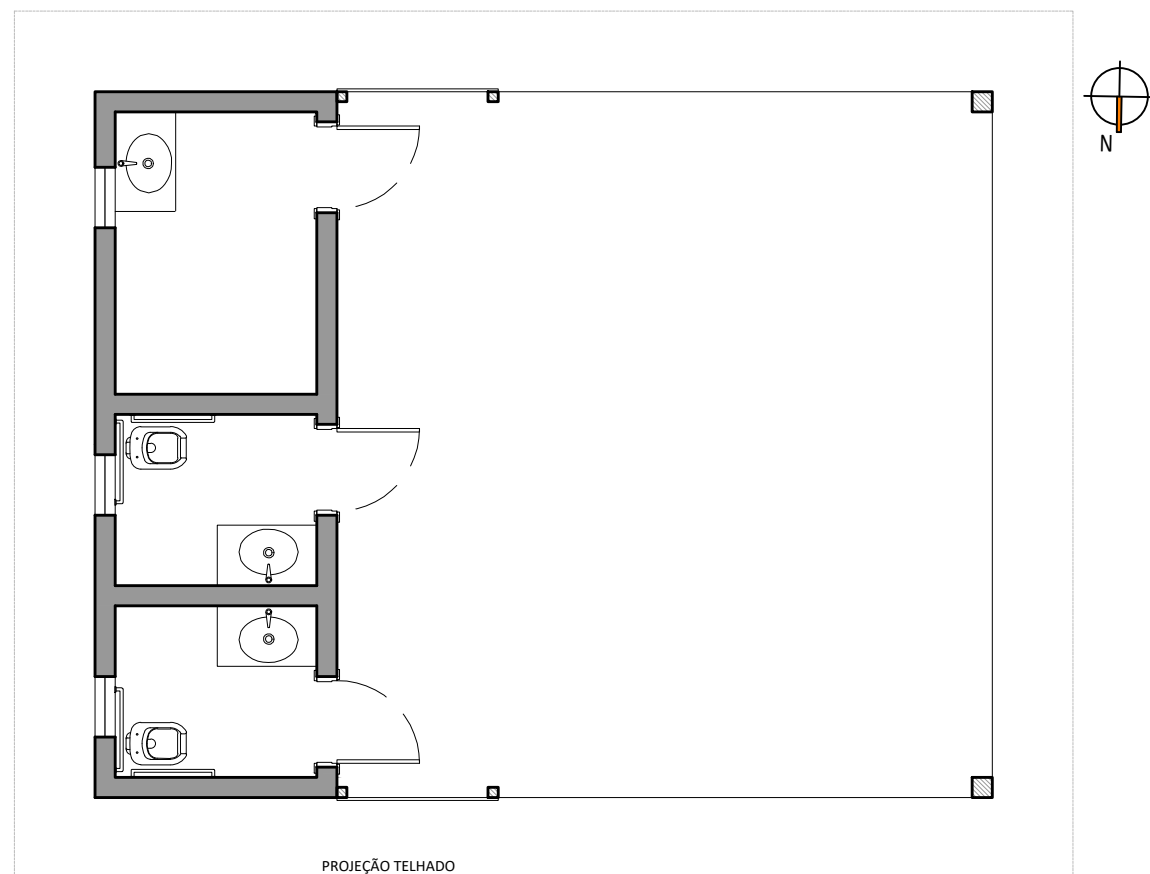

PLANTA BAIXA MOBILIADA

1/75

A= 62,30M<sup>2</sup>

- ▨ Madeira
- Alvenaria



Direitos autorais reservados

**BENEDETI**  
ARQUITETURA E URBANISMO

Rua Paissandu, 1173/801  
CEP 99050-260  
Centro - Passo Fundo - RS  
Telefone 54 - 98117 1750  
benedetiarchitettura@outlook.com

OBRA  
Polo de Modalidade Intermediária

RESPONSÁVEL TÉCNICO

ENDEREÇO  
Jardim dos Coqueiros  
Espumoso/RS

Arq. Luiz Eduardo Benedeti  
PROPRIETÁRIO

Município de Espumoso


PLANTA BAIXA TÉCNICA  
PLANTA BAIXA MOBILIADA

ATIVIDADE E TIPOLOGIA

Desenho: Luiz E. Benedeti

Escala: 1/75  
Data: abril 19  
ART:


6/11

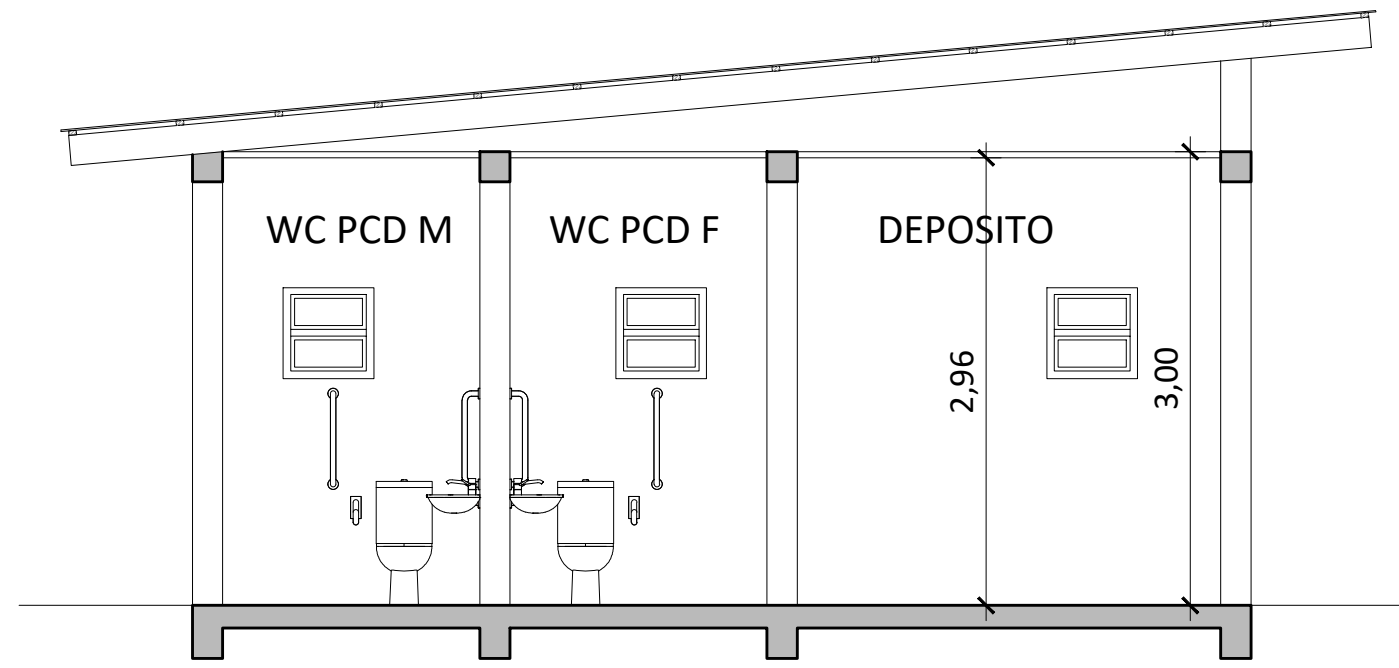

CORTE AA

1/50

-  Madeira
-  Alvenaria

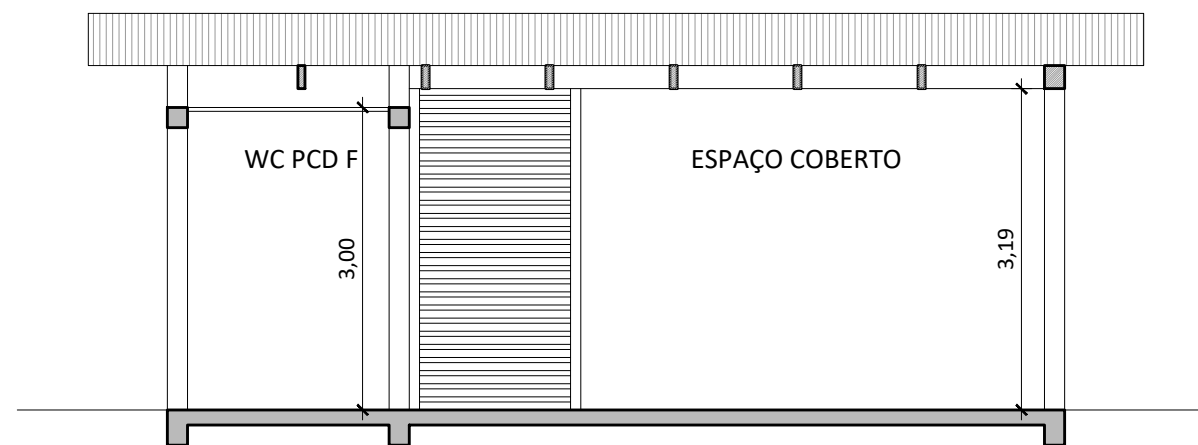

CORTE BB

1/75

-  Madeira
-  Alvenaria

Direitos autorais reservados

**ABENEDETI**  
ARQUITETURA E URBANISMO

Rua Paissandu, 1173/801  
CEP 99050-260  
Centro - Passo Fundo - RS  
Telefone 54 - 98117 1750  
benedetiarchitettura@outlook.com

OBRA  
Polo de Modalidade Intermediária

RESPONSÁVEL TÉCNICO

ENDEREÇO  
Jardim dos Coqueiros  
Espumoso/RS

Arq. Luiz Eduardo Benedeti  
PROPRIETÁRIO CAURS A147763-3

Município de Espumoso

CORTE AA / BB

ATIVIDADE E TIPOLOGIA

Desenho: Luiz E. Benedeti


Escala: 1/50 / 75  
Data: abril 19  
ART:

7 / 11




FACHADA LESTE

1/50

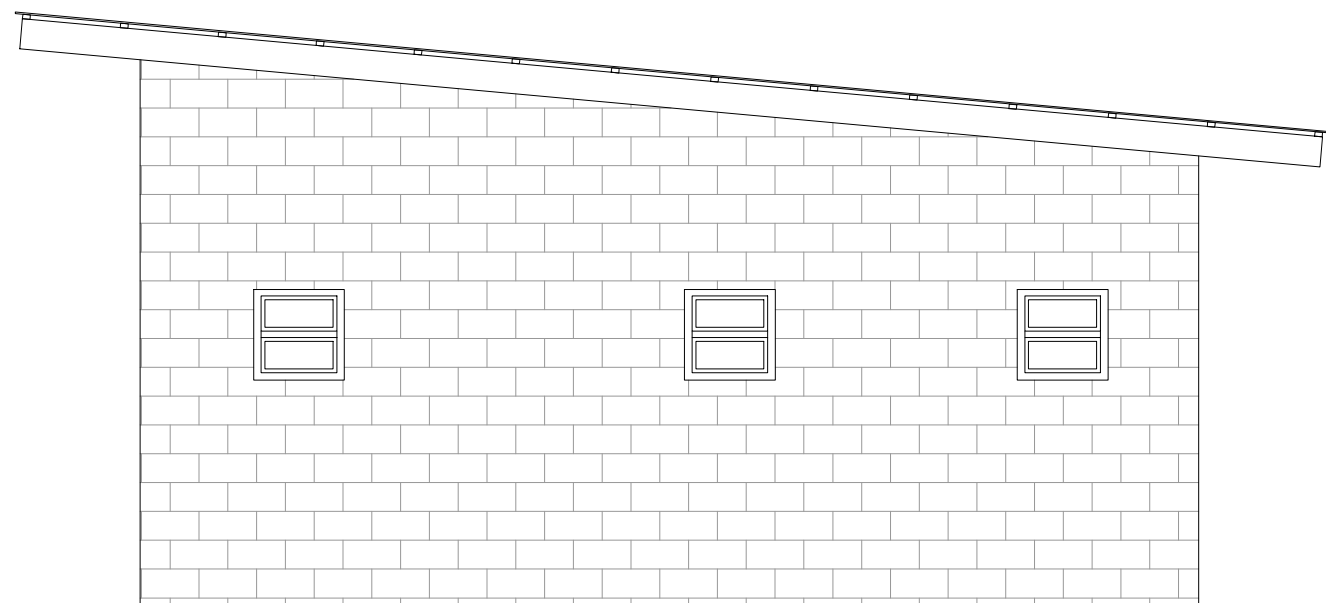

FACHADA OESTE

1/50

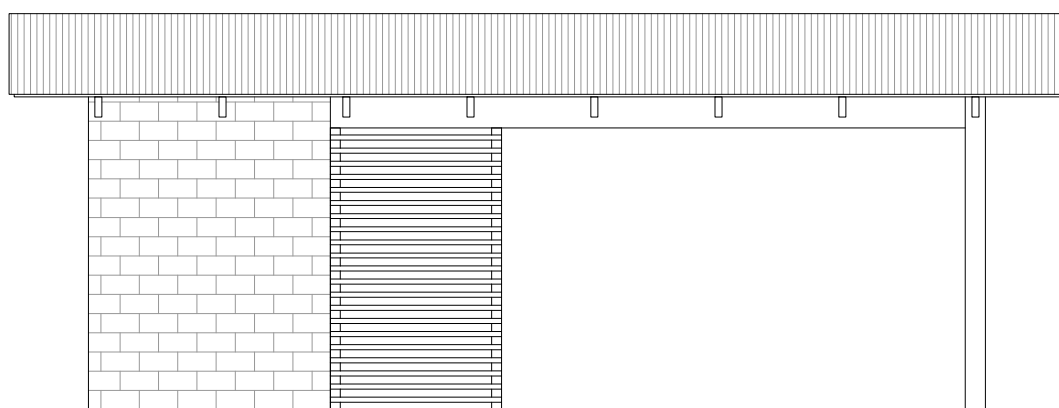

FACHADA SUL

1/75

Direitos autorais reservados

**ABENEDETI**  
ARQUITETURA E URBANISMO

Rua Paissandu, 1173/801  
CEP 99050-260  
Centro - Passo Fundo - RS  
Telefone 54 - 98117 1750  
benedetiarchitettura@outlook.com

OBRA  
Polo de Modalidade Intermediária

RESPONSÁVEL TÉCNICO

ENDEREÇO  
Jardim dos Coqueiros  
Espumoso/RS

Arq. Luiz Eduardo Benedeti  
PROPRIETÁRIO

Município de Espumoso

FACHADAS



ATIVIDADE E TIPOLOGIA

Desenho: Luiz E. Benedeti

Escala: 1/50 / 75  
Data: abril 19  
ART:


8/11



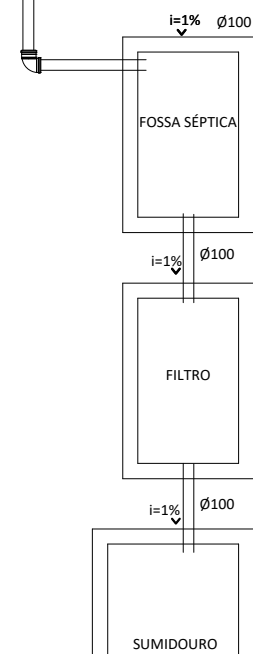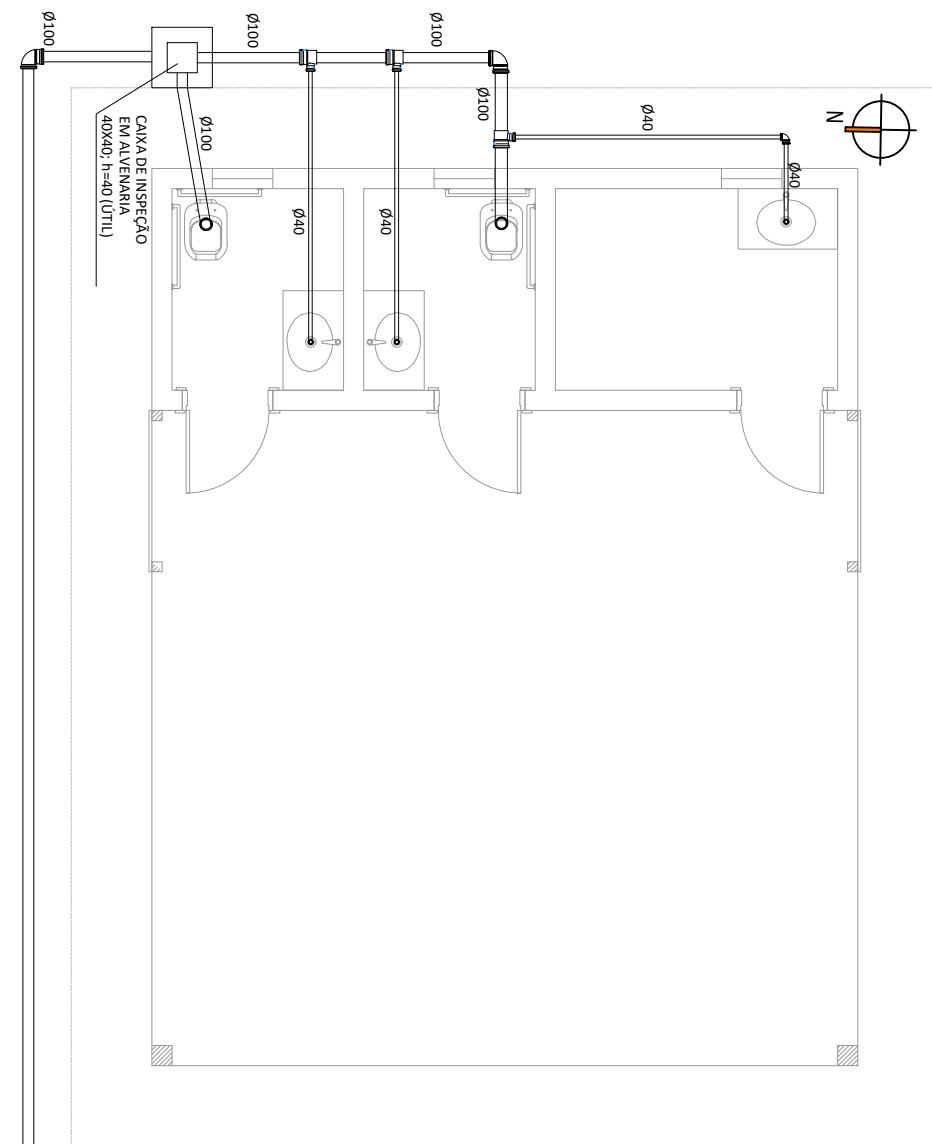

PLANTA BAIXA HIDROSSANITÁRIOS - ESGOTO

1/75

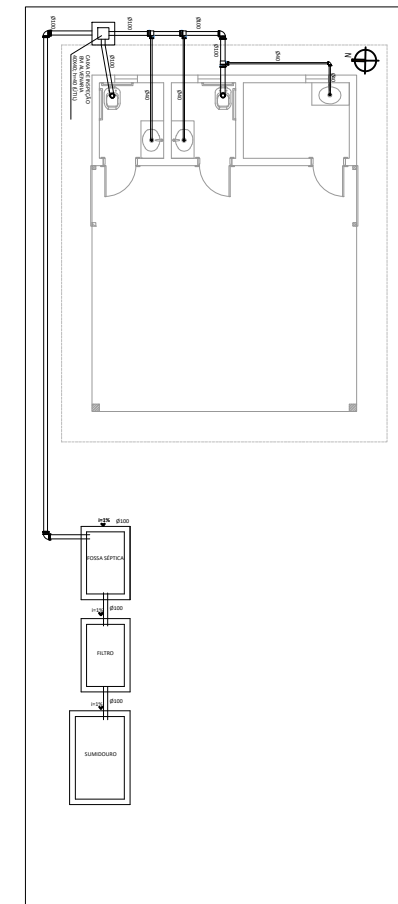

|               |                     |         |
|---------------|---------------------|---------|
| FOSSA SÉPTICA | 1,00 x 1,64 x 1,20m | 1,97m³  |
| FILTRO        | 1,00 x 1,64 x 1,20m | 1,97m³  |
| SUMIDOURO     | 2,70 x 1 x 2,7m     | 7,29 m³ |

CONVENÇÕES

| Tubulação de esgoto |  |
|---------------------|--|
|                     | Tubulação embutida na parede/piso      |
|                     | Adaptador para saída de vaso sanitário |
|                     | Bucha de redução                       |
|                     | Caixa Múltipla para gordura            |
|                     | Corpo de caixa sifonada                |
|                     | Curva 45 graus longa                   |
|                     | Curva 90 graus curta                   |
|                     | Curva 90 graus longa                   |
|                     | Grelha redonda                         |
|                     | Joelho 90 graus                        |
|                     | Joelho 45 graus                        |
|                     | Junção simples                         |
|                     | Junção simples Série N 100x50mm        |
|                     | Junção simples com redução             |
|                     | Redução excêntrica                     |
|                     | Tampa cega redonda                     |
|                     | Tê                                     |
|                     | Tubo de pvc 100mm                      |
|                     | Tubo de pvc 100mm                      |
|                     | Tubo de pvc 40mm                       |
|                     | Tubo de pvc 50mm                       |
|                     | Tubo de pvc 75mm                       |
|                     | Anel de borracha                       |
|                     | Luva simples                           |
|                     | Grelha de captação hídrica             |

TABELA DE DECLIVIDADES MÍNIMAS PARA TUBOS PVC TIPO ESGOTO

| Ø    | DECLIVIDADE MÍNIMA |
|------|--------------------|
| Ø40  | 3%                 |
| Ø50  | 3%                 |
| Ø75  | 2%                 |
| Ø100 | 1%                 |

Direitos autorais reservados



Rua Paissandu, 1173/801  
CEP 99050-260  
Centro - Passo Fundo - RS  
Telefone 54 - 98117 1750  
benedetiarchitettura@outlook.com

OBRA  
Polo de Modalidade Intermediária

RESPONSÁVEL TÉCNICO

ENDEREÇO  
Jardim dos Coqueiros  
Espumoso/RS

Arq. Luiz Eduardo Benedeti  
PROPRIETÁRIO


Município de Espumoso

PLANTA BAIXA HIDROSSANITÁRIOS  
ESGOTO

ATIVIDADE E TIPOLOGIA

Desenho: Luiz E. Benedeti

Escala: 1/75  
Data: abril 19  
ART:

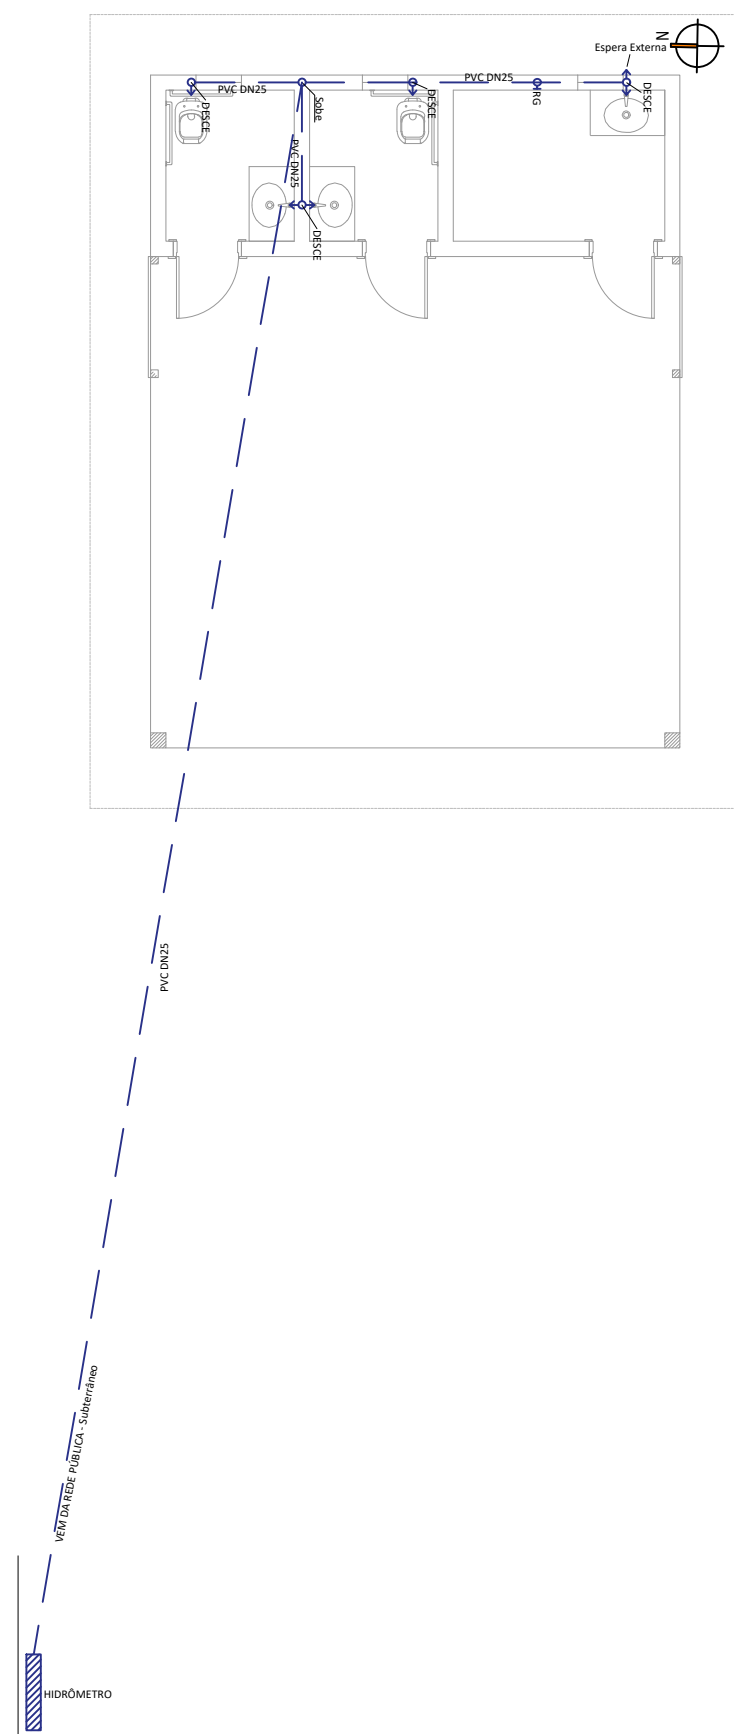

| CONVENÇÕES             |                       |
|------------------------|-----------------------|
| Tubulação de água fria |                       |
| ○                      | Registro (RG)         |
| ○                      | Pontos de água        |
| →                      | Pontos Saídas de água |
| ▨                      | Hidrômetro            |

## PLANTA BAIXA HIDROSSANITÁRIOS - ÁGUA FRIA

1/100

Direitos autorais reservados

**ABENEDETI**  
ARQUITETURA E URBANISMO

Rua Paissandu, 1173/801  
CEP 99050-260  
Centro - Passo Fundo - RS  
Telefone 54 - 98117 1750  
benedetiarchitettura@outlook.com

OBRA  
Polo de Modalidade Intermediária

RESPONSÁVEL TÉCNICO

ENDEREÇO  
Jardim dos Coqueiros  
Espumoso/RS

Arq. Luiz Eduardo Benedeti CAU/RS A147763-3  
PROPRIETÁRIO

Município de Espumoso


PLANTA BAIXA HIDROSSANITÁRIOS  
ÁGUA FRIA

ATIVIDADE E TIPOLOGIA

Desenho: Luiz E. Benedeti

Escala: 1/75  
Data: abril 19  
ART:

10 / 11

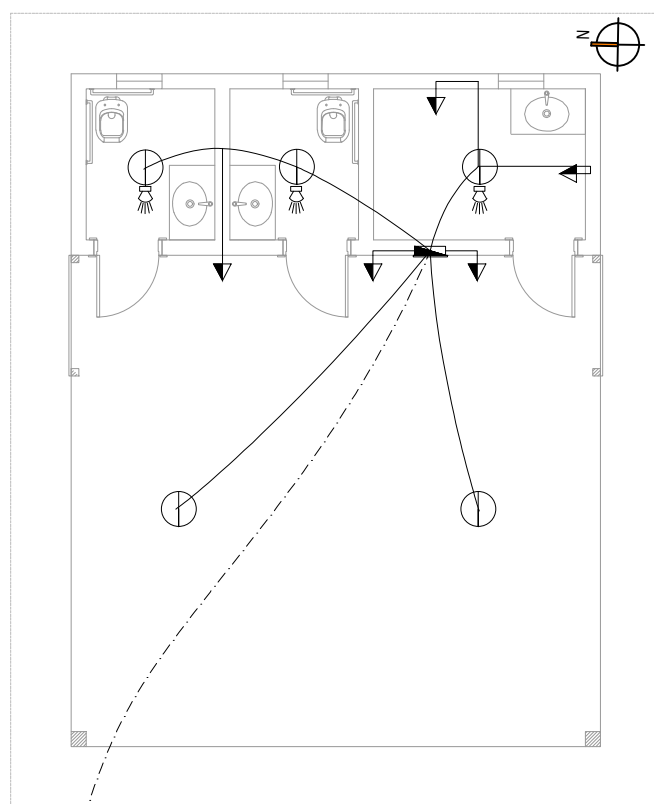

- LEGENDA ELÉTRICO**
- ⊖ Ponto de telefone.
  - ⊖ Ponto de Ar Cond.
  - ⚡ Torneira Elétrica
  - ⊕ Refletor
  - ⊖ Antena
  - ⊕ Spot
  - ⊖ Ponto de Luz no Teto
  - ⊖ Arandela
  - ⊖ Tomada Baixa - H=0.30m
  - ⊖ Tomada Média - H=1.20m
  - ⊖ Tomada Alta - H=2.20m
  - ⊖ Interruptor Paralelo (Hotel)
  - ⊖ Interruptor Simples
  - ⊖ Interruptor Duplo
  - ⊖ Interruptor Campainha
  - ⊖ Ponto de Sensor Infravermelho
  - ⊖ QD - Quadro de Distribuição de Luz/Força
  - ⊖ Condutores Fase, Neutro, Terra, Retorno
  - a, b, ... Seções
  - Eletroduto embutido nas paredes e no teto
- OBSERVAÇÕES:**
- Ligação Monofásica;
  - Todos os condutores serão de cobre;
  - Todos os eletrodutos serão de PVC e embutidos nas lajes, forros e paredes;
  - Os eletrodutos das embutidos nas lajes terão Diâmetro de 25mm
  - Os eletrodutos das embutidos nas Paredes terão Diâmetro de 20mm
  - Os eletrodutos embutidos no forro terão Diâmetro de 20mm



**PLANTA BAIXA ELÉTRICA**  
1/100

Direitos autorais reservados



Rua Paissandu, 1173/801  
CEP 99050-260  
Centro - Passo Fundo - RS  
Telefone 54 - 98117 1750  
benedetiarchitettura@outlook.com

OBRA  
Polo de Modalidade Intermediária

RESPONSÁVEL TÉCNICO

ENDEREÇO  
Jardim dos Coqueiros  
Espumoso/RS

Arq. Luiz Eduardo Benedeti CAU/RS A147763-3  
PROPRIETÁRIO

Município de Espumoso

**PLANTA BAIXA ELÉTRICA**

ATIVIDADE E TIPOLOGIA

Desenho: Luiz E. Benedeti

Escala: 1/100  
Data: abril 19  
ART: