




Legenda das indicações	
HIDRÔMETRO	Hidrômetros - cavalete 3/4"-Tigre
LV	Lavatório com joelho de 90° - 25 mm - 1/2"
PIA	Pia de cozinha com joelho de 90° - 25 mm - 1/2"
RG	Registro de gaveta c/canopla cromada c/PVC soldável - 3/4"
VS	Vaso sanitário com caixa acoplada - 3/4"

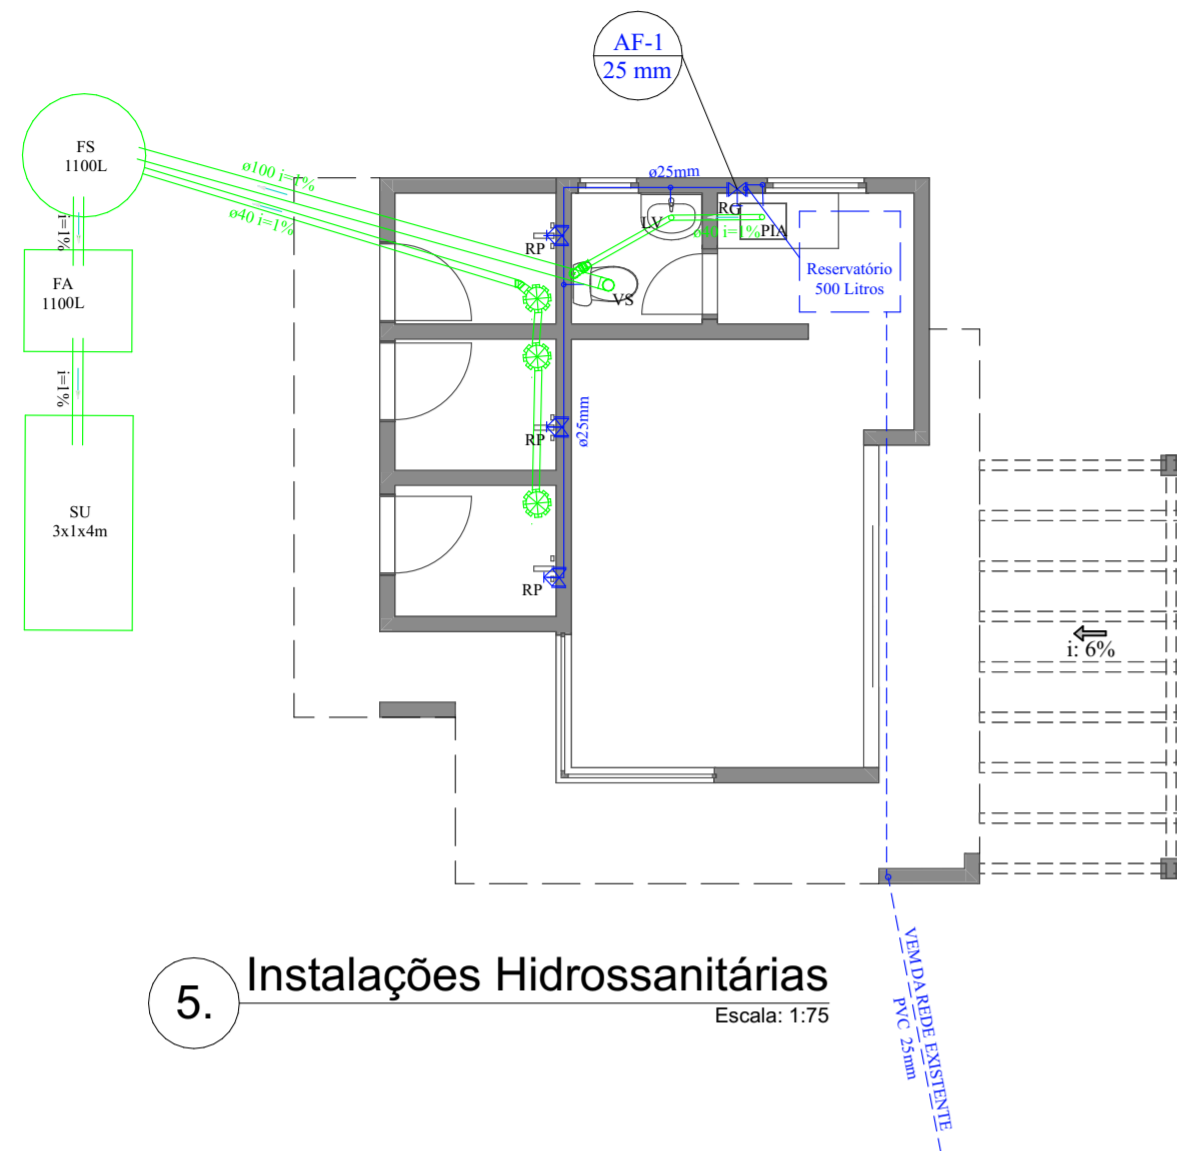


5. Instalações Hidrossanitárias
Escala: 1:75

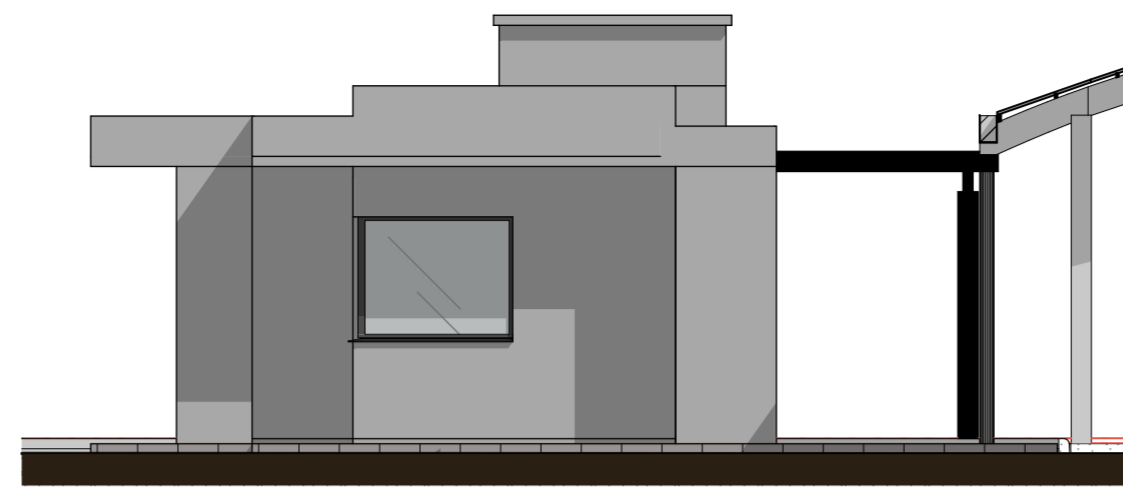


1. Fachada Norte
Escala: 1:75

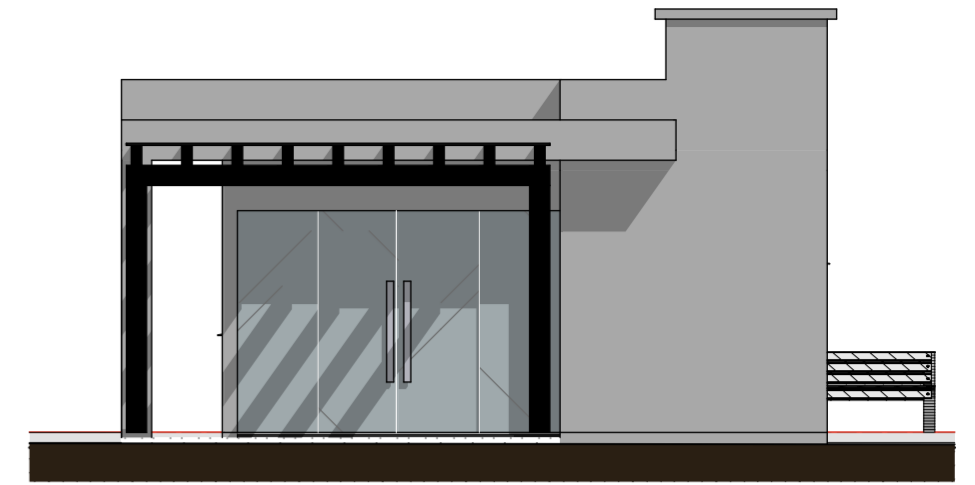


2. Fachada Oeste
Escala: 1:75

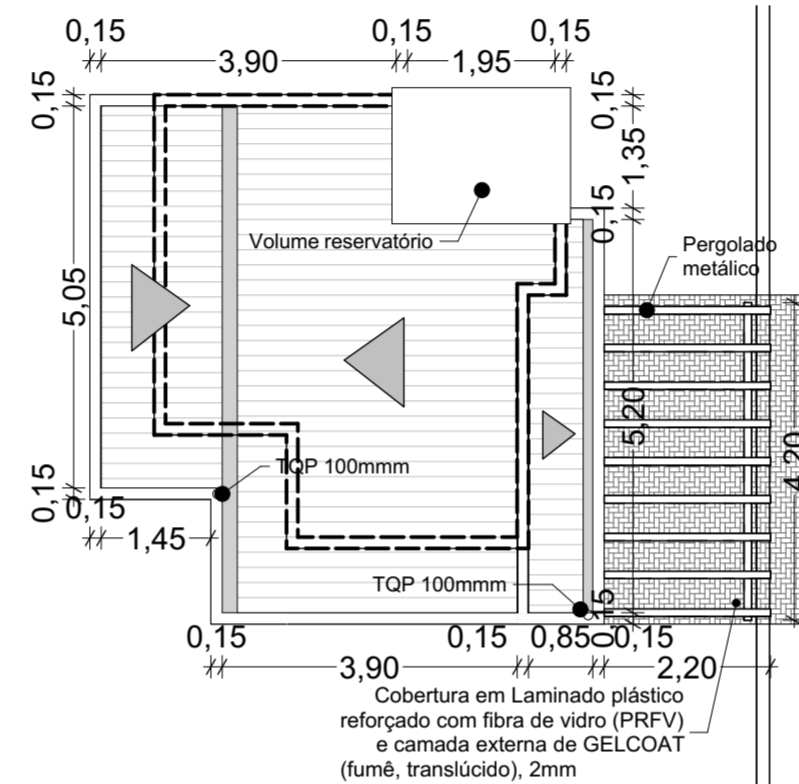


1. Planta de Cobertura
Escala: 1:100

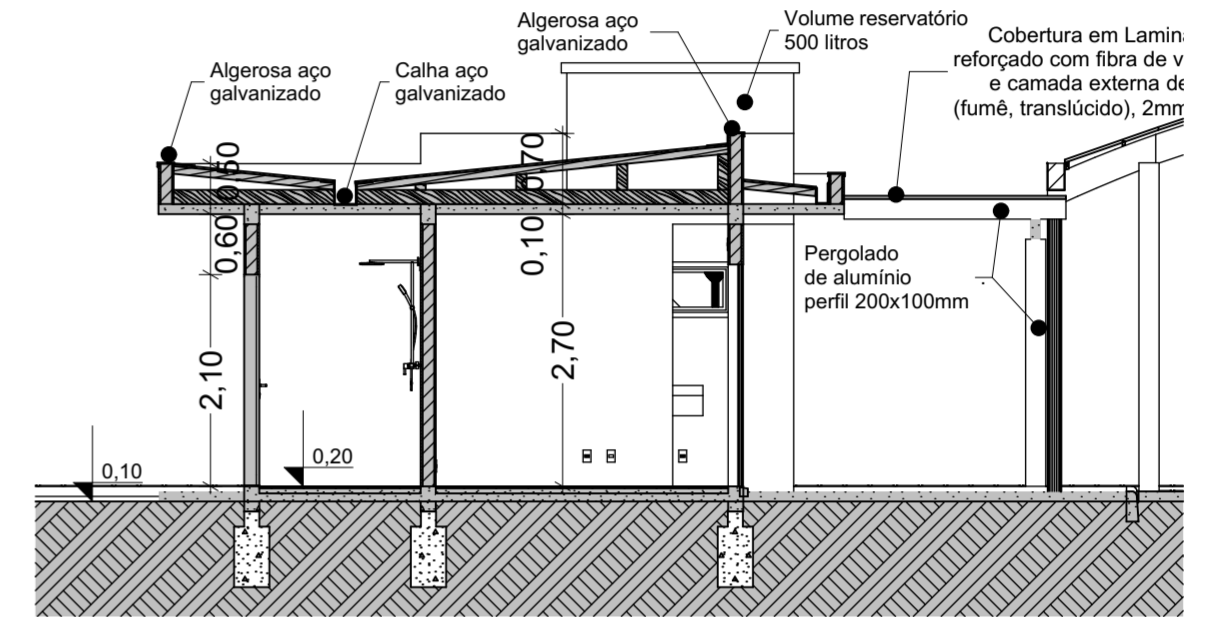


BB. Corte A - A
Escala: 1:75

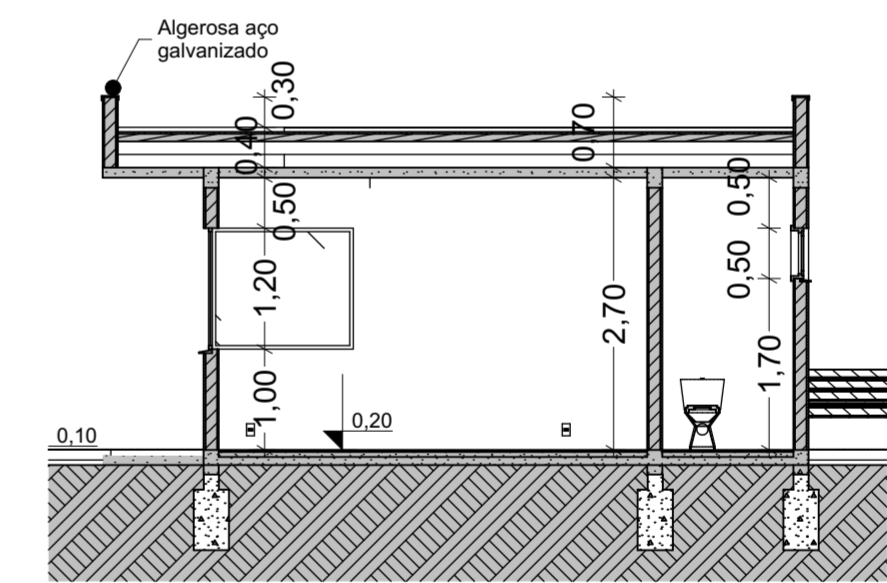

AA. Corte A - A
Escala: 1:75

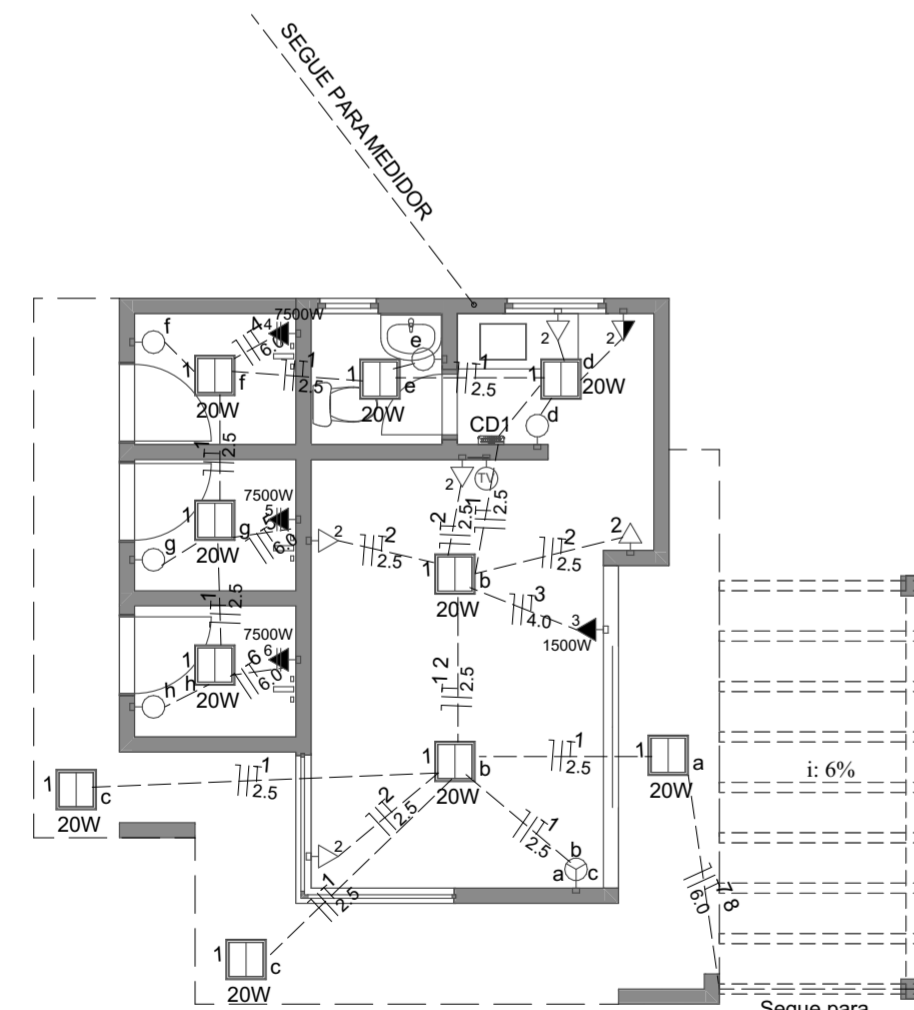

4. Instalações Elétricas
Escala: 1:75

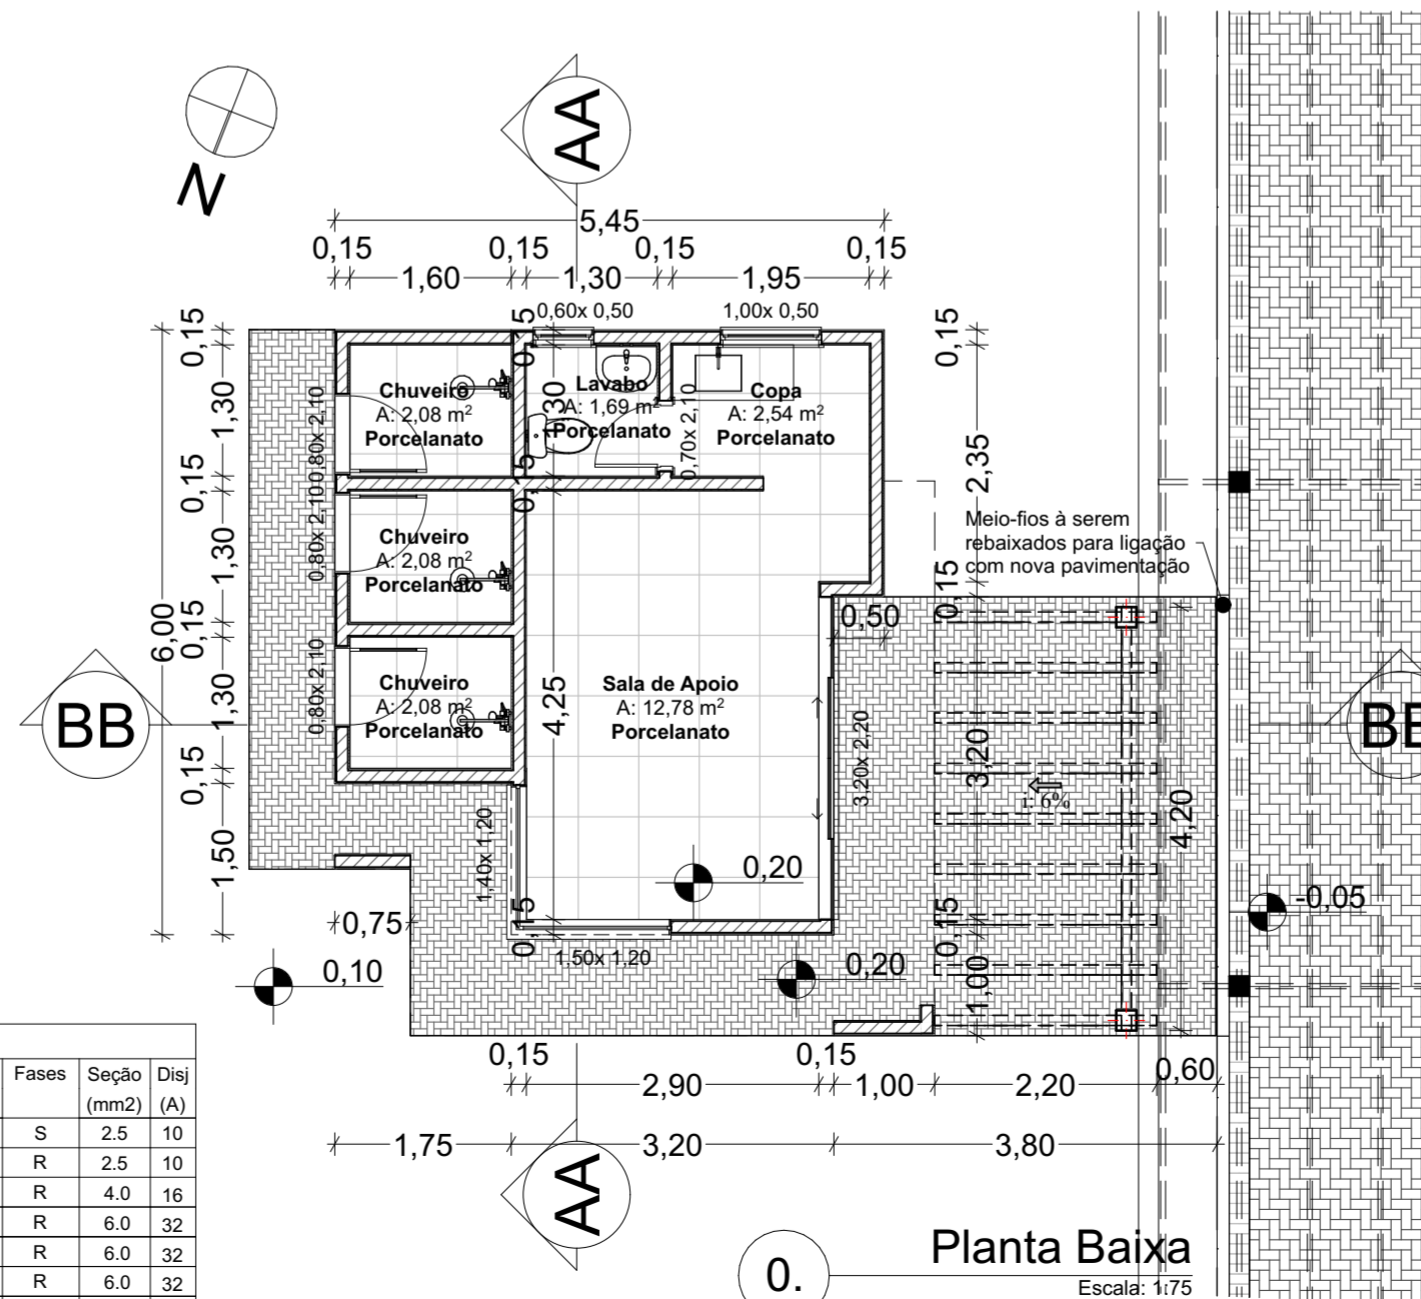

0. Planta Baixa
Escala: 1:75

Quadro de Cargas (QD1)										
Circuito	Descrição	Esquema	Método de inst.	Tensão (V)	Iluminação (W)	Tomadas (W)	Pot. total (W)	Fases	Seção (mm²)	Disj (A)
1	Iluminação Sala de Apoio	F+N+T	B1	220 V	5 20 50	100 140 280 1500 7500	200	S	2.5	10
2	Tomadas Sala de Apoio	F+N+T	B1	220 V	10	6	600	R	2.5	10
3	Climatizador	F+N+T	B1	220 V		1	1500	R	4.0	16
4	Chuveiro 01	F+N+T	B1	220 V			7500	R	6.0	32
5	Chuveiro 02	F+N+T	B1	220 V			7500	R	6.0	32
6	Chuveiro 03	F+N+T	B1	220 V			7500	R	6.0	32
7	Iluminação Rua Coberta	F+N+T	B1	220 V	9		450	R	2.5	10

PROJETO INFRAESTRUTURA - PRAÇA 03 DE MAIO

PROPRIETÁRIO: Prefeitura Municipal de Fortaleza dos Valos
CNPJ 89.708.051/0001-86

RESPONSÁVEL TÉCNICO DA OBRA: Diógenes Rubert Librelotto
CAURS A37.973

CONTEÚDO: Corte A - A, Fachada Oeste, Fachada Norte, Instalações Elétricas, Instalações Hidrossanitárias, Planta Baixa, Planta de Cobertura

Rua Rubert, 900 - Centro
Fortaleza dos Valos/RS CEP: 98125-000
FONE | (55) 3328 1133
E-MAIL | arqui@pmfv.rs.gov.br

ESCALA: 1:75, 1:88,24, AREA00

DATA: 18/03/2026

PRANCHA: 03/03