


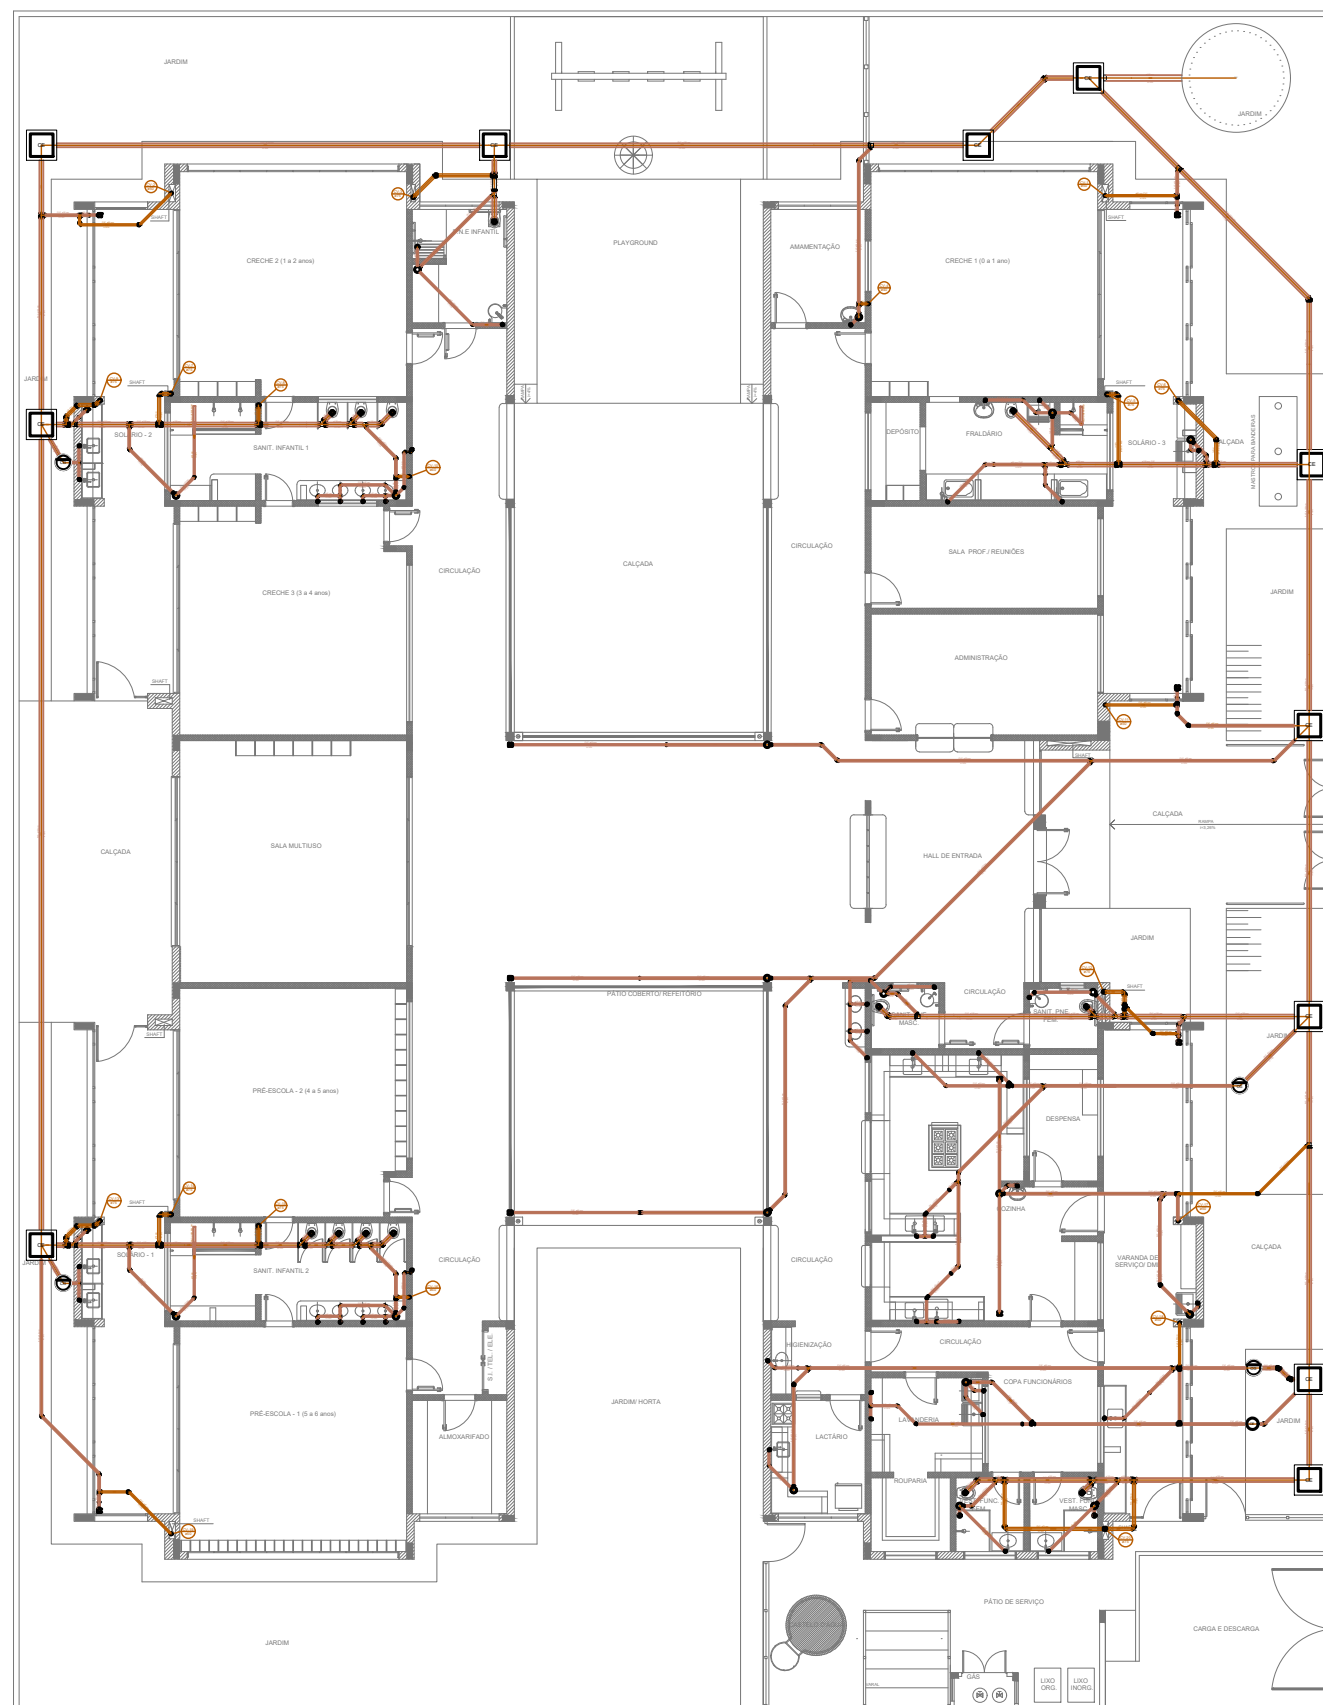

9 PLANTA BAIXA - ESGOTO TUBULAÇÕES EXISTENTES
ESCALA 1/200

- LEGENDA:
- CAQ 25 CANALIZAÇÃO DE ÁGUA QUENTE
 - CAF 32 CANALIZAÇÃO DE ÁGUA FRIA
 - TQS 100 TUBO DE QUEDA SANITÁRIO
 - TQP 100 TUBO DE QUEDA PLUVIAL
 - TV 75 TUBO DE VENTILAÇÃO
 - CAIXA DE GORDURA
 - RALO SIFONADO
 - CAIXA DE AREIA
 - CAIXA DE INSPEÇÃO
 - REGISTRO
 - RALO SECO
 - TORNEIRA
 - CANALIZAÇÃO ÁGUA FRIA (NA PAREDE)
 - CANALIZAÇÃO ÁGUA FRIA (SUBTERRÂNEA)
 - CANALIZAÇÃO ÁGUA FRIA
 - CANALIZAÇÃO ESGOTO
 - CANALIZAÇÃO ESGOTO PLUVIAL

OBS.: AS DIMENSÕES DAS CANALIZAÇÕES ESTÃO ESPECIFICADAS EM MILÍMETROS



Trabalho,
respeito e
igualdade!

PREFEITURA MUNICIPAL DE FREDERICO WESTPHALEN

RUA JOSÉ CAÑELLAS, 258 - CENTRO - CEP 98400-000
FREDERICO WESTPHALEN - RS
FONE: (55) 3744 5050 / FAX (55) 3744 3887
FREDERICOWESTPHALEN@FREDERICOWESTPHALEN.COM.BR

PREFEITURA MUNICIPAL:

PREFEITO MUNICIPAL EM EXERCÍCIO

RESPONSÁVEL TÉCNICO:

SECRETÁRIO DEPLAN:

PROJETO	REFORMA ESCOLA MUNICIPAL DE ENSINO INFANTIL SÃO CRISTÓVÃO		
ASSUNTO	HIDROSSANITÁRIO: PLANTA BAIXA TUBULAÇÕES EXISTENTES		
LOCAL	RUA 117, BAIRRO SÃO CRISTÓVÃO, FREDERICO WESTPHALEN / RS		

ESCALA: INDICADA	DATA: JULHO/2025	DESENHO: JARDEL F. KONZEN	REVISÃO:
---------------------	---------------------	------------------------------	----------

OBSERVAÇÃO:
TODAS E QUAISQUER DÚVIDAS NA INTERPRETAÇÃO DESTE PROJETO, DEVEM SER SOLICITADAS AOS AUTORES. NÃO SERÃO ADEITAS EXECUÇÕES EM DESACORDO COM O PROJETO GRÁFICO DESTA PRANCHA SEM A DEVIDA AUTORIZAÇÃO.

PRANCHA:
01-H