
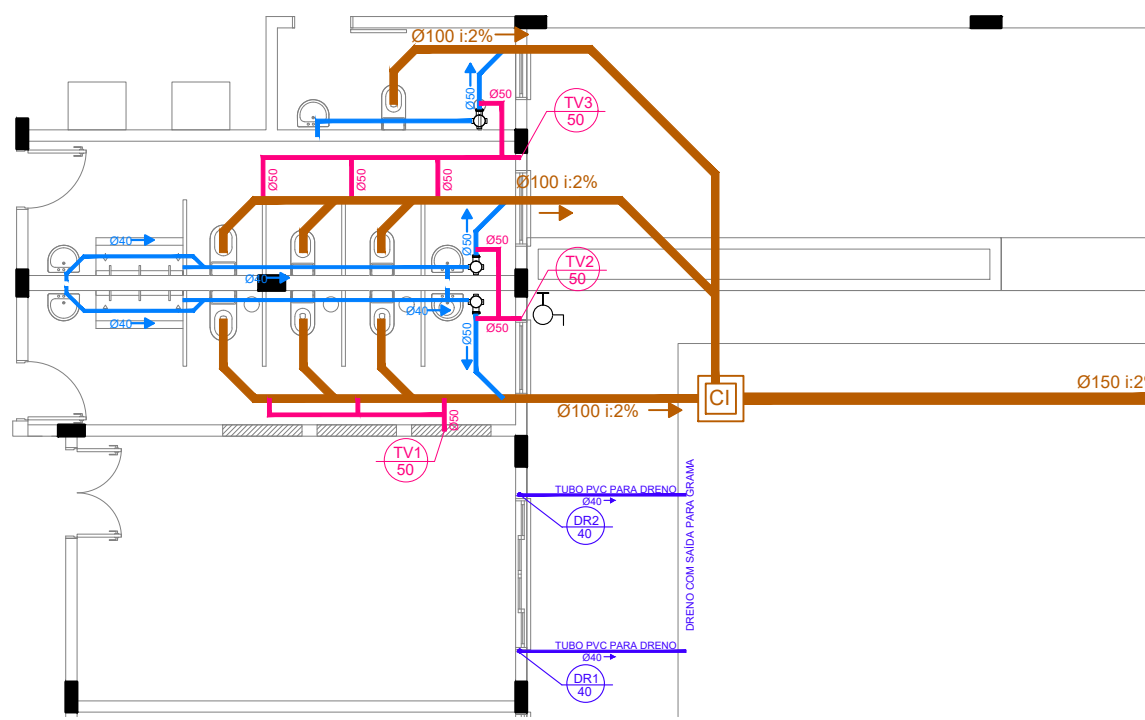



- LEGENDA:**
- CAF 25 CANALIZAÇÃO DE ÁGUA QUENTE
 - CAF 32 CANALIZAÇÃO DE ÁGUA FRIA
 - CL 25 CANALIZAÇÃO DE CLIMATIZADORES
 - TQS 100 TUBO DE QUEDA SANITÁRIO
 - TOP 100 TUBO DE QUEDA PLUVIAL
 - TV 75 TUBO DE VENTILAÇÃO
 - CAIXA DE GORDURA
 - RALO SIFONADO
 - CAIXA DE AREIA
 - CP CAIXA DE PASSAGEM
 - CI CAIXA DE INSPEÇÃO
 - REGISTRO
 - RALO SECO
 - TORNEIRA
 - CANALIZAÇÃO ÁGUA FRIA (NA PAREDE)
 - CANALIZAÇÃO ÁGUA FRIA (SUBTERRÂNEA)
 - CANALIZAÇÃO ÁGUA FRIA
 - CANALIZAÇÃO ESGOTO
 - CANALIZAÇÃO ESGOTO PLUVIAL
- OBS.: AS DIMENSÕES DAS CANALIZAÇÕES ESTÃO ESPECIFICADAS EM MILÍMETROS

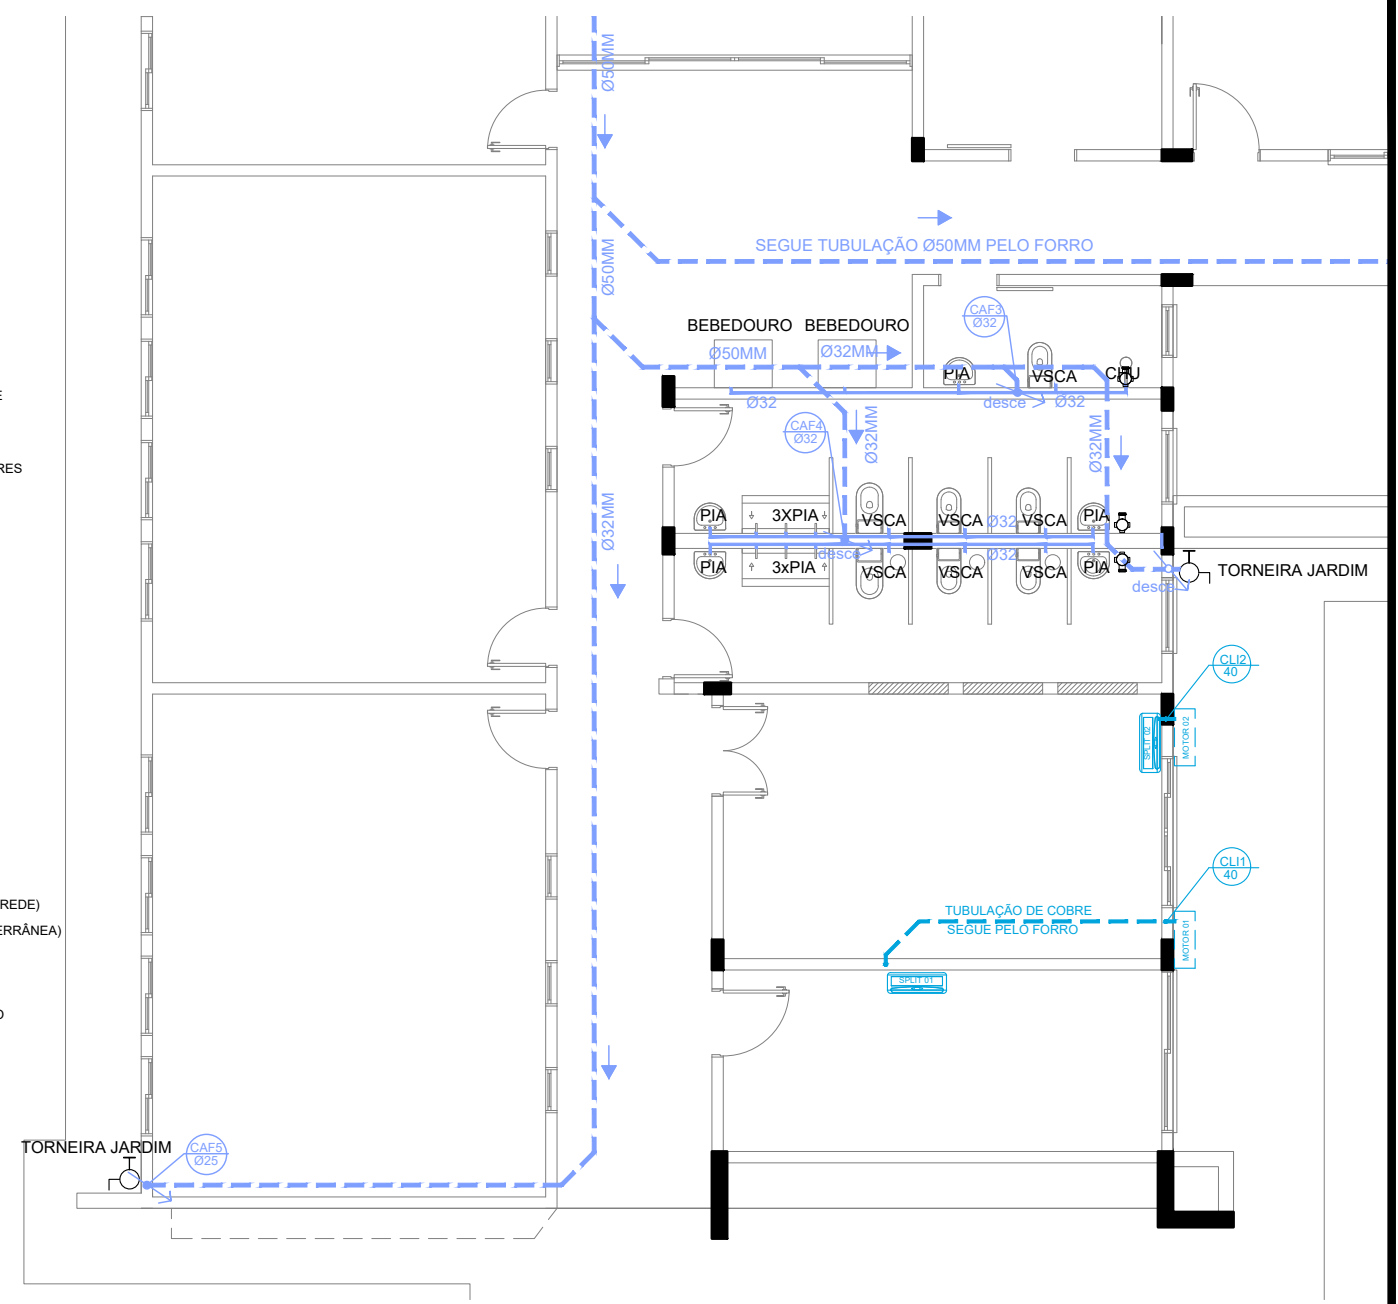

01 PLANTA BAIXA HIDROSSANITÁRIO
ESCALA: 1/75

 <p>PREFEITURA MUNICIPAL DE FREDERICO WESTPHALEN RUA JOSÉ CAÑELLAS, 258 - CENTRO - CEP 98400-000 FREDERICO WESTPHALEN - RS FONE: (55) 3744 5050 / FAX (55) 3744 3887 FREDERICOWESTPAHELN@FREDERICOWESTPHALEN.COM.BR</p>		<p>PREFEITO MUNICIPAL EM EXERCÍCIO</p>		<p>RESPONSÁVEL TÉCNICO:</p>	
<p>PROJETO</p>		<p>AMPLIAÇÃO E MODERNIZAÇÃO EMEI 21 DE ABRIL</p>			
<p>ASSUNTO</p>		<p>HIDROSSANITÁRIO: PLANTA BAIXA</p>			
<p>LOCAL</p>		<p>RS-591, LINHA 21 DE ABRIL, ZONA RURAL, FREDERICO WESTPHALEN / RS</p>			
<p>ESCALA: INDICADA</p>		<p>DATA: NOVEMBRO/2024</p>		<p>DESENHO JARDEL FELIPE KONZEN</p>	
		<p>REVISÃO</p>		<p>PRANCHA: 03-H</p>	