




01 PLANTA BAIXA
ESCALA 1/50

DETALHE ISOMÉTRICO DA ESTAÇÃO DE TRATAMENTO DE ESGOTO

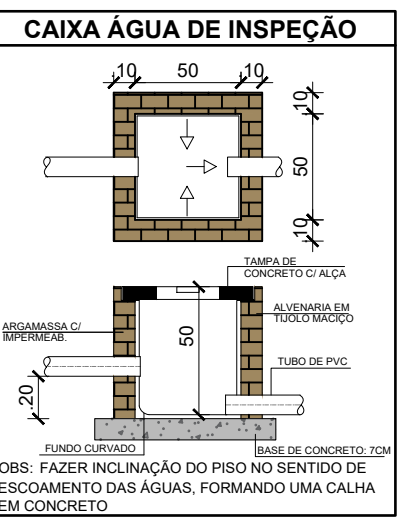

OBS: FAZER INCLINAÇÃO DO PISO NO SENTIDO DE ESCOAMENTO DAS ÁGUAS, FORMANDO UMA CALHA EM CONCRETO

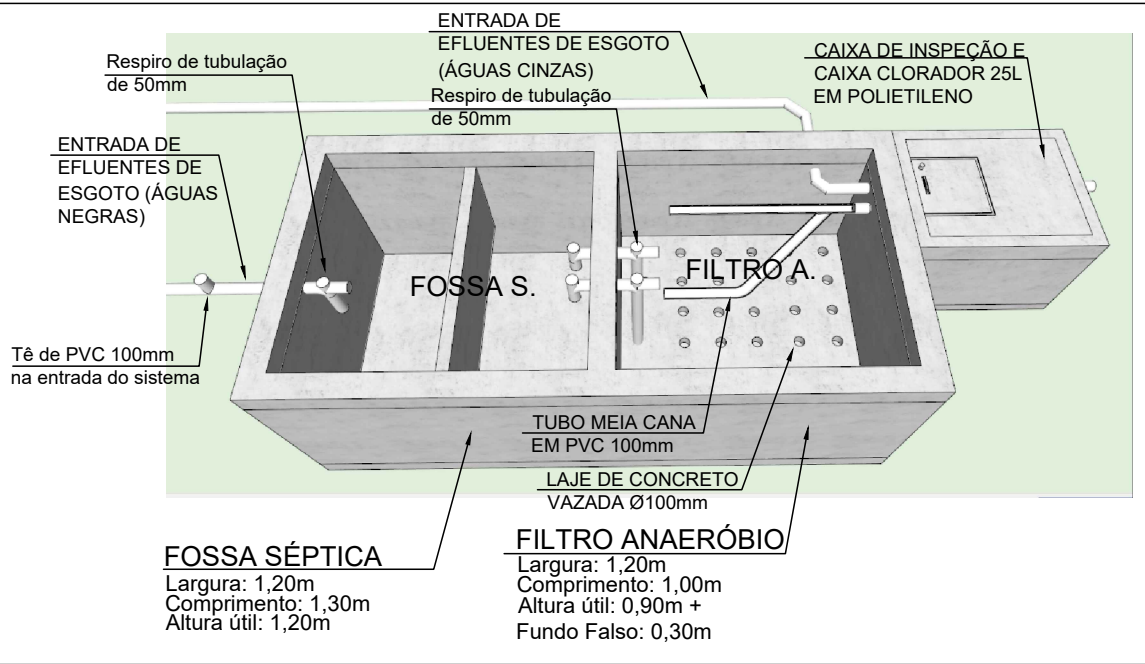

FREDERICO WESTPHALEN
 1502-1919 1942-1955

**PREFEITURA MUNICIPAL DE
 FREDERICO WESTPHALEN**
 RUA JOSÉ CAÑELLAS, 258 - CENTRO - CEP 98400-000
 FREDERICO WESTPHALEN - RS
 FONE: (55) 3744 5050 / FAX (55) 3744 3887
 FREDERICOWESTPAHELN@FREDERICOWESTPHALEN.COM.BR

PREFEITURA MUNICIPAL:		PREFEITO MUNICIPAL EM EXERCÍCIO	
RESPONSÁVEL TÉCNICO:		RESPONSÁVEL TÉCNICO:	



FREDERICO WESTPHALEN
 Administração 2017-2020
 JUNTOS PODEMOS MAIS

PROJETO	ESTAÇÃO DE TRATAMENTO DE ESGOTO		
ASSUNTO	HIDROSSANITÁRIO: PLANTA BAIXA / PLANTA DE COBERTURA / DETALHES		
LOCAL	RUA 68, Nº 02, BAIRRO SÃO FRANCISCO DE PAULA, FREDERICO WESTPHALEN / RS		
ESCALA INDICADA	DATA: NOVEMBRO/2023	DESENHO	JARDEL FELIPE KONZEN
		REVISÃO	

OBSERVAÇÃO:
 TODAS E QUAISQUER DÚVIDAS NA INTERPRETAÇÃO DESTES PROJETO, DEVEM SER SOLICITADAS AOS AUTORES. NÃO SERÃO ACEITAS EXECUÇÕES EM DESACORDO COM O PROJETO GRÁFICO DESTA PRANCHA SEM A DEVIDA AUTORIZAÇÃO.

PRANCHA:
02-H