


PLAYGROUND

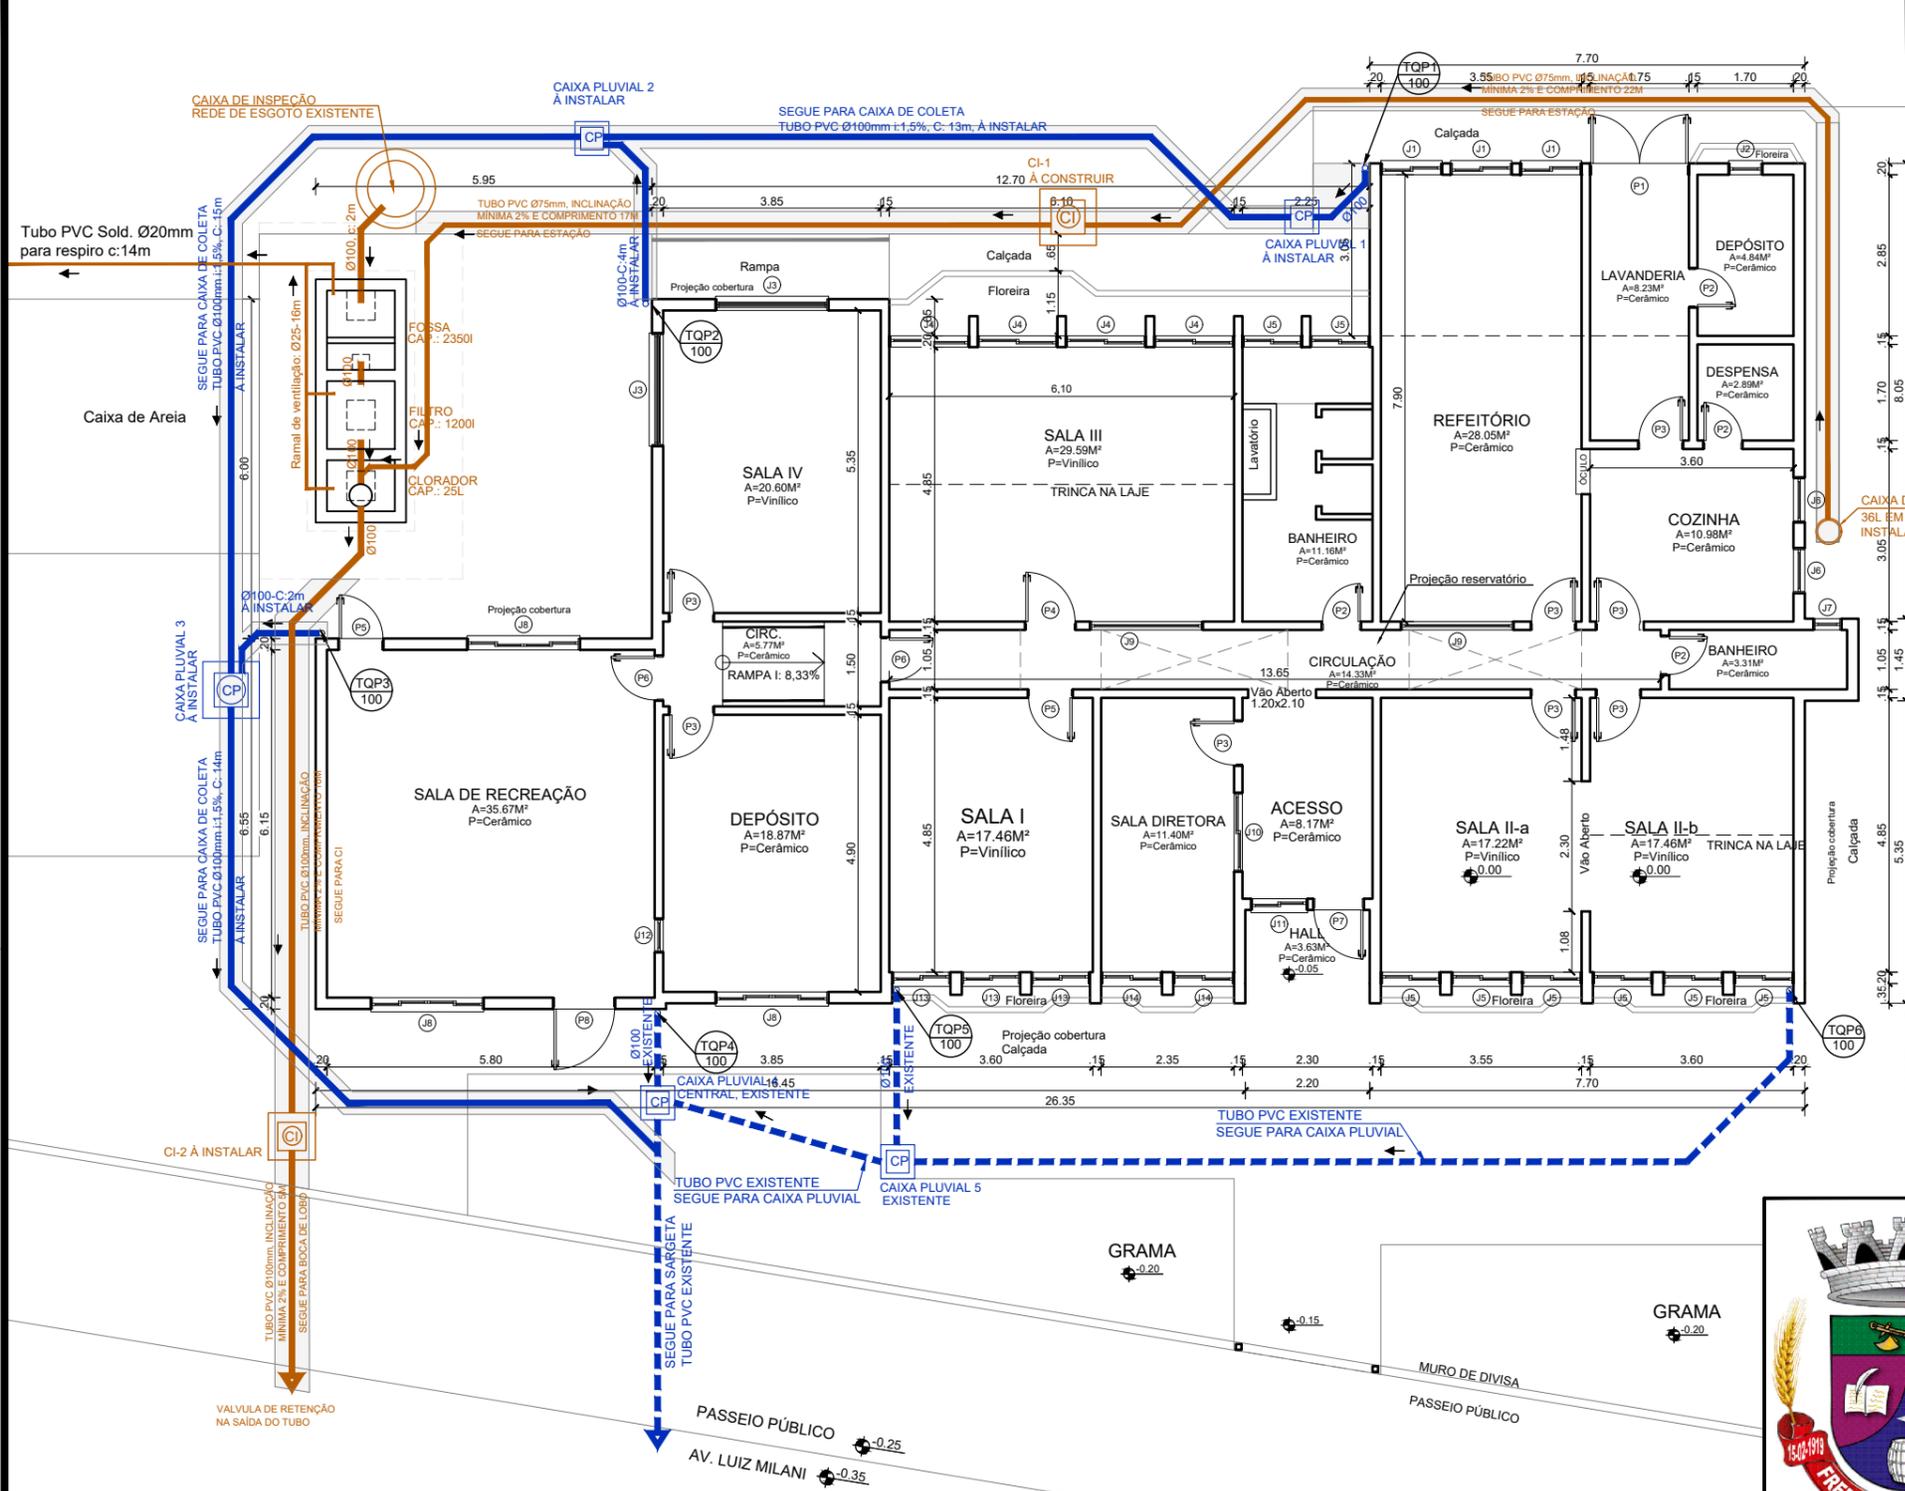

- LEGENDA:**
- CANALIZAÇÃO DE ÁGUA QUENTE
  - CANALIZAÇÃO DE ÁGUA FRIA
  - CANALIZAÇÃO DE CLIMATIZADORES
  - TUBO DE QUEDA SANITÁRIO
  - TUBO DE QUEDA PLUVIAL
  - TUBO DE VENTILAÇÃO
  - CAIXA DE GORDURA
  - RALO SIFONADO
  - CAIXA PLUVIAL
  - CAIXA DE INSPEÇÃO
  - REGISTRO
  - RALO SECO
  - TORNEIRA
  - CANALIZAÇÃO ÁGUA FRIA (NA PAREDE)
  - CANALIZAÇÃO ÁGUA FRIA (SUBTERRÂNEA)
  - CANALIZAÇÃO ÁGUA FRIA
  - CANALIZAÇÃO ESGOTO
  - CANALIZAÇÃO ESGOTO PLUVIAL
- OBS.: AS DIMENSÕES DAS CANALIZAÇÕES ESTÃO ESPECIFICADAS EM MILÍMETROS

**17 PLANTA BAIXA**  
 ESCALA 1/125  
 ÁREA DA ESTAÇÃO: 6.88M<sup>2</sup>  
 — TUBO DE ESGOTO  
 - - - TUBO PLUVIAL EXISTENTE  
 — TUBO PLUVIAL A INSTALAR



**PREFEITURA MUNICIPAL DE  
 FREDERICO WESTPHALEN**  
 RUA JOSÉ CAÑELLAS, 258 - CENTRO - CEP 98400-000  
 FREDERICO WESTPHALEN - RS  
 FONE: (55) 3744 5050 / FAX (55) 3744 3887  
 FREDERICOWESTPAHLEN@FREDERICOWESTPHALEN.COM.BR

PREFEITURA MUNICIPAL:  
 \_\_\_\_\_  
 PREFEITO MUNICIPAL EM EXERCÍCIO

RESPONSÁVEL TÉCNICO:  
 \_\_\_\_\_

PROJETO	REFORMA EMEI SANTA LUZIA		
ASSUNTO	HIDROSSANITÁRIO: PLANTA BAIXA		
LOCAL	AV. LUIZ MILANI, Nº 1967, BAIRRO FÁTIMA, FREDERICO WESTPHALEN / RS		
ESCALA INDICADA	DATA: MARÇO/2024	DESENHO	JARDEL FELIPE KONZEN
		REVISÃO	
OBSERVAÇÃO: TODAS E QUAISQUER DÚVIDAS NA INTERPRETAÇÃO DESTA PLANTA, DEVEM SER SOLICITADAS AOS AUTORES. NÃO SERÃO ACEITAS EXECUÇÕES EM DESACORDO COM O PROJETO GRÁFICO DESTA PRANCHA SEM A DEVIDA AUTORIZAÇÃO.			
			PRANCHA: <b>01-H</b>