


PLAYGROUND

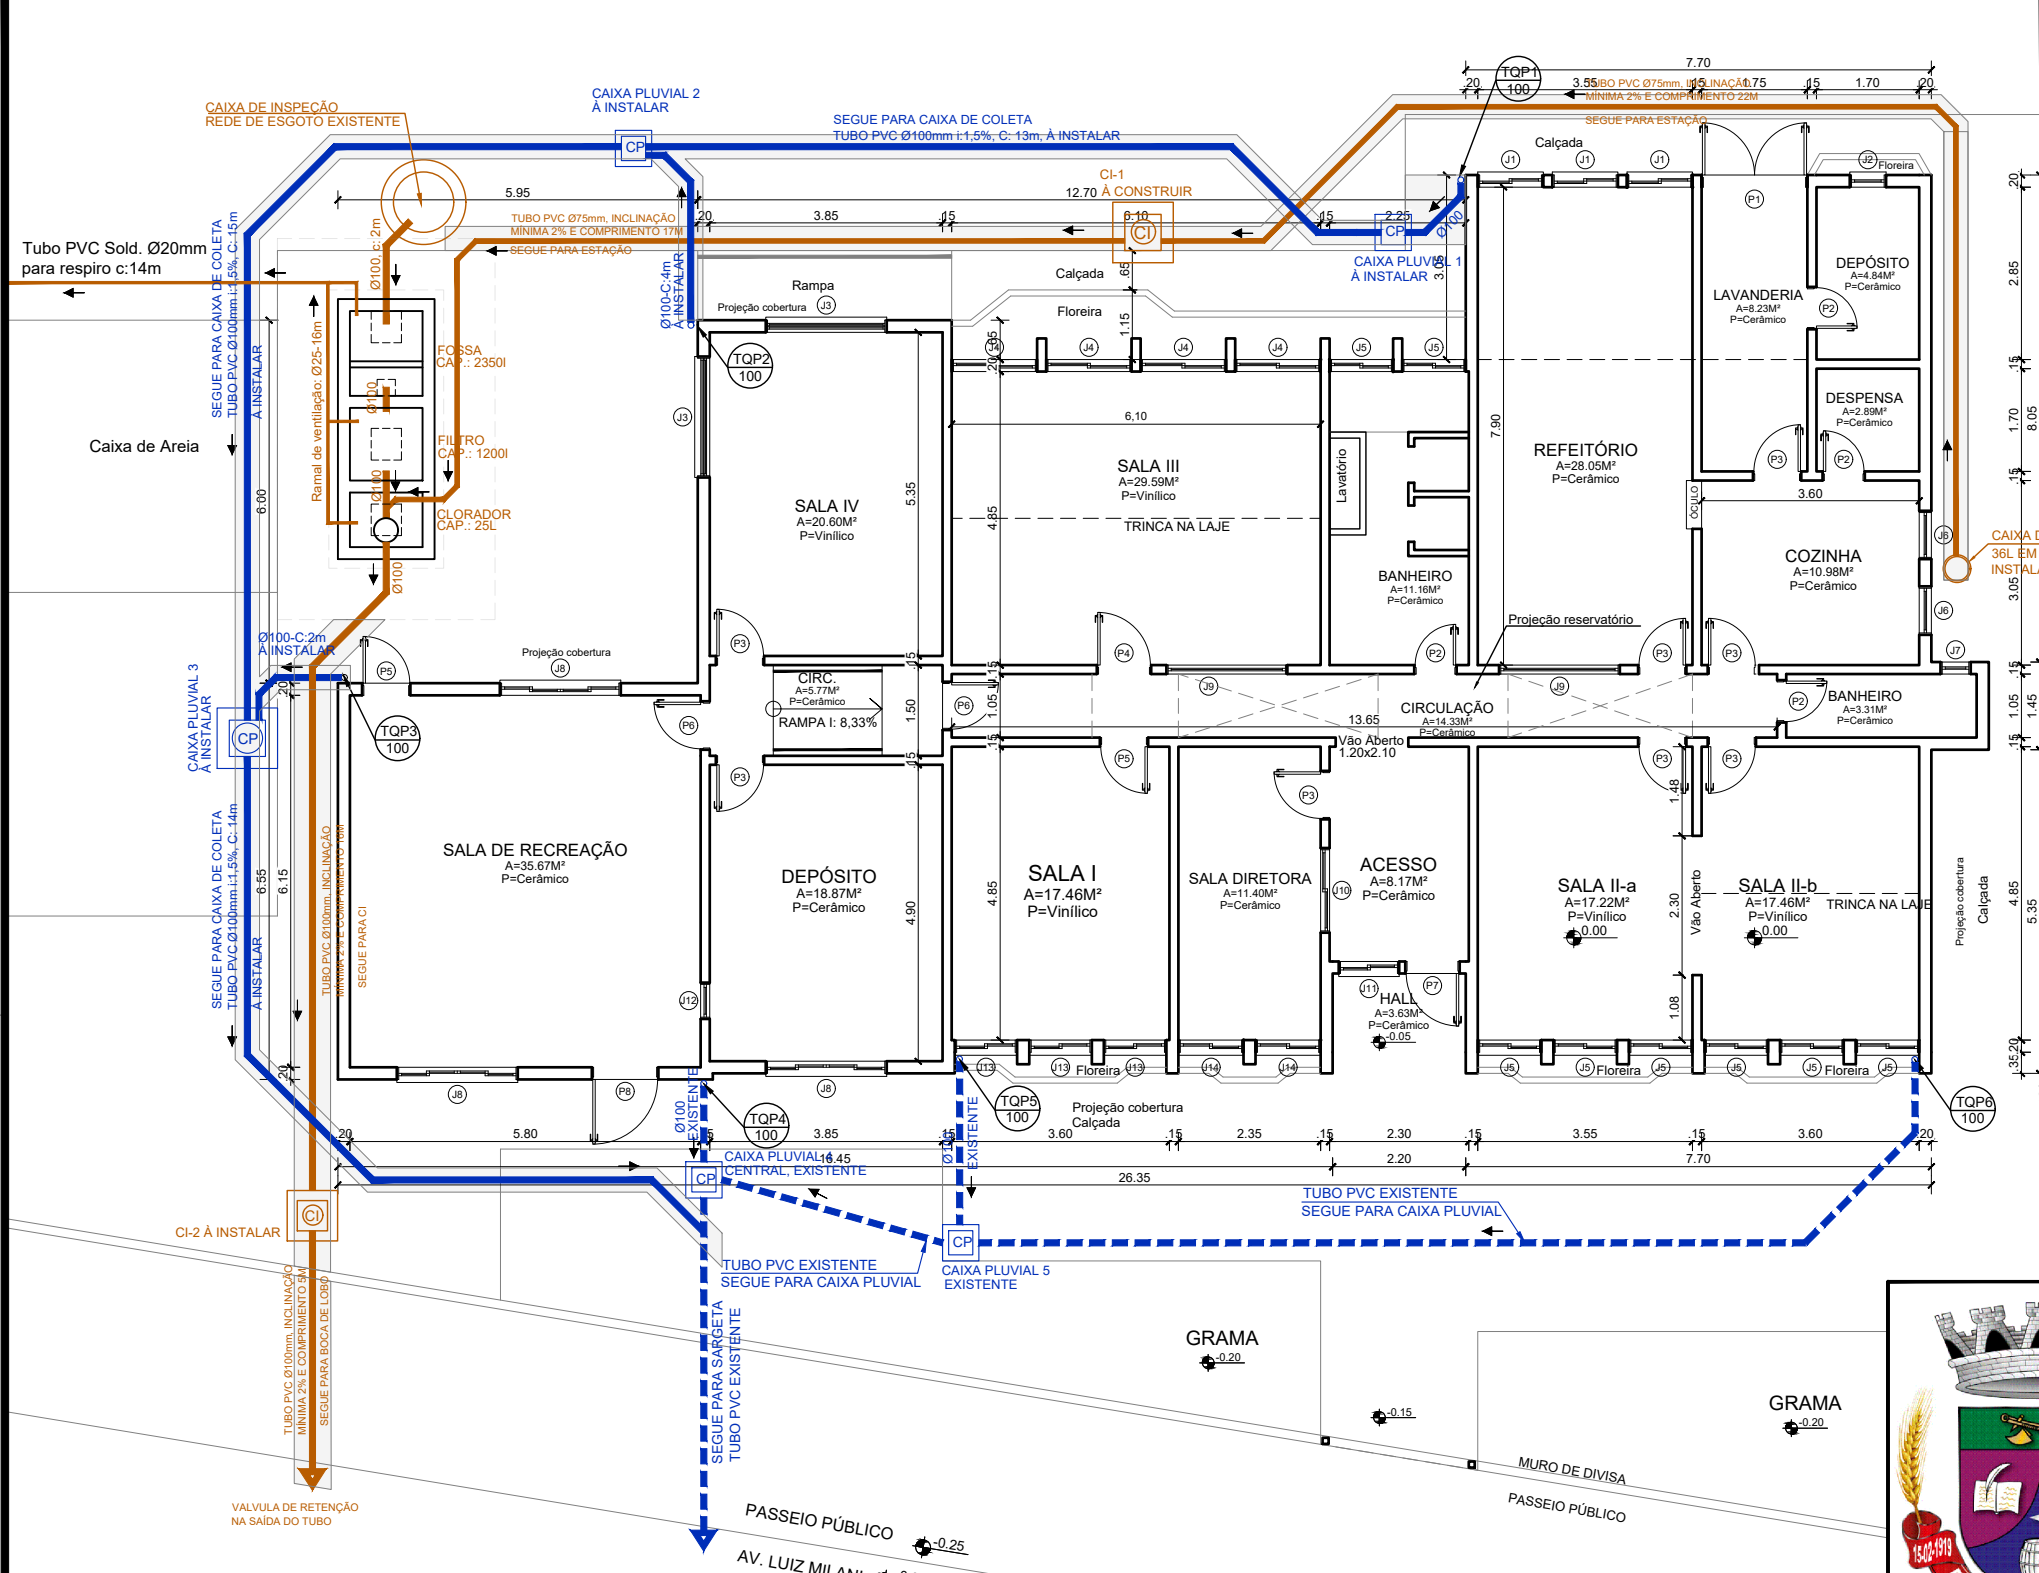

- LEGENDA:**
- CANALIZAÇÃO DE ÁGUA QUENTE
 - CANALIZAÇÃO DE ÁGUA FRIA
 - CANALIZAÇÃO DE CLIMATIZADORES
 - TUBO DE QUEDA SANITÁRIO
 - TUBO DE QUEDA PLUVIAL
 - TUBO DE VENTILAÇÃO
 - CAIXA DE GORDURA
 - RALO SIFONADO
 - CAIXA PLUVIAL
 - CAIXA DE INSPEÇÃO
 - REGISTRO
 - RALO SECO
 - TORNEIRA
 - CANALIZAÇÃO ÁGUA FRIA (NA PAREDE)
 - CANALIZAÇÃO ÁGUA FRIA (SUBTERRÂNEA)
 - CANALIZAÇÃO ÁGUA FRIA
 - CANALIZAÇÃO ESGOTO
 - CANALIZAÇÃO ESGOTO PLUVIAL
- OBS.: AS DIMENSÕES DAS CANALIZAÇÕES ESTÃO ESPECIFICADAS EM MILÍMETROS

15 PLANTA BAIXA
 ESCALA 1/125
 ÁREA DA ESTAÇÃO: 6.88M²
 — TUBO DE ESGOTO
 - - - TUBO PLUVIAL EXISTENTE
 — TUBO PLUVIAL A INSTALAR



**PREFEITURA MUNICIPAL DE
 FREDERICO WESTPHALEN**
 RUA JOSÉ CAÑELLAS, 258 - CENTRO - CEP 98400-000
 FREDERICO WESTPHALEN - RS
 FONE: (55) 3744 5050 / FAX (55) 3744 3887
 FREDERICOWESTPAHLEN@FREDERICOWESTPHALEN.COM.BR

PREFEITURA MUNICIPAL:

 PREFEITO MUNICIPAL EM EXERCÍCIO

RESPONSÁVEL TÉCNICO:



PROJETO	REFORMA EMEI SANTA LUZIA		
ASSUNTO	HIDROSSANITÁRIO: PLANTA BAIXA		
LOCAL	AV. LUIZ MILANI, Nº 1967, BAIRRO FÁTIMA, FREDERICO WESTPHALEN / RS		
ESCALA INDICADA	DATA: MARÇO/2024	DESENHO	JARDEL FELIPE KONZEN
		REVISÃO	
OBSERVAÇÃO: TODAS E QUAISQUER DÚVIDAS NA INTERPRETAÇÃO DESTA PRANCHA, DEVEM SER SOLICITADAS AOS AUTORES. NÃO SERÃO ACEITAS EXECUÇÕES EM DESACORDO COM O PROJETO GRÁFICO DESTA PRANCHA SEM A DEVIDA AUTORIZAÇÃO.			
			PRANCHA: 01-H