



01 Fachada Rua Guilherme Guerra

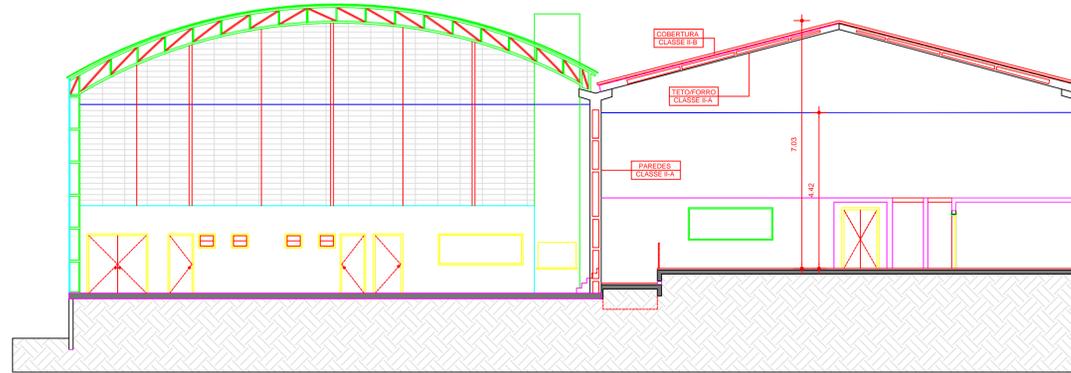

01 CORTE A-A'

DETALHE ILUMINAÇÃO DE EMERGÊNCIA

CONTROLE DE MATERIAIS DE ACABAMENTO E REVESTIMENTO	
PISOS:	
PAVILHÃO/ESCRITÓRIO/ADM./DEPÓSITO	CLASSE IV-A
COZINHA/REFEITÓRIOS/BANHEIROS	CLASSE I
PAREDES:	
ESCRITÓRIO/BWC/SALAS/SALÃO/PAVILHÃO	CLASSE II-A
CIRCULAÇÃO	CLASSE I
TETO/FORRO:	
ESCRITÓRIO/BWC/SALAS/SALÃO/PAVILHÃO	CLASSE II-A
CIRCULAÇÃO	CLASSE I
COBERTURA:	
EDIFICAÇÃO...	CLASSE II-B

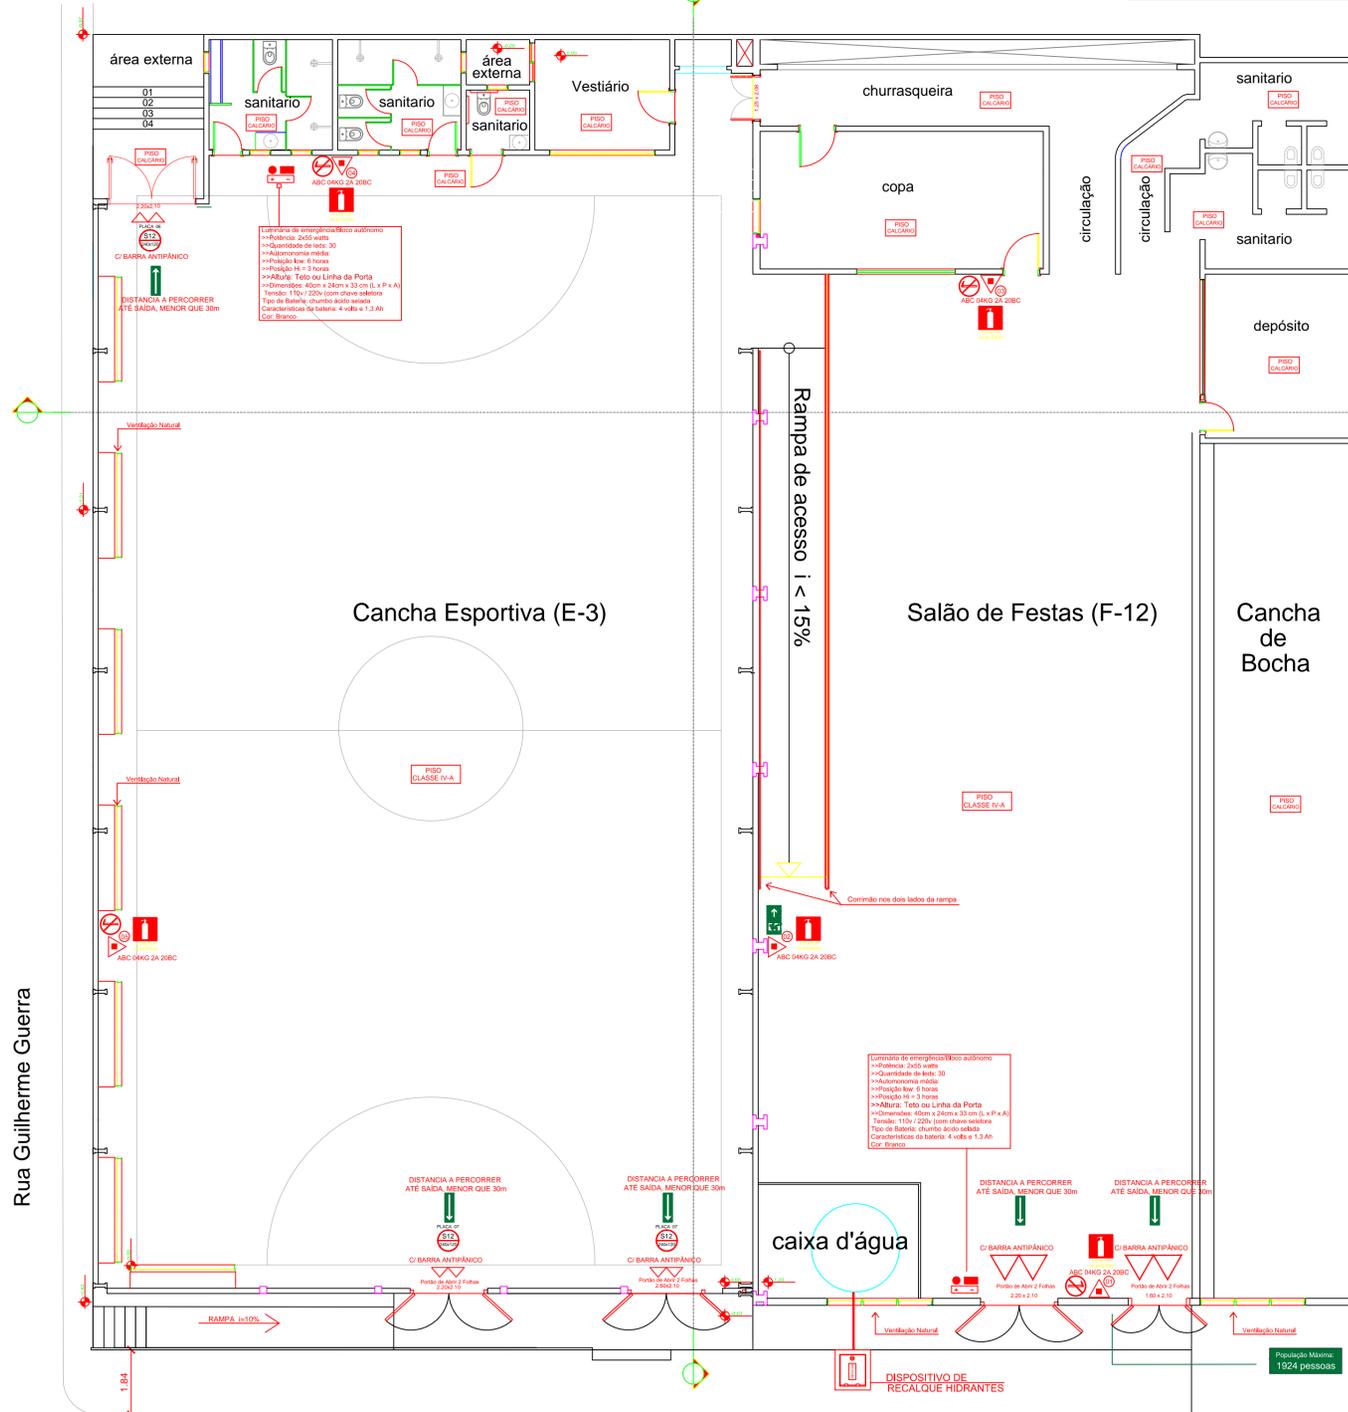

01 PLANTA BAIXA


ESCALA: 1/100

ÁREA: 1.294,74m²




01 Fachada Rua Miguel Couto

ESCALA: 1/125

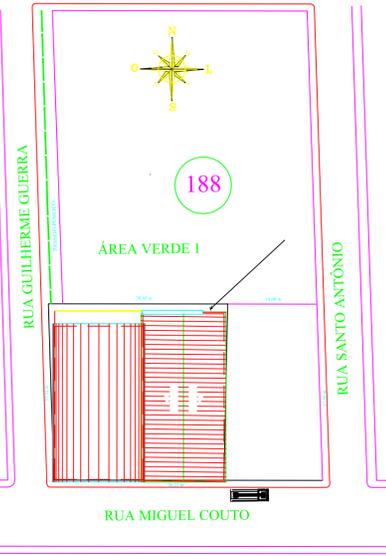

01 PLANTA DE SIT. E LOCALIZAÇÃO


ESCALA: 1/750

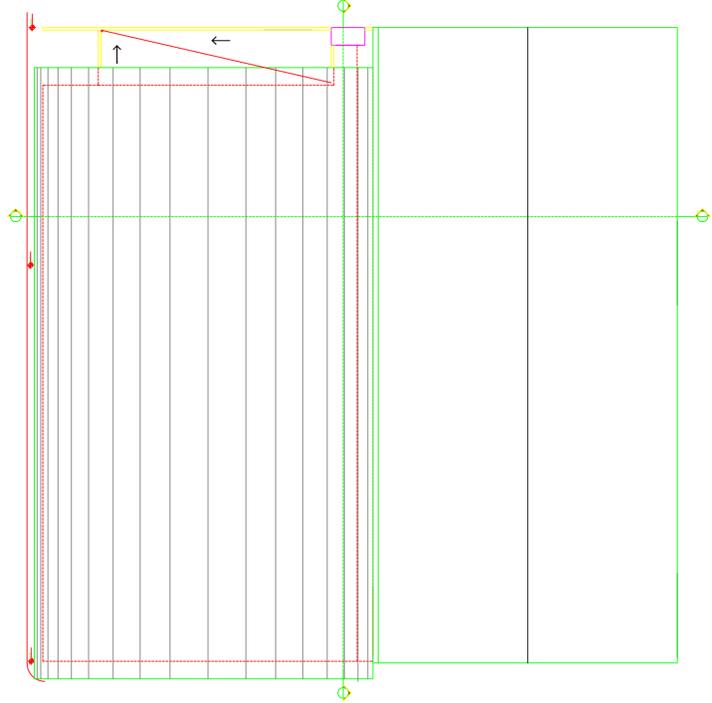

01 PLANTA DE COBERTURA

SINALIZAÇÃO PADRÃO PPCI CONF. RT 05 PARTE 03

SINALIZAÇÃO	CODIGO	DIMENSÃO MÍNIMAS (mm)	DESCRIÇÃO
Proibido Fumar	1	150	PROIBIDO FUMAR
Saída de Emergência	13	300x150	SENTEDO DA ROTTA DE SAÍDA DE EMERGENCIA
Escada de Emergência	16	300x150	ESCALADA DE EMERGENCIA
Saída de Emergência	17	300x150	SAÍDA DE EMERGENCIA
Extintor de Incêndio	25	150x150	EXTINTOR DE INCENDIO
Extintor PO QUIMICO SECO ABC (POS)			EXTINTOR PO QUIMICO SECO ABC (POS)
Extintor AGUA PRESSURIZADA - AP			EXTINTOR AGUA PRESSURIZADA - AP
Extintor PO QUIMICO SECO BC (POS)			EXTINTOR PO QUIMICO SECO BC (POS)
Extintor CO2			EXTINTOR CO2
Placa Indicando Rota de Saída			PLACA INDICANDO ROTA DE SAÍDA
Bloco Autôn. de Iluminação de Emergência			BLOCO AUTÔN. DE ILUMINAÇÃO DE EMERGENCIA 03 FAROLETES 55W-3300L p2000m²-ALT.: entre 2,30m e 3,00m
Placa Saída de Emergência com Iluminação Balisamento			PLACA SAÍDA DE EMERGENCIA COM ILUMINAÇÃO BALISAMENTO
Ponto de Iluminação Emergência - Tipo Aclaramento			PONTO DE ILUMINAÇÃO EMERGENCIA - TIPO ACLARAMENTO 30 Leds-POTENCIA: 1,5 W - 90 LUMENS - ALT.: entre 2,30m e 3,00m
Hidrante			HIDRANTE
Botão Central-FireMall GLP			BOTÃO CENTRAL-FIREMALL GLP
Descida do Para-raio			DESCIDA DO PARA RAI0
Risco de Incêndio Conf. NBR 13438/2004			RISCO DE INCENDIO CONF. NBR 13438/2004
Sirene Alarme Incêndio			SIRENE ALARME INCENDIO
Central de Alarme de Incêndio			CENTRAL DE ALARME DE INCENDIO
Bateria do Sistema de Alarme de Incêndio			BATERIA DO SISTEMA DE ALARME DE INCENDIO
Acionador de Alarme de Incêndio - Tipo Quebre o Vidro			ACIONADOR DE ALARME DE INCENDIO - TIPO QUEBRE O VIDRO
Barra Anti-Pânico			BARRA ANTI PANICO
Detector de Fumaça			DETECTOR DE FUMAÇA

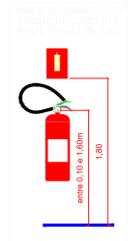

ILUMINAÇÃO DE EMERGÊNCIA
DA AUTOMÁTICA E DAS CONDIÇÕES DE ILUMINAÇÃO
OBSERVAR A LUMINOSIDADE DE EMERGENCIA DA TELA AUTOMÁTICA, PARA
OBSERVAR O POSICIONAMENTO, OPERAÇÃO CORRETA DO TELA
A DISTÂNCIA DO PONTO DE LUZ
ILUMINAÇÃO DE EMERGENCIA PARA SALVAMENTO DE VIDA, SEMPRE DE
LUMINOSIDADE DE 1,5 W - 90 LUMENS - ALT.: entre 2,30m e 3,00m



Viatura do Corpo de Bombeiros

Município de Frederico Westphalen

FREDERICO WESTPHALEN - RS e-mail: alvaroungaretti@terra.com.br

OBRA: A.M.B.A. - ASSOCIAÇÃO DOS MORADORES DO BAIRRO APARECIDA

ENDEREÇO: RUA MIGUEL COUTO ESQ. RUA GUILHERME GUERRA-APARECIDA-FREDERICCO WESTPHALEN -RS

PROJETO: P.P.C.I. ASSUNTO: PLANTA BAIXA - PLANTA DE COBERTURAS FACHADAS - CORTE

PROPRIETÁRIO: POCI - distribuição dos extintores - identificação dos riscos - fachadas

RESP. TÉCNICO: ALVARO UNGARETTI - ENG. CIVIL - CREA RS 02.402/0

ESCALA: 1/100 DATA: 15 / Maio / 2023

PRANCHA: 01/02