



Legenda			
Símbolo	Descrição	Símbolo	Descrição
	Equipamento elétrico		Equipamento elétrico
	Equipamento elétrico		Equipamento elétrico
QUADRO DE CARGAS E CIRCUITOS (QD1)												
nº	QD	Descrição	V	Iluminação (W)				Potência	Fase	Pot. R	Pot. S	Seção
				400	100	200	2400					
1	1	Iluminação	220V					400	R	400	2,5	
2	2	Iluminação	220V					400	R	400	2,5	
3	3	Iluminação	220V					400	R	400	2,5	
4	4	Iluminação	220V					400	R	400	2,5	
5	5	Iluminação	220V					400	R	400	2,5	
6	6	Iluminação	220V					400	R	400	2,5	
7	7	Iluminação	220V					400	R	400	2,5	
8	8	Iluminação	220V					400	R	400	2,5	
9	9	Iluminação	220V					400	R	400	2,5	
10	10	Iluminação	220V					400	R	400	2,5	
TOTAL				220V	800	2000	2100	21000	6-1-1	1000	1000	100

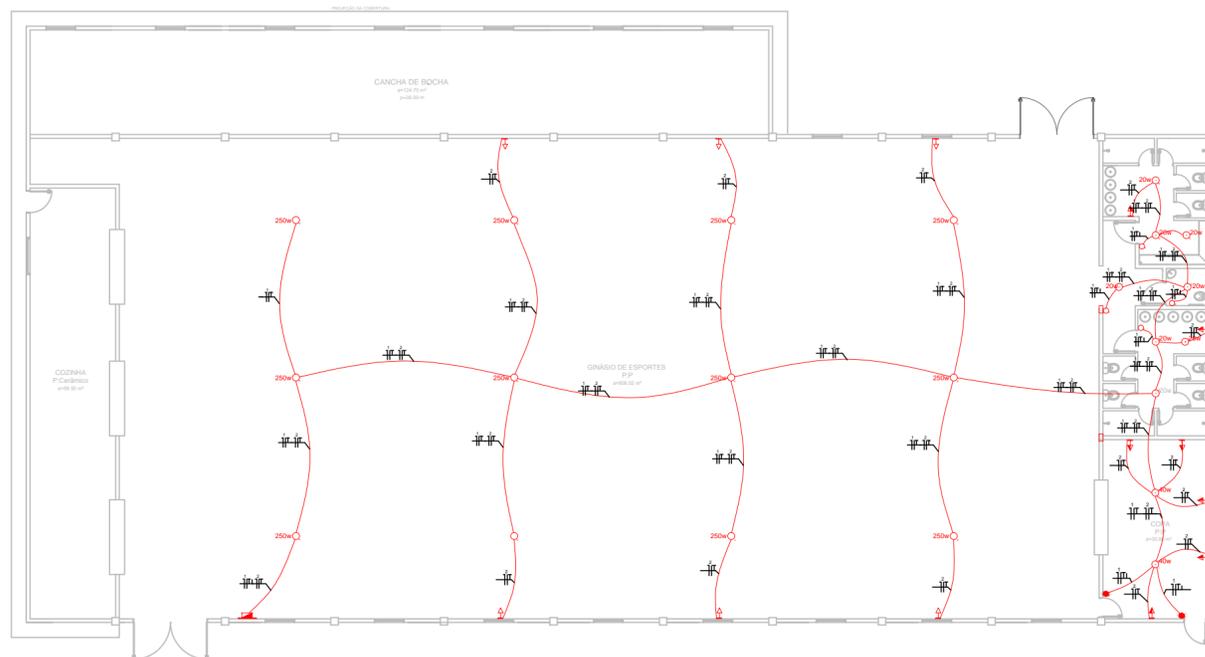

PLANTA BAIXA - ELÉTRICA
ESCALA: 1:200

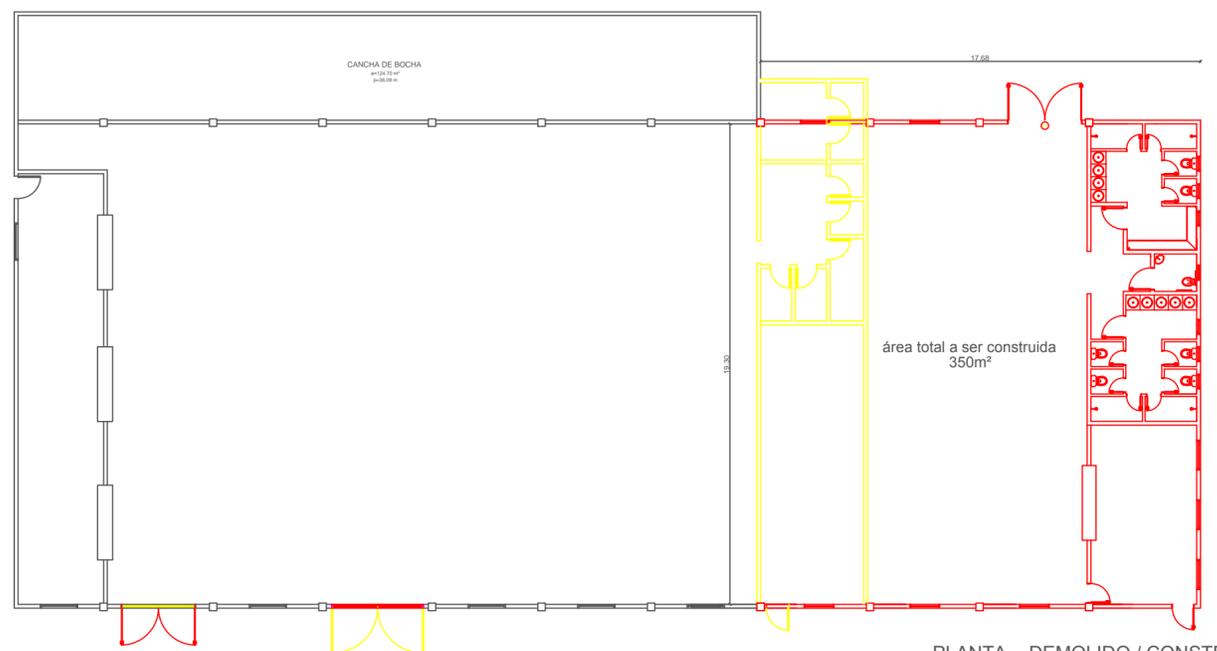

- LEGENDA:
- DEMOLIR
 - CONSTRUIR
 - MANER

PLANTA - DEMOLIDO / CONSTRUÍDO
ESCALA: 1:200



**PREFEITURA MUNICIPAL DE
FREDERICO WESTPHALEN**

RUA JOSÉ CAÑELLAS, 258 - CENTRO - CEP 98400-000
FREDERICO WESTPHALEN - RS
FONE: (55) 3744 5050 / FAX (55) 3744 3887
FREDERICOWESTPAHELN@FREDERICOWESTPHALEN.COM.BR

PREFEITURA MUNICIPAL:

JOSÉ ALBERTO PANOSSO
PREFEITO - CPF 259.489.970-49

RESPONSÁVEL TÉCNICO:

RENATO PIZZINATO FERRARI
CREA RS 87041



**FREDERICO
WESTPHALEN**

Administração 2017-2020
JUNTOS PODEMOS MAIS

PROJETO	GINÁSIO DA ENCRUZILHADA		
ASSUNTO	ELÉTRICA/DEMOLIDO/CONSTRUÍDO		
LOCAL	LINHA ENCRUZILHADA - FREDERICO WESTPHALEN		
ESCALA: NO DESENHO	DATA: OUTUBRO/2017	DESENHO GUILHERME BUSATTO	REVISÃO ANDERSON

OBSERVAÇÃO:

TODAS E QUAISQUER DÚVIDAS NA INTERPRETAÇÃO DESTA PRANCHA, DEVEM SER SOLICITADAS AOS AUTORES. NÃO SERÃO ACEITAS EXECUÇÕES EM DESACORDO COM O PROJETO GRÁFICO DESTA PRANCHA SEM A DEVIDA AUTORIZAÇÃO.

PRANCHA:
03/05
ARQ - A2