
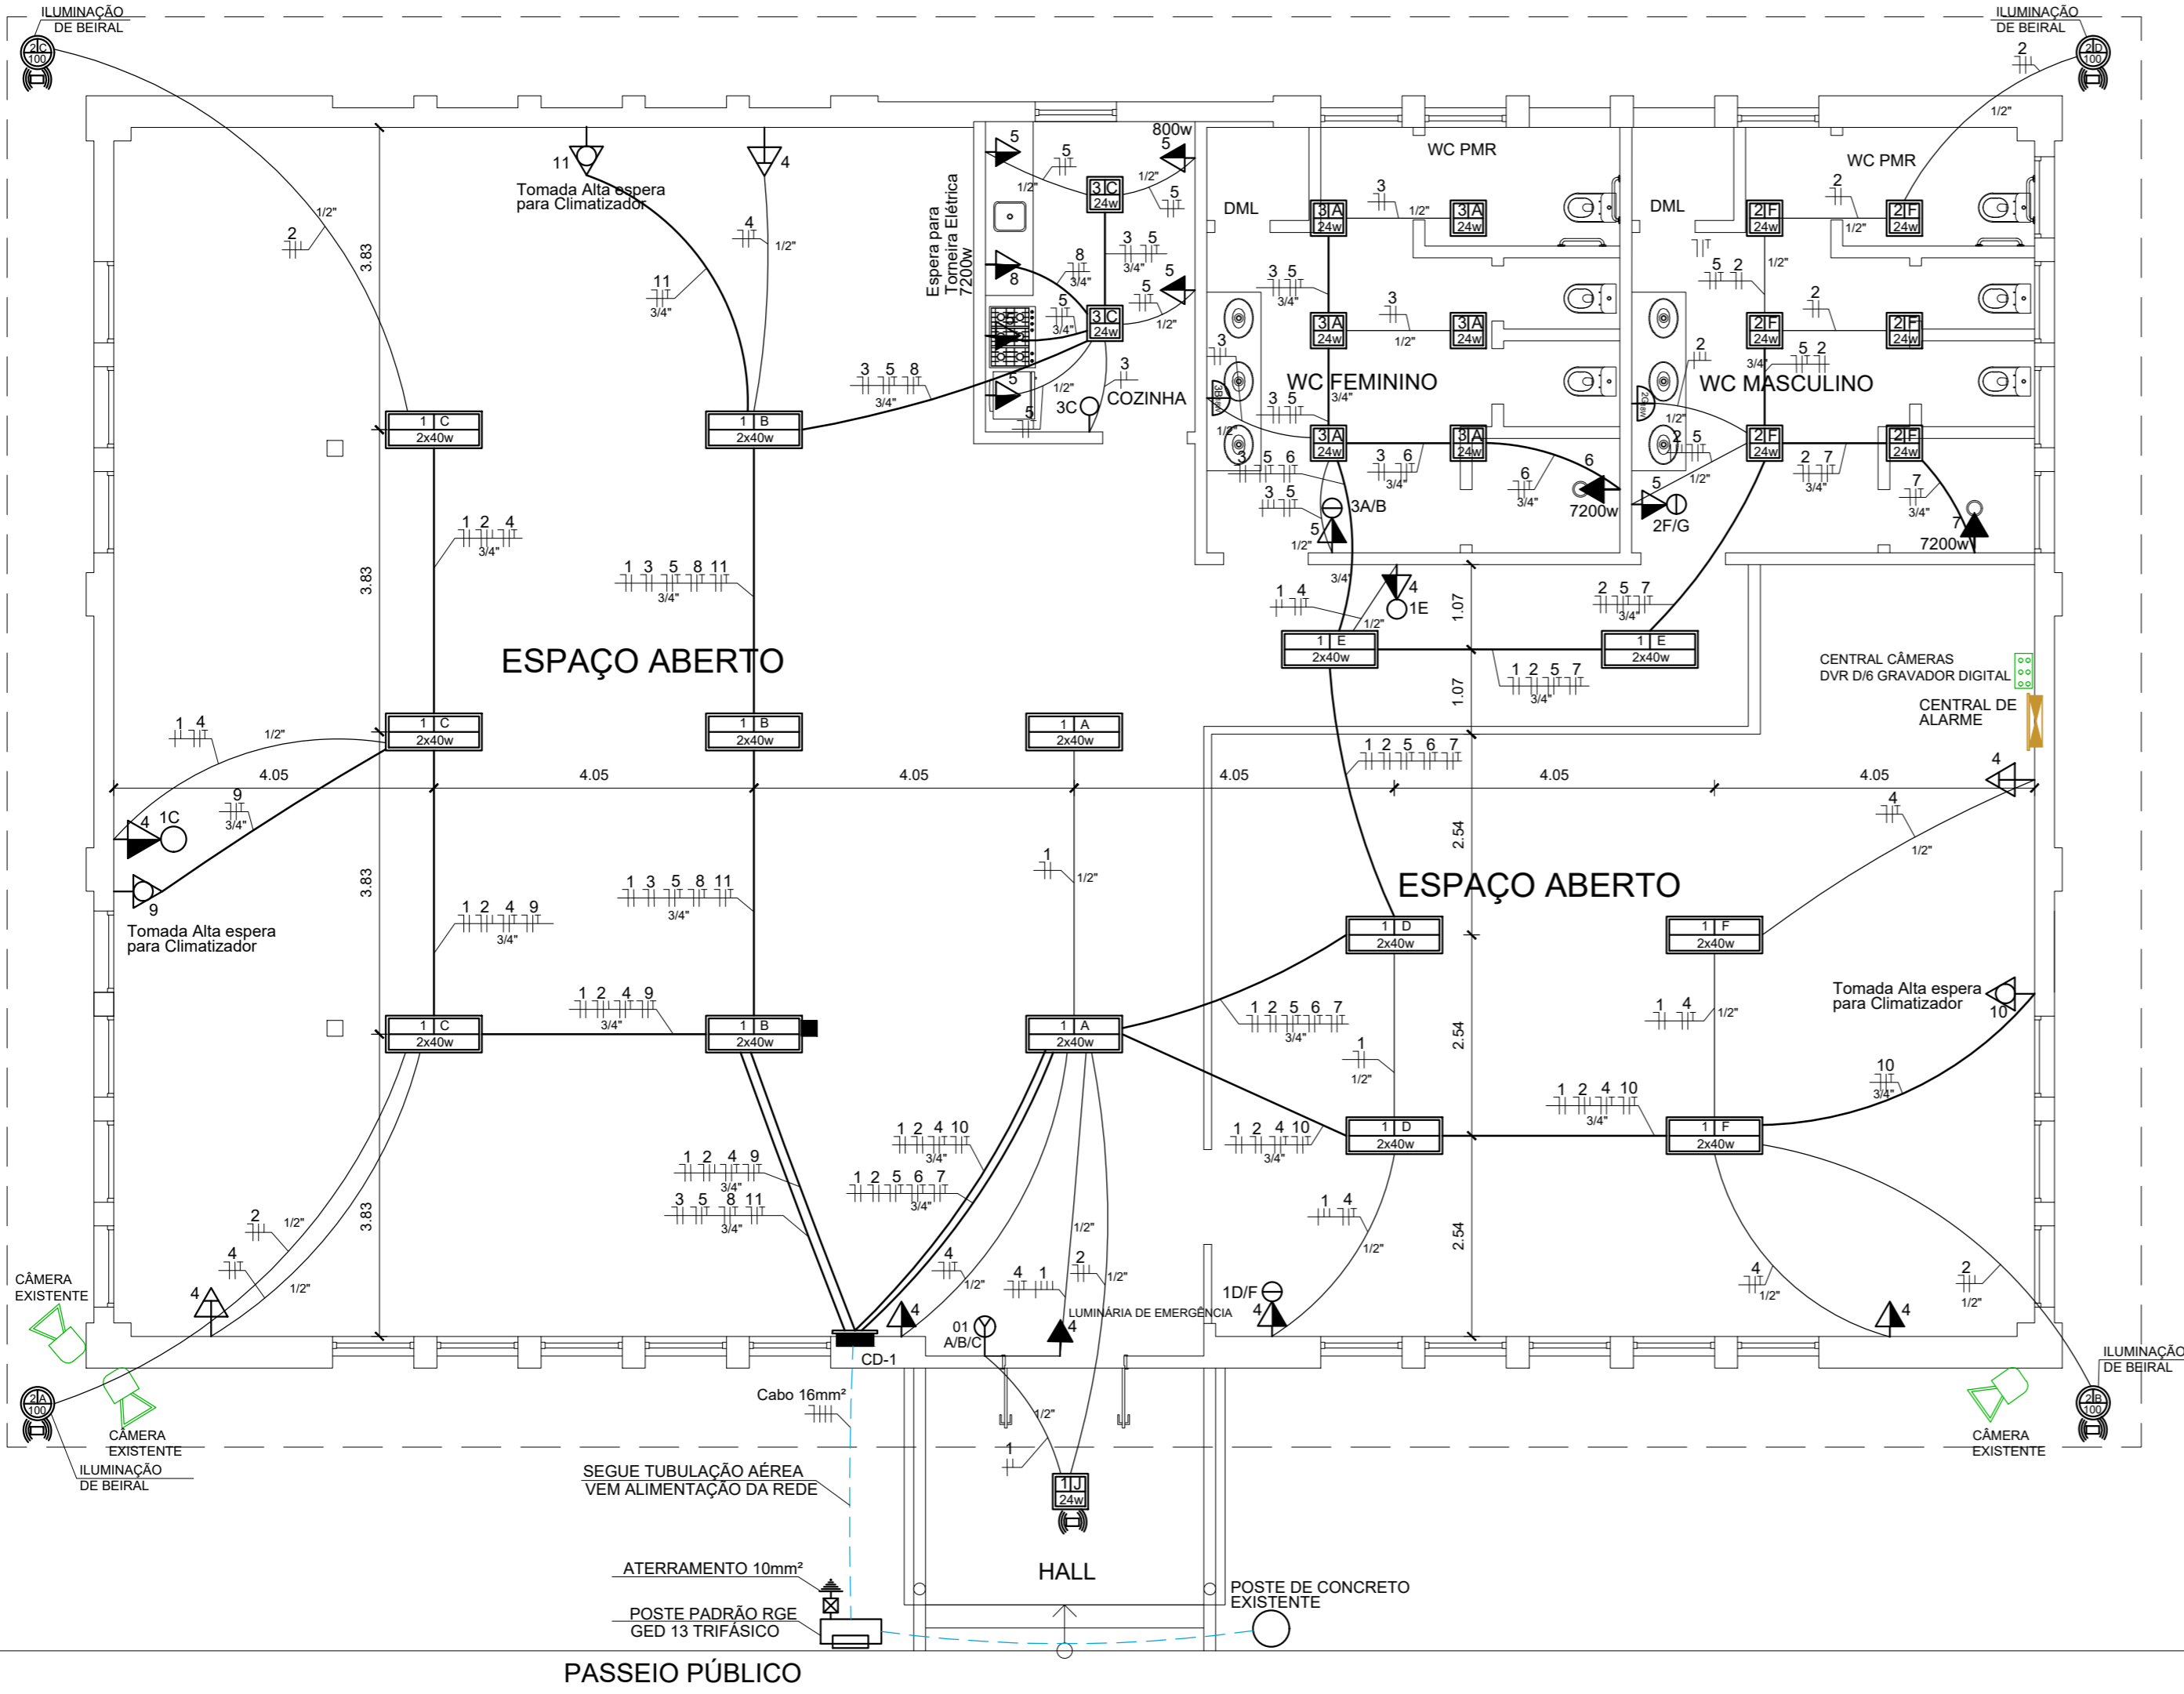


QUADRO DE CARGAS - I.T. (Iluminação e Tomadas)																		
CD	Nº	Descrição	ILUMINAÇÃO (W)					TOMADAS (W)					TOTAL WATTS	DISJ. A	COND. mm²	FASE RST	F. DEMANDA	DEMANDA (Kva)
			0	18	24	80	100	35	100	800	1600	7200						
CD - 01	DJ 1	Iluminação: Espaço Aberto		1	14						1144	15	1,50	R	0,24	274,56		
	DJ 2	Iluminação: Banheiro Masc. / Externa		1	6	4				544	15	1,50	S	0,24	130,56			
	DJ 3	Iluminação: Banheiro Fem./ Copa		1	8					192	15	1,50	T	0,24	46,08			
	DJ 4	Tomadas: Espaço aberto					1	8		835	15	2,50	R	0,24	200,4			
	DJ 5	Tomadas: Banheiros / Copa						6	1	1400	15	2,50/4,00	S	0,24	336			
	DJ 6	Chuveiro Banheiro Fem.								1	7200	35	6,00	S	1	7200		
	DJ 7	Chuveiro Banheiro Masc.								1	7200	35	6,00	T	1	7200		
	DJ 8	Torneira elétrica								1	7200	35	6,00	S	1	7200		
	DJ 9	Ar Condicionado 1								1	1600	15	4,00	S	1	1600		
	DJ 10	Ar Condicionado 2								1	1600	15	4,00	T	1	1600		
	DJ 11	Ar Condicionado 3								1	1600	15	4,00	R	1	1600		
Carga Instalada: 30515 W (27.388Kva) = Ramal de Entrada Categoria C3: (Cabo - 16 mm²) // (Disjuntor - 50 A) // (Eletroduto - 40(1 1/4)) // (Ramal de Ligação - 4x16mm²) // (Aterramento - 10mm²) N.º espaços no CD: 12										TOTAL GERAL:	30515 W		TOTAL GERAL:	27388				

RELAÇÃO DE EQUIVALÊNCIA DOS ELETRODUTOS		
DIÂMETRO NOMINAL	DIÂMETRO NOMINAL	POLEGADAS
DN20	DN15	1/2"
DN25	DN20	3/4"
DN32	DN25	1"
DN40	DN32	1.1/4"
DN50	DN40	1.1/2"
DN60	DN50	2"
DN75	DN65	2.1/2"
DN85	DN80	3"
DN100	DN100	4"

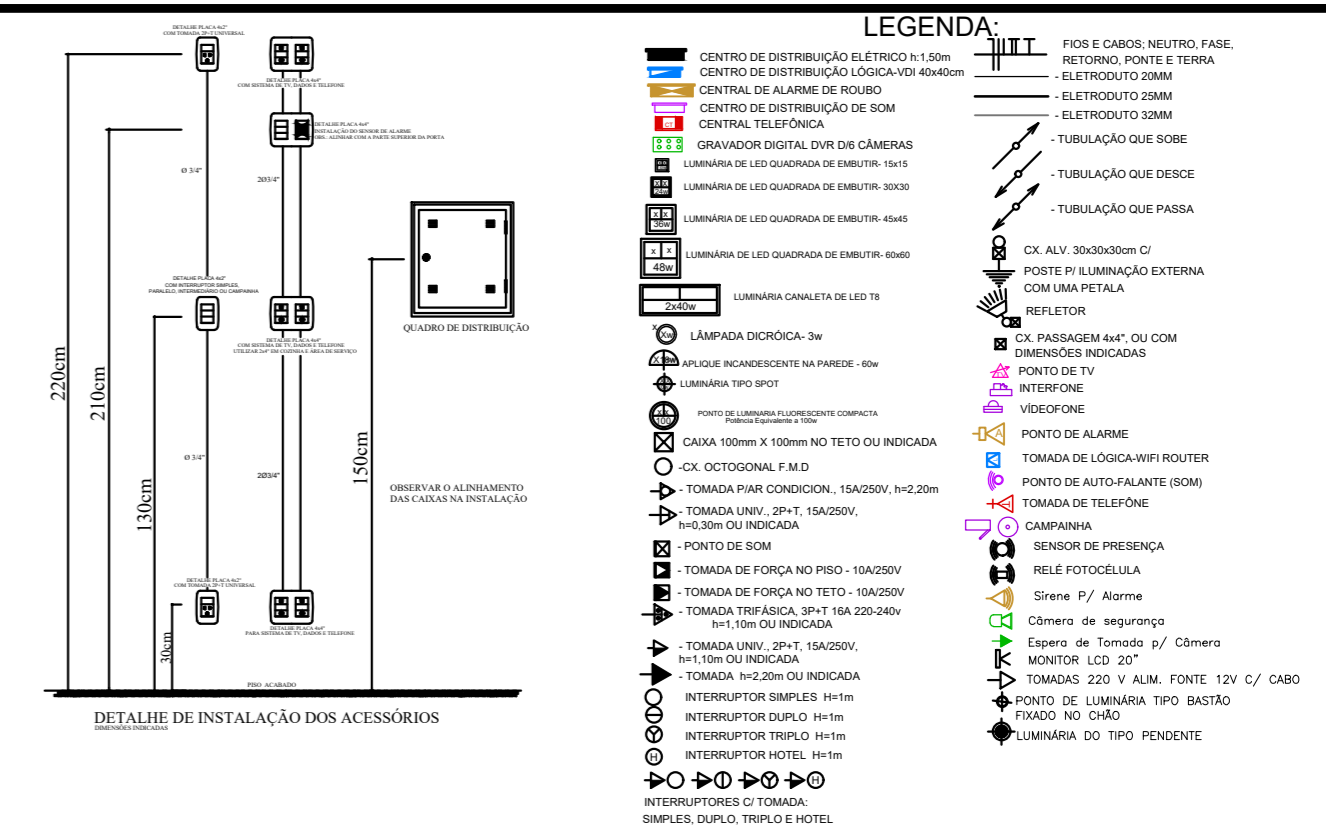

OBSERVAÇÕES:

REVISÃO	DATA	NATUREZA	ELABORAÇÃO	VERIFICAÇÃO	APROVAÇÃO

PREFEITURA MUNICIPAL DE FREDERICO WESTPHALEN
 RUA JOSÉ CAÑELLAS, 258 - CENTRO - CEP 98400-000
 FONE: (55) 3744 5050 / FAX (55) 3744 3887
 FREDERICOWESTPAHLEN@FREDERICOWESTPHALEN.COM.BR

PREFEITURA MUNICIPAL:
JOSÉ ALBERTO PANOSSO
 PREFEITO MUNICIPAL

RESPONSÁVEL TÉCNICO:
JARDEL FELIPE KONZEN
 CREA/RS: 233.385

PROJETO	REFORMA DE EDIFÍCIO MUNICIPAL				
ASSUNTO	ELÉTRICO: PLANTA BAIXA PAV. TÉRREO/ LEGENDA / DETALHES				
LOCAL	PARQUE MUNICIPAL ARCÂNGELO BUSATTO - LINHA FAGUENSE - ZONA RURAL - FREDERICO WESTPHALEN - RS				
ESCALA: INDICADA	DATA: JANEIRO/2022	DESENHO	ENGº JARDEL F. KONZEN	FRANCHA:	
		REVISÃO	ENGº RENATO PIZZATO FERRARI CREA RS 087041	03/03	

OBSERVAÇÃO: TODAS E QUALQUER DÚVIDAS NA INTERPRETAÇÃO DESTA PLANILHA, DEVEM SER SOLICITADAS AOS AUTORES. NÃO SERÃO ACEITAS EXECUÇÕES EM DESACORDO COM O PROJETO GRÁFICO DESTA PLANILHA SEM A DEVIDA AUTORIZAÇÃO.

06 PLANTA BAIXA PAV. TÉRREO-ELÉTRICO
Escala 1/75