




PLANTA BAIXA PPCI

LEGENDA:

- EXTINTOR DE PÓ QUÍMICO ABC
- BLOCO AUTÔNOMO DE ILUMINAÇÃO DE EMERGÊNCIA - ALTURA ENTRE 2,30m e 3,00m.
- PONTO DE ILUMINAÇÃO DE EMERGÊNCIA TIPO ACLARAMENTO - ALTURA ENTRE 2,30m e 3,00m.
- SAÍDA LUMINÁRIA DE SINALIZAÇÃO DE SAÍDA - BLOCO AUTÔNOMO H=2,4m - 3,00m.
- PLACA DE SINALIZAÇÃO
- INDICAÇÃO ROTA DE SAÍDA
- PLACA DE SINALIZAÇÃO DA SAÍDA DE EMERGÊNCIA
- PLACA DE PROIBIDO FUMAR

SINALIZAÇÃO	CÓDIGO	DIMENSÕES MÍNIMAS (mm)	DESCRIÇÃO
	P1	150	PROIBIDO FUMAR
	S12	300x150	SAÍDA DE EMERGÊNCIA
	E5	150x150	EXTINTOR DE INCÊNDIO

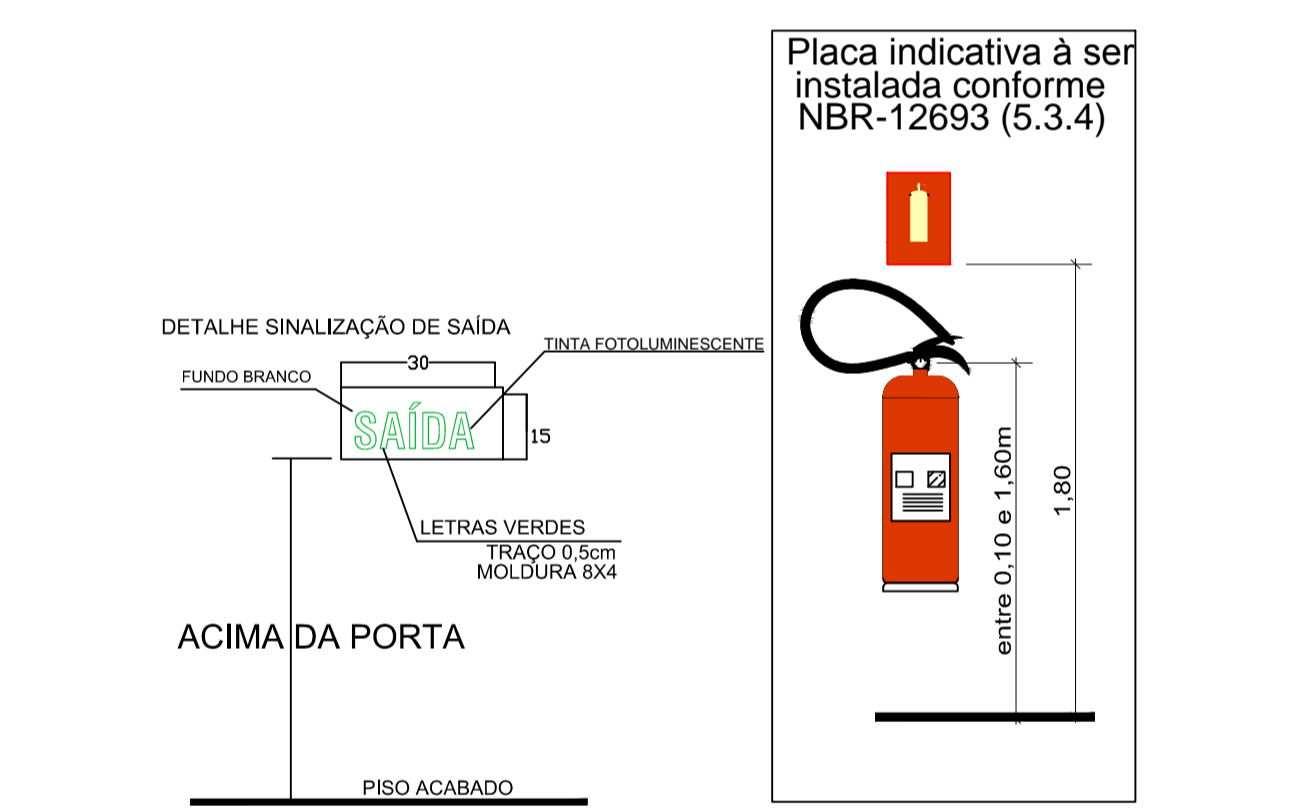

FREDERICO WESTPHALEN
Atitudes de hoje, futuro de todos

PREFEITURA MUNICIPAL DE FREDERICO WESTPHALEN
RUA JOSÉ CAÑELLAS, 25B - CENTRO - CEP 98400-000
FREDERICO WESTPHALEN - RS
FONE: (51) 3744 5050 / FAX (51) 3744 3887
FREDERICOWESTPAHELN@FREDERICOWESTPHALEN.COM.BR

PREFEITURA MUNICIPAL: ROBERTO FELIN JUNIOR PREFEITO MUNICIPAL - CPF 830.211.400-68	
RESPONSÁVEL EM COORDENAÇÃO E PLANEJAMENTO: DIEGO BERTOLETTI DA ROCHA CPF 975.120.950-15	RESPONSÁVEL TÉCNICO: ANDERSON ZANATO CAU-AB1148-3
RESPONSÁVEL TÉCNICO: FABIO JULIANO VANZIN CREA 124689	RESPONSÁVEL TÉCNICO: JULIANO SCHNEIDER CREA RS 136904
RESPONSÁVEL TÉCNICO: PATRICIA BECHTEL CAU-AB1172-3	RESPONSÁVEL TÉCNICO: RENATO RIZZINATO FERRARI CAU-AB1172-3
PROJETO	CENTRO DE EVENTOS
ASSUNTO	PLANTA BAIXA - PPCI
LOCAL	BR 386 - CAMPEIRA
DESENHO	PATRICIA
REVISÃO	DIEGO

ESCALA: 1/100 DATA: OUTUBRO 2016

OBSERVAÇÃO: TODAS AS QUANTIDADES E QUANTIDADES DE MATERIAIS DEVEM SER SOLICITADAS AOS AUTORES. NÃO SERÃO ACEITAS EXECUÇÕES EM DESACORDO COM O PROJETO GRÁFICO DESTA PRANCHA SEM A DEVIDA AUTORIZAÇÃO.

PRANCHA: 01/02 ARQ - A1