



## DETALHE 01


Cercamento com gradil - playground  
Escala: 1/50

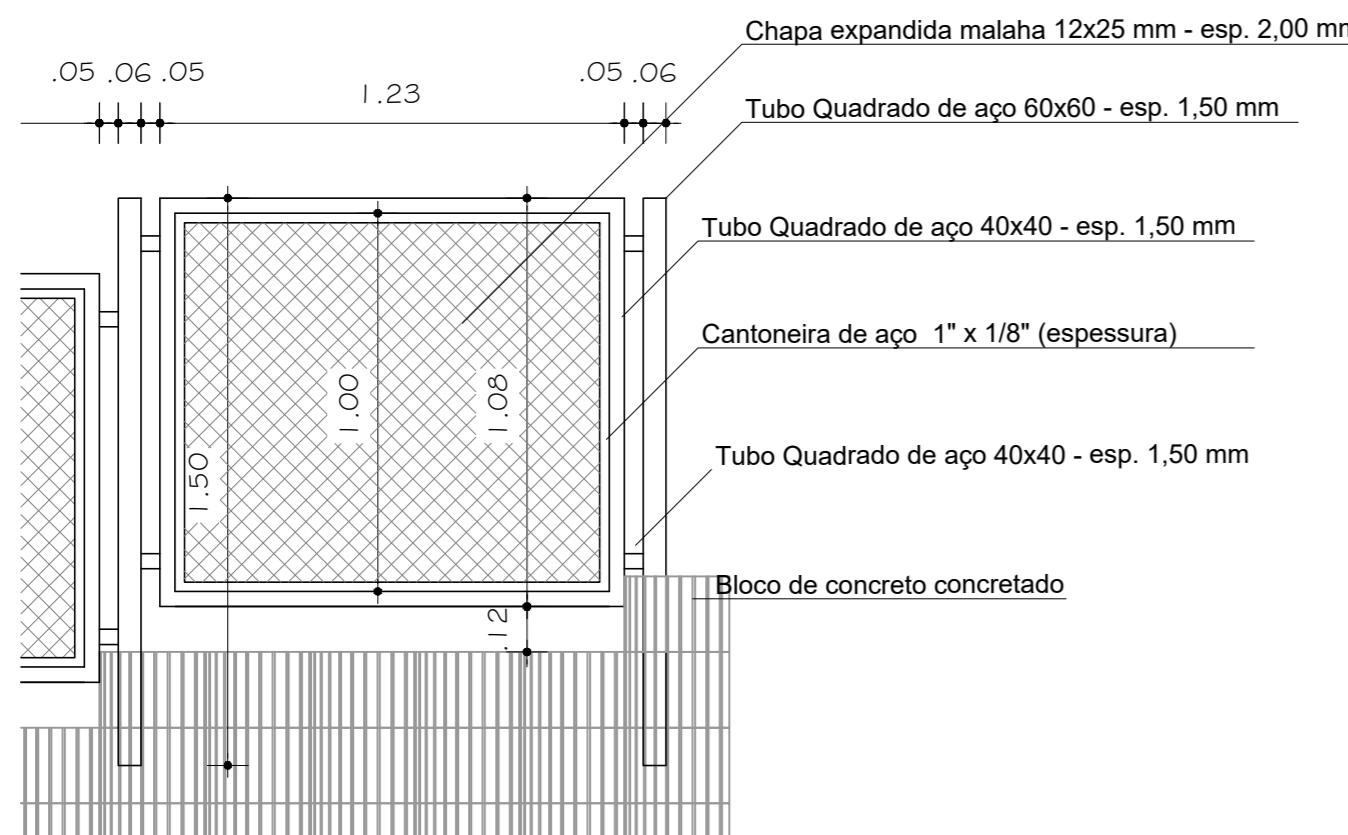

DETALHE 01  
Escala: 1/20

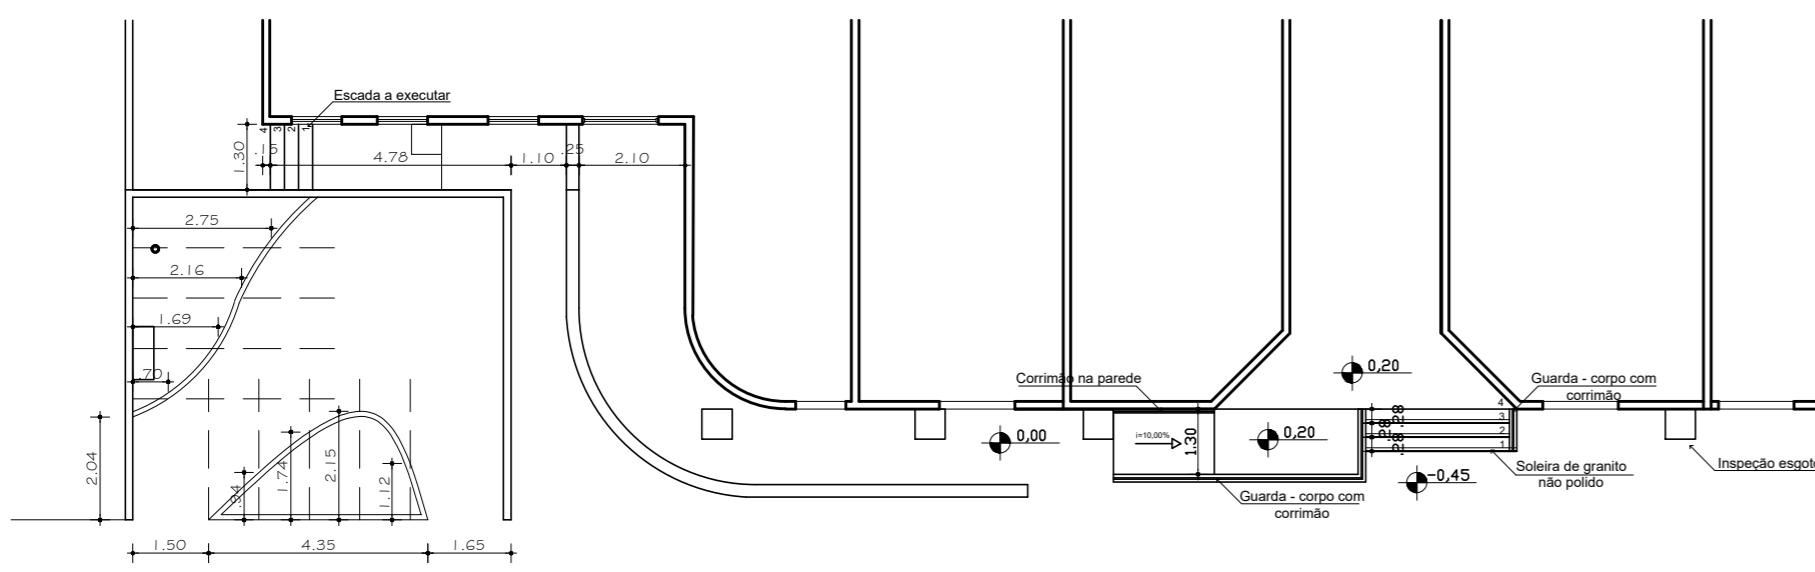

RUA PAULINA STREIT

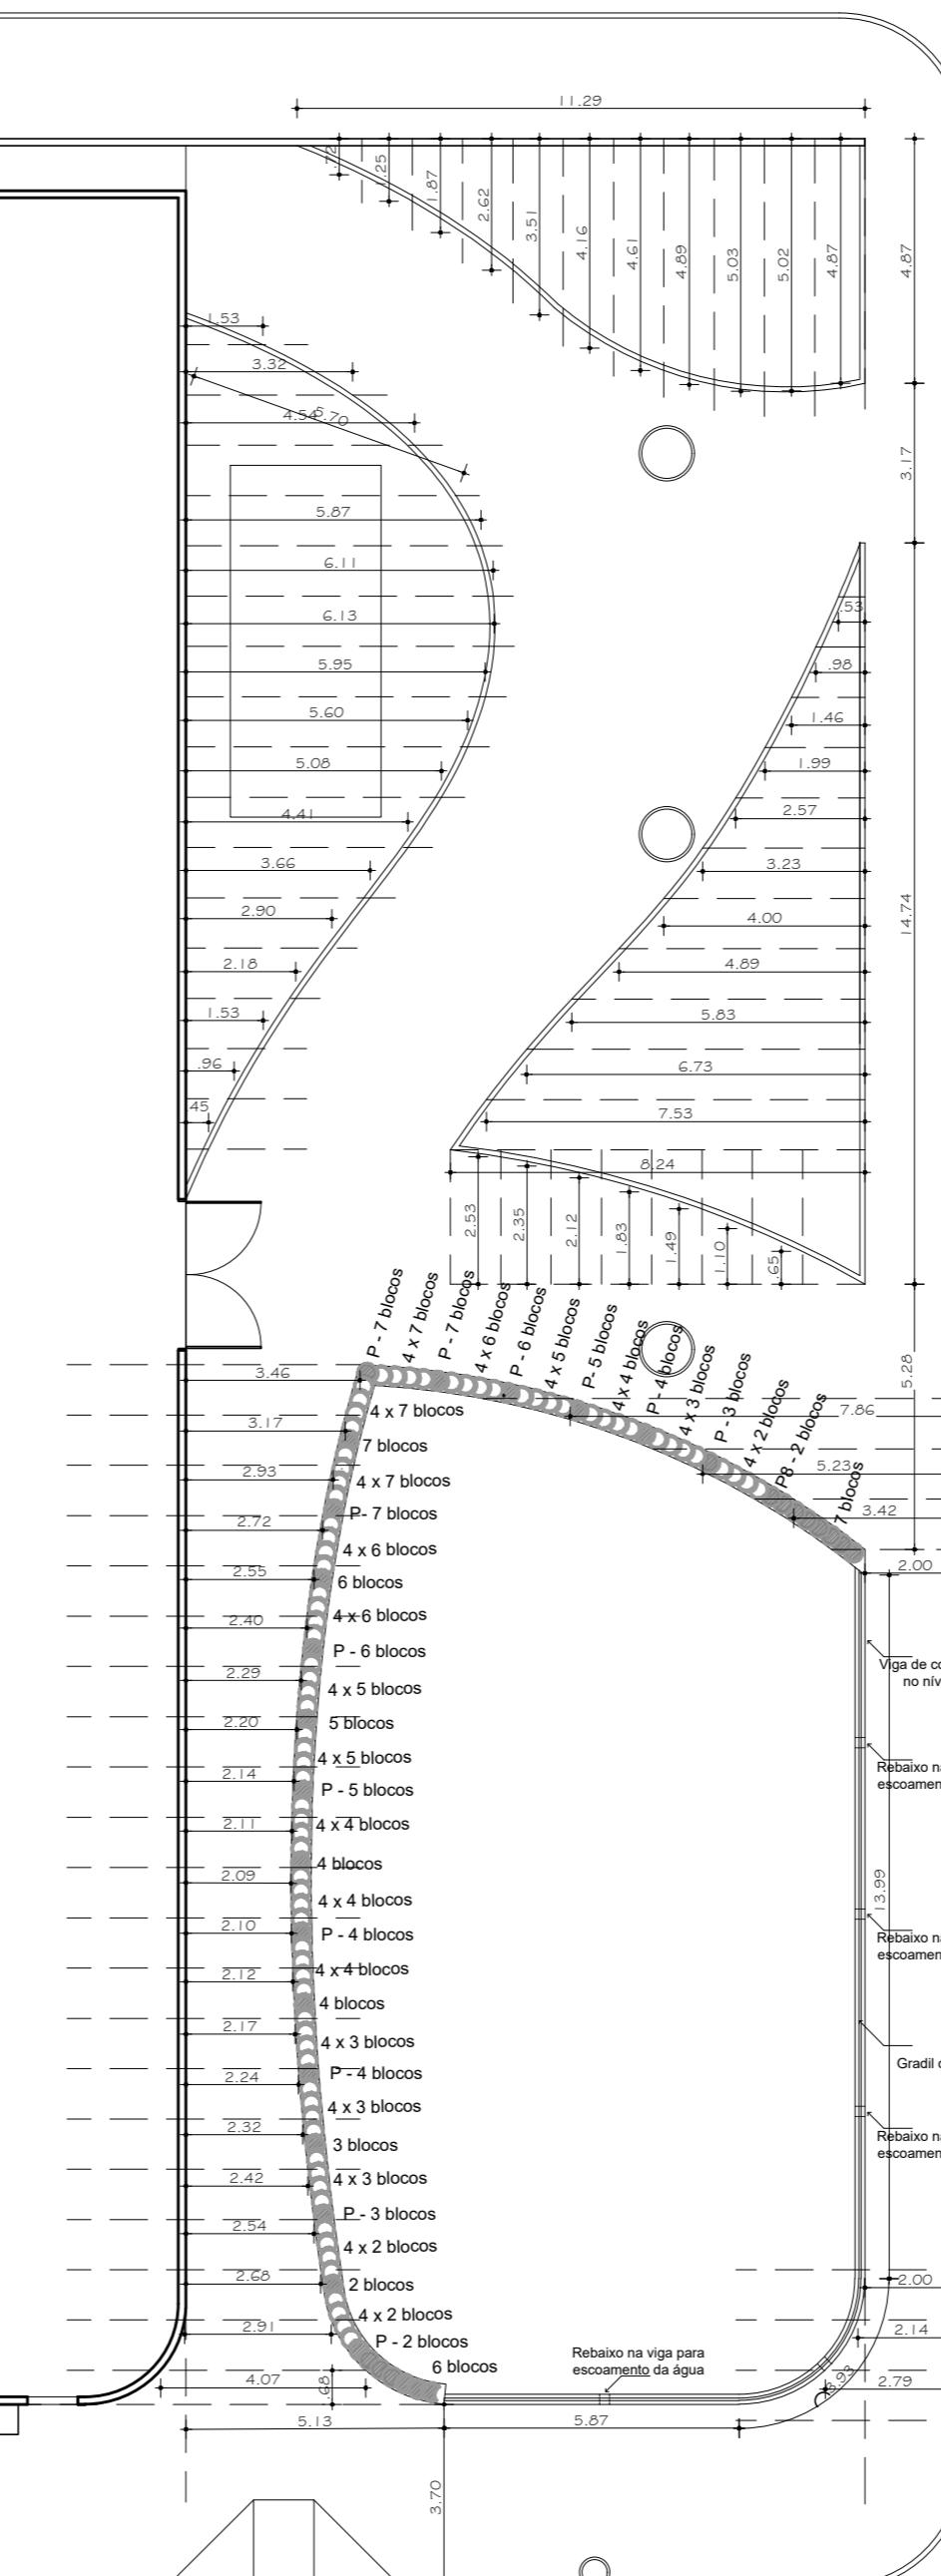

PROJETO ARQUITETÔNICO  
Escala: 1/150

# MUNICÍPIO DE IBIRUBÁ

## REVITALIZAÇÃO PRAÇA ASSIZÃO

LOCALIZAÇÃO : RUA PAULINA STREIT, N° 1247, BAIRRO PLANALTO


PROPRIETÁRIO  
AQUELINE BRIGNONI Assinado de forma digital por JAQUELINE  
WINSCH:93512872034 BRIGNONI WINSCH:93512872034  
Dados: 2025.11.11 16:08:47 03'00'  
MUNICÍPIO DE IBIRUBÁ

## PLANTA PROJETO ARQUITETÔNICO

TO \_\_\_\_\_ EXECU<sup>TO</sup>  
AHLEHT Assinado de forma digital por ROBERTA  
SUELLEN AHLEHT DURIGON 00009823010  
0823010 Dados: 2025.11.10 16:43:51 '03'00  
a Suelen Ahleht Durigon


HO —  
OUT 2025  
PRANC

1/4

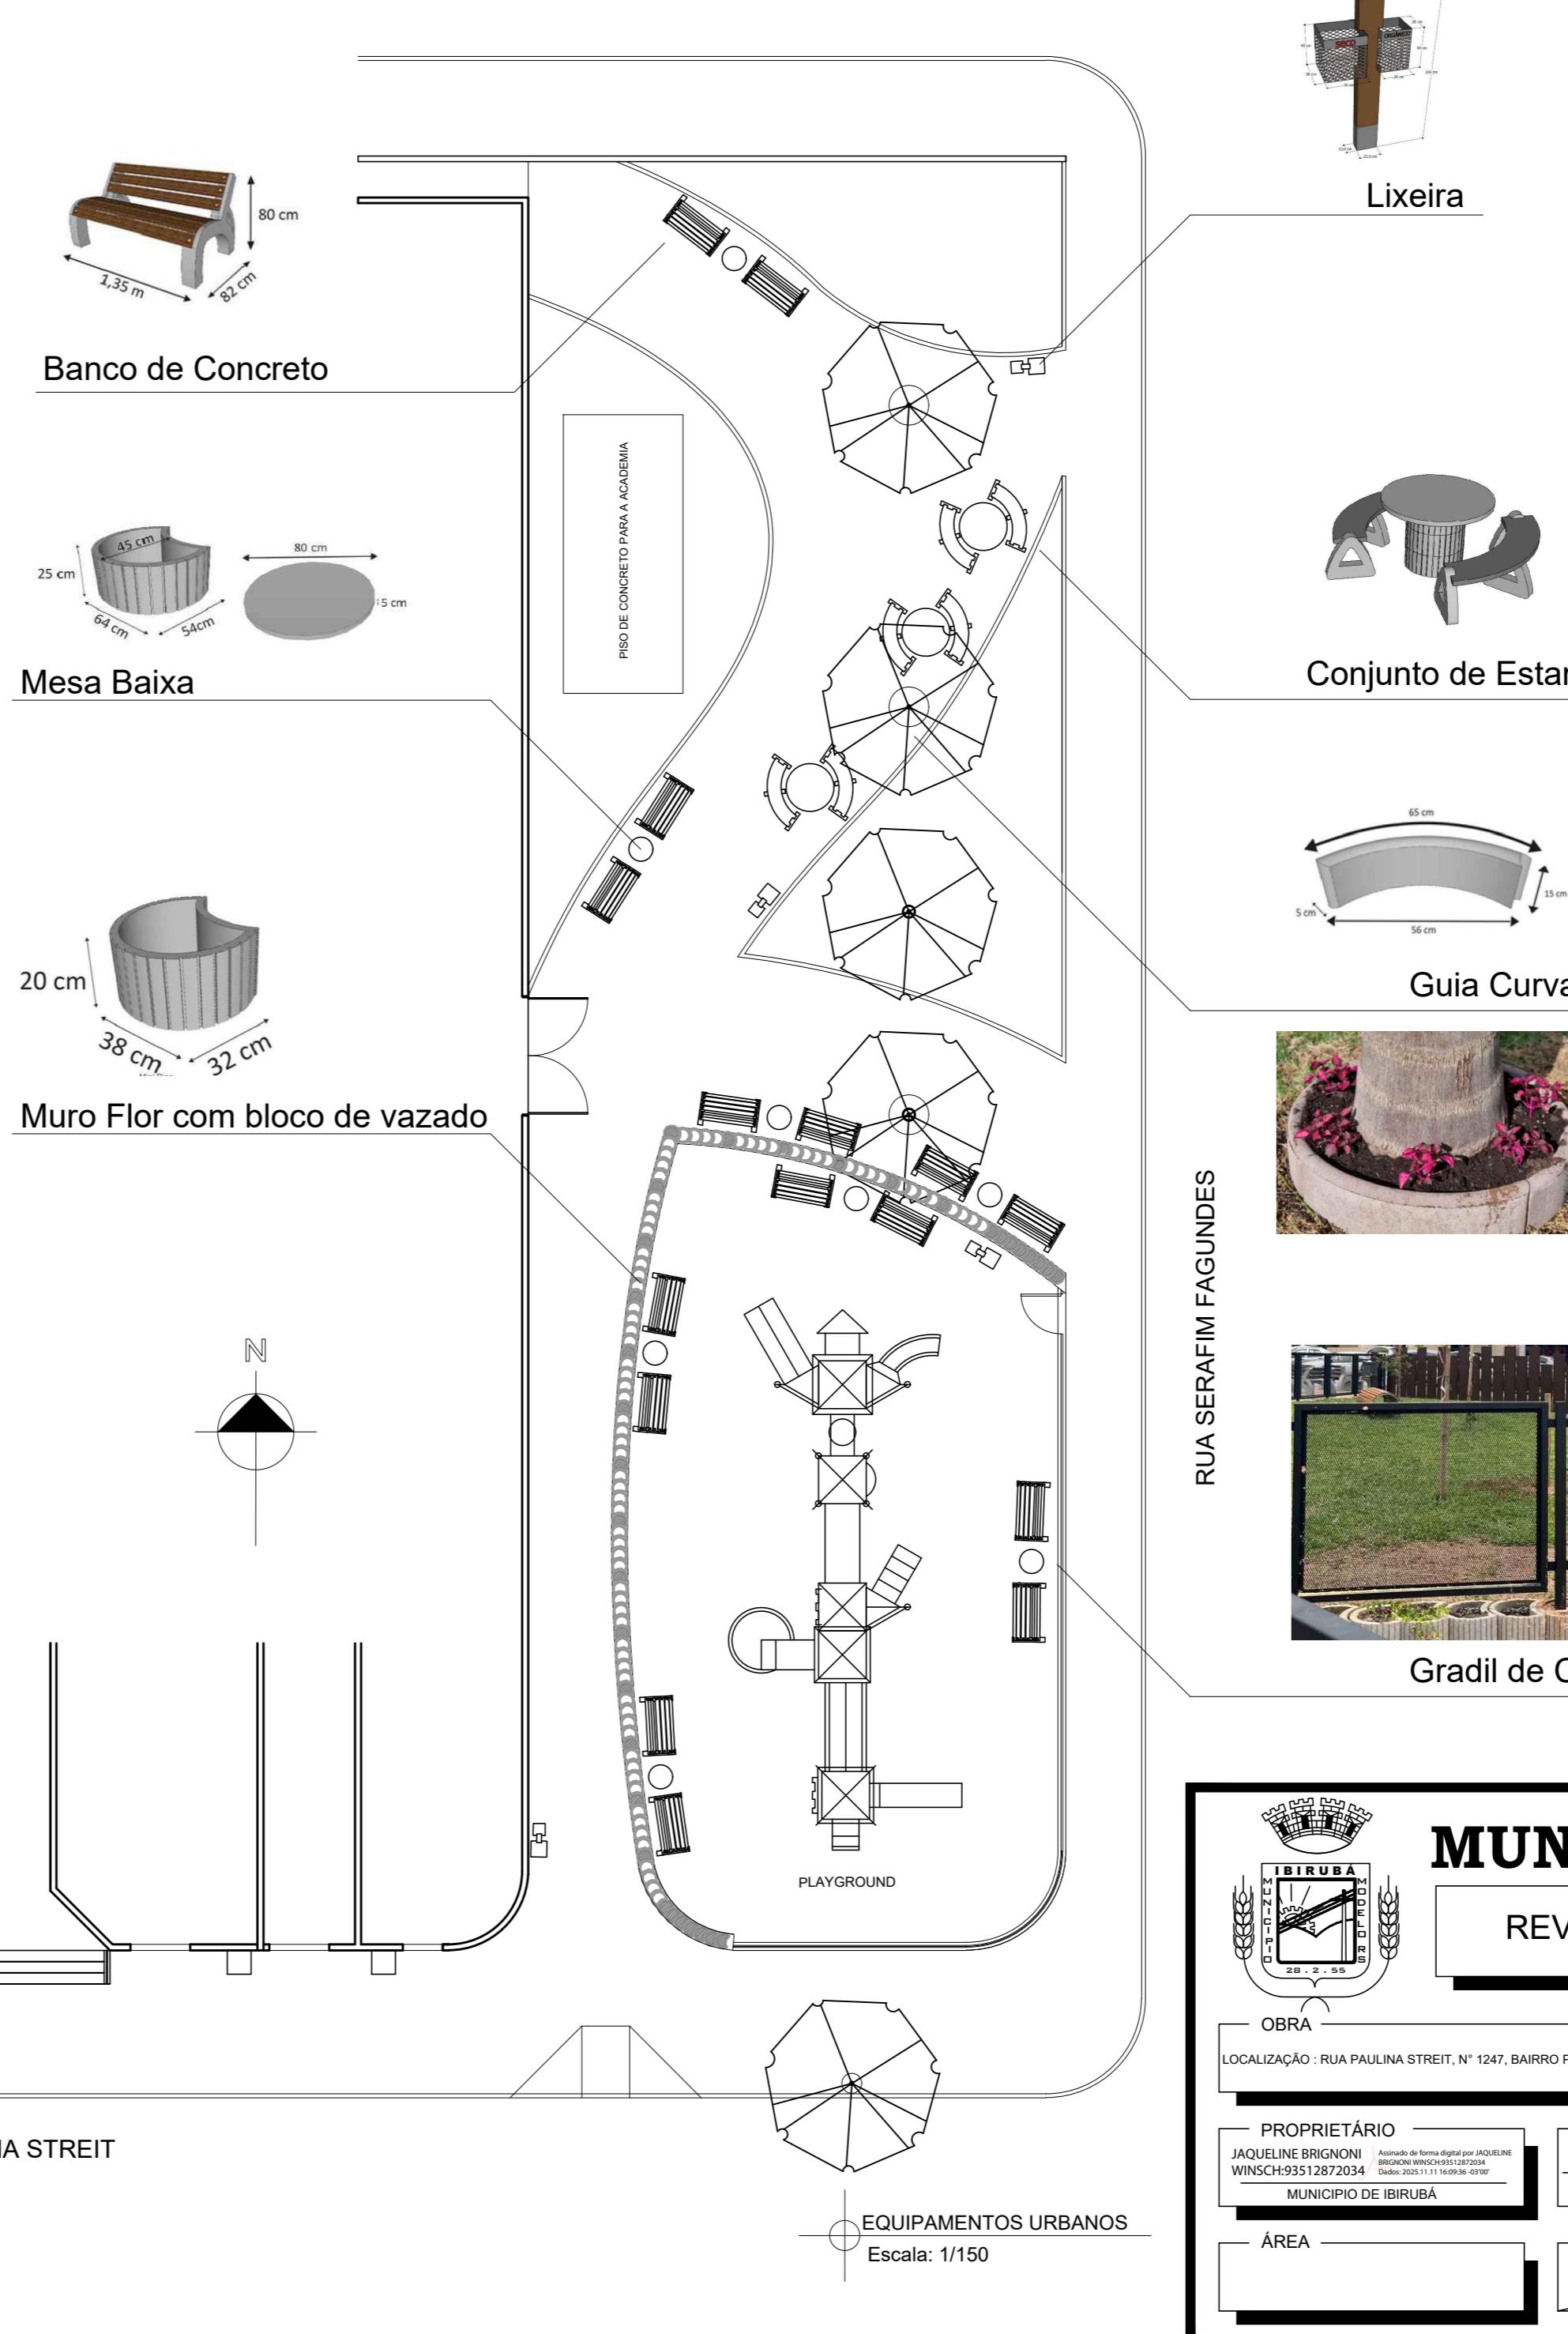

## MUNICÍPIO DE IBIRUBÁ

REVITALIZAÇÃO PRAÇA ASSIZÃO

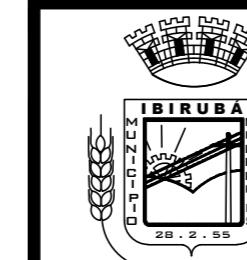

**OBRA**  
LOCALIZAÇÃO : RUA PAULINA STREIT, N° 1247, BAIRRO PLANALTO

**PLANTA**  
PLANTA DE LOCAÇÃO DOS EQUIPAMENTOS URBANOS

**PROPRIETÁRIO**  
JAQUELINE BRIGONI  
WINSCH:93512872034  
MUNICÍPIO DE IBIRUBÁ

**PROJETO**  
ROBERTA SUELLEN AHLERT  
DUURIGON:00090023010  
Roberta Suelen Ahlert Durigon  
Arquiteta e Urbanista CAU A 46849-5

**EXECUÇÃO**  
DESENHO  
OUT 2025

**ÁREA**

**DESENHO**

**PRANCHA**

## LEGENDA

Espécies para canteiros

1. Lantana Mondevidensis Amarela



2 - Alternanthera dentata




3 - Sálvia Farinácea / Sálvia splendens



4 - Lisimáquia



5 - Margarida caipira / Cinerária prateada

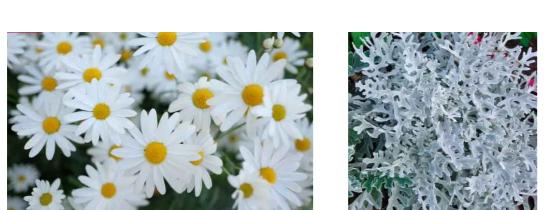

Espécies para floreiras nos blocos



1 - Vinca Major Variegata / Abutilon Prostratus

Paginação do piso calçada externa

Bloco de concreto intertravado -  
20x20x5 cm - cor natural cinza






Demais revestimentos

Grama sintética

Canteiros de flores

Grama Esmeralda

Podocarpus - Trecho "C"

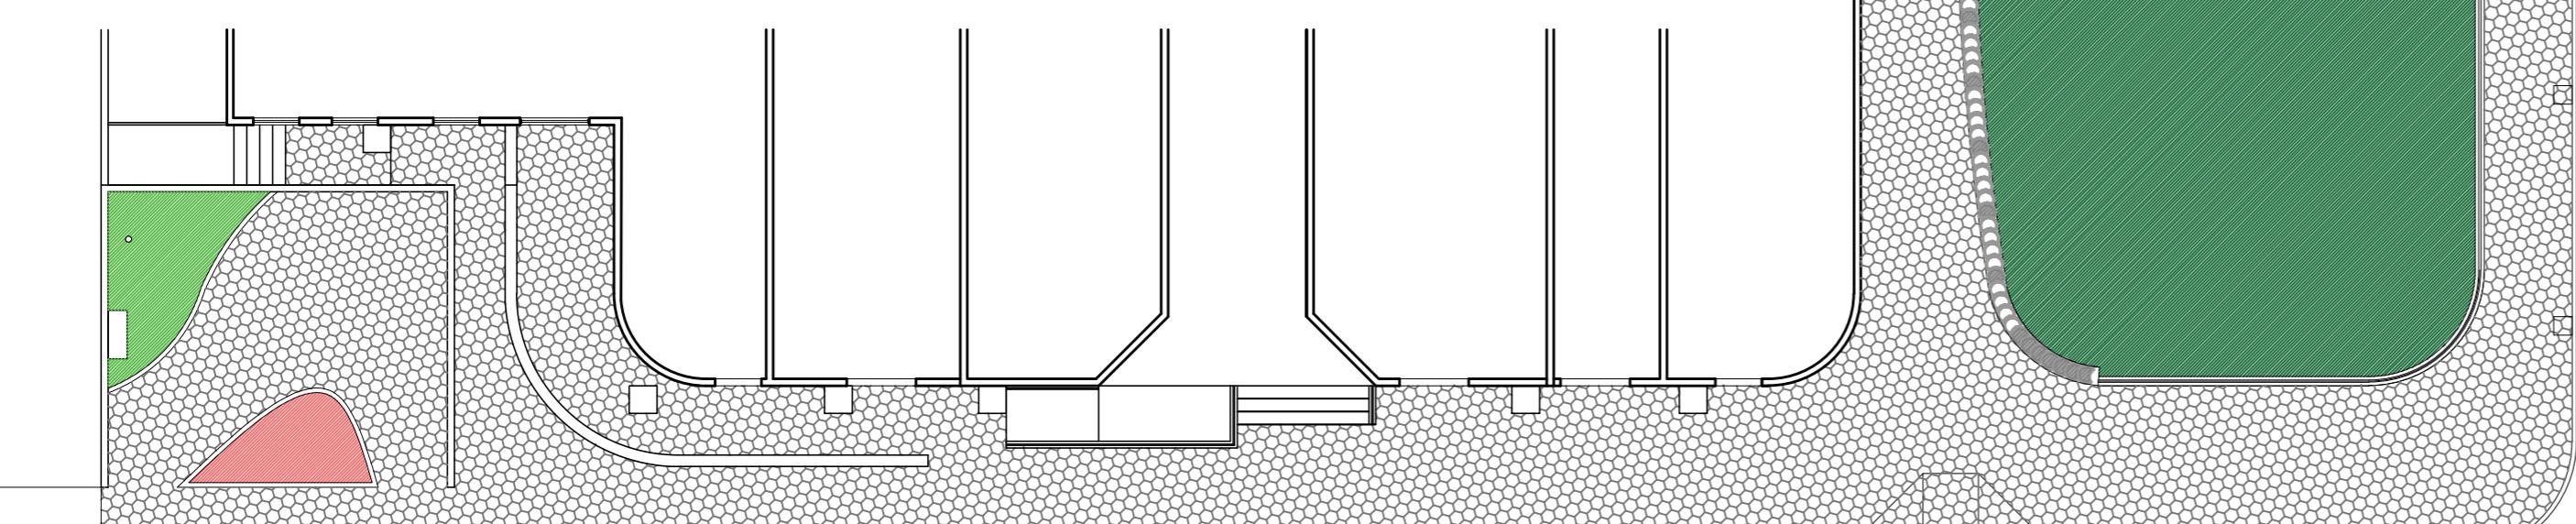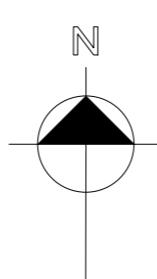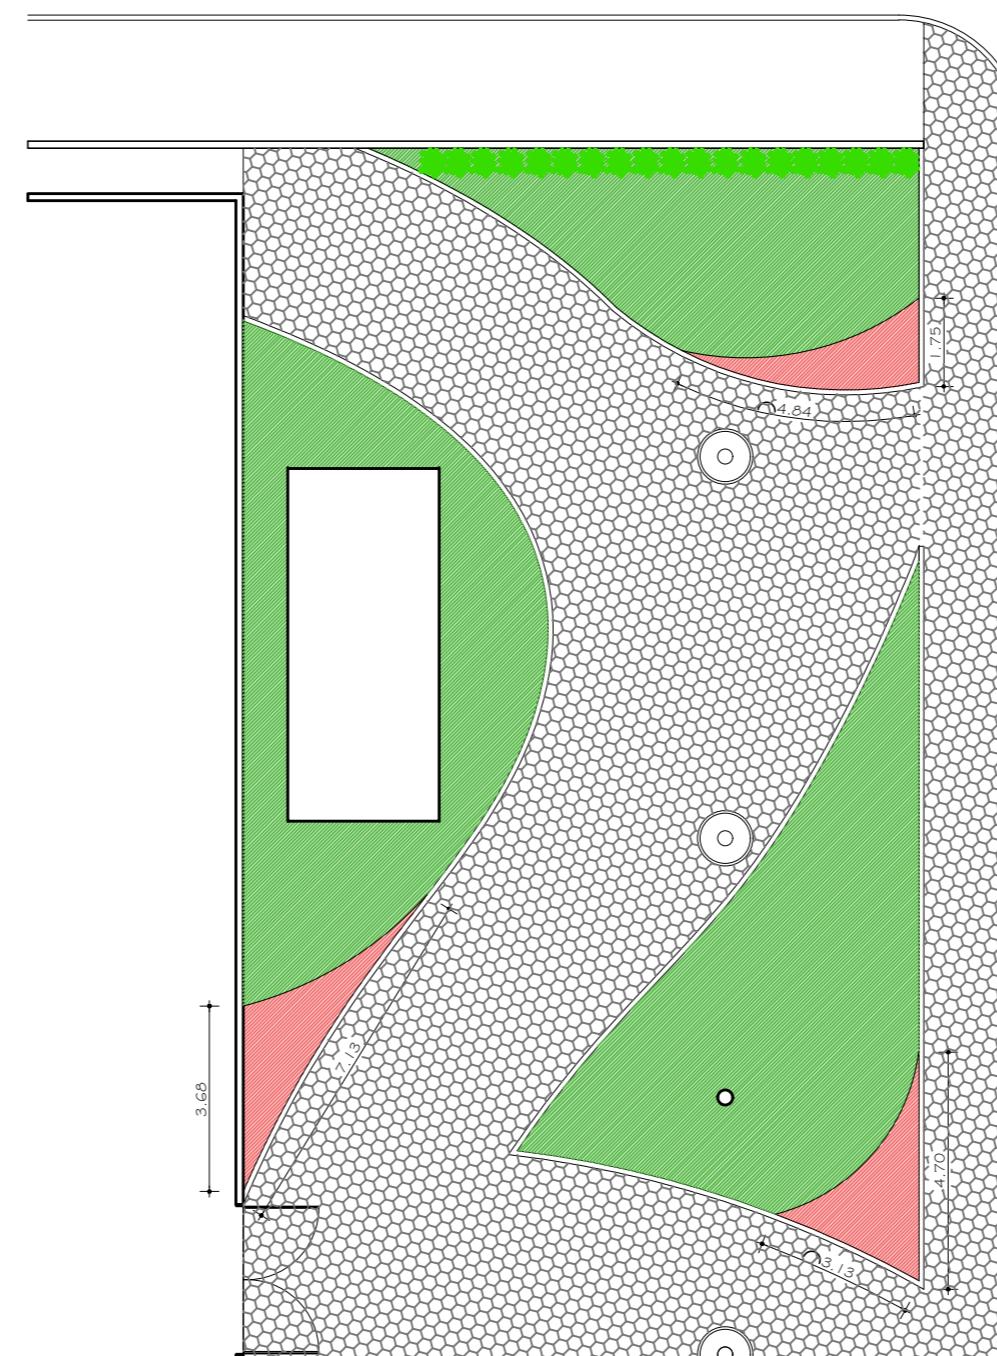

RUA PAULINA STREIT

PAGINAÇÃO DE PISOS E CANTEIROS

Escala: 1/150



## MUNICÍPIO DE IBIRUBÁ

REVITALIZAÇÃO PRAÇA ASSIZÃO



OBRA  
LOCALIZAÇÃO : RUA PAULINA STREIT, N° 1247, BAIRRO PLANALTO

PLANTA  
PLANTA DE PAGINAÇÃO PISOS E CANTEIROS

PROPRIETÁRIO  
JAQUELINE BRIGNONI  
WINSCH:93512872034  
MUNICÍPIO DE IBIRUBÁ

PROJETO  
ROBERTA SUELLEN AHLERT DURIGON  
WINSCH:000990823010  
Roberta Suelen Ahlert Durigon  
Arquiteta e Urbanista CAU A 46849-5

ÁREA

DESENHO  
OUT 2025



PRANCHA

3/4


QUADRO DE CARGAS						
CIRCUITO	ILUMINAÇÃO	POTÊNCIA [W]	ACIONAMENTO	TENSÃO [V]	CORRENTE [A]	BITOLA DO FIO [mm <sup>2</sup> ]
1	●	60W				
1	21 un	1260	Comando 1x30A	220	5,72	4mm <sup>2</sup>
<b>TOTAL</b>		<b>21 un</b>			<b>5,72</b>	<b>--</b>

SÍMBOLO	DESCRIÇÃO
●	Poste ornamental curvo simples em tubo de aço, 3m de altura, haste central diâmetro Ø76,2mm com espessura da parede de 2mm, adorno de fechamento superior em alumínio, com braço ornamental tipo "virado" diâmetro Ø48mm com projeção de 400mm, com base de fixação (capata) quadrada de espessura 6,35mm, galvanizado à fogo, com pintura eletrostática a pó cor preto texturizado aplicado em todo o conjunto. Luminária ornamental pendente em alumínio, com difusor de proteção de 12° (cúpula em formato arredondado) em policarbonato prismatizado, acabamento superior com pináculo decorativo e encaixe para diâmetros de até Ø48mm, pintura eletrostática a pó cor preto texturizado, dimensão de 440x570mm, equipada com LED, potência nominal de 60W (tolerância ±5%), fluxo luminoso de 6.300 lumens, eficiência luminosa de 105 lm/W, ângulo de abertura simétrico controlado de 140° graus, expectativa de vida útil de 50.000h (LED com certificação LM80), temperatura de cor correlata (TCC) de 6.000K, multivoltagem de 100V a 240V, fator de potência de 0,96, com Dispositivo de Proteção contra Surtos (DPS) externo ao driver, classe II/III, 15kA/15kV, com terminal de aterramento, 03 conectores de engate rápido e garantia de 02 anos contra defeitos de fabricação.
■	Quadro de comando automático 1x30A, em caixa metálica, com disjuntor de proteção 30A, acionado por fotocélula 1000W.
■	Caixa de passagem em alvenaria 300x300x300mm.
—	Tubulação PVC Ø3/4".
Obs.:	Bitola da fiação conforme quadro de cargas. Alimentação do poste da base até a luminária com cabo PP 3x0,5mm <sup>2</sup> . Demais informações conforme memorial descritivo.


DIAGRAMA UNIFILAR

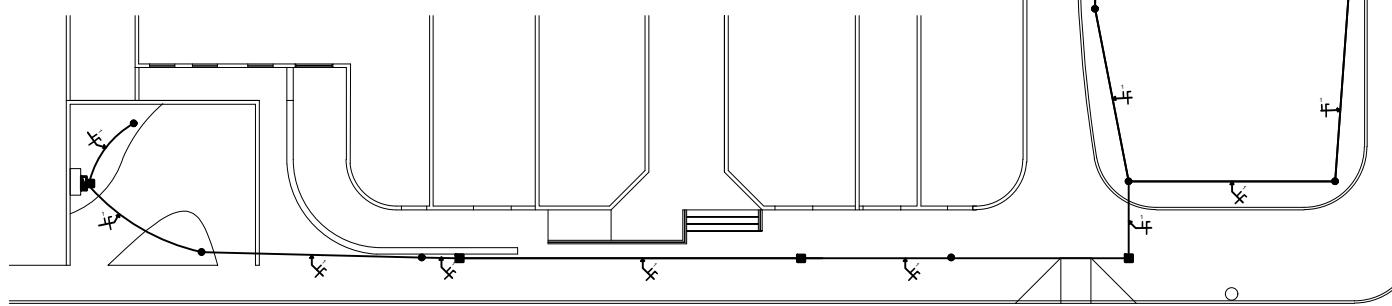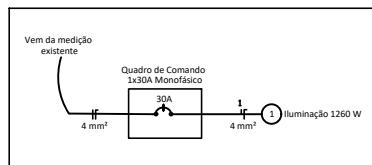

RUA PAULINA STREIT

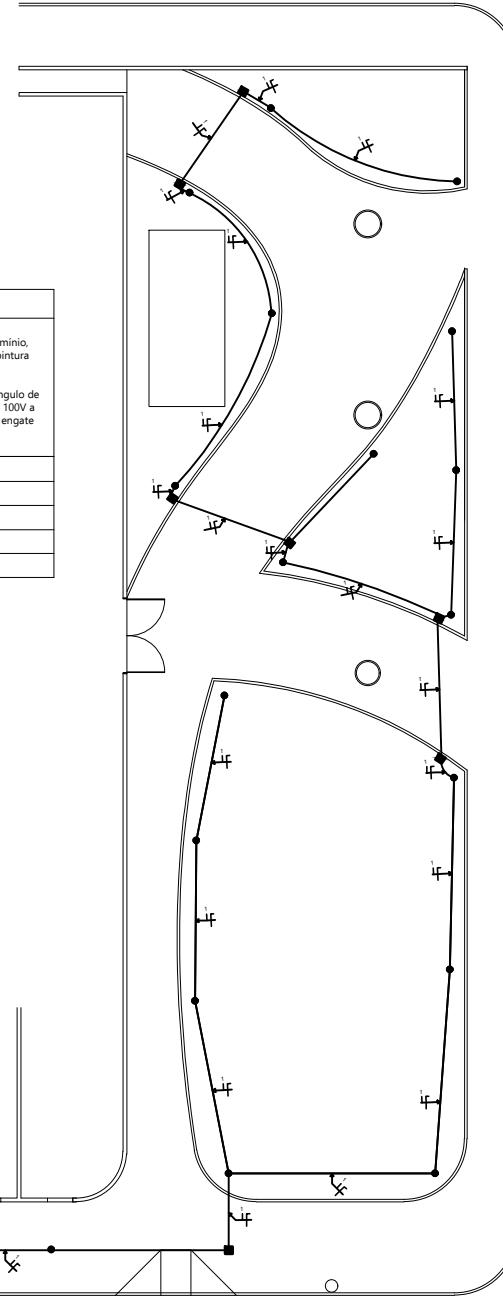

PROJETO ELÉTRICO  
Escala: 1/150

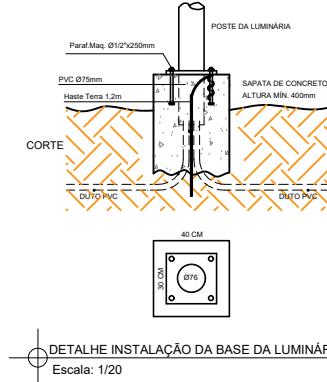

RUA SERAFIM FAGUNDES

## MUNICÍPIO DE IBIRUBÁ

### REVITALIZAÇÃO PRAÇA ASSIZÃO



OBRA

LOCALIZAÇÃO : RUA PAULINA STREIT, N° 1247, BAIRRO PLANALTO

PLANTA

PROJETO ELÉTRICO

PROPRIETÁRIO

JAQUELINE BRIGONI  
VINCH3512872034

MUNICÍPIO DE IBIRUBÁ

PROJETO

ROBERTA SUELEN AHLEST  
DURIGON/00000823010

Arquiteta Suelen Ahlen Durigon  
Arquiteta e Urbanista CAA-46849-5

EXECUÇÃO

ÁREA

DESENHO

PRANCHA