



ESTADO DO RIO GRANDE DO SUL
SECRETARIA DE SEGURANÇA PÚBLICA
BRIGADA MILITAR - CCB - 12º CRB
Corpo de Bombeiros de Ibirubá
SEÇÃO DE PREVENÇÃO DE INCÊNDIO
Fone: (54) 3324-1312

ALVARÁ DE PREVENÇÃO E PROTEÇÃO CONTRA INCÊNDIOS - APPCI Nº 999

Certificamos que a prevenção e proteção contra incêndios da edificação/área de risco de incêndio de
CENTRO DE ACOLHIMENTO

PSPCI Nº: 3986 / 1

RAZÃO SOCIAL: MUNICÍPIO DE IBIRUBÁ

NOME FANTASIA: CENTRO DE ACOLHIMENTO

ENDEREÇO: CARLOS PRANKE

Nº: 0 - CENTRO DE ACOLHIMENTO

BAIRRO: HERMANI

LOTAÇÃO MÁXIMA: 29

CARGA DE INCÊNDIO: II - Acima de 300 até 1.200 - Risco Médio

OCUPAÇÕES: B1 - Hotel e assemelhado

Nº DE PAVIMENTOS ACIMA DO SOLO: 1

Nº DE PAVIMENTOS SUBSOLO: 0

ÁREA CONSTRUIDA: 434.34

ALTURA ASCENDENTE: 0.00

ALTURA DESCENDENTE: 0.00

MUNICÍPIO: IBIRUBÁ



Está em conformidade com a Legislação Vigente.

Observações:

- A emissão de APPCI para edificações enquadradas no PSPCI dispensa a vistoria ordinária, observados os requisitos estabelecidos em RTCBMRS, conforme parágrafo 7º do Art. 21 da Lei Complementar nº14.376 de 26/12/2013.

O presente Alvará tem validade 29/03/2028

Este alvará não autoriza a ocupação/uso do imóvel sem o devido licenciamento junto a Prefeitura Municipal.

Importante: A retirada ou substituição indevida das medidas de segurança, prevenção e proteção contra incêndio indicadas no PSPCI, bem como alteração, aumento de área ou mudança de ocupação da edificação ou área de risco de incêndio acarretará no CANCELAMENTO automático do presente alvará.

Este documento previsto na legislação foi gerado eletronicamente e pode ter a autenticidade validada pela chave de acesso abaixo, através do menu Consulta no endereço <http://sisbom.cbm.rs.gov.br/msci/> ou por meio do QRCode disposto acima. -
Código de validação: 798947-00061-26009064

Qualquer rasura ou emenda invalidará este documento.



Tipo: PRESTAÇÃO DE SERVIÇO	Participação Técnica: INDIVIDUAL/PRINCIPAL
Convênio: NÃO É CONVÊNIO	Motivo: NORMAL

Contratado
Carteira: RS193952 Profissional: VINICIUS CANOVA E-mail: vinicius.canovapocos@gmail.com
RNP: 2211942270 Título: Engenheiro de Produção - Mecânica
Empresa: NENHUMA EMPRESA Nr.Reg.:

Contratante
Nome: MUNICÍPIO DE IBIRUBÁ E-mail:
Endereço: RUA TIRADENTES 700 PREFEITURA Telefone: 3324 8500 CPF/CNPJ: 87564381000110
Cidade: IBIRUBÁ Bairro.: CENTRO CEP: 98200000 UF: RS


Identificação da Obra/Serviço
Proprietário: MUNICÍPIO DE IBIRUBÁ
Endereço da Obra/Serviço: Rua CARLOS PRANKE CENTRO DE ACOLHIMENTO CPF/CNPJ: 87564381000110
Cidade: IBIRUBÁ Bairro: HERMANY CEP: 98200000 UF: RS
Finalidade: OUTRAS FINALIDADES Vlr Contrato(R\$): 1,00 Honorários(R\$): 150,00
Data Início: 13/03/2023 Prev.Fim: 13/03/2024 Ent.Classe:

Atividade Técnica	Descrição da Obra/Serviço	Quantidade	Unid.
Projeto e Execução	PPCI - Plano de Prevenção e Proteção Contra Incêndio	434,34	M²


ART registrada (paga) no CREA-RS em 13/03/2023

<hr/> Local e Data	Declaro serem verdadeiras as informações acima <hr/> VINICIUS CANOVA Profissional	De acordo <hr/> MUNICÍPIO DE IBIRUBÁ Contratante
-----------------------	---	--

A AUTENTICIDADE DESTA ART PODE SER CONFIRMADA NO SITE DO CREA-RS, LINK SOCIEDADE - ART CONSULTA.

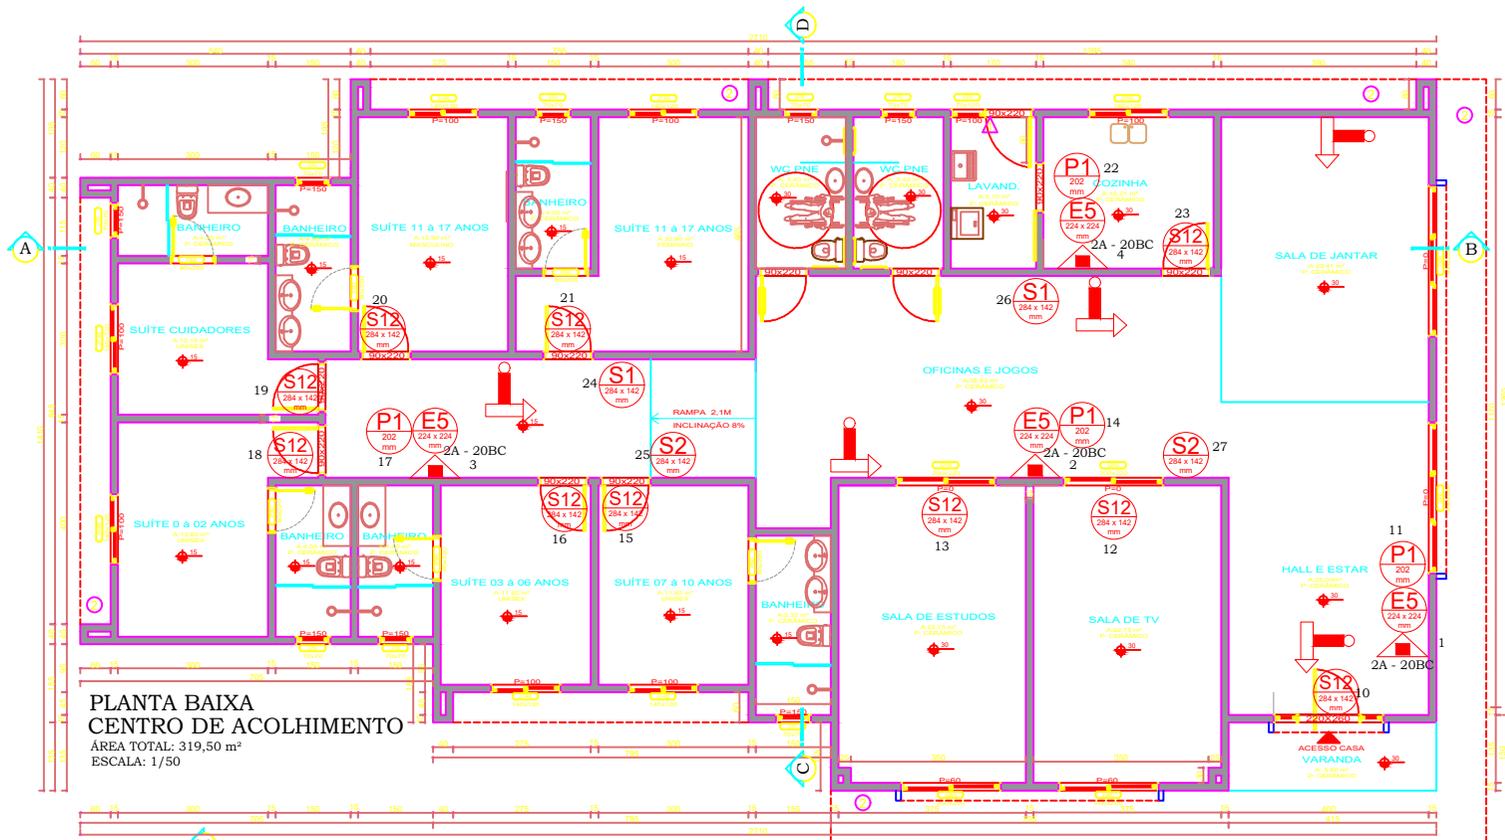

PLANTA BAIXA
CENTRO DE ACOLHIMENTO
 ÁREA TOTAL: 319,50 m²
 ESCALA: 1/50

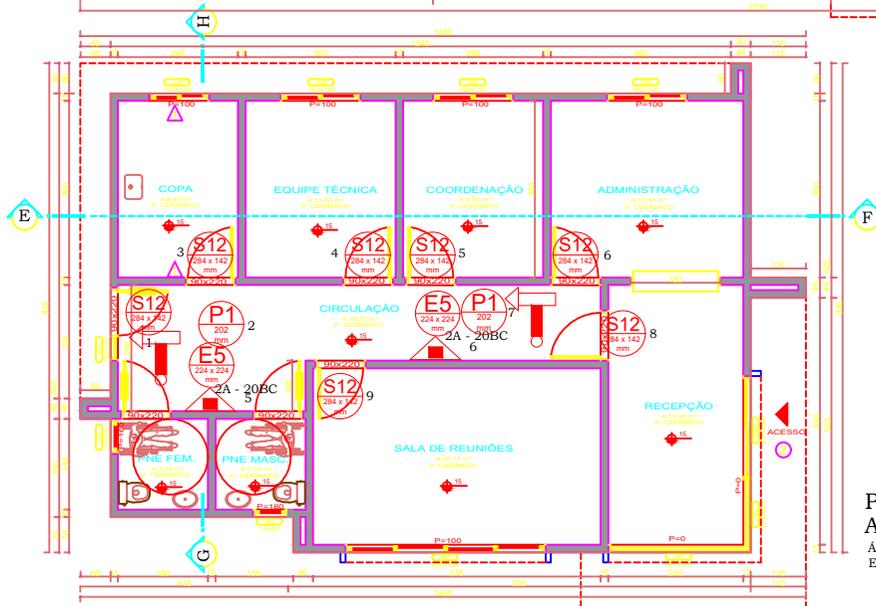

PLANTA BAIXA
ADMINISTRATIVO
 ÁREA TOTAL: 114,84 m²
 ESCALA: 1/50

LEGENDA

- PISOS**
- 1 PISO CERÂMICO - PLACA 60 X 60 CM
 - 2 PISO CERÂMICO - PLACA 60 X 60 CM
 - 3 PISO CONCRETO ALISADO
- PAREDES**
- ▲ PAREDE REBOCADA E PINTADA
 - ▲ REVESTIMENTO CERÂMICO ATÉ 1,50 M EM TODA EXTENSÃO DA PAREDE
 - ▲ REVESTIMENTO CERÂMICO ATÉ 1,50 M EM TODA EXTENSÃO DA PAREDE
- TETO**
- FORRO EM PVC
 - FORRO EM GESSO

Convenções (Resolução Técnica Nº 05 Parte 08 e RTC08MS Nº 12/2021)

	Extintor de incêndio portátil - Carga d'água pressurizada (AP)
	Extintor de incêndio portátil - Carga de pó químico seco BC (PQS)
	Extintor de incêndio portátil - Carga de pó químico seco ABC (PQS)
	Extintor de incêndio portátil - Carga de gás carbônico (CO2)
	Extintor de incêndio portátil - Carga de espuma mecânica (EM)
	Extintor de incêndio sobre rodas - Carga de pó químico seco BC (PQS)
	Extintor de incêndio sobre rodas - Carga de pó químico seco ABC (PQS)
	Extintor de incêndio sobre rodas - Carga de espuma mecânica (EM)
	Hidrantes e mangotinhos - Mangotinho
	Hidrantes e mangotinhos - Hidrante simples
	Hidrantes e mangotinhos - Hidrante duplo
	Hidrantes e mangotinhos - Dispositivo de recarga simples
	Hidrantes e mangotinhos - Reservatório de incêndio
	Alarme de incêndio - Central de detecção e alarme
	Alarme de incêndio - Acionador manual de alarme de incêndio
	Saída de emergência - Barra antipânico
	Saída de emergência - Porta corta-fogo
	Luminária de emergência 150 lumens
	Elementos corta-fogo - Elementos corta-fogo para isolamento de riscos
	Sinalização de proibição - Proibido fumar
	Sinalização de orientação e salvamento - Rota de fuga para a direita
	Sinalização de orientação e salvamento - Rota de fuga para a esquerda
	Sinalização de orientação e salvamento - Rota de fuga para frente
	Sinalização de orientação e salvamento - Rota de fuga na diagonal
	Sinalização de orientação e salvamento - Rota de fuga na diagonal
	Sinalização de orientação e salvamento - Rota de fuga na diagonal
	Sinalização de orientação e salvamento - Rota de fuga na diagonal
	Sinalização de orientação e salvamento - Rota de fuga em escadas de emergência
	Sinalização de orientação e salvamento - Rota de fuga em escadas de emergência
	Sinalização de orientação e salvamento - Rota de fuga em escadas de emergência
	Sinalização de orientação e salvamento - Rota de fuga em escadas de emergência
	Sinalização de orientação e salvamento - Rota de fuga em escadas de emergência
	Sinalização de orientação e salvamento - Saída final da edificação
	Sinalização de orientação e salvamento - Indicação do número do pavimento
	Sinalização de orientação e salvamento - Indicação de porta corta-fogo
	Sinalização de orientação e salvamento - Indicação de área de resgate
	Sinalização de equipamentos - Extintor de incêndio