


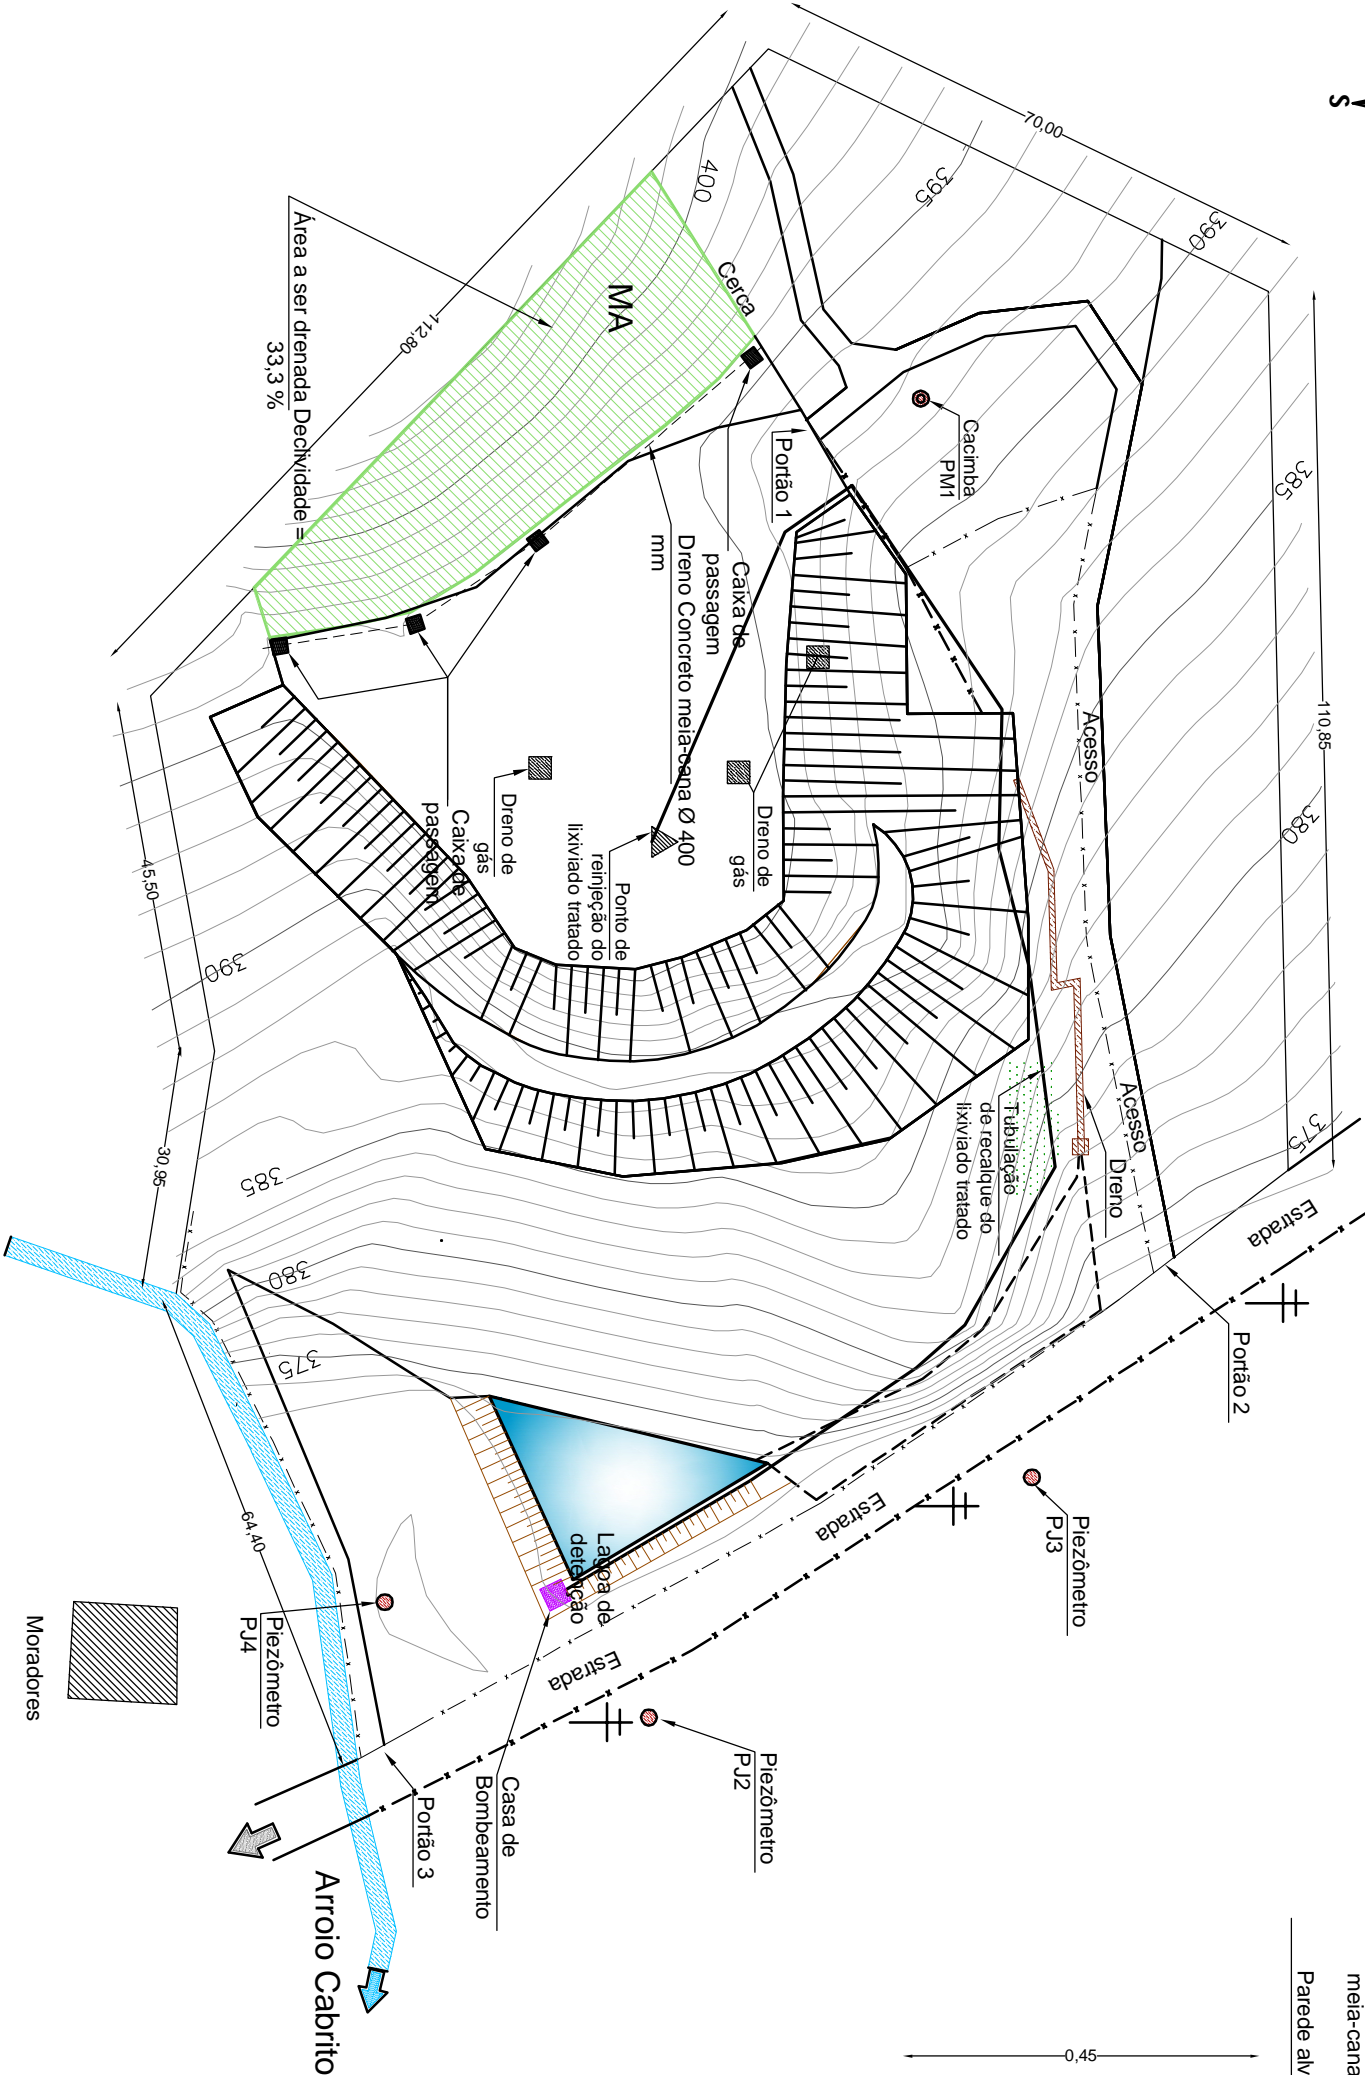



Planta baixa

Escala 1:1.000




Caixa de Passagem

Escala 1:1.100

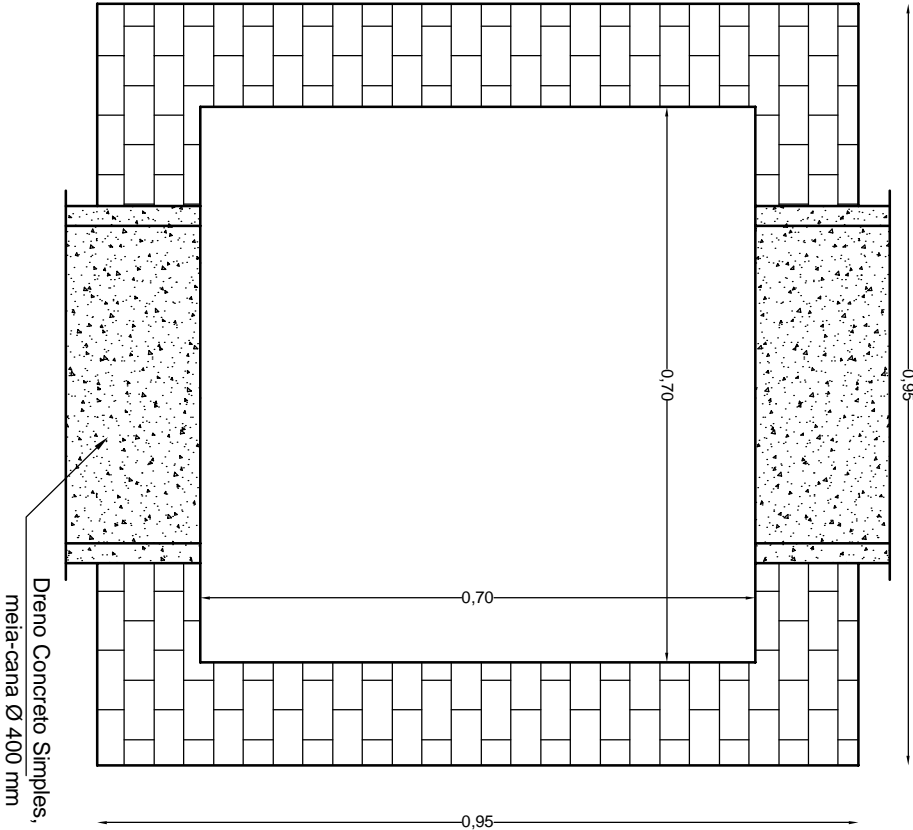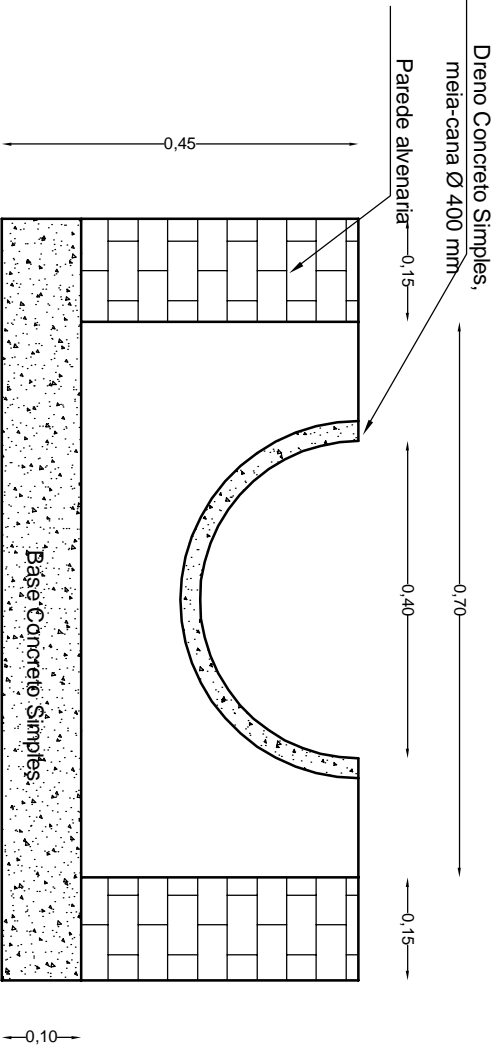

Dreno pluvial

Escala 1:12,5

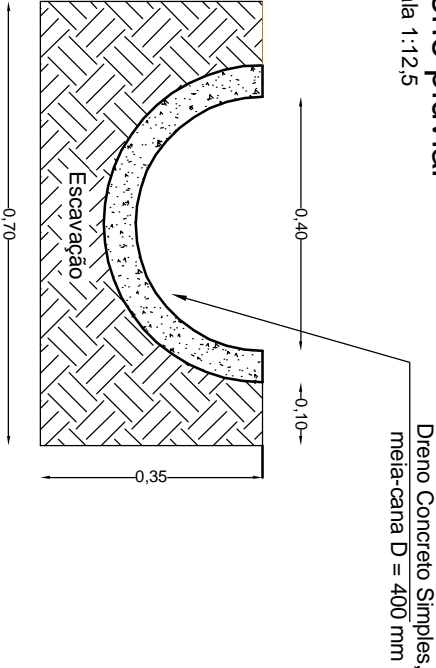

OBRA:		RECUPERAÇÃO DE ÁREA DEGRADADA POR DISPOSIÇÃO DE RESÍDUOS SÓLIDOS Fase IV LINHA PULADOR SUL IBIRUBÁ-RS	
RESPONSÁVEL TÉCNICO:		Engº Quím. CESAR PEÑA OLINTO CREA-RS: 78.500-D	
ASSUNTO:		Drenagem Pluvial Caixa de passagem e drenos	
DIMENSÕES: 210 x 297 (A3) ESCALA P/ PLOTAGEM: 1:1 CONFIGURAÇÃO PARA PENAS: RED: 0,0/0,2 MAGENTA: 0,3/0,6 GREEN: 0,3 WHITE: 0,2 C/MAN: 0,4 DEMAIS CORES: 0,1		BSA ENGENHARIA FONE: (51) 3333-6973	
ESCALAS:		1/1000 Ind. SET/16	
PRANCHA		REV. 03 00	