


LEGENDA

- TV - Tubo de ventilação
- CP - Caixa de passagem
- CE - Caixa de Inspeção de Esgoto
- CG - Caixa Gordura Simples
- CD - Caixa de Distribuição
- TQ - Tubo de Queda
- TQG - Tubo de Gordura
- TQP - Tubo de Pluvial
- ☉ - Ralo sifonado
- - Descida de tubulação
- - Tub. passando p/ teto
- — — - Tub. passando p/ piso

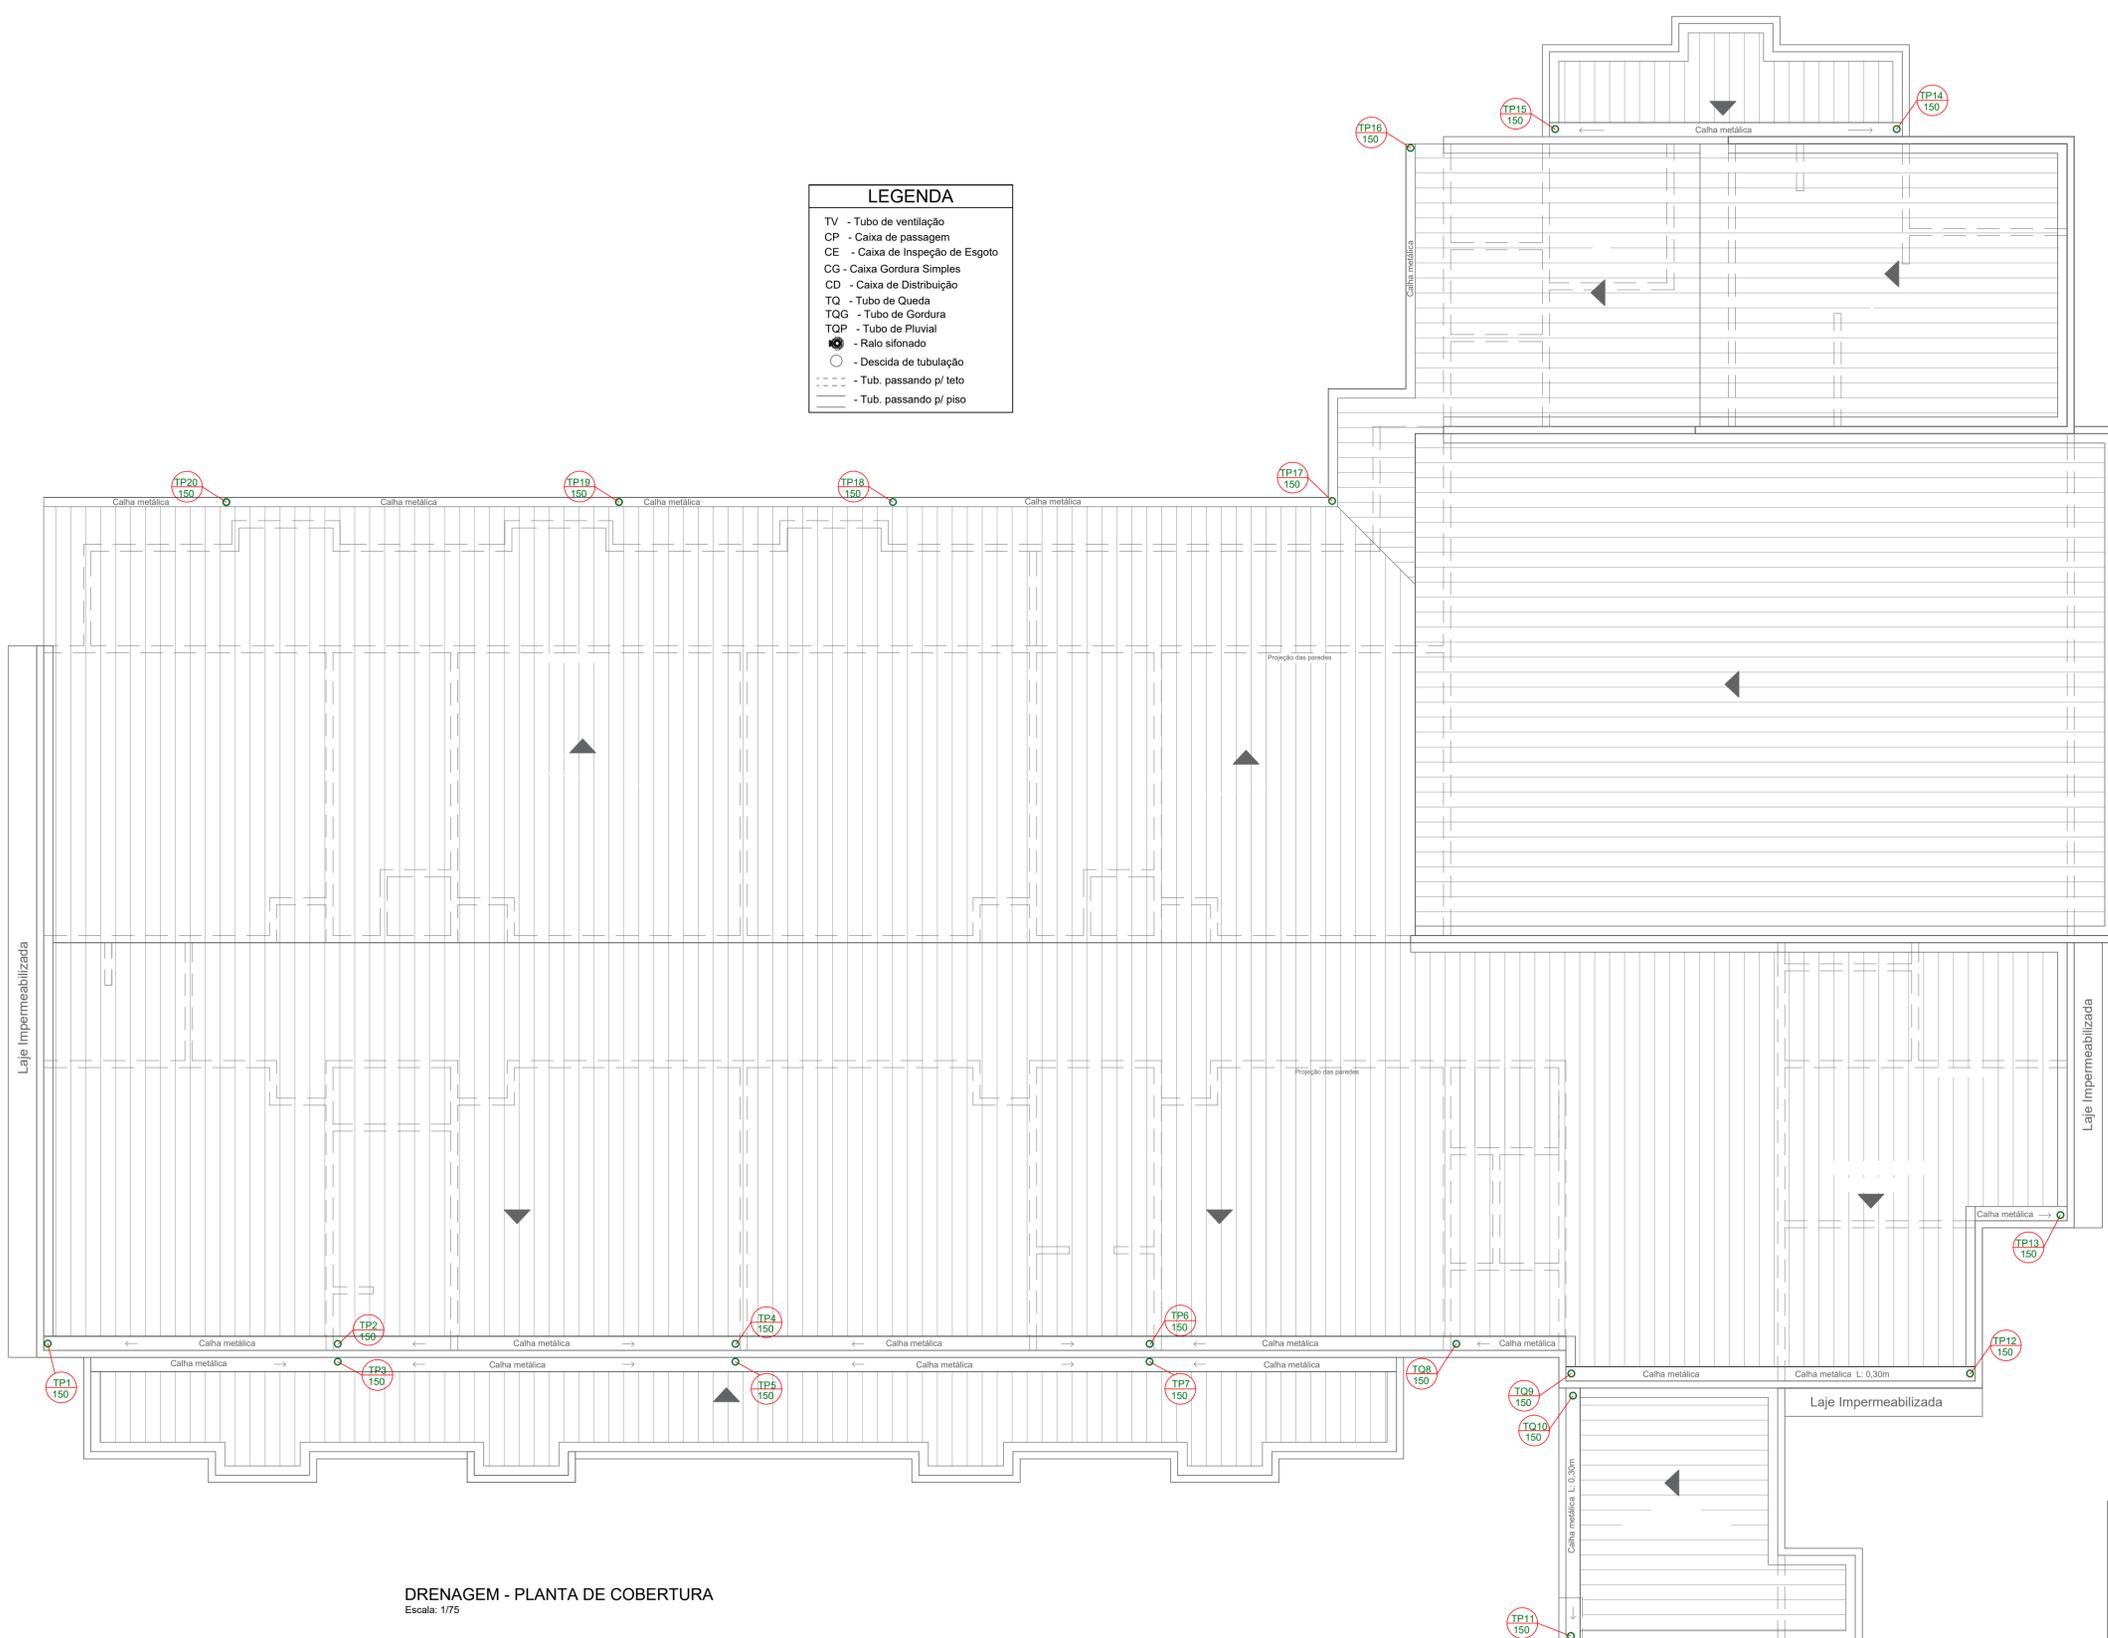

DRENAGEM - PLANTA DE COBERTURA
Escala: 1/75

| | | |
|--|---|-------------------|
| PREFEITURA MUNICIPAL DE PLANALTO/RS | | |
| Arquivo: Creche Irmã Marinês 2025 | Obra: Escola de Educação Infantil Irmã Marinês | |
| Escala: 1/75 | Autoria: Arq. e Urb. Alexandra Tomasi CAU n° A 56507-5 Eng. Civil Leidiane Schneider CREA SC 139757-1 | |
| Data: JULHO 2025 | Proprietário: Prefeitura Municipal de Planalto / RS | Área: 989,34m² |
| Prancha: D 01/03 | Discriminação: Planta Baixa | |