


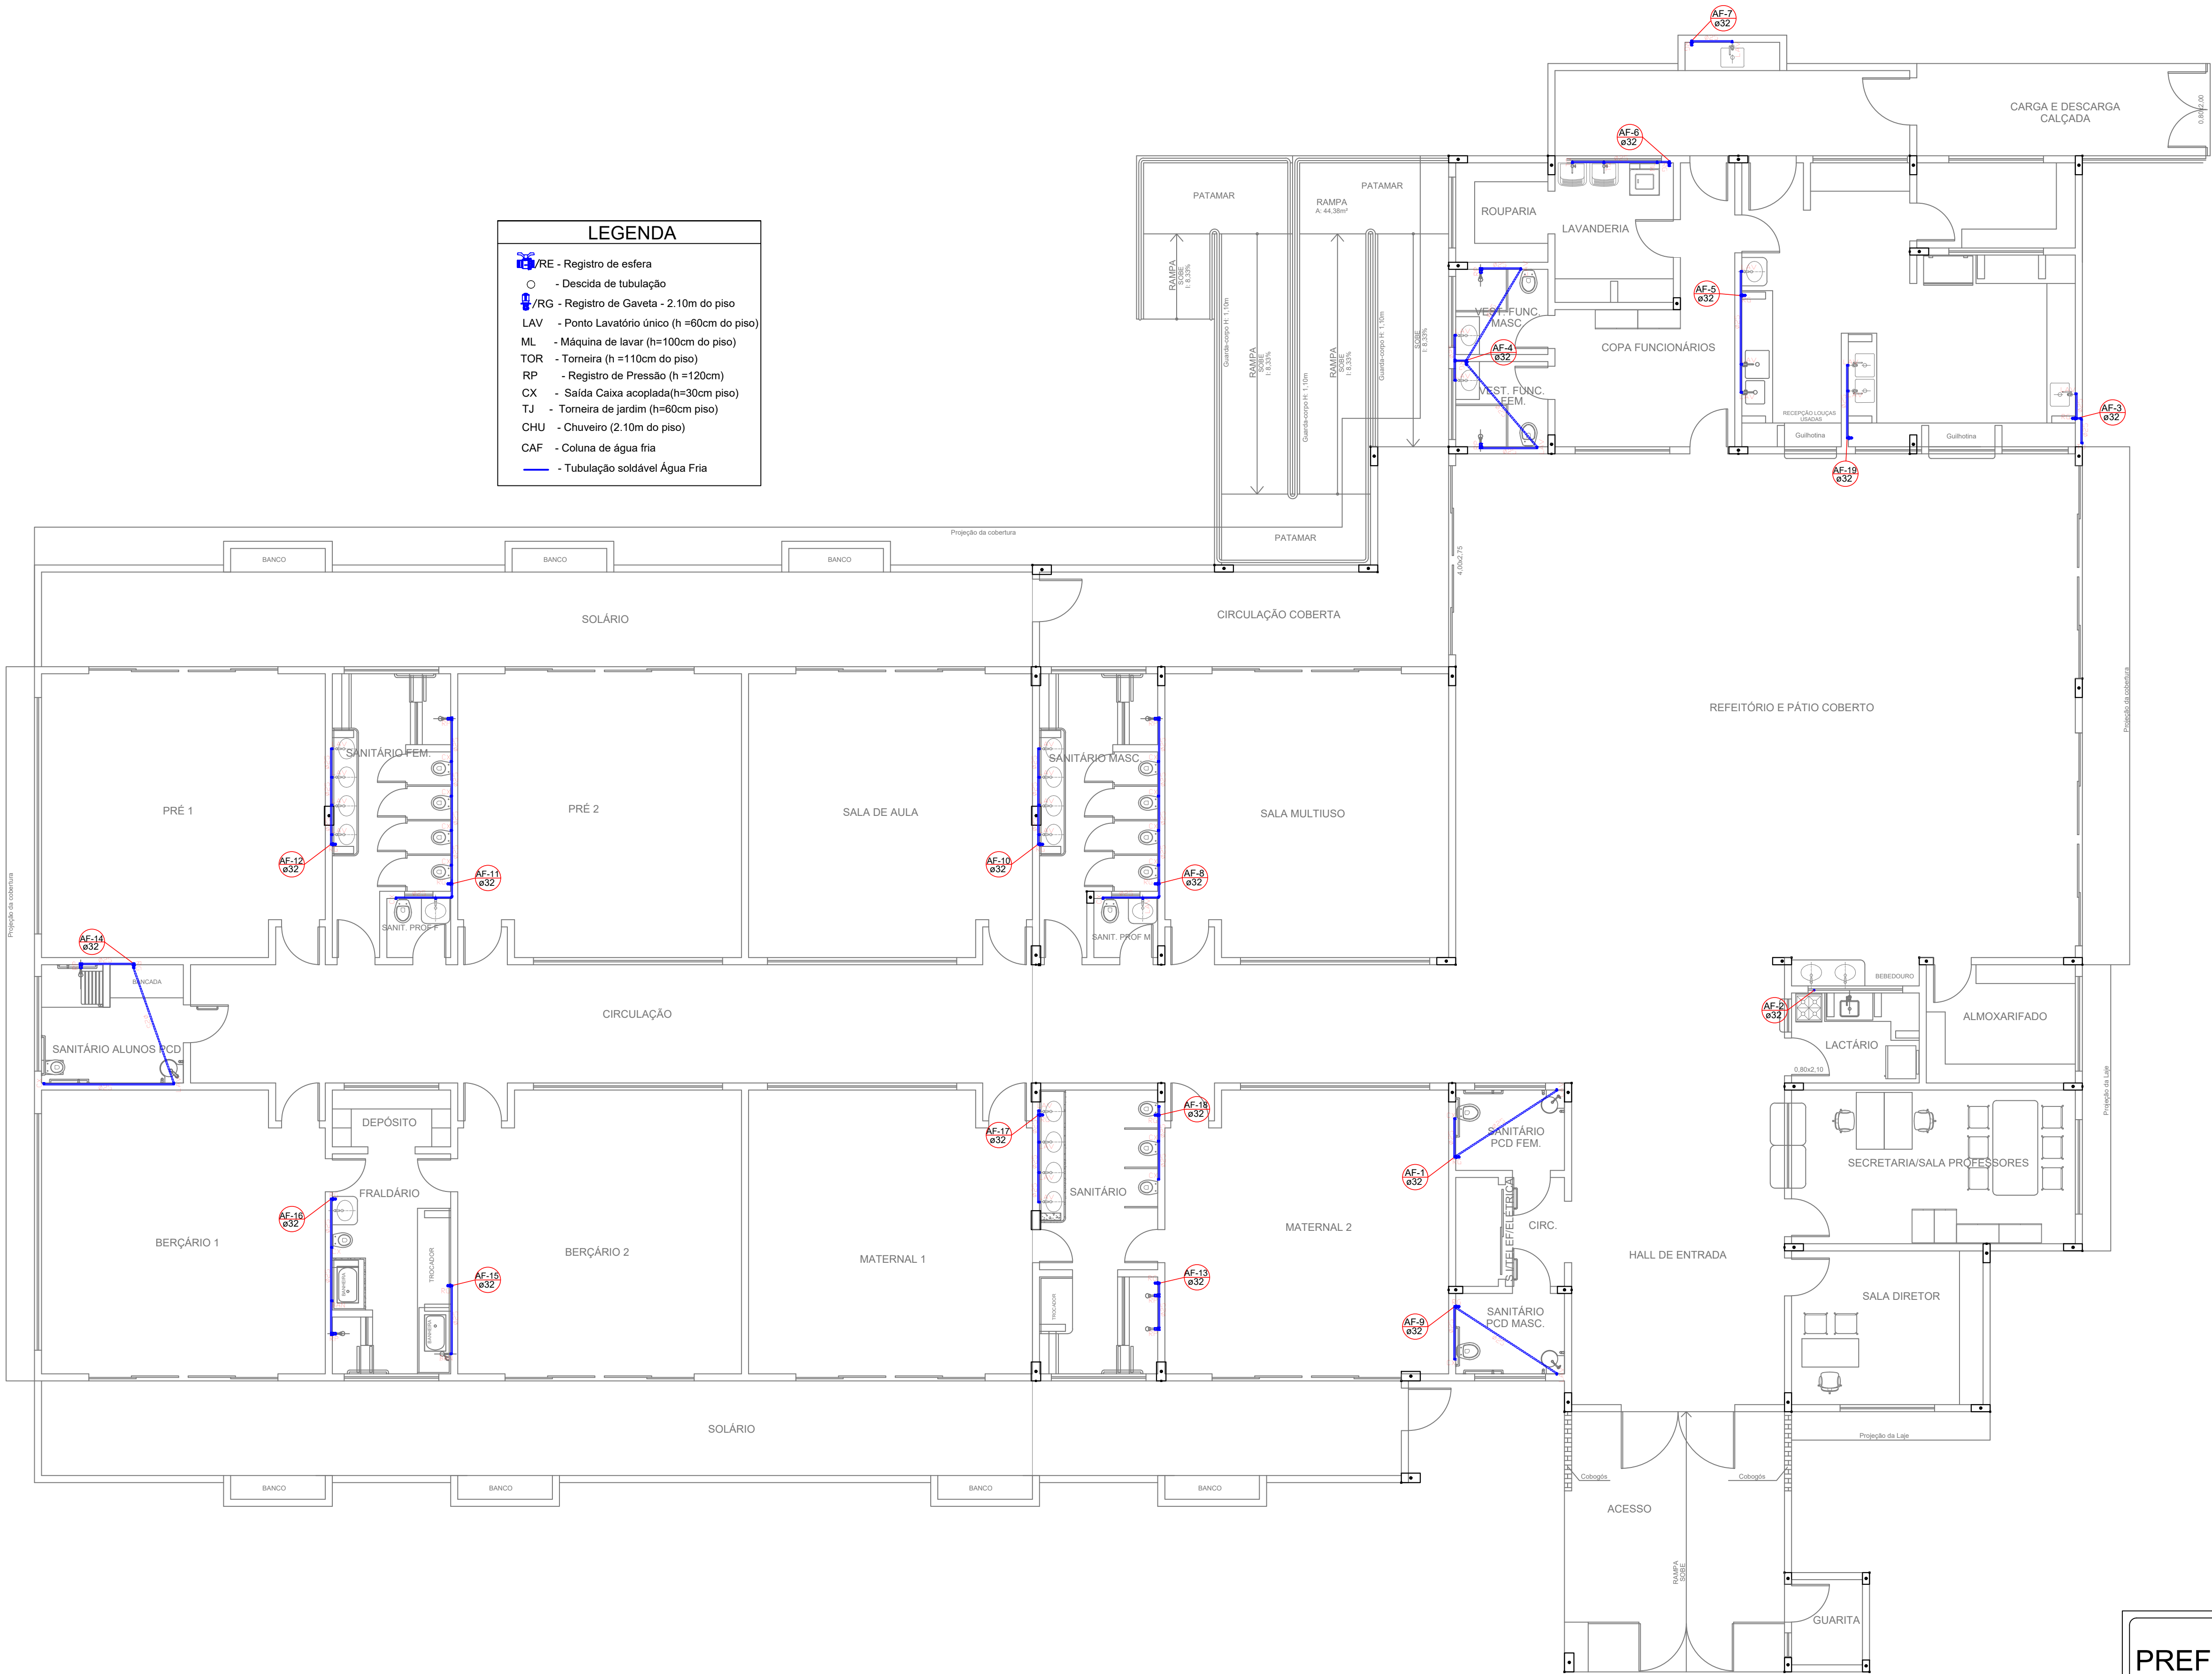

LEGENDA

RE - Registro de esfera

- Descida de tubulação

/RG - Registro de Gaveta - 2.10m do piso

LAV - Ponto Lavatório único (h=60cm do piso)

ML - Máquina de lavar (h=100cm do piso)

TOR - Torneira (h=110cm do piso)

RP - Registro de Pressão (h=120cm)

CX - Saída Caixa acoplada(h=30cm piso)

TJ - Torneira de jardim (h=60cm piso)

CHU - Chuveiro (2.10m do piso)

CAF - Coluna de água fria

- Tubulação soldável Água Fria

HIDRÁULICO - PLANTA BAIXA TÉRREO

Escala: 1/75

PREFEITURA MUNICIPAL DE PLANALTO/RS

Arquivo: Creche Irmã Marinês 2025	Obra: Escola de Educação Infantil Irmã Marinês		
Escala: 1/75	Autoria: Arq. e Urb. Alessandra Tomasi CAU n° A 56507-5 Eng. Civil Leidiane Schneider CREA SC 139757-1		
Data: JULHO 2025	Proprietário: Prefeitura Municipal de Planalto / RS	Área: 989,34m²	
Prancha: H 02/02	Discriminação: Planta Baixa		