
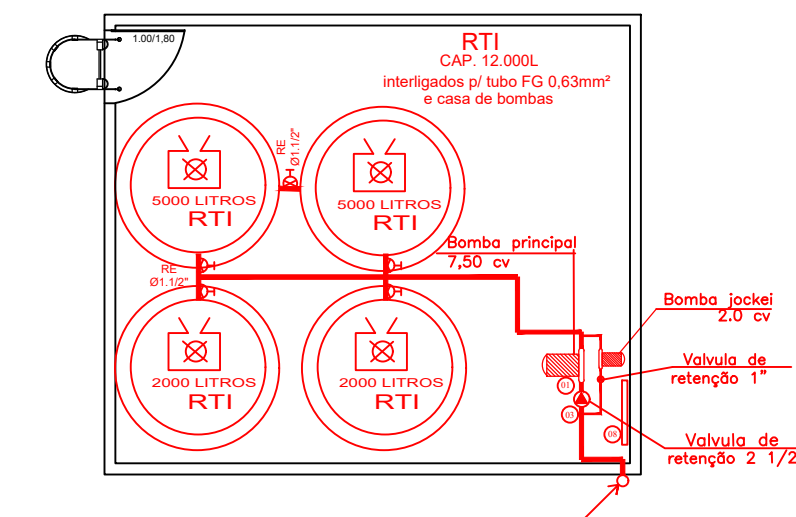


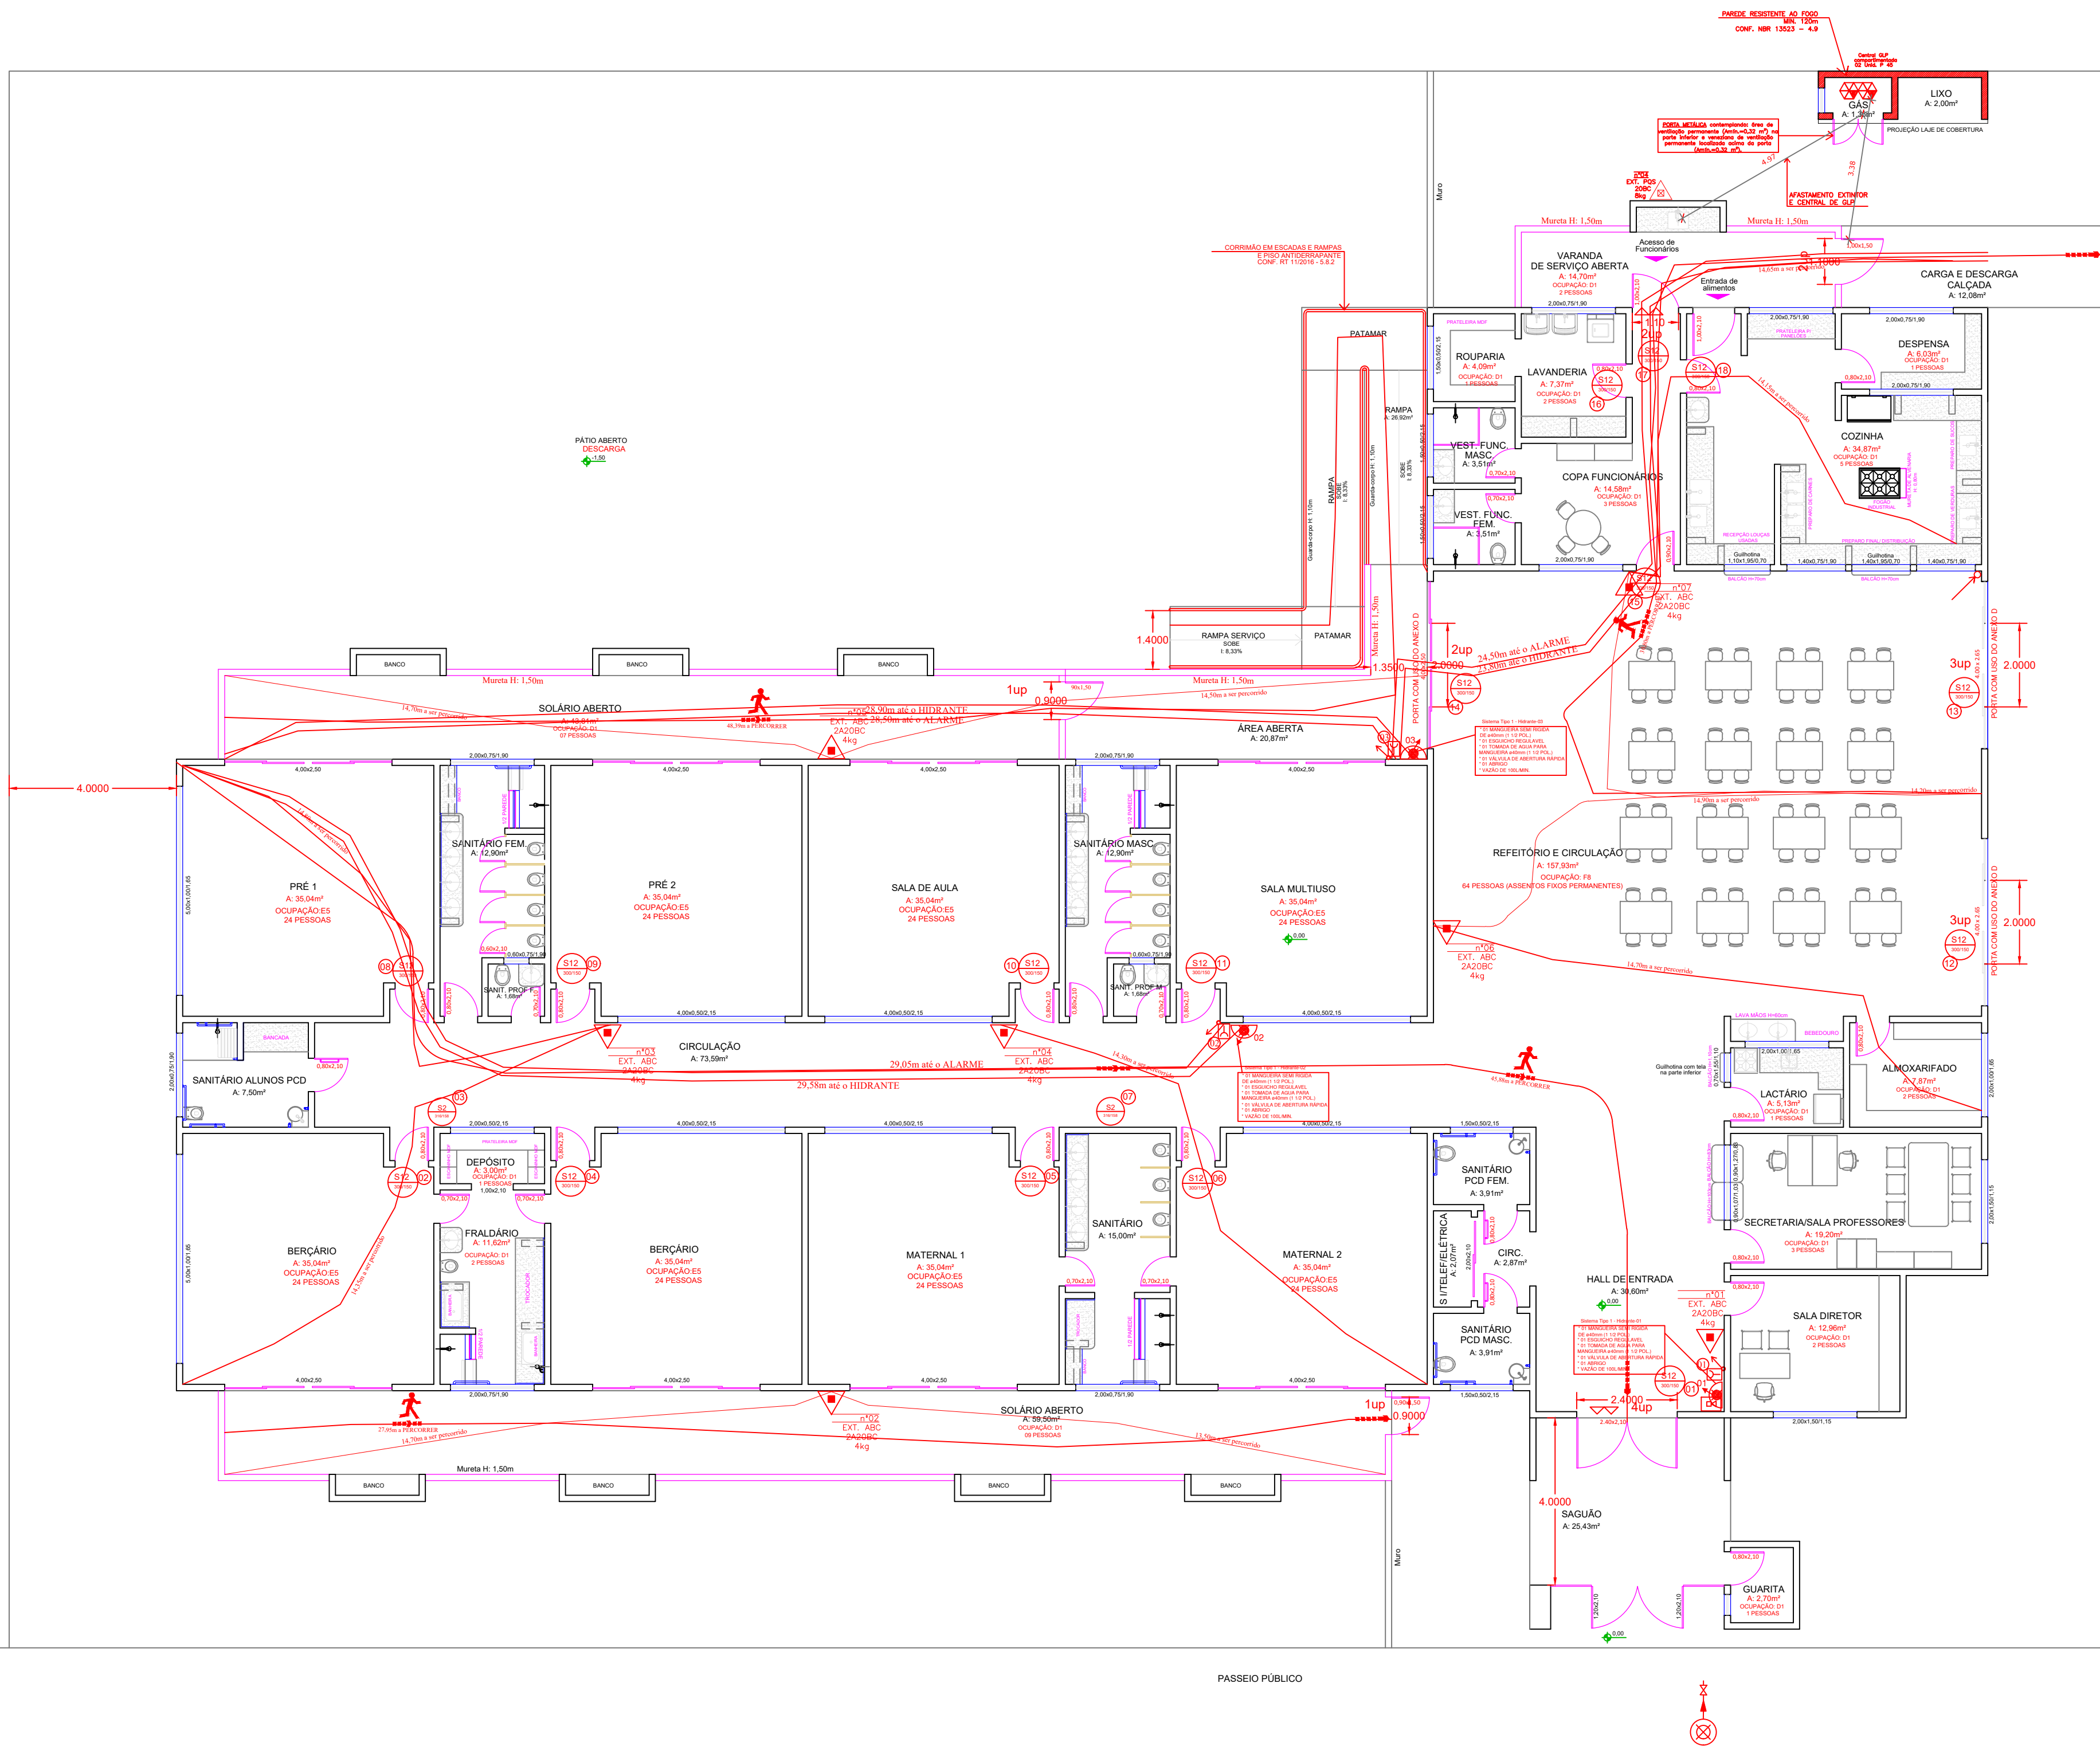

PL. BXA CASA DE MAQUINAS
ESCALA: 1:100

SINALIZAÇÃO DE EMERGÊNCIA CONF. RESOLUÇÃO TÉCNICA CBMRS Nº 12/2021		
SINALIZAÇÃO	CÓDIGO	DESCRIÇÃO
	P1	PROIBIDO FUMAR
	P2	PROIBIDO PRODUIZIR CHAMA
	P3	PROIBIDO UTILIZAR ÁGUA PARA APAGAR O FOGO
	A1	ALERTA GERAL
	A2	CUIDADO, RISCO DE INCÊNDIO
	A3	CUIDADO, RISCO DE CHOQUE ELÉTRICO
	A4	CUIDADO, RISCO DE RADIAÇÃO
	A5	CUIDADO, RISCO DE EXPOSIÇÃO A PRODUTOS TÓXICOS
	S1	ORIENTAÇÃO DO SENTIDO DA SAÍDA DE EMERGÊNCIA
	S2	ORIENTAÇÃO DO SENTIDO DA SAÍDA DE EMERGÊNCIA
	S3	ORIENTAÇÃO DO SENTIDO DA SAÍDA DE EMERGÊNCIA
	S4	ORIENTAÇÃO DO SENTIDO DA SAÍDA DE EMERGÊNCIA
	S5	ORIENTAÇÃO DO SENTIDO DA SAÍDA DE EMERGÊNCIA
	S6	ORIENTAÇÃO DO SENTIDO DA SAÍDA DE EMERGÊNCIA
	S7	ORIENTAÇÃO DO SENTIDO DA SAÍDA DE EMERGÊNCIA
	S8	ORIENTAÇÃO DO SENTIDO DA SAÍDA DE EMERGÊNCIA
	S9	ORIENTAÇÃO DO SENTIDO DA SAÍDA DE EMERGÊNCIA
	S10	SAÍDA DE EMERGÊNCIA
	S11	NÚMERO DO PAGAMENTO
	S12	INSTRUÇÃO DE ABERTURA DE PORTA POR BARRA ANTIPÂNICO
	S13	INSTRUÇÃO PARA PORTA CORTA-FOGO
	E1	ATIVADOR SONORO DO ALARME DE INCÊNDIO
	E2	ACIONADOR MANUAL DE ALARME DE INCÊNDIO
	E3	EXTINTOR DE INCÊNDIO
	E4	ARRIO DE MANGUEIRA
	E5	HIDRANTE DE INCÊNDIO

SÍMBOLOS GRÁFICOS RESOLUÇÃO TÉCNICA CBMRS Nº 05 - PARTE 08		
EXTINTORES	EXTINTORES	EXTINTORES
	Extintor de incêndio - Água Pressurizada - AP (2A)	
	Extintor de incêndio - Pó Químico Seco ABC - PQS (3A/20BC)	
	Extintor de incêndio - Gás Carbônico - CO2 (5 BC)	
	Extintor carreta - Água Pressurizada - AP (2A)	
	Extintor carreta - Pó Químico Seco ABC - PQS (3A/20BC)	
	Extintor carreta - Gás Carbônico - CO2 (10 BC)	
	Aviador sonoro tipo sirene	
	Central de alarme e detecção	
	Acionador	
	Baterias de acumuladores para sistema de detecção e alarme	
	Detecção de fumaça	
	Detecção de calor linear	
	Detecção de chama linear	
	Detecção de gás linear	
	Luminária de iluminação de emergência tipo acionamento	
	Luminária de iluminação de emergência tipo balizamento	
	Baterias de acumuladores para sist. de iluminação de emergência	
	Central do sistema de iluminação de emergência	
	Rota de fuga - direção a seguir	
	Rota de fuga - saída final	
	Barra anti pânico	
	PCF 60	
	PCF 90	
	PCF 120	
	Parede corta fogo	
	Parede de compartimentação	
	Parede de comum	
	Parede leve	
	Entrada para o CB	
	Viatura dos bombeiros	
	Exaustão mecânica para controle de pó	
	Hidrante tipo duplo	
	Hidrante tipo simples	
	Registro de recalque com válvula de retenção	
	Bomba de incêndio	
	Reserva técnica de incêndio - RTI	
	Bocaina ligadefluga eletrobomba de incêndio	
	Hidrante urbano de coluna	
	Ponto (Bico de Sprinkler)	
	Área protegida pelo sistema de chuveiros automáticos	
	Registro de recalque para sistema de chuveiros automáticos	
	Bomba para sistema de chuveiros automáticos	
	Reserva para sistema de chuveiros automáticos	
	Estação fixa de emulsificação	
	Estação móvel de emulsificação	
	Cunhão monitor (portátil) sistema fixo de espuma	
	Cunhão monitor (portátil) sistema fixo de refratamento	
	Área protegida pelo fixo sistema de espuma	
	Extrato formador de espuma (EFE) portátil	
	Sistema portátil de espuma (seguido lançador)	
	Vaso sob pressão	
	Central predial de GLP	
	Tanque	
	Combustível	
	Explosivo	
	Corrosivo	
	Radioativos	
	Tóxicos	
	Local confinado	
	Descida SPDA à malha de terra, sobre nu de bitola 1016mm2	
	Haste Franklin com Ibeque	
	Sensor de temperatura para controle de temperatura	

PREFEITURA MUNICIPAL DE PLANALTO/RS

Arquivo: Creche Irmã Marinês	Obra: Escola de Educação Infantil Irmã Marinês
Escala: 1/100	Autoria: Eng.º Civil: LEIDIANE SCHNEIDER-CREA SC 1397571
Data: JULHO/2025	Proprietário: Prefeitura Municipal de Planalto / RS
Prancha: 02	Discriminação: PLANTA BAIXA

