


- LEGENDA**
- TV - Tubo de ventilação
 - CP - Caixa de passagem
 - CE - Caixa de Inspeção de Esgoto
 - CG - Caixa Gordura Simples
 - CD - Caixa de Distribuição
 - TO - Tubo de Queda
 - TQG - Tubo de Gordura
 - TQP - Tubo de Pluvial
 - - Ralo sifonado
 - - Descida de tubulação
 - - Tub. passando p/ teto
 - - Tub. passando p/ piso

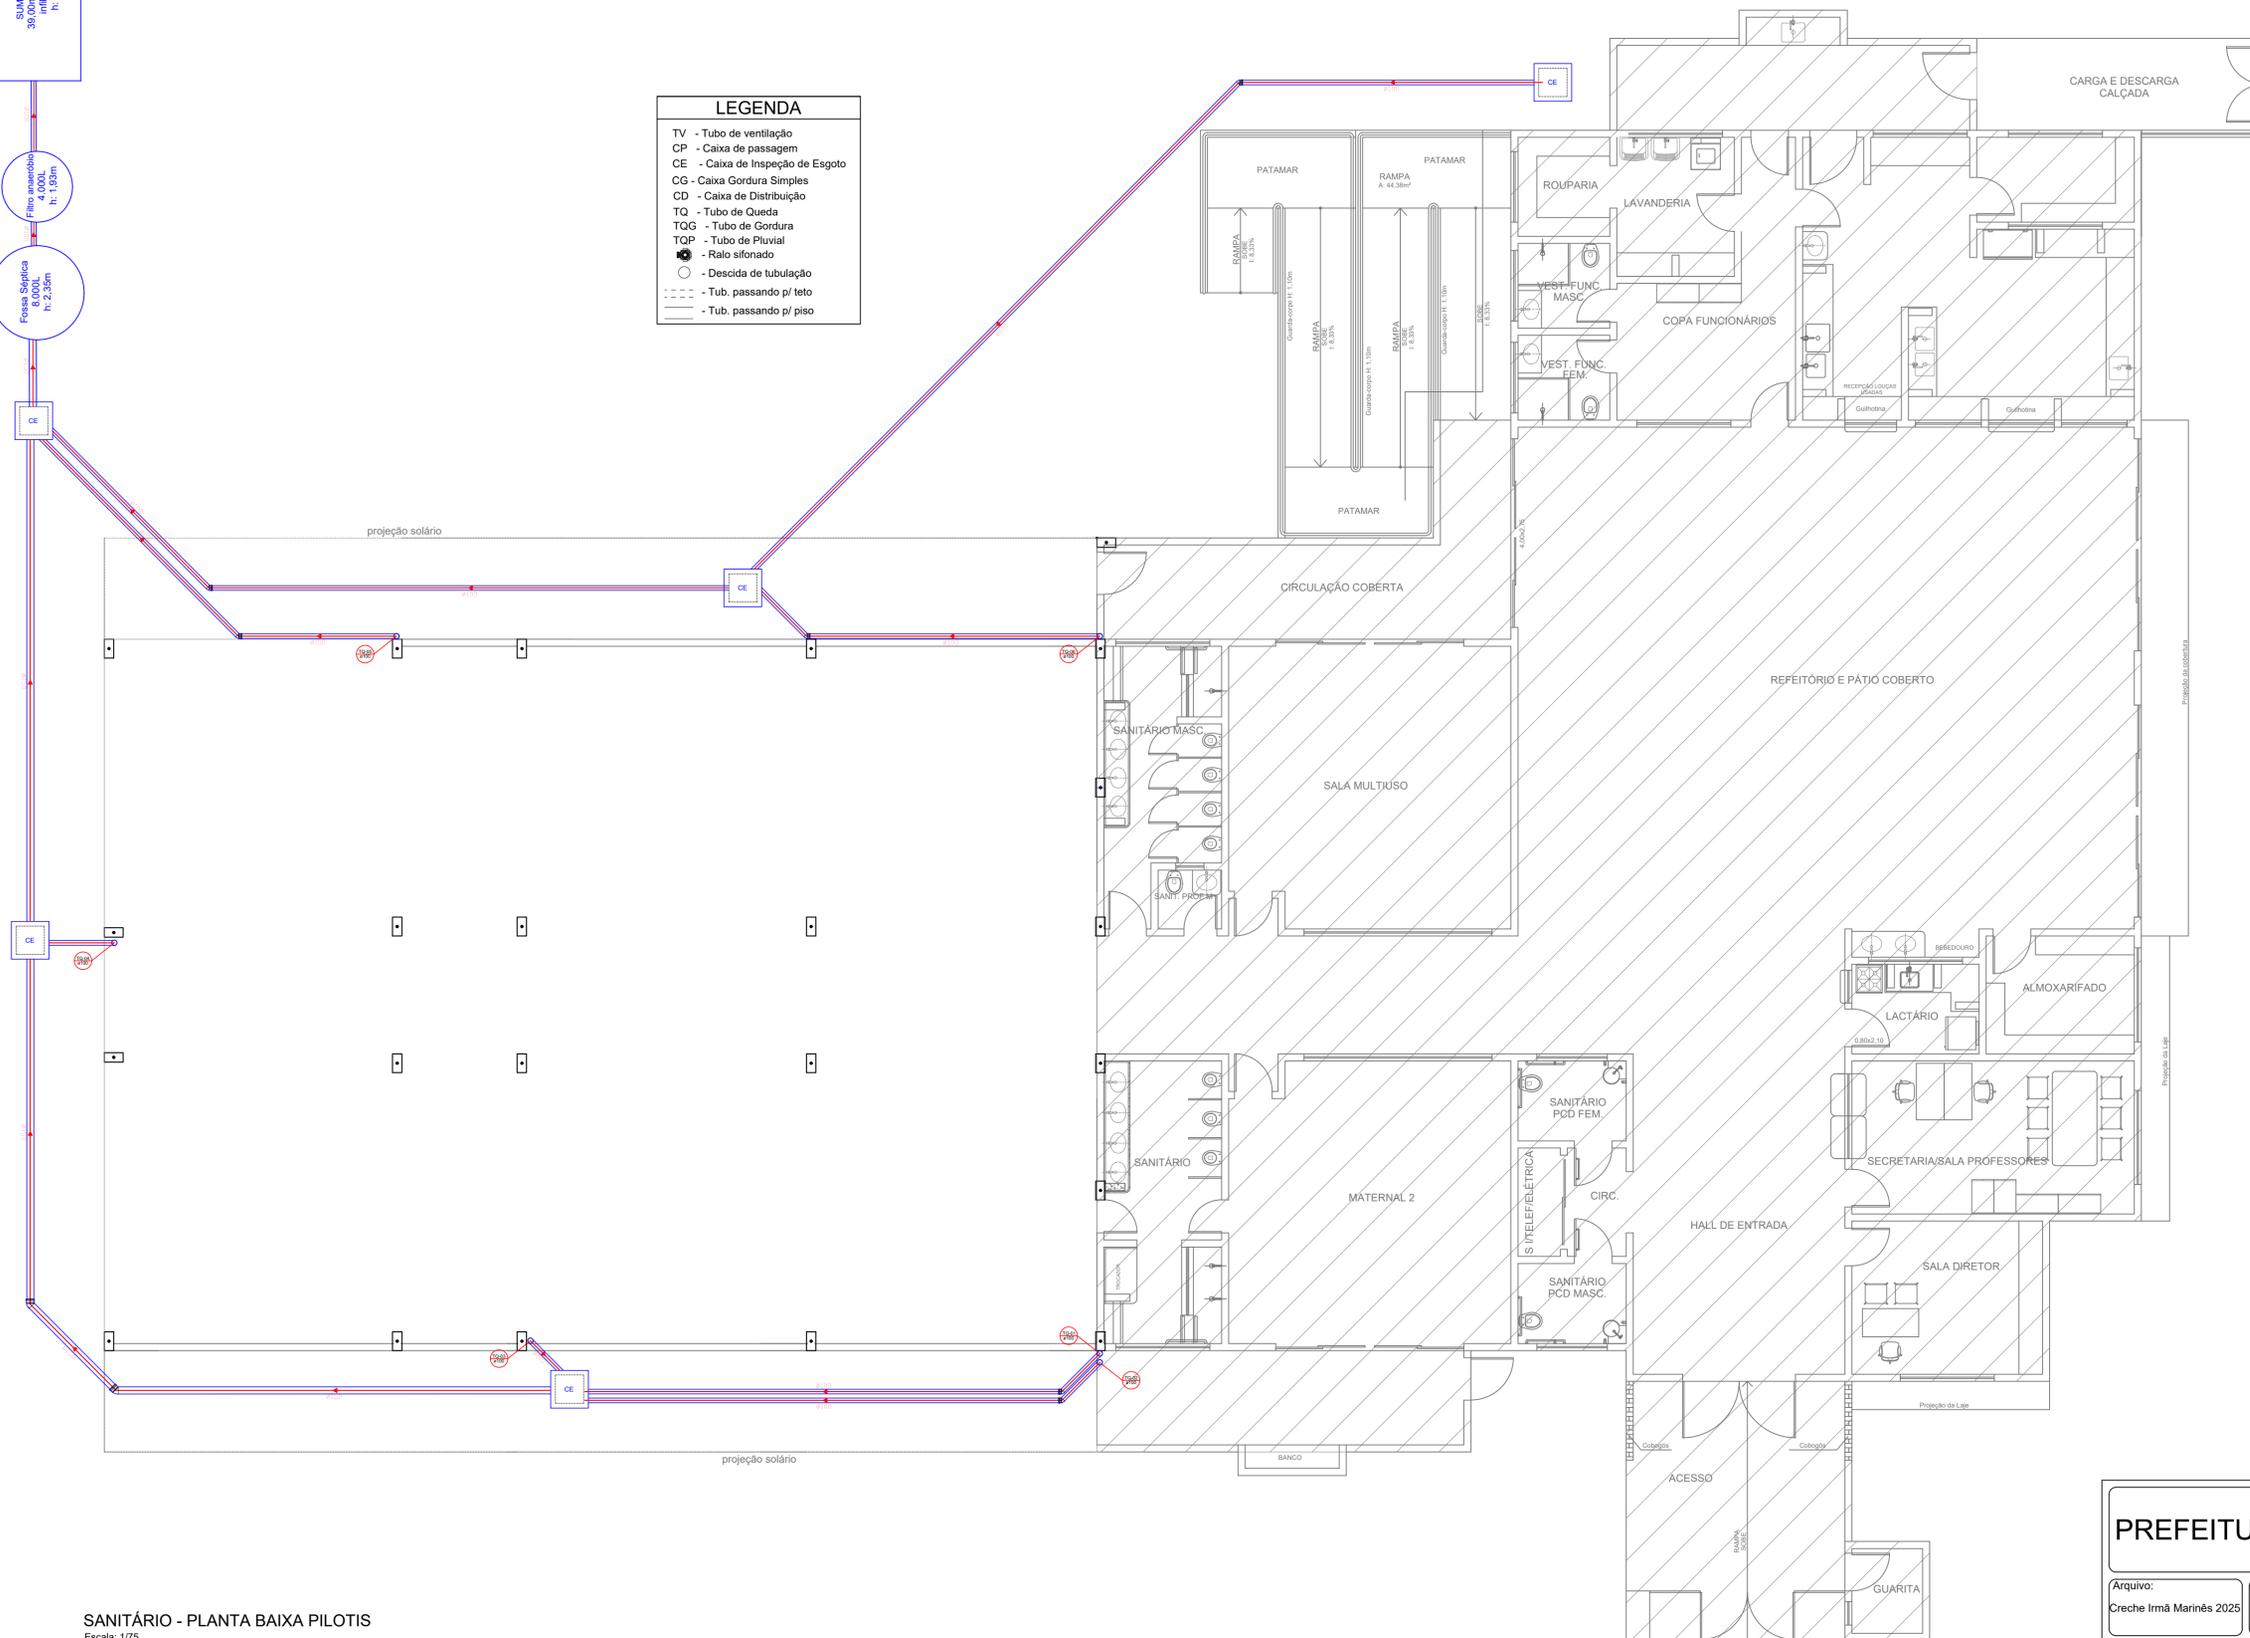

SANITÁRIO - PLANTA BAIXA PILOTIS
Escala: 1/75

PREFEITURA MUNICIPAL DE PLANALTO/RS		
Arquivo: Creche Irmã Marinês 2025	Obra: Escola de Educação Infantil Irmã Marinês	
Escala: 1/75	Autoria: Arq. e Urb. Alexandra Tomasi CAU n° A 56507-5 Eng. Civil Leidiane Schneider CREA SC 139757-1	
Data: JULHO 2025	Proprietário: Prefeitura Municipal de Planalto / RS	Área: 989,34m²
Prancha: S 02/02	Discriminação: Planta Baixa	