



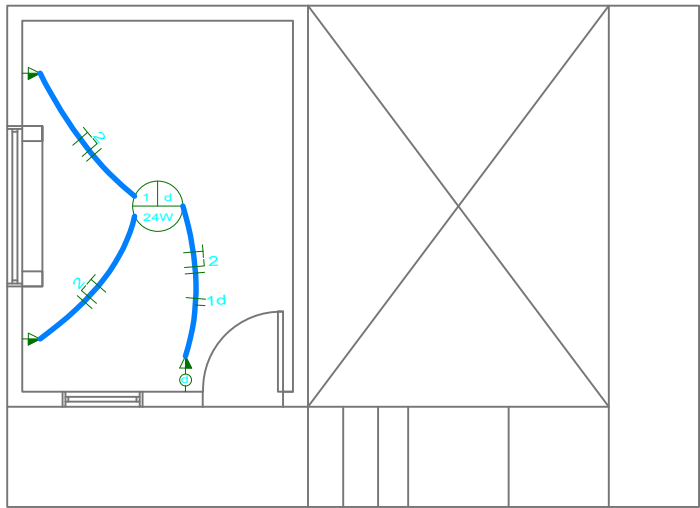


Projeto Elétrico Sub-solo
Escala 1/75

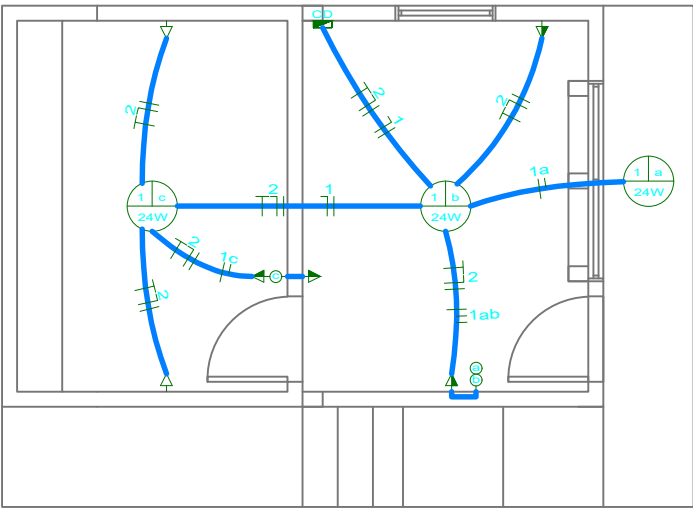


Projeto Elétrico Térreo
Escala 1/75

LEGENDA:

- Lâmpada 24W
- Tomada Baixa - a 30cm do piso
- Tomada Alta - a 110cm do piso
- Interruptor de luz - a 110cm do piso
- CD - Caixa de Distribuição - a 180cm do piso
- Eletroduto na Parede ou Forro
- Fios - Neutro, Fase, Retorno e Terra

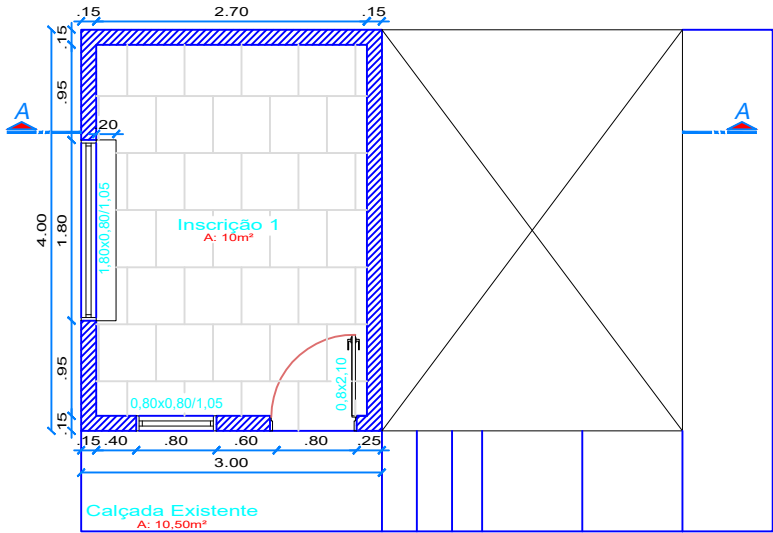

Planta Baixa Sub-solo
Escala 1/75

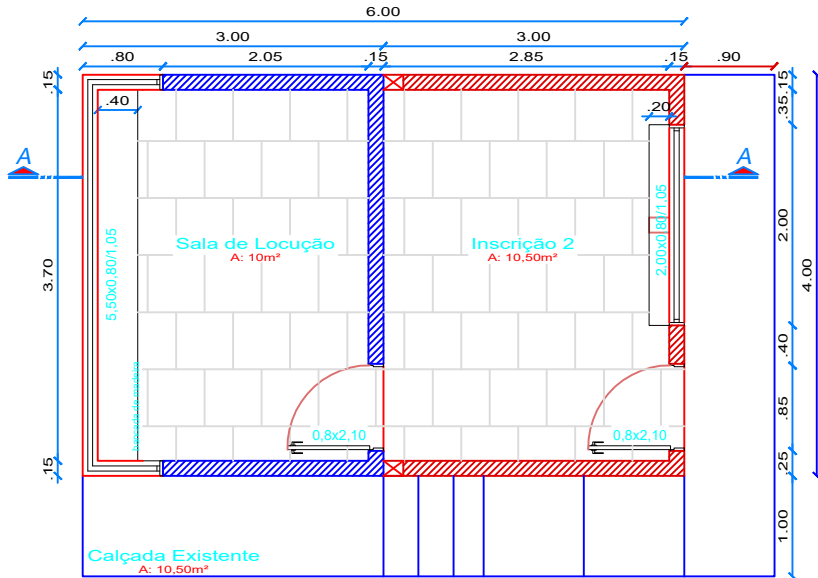

Planta Baixa Térreo
Escala 1/75

EXISTENTE

CONSTRUIR



PREFEITURA MUNICIPAL DE SALTO DO JACUÍ

CASA DO LOCUTOR - PARQUE MUNICIPAL DE SALTO DO JACUÍ

PREFEITO MUNICIPAL RONALDO O. PEREIRA DE MORAES

ENGENHEIRA CIVIL MAGLIANI DULLIUS CREA RS 107.309

LOCAL/ENDEREÇO

PARQUE MUNICIPAL, SALTO DO JACUÍ/RS

DATA

10/2022

ÁREA

36 m²

PRANCHA

02