


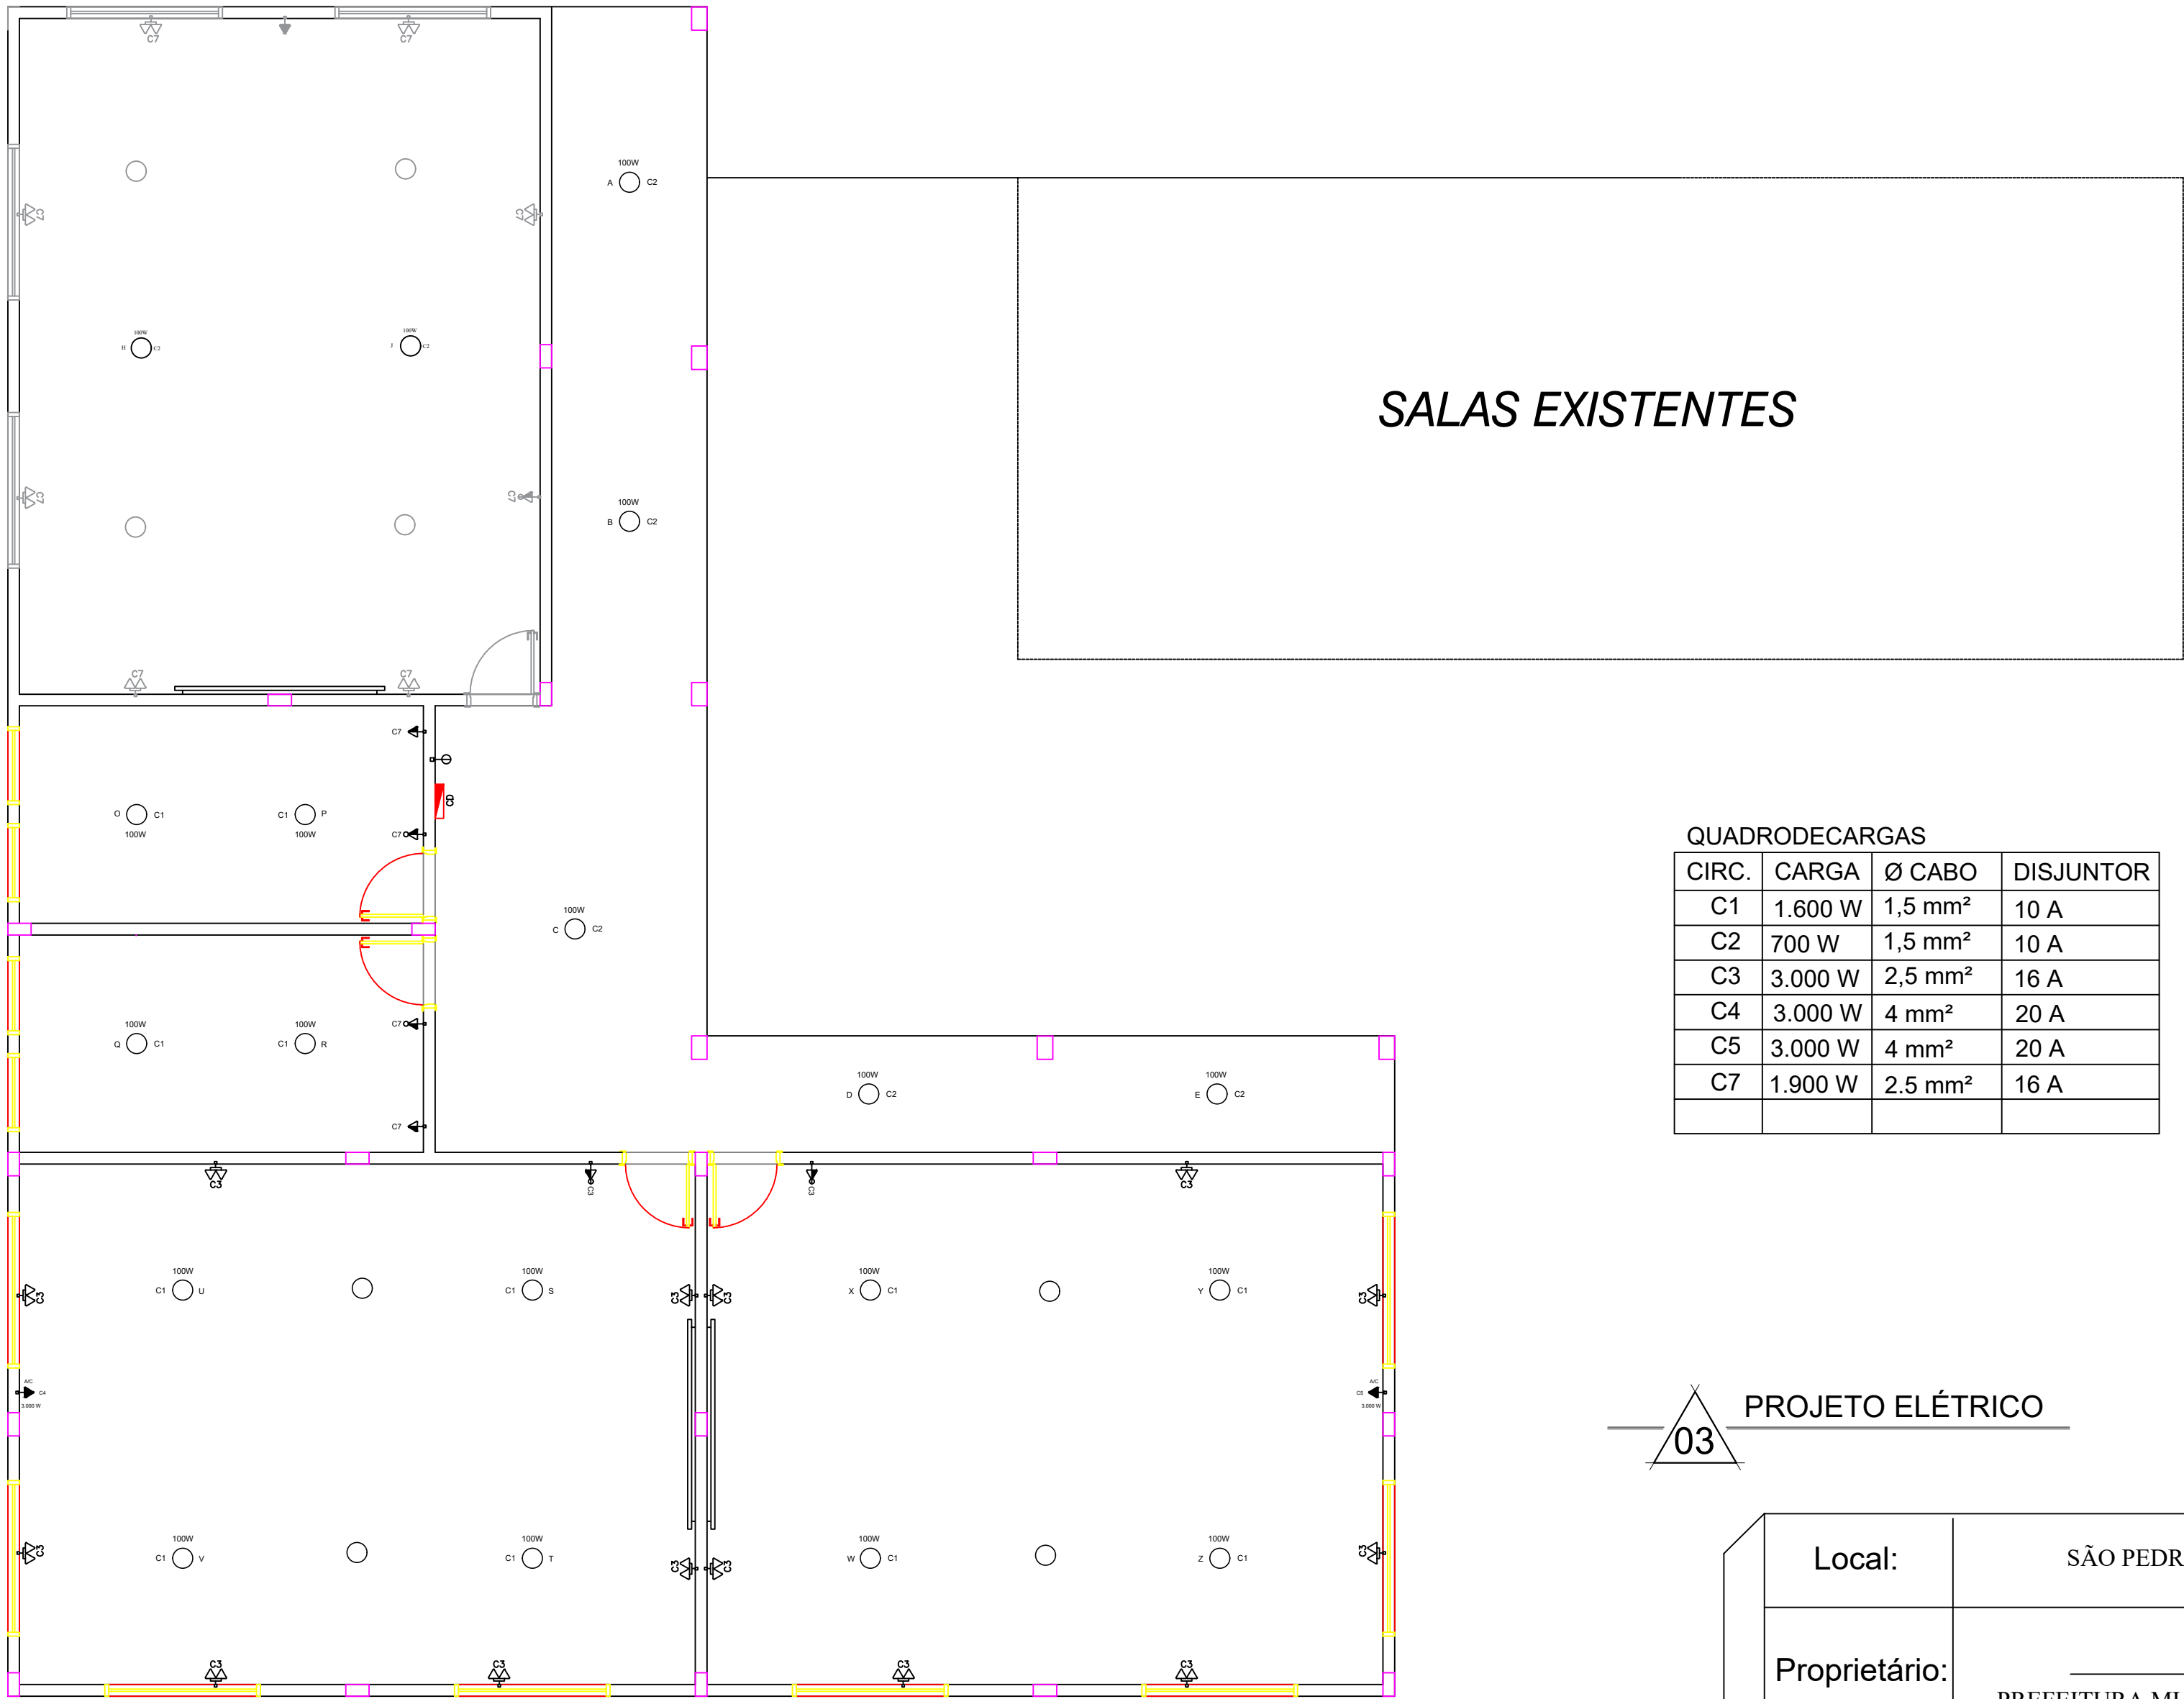

QUADRODECARGAS			
CIRC.	CARGA	Ø CABO	DISJUNTOR
C1	1.600 W	1,5 mm²	10 A
C2	700 W	1,5 mm²	10 A
C3	3.000 W	2,5 mm²	16 A
C4	3.000 W	4 mm²	20 A
C5	3.000 W	4 mm²	20 A
C7	1.900 W	2.5 mm²	16 A

LEGENDA	
	TOMADA MÉDIA (130 cm do piso)
	PONTO DE ILUMINAÇÃO NO TETO
	PONTO DE ILUMINAÇÃO NO CHÃO
	INTERRUPTOR SIMPLES
	INTERRUPTOR DUPLO
	INTERRUPTOR TRIPLO
	QUADRO DE DISTRIBUIÇÃO
	TOMADA ALTA (220 cm do piso)
	NEUTRO
	FASE
	RETORNO
	PROTEÇÃO
	PONTO CONEXÃO LED
	TOMADA MÉDIA COM INTERRUPTOR
	TOMADA DUPLA
	TOMADA BAIXA (40 cm do piso)
	TOMADA NO PISO

03 PROJETO ELÉTRICO

Local:	SÃO PEDRO DAS MISSÕES / RS		
Proprietário:	PREFEITURA MUNICIPAL DE SÃO PEDRO DAS MISSÕES / RS		PRANCHA:
Resposável Técnico:	Gustavo Ribeiro - CREA/RS 219505		03
Assunto:	PLANTA BAIXA		
Data:	DEZ/2025	ESCALA 1:70	Área: 270,96 m²
Desenhos:	DOUGLAS BORBA		