


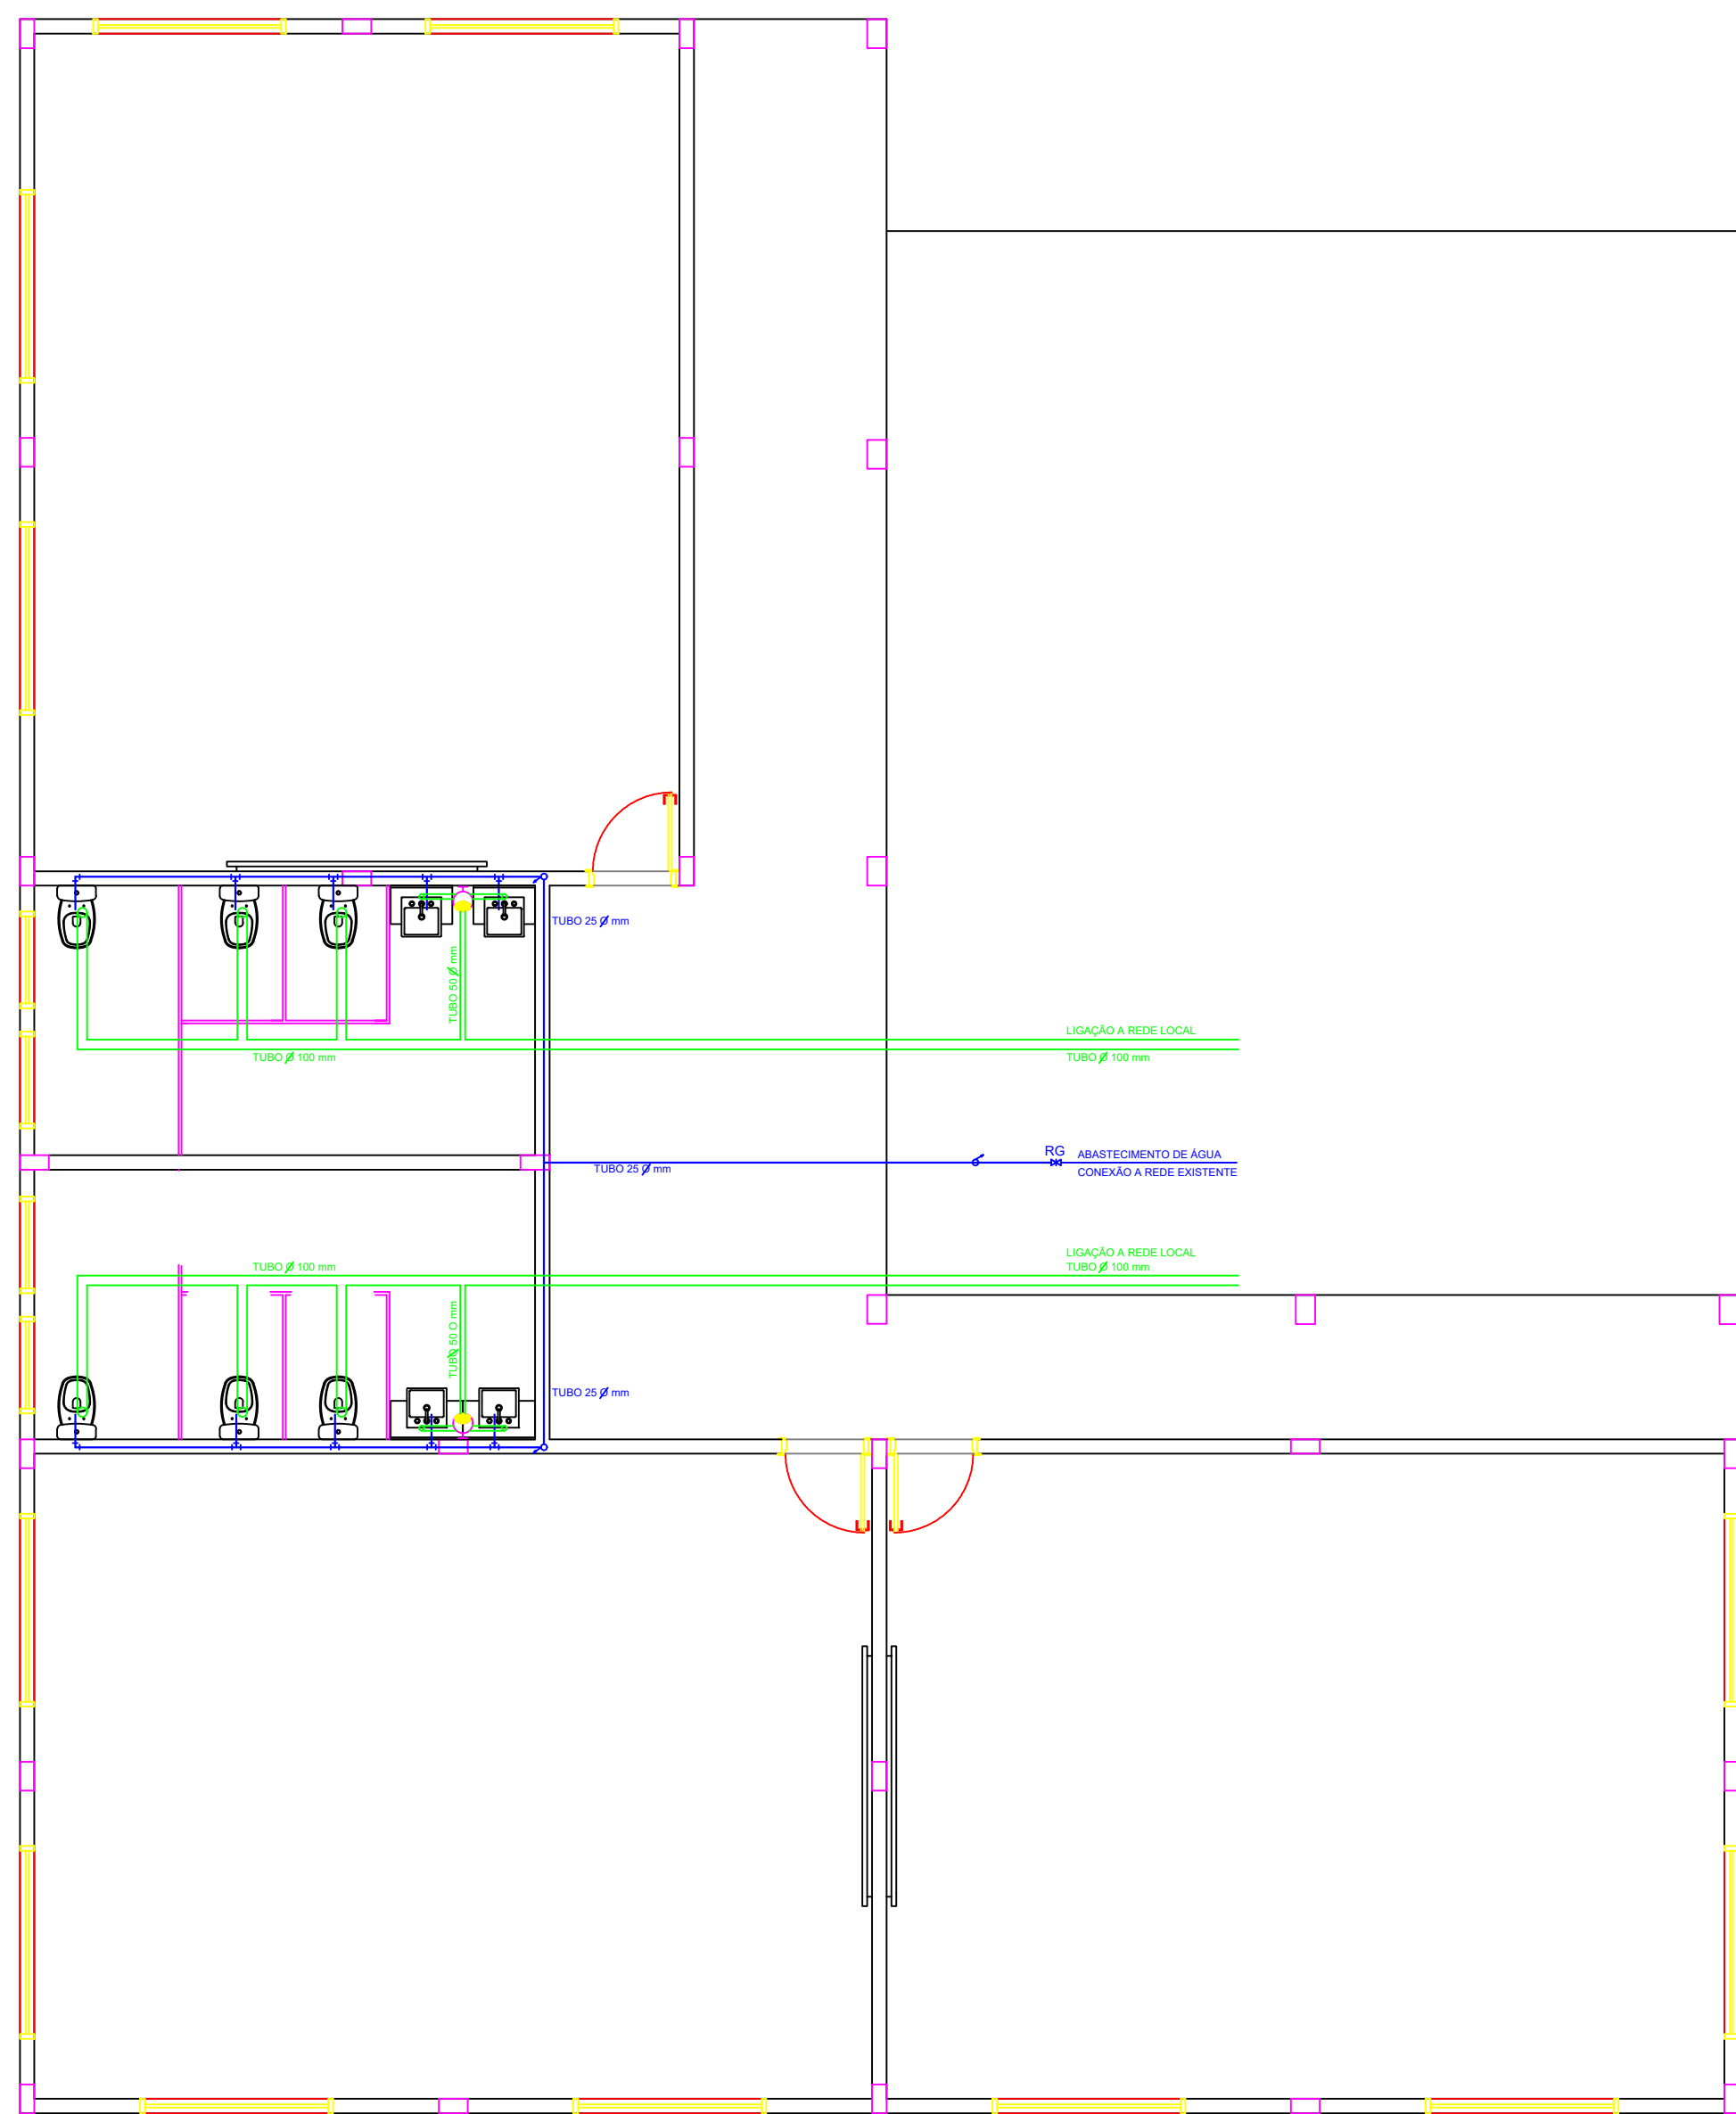

04 PROJETO HIDROSSANITÁRIO

LEGENDA:

- ⌵ RP- REGISTRO DE PRESSÃO
- ⌵ RG- REGISTRO DE GAVETA
- ⌵ T- TORNEIRA
- CONEXÃO DO APARELHO DN 20 Ø mm
- ↗ TUBO QUE SOBE
- ↘ TUBO QUE DESCE
- VS VASO SANITÁRIO
- P PIA
- MA MÁQUINA DE LAVAR (LIGAÇÃO DN 25 Ø mm)
- T TANQUE
- LV LAVATÓRIO
- CH CHUVEIRO ELÉTRICO
- ➔ POSIÇÃO DA VISTA DO ISOMÉTRICO

Local:	SÃO PEDRO DAS MISSÕES / RS		
Proprietário:	PREFEITURA MUNICIPAL DE SÃO PEDRO DAS MISSÕES / RS		PRANCHA: 04
Resposável Técnico:	Gustavo Ribeiro - CREA/RS 219505		
Assunto:	PLANTA BAIXA		
Data:	DEZ/2025	ESCALA 1:70	Desenhos:
		Área: 270,96 m²	DOUGLAS BORBA